



案内図 S=1/X

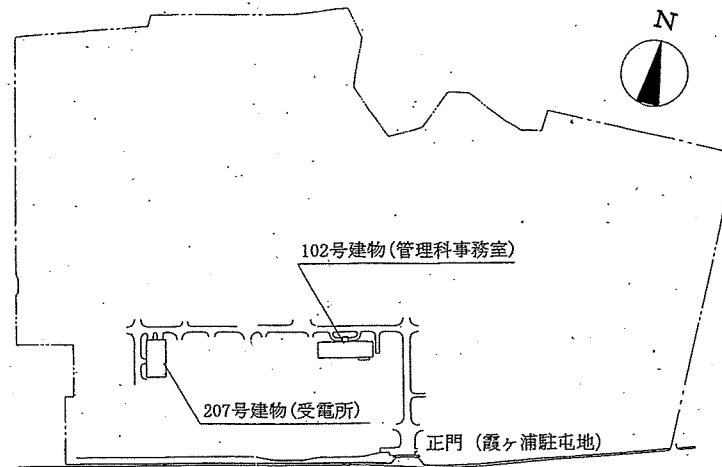


配置図 S=1/X

工事名称	207号建物非常用発電設備整備	図面番号	5/6
図面名称	案内図・配置図	縮尺	
		図示	
陸上自衛隊霞ヶ浦駐屯地業務隊			令和6年4月 日

該当場所：自家発電機室

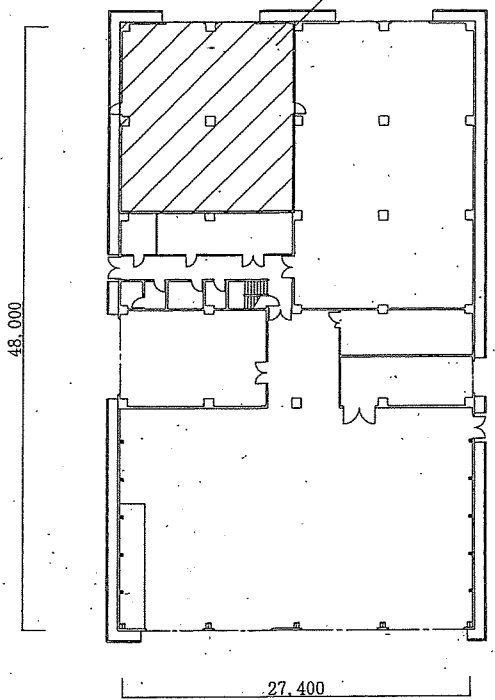

平面図 S=1/X

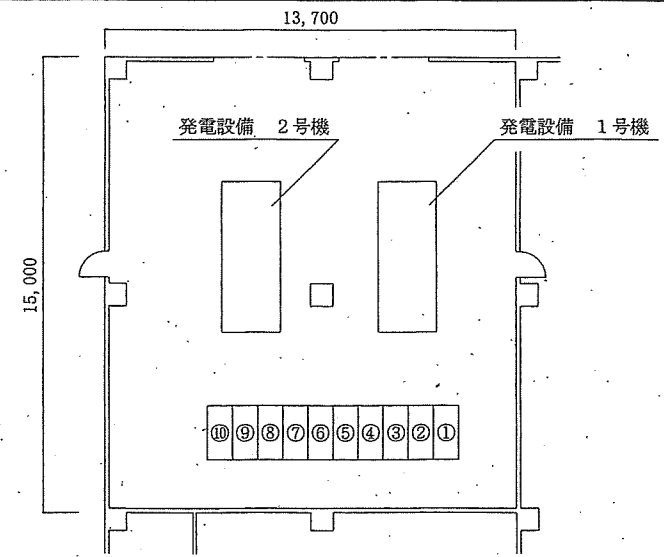

自家発電機室 平面図 S=1/X

番号	名称	整備等内容	数量	単位
1	発電設備 1号機	部品交換・1年点検	1	式
2	発電設備 2号機	分解整備 (部品交換含む)	1	式
3	① 1号機始動用直流電源盤	部品交換・1年点検	1	式
4	② 1号機制御用直流電源盤	部品交換・1年点検	1	式
5	③ 1号機自動始動盤	1年点検	1	式
6	④ 1号機発電機盤	1年点検	1	式
7	⑤ 補機盤	1年点検	1	式
8	⑥ 同期盤	1年点検	1	式
9	⑦ 2号機発電機盤	部品交換	1	式
10	⑧ 2号機自動始動盤	部品交換	1	式
11	⑨ 2号機制御用直流電源盤	部品交換	1	式
12	⑩ 2号機始動用直流電源盤	部品交換	1	式

工事名称	207号建物非常用発電設備整備	図面番号	6/6
図面名称	自家発電機室 平面図	縮尺 図示	
陸上自衛隊霞ヶ浦駐屯地業務隊		令和6年4月 日	