

別紙様式第2（第21条関係）

一般仕様書

- 1 件 名：消防設備保守点検
- 2 履行場所：府中第1宿舎（府中市府中町3-12-8）
府中第2宿舎（府中市若松町2-42-2）
府中第4宿舎1号棟（府中市浅間町4-15-2）
府中第4宿舎2号棟（府中市浅間町4-15-2）
府中第6宿舎（府中市浅間町1-5-8）
府中第7宿舎1号棟（府中市浅間町1-5-9）
府中第7宿舎2号棟（府中市浅間町1-5-9）
府中第8宿舎（府中市浅間町1-5-8）
貫井北宿舎1号棟（小金井市貫井北町4-2-1）
貫井北宿舎2号棟（小金井市貫井北町4-2-1）
国分寺宿舎（国分寺市高木町1-7-11）
- 3 履行期限：令和9年2月28日
- 4 概 要：本役務は、航空自衛隊府中基地が管理する宿舎の消火器具、非常警報設備及び避難器具の法定点検（機器点検及び総合点検）を行うものである。
- 5 一般共通事項
 - (1) 一般事項
本役務は、本仕様書及び図面に記載された事項のほか、次に従い、遺漏なく実施するものとする。また、これらに明記なき事項については、監督官の指示に従い実施するものとする。
ア 公共建築（改修）工事標準仕様書
イ 土木工事共通仕様書
ウ 防衛施設共通仕様書
エ その他関係法令
 - (2) 基地内態様
ア 基地への入出門時間は、平日8時15分から17時00分とし、これを超える時間のほか、休養日及び休日における入出門は、監督官と協議するものとする。
イ 統制事項及び書類手続は、監督官の指示によるものとする。
ウ 指定場所以外での喫煙は厳禁とする。
エ 基地機能運用上の理由により不測の事態が発生した場合、監督官の指示に従わなければならない。

関係者以外不許複製

航空自衛隊府中基地		件 名		消防設備保守点検	
隊 長	厚生班長	厚生主任	厚生係長	担当者	作 成 日
					令和8年6月12日

(3) 現場管理

ア 安全管理

(ア) 請負者は現場代理人を指定し、原則常駐させるものとし、関係法令に従って現場管理を行い災害及び事故防止に努めるものとする。

(イ) 現場の安全衛生は、現場代理人が責任者となり労働安全衛生法その他関係法令に従ってこれを行うものとする。

イ 災害時等の対処

災害及び事故が発生した場合は、人命の安全確保を優先するとともに二次災害の防止に努め、その経緯を監督官へ報告するものとする。

ウ 火気使用等

(ア) 火気（裸火及び電熱器具等）を伴う器材を使用する場合は、あらかじめ監督官の確認を受けたうえで使用するものとし、火気の取扱いに十分注意するとともに、適切な消火設備等を設ける等の火災防止措置を講ずるものとする。

(イ) 履行場所が基地内の場合は、府中基地規則に定める火気使用申請を行い、火気使用許可証の受領後に使用できるものとし、火気使用場所の見やすい位置に表示する。また、内燃機関の屋内使用を禁ずるものとする。

エ 立入制限

役務に関係のない場所への立入り及び撮影は厳禁とする。その他、立入りに関する手続は監督官の指示によるものとする。

オ 養生、清掃及び後片付け

請負者は、履行現場には適切な方法で養生するものとし、役務の完了に際しては、当該役務に関する部分の清掃及び後片付けを行わなければならない。

カ 軽微な変更

請負者は、役務に際し、位置又は工法に軽微な変更が生じる場合、それによる数量の増減等の変更を監督官と協議し、監督官の指示に従わなければならない。この場合の請負金額及び履行期限については、変更しない。

キ 疑義

請負者は、仕様書等の内容に不明な点がある場合や明示のない場合又は疑いが生じた場合、すべて監督官と協議しなければならない。その際、技術上当然履行すべき事項は請負者の責任において行うものとする。

ク 工程表

(ア) 請負者は、履行に先立ち工程内容を監督官と協議の上、工程表を作成し、監督官に提出しなければならない。

(イ) 請負者は、工程内容に変更が生じ、その内容が重要な場合には、監督官と協議の上、工程表を変更し、速やかに提出しなければならない。

ケ 材料

(ア) 材料の搬入に先立ち、材料搬入計画書を搬入前日までに監督官に提出するものとする。

(イ) 材料は、あらかじめ監督官の承諾を受けたうえで調達するものとし、監督官による材料検査に合格した後に使用するものとする。また、カタログ、品質規格証明書又は試験成績証明書等がある場合は提出するものとする。

(ウ) 請負者は、グリーン購入法に基づき、積極的に判断基準を満たす材料を調達するものとし、当該品を使用する場合は、材料搬入計画書により通知するものとする。

(エ) 仕様書に記載された材料のうち同等品を使用する場合は、同等以上であることの証明を事前に監督官に提出又は提示し、承認を得るものとする。

(オ) 受注後に製作する物（規格品を除く。）については、承認図を提出するものとする。

コ 発生材

金属類は、監督官の指示する場所（府中基地内）に運搬し、種類ごとに集積する。また、その他のものについては、関係法令の定めるところにより、請負者の責任において適切に処分する。

なお、産業廃棄物を処分する場合は、最終処分までに生起した産業廃棄物管理票（電子マニフェストを含む。）の写しを提出するものとする。

サ 写真管理及び写真撮影要領

写真管理及び役務写真撮影要領は「営繕工事写真撮影要領」によるものとし、（ア）から（カ）の事項に注意する。

（ア）役務写真は、原則デジタルカメラ写真（カラー）とし、写真帳に種目又は分類ごとに整理の上提出するものとする。

（イ）材料検査は、監督官立会いのもと黒板（白板）に品名、規格数量等の必要事項を記載し、記載内容が明確に確認できるよう撮影する（記載内容は、写真帳及び材料搬入報告書と整合させる。）。

（ウ）履行写真は、黒板（白板）に役務内容、撮影部位及び日付け等の必要事項を記載し、記載内容が明確に確認できるよう撮影する（記載内容は、写真帳と整合させる。）。

（エ）履行前、履行中及び履行後を、それぞれ定位、定点及び同一方向から撮影する。

（オ）履行後に隠ぺいとなる部分は、監督官立会いのもと撮影する。

（カ）役務写真の編集を行ってはならない。ただし、「デジタル工事写真の小黑板情報電子化について」（平成29年3月1日 国営整第211号）に基づく小黑板情報の電子的記入はこれにあたらぬ。

シ 補償

履行に当たっては、建物、工作物及びその他に損害を与えないための必要な措置を講じるものとする。万一、損害を与えた場合は、請負者の責任により速やかに履行期限内に復旧させるものとする。

ス 設計図書等の管理

（ア）設計図書及び写真等を、本役務に使用する以外の目的で、第三者に使用させてはならない。また、その内容を漏洩してはならない。

（イ）請負者は、発注者から貸与された図面等を、役務完了後すべて監督官へ返納するものとする。

セ 完了検査

(ア) 請負者は、役務完了の際は、役務完了検査願を監督官に提出するものとする。

(イ) 請負者は、原則として監督官及び現場代理人立会いのもと、完了した役務目的物について、契約書、仕様書等及びその他関係書類と照合し、可否の判定を受けるものとする。

(ウ) 請負者は、完了検査に際し、手直しが生じた場合、速やかに手直しを行い検査官の再検査を受けるものとする。

ソ 提出書類

請負者は、次表のとおり書類を作成し、遅滞なく監督官へ提出するものとする。

書類名称	提出期限	部数	備考
現場代理人等通知書	契約後速やかに	1	定型様式
工程表	〃	1	任意様式
材料搬入報告書	必要な場合	1	定型様式
発生材報告書	〃	1	〃
完了通知書及び検査願	監督官の指示による。	1	〃
試験成績書	必要な場合	1	任意様式
写真帳	作成後速やかに	1	〃
校正証明書	〃	1	〃
点検結果報告書	〃	1	〃
承認図	必要な場合	1	〃
打合せ簿	〃	1	定型様式
産業廃棄物管理票（写し）	〃	1	コ 発生材による。

6 特記事項

(1) 履行場所は、図葉番号 2 / 3 3 の配置図による。詳細については図葉番号 3 / 3 3 ~ 3 3 / 3 3 のとおりとする。

(2) 消火器具、非常警報設備及び避難器具の点検項目及び数量は、別表「消防設備点検数量表」のとおり。

(3) 本役務は、機器点検及び総合点検を実施する。

(4) 関係法令等

ア 消防法 第 1 7 条の 3 の 3

イ 消防法施行令 第 7 条


ウ 消防法施工規則 第 3 1 条の 6

エ 消防用設備等の点検の基準及び消防用設備等点検結果報告書に添付する点検表の様式を定める件（昭和 5 0 年消防庁告示第 1 4 号）


オ 消防施行規則の規定に基づき、消防用設備等又は特殊消防用設備等の種類及び点検内容に応じて行う点検の期間、点検の方法並びに点検の報告についての報告の様式を定める件（昭和 1 6 年東京消防庁告示第 9 号）

関係者以外不許複製


- (5) 点検に使用する計測器等は、役務開始前に校正又は調整を完了させ、校正証明書を提出するものとする
- (6) 請負者は履行期間中に不良箇所を発見した場合は、速やかに監督官に報告し、故障探求を実施した後、監督官と今後の処置を協議するものとする。
- (7) 点検後は、当該設備が正常に作動することを確認し、異常の有無を監督官に報告する。
- (8) 点検後、作動試験、配線点検及び絶縁測定を実施する。
- (9) 請負者は、点検結果報告書作成し、遅延なく監督官に提出するものとする。

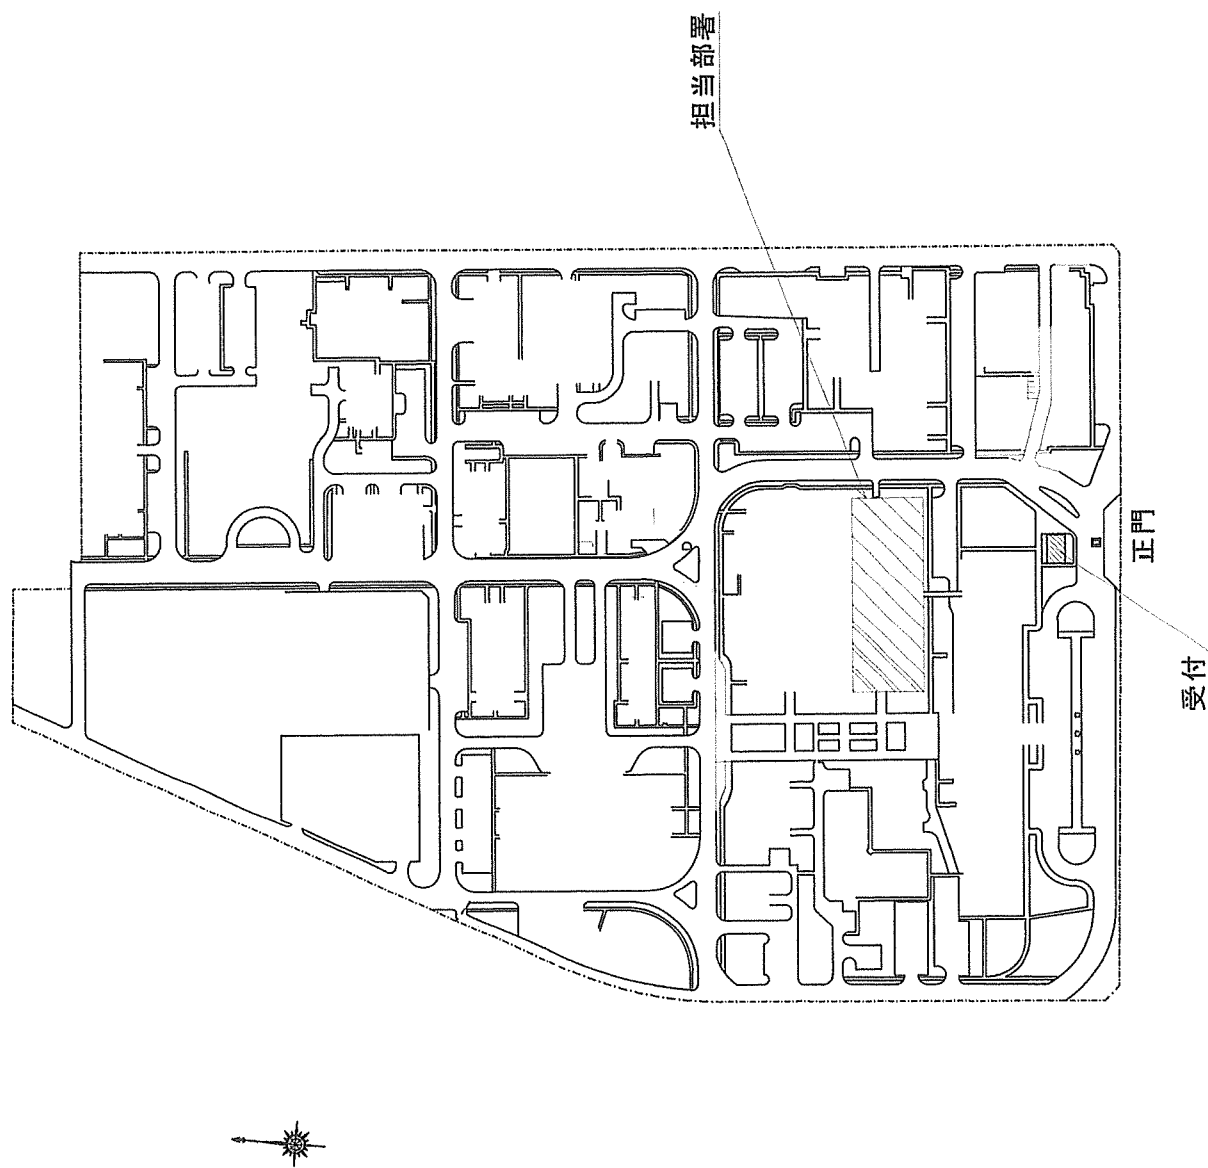

関係者以外不許複製				
件名	消防設備保守点検			
図面名称	基地案内図			
図案番号	1/33	縮尺	No scale	
航空自衛隊府中基地				

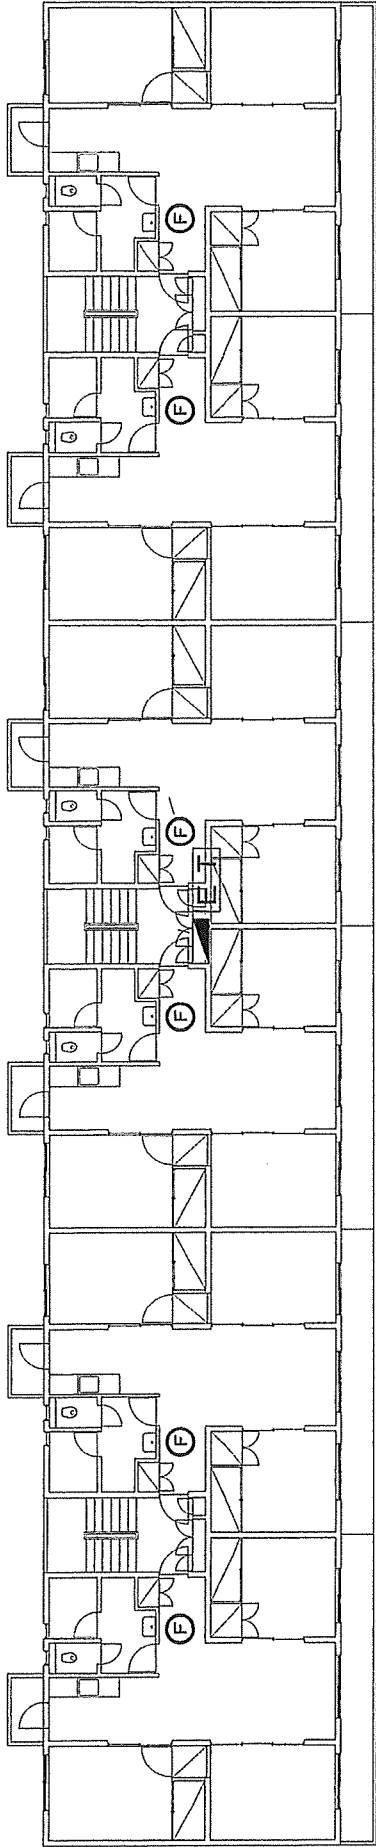

府中第1宿舍1F

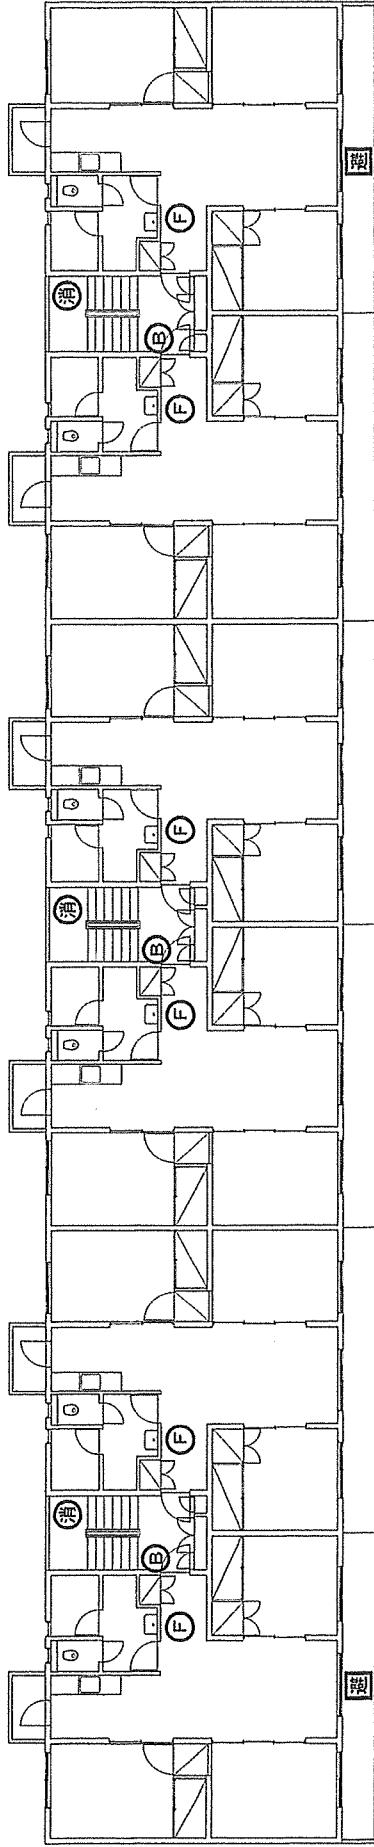


府中第1宿舍2F

凡例

記号	名称	数量	備考
消	消火器	3	
E T	操作部(電源部)	1	
F	起動装置	1 2	
B	ベル	3	音響装置
分電盤	分電盤	1	
避難器具	避難器具	2	

関係者以外不許複製			
件名	消防設備保守点検		
図面名称	府中第1宿舍平面図1F~2F		
図案番号	3/33	縮尺	No scale
航空自衛隊府中基地			

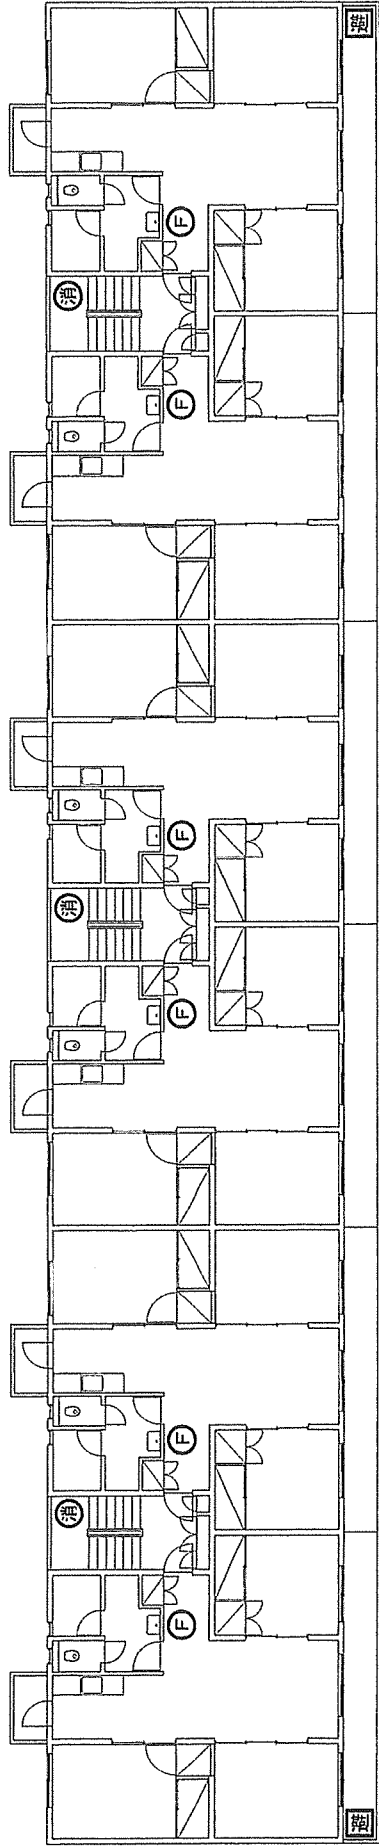


府中第1宿舎3F


凡例

記号	名称	数量	備考
(消)	消火器	3	
(E)	起動装置	6	
(避)	避難器具	2	

関係者以外不許複製			
件名	消防設備保守点検		
図面名称	府中第1宿舎平面図3F		
図葉番号	4/33	縮尺	No scale
航空自衛隊府中基地			

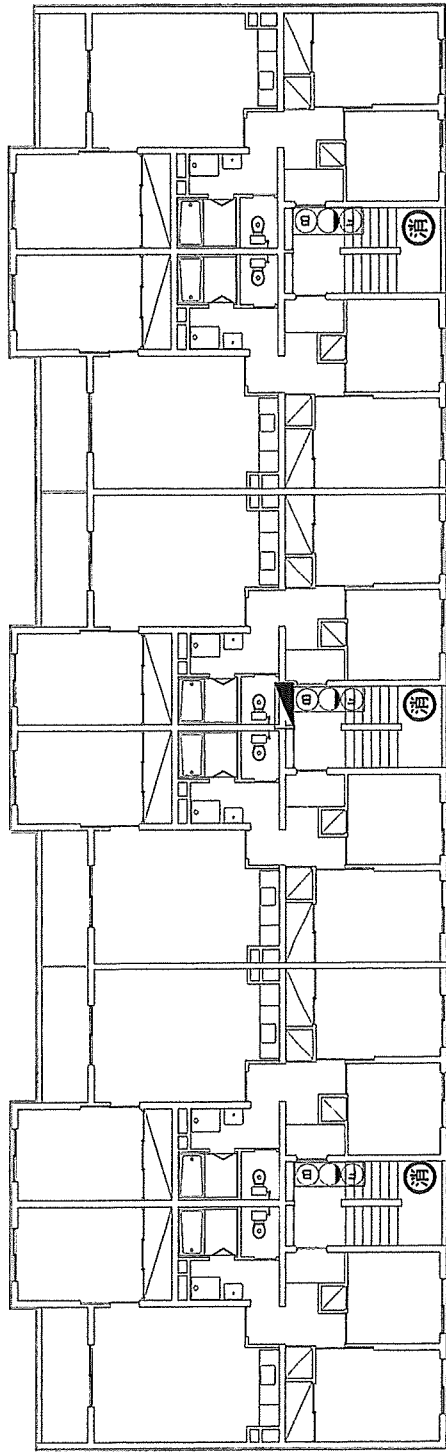

府中第2宿舍 1F

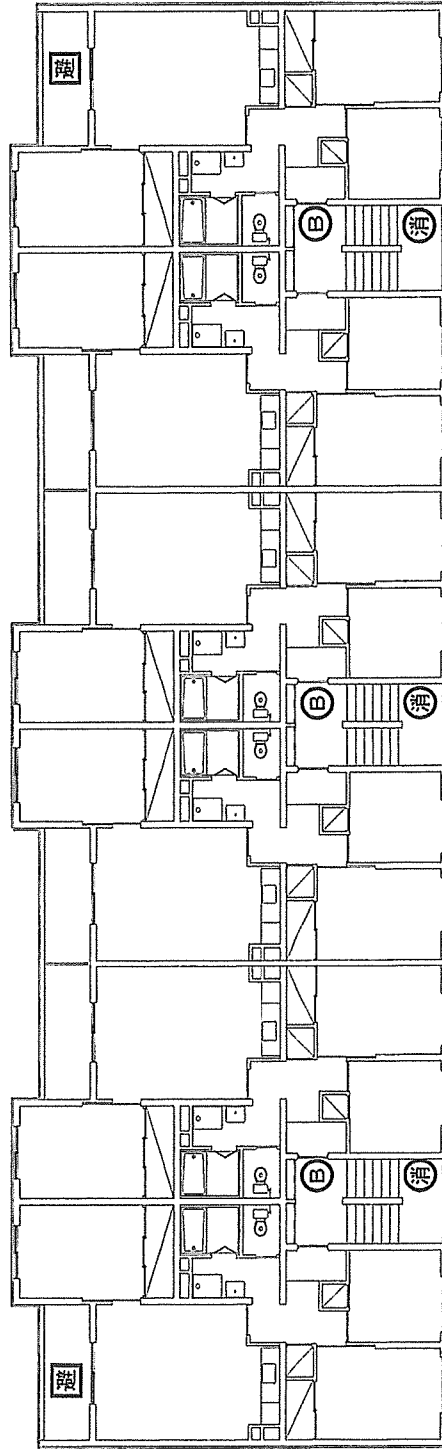


府中第2宿舍 2F

凡例

記号	名称	数量	備考
消	消火器	6	
ⓧ	非常警報設備 (非常電源内蔵)	3	操作部 起動装置 音響装置 表示灯
B	ベル	3	音響装置
分電盤	分電盤	1	
避難器具	避難器具	2	

関係者以外不許複製			
件名	消防設備保守点検		
図面名称	府中第2宿舍平面図1F~2F		
図案番号	5/33	縮尺	No scale
航空自衛隊府中基地			

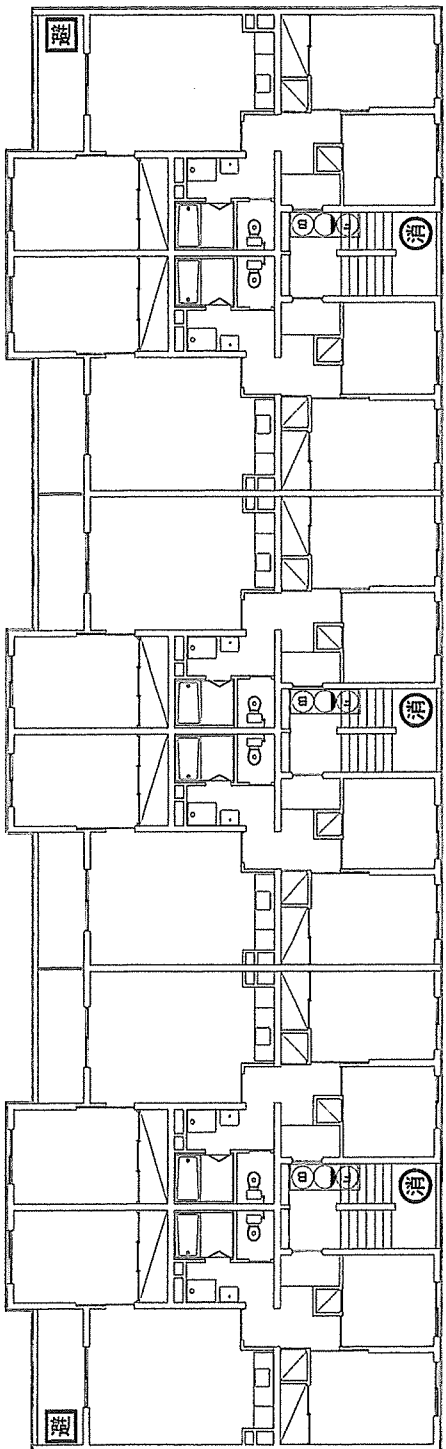


府中第2宿舍3F

凡例

記号	名称	数量	備考
消	消火器	3	
非常警報設備 (非常電源内蔵)		3	操作部 起動装置 音響装置 表示灯
避	避難器具	2	

関係者以外不許複製			
件名	消防設備保守点検		
図面名称	府中第2宿舍平面図3F		
図案番号	6/33	縮尺	No scale
航空自衛隊府中基地			

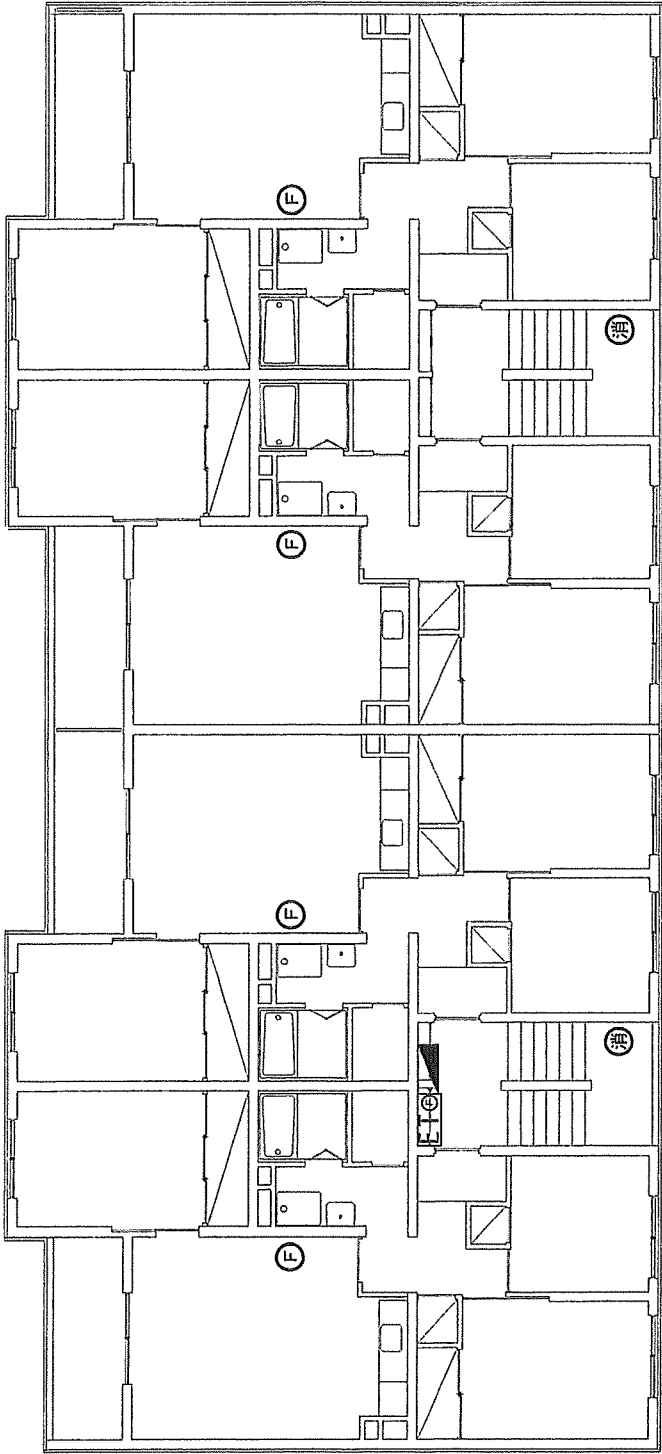


府中第4宿舍1号棟1F

凡例

記号	名称	数量	備考
消	消火器	2	
FACP	操作部(電源部)	1	起動装置1基含む。
F	起動装置	4	
■	分電盤	1	

関係者以外不許複製			
件名	消防設備保守点検		
図面名称	府中第4宿舍1号棟平面図1F		
図案番号	7/33	縮尺	No scale
航空自衛隊府中基地			

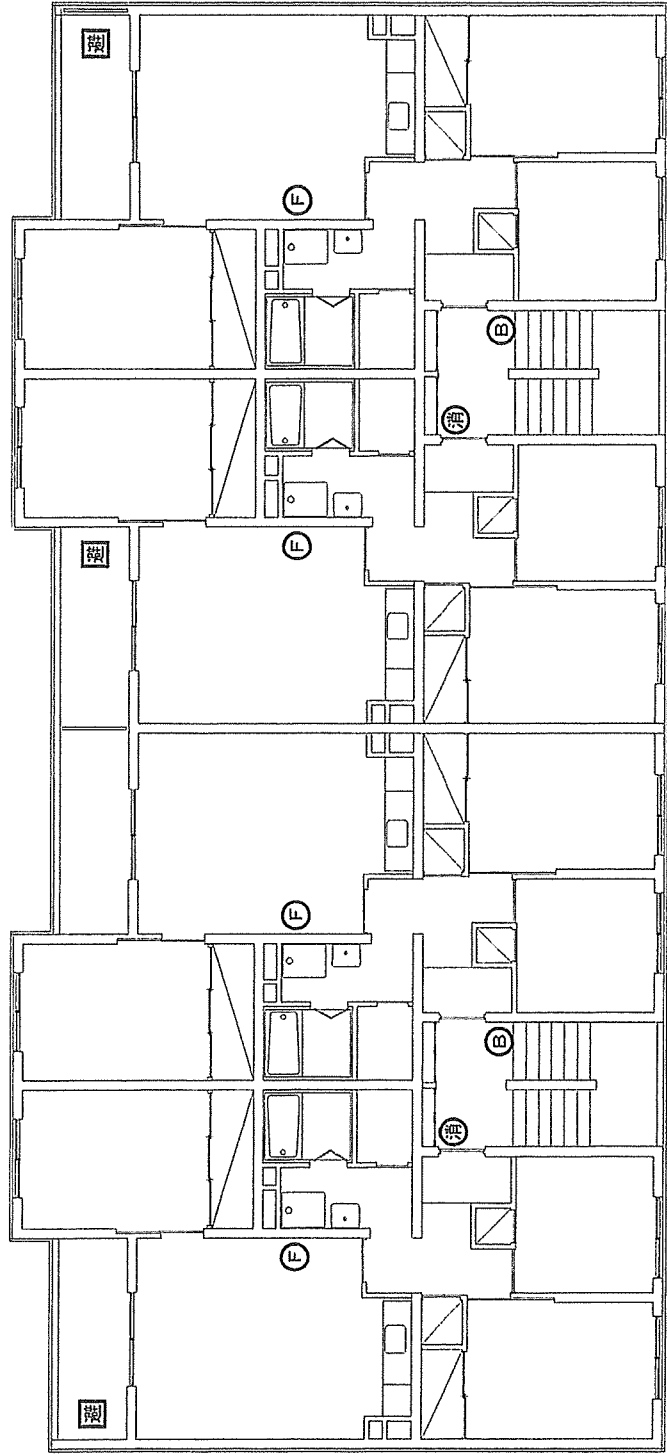


府中第4宿舍1号棟2F

凡例

記号	名称	数量	備考
④	消火器	2	
⑤	起動装置	4	
⑥	ヘル	2	音響装置
⑦	避難器具	3	

関係者以外不許複製			
件名	消防設備保守点検		
図面名称	府中第4宿舍1号棟平面図2F		
図案番号	8/33	縮尺	No scale
航空自衛隊府中基地			

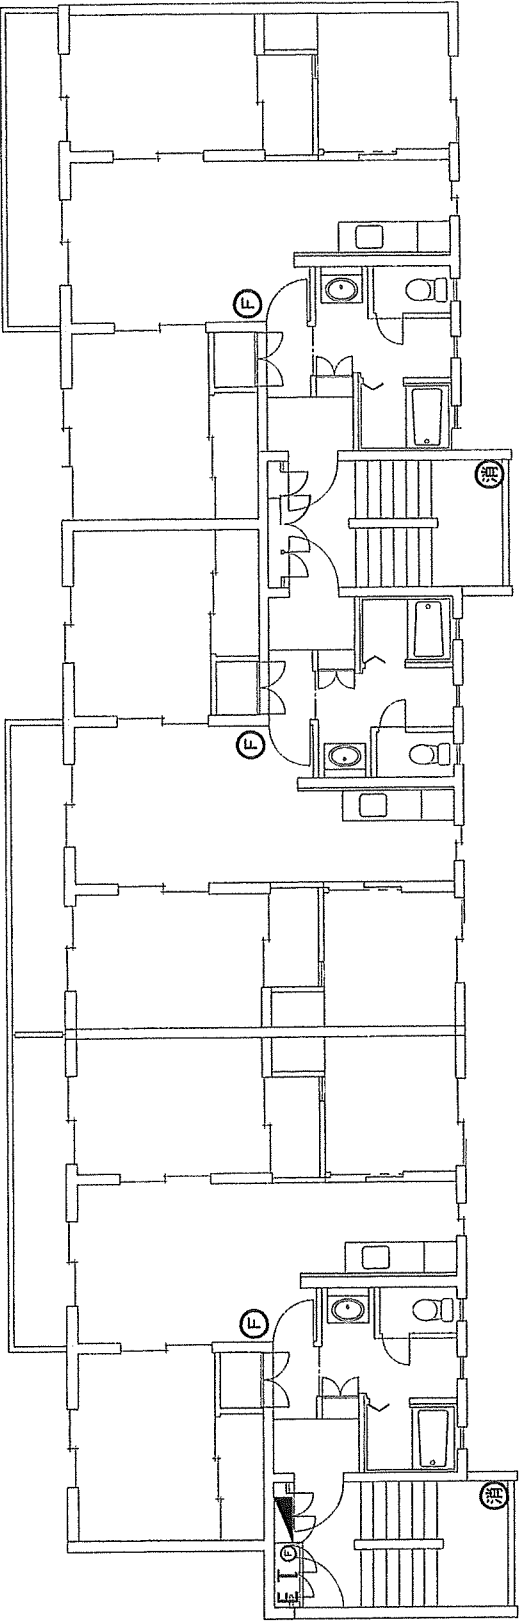


府中第4宿舍2号棟1F

凡例

記号	名称	数量	備考
消火器		2	
E1C	操作部(電源部)	1	起動装置1基含む。
E	起動装置	3	
分電盤		1	

関係者以外不許複製

件名	消防設備保守点検		
図面名称	府中第4宿舍2号棟平面図1F		
図葉番号	9/33	縮尺	No scale
航空自衛隊府中基地			

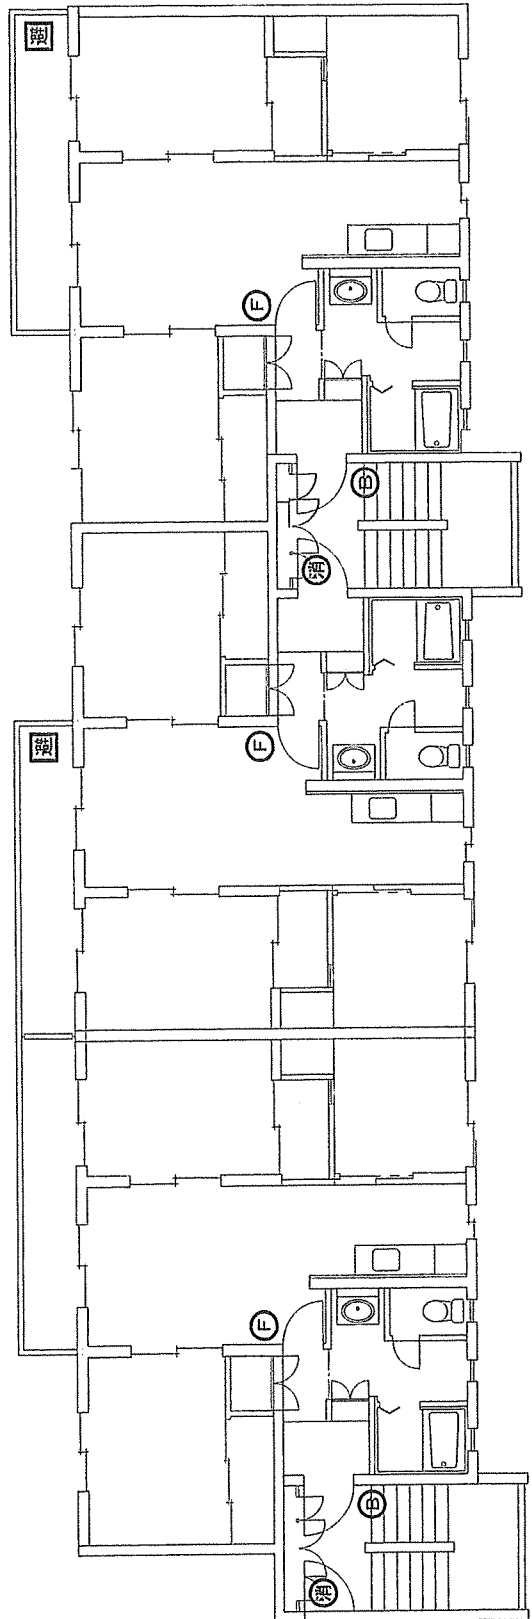


府中第4宿舍2号棟2F

凡例


記号	名称	数量	備考
①	消火器	2	
②	起動装置	3	
③	ベル	2	音響装置
④	避難器具	2	

関係者以外不許複製

件名	消防設備保守点検		
図面名称	府中第4宿舍2号棟平面図2F		
図案番号	10/33	縮尺	No scale
航空自衛隊府中基地			

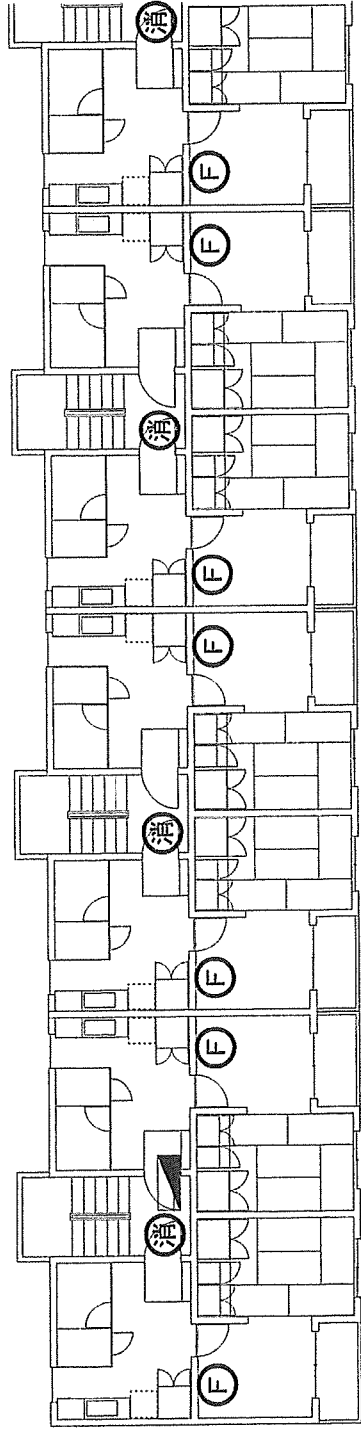

府中第6宿舍1F西側

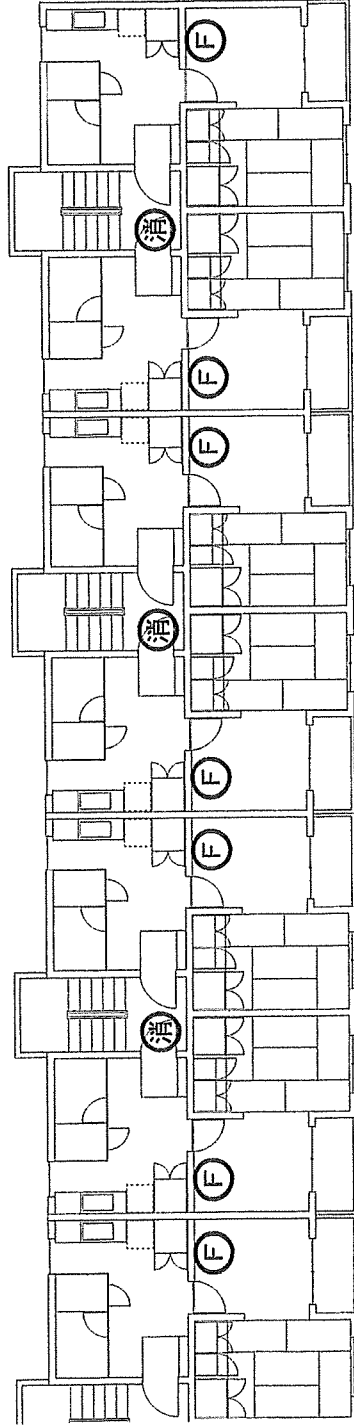


府中第6宿舍1F東側

凡例


記号	名称	数量	備考
消	消火器	7	
F	起動裝置	14	
◼	分電盤	1	

關係者以外不許複製

件名	消防設備保守点検
図面名称	府中第6宿舍平面図1F
図案番号	11/33
縮尺	No scale
航空自衛隊府中基地	

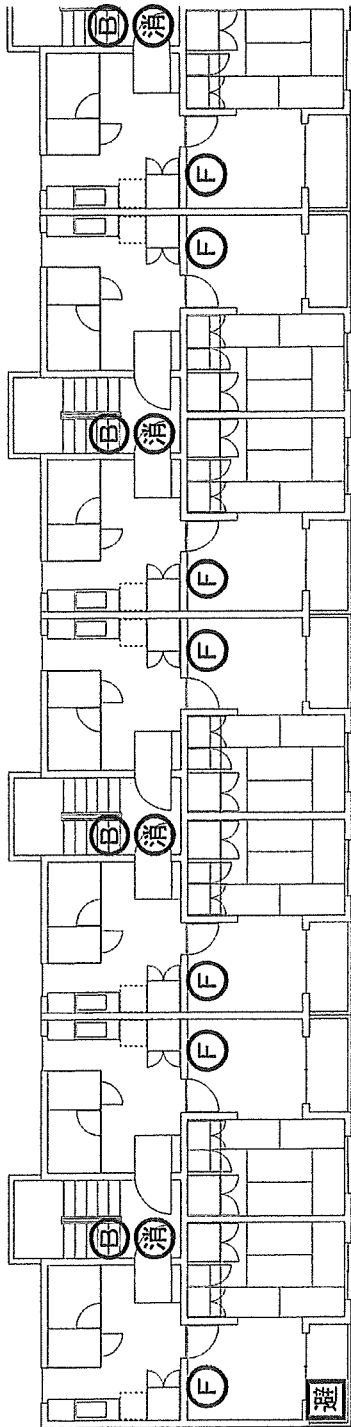

府中第6宿舍2F西側

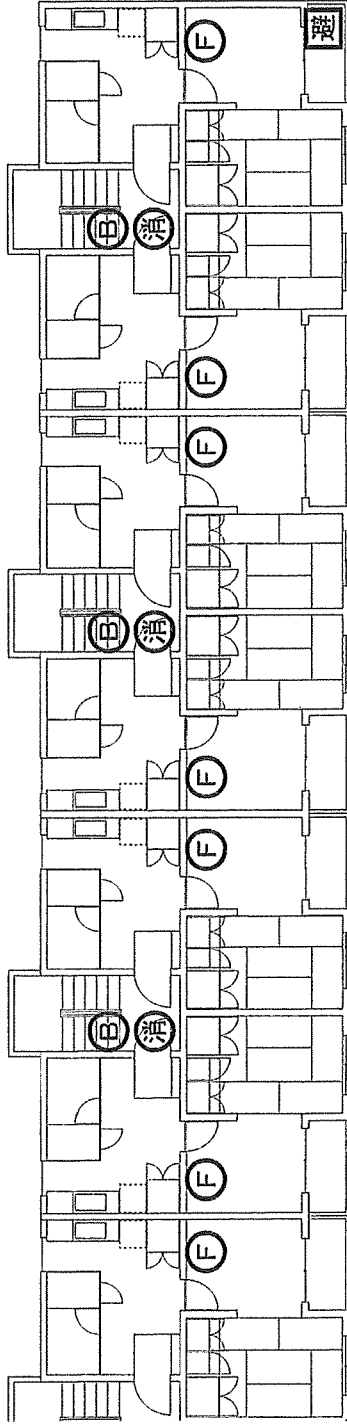


府中第6宿舍2F東側

凡例


記号	名称	数量	備考
消	消火器	7	
F	非常警報装置	14	
B	ベル	7	音響装置
避	避難器具	2	

関係者以外不許複製

件名	消防設備保守点検
図面名称	府中第6宿舍平面図2F
図案番号	12/33
縮尺	No scale
	航空自衛隊府中基地

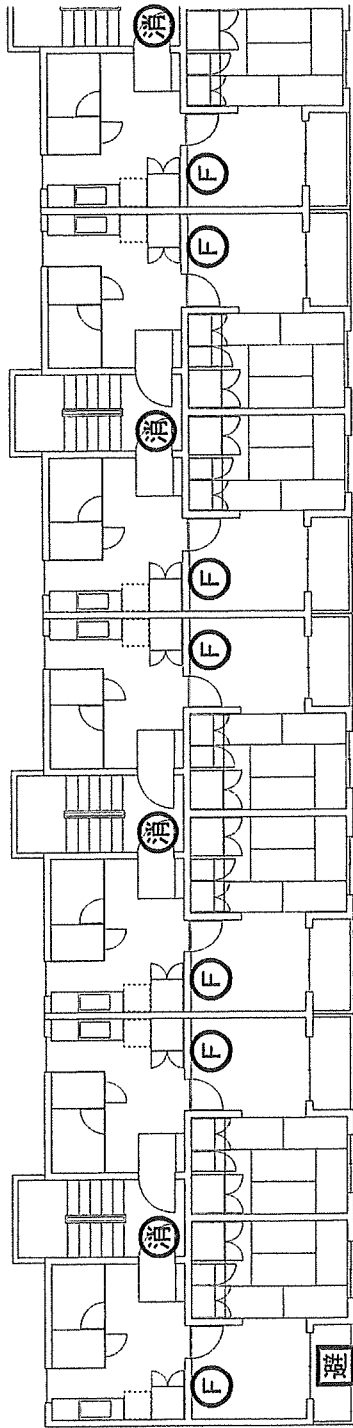

府中第6宿舍3F西側


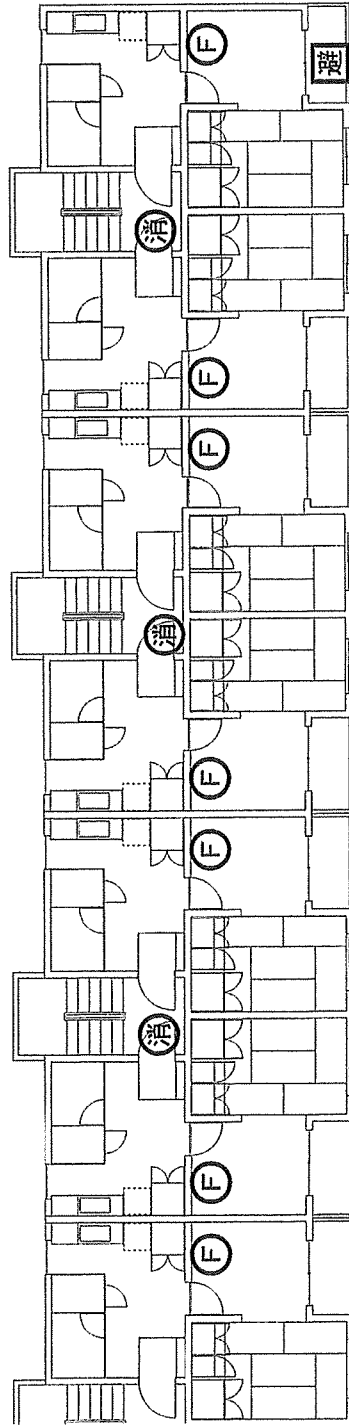


府中第6宿舍3F東側

凡例

記号	名称	数量	備考
消	消火器	7	
F	起動装置	14	
避	避難器具	2	

関係者以外不許複製			
件名	消防設備保守点検		
図面名称	府中第6宿舍平面図3F		
図案番号	13/33	縮尺	No scale
航空自衛隊府中基地			

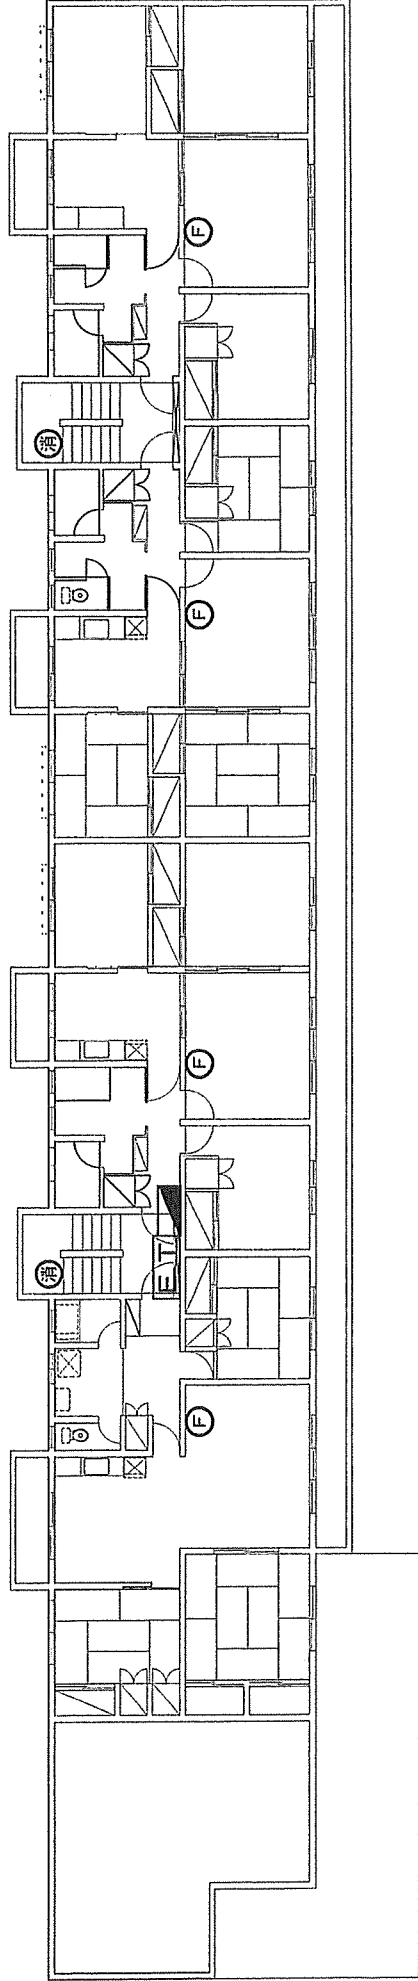 


府中第7宿舍1号棟1F

凡例

記号	名称	数量	備考
⑨	消火器	2	
E.T	操作部(電源部)	1	
F	起動装置	4	
■	分電盤	1	

関係者以外不許複製

件名	消防設備保守点検		
図面名称	府中第7宿舍1号棟平面図1F		
図葉番号	14/33	縮尺	No scale
航空自衛隊府中基地			

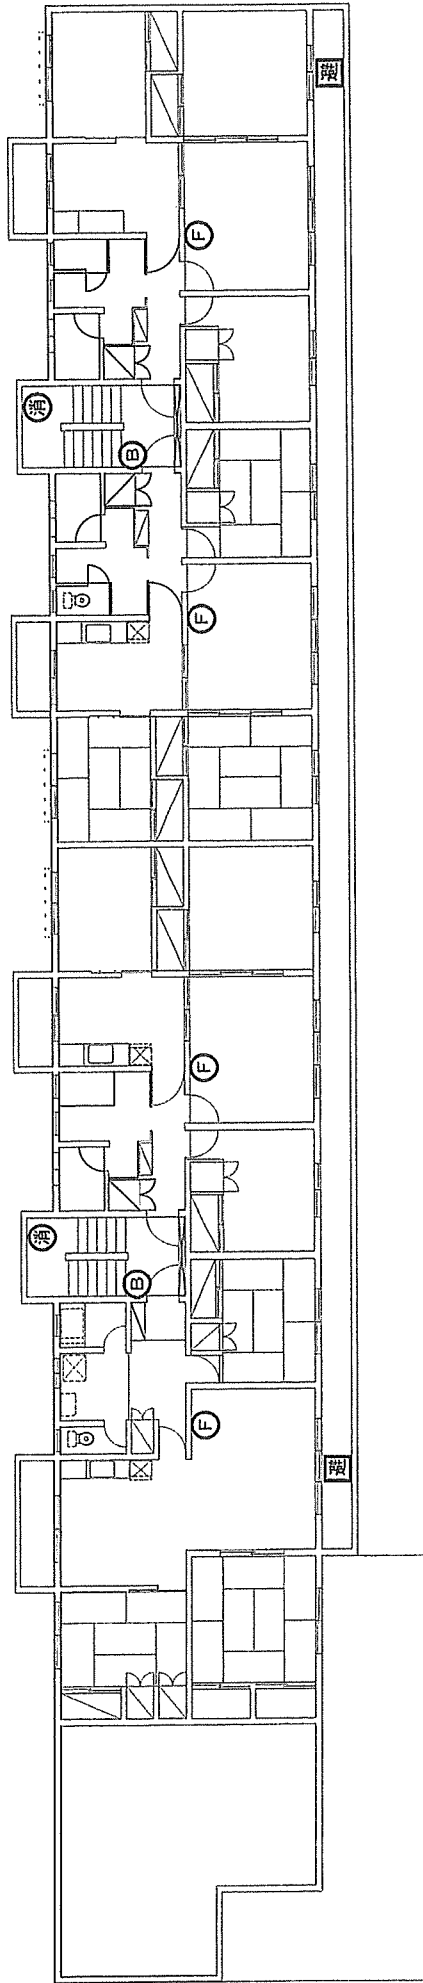


府中第7宿舎1号棟2F

凡例

記号	名称	数量	備考
消	消火器	2	
F	起動装置	4	
B	ベル	2	音響装置
避	避難器具	2	

関係者以外不許複製

件名	消防設備保守点検		
図面名称	府中第7宿舎1号棟平面図2F		
図案番号	15/33	縮尺	No scale
航空自衛隊府中基地			

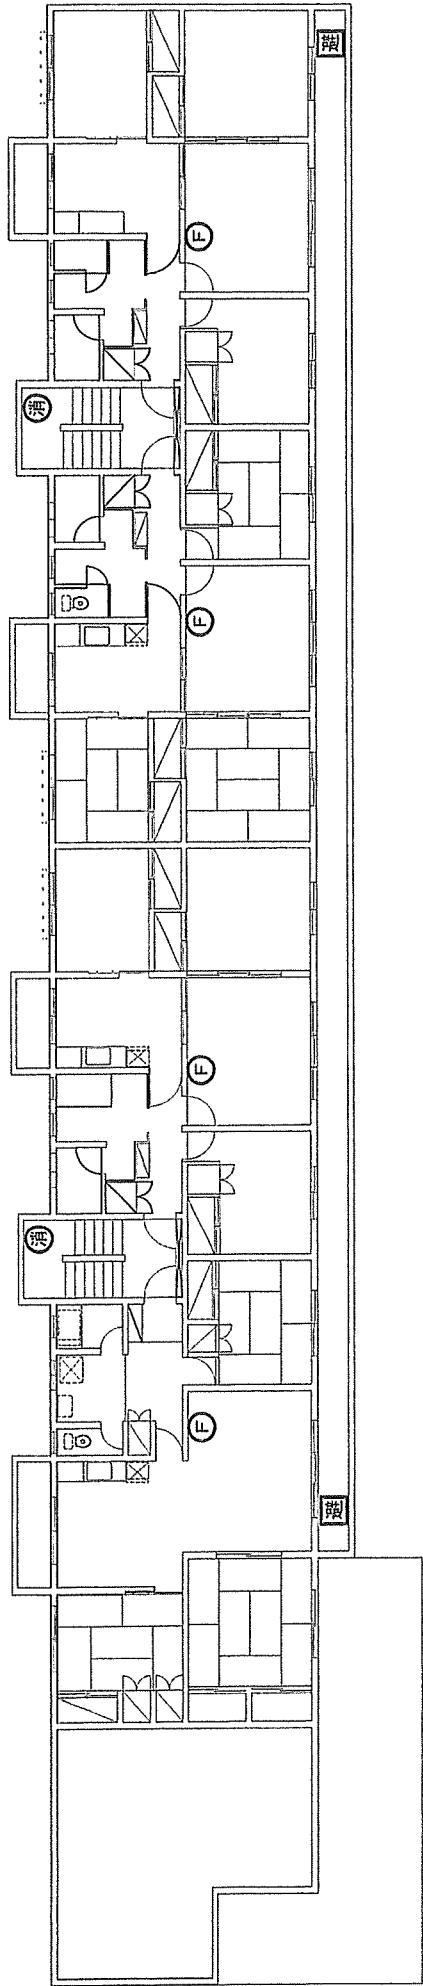


府中第7宿舍1号棟3F

凡例

記号	名称	数量	備考
消	消火器	2	
F	起動装置	4	
F	避難器具	2	

関係者以外不許複製

件名	消防設備保守点検
図面名称	府中第7宿舍1号棟平面図3F
図葉番号	16/33
縮尺	No scale
航空自衛隊府中基地	

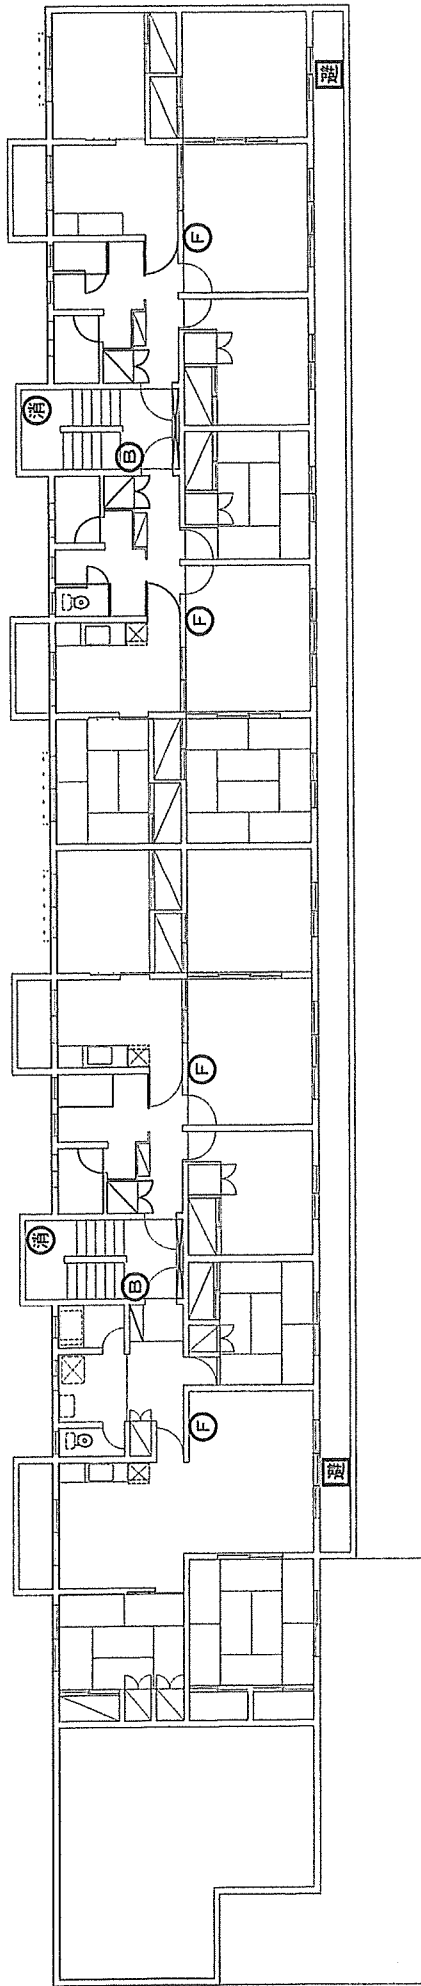


府中第7宿舎1号棟4F

凡例

記号	名称	数量	備考
(消)	消火器	2	
(F)	起動装置	4	
(B)	ベル	2	
(避)	避難器具	2	

関係者以外不許複製

件名	消防設備保守点検
図面名称	府中第7宿舎1号棟平面図4F
図葉番号	17/33
縮尺	No scale
航空自衛隊府中基地	

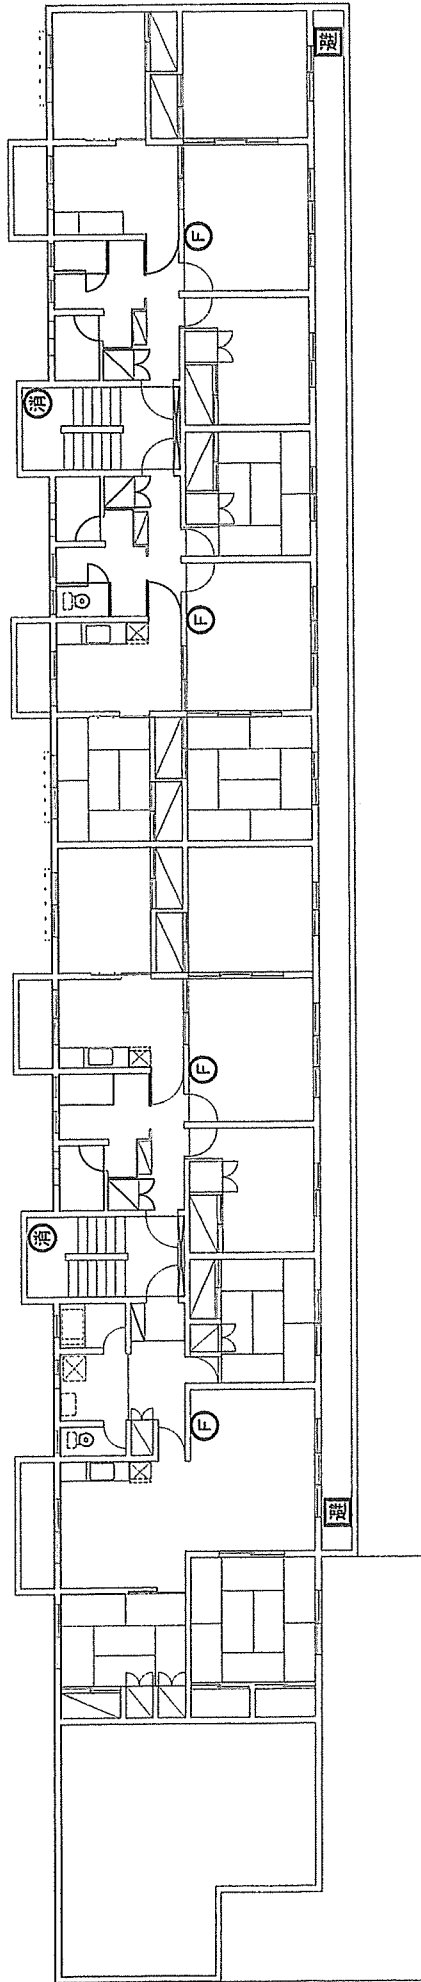


府中第7宿舍1号棟5F


凡例

記号	名称	数量	備考
消	消火器	2	
F	起動裝置	4	
庭	避難器具	2	

關係者以外不許複製			
件名	消防設備保守点検		
図面名称	府中第7宿舍1号棟平面图5F		
図案番号	18/33	縮尺	No scale
航空自衛隊府中基地			

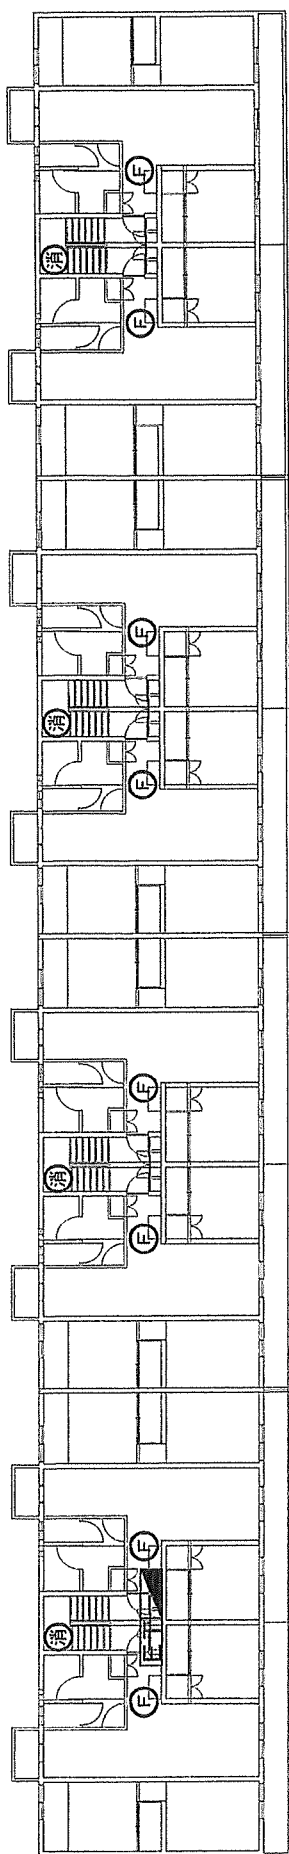

府中第7宿舍2号棟 1F

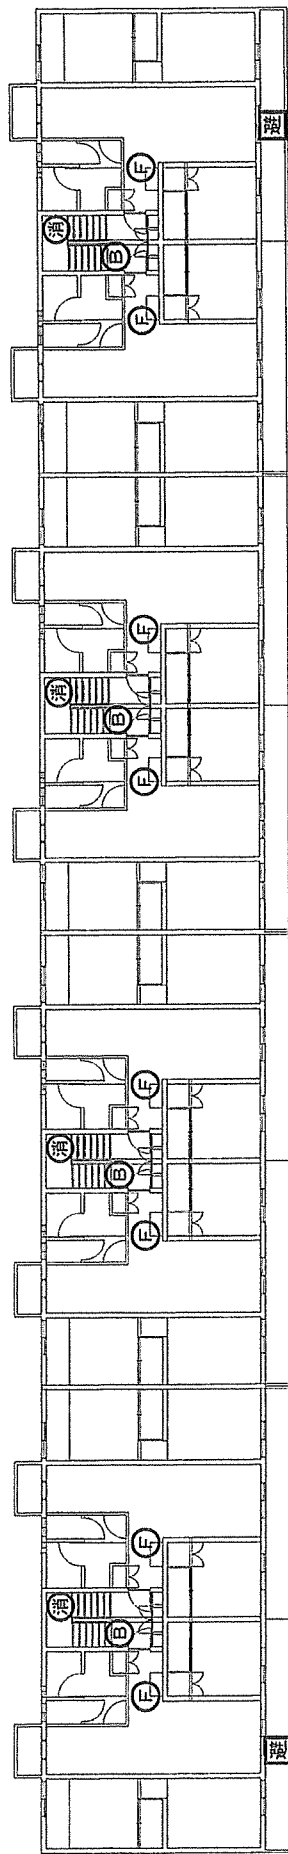


府中第7宿舍2号棟 2F

凡例


記号	名称	数量	備考
消	消火器	8	
E	操作部(電源部)	1	
F	起動装置	16	
B	ベル	4	音響装置
分電盤	分電盤	1	
避難器具	避難器具	2	

関係者以外不許複製

件名	消防設備保守点検
図面名称	府中第7宿舍2号棟平面図1F~2F
図葉番号	19/33
縮尺	No scale
航空自衛隊府中基地	

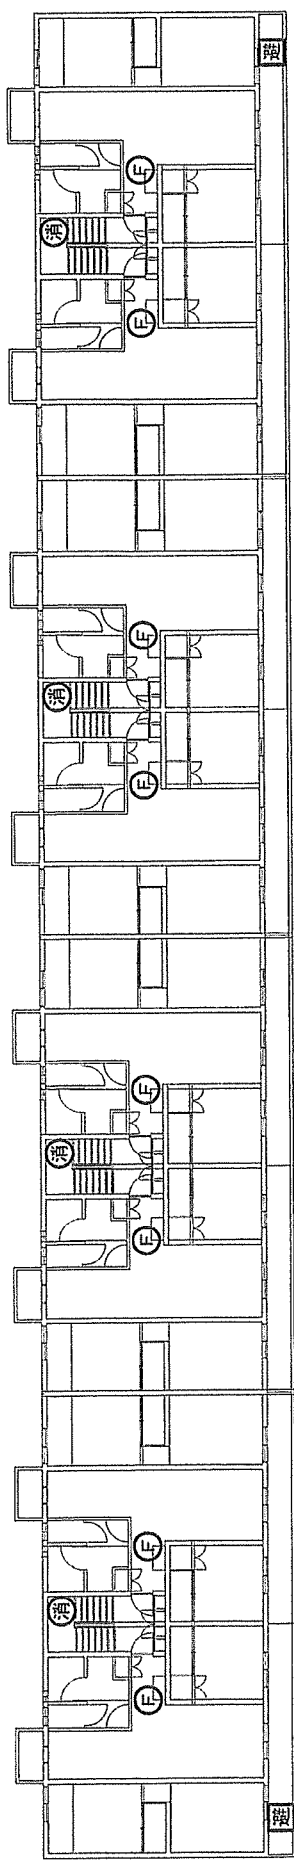

府中第7宿舍2号棟3F

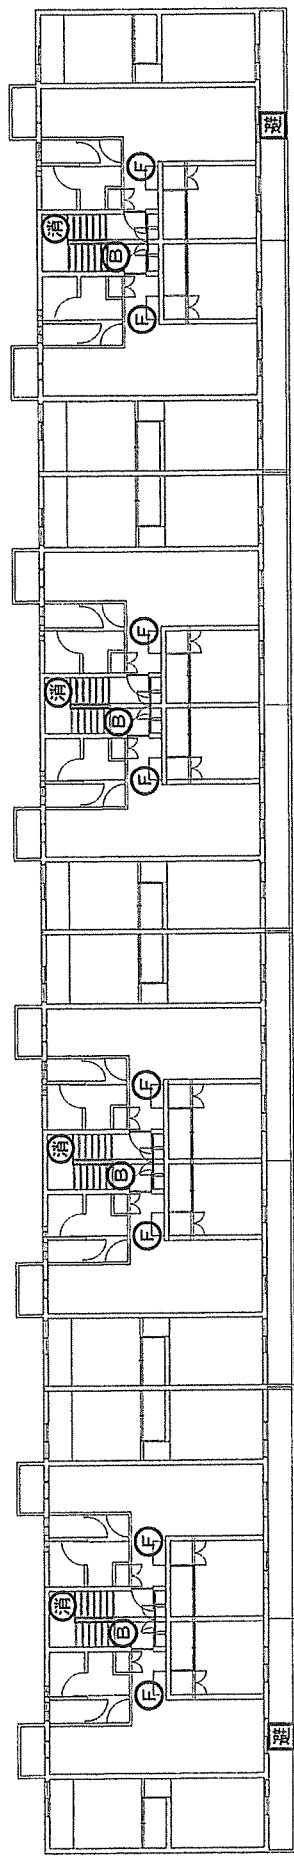


府中第7宿舍2号棟4F

凡例

記号	名称	数量	備考
消	消火器	8	
F	起動装置	16	
B	ベル	4	音響装置
避	避難器具	4	

関係者以外不許複製

件名	消防設備保守点検
図面名称	府中第7宿舍2号棟平面図等~4F
図案番号	20/33
縮尺	No scale
航空自衛隊府中基地	

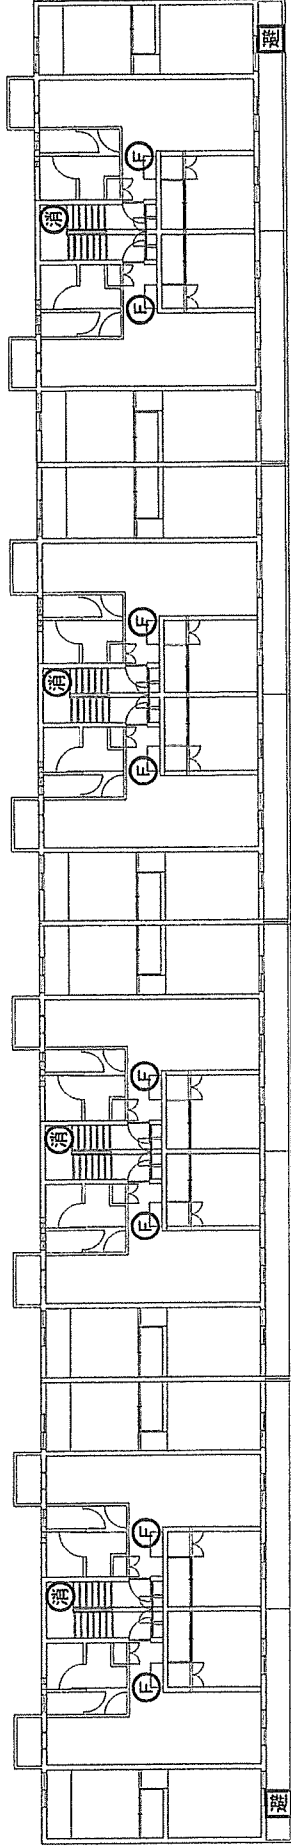



府中第7宿舍2号棟5F

凡例

記号	名称	数量	備考
消	消火器	4	
F	起動装置	8	
隠	避難器具	2	

関係者以外不許複製

件名	消防設備保守点検
図面名称	府中第7宿舍2号棟平面図
図案番号	21/33
縮尺	No scale
航空自衛隊府中基地	

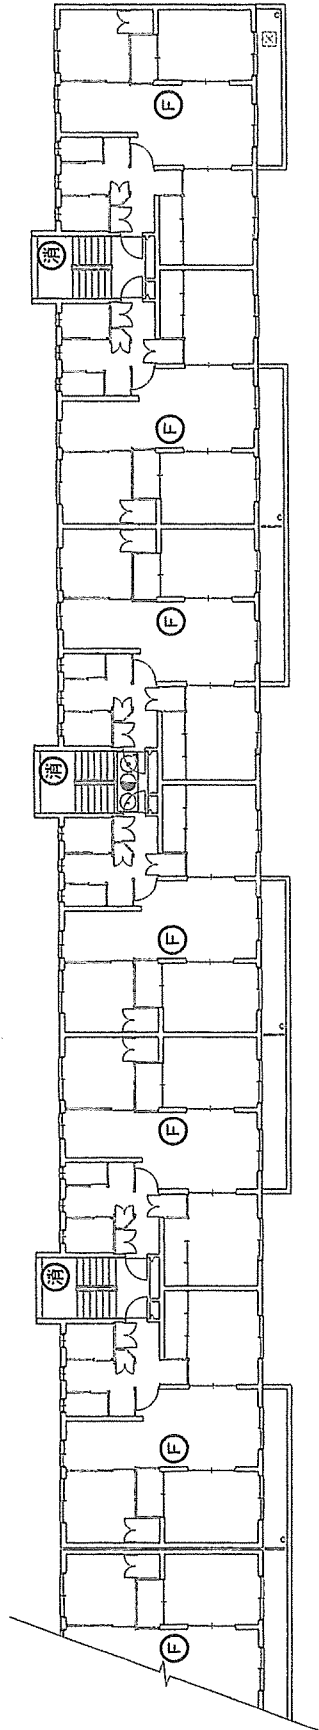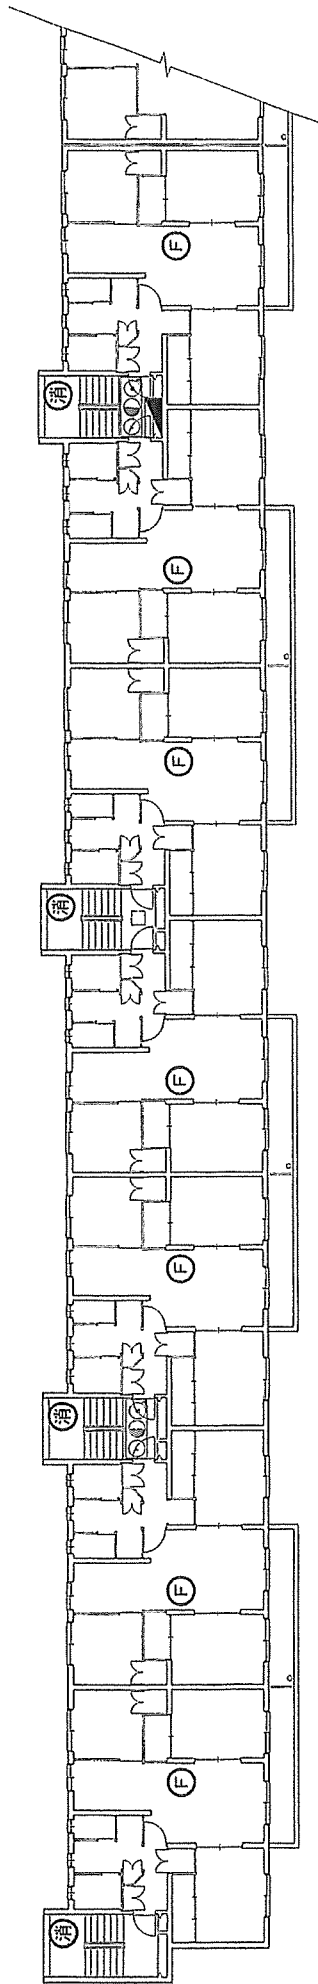



府中第8宿舍1F

凡例

記号	名称	数量	備考
消	消火器	7	
F	非常警報装置 (非常電源内蔵)	3	操作部 音響装置 表示灯
F	起動装置	1 4	
分電盤	分電盤	1	

関係者以外不許複製

件名	消防設備保守点検
図面名称	府中第8宿舍平面図1F
図案番号	22/33
縮尺	No scale
航空自衛隊府中基地	

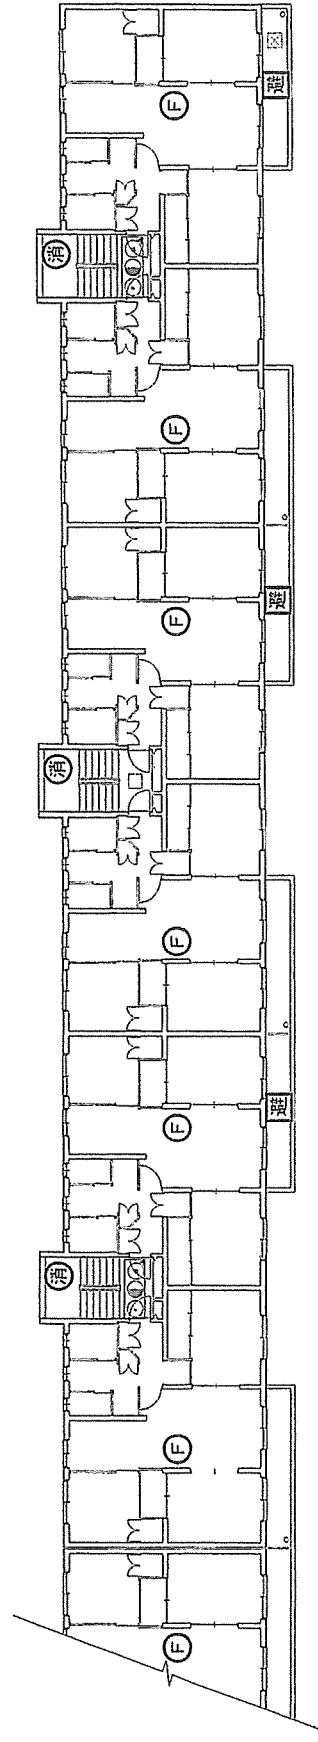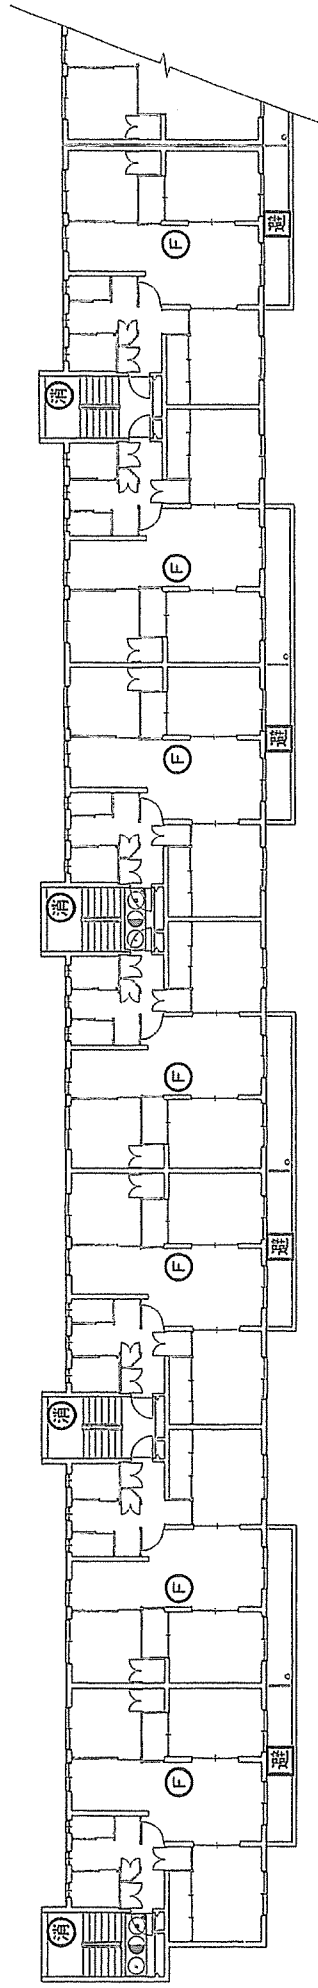



府中第8宿舍2F

凡例

記号	名称	数量	備考
消	消火器	7	
消	非常警報装置 (非常電源内蔵)	4	操作部 音響装置 表示灯
E	起動装置	14	
避	避難器具	7	

関係者以外不許複製

件名	消防設備保守点検		
図面名称	府中第8宿舍平面图2F		
図案番号	23/33	縮尺	No scale
航空自衛隊府中基地			

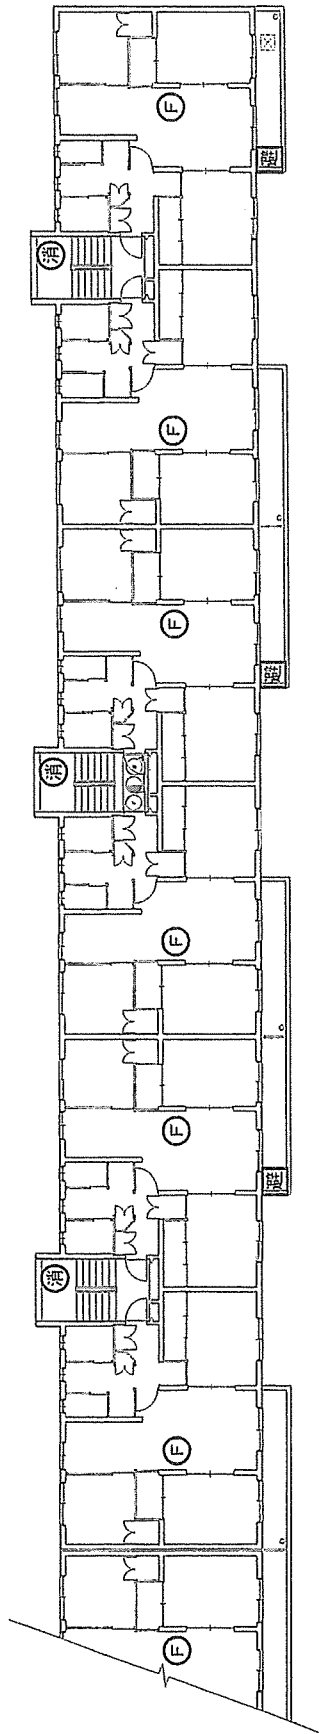
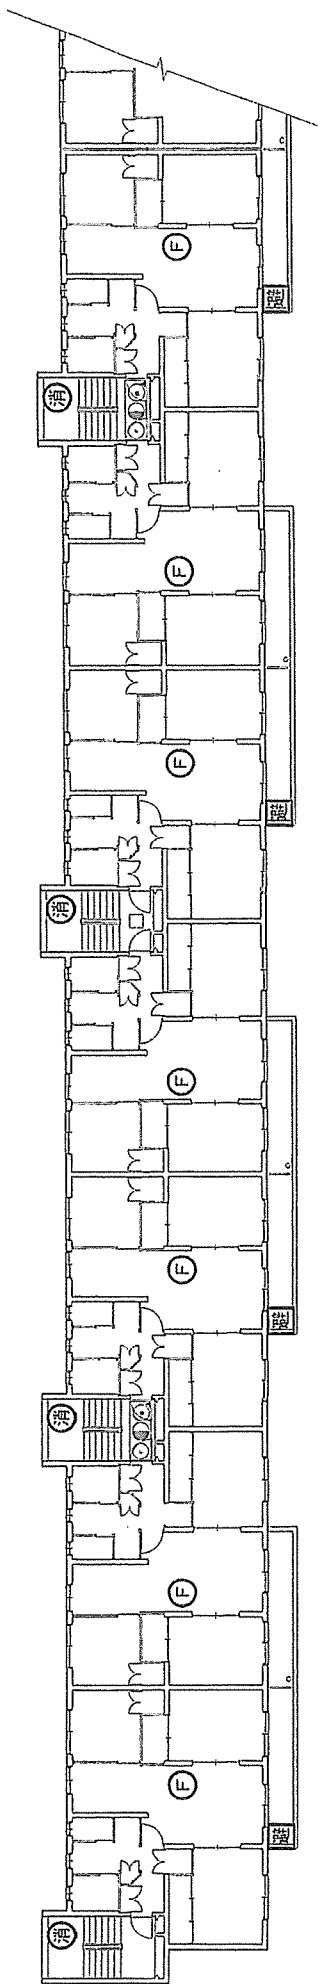


府中第8宿舍3F

凡例

記号	名称	数量	備考
消	消火器	7	
F●B	非常警報装置(非常電源内蔵)	3	操作部音響装置表示灯
F	起動装置	14	
避難	避難器具	7	

関係者以外不許複製			
件名	消防設備保守点検		
図面名称	府中第8宿舍平面図3F		
図案番号	24/33	縮尺	No scale
航空自衛隊府中基地			

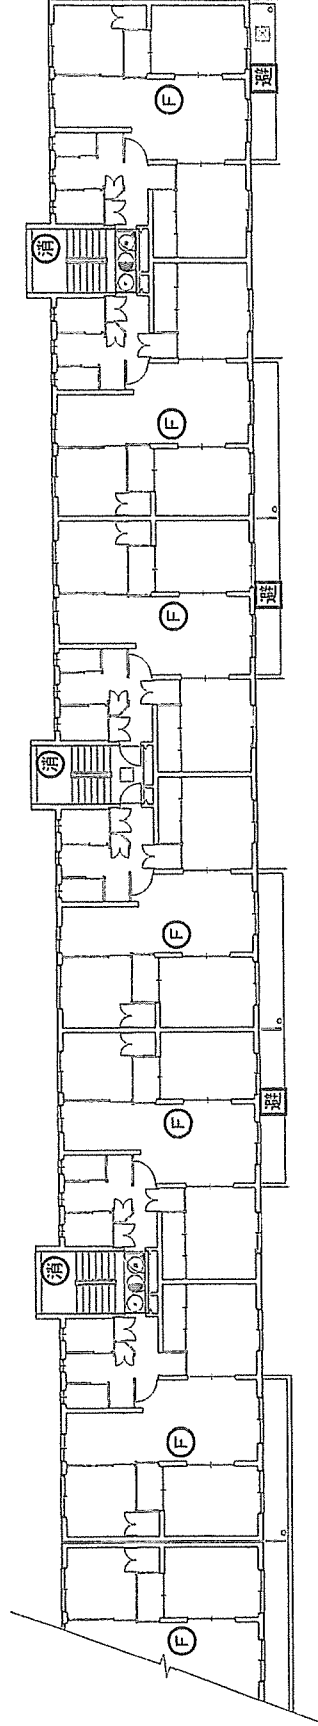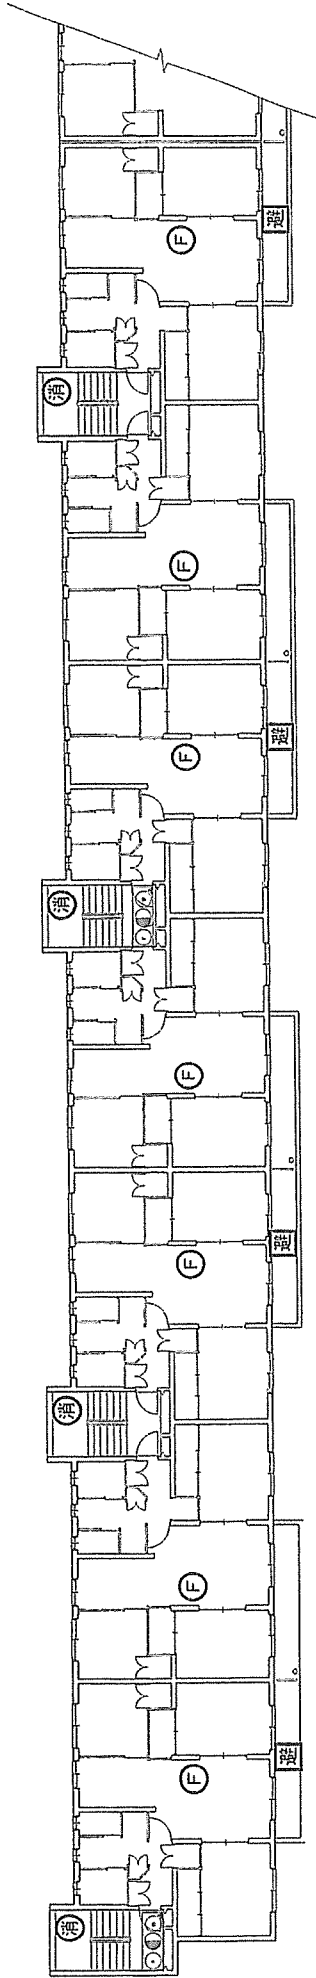



府中第8宿舍4F

凡例

記号	名称	数量	備考
消	消火器	7	
F	非常警報装置(非常電源内蔵)	4	操作部 音響装置 表示灯
F	起動装置	14	
避	避難器具	7	

関係者以外不許複製

件名	消防設備保守点検
図面名称	府中第8宿舍平面図4F
図案番号	25/33
縮尺	No scale
航空自衛隊府中基地	

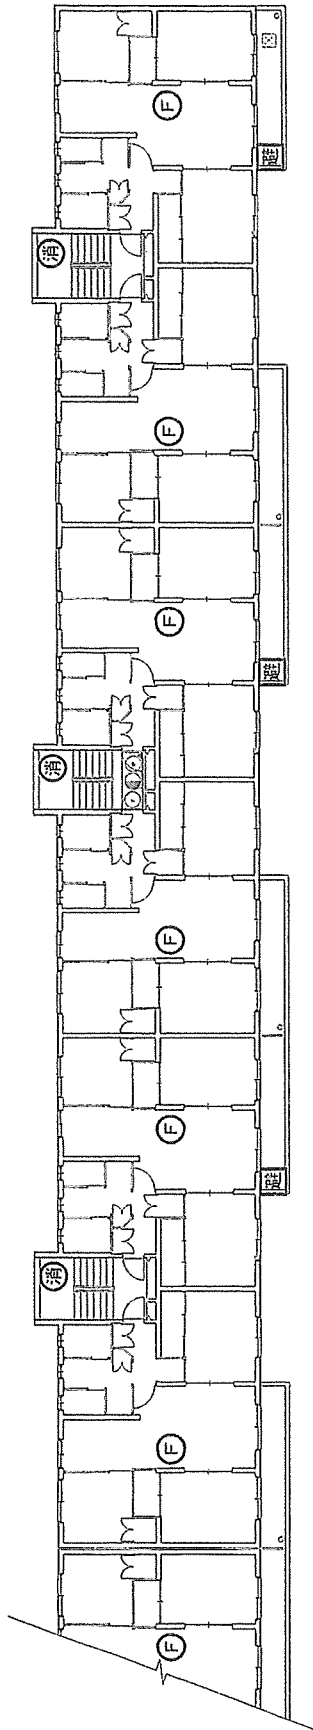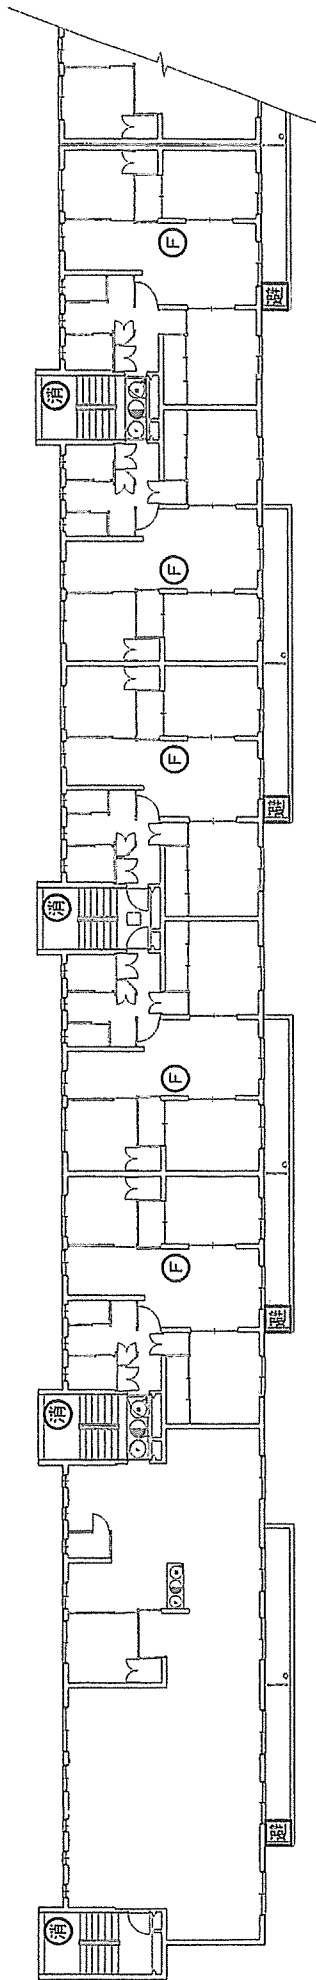


府中第8宿舍5F

凡例

記号	名称	数量	備考
消火器		7	
非常警報装置 (非常電源内蔵)		4	操作部 音響装置 表示灯
起動装置		1 2	
避難器具		7	

関係者以外不許複製

件名	消防設備保守点検
図面名称	府中第8宿舍平面図5F
図案番号	26/33
縮尺	No scale
航空自衛隊府中基地	

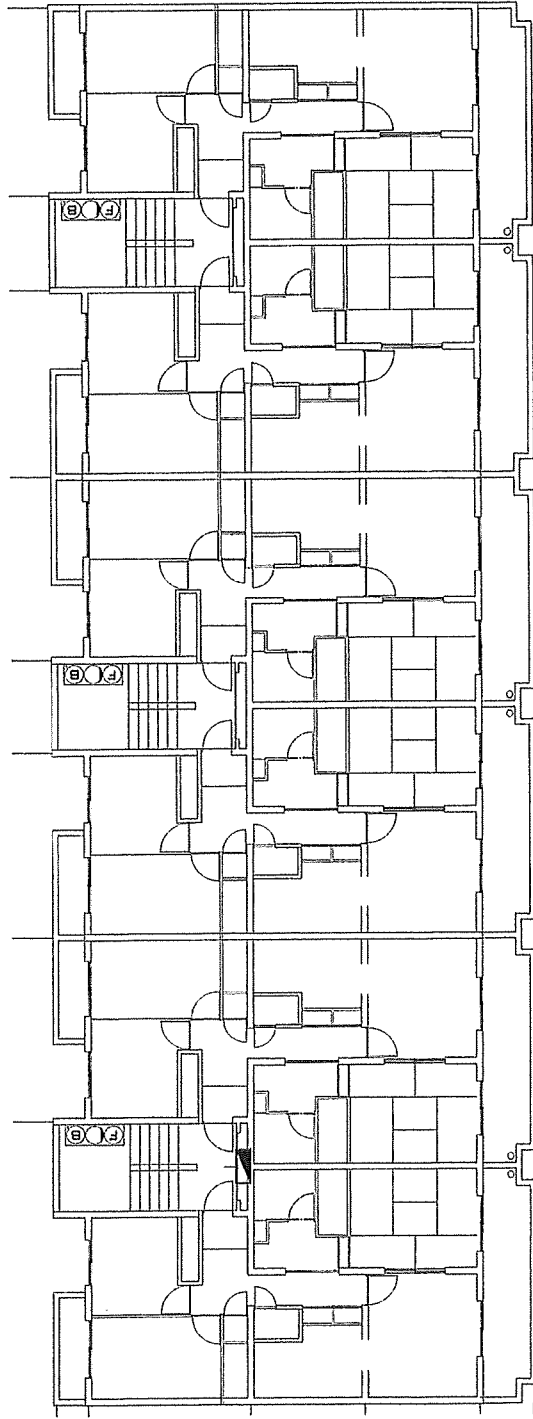


貫井北宿舎1号棟 1 F

凡例

記号	名称	数量	備考
①○②	非常警報設備 (非常電源内蔵)	3	操作部 起動装置 表示灯
■	分電盤	1	

関係者以外不許複製

件名	消防設備保守点検		
図面名称	貫井北宿舎1号棟平面図1F		
図案番号	27/33	縮尺	No scale
航空自衛隊府中基地			

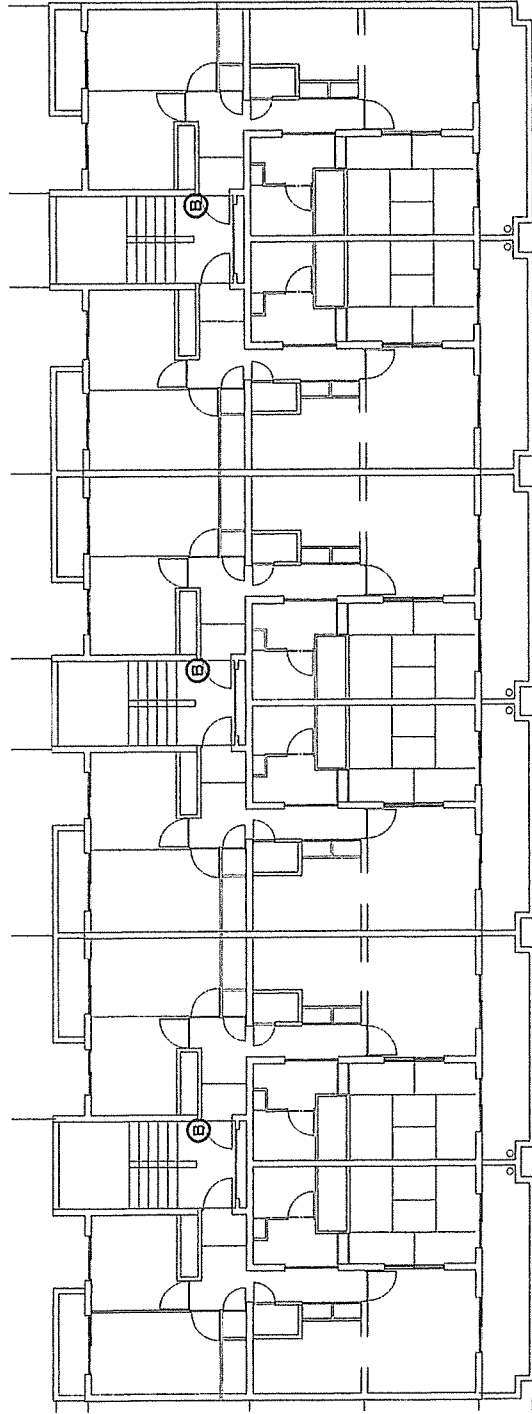


貫井北宿舎1号棟 2 F

凡例


記号	名称	数量	備考
Ⓔ	ベル	3	音響装置

関係者以外不許複製


件名	消防設備保守点検		
図面名称	貫井北宿舎1号棟平面図2F		
図案番号	28/33	縮尺	No scale
航空自衛隊府中基地			

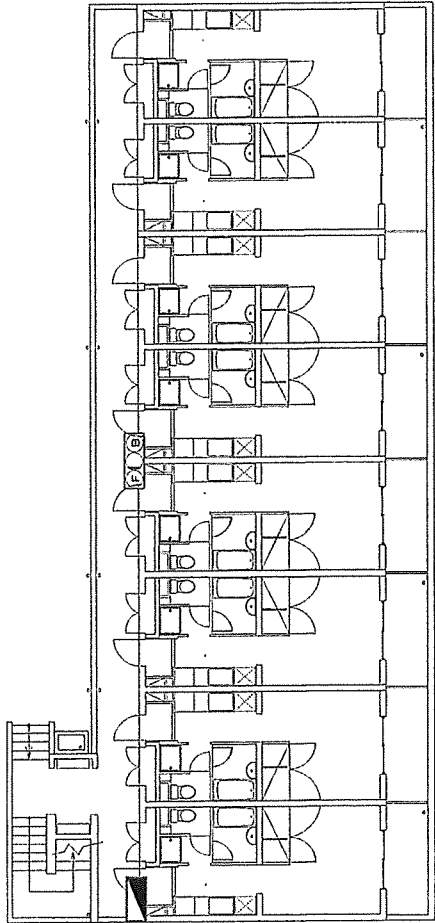

貫井北宿舎 2号棟 1 F

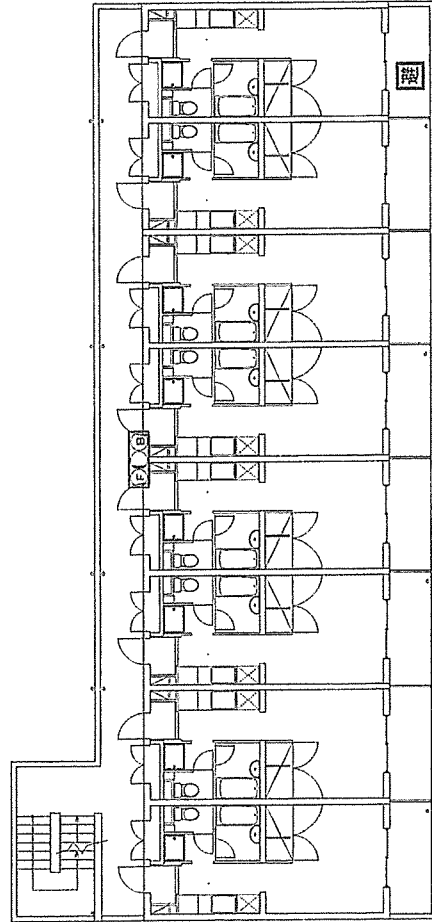

貫井北宿舎 2号棟 2 F

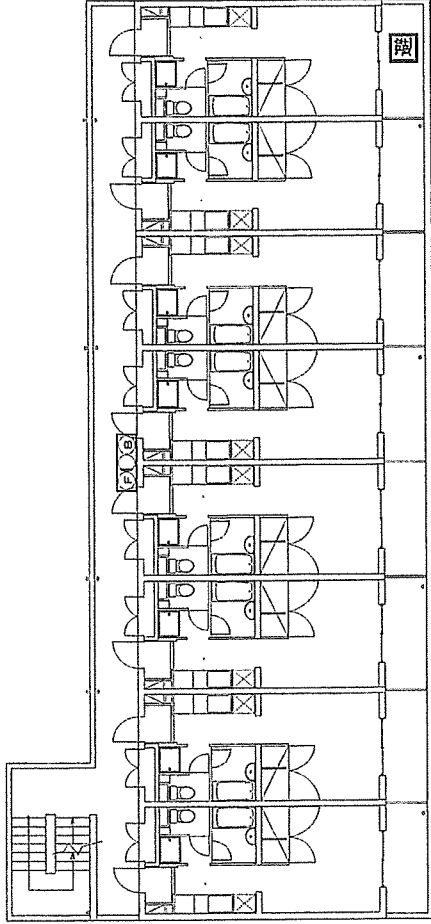


貫井北宿舎 2号棟 3 F

凡例


記号	名称	数量	備考
①②③	非常警報設備 (非常電源内蔵)	3	操作部 起動装置 音響装置 表示灯
④	分電盤	1	
⑤	避難器具	2	

関係者以外不許複製

件名	消防設備保守点検
図面名称	貫井北宿舎2号棟平面図1F~3F
図案番号	29/33
縮尺	No scale
航空自衛隊府中基地	

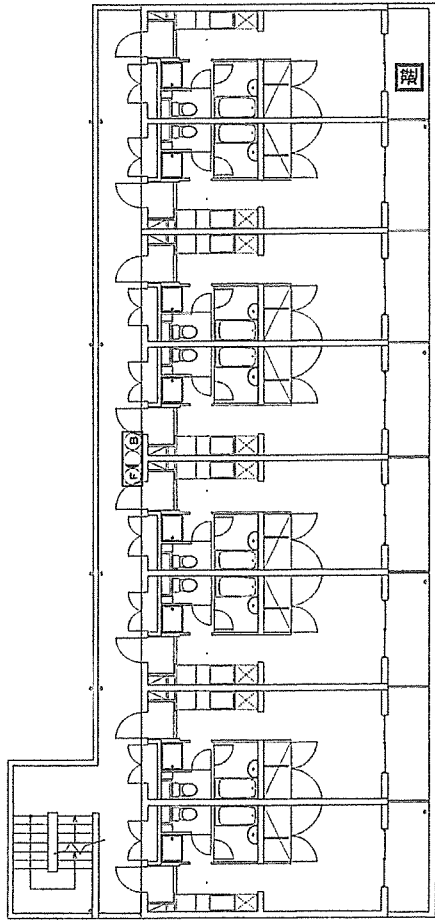

貫井北宿舎 2号棟 4 F

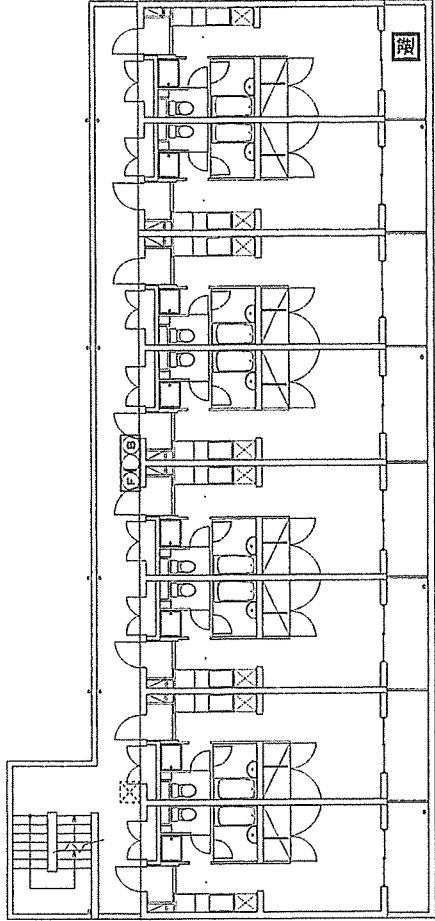

貫井北宿舎 2号棟 5 F




凡例

記号	名称	数量	備考
①②③	非常警報設備 (非常電源内蔵)	2	操作部 起動装置 音響装置 表示灯
④	避難器具	2	

関係者以外不許複製

件名	消防設備保守点検		
図面名称	貫井北宿舎2号棟平面図4F~5F		
図案番号	30/33	縮尺	No scale
航空自衛隊府中基地			

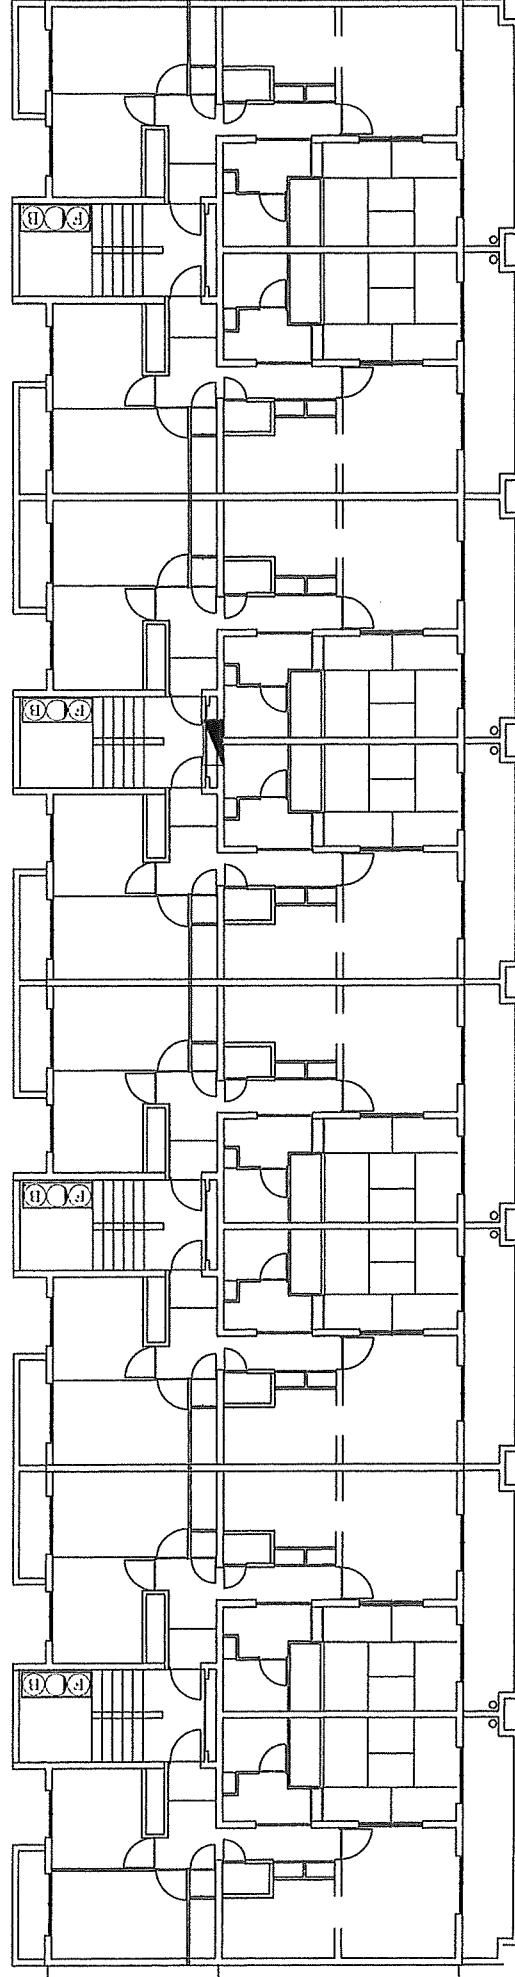


国分寺宿舎 1 F

凡例

記号	名称	数量	備考
①○②	非常警報設備 (非常電源内蔵)	4	操作部 起動装置 音響装置 表示灯
■	分電盤	1	

関係者以外不許複製

件名	消防設備保守点検		
図面名称	国分寺宿舎1F		
図案番号	31/33	縮尺	No scale
航空自衛隊府中基地			

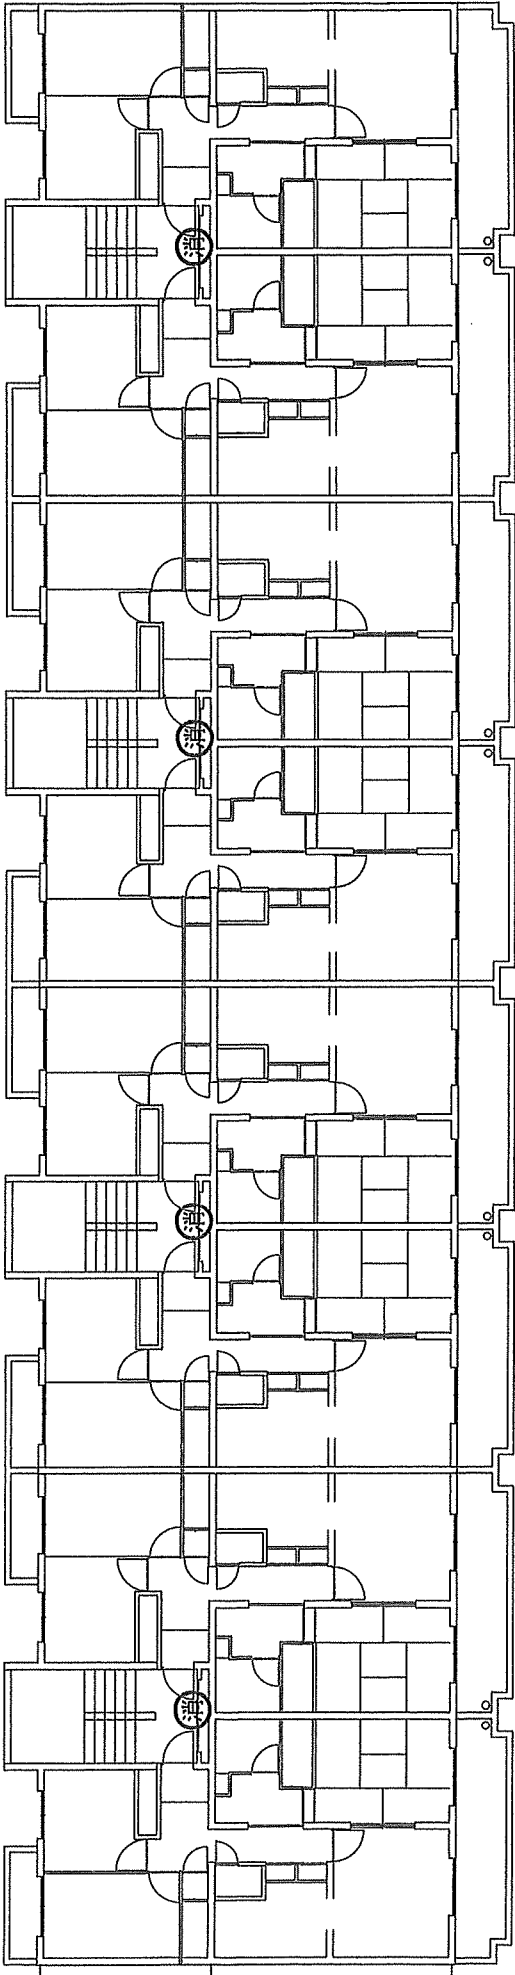


国分寺宿舍 2 F

凡例

記号	名称	数量	備考
③消	消火器	4	

関係者以外不許複製

件名	消防設備保守点検
図面名称	国分寺宿舍2F
図案番号	32/33
縮尺	No scale
航空自衛隊府中基地	

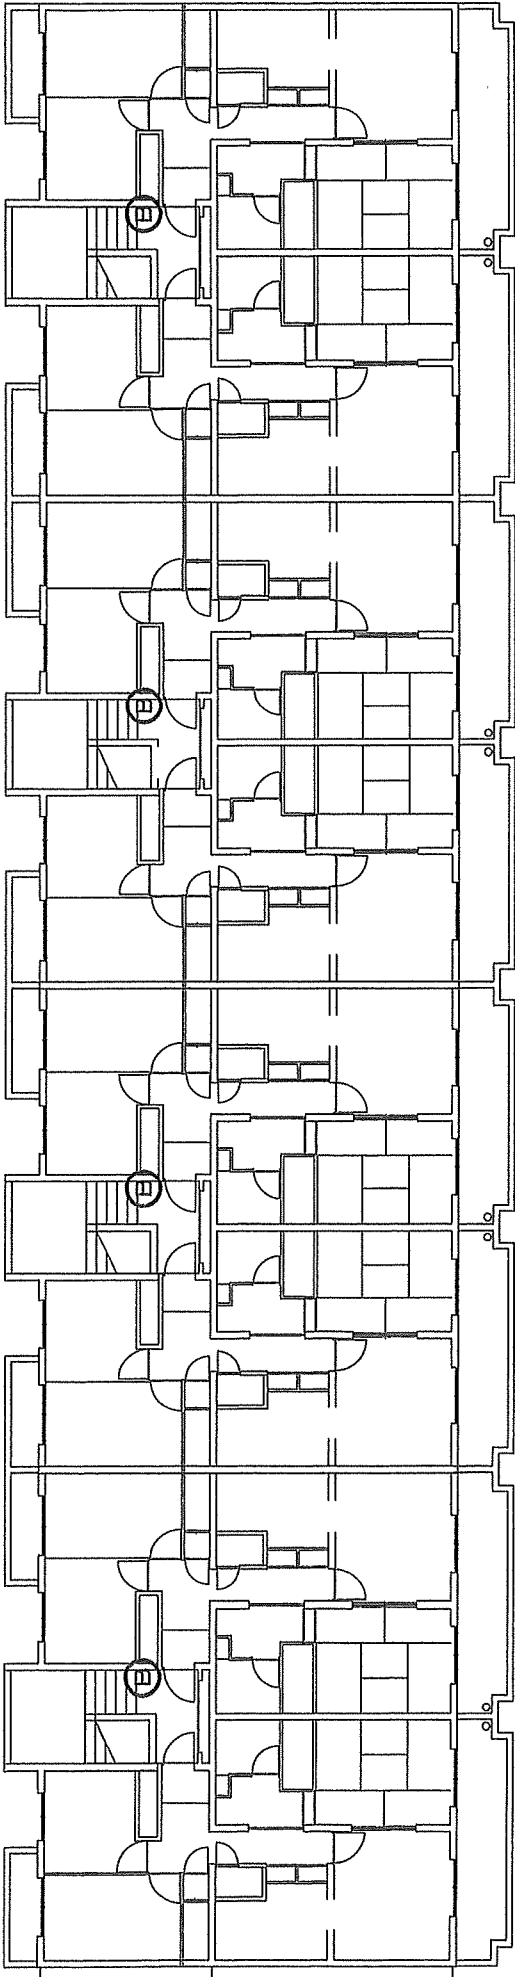

国分寺宿舎 3 F

凡例

記号	名称	数量	備考
㊦	ベル	4	

関係者以外不許複製			
件 名	消防設備保守点検		
図面名称	国分寺宿舎3F		
図案番号	33/33	縮 尺	No scale
航空自衛隊府中基地			

項目	場所	第1宿舎	第2宿舎	第4宿舎 1号棟	第4宿舎 2号棟	第6宿舎	第7宿舎 1号棟	第7宿舎 2号棟	第8宿舎	質井北宿舎 1号棟	質井北宿舎 2号棟	国分寺宿舎	規格等	合計数量
1	消火器具													
	機器点検 1回目、2回目													
	粉末消火器 加圧式	6	7	4	4	21	10	20						72本
	粉末消火器 蓄圧式		2							35		4		41本

項目	場所	第1宿舎	第2宿舎	第4宿舎 1号棟	第4宿舎 2号棟	第6宿舎	第7宿舎 1号棟	第7宿舎 2号棟	第8宿舎	貫井北宿舎 1号棟	貫井北宿舎 2号棟	国分寺宿舎	規格等	合計数量
	非常警報設備													
	機器点検及び総合点検													
2	操作部（電源部）	1	6	1	1		1	1	18	3	5	4		41組
	起動装置（発信機、押しボタン）	18	6	9	7	42	20	40	86	3	5	4		240組
	音響装置	3	9	2	2	7	4	8	18	6	5	8		72組
	表示灯		6						18	3	5	4		36灯

項目	場所	第1宿舎	第2宿舎	第4宿舎 1号棟	第4宿舎 2号棟	第6宿舎	第7宿舎 1号棟	第7宿舎 2号棟	第8宿舎	真井北宿舎 1号棟	真井北宿舎 2号棟	国分寺宿舎	規格等	合計数量
	避難器具													
	機器点検及び総合点検													
3	建物の地上階数2/金属	2	2	3	2	2	2	2	7		1			23組
	建物の地上階数3/金属	2	2			2	2	2	7		1			18組
	建物の地上階数4						2	2	7		1			12組
	建物の地上階数5						2	2	7		1			12組

[illegible]