

特記仕様書 (1)

- 1 工事名：放送設備（#145）更新工事
- 2 工事場所：航空自衛隊春日基地
- 3 工事概要：放送設備に必要な器材の更新 細部は次表のとおりとする。

| 工事概要      | 対象機器       | 数量  | 備考 |
|-----------|------------|-----|----|
| 放送設備器材の更新 | 放送設備「TOA製」 | 1 式 |    |

4 工事種別及び数量等

(1) 建築工事

ア 仮設工事

| 細目工種        | 規格等        | 数量                    | 図面番号 | 備考     |
|-------------|------------|-----------------------|------|--------|
| 養生・整理整頓後片付け |            | 44.01 m <sup>2</sup>  | 5/9  | 個別改修   |
| 養生・整理整頓後片付け |            | 132.60 m <sup>2</sup> | 5/9  | 搬出入路部分 |
| 内部仕上足場      | 枠組棚足場7段    | 26.01 m <sup>2</sup>  | 5/9  | 足場1    |
| 内部仕上足場      | ローリングタワー6m | 18 m <sup>2</sup>     | 5/9  | 足場2    |

イ 撤去工事

| 細目工種       | 規格等                           | 数量                  | 図面番号 | 備考     |
|------------|-------------------------------|---------------------|------|--------|
| 壁合板・ボード 撤去 | ラワン合板(OSV塗装)<br>1820×910×12mm | 3.28 m <sup>2</sup> | 6/9  | 撤去後、交換 |

ウ 内装改修工事

| 細目工種            | 規格等                           | 数量                  | 図面番号 | 備考 |
|-----------------|-------------------------------|---------------------|------|----|
| 壁下地組、下地板張り及び合板張 | ラワン合板(OSV塗装)<br>1820×910×12mm | 3.28 m <sup>2</sup> | 6/9  |    |

(2) 電気設備工事

ア 撤去工事

| 撤去器材         | 規格等     | 数量  | 図面番号 | 備考             |
|--------------|---------|-----|------|----------------|
| コラムスピーカー 防球形 | TZ-300N | 2 個 | 6/9  | 撤去後、ラッパ合板交換    |
| コラムスピーカー 防滴形 | TZ-201  | 6 個 | 7/9  |                |
| 天井埋込スピーカー    | PC330RT | 2 個 | 6/9  | コネクタボクシング等を含む。 |
| トランペットスピーカー  | TC-101M | 3 個 | 7/9  |                |

|               |           |     |          |          |
|---------------|-----------|-----|----------|----------|
| コネクタボックスキャリヤ形 | FX-1-31CF | 3 個 | 6/9      | キャリヤのみ撤去 |
| コネクタキャリヤ形     | YA-31C    | 5 個 | 6/9      |          |
| 放送用配線         |           | 1 式 | 6/9, 7/9 |          |

イ 通信・情報設備工事

| 取付器材              | 規格等       | 数量  | 図面番号     | 備考          |
|-------------------|-----------|-----|----------|-------------|
| ラインアレイススピーカー      | SR-T5     | 2 個 | 8/9      |             |
| マツチンゾトラونس        | MT-S0602  | 4 個 | 8/9, 9/9 | SR-T5、T-550 |
| 天井埋込スピーカー         | CM-2330AT | 2 個 | 8/9      |             |
| ワイトホンススピーカー       | CS-153    | 3 個 | 9/9      |             |
| キャンソ3P (メス) コンセント | CANON-3P  | 3 個 | 8/9      |             |
| マイク用コンセント         | YM-3CF    | 5 個 | 8/9      |             |
| コラムスピーカー          | TZ-205    | 6 個 | 9/9      |             |
| コラムスピーカー取付金具      | YS-301    | 6 個 | 9/9      |             |
| 防球構造型スピーカー        | T-550     | 2 個 | 9/9      |             |
| 放送用配線             |           | 1 式 | 8/9, 9/9 |             |

5 特記事項

- (1) 放送用配線は、ワイヤレスマイクアンテナ、有線マイク、スピーカーに接続されるケーブルは既設配線を撤去後、更新配線を敷設するものとする。
- (2) 規格については、同等品もしくは同等品以上のもので、放送設備の機能として問題のないものとする。
- (3) 請負者は、撤去した養生材については官側に引継ぐものとする。
- (4) 体育館（1F、2F平面図、立面図、系統図）の図面をCADにて作成し官側に提出するものとする。

許可なく関係者以外に図面を貸出、複製及び回覧をさせてはならない。

| 件名  | 放送設備更新工事 | 図面番号 |
|-----|----------|------|
| 図面名 | 特記仕様書(1) | 1/9  |
| 縮尺  | No scale |      |

航空自衛隊春日基地

## 特記仕様書 (2)

その他監督官が指示する書類及び写真

都度

別示

(4) 建屋番号#145のライソアレイススピーカー及び防球構造型スピーカーは、同建屋内全域を満たす機能を有するものとする。

(5) ローリングタワー等の足場を使用する際には、落下防止の措置を施すものとする。

(6) 脚立等の簡易足場を使用する場合は床面の損傷防止措置を取ること。

(7) 施工完成後、機能試験を実施し異常がないことを確認するものとする。

### 6 提出書類

請負者は、次に示す監督官の指示する書類を作成し、遅延なく提出するものとする。


| 書類名                          | 提出期限  | 様式  |
|------------------------------|-------|-----|
| 現場代理人通知書                     | 契約後   | 官側  |
| 工程表                          | 契約後   | 請負者 |
| 着工届                          | 着工前   | 官側  |
| 材料検査簿                        | 都度    | 官側  |
| 出荷証明書及び品質等証明書                | 都度    | 請負者 |
| 養生材調書                        | 都度    | 官側  |
| 工事完成通知および工事完成検査願書            | 完成後   | 官側  |
| 工事日報                         | 都度    | 請負者 |
| 工事写真                         | 完成検査時 | 請負者 |
| 施工計画書                        | 着工前   | 請負者 |
| CAD図面 (体育館1F, 2F平面図、立面図、系統図) | 完成後   | 請負者 |

許可なく関係者以外に図面を貸出、複製及び回覧をさせてはならない。


|     |           |          |       |
|-----|-----------|----------|-------|
| 件名  | 放送設備更新工事  | 図面番号     | 2 / 9 |
| 図面名 | 特記仕様書 (2) | 縮尺       |       |
| 縮尺  |           | No scale |       |

航空自衛隊春日基地

広域

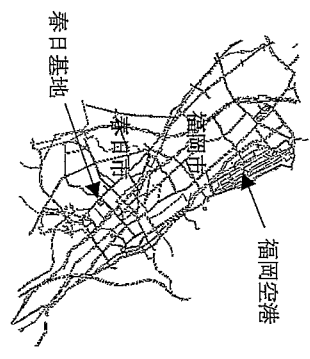


春日基地

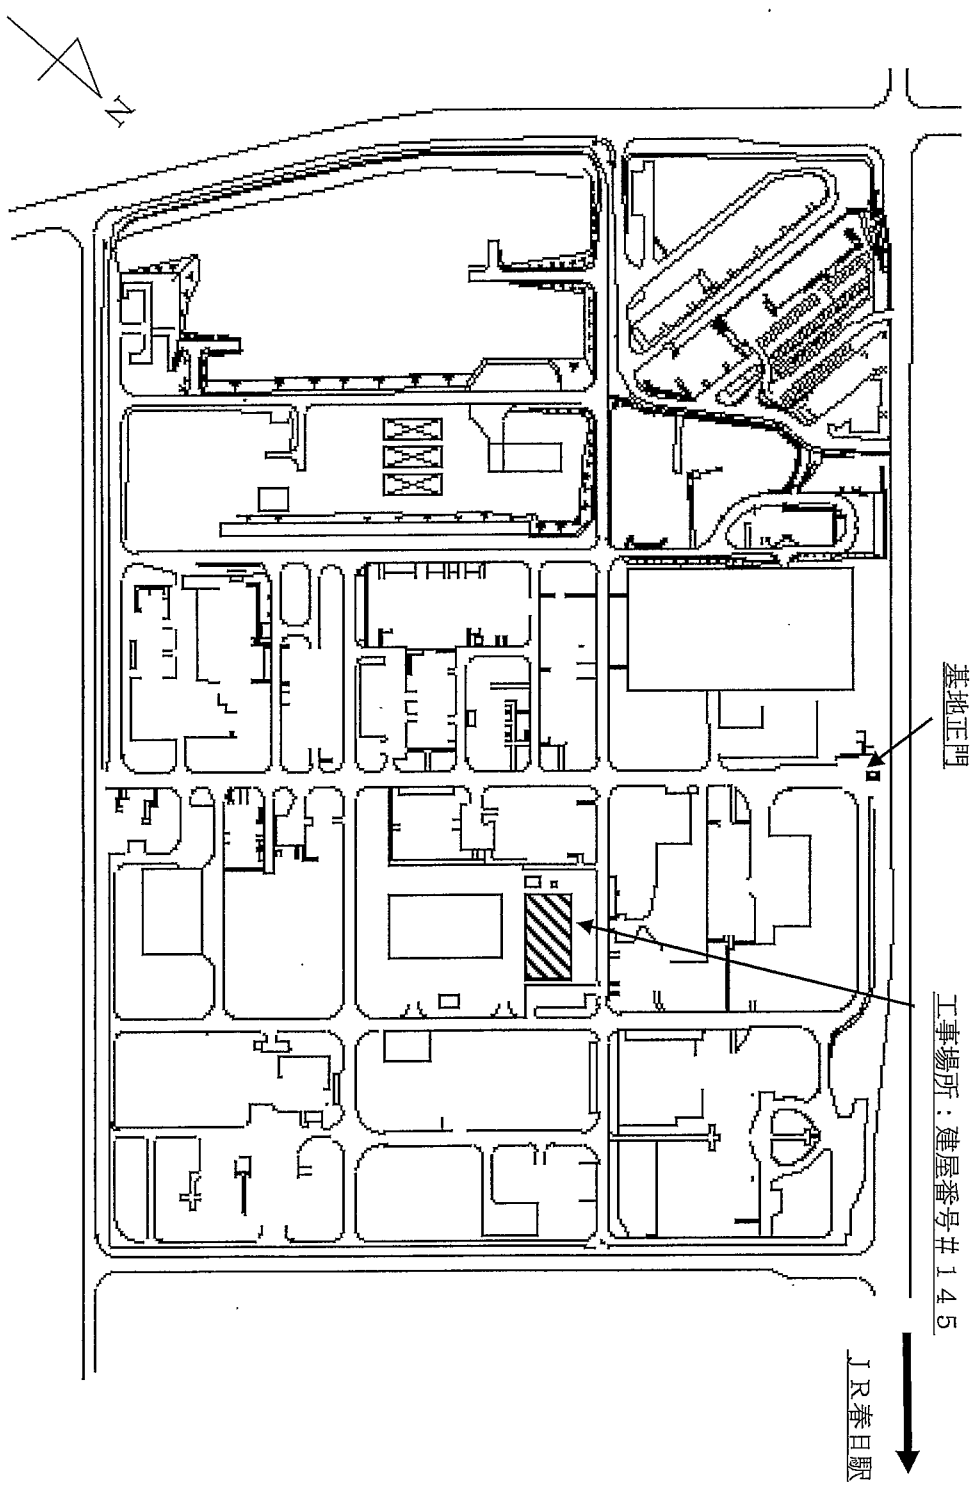


許可なく関係者以外に図面を貸出、複製及び回覧をさせてはならない。

|           |          |      |          |
|-----------|----------|------|----------|
| 件名        | 放送設備更新工事 | 図面番号 | 3 / 9    |
| 図面名       | 案内図      | 縮尺   | No scale |
| 航空自衛隊春日基地 |          |      |          |


A 立面图

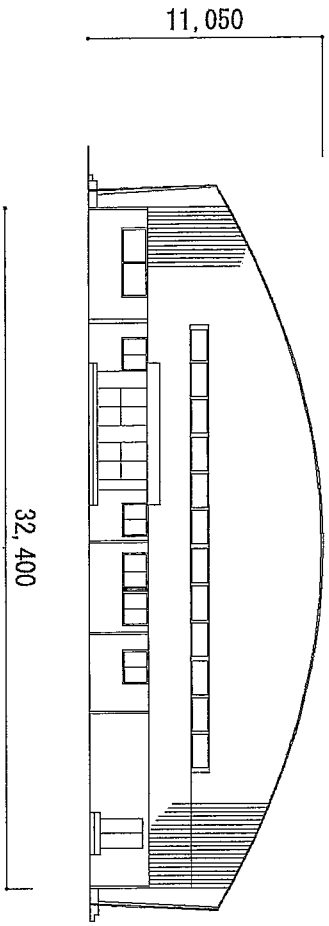



B 立面图

 


C 立面图

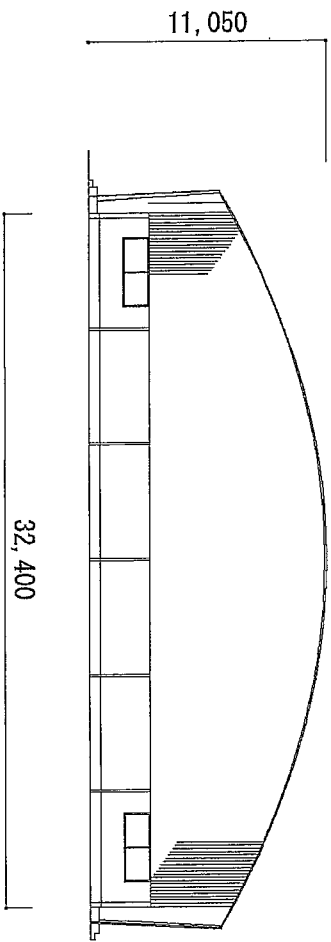

D 立面图

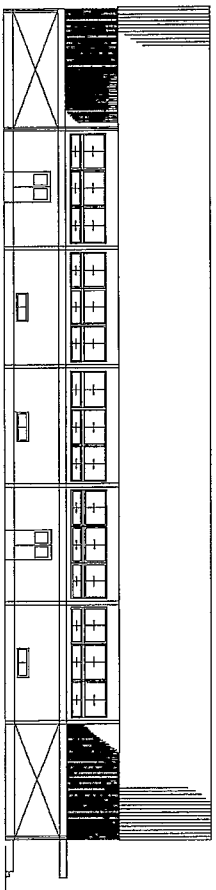 

C

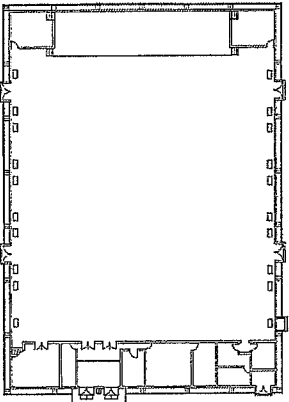


B

A

D

許可なく関係者以外に図面を貸出、複製及び回覧をさせてはならない。

|           |             |      |          |
|-----------|-------------|------|----------|
| 件名        | 放送設備更新工事    | 図面番号 | 4 / 9    |
| 図面名       | 建屋番号#145立面図 | 縮尺   | No scale |
| 航空自衛隊春日基地 |             |      |          |

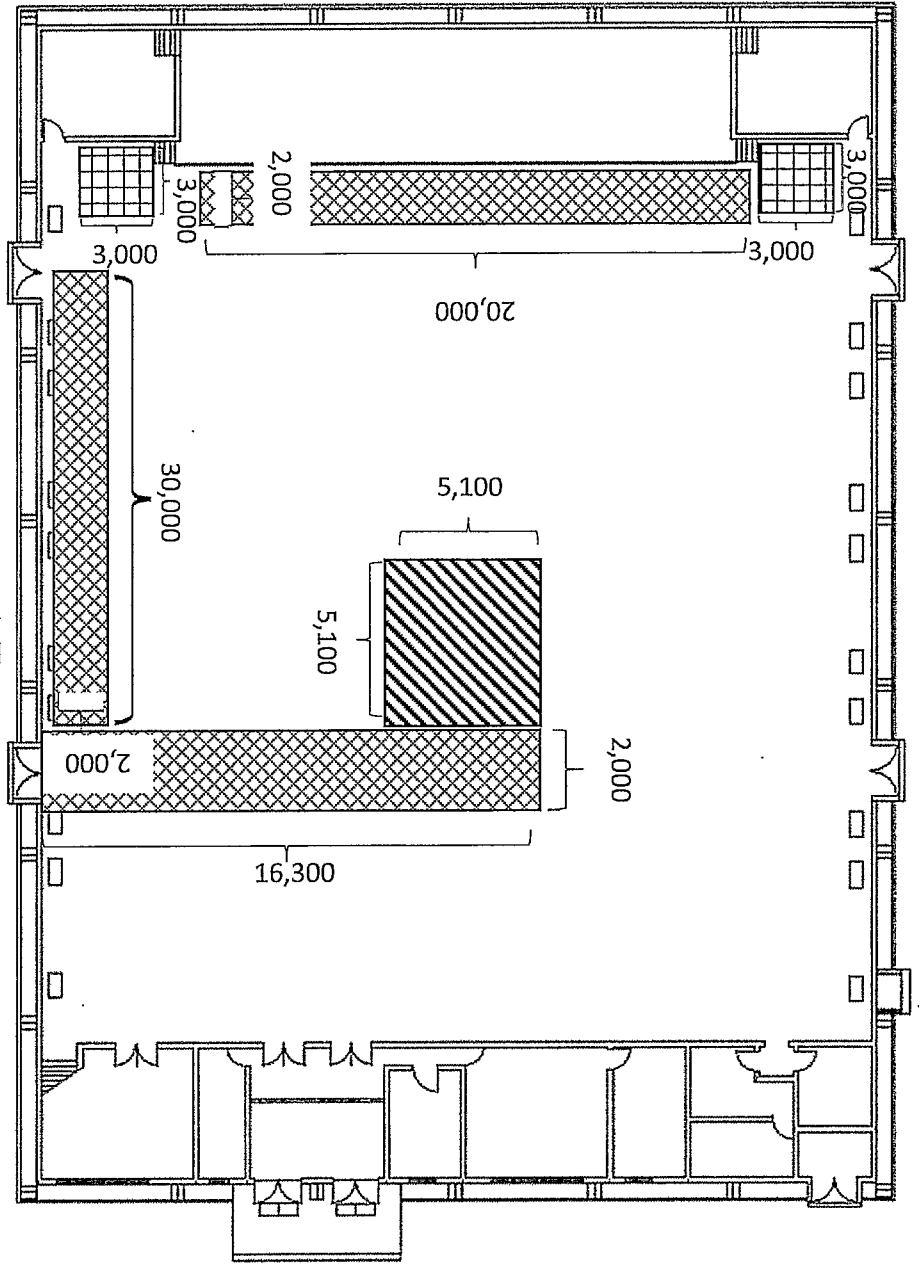


1 F

| 記号 | 項目          | 数量                    | 備考  |
|----|-------------|-----------------------|---|
|    | 養生・整理整頓後片付け | 176.61 m <sup>2</sup> | 数量内訳<br>個別改修<br>搬出入路部分: 132.6m <sup>2</sup> |
|    | 内部仕上足場 足場1  | 26.01 m <sup>2</sup>  | コラスティック設置位置 1Fから10.5m                       |
|    | 内部仕上足場 足場2  | 18 m <sup>2</sup>     | ラバリックティック設置位置 1Fから4.3m                      |

許可なく関係者以外に図面を貸出、複製及び回覧をさせずにはならない。

|     |                 |      |       |
|-----|-----------------|------|-------|
| 件名  | 放送設備更新工事        | 図面番号 | 5 / 9 |
| 図面名 | 建屋番号#145平面図(仮設) | 縮尺   |       |

航空自衛隊春日基地

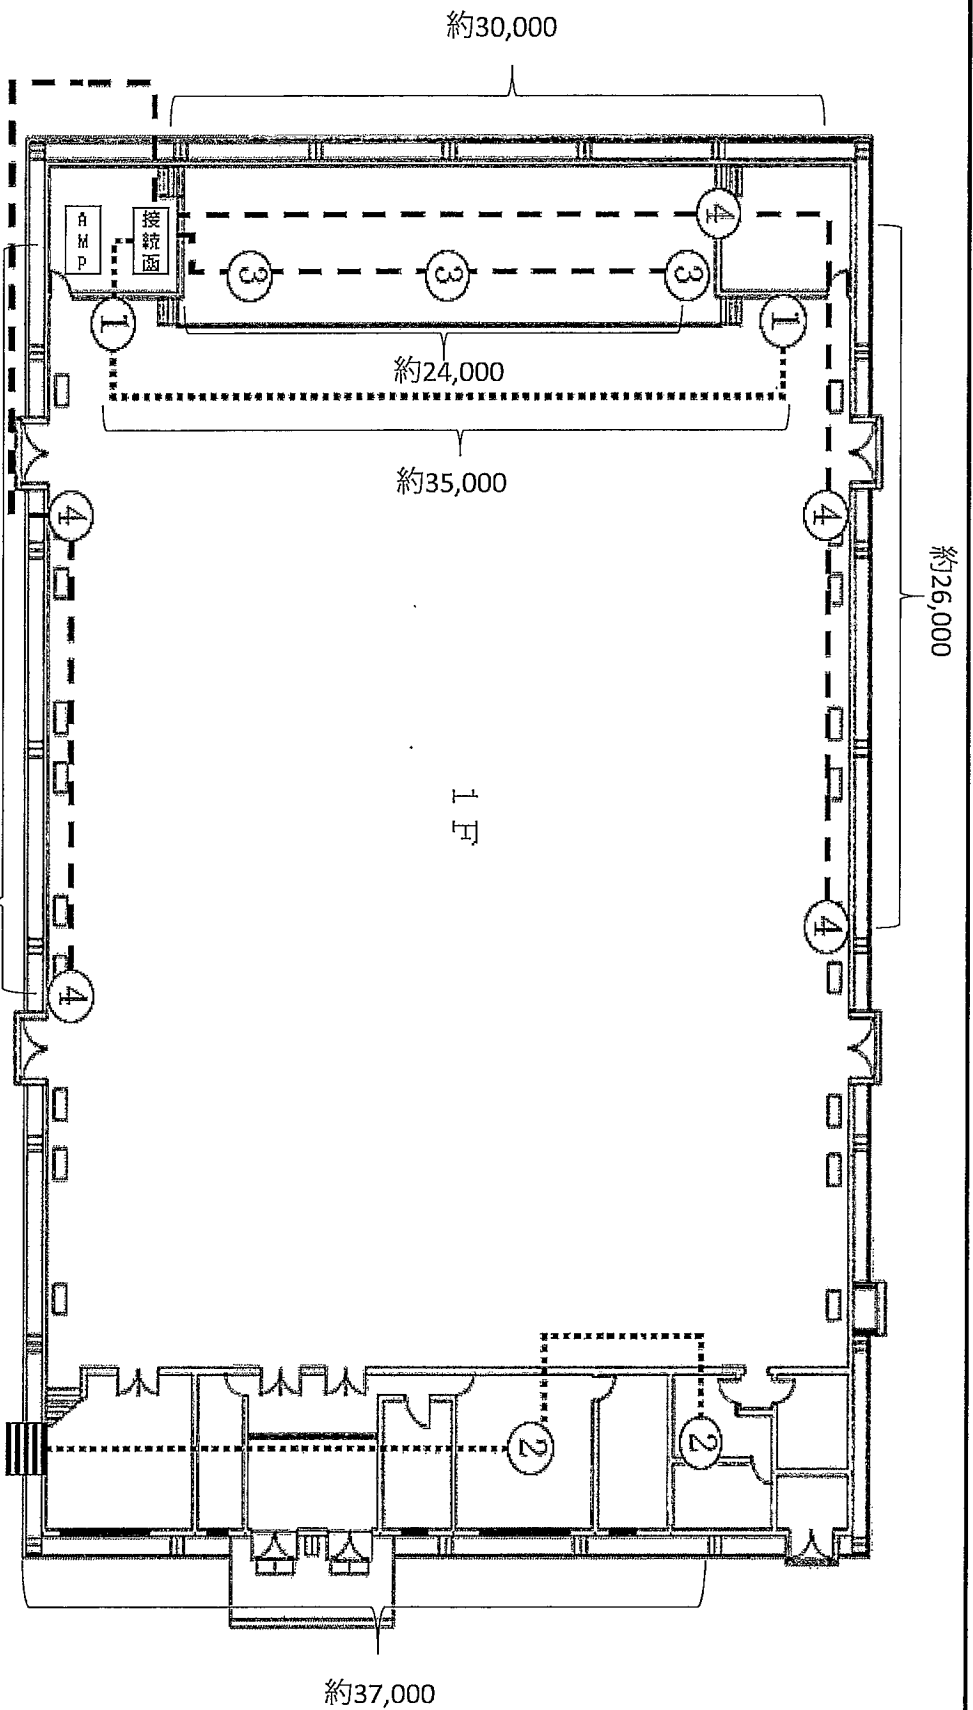

許可なく関係者以外に図面を貸出、複製及び回覧をさせてはならない。


※図における撤去線に関しては実測値とする。

- 【凡例】
- ..... スレ°カー用ケーブル撤去線
  - 有線ネットワークケーブル撤去線
  - ▨▨▨▨ 1F更衣室スレ°カー

| No | 品名          | 規格・品番     | 備考                          |
|----|-------------|-----------|-----------------------------|
| ①  | スレ°カー 防球形   | TZ-300N   | 撤去後、ソリ合板 (1820×910×12mm) 交換 |
| ②  | 天井埋込スレ°カー   | PC330RT   | 撤去                          |
| ③  | ネットワークケーブル形 | FX-1-31CF | ケーブルネットのみ撤去                 |
| ④  | エネットケーブル形   | VA-31C    | 撤去                          |

|     |                  |       |
|-----|------------------|-------|
| 件名  | 放送設備更新工事         |       |
| 図面名 | 建屋番号#145平面図(撤去1) | 図面番号  |
| 縮尺  | No scale         | 6 / 9 |

航空自衛隊春日基地

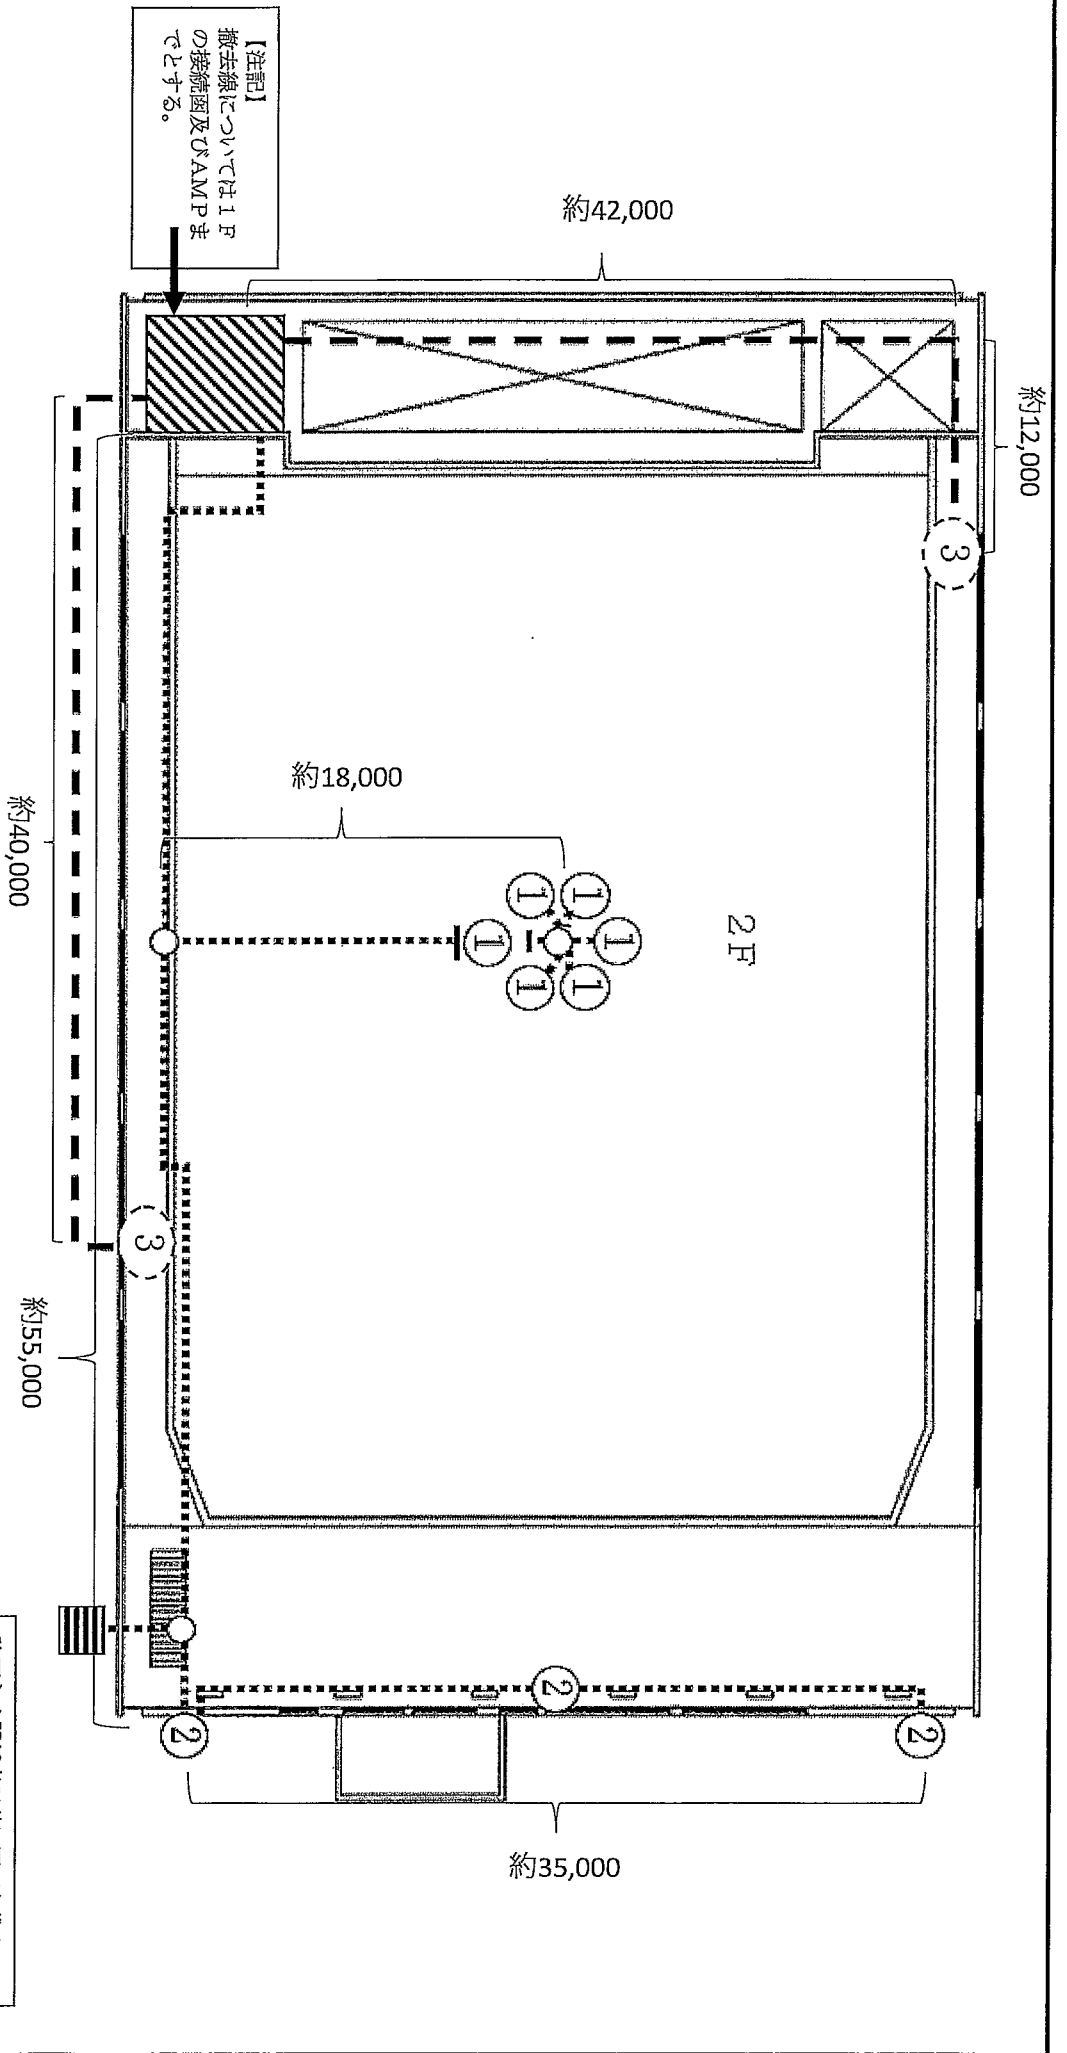

| No | 品名          | 規格・品番   | 備考     |
|----|-------------|---------|--------|
| ①  | コリスレ-カー 防滴形 | TZ-201  | 撤去     |
| ②  | コリスレ-カー     | TC-101M | 撤去     |
| ③  | ワイルドスプレ-カー  | 別途工事    | 配線のみ撤去 |


【凡例】

|       |                     |
|-------|---------------------|
| ..... | スレ-カー用ケー-ブル撤去線      |
| ---   | ワイルドスプレ-カー用ケー-ブル撤去線 |
|       | 1F 更衣室スレ-カー         |

許可なく関係者以外に図面を貸出、複製及び回覧をさせてはならない。

|     |                  |      |          |
|-----|------------------|------|----------|
| 件名  | 放送設備更新工事         | 図面番号 | 7 / 9    |
| 図面名 | 建屋番号#145平面図(撤去2) | 縮尺   | No scale |

航空自衛隊春日基地

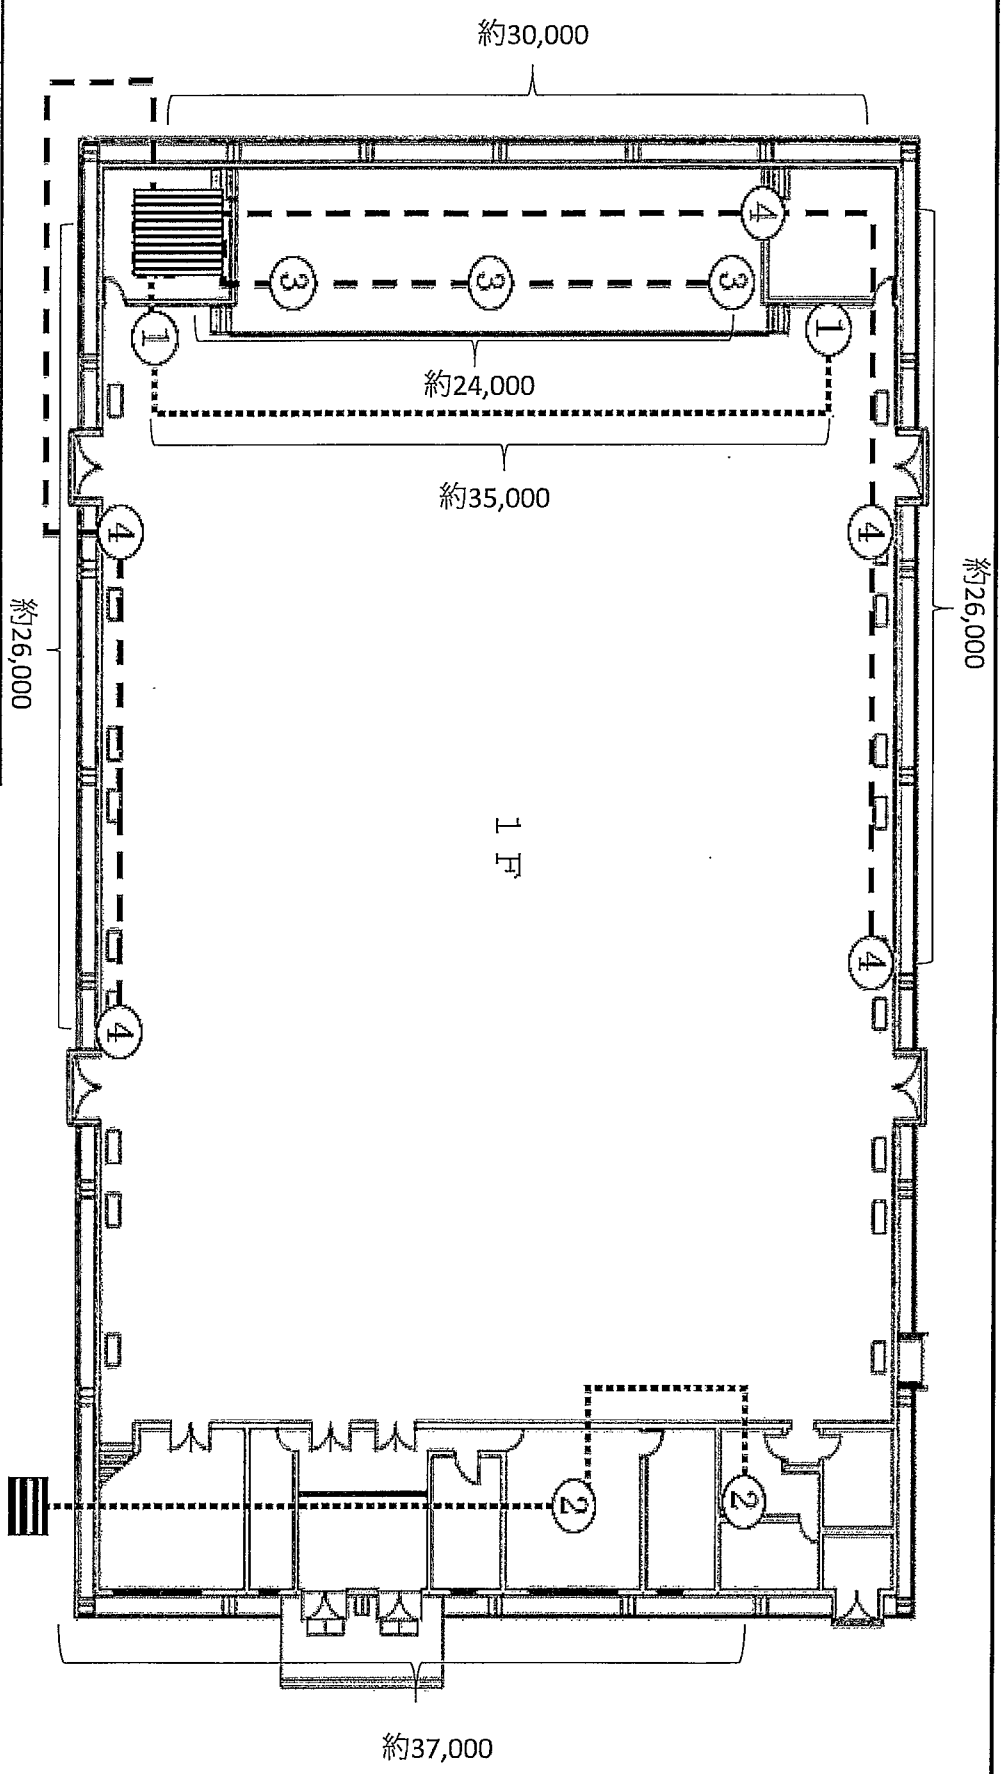

| No | 品名                    | 規格・品番               | 備考 |
|----|-----------------------|---------------------|----|
| ①  | ライトレール車<br>(マツダトランセル) | SR-T5<br>(MT-S0602) | 取付 |
| ②  | 天井埋込レール車              | CM-2330AT           | 取付 |
| ③  | キャノン3P (メカコンベト)       | CANON-3P            | 取付 |
| ④  | ライク用コンベト              | YM-3CF              | 取付 |

※図における更新配線については実測値とする。

**【凡例】**


- ..... スレール車用ケーブル敷設線
- 有線ライク用ケーブル敷設線
- ||||| 既設放送装置 (別途工事)
- ≡≡≡ 1F 更衣室スレール車

許可なく関係者以外に図面を貸出、複製及び回覧をさせはならない。

|     |                  |      |          |
|-----|------------------|------|----------|
| 件名  | 放送設備更新工事         | 図面番号 | 8 / 9    |
| 図面名 | 建屋番号#145平面図(取付1) | 縮尺   | No scale |

航空自衛隊春日基地



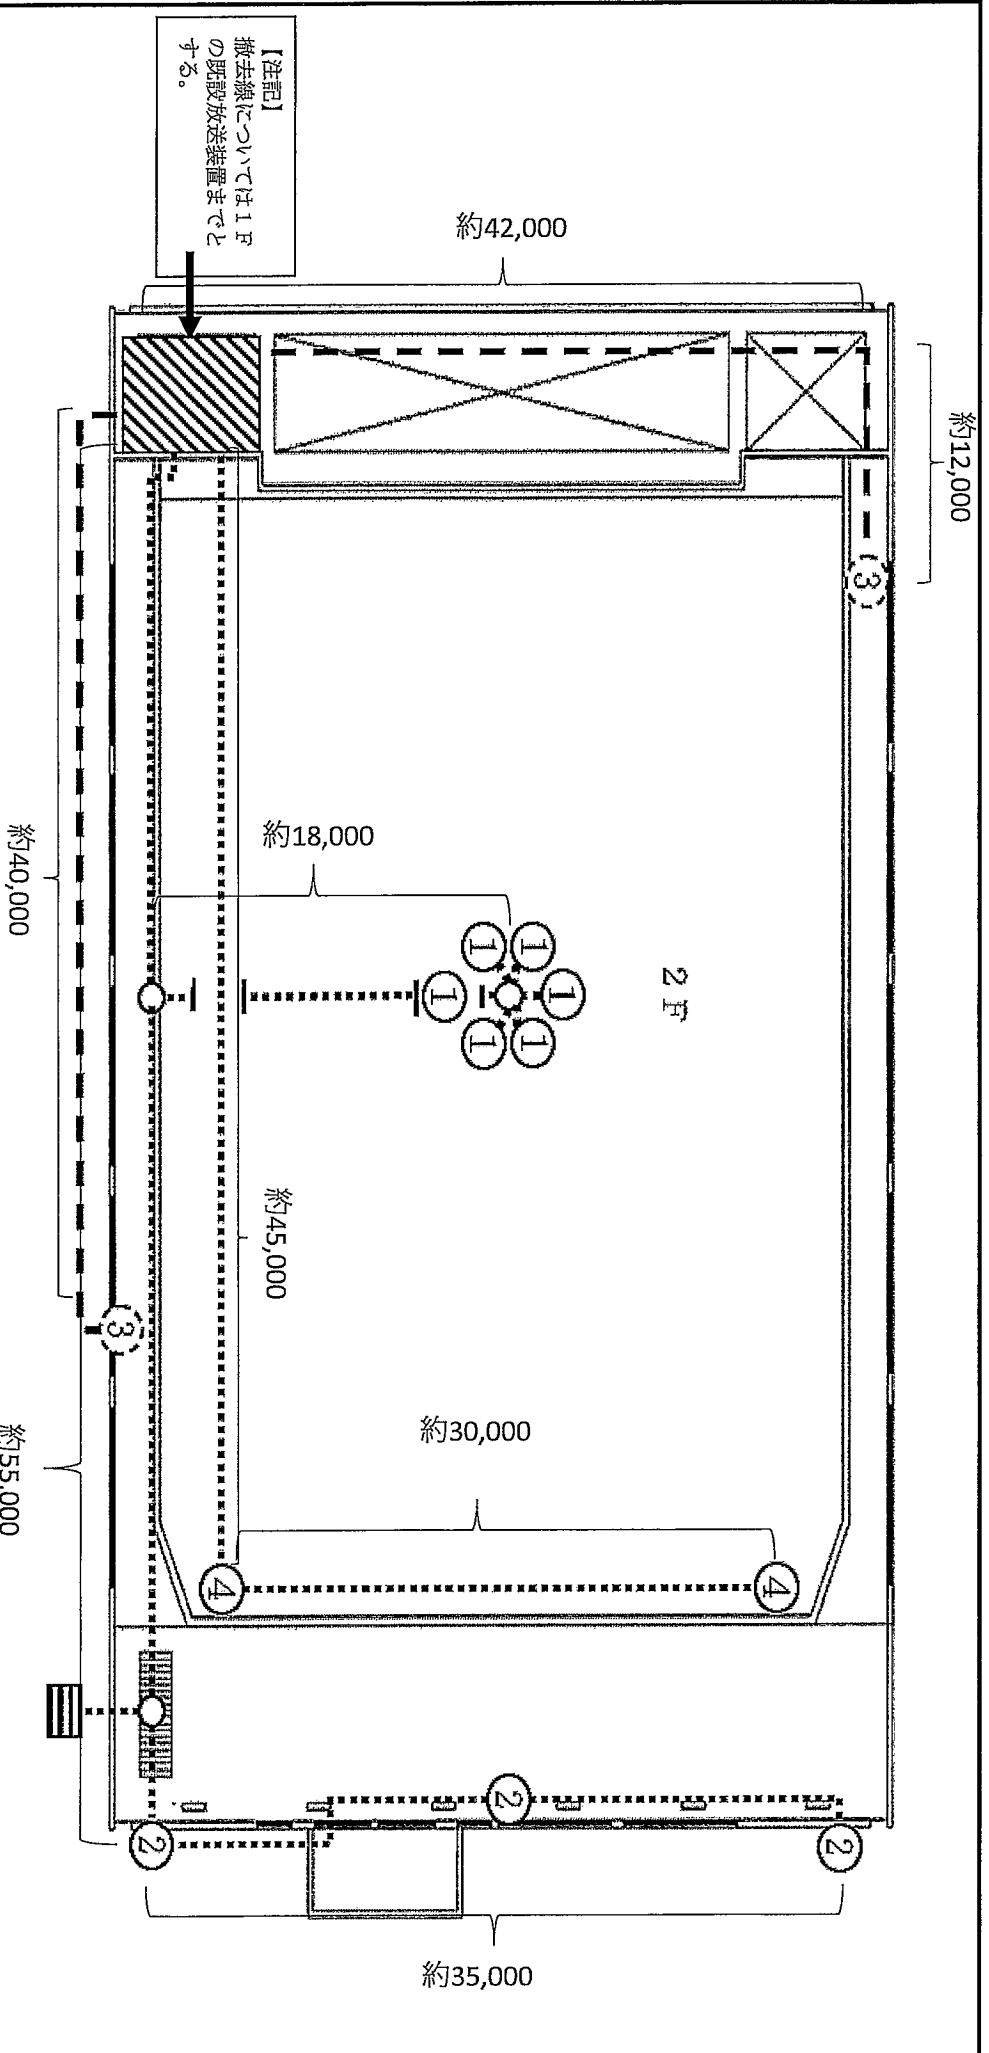

【注記】  
撤去線については1F  
の既設放送装置までと  
する。

| No  | 品名                       | 規格・品番               | 備考            |
|-----|--------------------------|---------------------|---------------|
| ①   | コラスピ-カー                  | TZ-205              | 取付            |
| ②   | ワイヤレスピ-カー                | CS-153              | 取付            |
| (3) | ワイヤレスアンテナ                | 別途工事により取付           | 配線のみ          |
| ④   | 防球構造型ピ-カー<br>(ワイヤレスピ-カー) | T-550<br>(MT-S0602) | 取付<br>IFLから3m |

※図における更新配線に関しては実測値とする。

【凡例】

- ..... スピ-カー用ケーブル敷設線
- ワイヤレスアンテナ用ケーブル敷設線
- ▨▨▨▨ 1F更衣室スピ-カー

許可なく関係者以外に図面を貸出、複製及び回覧をさせてはならない。

|           |                  |      |          |
|-----------|------------------|------|----------|
| 件名        | 放送設備更新工事         | 図面番号 | 9 / 9    |
| 図面名       | 建屋番号#145平面図(取付2) | 縮尺   | No scale |
| 航空自衛隊春日基地 |                  | 図面番号 |          |