


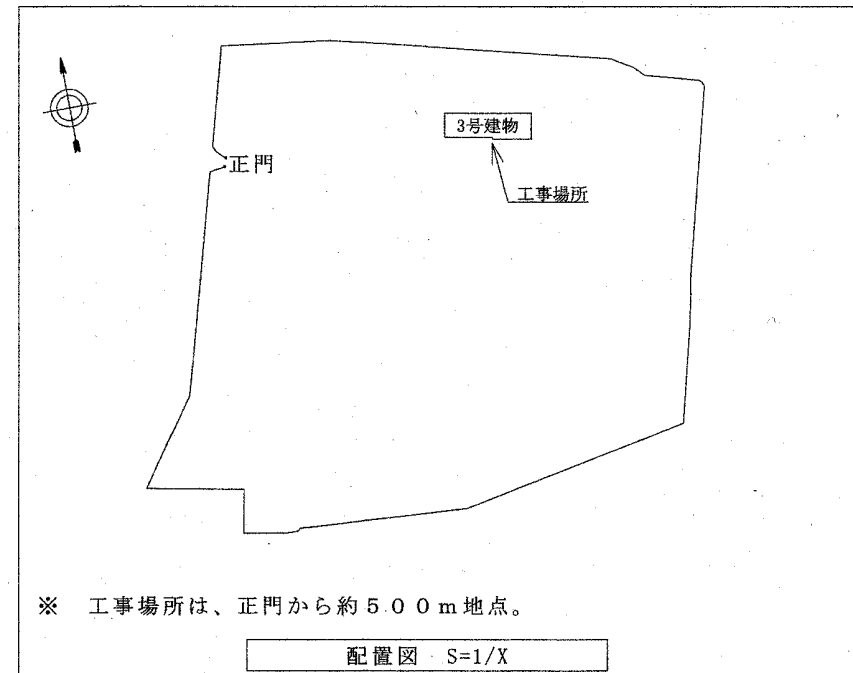
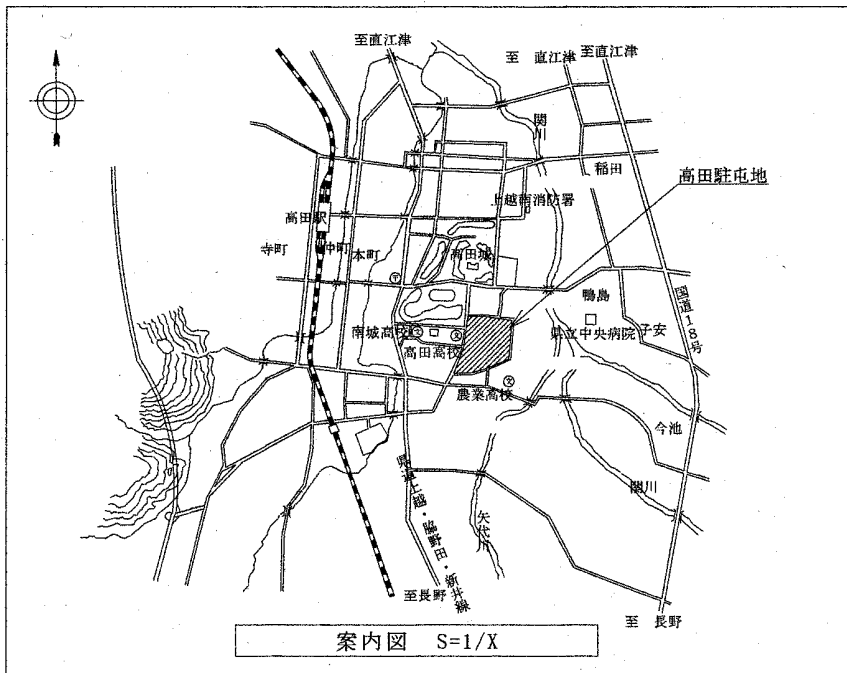
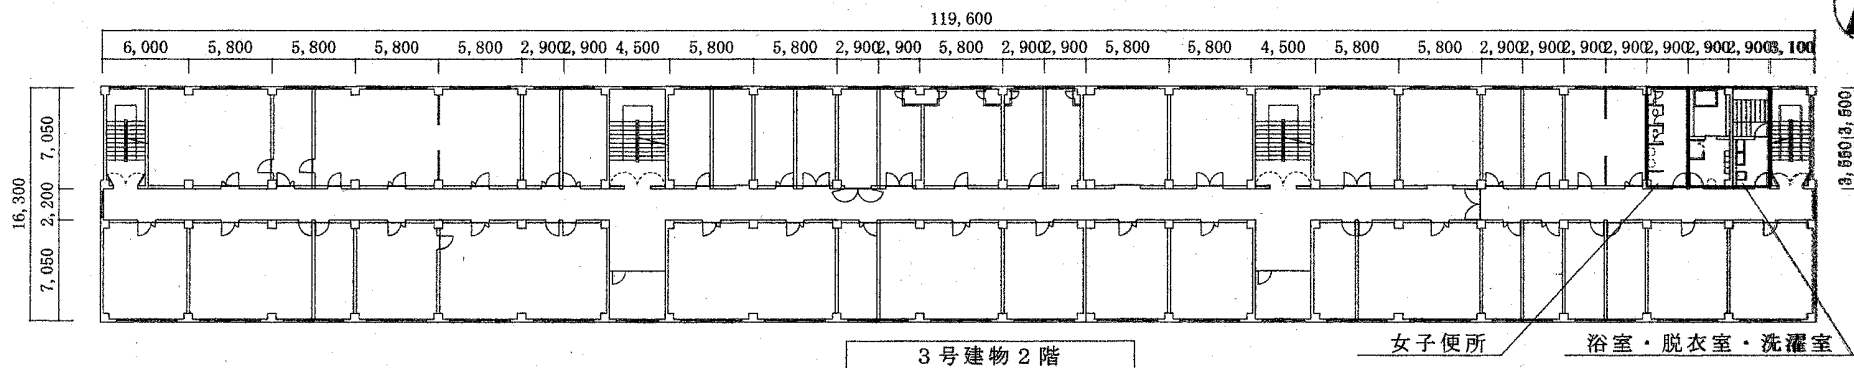


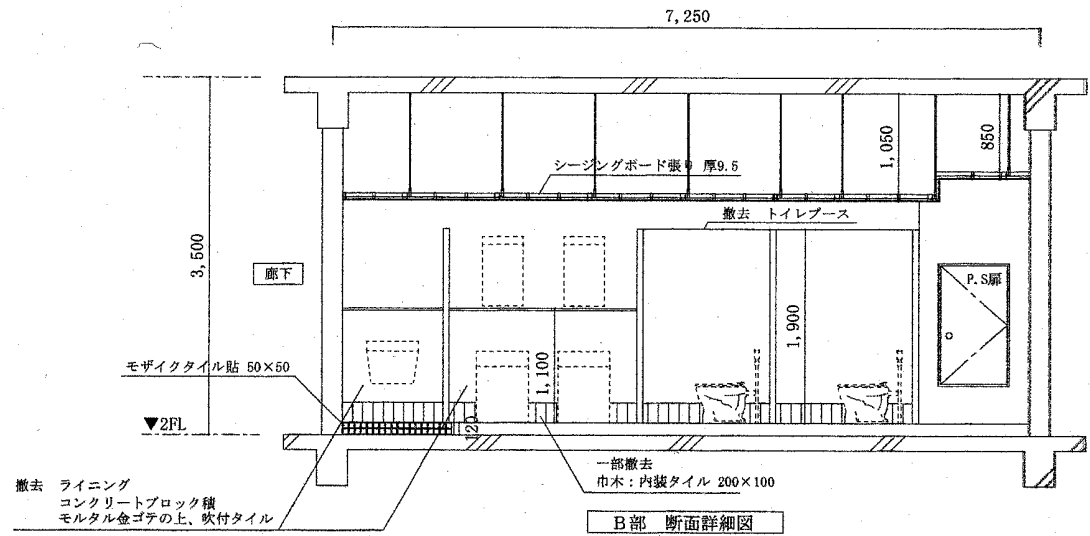




※ 工事場所は、正門から約5.00m地点。

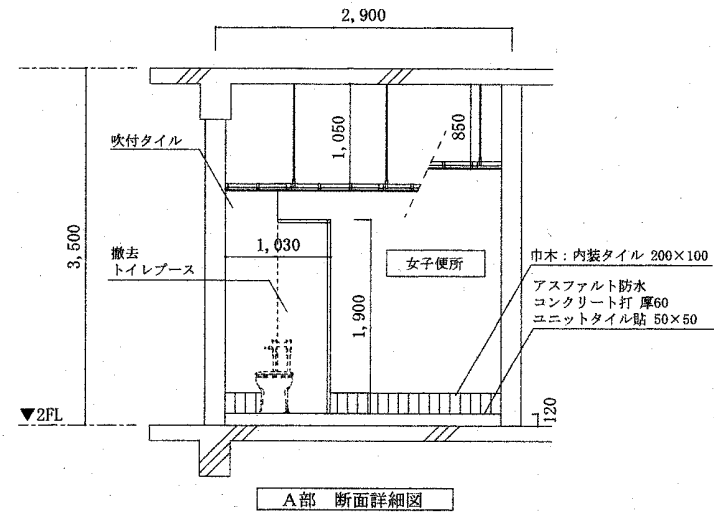

件名	(4) 3号建物衛生設備改修工事		
図面	案内図、配置図、平面図	縮尺	1/X
	高田駐屯地業務隊管理科	図面番号	5/22

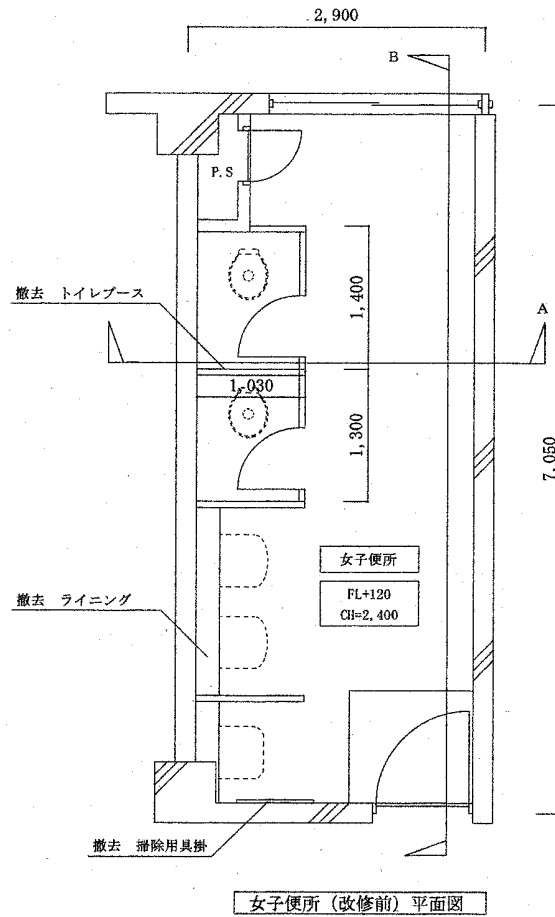




件 名	(4) 3号建物衛生設備改修工事		
図 面	女子便所 (改修前) 平面図、断面詳細図	縮 尺	1/8
高田駐屯地業務隊管理科			図面番号 6/22

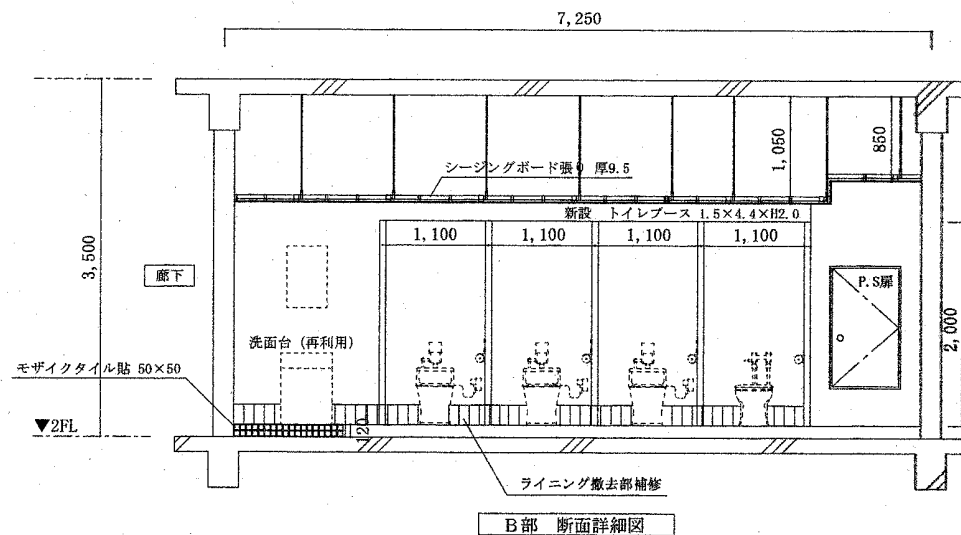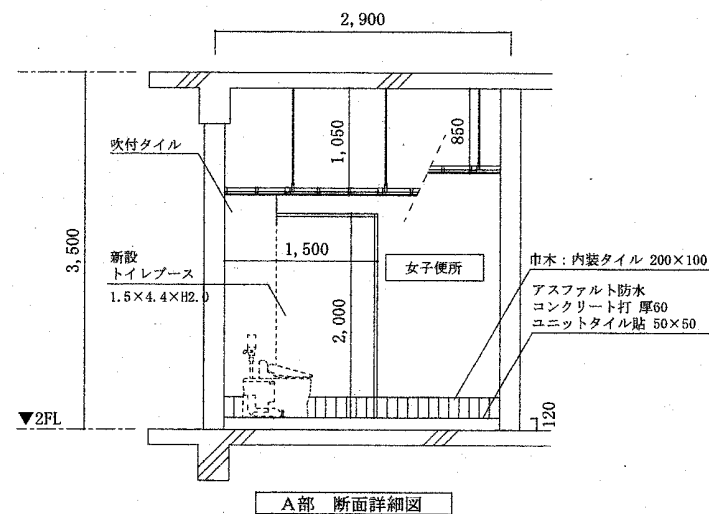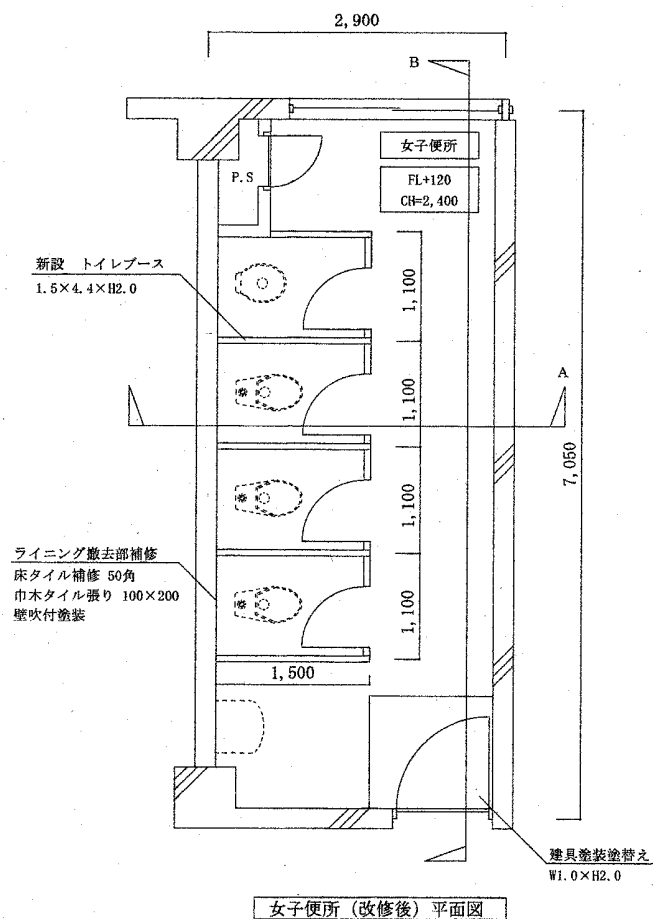


件 名	(4) 3号建物衛生設備改修工事		
図 面	女子便所 (改修後) 平面図、断面詳細図	縮 尺	1/X
高田駐屯地業務隊管理科			図面番号 7/22

D部 断面詳細図


件 名	(4) 3号建物衛生設備改修工事		
図 面	脱衣所・浴室(改修前)平面図、断面詳細図	縮 尺	1/X
	高田駐屯地業務隊管理科	図面番号	8/22

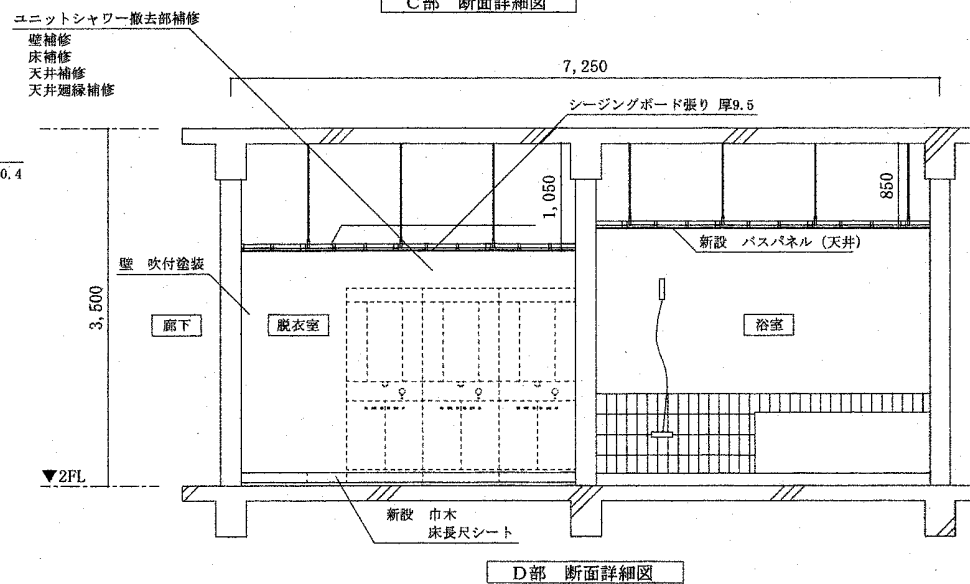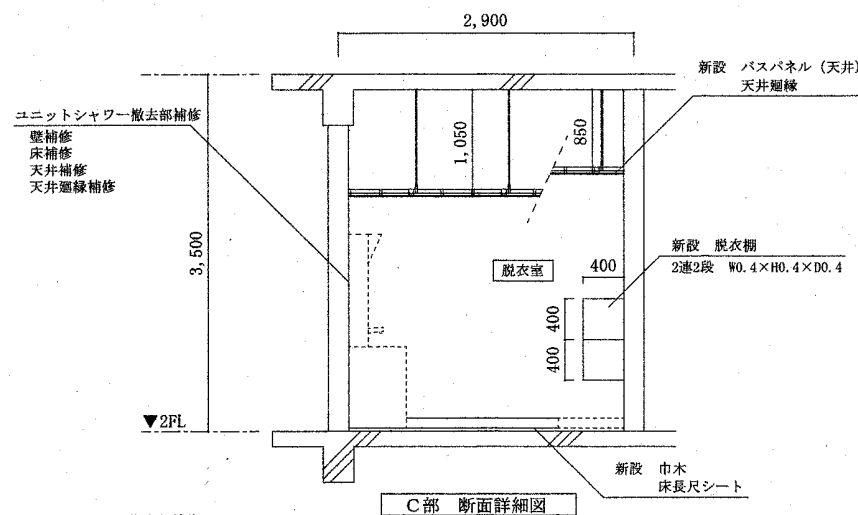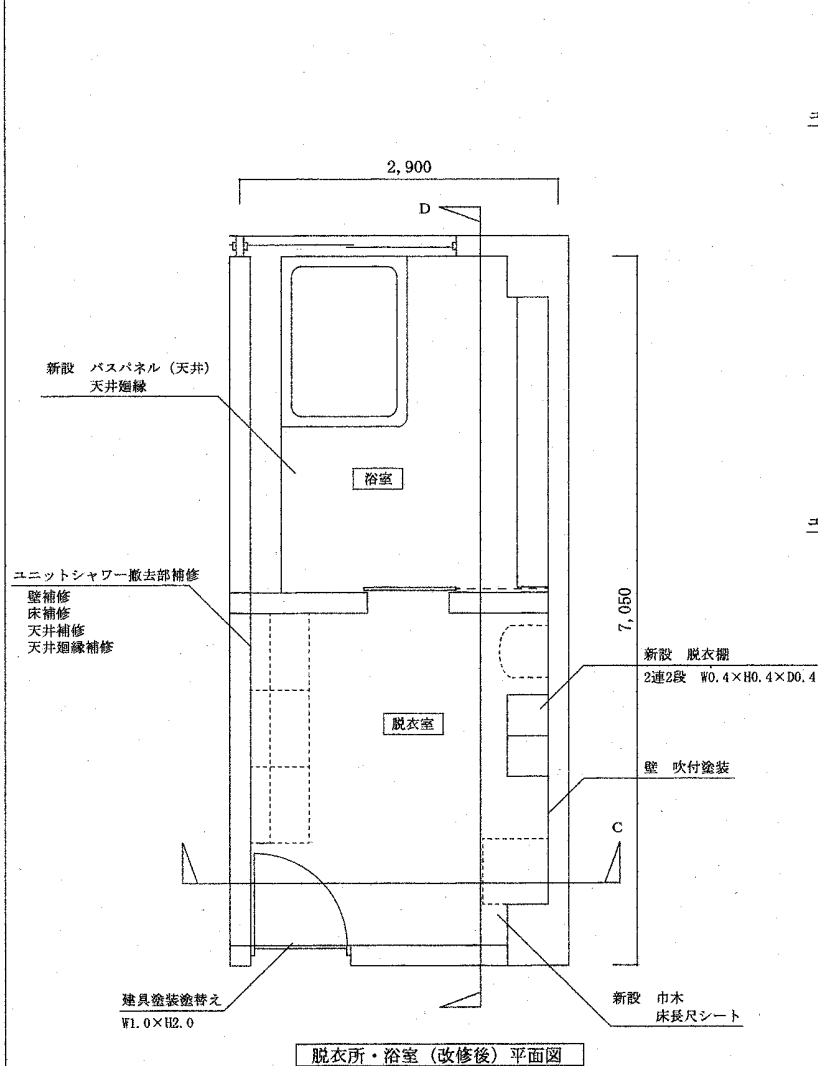

件 名	(4) 3号建物衛生設備改修工事		
図 面	脱衣所・浴室 (改修後) 平面図、断面詳細図	縮 尺	1/X
高田駐屯地業務隊管理科		図面番号	9/22

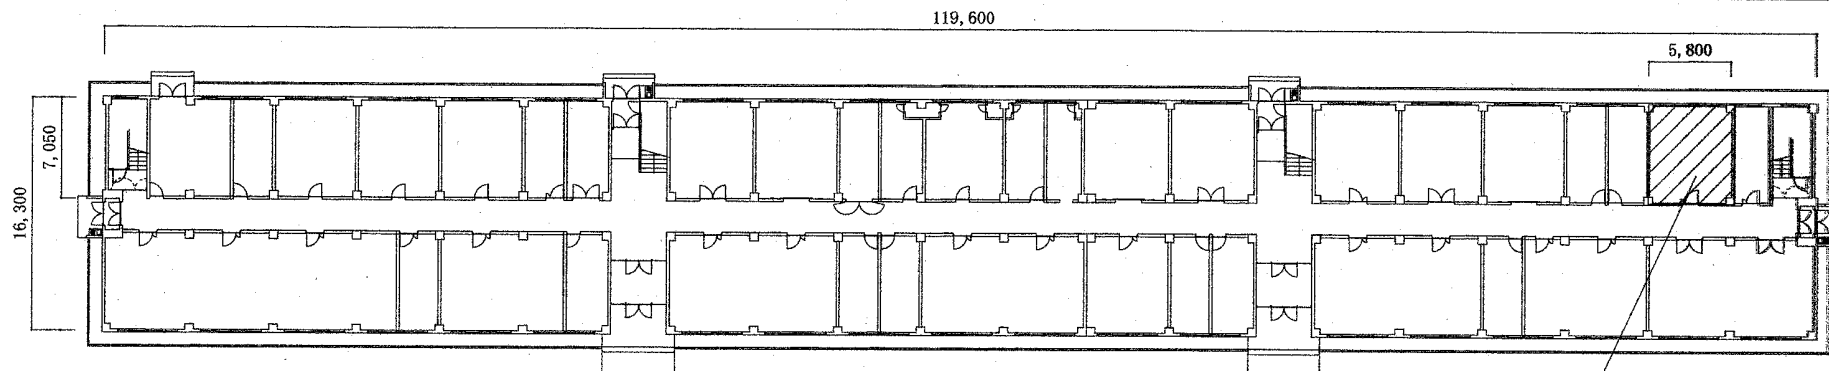




3号建物1階 平面図

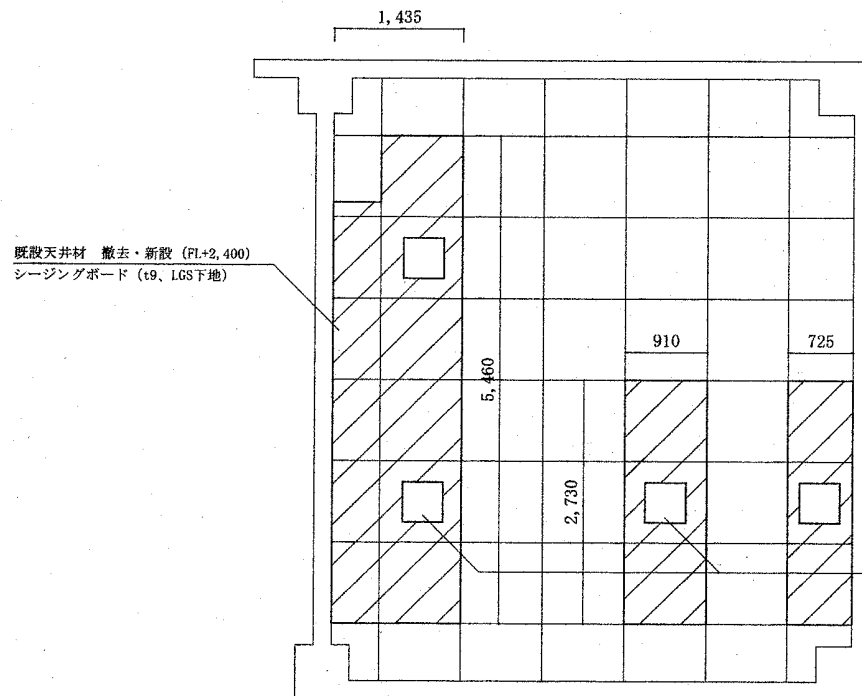




更衣室 天井伏図 (施工前・後)

新設 天井点検口 (450角) 4か所
※細部 位置については調整


件 名	(4) 3号建物衛生設備改修工事		
図 面	3号建物1階平面図、更衣室 天井伏図 (施工前・後)	縮 尺	1/X
高田駐屯地業務隊管理科		図面番号	10/22

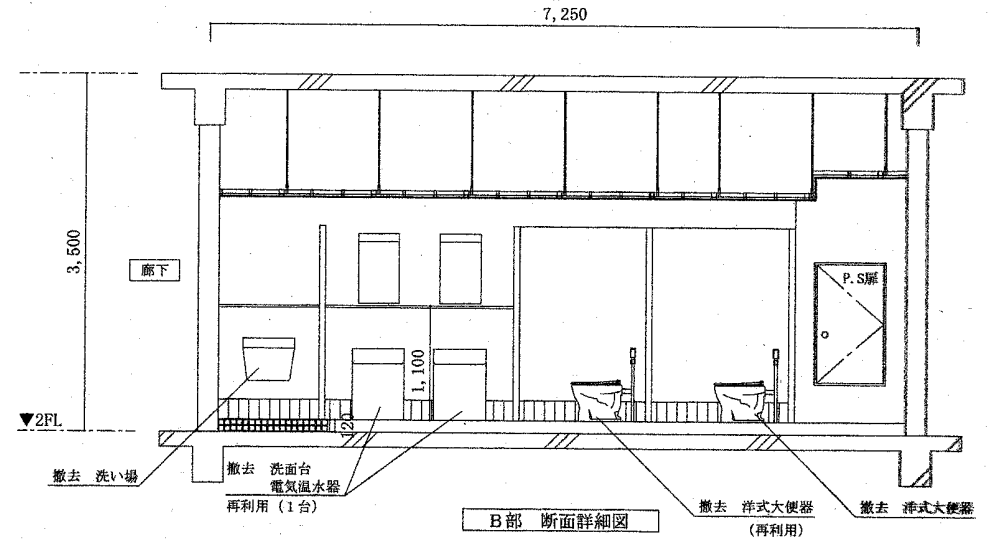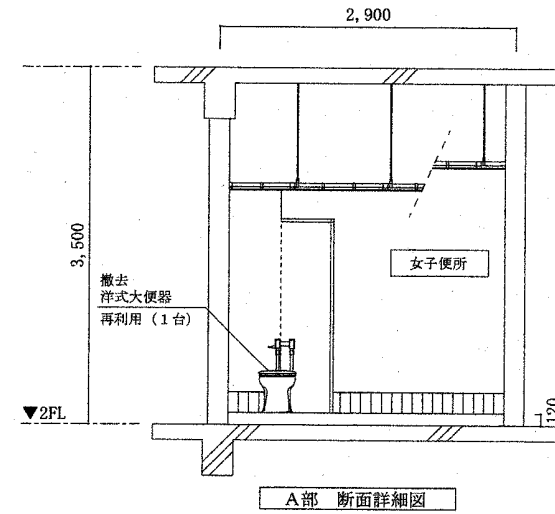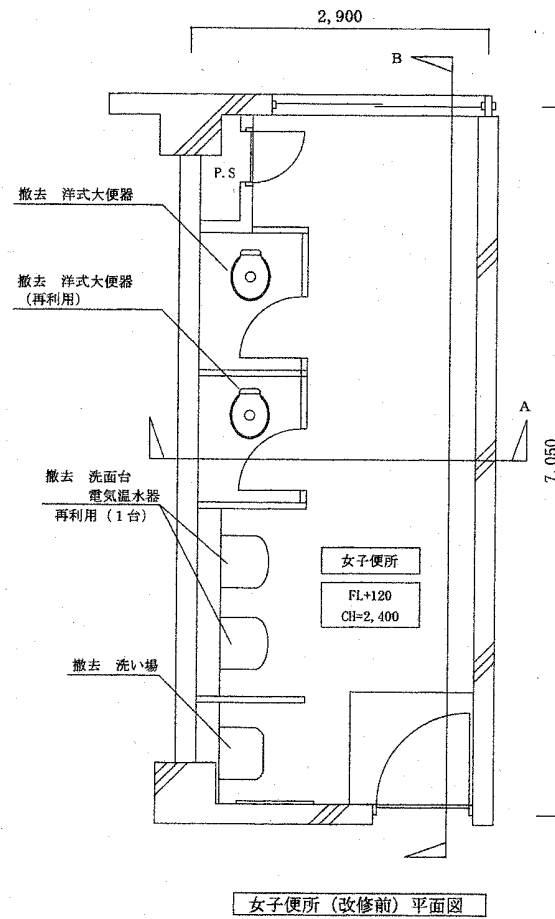


件名	(4) 3号建物衛生設備改修工事		
図面	女子便所 (改修前) 平面図、断面詳細図	縮尺	1/X
高田駐屯地業務隊管理科		図面番号	11/22

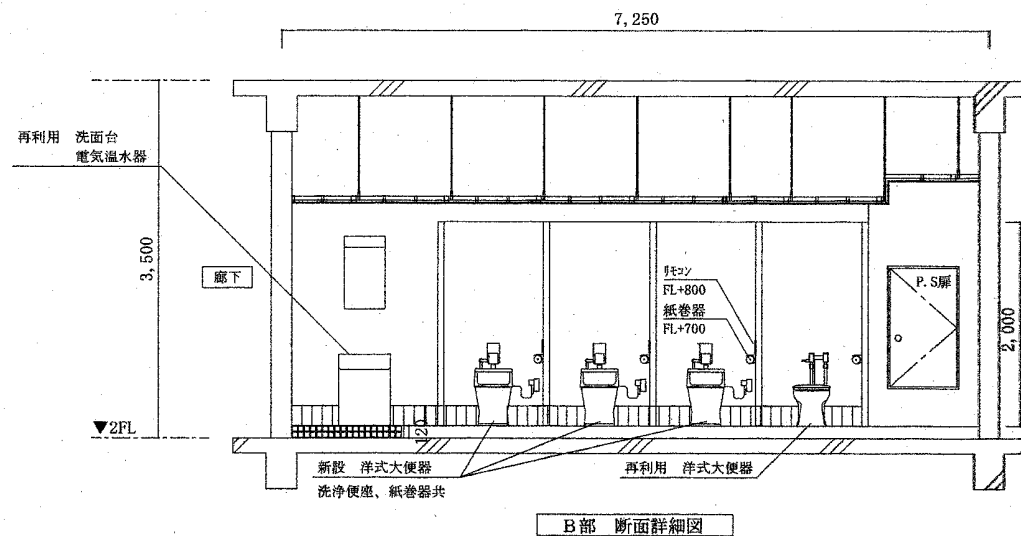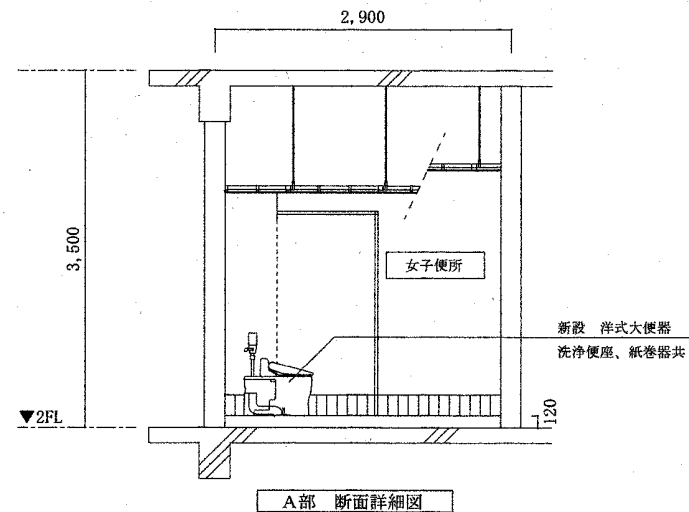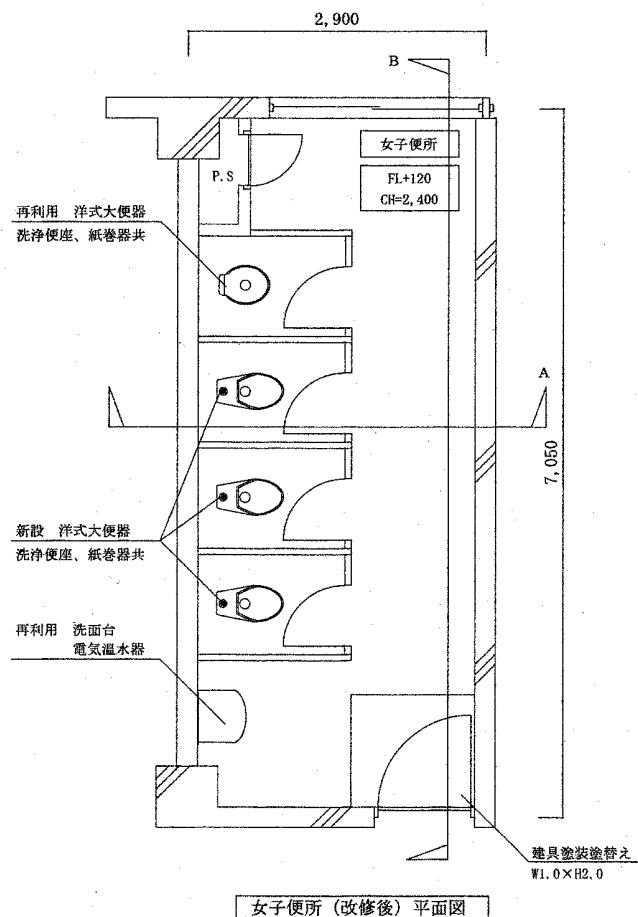


件名	(4) 3号建物衛生設備改修工事		
図面	女子便所（改修後）平面図、断面詳細図	縮尺	1/X
高田駐屯地業務隊管理科			図面番号 12/22

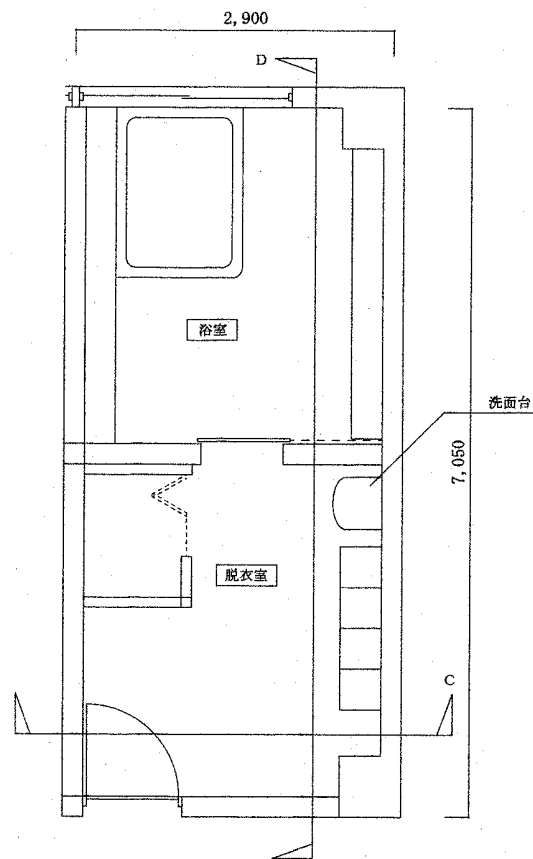

脱衣所・浴室（改修前）平面図

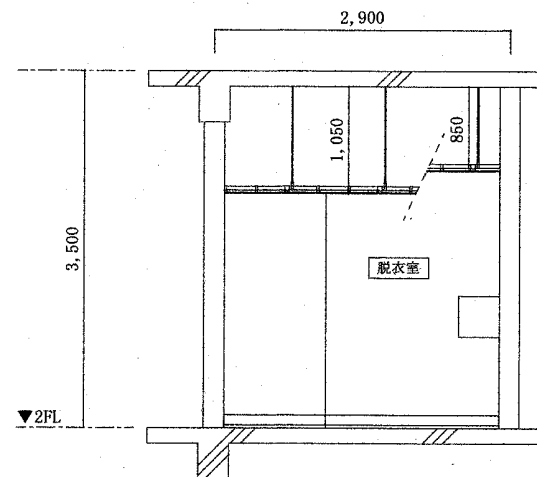




C部 断面詳細図

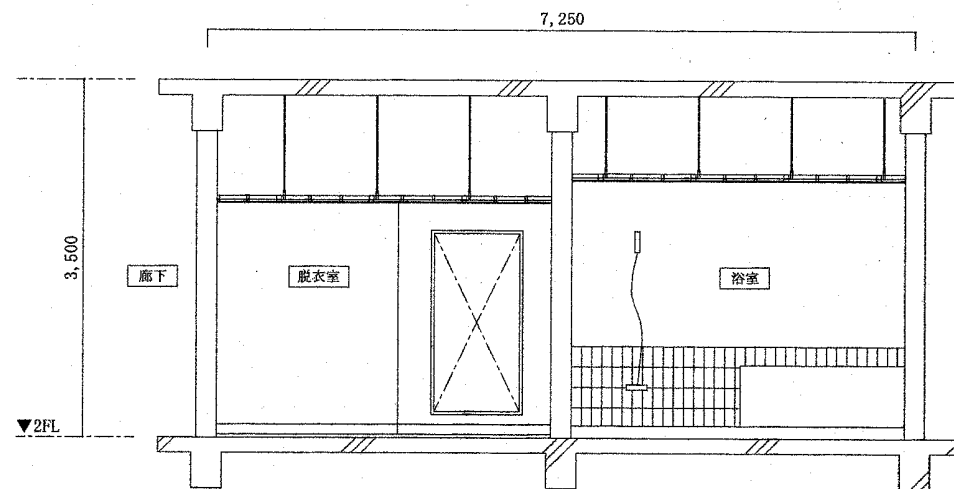


D部 断面詳細図

件名	(4) 3号建物衛生設備改修工事		
図面	脱衣所・浴室（改修前）平面図、断面詳細図	縮尺	1/X
高田駐屯地業務隊管理科		図面番号	13/22

機械設備

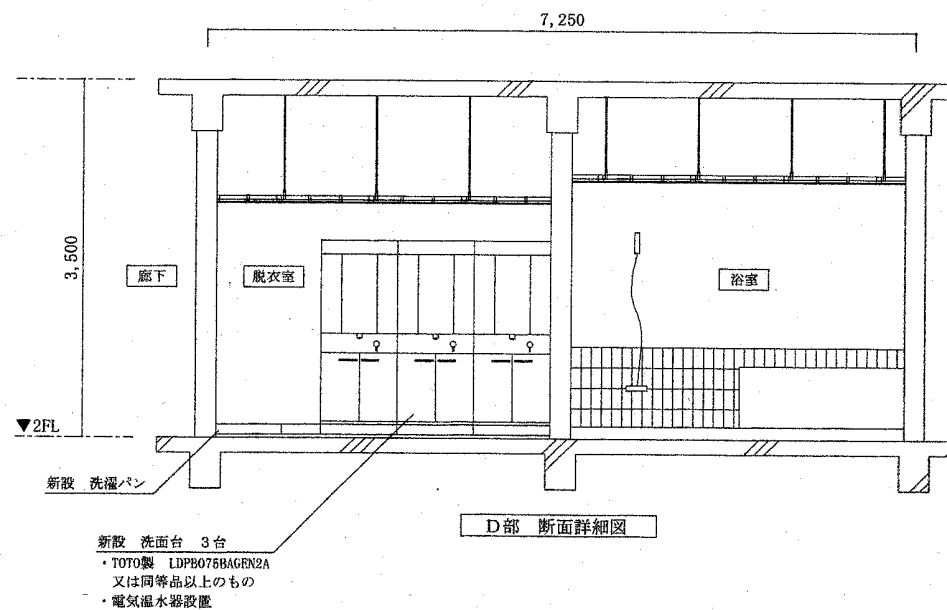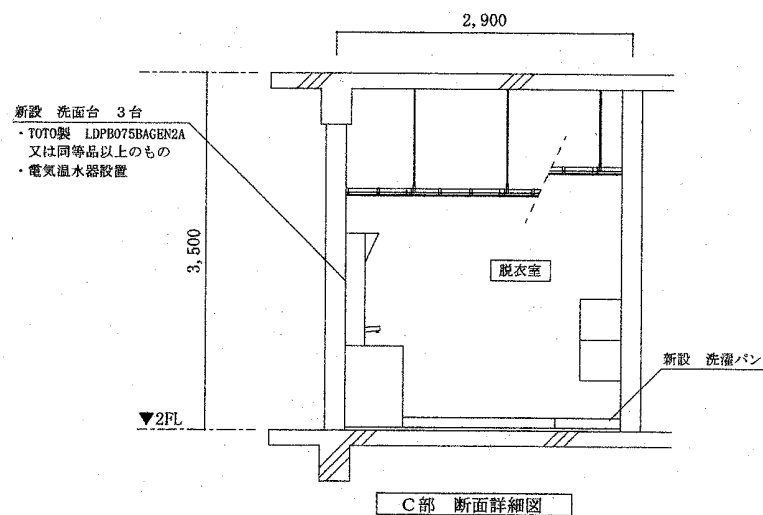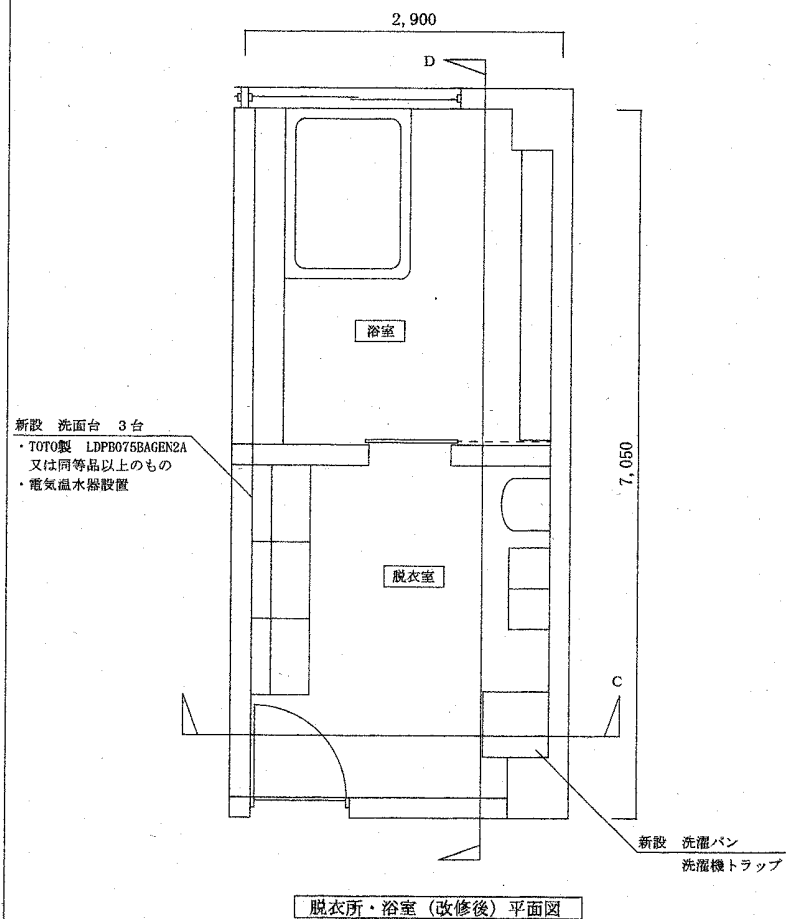

件名	(4) 3号建物衛生設備改修工事		
図面	脱衣所・浴室（改修後）平面図、断面詳細図	縮尺	1/X
高田駐屯地業務隊管理科		図面番号	14/22

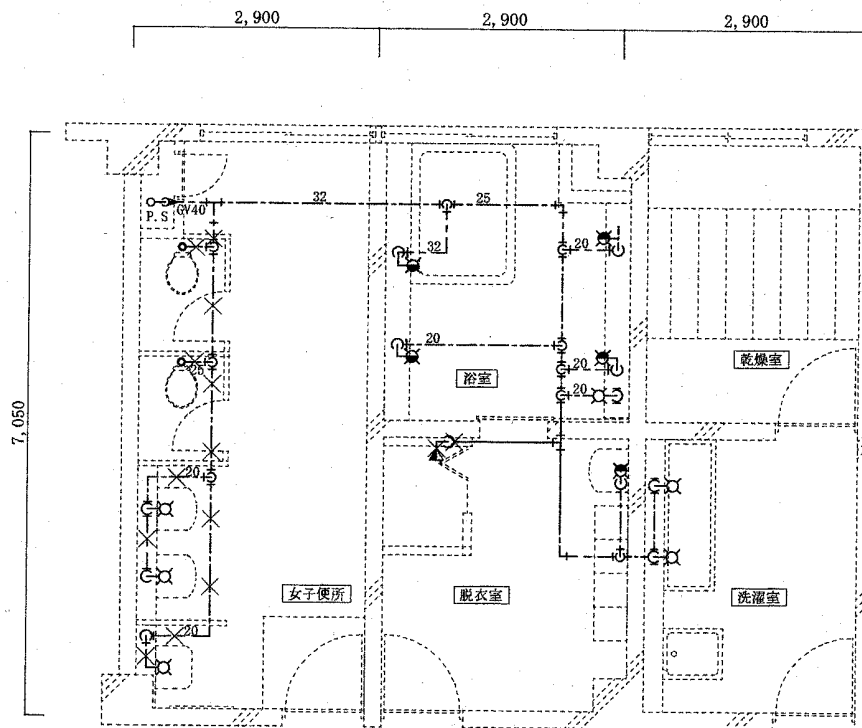


女子便所・脱衣所・浴室・洗濯室（改修前）平面図（給水設備）

×：撤去範囲


凡 例

記 号	名 称	備 考
---	給水管	

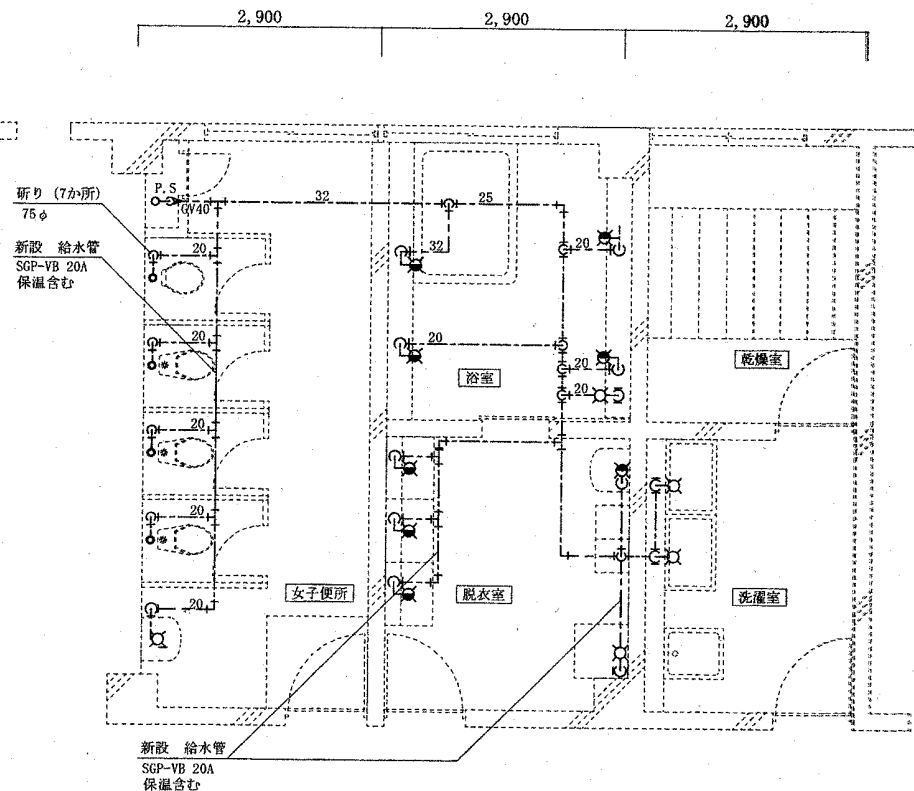

女子便所・脱衣所・浴室・洗濯室（改修後）平面図（給水設備）


件 名	(4) 3号建物衛生設備改修工事		
図 面	女子便所・脱衣所・浴室・洗濯室（改修前後）平面図（給水設備）	縮 尺	1/X
高田駐屯地業務隊管理科		図面番号	15/22

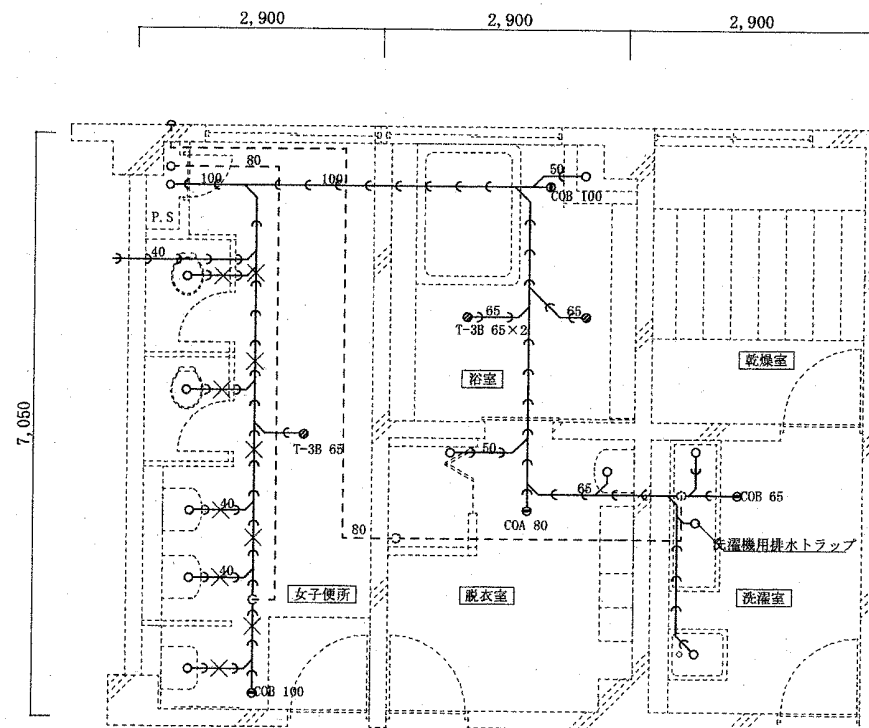

× : 撤去範囲


凡 例

記 号	名 称	備 考
—	汚水管	
---	通気管	

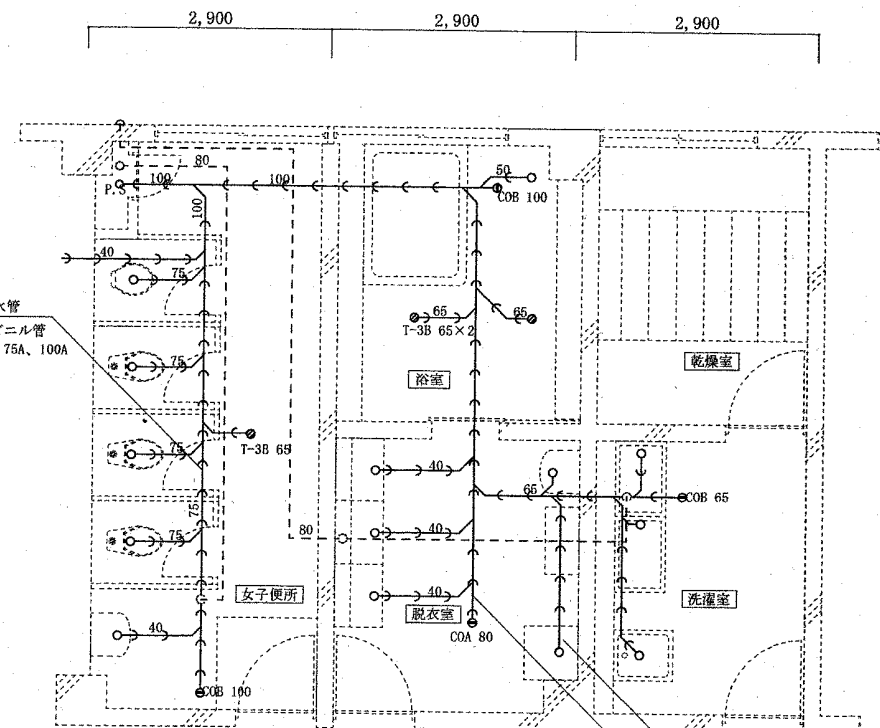

件 名	(4) 3号建物衛生設備改修工事		
図 面	女子便所・脱衣室・浴室・洗濯室 (改修前後) 平面図 (排水設備)	縮 尺	1/X
高田駐屯地業務隊管理科		図面番号	16/22

機械設備

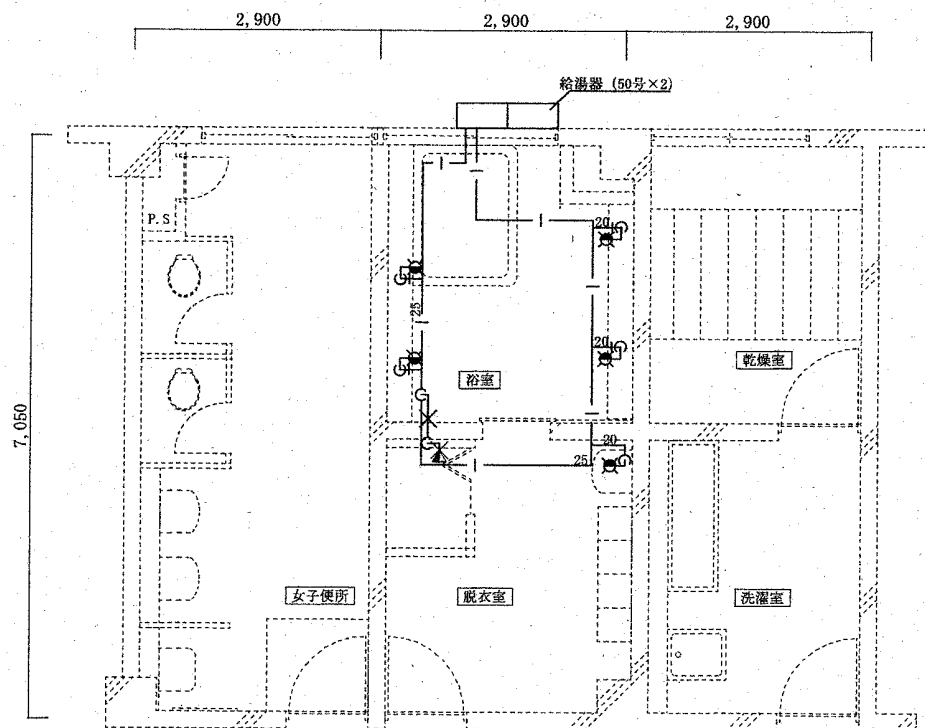


女子便所・脱衣所・浴室・洗濯室（改修前）平面図（給湯設備）

×：撤去範囲


凡 例

記 号	名 称	備 考
—	給湯管	


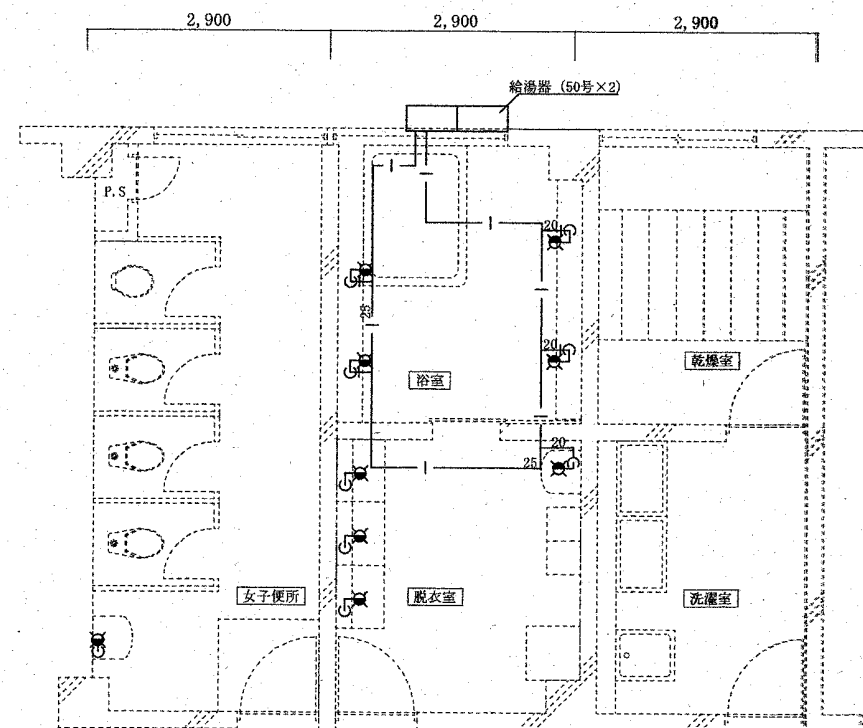


女子便所・脱衣所・浴室・洗濯室（改修後）平面図（給湯設備）


件 名	(4) 3号建物衛生設備改修工事		
図 面	女子便所・脱衣所・浴室・洗濯室（改修前後）平面図（給湯設備）	縮 尺	1/X
高田駐屯地業務隊管理科		図面番号	17/22

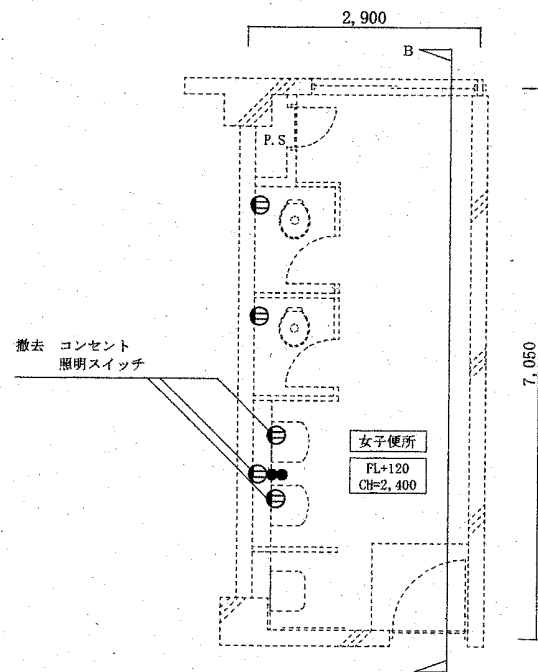


女子便所 (改修前) 平面図 (コンセント)

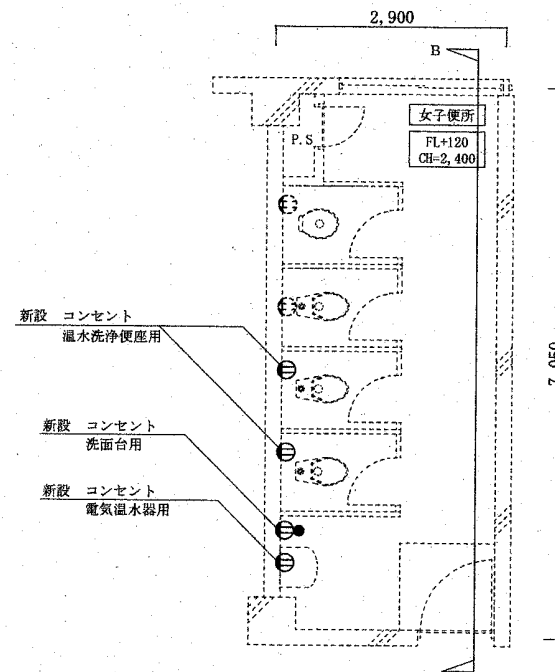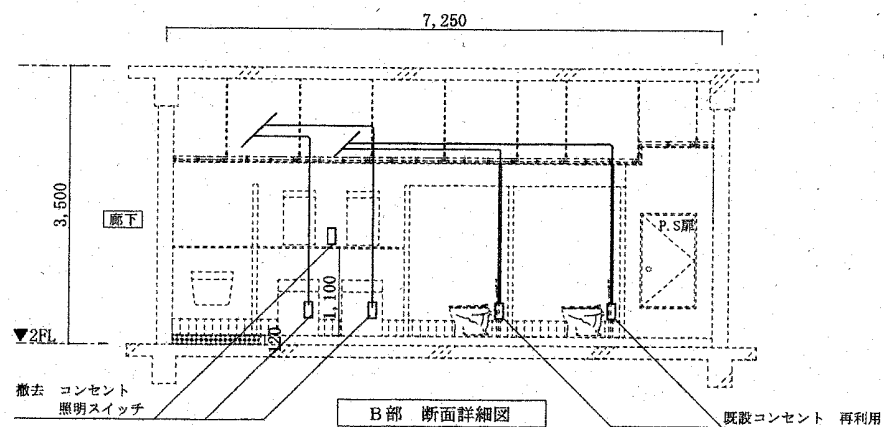


女子便所 (改修後) 平面図 (コンセント)

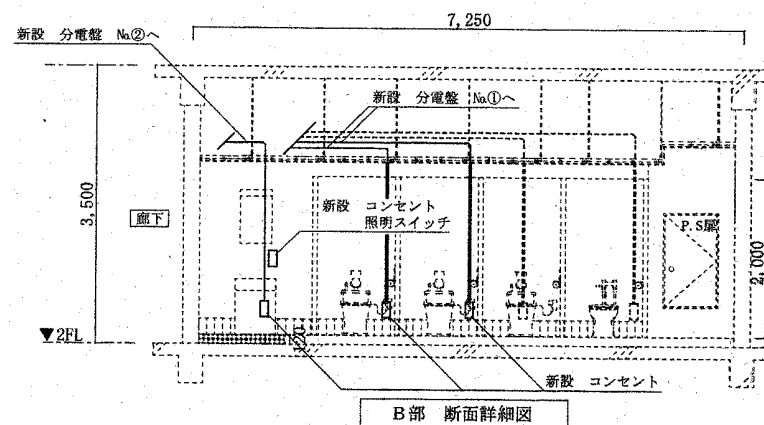


件名	(4) 3号建物衛生設備改修工事		
図面	女子便所 (改修前後) 平面図、断面詳細図 (コンセント)	縮尺	1/X
高田駐屯地業務隊管理科		図面番号	18/22

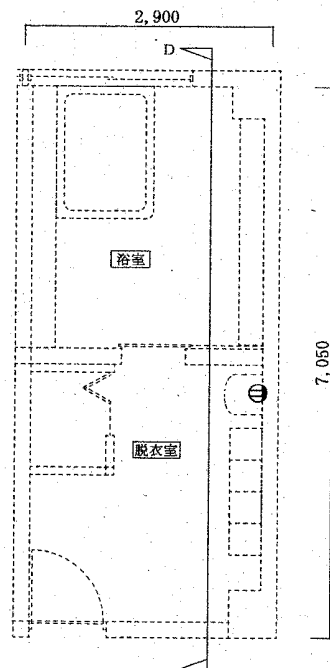


脱衣所・浴室（改修前）平面図（コンセント）

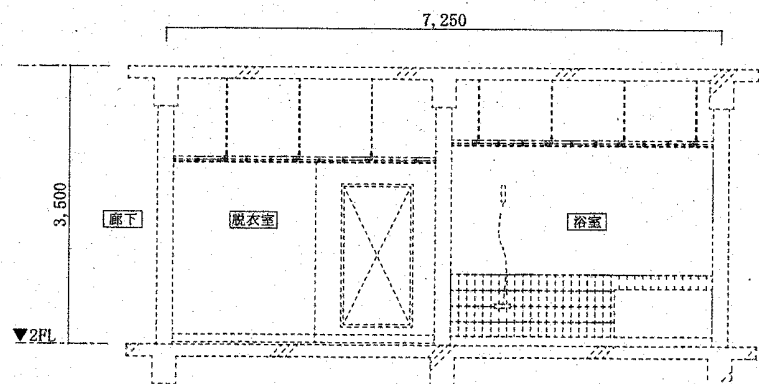

D部 断面詳細図

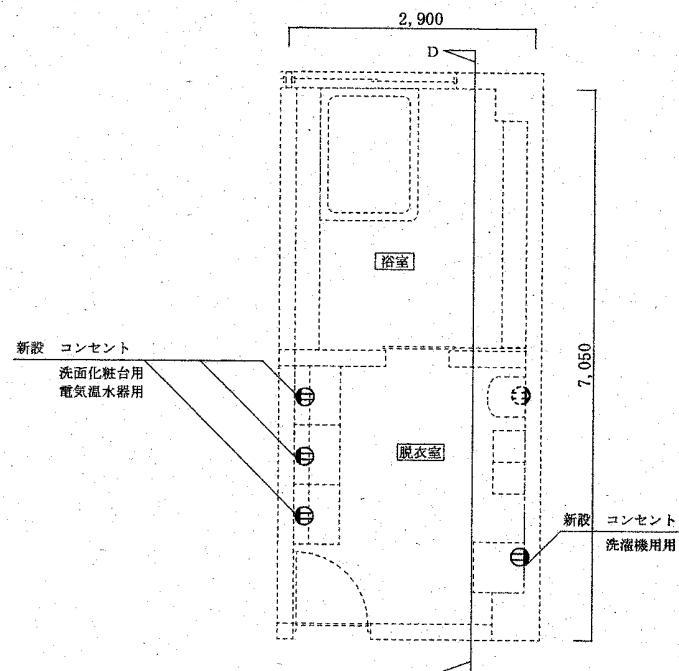


脱衣所・浴室（改修後）平面図（コンセント）

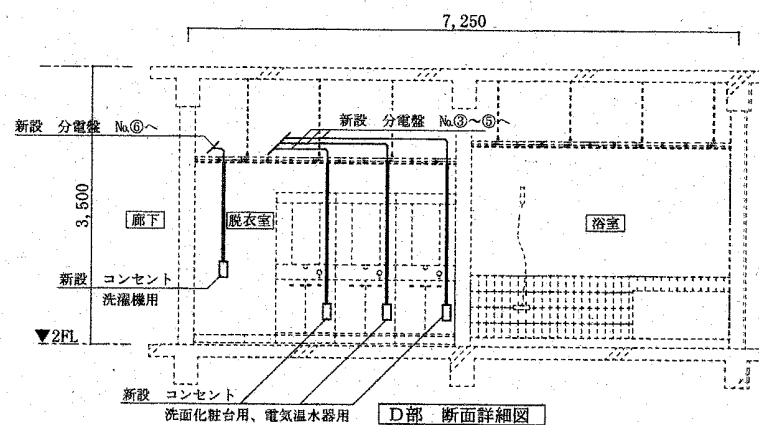


D部 断面詳細図

件名	(4) 3号建物衛生設備改修工事		
図面	脱衣所・浴室（改修前後）平面図、断面詳細図（コンセント）	縮尺	1/X
高田駐屯地業務隊管理科			図面番号 19/22

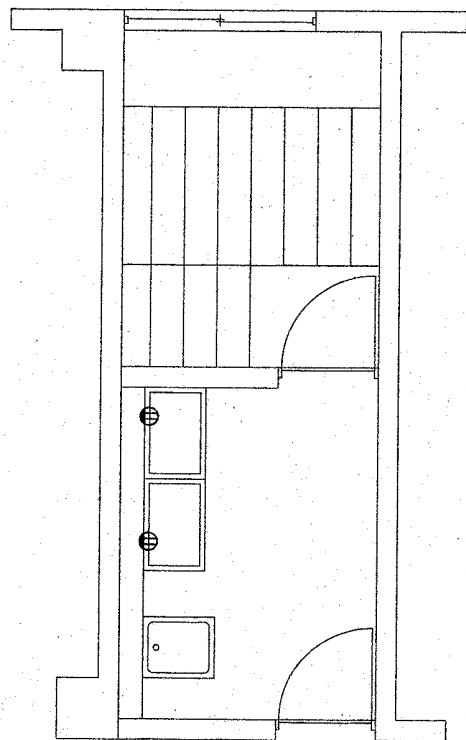

洗濯室（改修前）平面図（コンセント）


新設 コンセント
洗濯機・乾燥機用

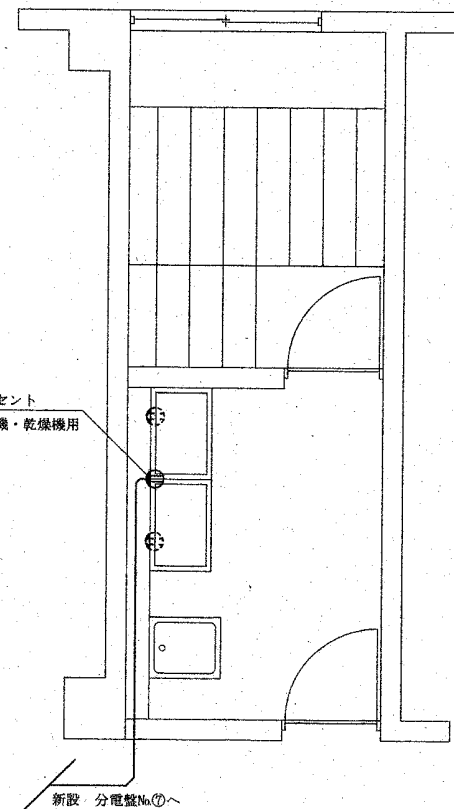


洗濯室（改修後）平面図（コンセント）


件名	(4) 3号建物衛生設備改修工事		
図面	脱衣所・浴室（改修前）平面図、断面詳細図	縮尺	1/1
高田駐屯地業務隊管理科		図面番号	20/22

電気設備

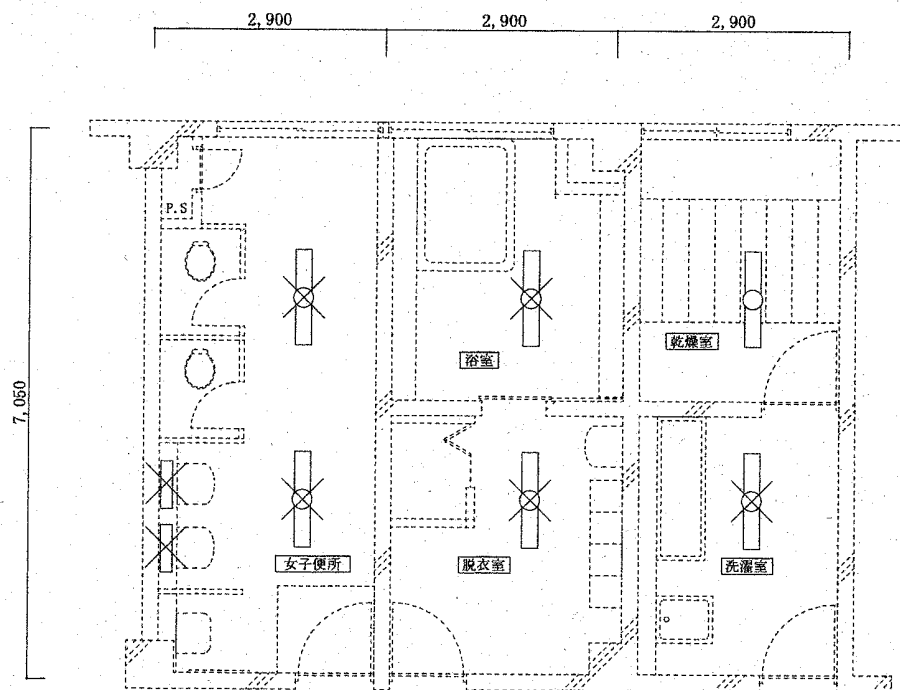


女子便所・脱衣所・浴室・洗濯室（改修前）平面図（照明設備）

  : 撤去 既存照明器具（7台）

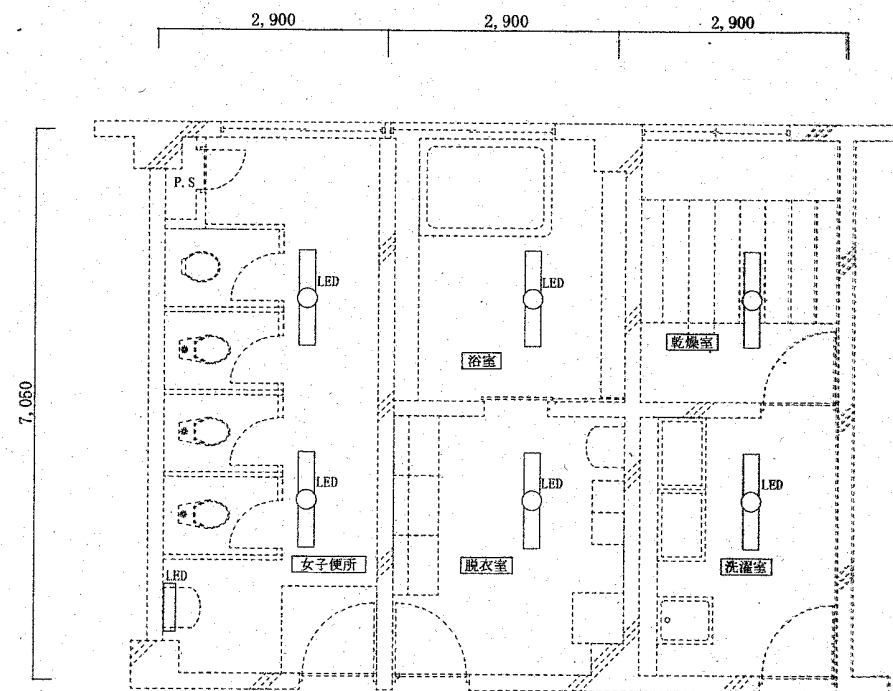


女子便所・脱衣所・浴室・洗濯室（改修後）平面図（照明設備）

 
 : 新設 LED照明器具（6台）
※ 浴室、脱衣室：ステンレス防雨防湿 埋込型

件名	(4) 3号建物衛生設備改修工事		
図面	女子便所・脱衣所・浴室・洗濯室（改修前後）平面図（照明設備）	縮尺	1/X
高田駐屯地業務隊管理科		図面番号	21/22

電気設備

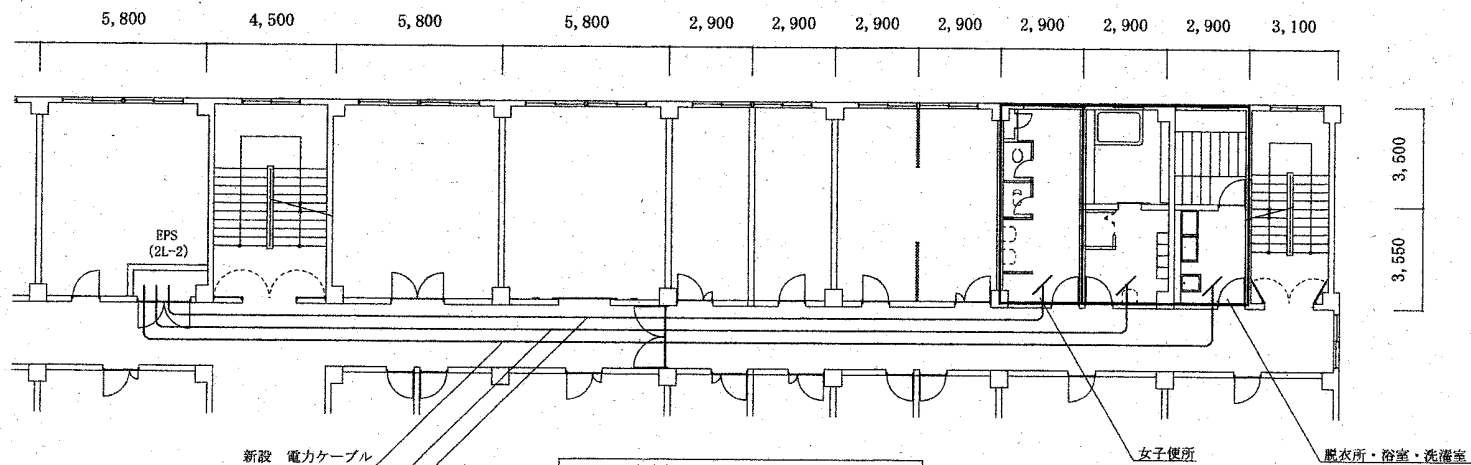


3号建物2階平面図（電気設備）

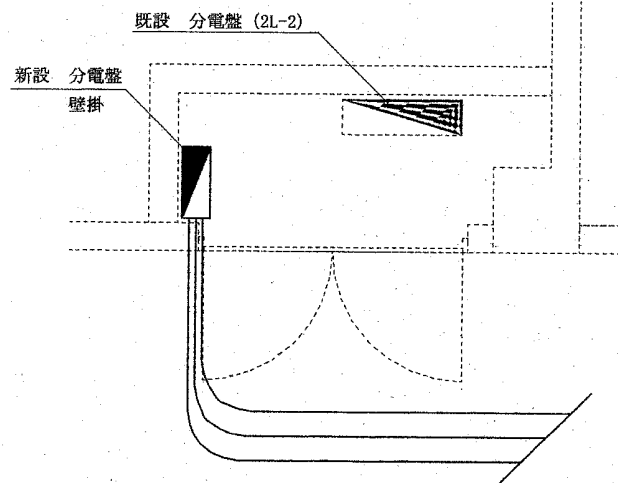

EPS (2L-2分電盤) 平面図

負荷名称	定格電流 感度電流	回路電圧 相 別	極数	回路 番号		回路 番号	極数	回路電圧 相 別	定格電流 感度電流	負荷名称
温水洗浄便座	2.0AT	100V	2P	①		②	2P	100V	2.0AT	電気温水器（便所）
洗面化粧台	2.0AT	100V	2P	③		④	2P	100V	2.0AT	洗面化粧台
洗面化粧台	2.0AT	100V	2P	⑤		⑥	2P	100V	2.0AT	洗濯機
洗濯機・乾燥機	2.0AT	100V	2P	⑦		⑧	2P	100V	2.0AT	予備
予備	2.0AT	100V	2P	⑨		⑩	2P	100V	2.0AT	予備

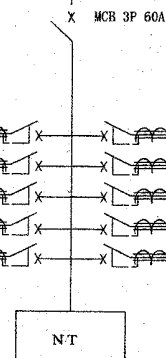

新設分電盤図

件 名	(4) 3号建物衛生設備改修工事		
図 面	3号建物2階平面図、EPS平面図、新設分電盤図	縮 尺	1/X
高田駐屯地業務隊管理科			図面番号 22/22