

仕様書番号：第 122 号
作成年月日：令和 5 年 1 月 30 日

訓練施設空調機整備役務

役務名	訓練施設空調機整備役務	図面番号	1 / 4
種別	表紙	縮尺	-
陸上自衛隊朝霞駐屯地業務隊			


役 務 仕 様 書

- 1 役 務 名：訓練施設空調機整備役務
- 2 役務場所：東京都練馬区大泉学園町 陸上自衛隊朝霞駐屯地
- 3 役務概要：(1) 床置き空調機 (ツイナムルチ) (官給品) 4セット
 (2) 電源ケーブル、配管新設 (官給品) 1式
 (3) 動力分電盤新設 (官給品) 1面
- 4 履行期間：契約日 ~ 令和5年3月31日
 (実作業) (建設中の建物との取り合いがあるため監督官と協議すること)
 ※新設建物への取付け可能時期は令和5年2月下旬~3月中旬とする。
- 5 一般事項：本工事は、本特記仕様書によるほか国土交通省制定「公共建築工事標準仕様書」(現行版)等による。


項 目		細 部
1	協議	本仕様書及び図面に質疑が生じた場合には、係官と協議を行い指示に従うこと。
2	軽微な変更	現場の収まり等により軽微な変更の必要性が生じた時は、係官と調整しその都度指示に従うこと。ただし、請負金額・工期等の変更は行わないものとする。
3	復旧・補償	役務実施に際して、隊員及び部外者等に障害等を与えた場合又は施設等に損傷を与えた場合は、請負者の責任において補償及び復旧すること。
4	使用材料	使用材料は、係官の検査を受け合格したものを使用する。
5	現場管理	請負業者は現場代理人等を指定し、関係法令に基づき現場の管理を行い、防災に努めること。また、危険性のある場所には、危険標示等の処置を行うこと。
6	立入	役務現場及び許可された場所以外への無断立入り等は厳禁とする。
7	役務写真	役務写真は、役務の作業前・完成及び作業後隠蔽となる箇所・主要な役務段階の役務状況・使用材料・その他係官の指示するものをサービスマン版サイズで整理し、1部を提出するものとする。
8	書類手続	役務に必要な申請及び提出書類は官側の示す規格様式で作成し提出すること。
9	秘密厳守	役務実施によって知り得た内容に関して漏洩してはならない。
10	後片付け・清掃	役務完了に際して作業現場の後片付け及び清掃を行うこと。
11	電気・水の使用	役務に使用する電気及び水等は請負業者にて準備すること。

特 記 事 項		細 部
1	一般事項	
2	電力設備	<ul style="list-style-type: none"> 本役務に使用する資材は、JIS規格品を使用すること。 通線の際は、ケーブル等に損傷を与えないよう注意すること。 万一損傷を与えた場合は、責任を持って復旧すること。 配管、ボックス類は水平垂直を確認し堅固に取り付けすること。 役務完了に際し、接地及び絶縁抵抗試験を実施し、結果報告書を監督官へ提出すること。
3	機械設備	<ul style="list-style-type: none"> 機器を搬入する際は、建設中の建物等を損傷させない様に、安全管理に十分に行うこと。 設置後、運転調整及び試運転を行い、異状なく機器が稼働することを確認すること。 試運転完了後、引き渡し時に使用部隊へ取扱い説明を行い、必要説明書等を引き渡すこと。
4	使用材料 (官給品)	<ul style="list-style-type: none"> 本役務で使用する材料は、下記規格とする。 電気露出配管 E31、E51、G28 プルボックス SUS製、300×300×150屋外型 × 4個 電源ケーブル 600V EM-CE8□ 600V EM-CE14□ 600V EM-EEF2.0-3C 動力分電盤 主幹×1、分岐×4 × 1面 床置き空調機 三菱電機㈱ PSZX-ERP224KY × 1セット PSZX-ERP280KY × 3セット 冷媒管 (P7管) φ9.52×φ15.88 (室内機側) φ12.7×φ25.4 (室外機側) 排水管 (D7V) VP20 × 4tett パイプロック L600×H150 ※数量の記載がない品目は図面4/4を参照のこと。
4	その他	<ul style="list-style-type: none"> 本役務が確実に完了した証明として、機能保障を自然災害を除き役務完了後1箇年とする。

役務名	訓練施設空調機整備役務	図面番号	2 / 4
種 別	役務仕様書	縮 尺	—
陸 上 自 衛 隊 朝 霞 駐 屯 地 業 務 隊			

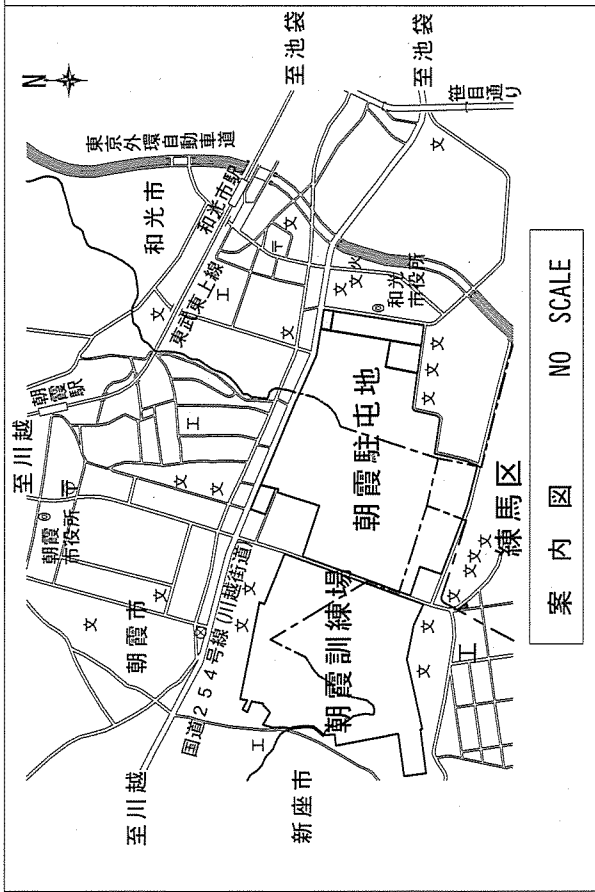


案内図 NO SCALE

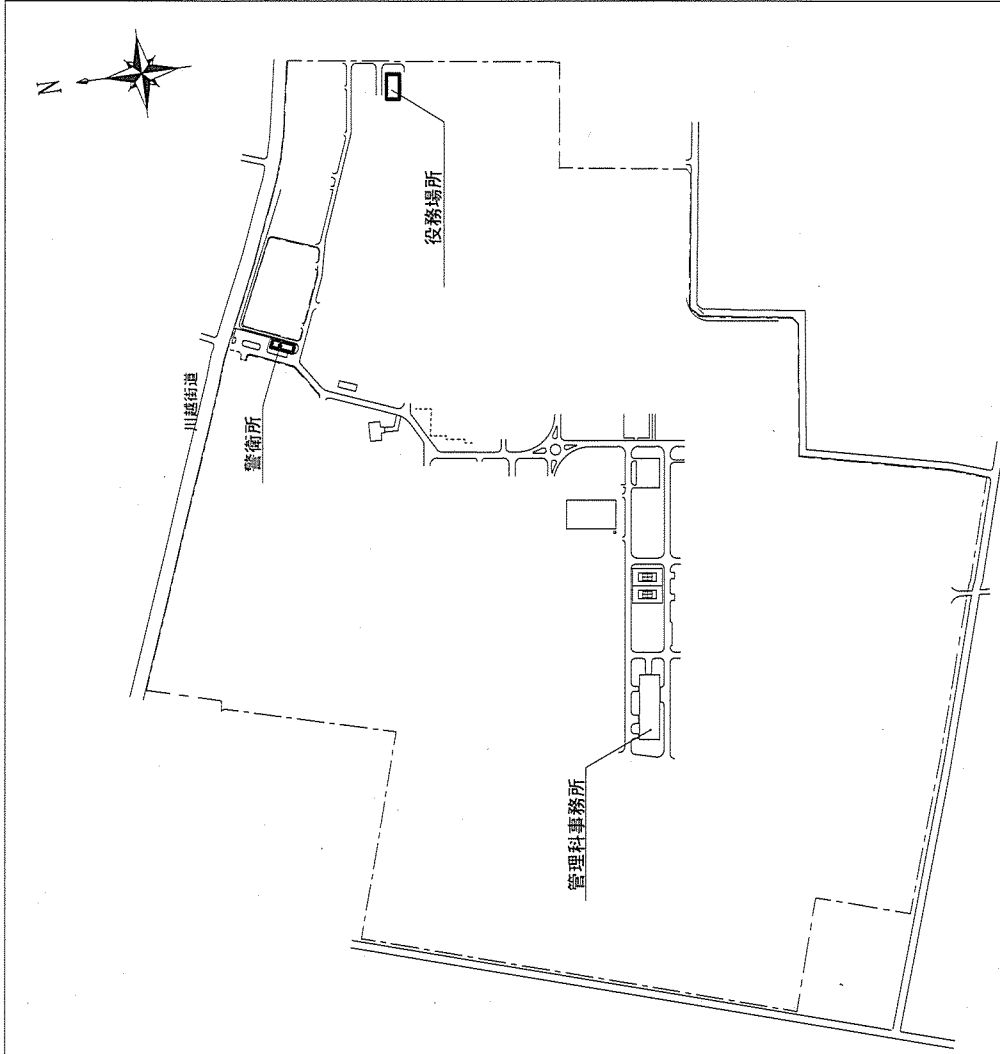



駐屯地配置図 NO SCALE

勤務名	訓練施設空調整備勤務	図面番号	3 / 4
種別	案内図・配置図	縮尺	—
陸上自衛隊朝霞駐屯地業務隊			

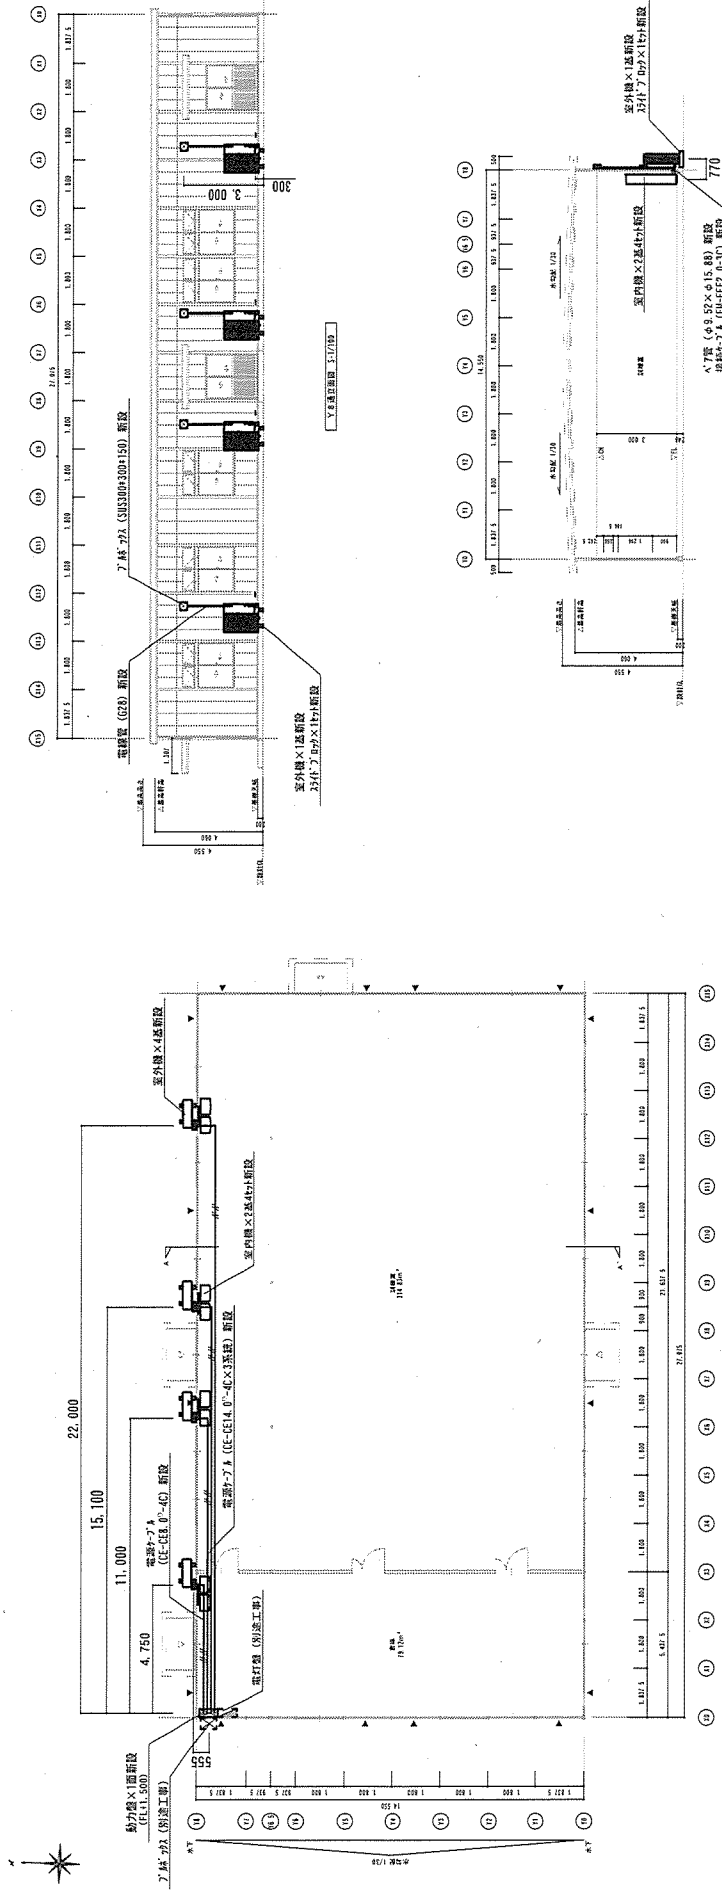

1. 電力設備
 2. 配線
 3. 照明

 EM-CE60⁰-3 (別送工事)

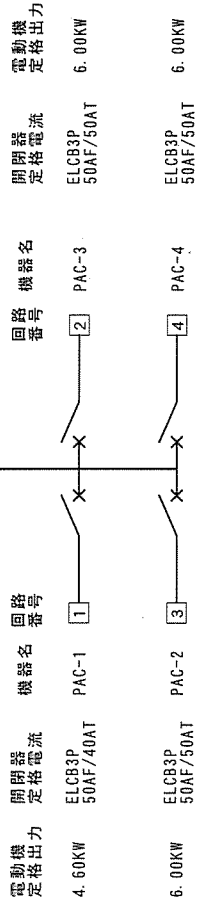

新設動力盤結線図 (標準圖) 1 : X

工事名	訓練施設空調機整備役務	図面番号	4 / 4
種別	平面図・立面図・断面図	縮尺	1 : 200 (A3)

陸上自衛隊朝霞駐屯地業務隊