

仕様書番号：第 59 号
作成年月日：令和5年4月25日

806号建物放送設備補修

工事件名	806号建物放送設備補修	図面番号	1/4
種 別	表 紙	縮 尺	—
陸 上 自 衛 隊 朝 霞 駐 屯 地 業 務 隊			


工事仕様書

- 1 工事件名：806号建物放送設備補修
- 2 工事場所：東京都練馬区大泉学園町 陸上自衛隊朝霞駐屯地
- 3 工事概要：（１）放送設備撤去新設 1式
（２）放送試験、調整 1式
- 4 履行期間：「実作業 契約完了後速やかに」「書類提出 契約日～契約納期」
- 5 一般事項：本工事は、本特記仕様書によるほか国土交通省制定「公共建築工事標準仕様書（機械設備工事編）」（最新版）による。


一般共通事項		
	項目	細部
1	協議	本仕様書及び図面に疑似が生じた場合には、監督官と協議を行い指示に従うこと。
2	軽微な変更	現場の収まり等により軽微な変更の必要性が生じた時は、監督官と調整しその都度指示に従うこと。ただし、請負金額・工期等の変更は行わないものとする。
3	復旧・補償	工事実施に際して、隊員及び部外者等に障害等を与えた場合又は施設等に損傷を与えた場合は、請負者の責任において復旧及び補償すること。
4	使用材料	使用材料は仮設材を除き全て新品とし、監督官の検査を受け合格したものを使用する。
5	現場管理	請負業者は現場代理人等を指定し、関係法令に基づき現場の管理を行い、防災に努めること。また、危険性のある場所には、危険標示等の処置を行うこと。
6	立入	工事現場及び許可された場所以外への無断立入り等は厳禁とする。
7	工事写真	工事写真は、工事の着工前・完成及び施工隠蔽となる箇所・主要な工事段階の工事状況・材料検査・その他監督官の指示するものをサービス版サイズで整理し、1部を提出すること。
8	書類提出	工事に必要な申請及び書類は官側の示す規格様式で作成し納期内に提出すること。
9	秘密厳守	工事実施によって知り得た内容に関して漏洩してはならない。
10	発生材	金属類発生材は関係書類提出後監督官の指示する場所に集積する。その他は全て廃棄物の処理及び清掃に関する法令に基づき処理すること。なお、その結果を書面（マニフェストA、B2、D、E表の写し等）にて提出すること。
11	後片付け・清掃	工事完了に際して作業現場の後片付け及び清掃を行うこと。
12	電気・水の使用	工事に使用する電気及び水等は請負業者にて準備すること。

特記事項		
	項目	細部
1	撤去工事	既設部品を撤去する際は、既存部分に損傷を与えないよう十分に注意して作業を行うこと。万が一損傷を与えた場合は受注者の負担で責任をもって復旧するものとする。 本工事で撤去する機器は、下記既設機器の通りとし冷媒の回収及び破壊処置は請負業者で行い、撤去後の機器（鉄くず）は官側の指示する場所（朝霞訓練場内）まで運搬すること。
2	本工事	本工事で使用する材料は下記の通り又は同等品以上とする。 ・ラック型非常用放送設備 40局480W TOA FS253L-4048 1架 設置に必要な金具等付属品も含むものとする。 既存配線の接続において、新設機器との取合いにより不足する場合は既存と同等の配線の延長を行うこととし、官側との打ち合わせによる。 撤去した機器は、発生材調書をもって官側に引き継ぎ、監督官の指定する発生材置き場まで運搬すること。（朝霞駐屯地敷地内の訓練場） 部品交換にあたり、仕様書に記載なき部品の故障を発見した場合は速やかに監督官に報告し見積りを提出すると共に、監督官と協議すること。 新設機器設置後は、放送試験及び調整を行いその結果を報告書にて提出すること。
3	その他	本工事における機能補償を自然災害を除き工事完了後1箇年とする。 設置されている建物への立ち入りには申請書が必要となることから、監督官の示す様式で施工開始2週間以上前に提出すること。

工事件名	806号建物放送設備補修	図面番号	2/4
種別	工事仕様書	縮尺	—
陸上自衛隊朝霞駐屯地業務隊			

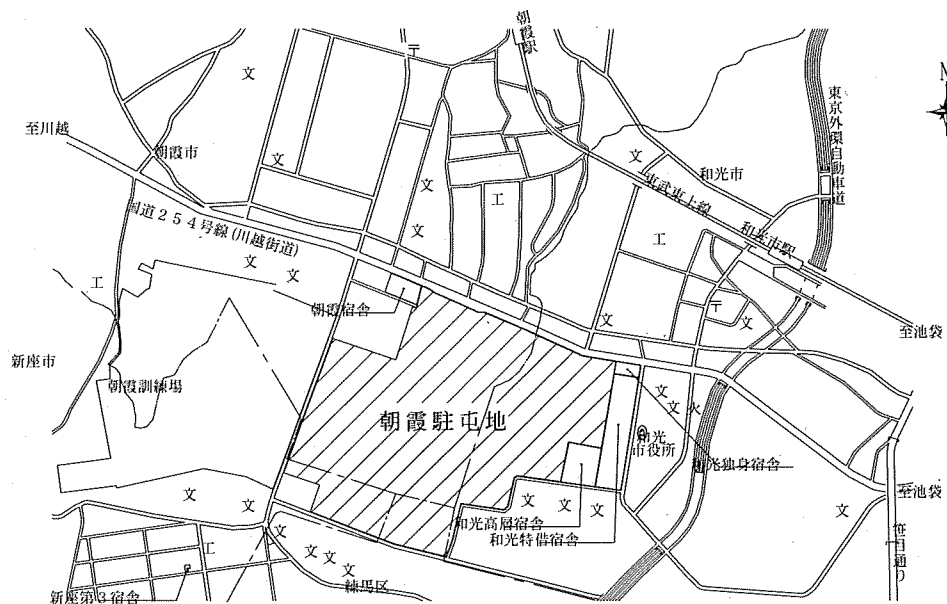


駐屯地案内図 S=1/Non

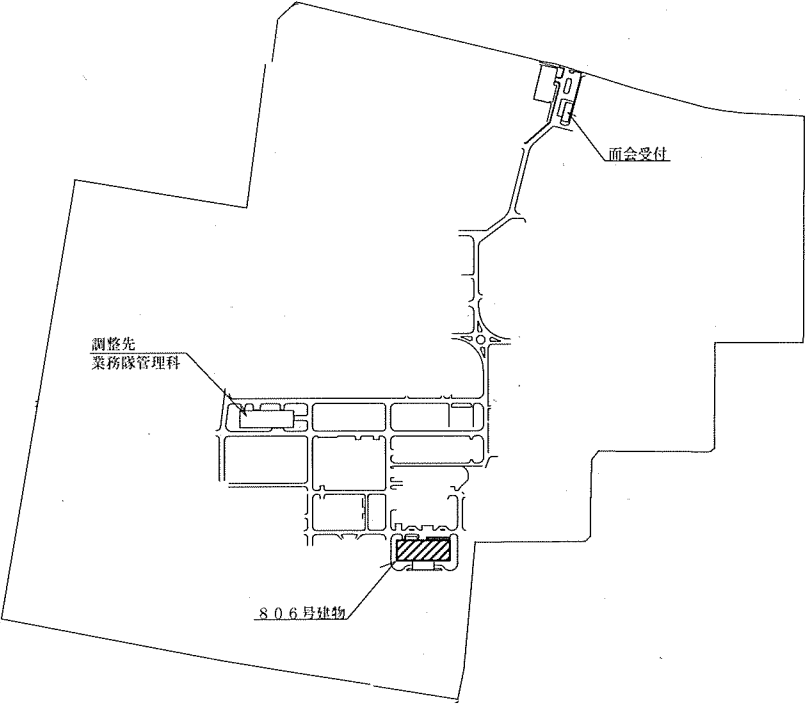

駐屯地配置図 S=1/Non

工事件名	806号建物放送設備補修	図面番号	3/4
種別	案内図・配置図	縮尺	図示
陸上自衛隊朝霞駐屯地業務隊			

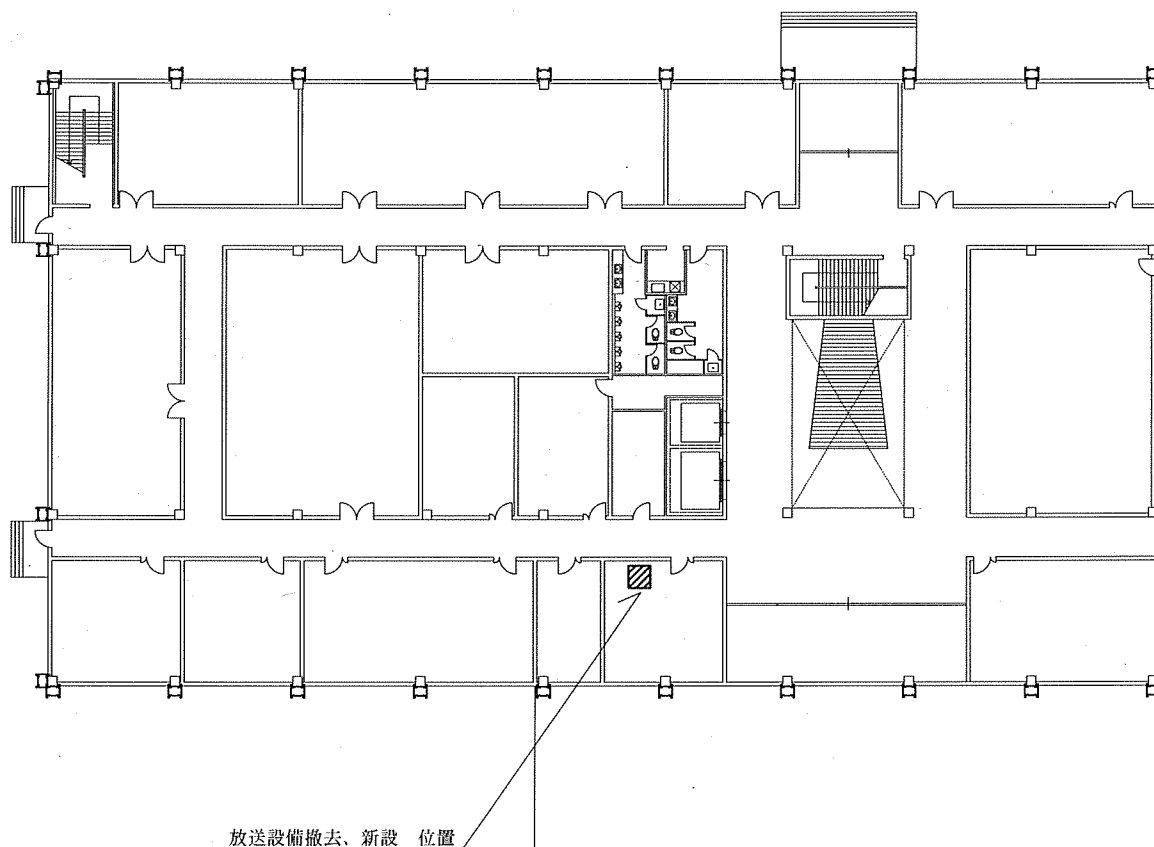

7,200	6,350	12,300	3,600	6,500	13,000	10,100
-------	-------	--------	-------	-------	--------	--------

806号建物1階平面図 S=1/400

新設機器

品名	型番	数量	単位
ラック型非常用放送設備	40局480W TOAFS253L-4048	1	架

撤去機器

品名	型番	数量	単位
ラック型非常用放送設備		1	架
(内訳)	PA-2430 (パワーアンプハネ)	1	台
	PP025C (プリアンプハネ)	1	台
	EP-0510 (非常用業務兼用操作パネル)	1	台
	EP-029-20 (増設用操作パネル20局)	1	台
	SS-CDR200 (CDプレーヤー)	1	台
	信号切換制御器 1回路用	2	台
	AD-011 (直流電源ハネ)	1	台
	DS-029 (非常用電源ハネ)	1	台
	JP-0410 (非常業務用ジャンクションハネ)	1	台
	JP-039-20 (増設用ジャンクションハネ)	1	台

※セット型番不明のため、各機器の型番を記載

工事件名	806号建物放送設備補修	図面番号	4/4
種別	806号建物平面図	縮尺	図示
陸上自衛隊朝霞駐屯地業務隊			