

仕様書番号：C30

作成年月日：令和5年5月31日

102号隊舎排水管補修工事

件名	102号隊舎排水管補修工事	縮尺	-
種別	表紙	図面番号	1/7
陸上自衛隊習志野駐屯地業務隊管理科			

仕 様 書

- 1 工事件名 102号隊舎排水管補修工事
- 2 工事場所 千葉県船橋市葉台3-20-1 陸上自衛隊習志野駐屯地
- 3 工事概要 排水管補修工事 一式
- 4 一般事項
 - (1) 本仕様書は、陸上自衛隊習志野駐屯地において実施する「102号隊舎排水管補修工事」について必要な事項を規定する。
 - (2) 本工事は設計図書に記載してある事項のほか「公共建築工事標準仕様書（建築、機械設備）最新版」、「公共建築工事改修標準仕様書（建築、機械設備）最新版」関係法令等に基づき実施すること。
 - (3) 本仕様書に記載なき事項で、技術上当然実施すべき事項については、確実に実施するものとする。また、内容に疑義が生じた場合には、速やかに監督官と協議し、その指示に従うこと。
 - (4) 本工事に使用する材料は、仮設材及び既設再使用品を除き全て新品を使用し、監督官の検査を受け合格した物を使用すること。
 - (5) 受注者は工事を行なう場合の駐屯地への立入り及び駐屯地内での行動は、監督官の指示を遵守して行なうこと。
 - (6) 許可を受けていない場所への立入りは厳禁とする。ただし、業務に際して立入りの必要が生じた場合は、監督官と調整し所定の手続きをすること。
 - (7) 工事時間は、原則として平日の0815から1700までとする。
なお、業務時間外に作業する必要がある場合は、事前に承諾を受けること。
 - (8) 工事作業者は、その作業内容に応じ、必要な知識及び技能を有すること。また、法令等により作業等を行なう者の資格が定められている場合は、当該資格を有する者が作業等を行なうものとする。
 - (9) 工事期間中は、駐屯地内の施設等に損傷を与えないよう十分注意して作業を実施することとし、万一損傷させた場合には速やかに監督官に報告するとともに、受注者の責任において保証するものとする。
 - (10) 本仕様書は、当役務関係者以外に貸出、複写及び回覧をさせてはならないものとし、関連した情報が漏えいした際には、受注者が全て責任をとること。
 - (11) 工事写真は、施工前、施工中及び施工後の隠蔽部となる箇所や、主要な作業段階の実施状況、その他監督官の指示するものを撮影し、写真帳（A4版）に整理して完了検査前に監督官に提出すること。


- (12) 本工事に発生した発生材については、監督官の指示する場所に集積し、発生材調書とともに官側に引継ぐこと。また、その他の廃材等に関しては、受注者の責任において産業廃棄物として適正に処分し、マニフェストE票の写しを提出すること。
- 5 特記事項
 - (1) 仮設工事
 - ア 工事場所の出入口付近には立入禁止等の処置を講ずること。
 - イ 工事に先立ち、施工場所及び搬出入路を養生し、既存施設等に損傷を与えないよう十分注意すること。また、清掃を行なった後に竣工検査を受けること。
 - ウ 工事に足場を使用する場合は脚立足場とする。
 - (2) 補修工事
 - ア 既存の配管は等はフランジの位置で外すこと。
 - イ 配管の接合前に既設配管内の錆、汚れ、ゴミ等を撤去した後に接合すること。
 - ウ 使用する配管は排水用塩ビライニング鋼管100Aとし、切断部分の接合はユニオン継手とする。
 - エ 合流する箇所は排水鋼管用可とう継手を使用し、必ず45度以内の鋭角をもって水平に近く合流させること。
 - オ 研りを行った部分は、埋め戻しを行うこと。
 - カ 施工した配管は保温をすること。保温種別は給排水衛生設備工事のc2・（口）・Ⅶとし厚さは25mmとする。
 - キ 天井ボードはシーリングせっこうボード（JISA6901）厚さ9.5mmを使用するものとし、せっこうボード面の素地ごしらは種別B種とする。また、塗装はEP塗り種別天井ボードのB種とし、色については監督官と調整するものとする。
 - (3) その他
 - ア 本工事に関する施工保証は、竣工検査合格後1年間とする。
 - イ 電気、水道等の光熱水料は受注者負担とする。ただし、機器の試運転等に係るものを除く。

件名	102号隊舎排水管補修工事	縮尺	-
種別	特記事項	図面番号	2/7
陸上自衛隊習志野駐屯地業務隊管理科			

(4) 受注者は、下記に示す書類を作成し、監督官へ提出すること。

- ア 工事着工届
- イ 作業工程表
- ウ 現場代理人等氏名通知書
- エ 工事竣工届
- オ 工事写真
- カ 発生材調書
- キ マニフェストの写し
- ク その他監督官が示すもの

件名	102号隊舎排水管補修工事	縮尺	-
種別	特記事項	図面番号	3/7
陸上自衛隊習志野駐屯地業務隊管理科			

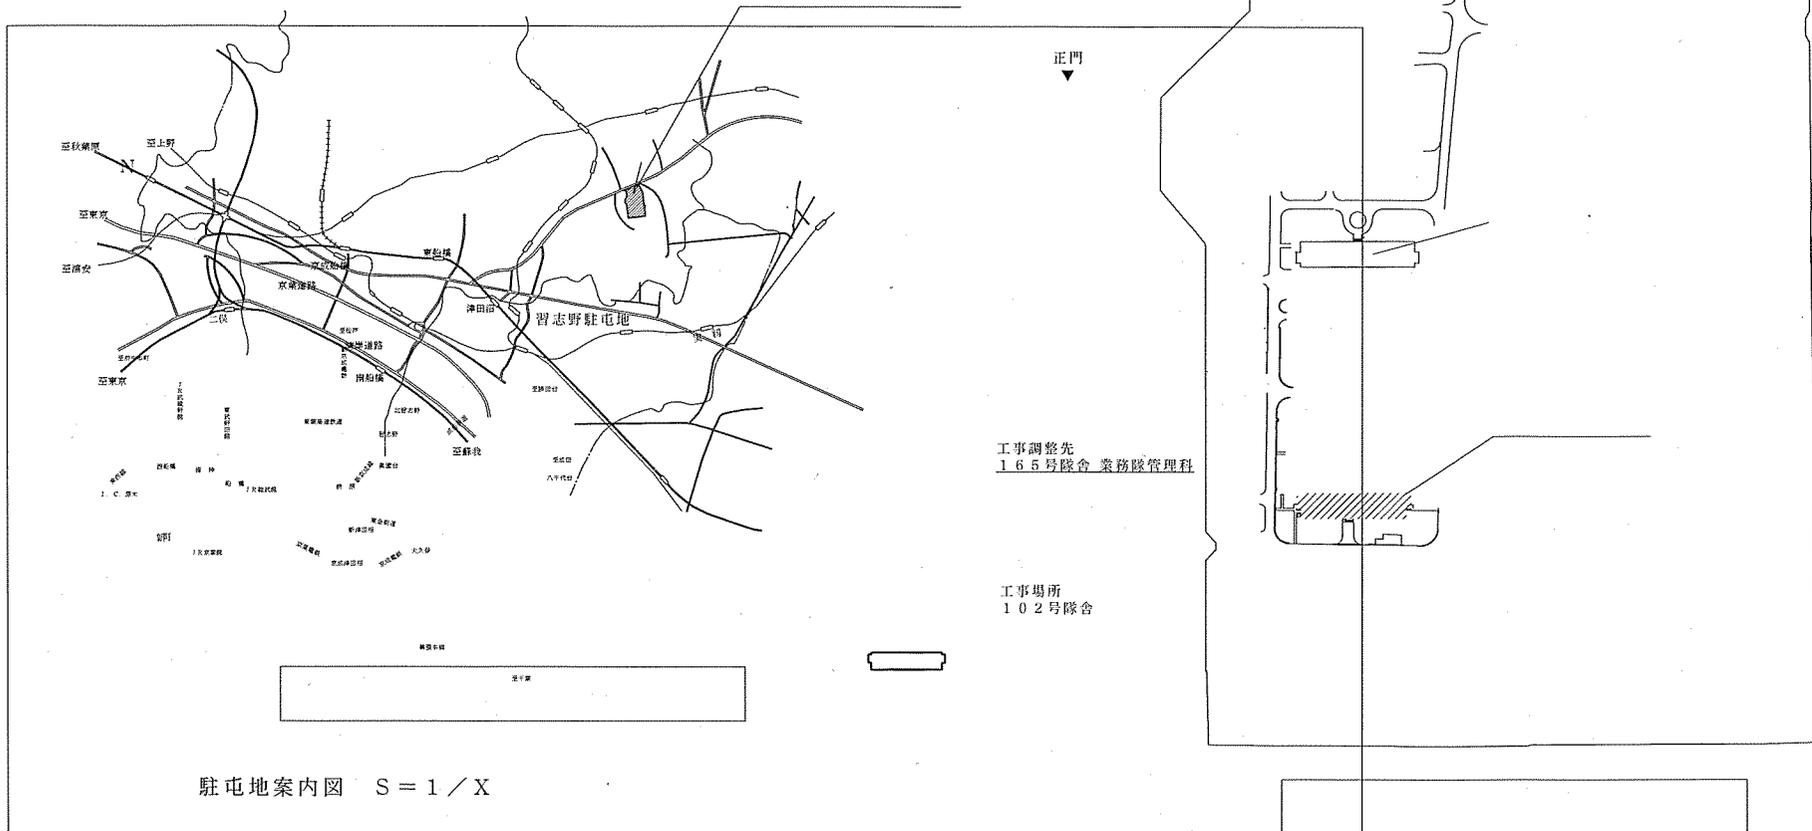


駐屯地案内図 S = 1 / X

駐屯地配置図 S = 1 / X


102号隊舎排水管補修工事
駐屯地案内図、駐屯地配置図

陸上自衛隊習志野駐屯地業務隊管理科

件名		縮尺	—
種別	4 / 7	図面番号	

 


施工場所
1F~4F 便所

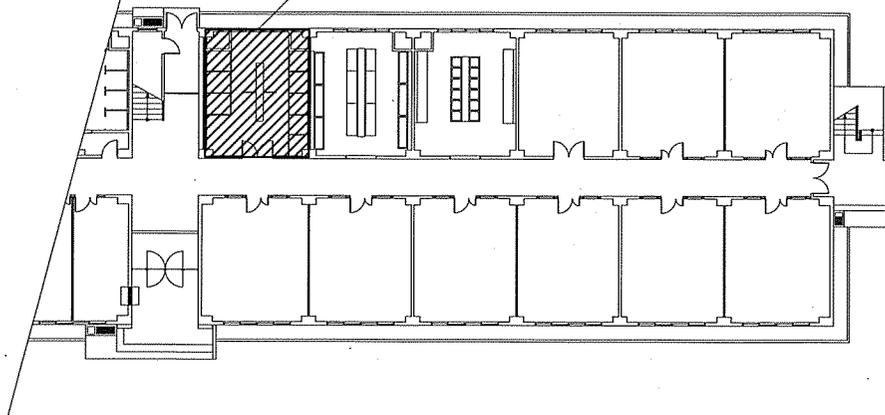

1F~4F 隊舎平面図 S = 1 / X



点検口 (450×450)
照明器具 撤去、再取付

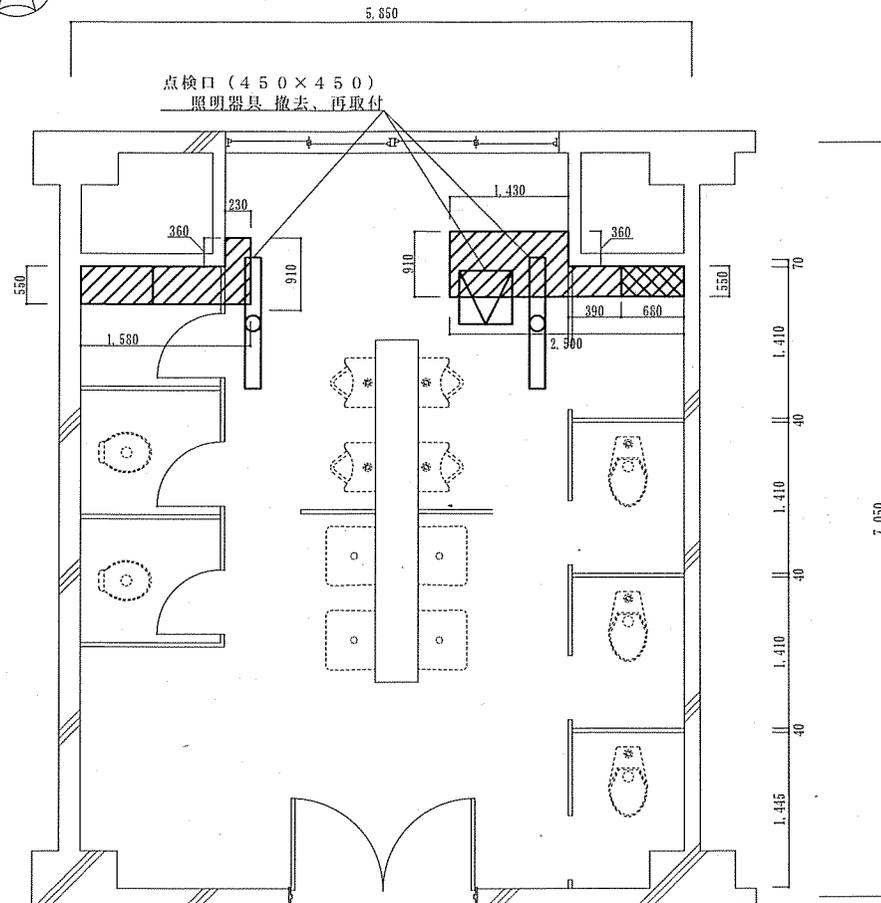

1F~3F 便所施工図 S = 1 / X

凡例

-  天井ボード新設
-  天井ボード撤去、新設


件名	102号隊舎排水管補修工事	縮尺	—
種別	102号隊舎平面図、便所施工図	図面番号	5 / 7

陸上自衛隊習志野駐屯地業務隊管理科



施工配管
排水用ライニング鋼管100A (保温含む)


1Fのみ 地下ピット入口

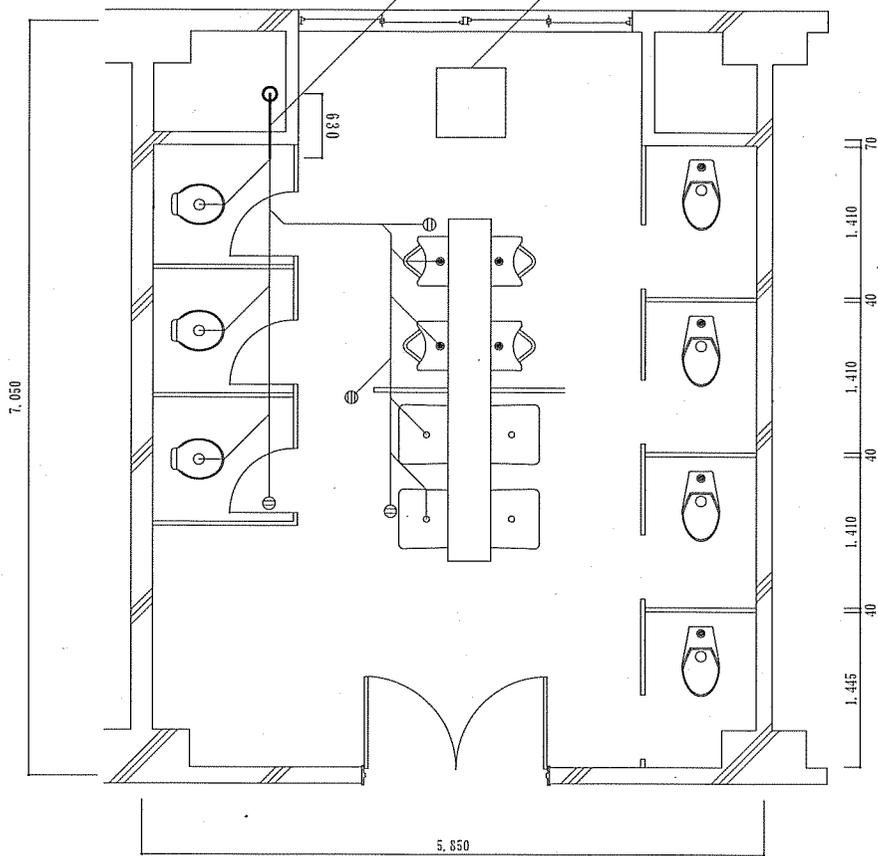

1F~4F 便所平面図 S=1/X





施工配管
排水用ライニング鋼管100A (保温含む)

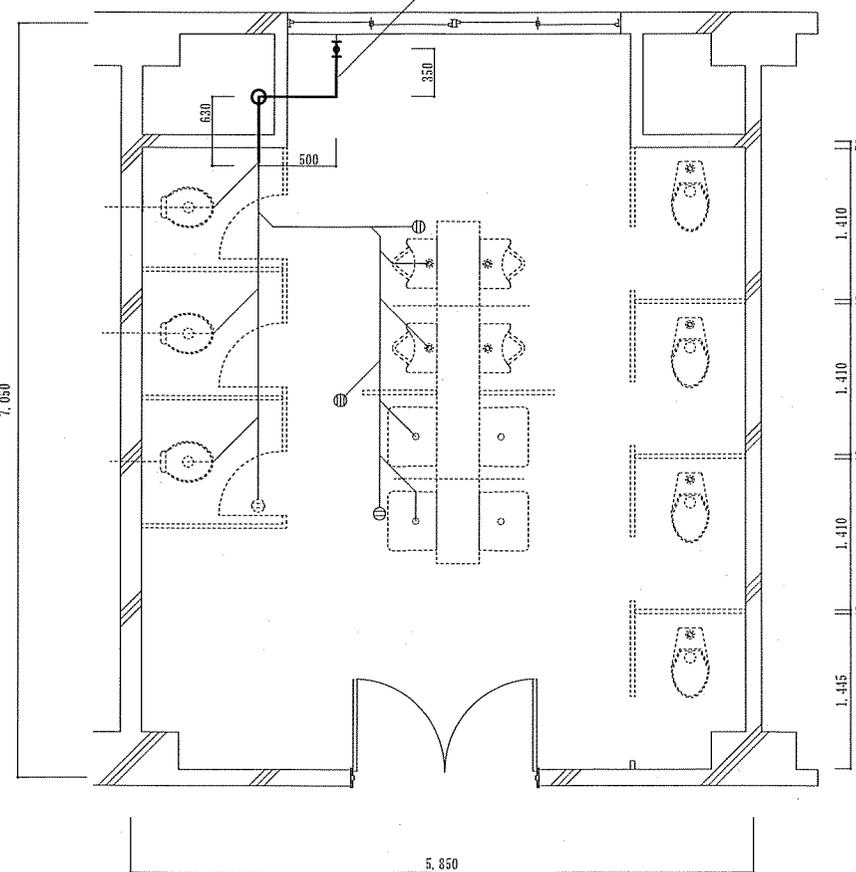

地下ピット平面図 S=1/X

件名	102号隊舎排水管補修工事	縮尺	-
種別	便所施工図	図面番号	6/7
陸上自衛隊習志野駐屯地業務隊管理科			

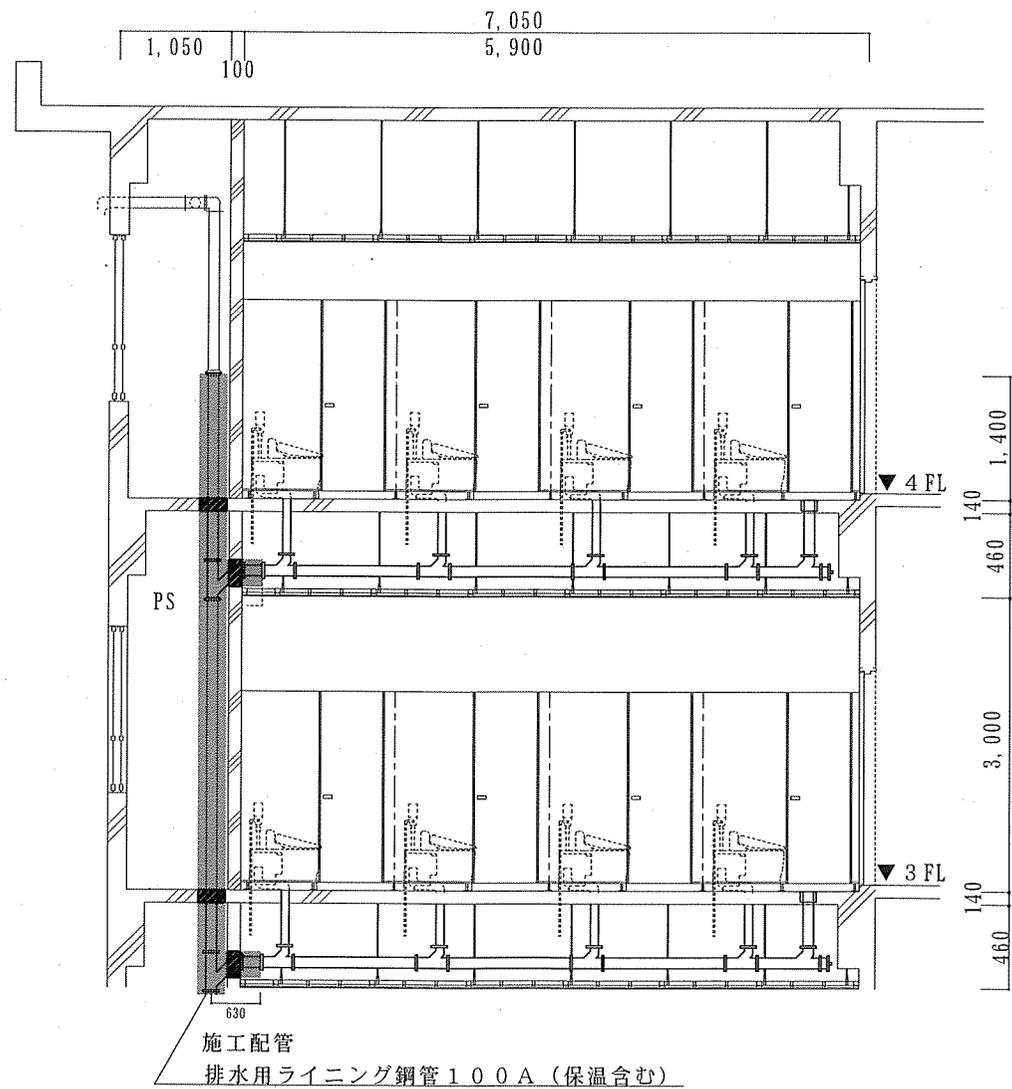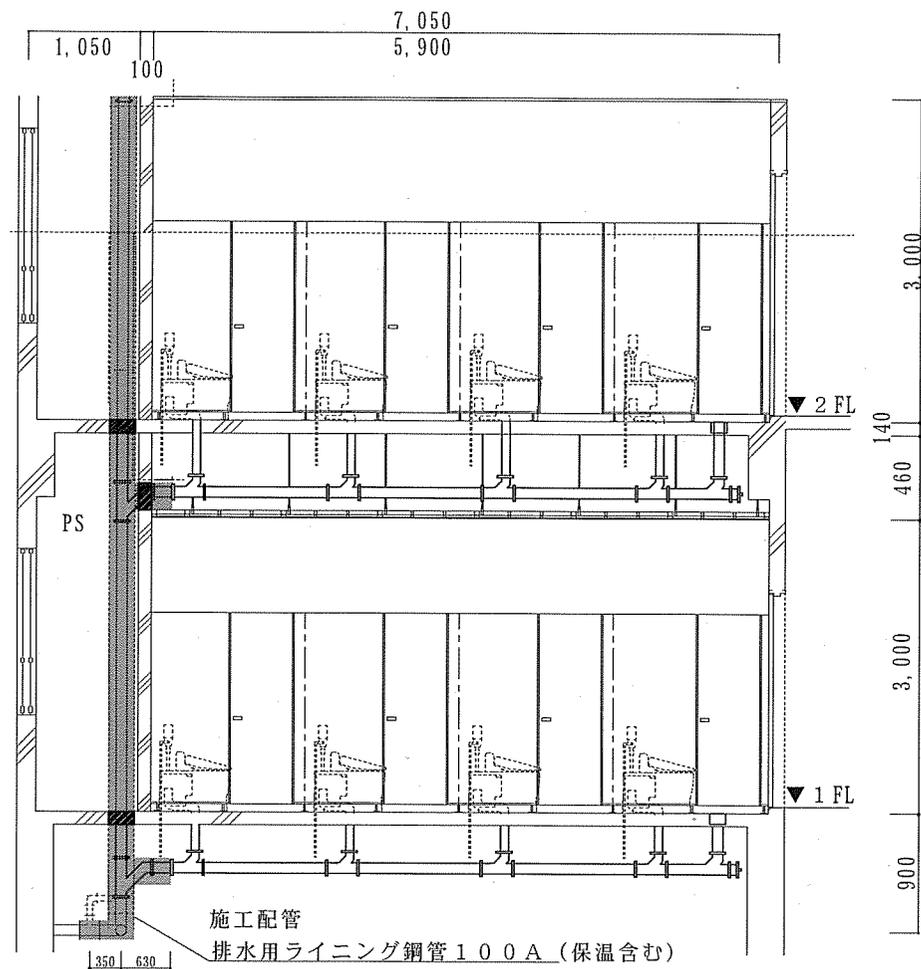

- 凡例
- 施工箇所
 - はつり

隊舎便所断面図 S = 1 / X

件名	102号隊舎排水管補修工事	縮尺	—
種別	隊舎便所断面図	図面番号	7 / 7
陸上自衛隊習志野駐屯地業務隊管理科			