

仕様書番号：C85
作成年月日：令和5年11月28日

習志野演習場建物調光器等改修工事

件名	習志野演習場建物調光器等改修工事	縮尺	-
種別	表紙	図面番号	1 / 4
陸上自衛隊習志野駐屯地業務隊管理科			

仕 様 書

- 1 件 名
習志野演習場建物調光器等改修工事
- 2 場 所
千葉県船橋市習志野 3-20
陸上自衛隊習志野演習場

- 3 概 要
- | | |
|-----------------|----|
| 5号建物調光器設備改修工事 | 一式 |
| 13号建物調光器照明改修工事 | 一式 |
| 11号建物照明器具用ガード取付 | 一式 |

- 4 一般事項
- (1) 本仕様書は習志野演習場建物調光器等改修工事について適用する。
- (2) 本工事は、本仕様書による他、以下の標準仕様書を準拠するものとする。
ア 公共建築工事標準仕様書（電気・建築設備）
イ 公共建築改修工事標準仕様書（電気・建築設備）
- (3) 作業者は、その作業内容に応じ、必要な知識及び技能を有すること。また、法令等により作業等を行う者の資格が定められている場合は、当該資格を有する者が作業等を行なうものとする。
- (4) 本仕様書に記載なき事項で、技術上当然実施すべき事項については、確実に実施するものとする。また、内容に疑義が生じた場合には、速やかに監督官と協議し、その指示に従うこと。
- (5) 本工事に使用する材料は、仮設材、既設再使用品を除き全て新品を使用し、監督官の検査を受け、合格した物を使用すること。
- (6) 契約後、工程表を作成し監督官に提出するほか、監督官に示される着工届、現場代理人指名通知書等の書類を速やかに提出するものとする。
- (7) 工事実施場所においては、関係法令を厳守し常に整理整頓を行い、特に危険箇所については必要な措置を講じる等安全管理を徹底するものとする。
- (8) 本工事実施中は既存施設、設備の保護には十分注意し、万一破損若しくは汚損させた場合には、請負者の負担において早急に原型に復旧するものとする。また、事故発生時には直ちに監督官に報告するものとする。
- (9) 本工事に必要な電気及び水は請負者において持ち込むものとする。但し、本工事において電気及び水を官側から借受する場合は、監督官と調整のうえ請負者負担により計器を設置し使用量の料金を官側の規定により支払うものとする。
- (10) 本工事実施中に撤去した金属類発生材（鉄くず等）については、監督官の指示する場所へ搬入するとともに、発生材調書を作成し提出するものとする。その他は全て廃棄物の処理及び清掃に関する法律に基づき適切に処理し、最終処分終了後、マニュアルのE票（写）を納期までに監督官へ提出するものとする。
- (11) 請負者は作業日の原則1週間前には監督官から指定された様式に従い、立入り申請書を作成し監督官に提出するものとする。
- (12) 本工事を完了に際しては、工事実施場所における内外の後片づけ及び清掃を入念に実施するものとする。

- (13) 作業時間は原則として、平日0830から1700までとするが、工事の実施上時間の延長、停電を必要とする場合には監督官と協議するものとする。
- (14) 役務写真は、工事材料、施工前、施工中及び施工後の隠蔽部となる箇所や、主要な作業段階の実施状況、その他監督官の指示するものを撮影し、写真帳（A4版）に整理し、完了検査前に監督官に提出するものとする。

5 特記事項

- (1) 調光器具の仕様については下記のとおりである


建物	製造会社	品名	規格	台数
5号	東芝ライテック	蛍光灯用コントロールPD	DF-20157-PD	3台
13号	松下電工株式会社	インバータ蛍光蛍光灯連続調光TLU	WRT424IK	10台

- (2) 下記の器具は受注者が準備の上、交換及び取付を実施すること。


建物	製造会社	品名	規格	台数
5号	Panasonic	LED用ライントロール	NQ2153	3台
13号	Panasonic	インバータ蛍光蛍光灯連続調光TLU	WRT4243	10台
11号	Panasonic	照明器具用ガード	FK41533	74台

- (3) 本工事実施後、試験を行い、調光が正常に機能するか官側の確認を受ける。
- (4) 受注業者は下記に示す書類を作成し、監督官へ契約納期内に提出する。
- ア 工事開始届
イ 工程表
ウ 工事完了届
エ 工事写真
オ 現場代理人氏名・変更通知書
カ マニュアル（E票）の写し
キ その他監督官の示すもの


件 名	習志野演習場建物調光器等改修工事	縮 尺	—
種 別	仕様書	図面番号	2 / 4
陸上自衛隊習志野駐屯地業務隊管理科			

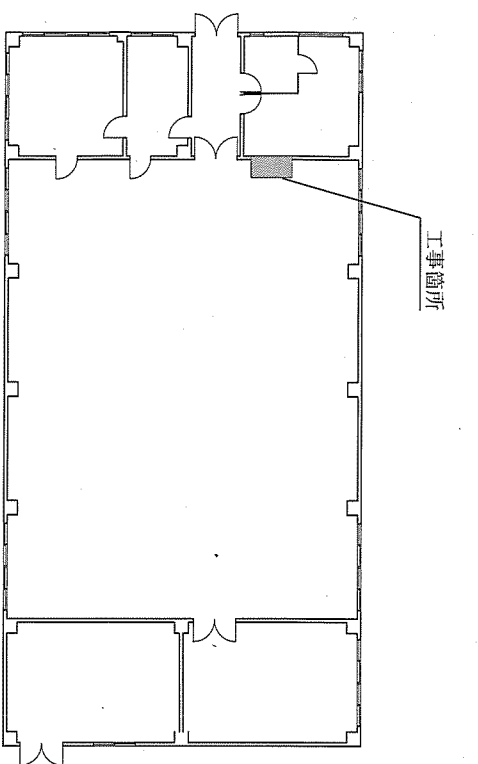


5号建物平面図 S=1/X

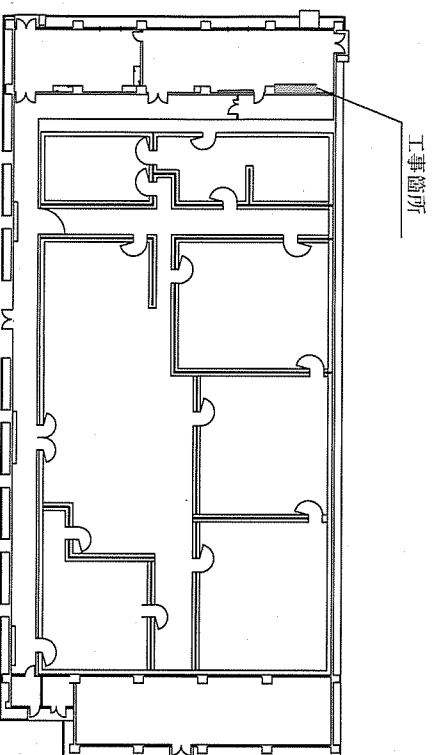


13号建物平面図 S=1/X

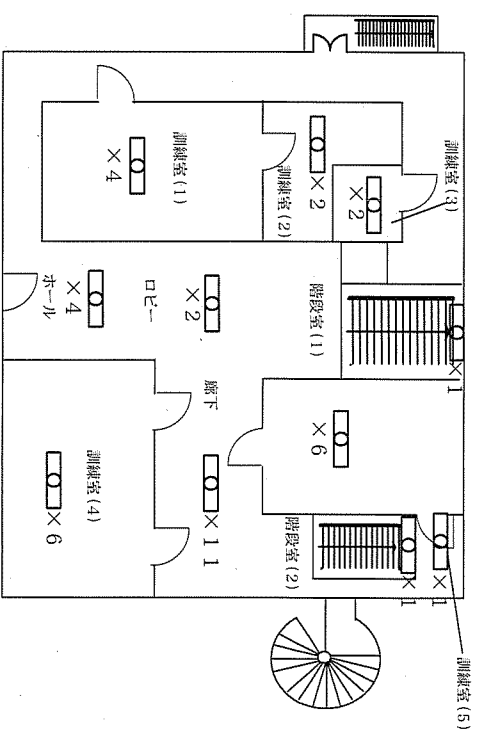

11号建物1階平面図 S=1/X


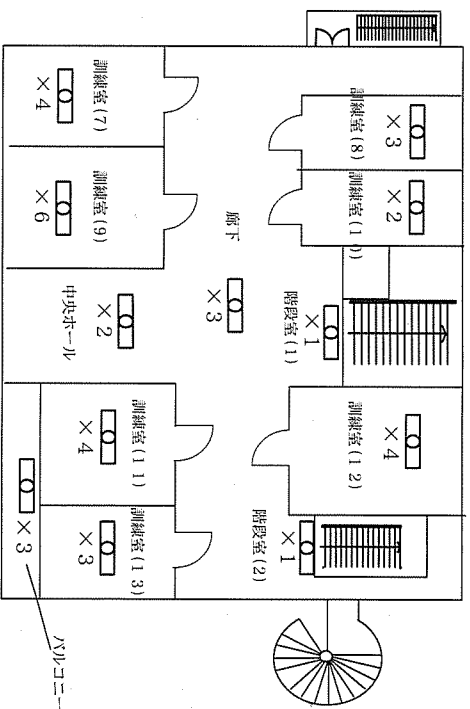


11号建物2階平面図 S=1/X

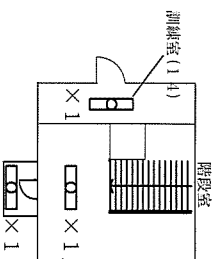

11号建物屋上平面図 S=1/X

作名	習志野演習場建物調光器等改修工事	縮尺	—
種別	施工建物平面図	図面番号	4 / 4
陸上自衛隊習志野駐屯地業務隊管理科			

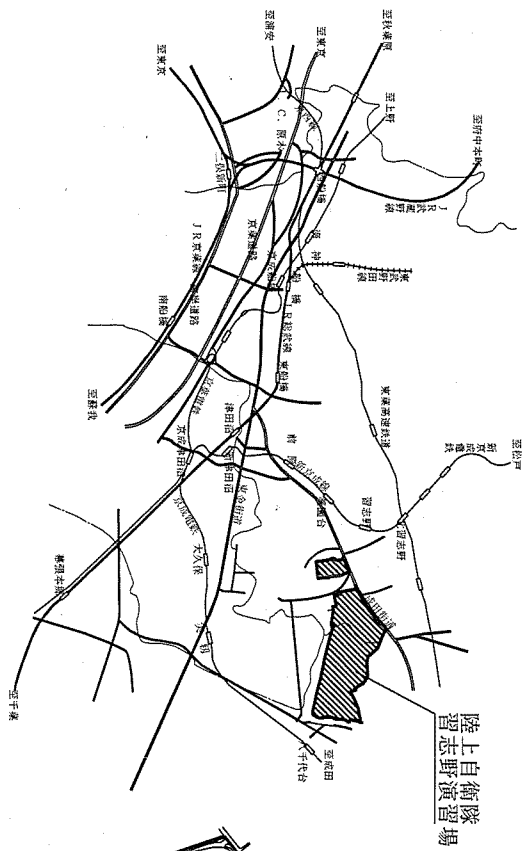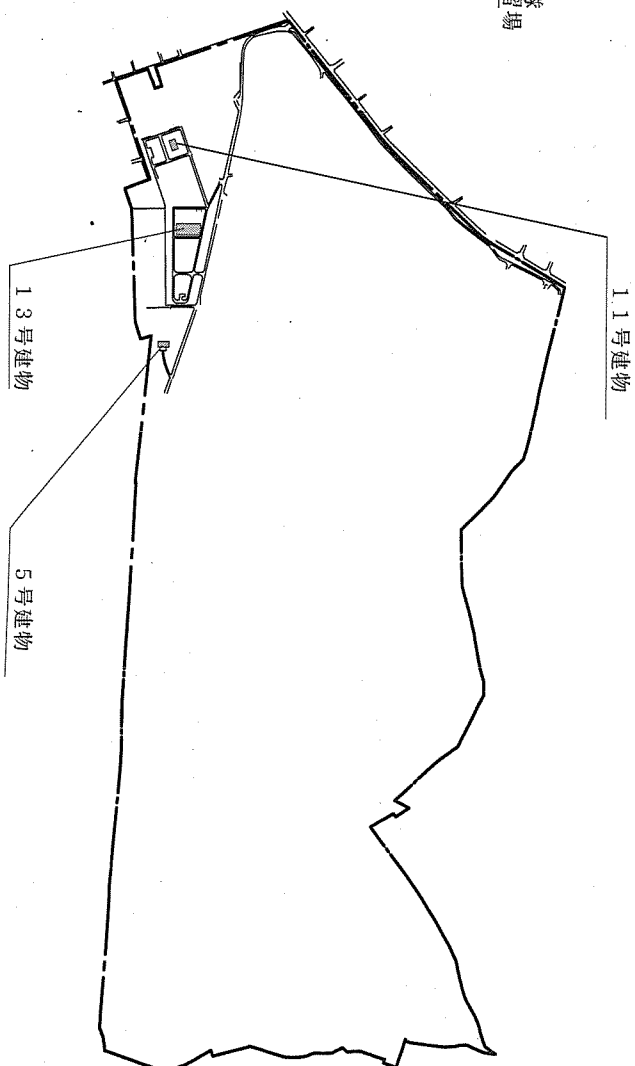駐屯地案内図 $S=1/X$ 

演習場配置図 $S=1/X$

件名	習志野演習場建物調光器等改修工事	縮尺	図示
種別	駐屯地案内図・配置図	図面番号	3 / 4