

浦和合同庁舎照明器具改修工事

件 名	浦和合同庁舎照明器具改修工事		
図 面 名 称	表 紙		
仕 様 書 番 号	42	図 面 番 号	1/6
作 成 年 月 日	R5.11.8	縮 尺	
作 成 部 隊 名	陸上自衛隊大宮駐屯地業務隊管理科		

1 工事名称

浦和合同庁舎照明器具改修工事

2 工事場所

埼玉県さいたま市浦和区常磐4丁目11-15 浦和地方協力本部

3 工事概要

浦和地本合同庁舎照明器具LED化改修

計140台

4 一般事項

- (1) 本仕様書は、隊舎照明器具LED化改修工事について適用する。
- (2) 本工事は、本仕様書による他、国土交通省制定の公共建築工事標準仕様書等を準拠するものとする。
- (3) 本仕様の施工に関して、十分な知識、経験及び技術を有し、かつ施工を完全に遂行できるものとする。
- (4) 特記なき限り、本件に使用する材料はすべて新品とし、監督職員の検査を受けて合格したものを使用する。
- (5) 現場の安全衛生に関する管理は、現場代理人が責任者となり関連法令を厳守し行う。現場代理人は、作業の工程ごとに安全に対する検討を行い、必要な措置を講じる等安全管理を徹底させる。
- (6) 着工に先立ち、監督職員と協議のうえ計画工程表を作成し提出するほか、監督職員に示される着工届、現場代理人指名通知書等の書類を速やかに提出する。
- (7) 工事写真は、施工前・施工中・施工後、隠ぺいとなる箇所、材料及び監督職員が指示するものを工事用アルバム（A4縦型）に整理のうえ提出する。
- (8) 図面と仕様書の内容に相違又は明示無き場合若しくは疑いを生じた場合は、監督職員と協議のうえ内容を確認する。
- (9) 本仕様書及び設計図書に記載なき事項といえども技術上当然必要とする事項については、請負者の負担において実施すること。
- (10) 請負者は、工事に際して駐屯地等内での行動は、監督職員の指示に従うとともに、施工地域以外への立入りは行わない。
- (11) 請負者は、本工事に関する事柄について、その内容が流出しないよう処置を講ずる。
- (12) 既存施設、設備等の保護には十分注意し、損傷等させた場合は請負者の負担において早期に補修し、原形に復旧する。
- (13) 事故発生時には、速やかに監督職員に報告する。
- (14) 本工事に必要な電気、水等は請負者において負担する。但し、新設を行う機器の試運転調整等での運転に必要な電気、水等の使用については、その限りではない。
- (15) 撤去等により発生した金属類発生材（鉄くず）については、監督職員の指示する場所へ搬入するとともに、発生材調書を提出する。その他発生材は、請負者の負担において、関係法令の定めに従い適正に処理するものとする。
- (16) 本仕様書及び図面に記載する数量は近似値とし、事前に施工数量の調査を行い、監督職員と相互確認を行う。

5 特記事項


(1) 電気工事

- ア 建物内の照明器具をLED器具へ更新する。
- イ 既設器具及び新設LED器具については、本仕様書の照明器具配置図を参照すること。※新設LED器具については、参考品とし同等品以上とする。
- ウ 新設LED器具の選定実施後速やかに、器具一覧表を提出し監督職員の承認を得ること。また、選定実施のうち天井裏高さの確認も含むこととする。
- エ 新設LED器具設置に必要なとなる消耗品等については、全て請負者の責任において準備すること。
- オ 取付完了後、絶縁抵抗試験及び全数点灯試験を行う。なお、絶縁抵抗試験は電灯回路毎行う。


(2) その他

- ア 契約後、速やかに監督官と日程調整を実施すること。
- イ 各作業に際し、適切な資格を有する者が作業を行うこと。
- ウ 当該工事に必要な雑材料についても、全て請負者で用意する。
- エ 廃材等は監督職員の指示する場所へまとめて保管すること。また、屋外で保管する場合はシートなどを掛ける等の安全対策を実施すること。
- オ 竣工検査合格後、当該工事での新規部品及び施工上の欠陥によるとみられる不具合の発生について請負者は、1年間その責を負うものとする。
- カ 作業日については原則、平日に行うものとする。ただしやむを得ず休日及び祝日に実施する場合は、監督官と要調整する。

件名	浦和合同庁舎照明器具改修工事		
図面名称	仕様書		
仕様書番号	42	図面番号	2/6
作成年月日	R5.11.8	縮尺	図示
作成部隊名	陸上自衛隊大宮駐屯地業務隊		

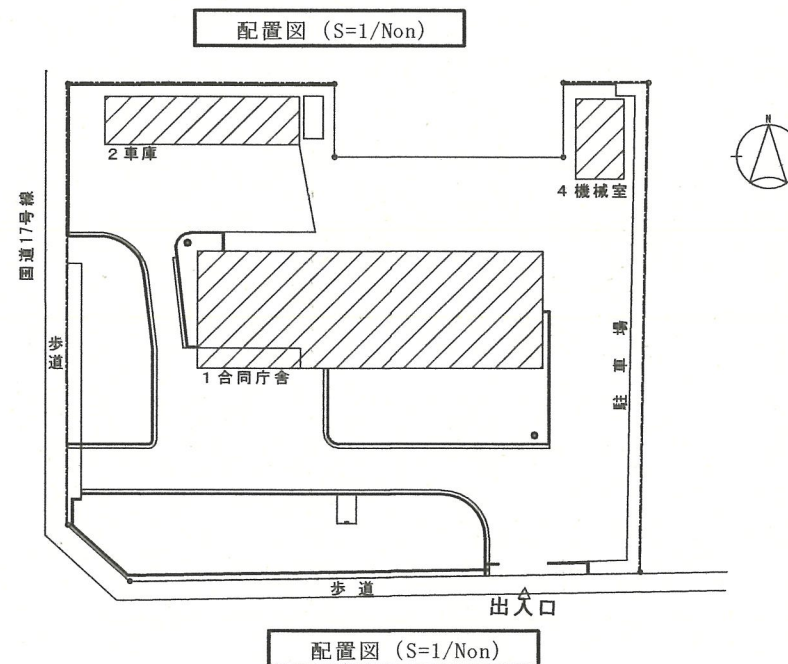

件 名	浦和合同庁舎照明器具改修工事		
図 面 名 称	案内図・配置図		
仕様書番号	42	図面番号	3/6
作成年月日	R5.11.8	縮 尺	図 示
作成部隊名	陸上自衛隊大宮駐屯地業務隊		

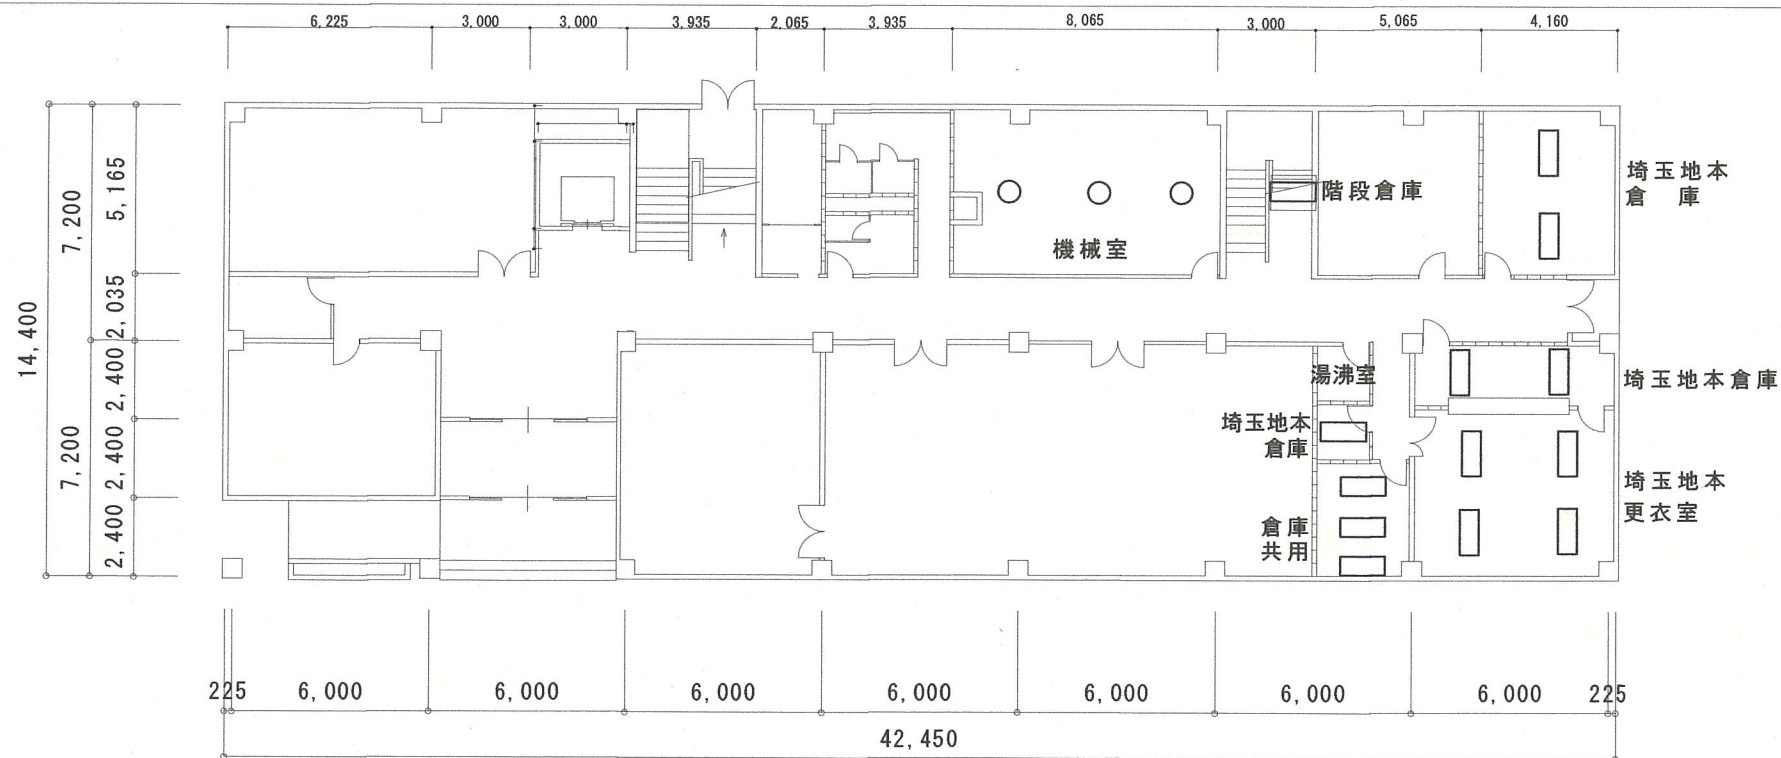

浦和合同庁舎 1号棟 1階平面図


照明器具諸元

		直径形照明器具						ダウンライト	
		二灯用器具			一灯用器具			蛍光灯	白熱電球
		40W	32W	20W	40W	32W	20W		
3F	本部長室			10					
	会議室		8						
	副本部長室		4			1			
	総務課		21						
	募集課		16						
	援護班		16						
	広報室		8						
	サーバー室		2						
	人事班		4	2					
	給湯室								
	女子更衣室								
	募集倉庫		1						
	男子便所		2						
	女子便所		2						
	当直室			2					1
1F	廊下				9				
	ECホール								2
	広報倉庫						1		
	合庁倉庫		2				1		
	男子更衣室			4					
	援護倉庫					2			
	管理官倉庫				2				
	階段下倉庫						1		
	空調機械室								
	合計	86	18	11	3	0	3	3	0

既設型番	数量	新設型番
2灯 埋込40W	6台	XLX450PHNPLE9 P117
2灯 埋込20W	2台	XLX210PENJLE9 P189
1灯 埋込40W	2台	XLX420PENTLE9 P117
1灯 埋込20W	3台	XLX200PENJLE9 P189
		NNN71110LE1 P751
		ダウンライト
	13台	

※新設型番についてはカタログ参考であり、同等品以上を新設する。

件名	浦和合同庁舎照明器具改修工事		
図面名称	平面図		
仕様書番号	42	図面番号	4/6
作成年月日	R5.11.8	縮尺	—
作成部隊名	陸上自衛隊大宮駐屯地業務隊		

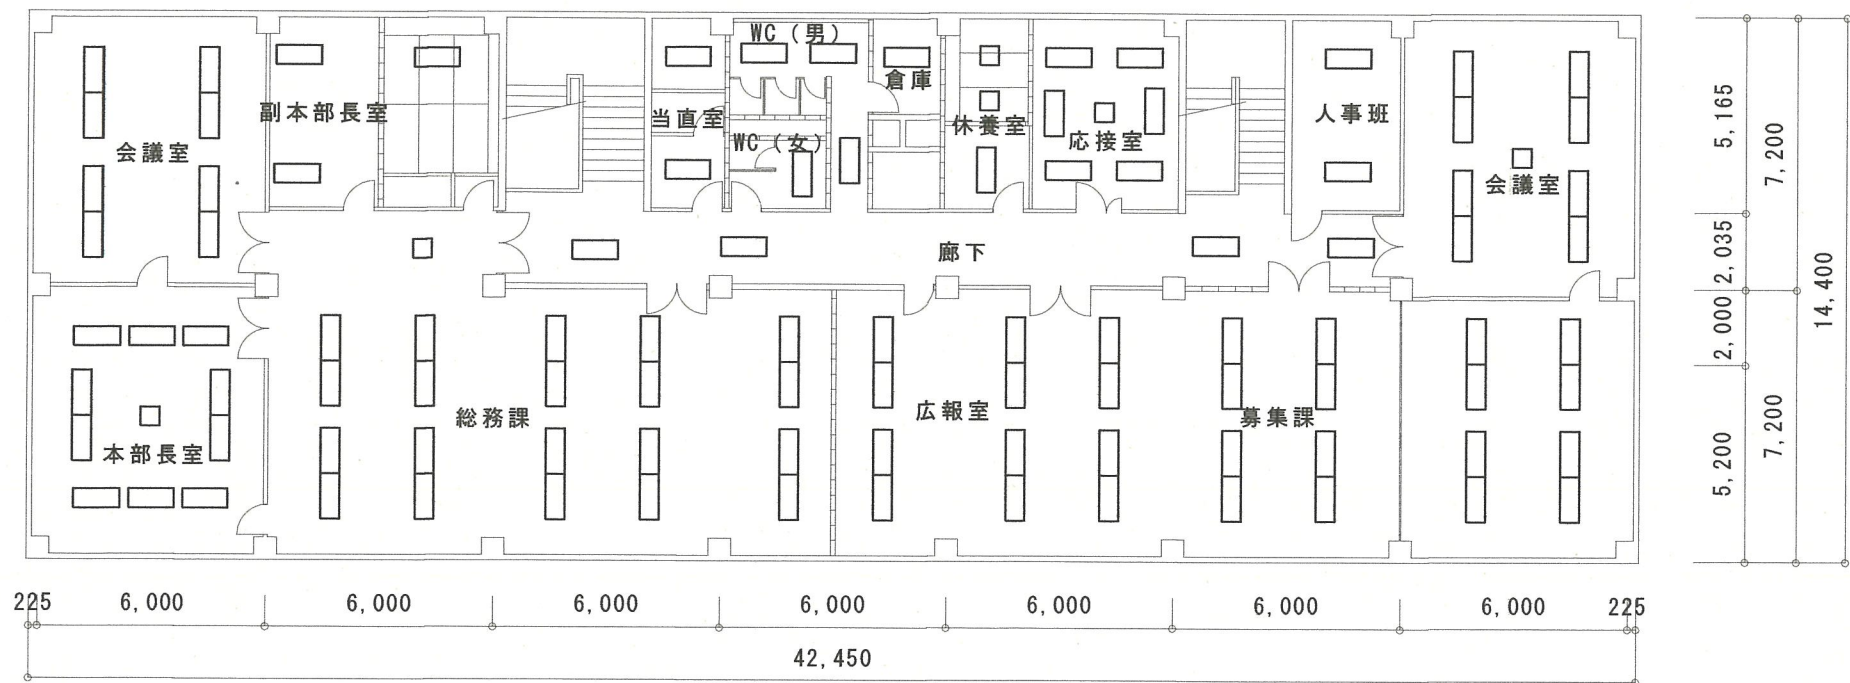

浦和合同庁舎 1号棟 3階平面図


照明器具諸元

		直径形照明器具						ダウンライト	
		二灯用器具			一灯用器具			蛍光灯	白熱電球
		40W	32W	20W	40W	32W	20W		
3F	本部長室			10					
	会議室		8						
	副本部長室		4		1				
	総務課		21						
	募集課		16						
	広報室		16						
	広報室		8						
	サーバー室		2						
	人事班		4	2					
	給湯室								
	女子更衣室								
	募集倉庫		1						
	男子便所		2						
	女子便所		2						
	当直室			2				1	
1F	廊下				9				2
	ECホール								
	広報倉庫							1	
	合庁倉庫		2					1	
	男子更衣室			4					
	援護倉庫				2				
	管理官倉庫								
	階段下倉庫							1	
空調機械室									
合計		86	18	11	3	0	3	3	0


既設型番	数量	新設型番
2灯 埋込40W	98台	XLX450PHNPLE9 P117
2灯 埋込20W	9台	XLX210PENJLE9 P189
1灯 埋込40W	1台	XLX420PENTLE9 P117
1灯 埋込20W		XLX200PENJLE9 P189
	3台	NNN71110LE1 P751 ダウンライト
	111台	

※新設型番についてはカタログ参考であり、同等品以上を新設する。

件名	浦和合同庁舎照明器具改修工事		
図面名称	平面図		
仕様書番号	42	図面番号	5/6
作成年月日	R5.11.8	縮尺	—
作成部隊名	陸上自衛隊大宮駐屯地業務隊		

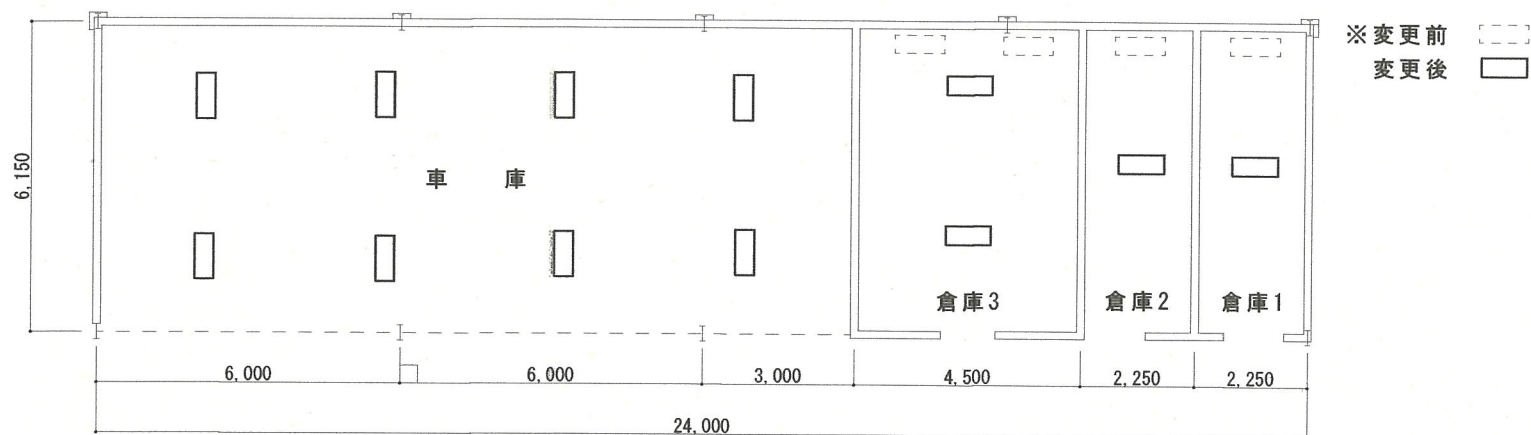

浦和合同庁舎 2号建物平面図

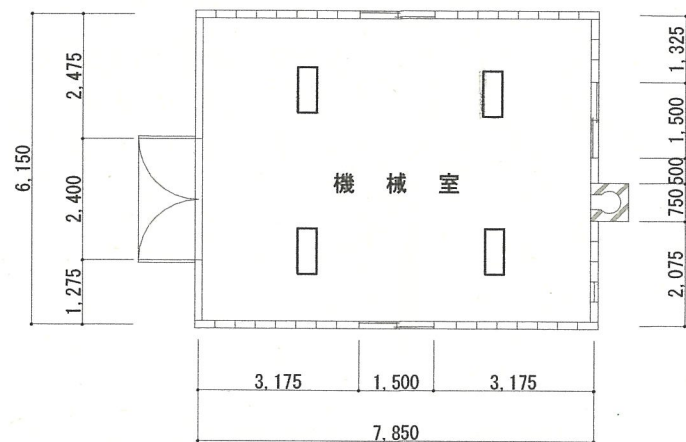

浦和合同庁舎 4号建物平面図

照明器具諸元

		直径形照明器具					
		二灯用器具			一灯用器具		
		40W	32W	20W	40W	32W	20W
2号	倉庫1						1
	倉庫2						1
	倉庫3					2	
	車庫			8			
4号	機械室			4			
合計		0	12	0	0	2	2

既設型番	数量	新設型番
2灯 直付40W	12台	NNF42001JLE9 P257 40800
1灯 直付20W	2台	NNF41231CLE9 P258 27200
1灯 直付32W	2台	NNF21233KLT9 P262 26200
	16台	

※新設型番についてはカタログ参考であり、同等品以上を新設する。

件 名	浦和合同庁舎照明器具改修工事		
図 面 名 称	平面図		
仕様書番号	42	図 面 番 号	6/6
作成年月日	R5.11.8	縮 尺	—
作成部隊名	陸上自衛隊大宮駐屯地業務隊		