

仕様書番号	営 7 - 2 9
作成年月日	令和 7 年 6 月 6 日
作成責任者	業務隊管理科 防衛技官 宮本 憲成


1 5 号建物給水ポンプ等更新工事

工事件名	1 5 号建物給水ポンプ等更新工事		
図面種別	表紙		
縮 尺	-	図面番号	1 / 4
松本駐屯地業務隊管理科		令和 7 年 6 月 6 日	


- 1 工事件名
15号建物給水ポンプ等更新工事
- 2 施工場所
長野県松本市高宮西1-1 陸上自衛隊松本駐屯地
- 3 概要
ボイラー用給水ポンプ・連続ブロー装置更新 2箇所
- 4 一般事項
- (1) 本仕様書は、15号建物給水ポンプ等更新工事について適用する。
 - (2) 本工事は、本仕様書による他、国土交通省制定の公共建築工事標準仕様書、その他関係法令等を準拠するものとする。
 - (3) 本仕様の施工に関して、十分な知識、経験及び技術を有し、かつ施工を完全に遂行できるものとする。
 - (4) 特記なき限り、本件に使用する材料はすべて新品とし、監督職員の検査を受けて合格したものを使用すること。
 - (5) 現場の安全衛生に関する管理は、現場代理人が責任者となり関連法令を厳守し行う。現場代理人は、作業の工程ごとに安全に対する検討を行い、必要な措置を講じる等安全管理を徹底させること。
 - (6) 着工に先立ち、監督職員と協議のうえ計画工程表を作成し提出するほか、監督職員に示される着工届、現場代理人指名通知書等の書類を速やかに提出すること。
 - (7) 工事写真は、施工前・施工中・施工後、隠ぺいとなる箇所、材料及び監督職員が指示するものを工事用アルバム（A4縦型）に整理のうえ提出すること。
 - (8) 図面と仕様書の内容に相違又は明示無き場合若しくは疑いを生じた場合は、監督職員と協議のうえ内容を確認すること。
 - (9) 本仕様書及び設計図書に記載なき事項といえども技術上当然必要とする事項については、請負者の負担において実施すること。
 - (10) 請負者は、工事に際して駐屯地等内での行動は、監督職員の指示に従うとともに、施工地域以外への立入りは行わないこと。
 - (11) 請負者は、本工事に関する事柄について、その内容が流出しないよう処置を講ずること。
 - (12) 既存施設、設備等の保護には十分注意し、損傷等させた場合は請負者の負担において早期に補修し、原形に復旧すること。
 - (13) 事故発生時には、速やかに監督職員に報告すること。
 - (14) 本工事に必要な電気、水等は請負者において負担とする。但し、機器の試運転調整等での運転に必要な電気等の使用については、その限りではない。
 - (15) 撤去等により発生した金属類発生材（鉄くず）については、監督職員の指示する場所へ搬入するとともに、発生材調書を提出すること。その他発生材は、請負者の負担において、関係法令の定めに従い適正に処理するものとする。
 - (16) 工事請負者は「国等による環境物品等の調達等に関する法律」に基づく「環境物品等の調達の推進に関する基本方針」に示された基準に適合した作業を行うこと。
 - (17) 外国人建設就労者を作業に従事させる場合は監督官より指示された書類を提出の上、許可を得た後作業に従事させること。

- 5 特記事項
- (1) 仮設工事
施工に際し、他の設備等を破損しないよう養生すること。
 - (2) 配管工事
ア 使用する配管は、配管用炭素鋼鋼管（白）を基準とする。
イ 配管付属品（弁類等）及び計器類は、既設と同等とする。
 - (3) 塗装工事
下塗りは一般用さび止めペイントとし、中塗り及び上塗りは合成樹脂調合ペイントとする。また、下・中・上塗りは各1回とする。
 - (4) 空気調和設備工事
ア 給水ポンプは、既設と同等の能力のものとする。（参考：ASB-11D80780-IE3）
イ 連続ブロー装置は、既設と同等の能力のものとする。（参考：HOT-600MAE）
また、付属品は標準仕様に加え、電磁弁・電気伝導率計を含むものとし、更新に伴い、装置回りの配管等も合わせて更新するものとする。
ウ 給水ポンプ及び連続ブロー装置は仕様の分かるものを書面にて監督官へ提出し、承認を得ること。
 - (5) その他
ア 本工事に必要な雑材料は、全て請負業者の負担とする。
イ 本工事は、ボイラー1基ごとの施工とする。（2基中1基は運転出来る状態）
ウ 更新後、試運転調整を実施し、異常がないことを確認すること。
エ 竣工検査合格後、当該工事での新規部品及び施工上の欠陥によるとみられる不具合の発生について請負者は、1年間その責を負うものとする。

工事件名	15号建物給水ポンプ等更新工事		
図面種別	仕様書		
縮尺	-	図面番号	2 / 4
松本駐屯地業務隊管理科		令和7年6月6日	

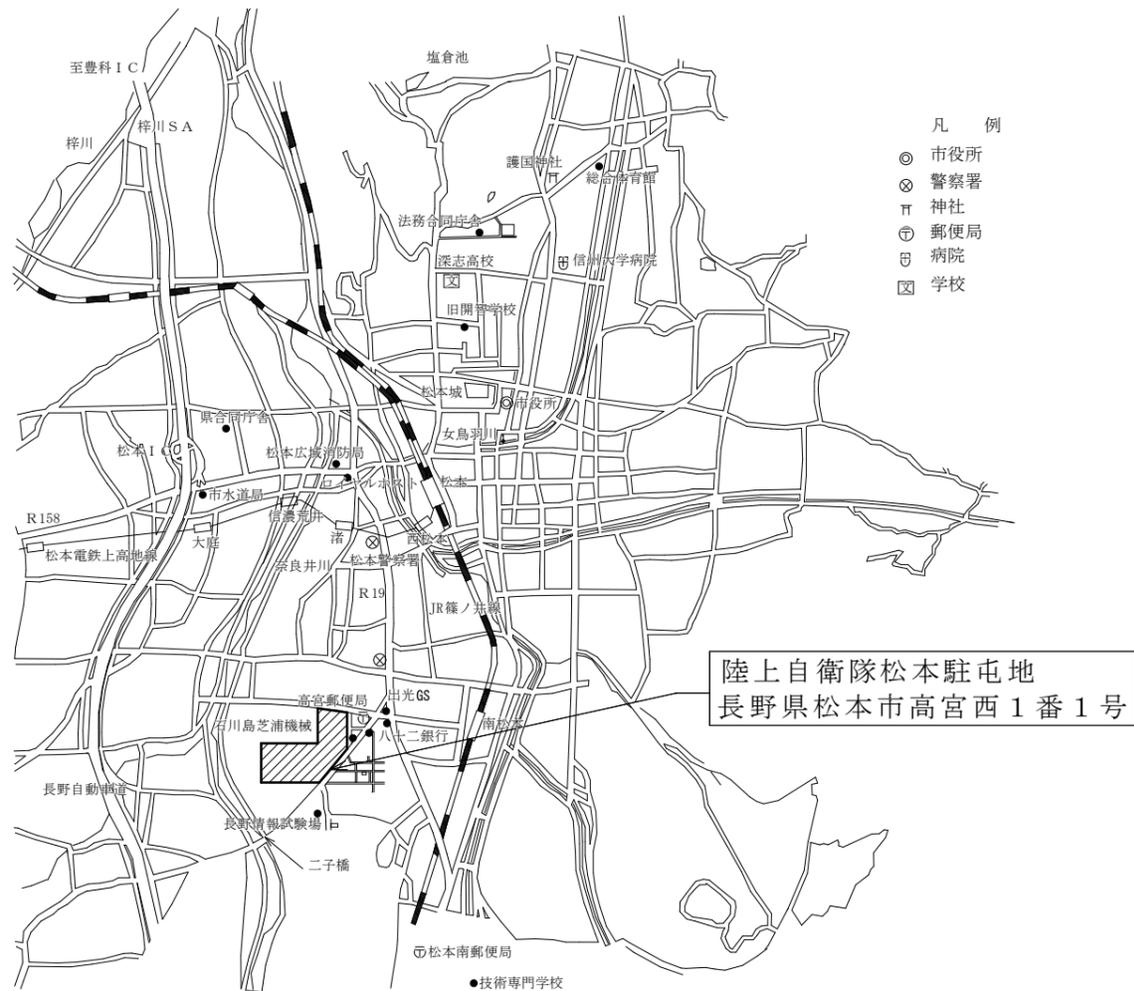


松本駐屯地案内図 S=1/50,000

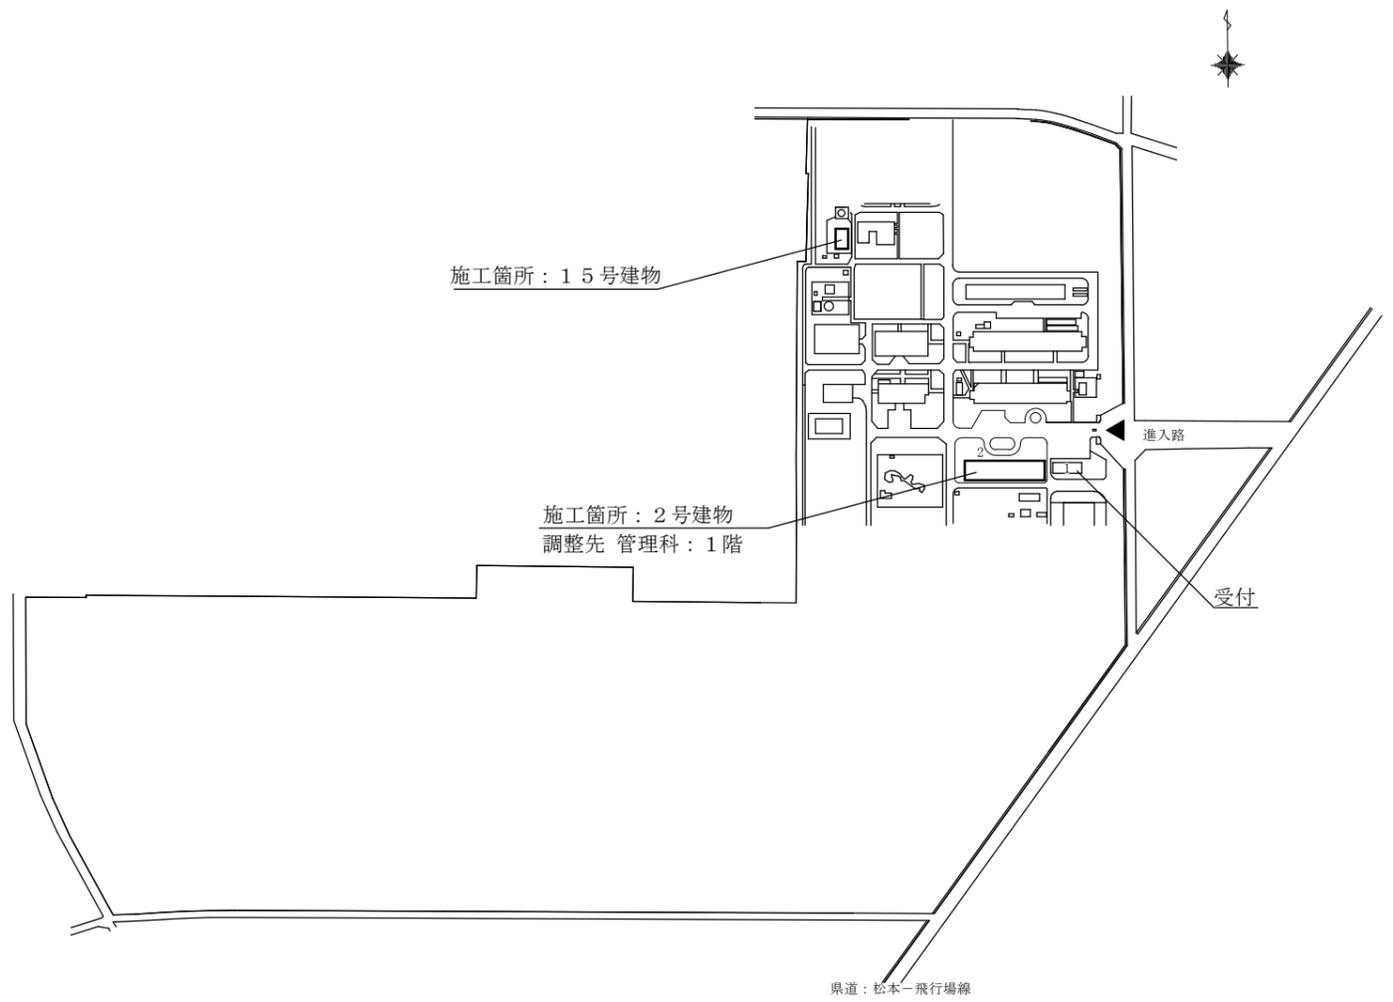

松本駐屯地配置図 S=1/6,000


工事件名	15号建物給水ポンプ等更新工事		
図面種別	案内図、配置図		
縮尺	図示	図面番号	3 / 4
松本駐屯地業務隊管理科		令和7年6月6日	

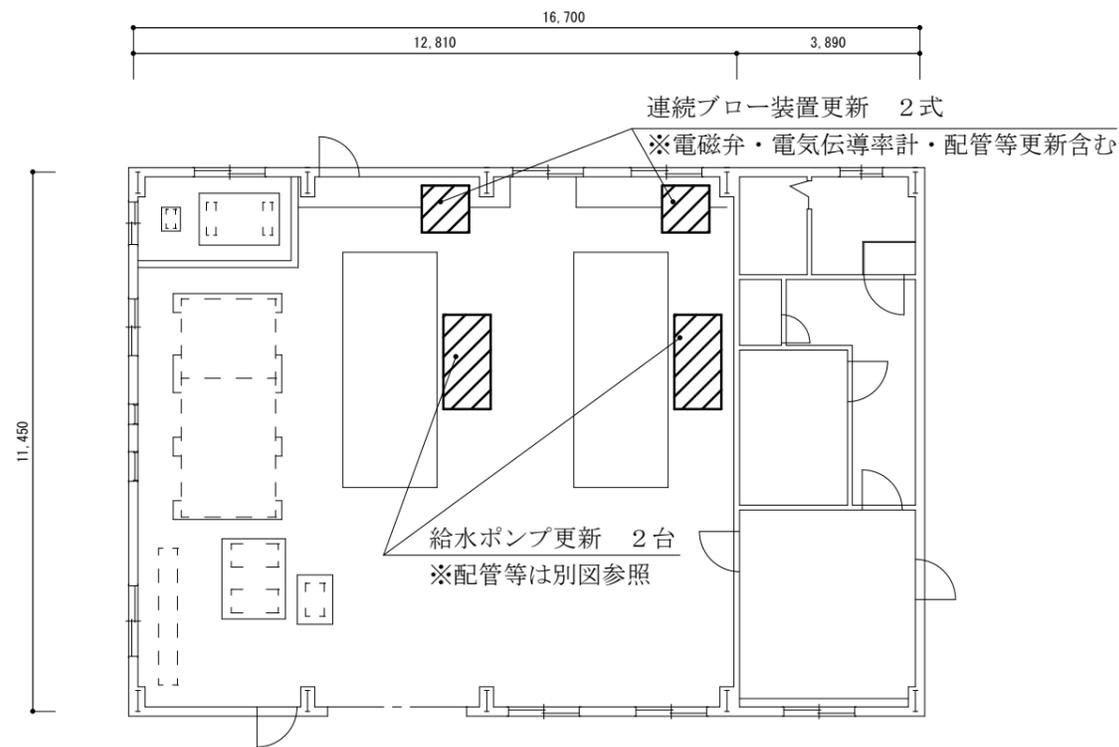

15号建物平面図 S=1/150

吐出・吸込み側

ドレン側

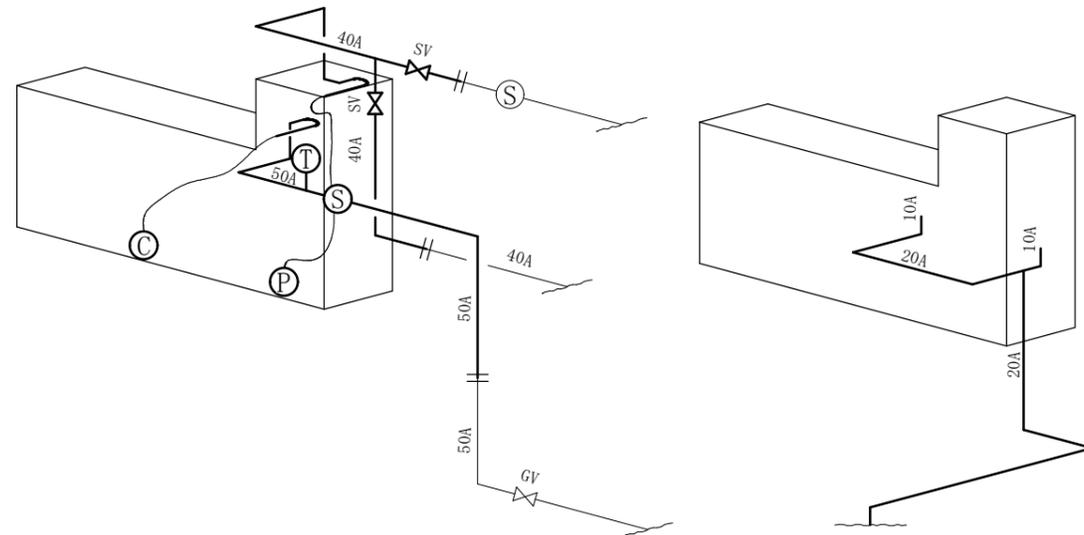

ポンプ廻り配管図 S=1/20

撤去新設参考数量表 (1箇所あたり)

名称・規格	数量
SGP (白) 20A 撤去・新設 (塗装含)	2.2m
SGP (白) 40A 撤去・新設 (塗装含)	1.8m
SGP (白) 50A 撤去・新設 (塗装含)	1.3m
玉形弁 40A 撤去・新設	2個
ストレーナー 50A 撤去・新設	1個
圧力計 2.0Mpa (ケリセン入、サイフォン管含) 撤去・新設	1個
連成計 -0.1~0.1Mpa (ケリセン入、サイフォン管含) 撤去・新設	1個
温度計 0~100℃ 撤去・新設	1個
ボイラー用給水ポンプ 参考: ASB-11D80780-IE3 撤去・新設	1基
連続ブロー装置 参考: HOT-600MAE (配管等含む) 撤去・新設	1式

工事件名	15号建物給水ポンプ等更新工事		
図面種別	平面図、ポンプ廻り配管図、数量表		
縮尺	図示	図面番号	4 / 4
松本駐屯地業務隊管理科		令和7年6月6日	