

変 更 公 告

分任契約担当官
陸上自衛隊相馬原駐屯地
第406会計隊長 野田 幸司
(公 印 省 略)

406会公告第80号(令和8年6月3日)「(8)新町連続ブロー装置交換工事」の内容の一部について下記のとおり変更する。

記

- 1 1 (4)「工期 令和8年9月30日まで」とあるを「工期 令和9年2月26日まで」に変更する。
- 2 仕様書を別紙のとおり変更する。

以上

問い合わせ先

〒370-3503 群馬県北群馬郡榛東村新井1017-2 陸上自衛隊相馬原駐屯地
第406会計隊契約班 小宮
TEL 0279-54-2011 (内線2369)
FAX 0279-54-6960

業務隊長	管理科長	営繕班長	施設管理	管 財	作 成 者

仕 様 書 番 号 : 第 8 - 23 号
作 成 年 月 日 : 令和8年5月20日

新町連続ブロー装置交換工事

件 名	新町連続ブロー装置交換工事	図面番号	1 / 3
図面名称	表 紙	縮 尺	————
陸上自衛隊新町駐屯地業務隊			

仕 様 書

- 1 工事件名：新町連続グロ－装置交換工事
- 2 工事場所：群馬県高崎市新町１０８０ 陸上自衛隊新町駐屯地内
- 3 工事概要：連続グロ－装置交換 1台
- 4 履行期限：令和８年２月２７日
- 5 一般事項

(１) 本工事は、本仕様書による他下記仕様書及び関係法規・メーカー標準仕様を準拠する。

○国土交通省大臣官房官庁営繕部監修

・公共建築工事標準仕様書（機械設備工事編）



・公共建築改修工事標準仕様書（機械設備工事編）
- (２) 図面と特記仕様書との内容に相違又は明記なき場合、疑いを生じた場合には、全て契約担当官・監督官と協議するとともに、その指示に従うものとする。
- (３) 工事実施に際し、現場の納まり・取り合わせの為に位置又は工法を多少変え、それぞれによる数量を幾分増減する等の軽微な変更は、監督官の指示に従い施工するものとする。
- (４) 現場の安全衛生に関する管理は現場代理人が責任者となり関係法令を遵守し行うものとする。
- (５) 撤去等により発生した発生材は指示した場所に集積の上、金属類は発生材調書を監督官に提出し監督官が指示する場所に搬入すること。それ以外のものについては、請負業者の責任において関係法令に基づき、場外処分としてマニフエストE票の写しを監督官に提出する。
- (６) 施工図、材料等の見本は、必要に応じ監督官に提出し、承認を得るものとする。特記事項に型番・製造所等の記載がある場合は、当該記載事項同等品以上とする。
- (７) すべての材料は、工事現場へ搬入後、検査を実施し合格したものを使用する。
- (８) 工事写真はカラーバージョン版、又は電子データ(jpeg)撮影とし、施工前・施工中・施工後、施工後隠蔽部・材料検収及び監督官の指示するものを工事用アルバムに整理の上、提出するものとする。
- (９) 工事に必要な電気・水道等は、すべて請負業者が用意するものとする。ただし、試運転等の業務上必要となるものについてはその限りでない。
- (10) 工事現場で火気を使用する場合は必要な手続きを行い、許可された後に使用することとする。
- (11) 工事に関する提出書類・申請等は、全て官側の示す規格・様式により作成し、速やかに監督官に提出するものとする。
- (12) 本工事は、役務竣工後１年間を保証期間（瑕疵期間）とする。その間発生した不具合については、請負業者の責任により速やかに対処するものとする。
- (13) 図面及び仕様書等において明記なき事項であっても、技術上又は、工事の完了に必要なものとなる当然やるべき事項については、監督官の指示に従い確実に実施する。
- (14) 駐屯地施設内の立入り及び、官側が指示する建物内への立入りに関しては、必ず官側立会いの上で実施する。

6 特記事項

(１) 本工事における機材の規格は下表のとおりとする。

場所・基数	既存連続グロ－装置	新設連続グロ－装置参考規格	備考
6 5号建物 1号缶 1基	芙蓉化学工業株式会社 MM-250-SD型 グロ－水量：450 (L/h)	アクアス株式会社 HOT-600-MHAE 同等品以上 グロ－水量：450～600 (L/h)	新設配管 50A 2m 20A 4m


- (２) 連続グロ－装置交換後、試運転調整は監督官立ち合いのもと行うものとする。
- (３) 交換の際、必要な雑材料は、請負者で用意・実施する。また既設配管との配管取り合い部も新設配管とする。
- (４) 竣工検査は本工事終了後、特記仕様書及び図面等に基づき、請負業者・監督官が立会いの上、検査官が指定した日時で行い、提出書類の合格をもって工事完了とする。

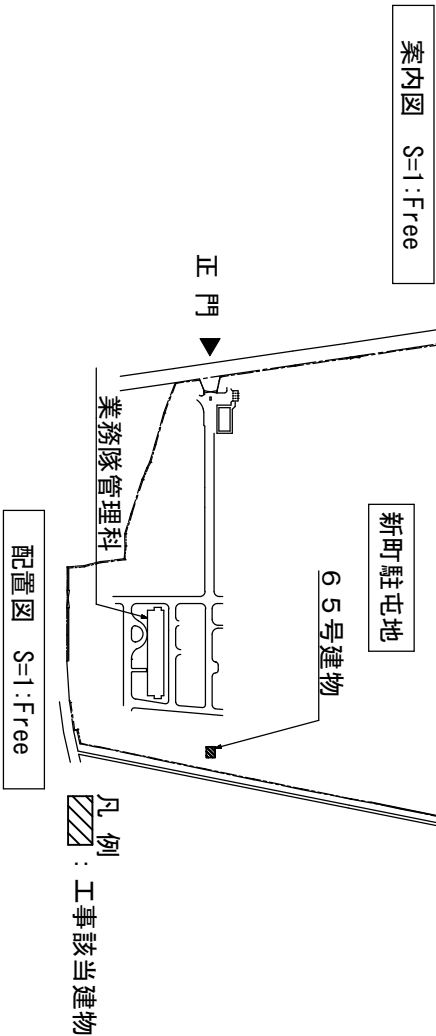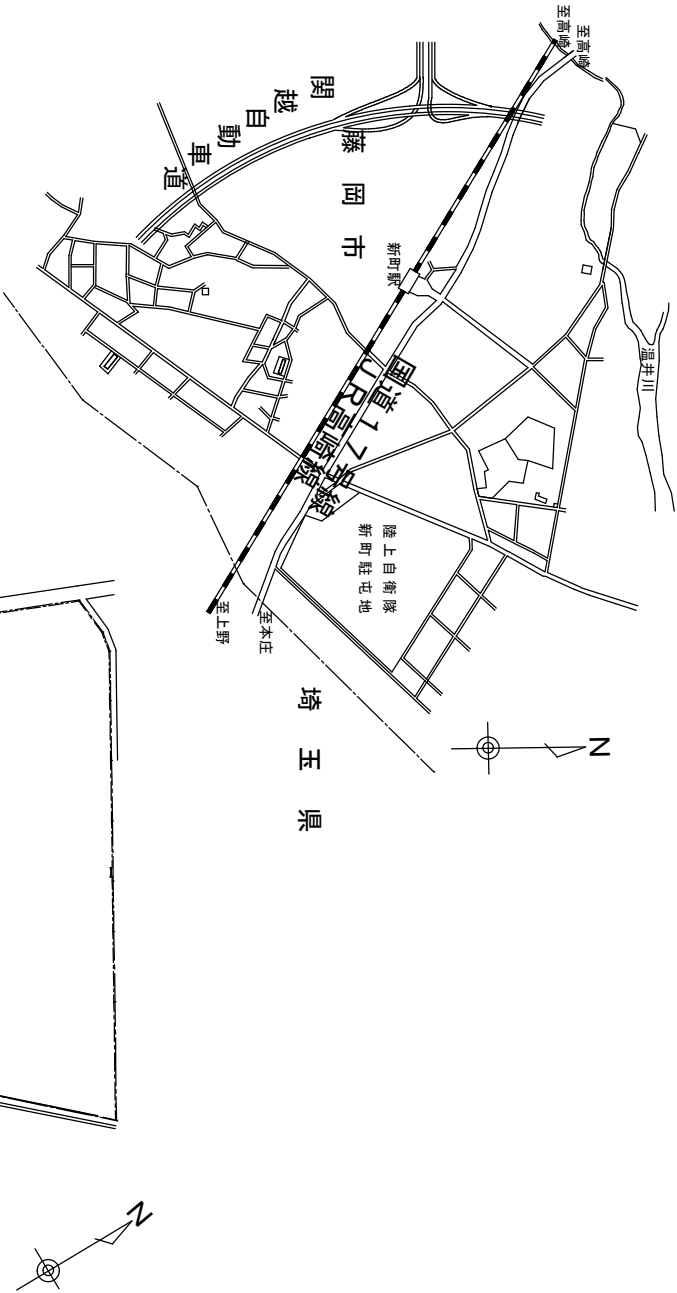

件名	新町連続グロ－装置交換工事	図面番号	2 / 3
種別	仕様書、案内図、配置図	縮尺	図示


陸上自衛隊新町駐屯地業務隊

1号缶 連続ブロー装置 撤去・新設

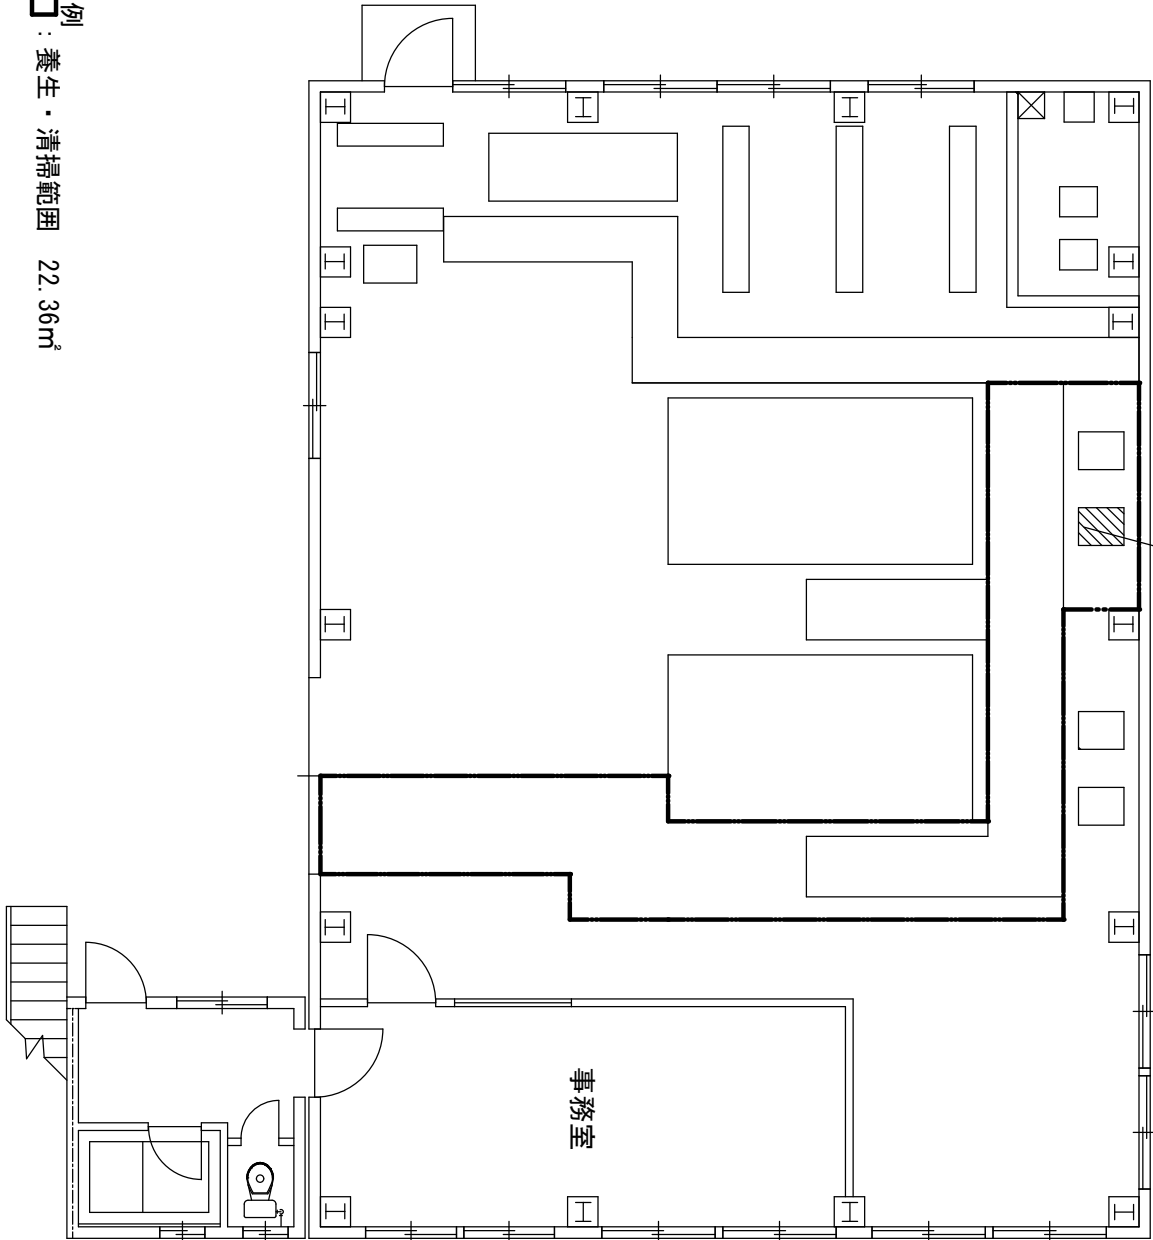

65号建物1階平面図 S=1:100

場所・基数	既存連続ブロー装置	新設連続ブロー装置参考規格	備考
65号建物1号缶 1基	芙蓉化学工業株式会社 MM-250-SD型 ブロー水量：450 (L/h)	アクアス株式会社 HOT-600-MHAE 同等品以上 ブロー水量：450～600 (L/h)	新設配管 50A 2m 20A 4m

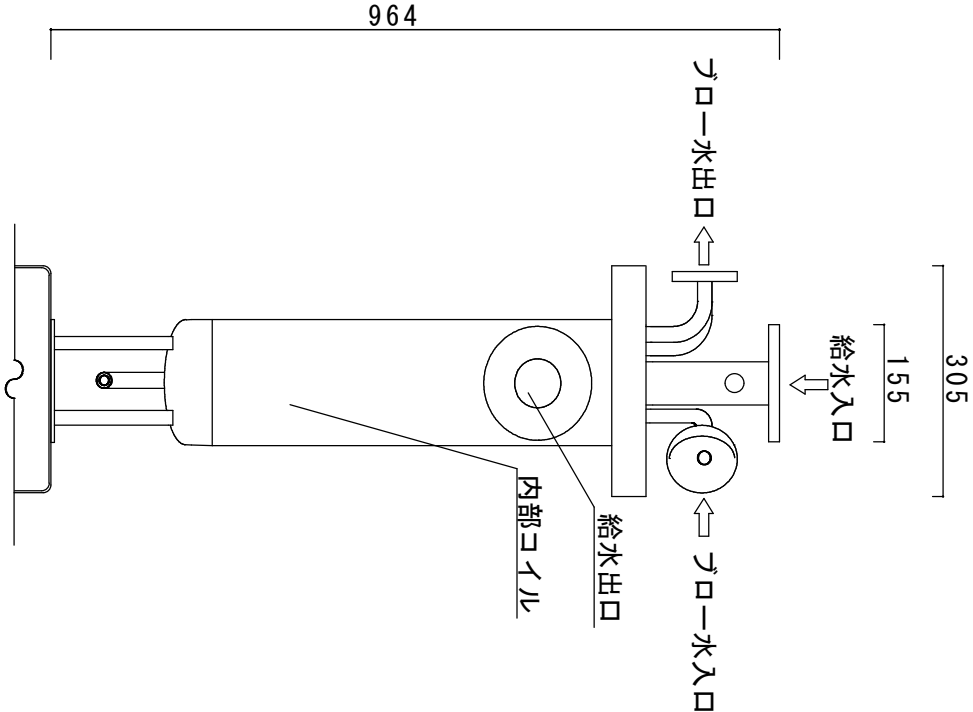

既存連続ブロー装置詳細図 S=1:10

件名	新町連続ブロー装置交換工事	図面番号	3 / 3
種別	平面図、詳細図	縮尺	図示
陸上自衛隊新町駐屯地業務隊			