

調達要求番号：0PX01AD0060

作成年月日：令和3年6月28日

仕様書番号：45

仕 様 書

図面番号	図面名称
1 / 4	表紙
2 / 4	仕様書・案内図
3 / 4	配置図・平面図
4 / 4	断面図・姿図・配管図

件名	南特借宿舍量水器交換	図面番号	1 / 4
図面名	表紙	縮尺	——
陸上自衛隊霞ヶ浦駐屯地業務隊		令和3年6月28日	


仕 様 書

- 1 件名 南特借宿舍量水器交換
- 2 施工場所 茨城県土浦市右碓2310 陸上自衛隊霞ヶ浦駐屯地南特借宿舍1、2棟
- 3 施工概要 量水器60個の撤去・新設
- 4 一般事項
  - (1) 本仕様書は、陸上自衛隊霞ヶ浦駐屯地において実施する「南特借宿舍量水器交換」について必要な事項を規定する。
  - (2) 本工事は設計図書に記載してある事項のほか、「国土交通省大臣官房官庁営繕部監修、公共建築工事共通仕様書（機械設備工事編）、公共建築改修工事共通仕様書（機械設備工事編）」及び関係法令等に基づき実施すること。
  - (3) 本仕様書に記載なき事項で、技術上当然実施すべき事項については、確実に実施するものとする。また、内容に疑義が生じた場合には、速やかに監督官と協議し、その指示に従うこと。
  - (4) 本工事に使用する材料は、仮設材、既設再使用品を除き全て新品を使用し、監督官の検査を受け、合格した物を使用すること。
  - (5) 受注者は工事を行なう場合の駐屯地への立入り及び駐屯地内での行動は、監督官の指示を遵守して行なうこと。
  - (6) 許可を受けていない場所への立入りは厳禁とする。ただし、業務に際して立入りの必要が生じた場合は、監督官と調整し所定の手続きをすること。
  - (7) 業務時間は、原則として平日の8:15～17:00までとする。なお、業務日時を変更する必要がある場合は、事前に承諾を受けること。
  - (8) 業務作業者は、その作業内容に応じ、必要な知識及び技能を有すること。また、法令等により作業等を行なう者の資格が定められている場合は、当該資格を有する者が作業等を行なうものとする。
  - (9) 工事期間中は、駐屯地内の施設等に損傷を与えないよう十分注意し作業を実施することとし、万一損傷させた場合には速やかに監督官に報告すると共に、受注者の責任において補償するものとする。
  - (10) 本仕様書は、当工事関係者以外に貸出・複写・回覧させてはならないものとし、関連した情報が漏洩した際には、受注者が全て責任をとること。
  - (11) 工事写真は、施工前・施工後及び施工中の隠蔽部となる箇所や、主要な作業段階の実施状況、その他監督官の指示するものを撮影し、写真帳（A4版）に整理し、竣工検査前に監督官に提出すること。
  - (12) 本工事に発生した金属類の発生材については、監督官の指示する場所に集積し、発生材調書と共に官側に引継ぐこと。その他の廃材等については、受注者の責任において産業廃棄物として適正に処分し、マニフェスト等（A、B2、D、E）の写しを契約工期内に提出すること。
  - (13) 設計図書等は、工事施工の目的以外に、第三者に対して貸与、複写又は閲覧させてはならない。受注者は、工事関係者、資材業者又はその他の関係者に対し、情報の保全の必要性を認識させ、情報の保全の万全を期すること。
  - (14) 作業に際し、当然必要とされる事項については、受注者の責任において実施すること。

- 5 特記仕様
  - (1) 配管工事
 


使用材料は、日本水道協会認定品とし、量水器は市貨与品とする。  
 なお、市との調整については、請負業者の責任において実施することとする。  
 量水器取付け時、メーターカバーも併せて設置すること。
  - (2) その他
 

ア 作業実施日については、監督官と協議すること。また、実施日が確定し次第、入居者に対しポスティング等により周知を図ること  
 イ 施工については、土浦市指定給水装置工事事業者が実施することとする。  
 ウ、電気、水道等の光熱水は受注者負担とする。ただし、機器の試運転等に係るものを除く。

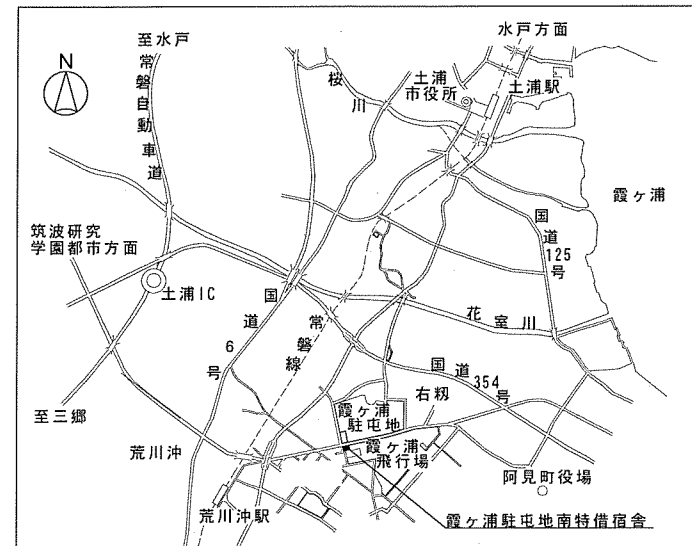

案内図 S=1:X


件名	南特借宿舍量水器交換	図面番号	2 / 4
図面名	仕様書・案内図	縮尺	
陸上自衛隊霞ヶ浦駐屯地業務隊		令和3年6月28日	

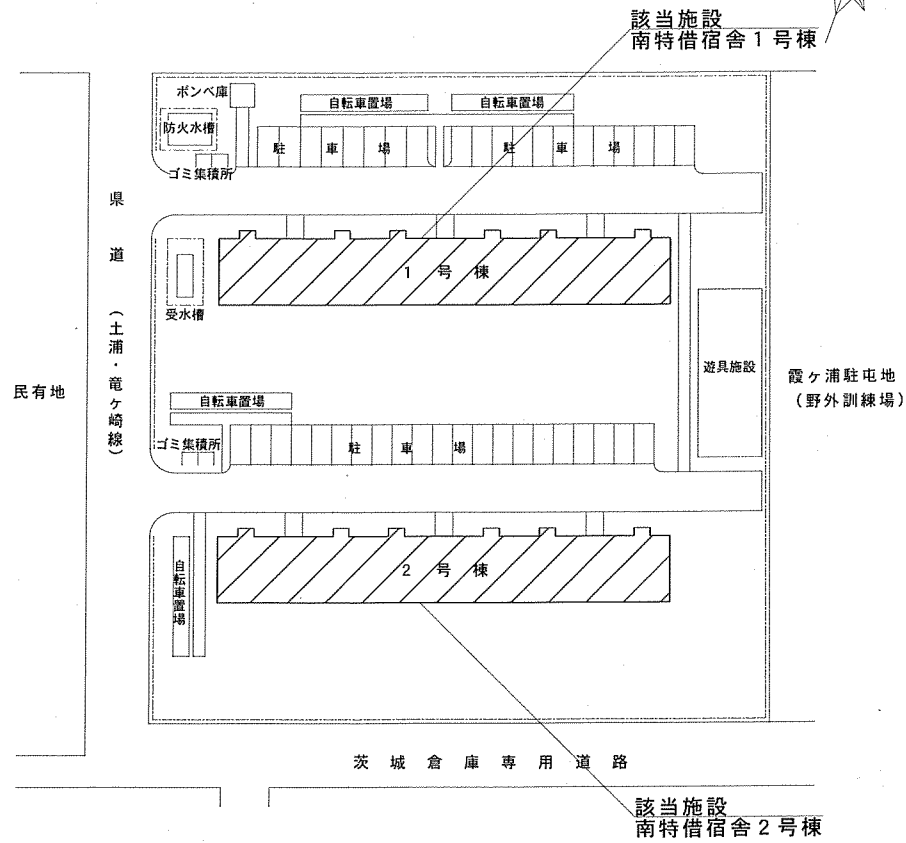

南特借宿舎配置図 S=1:X

凡例

記号	名称
	施工場所

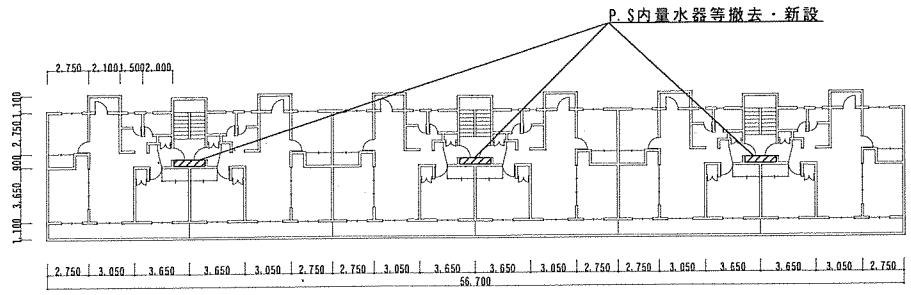


南特借宿舎1、2号棟1～5F標準平面図 S=1:X

作業概要


取替項目	数量等
量水器(市貸与品)	60個(メ-タ-加-含む)

記号	名称
	施工場所


件名	南特借宿舎量水器交換	図面番号	3 / 4
図面名	配置図・平面図	縮尺	図示
陸上自衛隊霞ヶ浦駐屯地業務隊		令和3年6月28日	

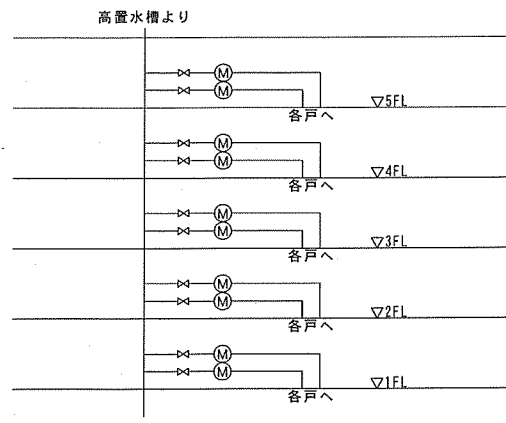


1、2号棟標準断面図 S=1:X

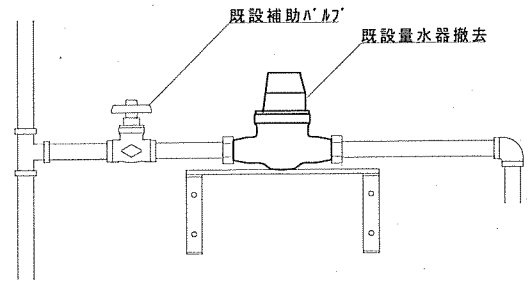

改修前標準配管図 S=1:X

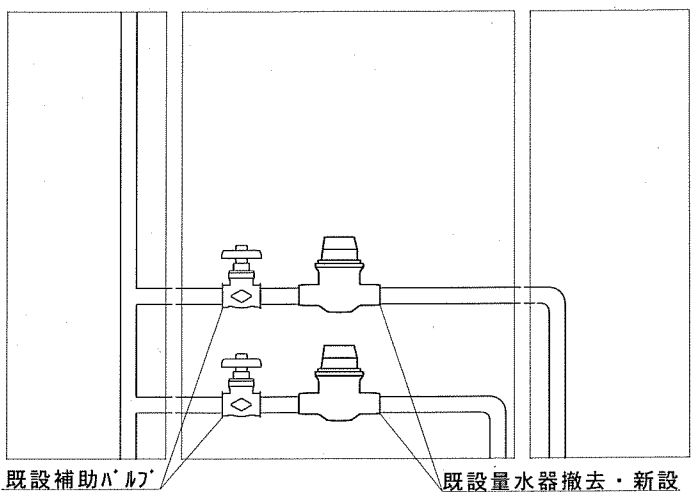

既設P.S内標準姿図 S=1:X

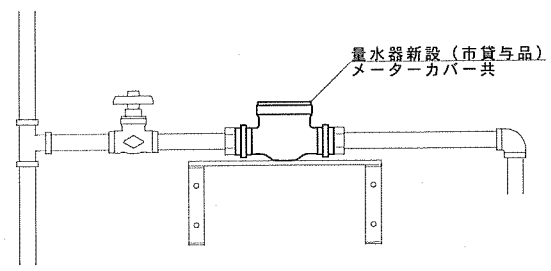

改修後標準配管図 S=1:X

件名	南特借宿舍量水器交換	図面番号	4 / 4
図面名	断面図・姿図・配管図	縮尺	図示
陸上自衛隊霞ヶ浦駐屯地業務隊			令和3年6月28日