




1階平面図 S=1/200

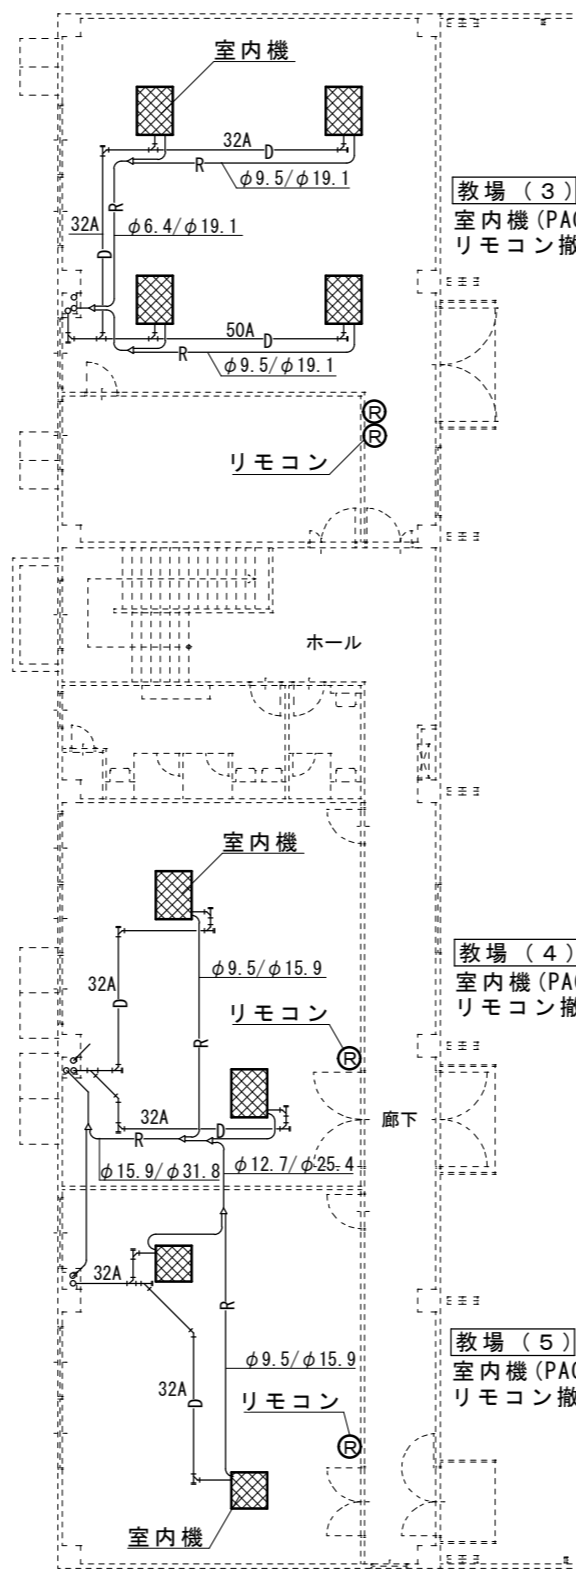

2階平面図 S=1/200

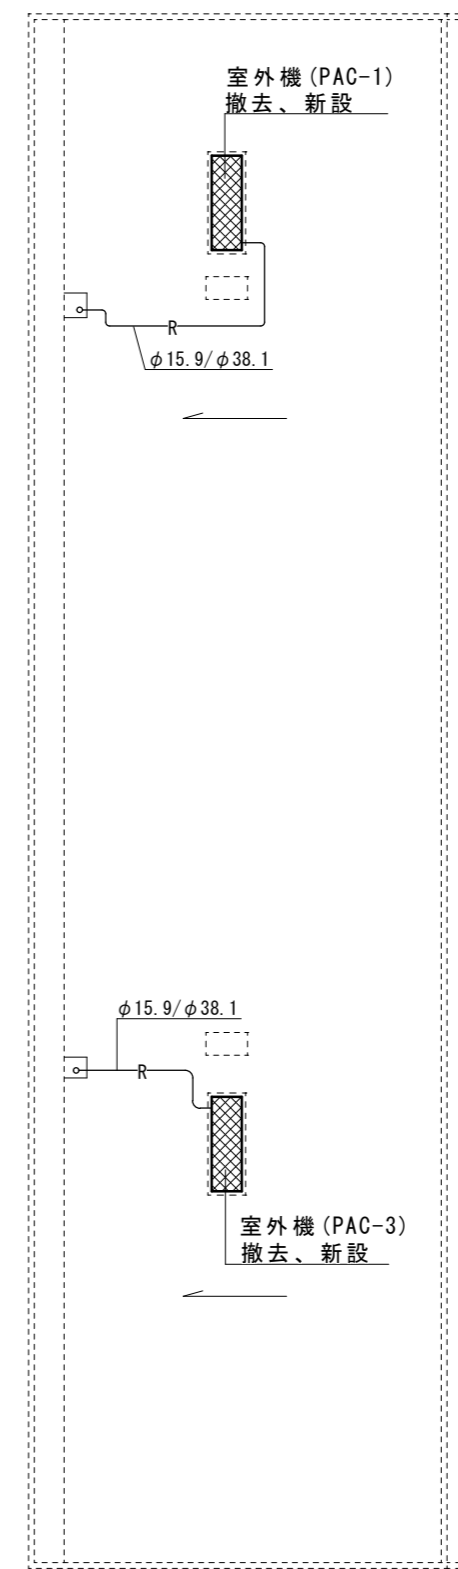

屋上平面図 S=1/200

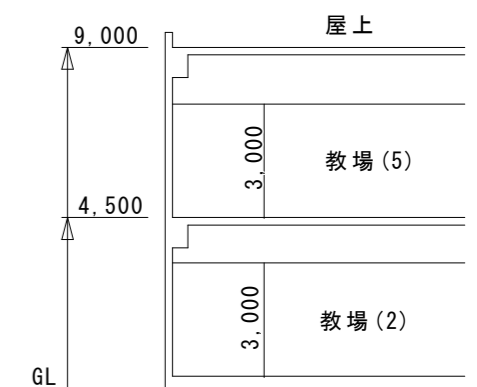

矩計図 S=1/200

件名	331号建物空調機交換工事	図面番号	3 / 3
図面名	平面図、矩計図	縮尺	1/200
陸上自衛隊霞ヶ浦駐屯地業務隊管理科		令和3年6月	