

## 公 告

分任契約担当官  
陸上自衛隊関西補給処桂支処  
会計課長 田尾 正輝

以下のとおり一般競争入札を実施するので、「入札及び契約心得」及び「契約条項」を承知のうえ参加されたい。

## 1 入札事項

契約実施計画番号	調達要求番号	物品番号	仕様書番号
4RJ31KS00040	4RJB1AE0013 0001		
品名 または 件名			
(6) グランド照明設備改修工事			
部品番号 または 規格			
仕様書のとおり			
使用器材名			
数量	単位	銘柄	使用期限等
1.00	ST		
納地または工事場所		引渡場所	
陸上自衛隊桂駐屯地		陸上自衛隊桂駐屯地	
搬入場所		納期または工期	
陸上自衛隊桂駐屯地		令和6年7月19日(金)	

## 2 競争参加資格

次のいずれかであること

防衛省競争参加資格の「建築一式工事」に係る等級がA、B、C、D等級であること

防衛省競争参加資格の「電気工事」に係る等級がA、B、C等級であること

ただし、細部は注意事項による。

## 3 契約条項を示す場所

陸上自衛隊桂駐屯地 関西補給処桂支処総務部会計課事務室

## 4 説明会及び入札執行の日時場所

説明会日時場所：実施しない

入札日時場所：令和6年5月30日（木）10時30分 桂駐屯地 本部庁舎1F 多目的室

## 5 保証金

入札保証金：免除 契約保証金：免除

## 6 落札決定方式及び契約方式

落札決定方式：総品目総額 契約方式：一般競争

## 7 注意事項

別紙のとおり

## 1 競争参加資格

- (1) 予算決算及び会計令第70条の規定に該当しない者であること。なお、未成年者、被保佐人又は被補助者であって契約締結のために必要な同意を得ている者は、同条中、特別の理由がある場合に該当する。
- (2) 予算決算及び会計令第71条の規定に該当しない者であること。
- (3) 防衛省競争参加資格の「建築一式」のD級以上又は「電気」のC等級以上の資格を有する者。（どちらか一つで可）もしくは当該競争参加資格を有していない者で、入札書の受領期限までに競争参加資格審査を受け、競争参加資格者名簿に登録された者であること。
- (4) 都道府県警察から暴力団関係業者として防衛省が発注する工事等から排除するよう要請があり、当該状態が継続している有資格業者については、競争参加を認めない。
- (5) 入札後、契約を締結するまでの間に、都道府県警察から暴力団関係業者として防衛省が発注する工事等から排除するよう要請があり、当該状態が継続している有資格業者とは契約を行わない。
- (6) 入札心得に定める「暴力団排除に関する誓約事項」に基づく誓約を行わない者の競争参加を認めない。
- (7) 契約担当官等から取引停止の措置を受けている期間中の者でないこと。（協力者を含む。）
- (8) 防衛省大臣官房衛生監、防衛政策局長、防衛装備庁長官又は陸上幕僚長から「装備品等及び役務の調達に係る指名停止等の要領」に基づく指名停止の措置を受けている期間中の者でないこと。
- (9) 前号により現に指名停止を受けている者と資本関係又は人的関係のあるものであって、当該者と同種の物品の売買又は製造若しくは役務請負について防衛省と契約を行おうとする者でないこと。
- (10) 原則、現に指名停止を受けている者の下請負については認めない。ただし、真にやむを得ない事由を該当する省指名停止権者が認めた場合には、この限りでない。

## 2 契約条項及び入札心得

- (1) 適用する契約条項  
陸上自衛隊で用いる「建設工事に係る標準契約書」、駐屯地用標準契約書の「談合等の不正行為に関する特約条項」及び「暴力団排除に関する特約条項」とする。
- (2) 契約条項及び入札心得を示す場所  
陸上自衛隊関西補給処桂支処 総務部会計課 契約班

## 3 入札説明会及び競争入札執行の場所及び日時

- (1) 入札説明会： 実施しない。ただし、現場確認及び説明を希望するものは、前項に示す期間中、下記の問い合わせ先までご連絡いただき、日程の調整を行ってください。
- (2) 入 札 :  
ア 場 所 : 陸上自衛隊桂駐屯地 本部庁舎1F 多目的室  
イ 時 間 : 令和6年5月30日(木) 1030 ※郵便入札5月30日(木) 0900必着

## 4 保証金等に関する事項

- (1) 入札保証金： 免 除
- (2) 契約保証金： 免 除
- (3) 違約金 : 落札者が「入札及び契約心得」に従って契約の手続きをしない場合には、落札者が契約締結に応じないものとみなし、落札価格の100分の5に相当する金額を違約金として徴収し、契約者が契約を履行しない場合は、契約金額の100分の10以上の金額を違約金として徴収する。

## 5 入札方法

- (1) 落札決定に当たっては、入札書に記載された金額に当該金額の100分の10に相当する額を加算した金額をもって落札価格とするので、入札者は、消費税及び地方消費税に係る課税事業者であるか免税事業者であるかを問わず、見積もった金額の110分の100に相当する金額を入札書に記載すること。
- (2) 予定価格に達しない場合は、再度入札を実施する。郵便による入札がない場合は当日速やかに実施し、郵便による入札がある場合は別途連絡する。

## 6 入札の無効

- (1) 第1項で示した競争に参加する者に必要な資格のない者のした入札
- (2) 入札に関する条項に違反した入札
- (3) 入札金額、入札者の氏名及び押印された印影が判別しがたい入札
- (4) 入札者が実施した「暴力団排除に関する誓約事項」の誓約に虚偽があった場合又は誓約に反する事態が生じた場合に、当該入札者が提出した入札
- (5) 「暴力団排除に関する誓約事項」の誓約を行わない者の入札
- (6) 入札書に記載の「入札及び契約心得」、入札条件、「標準契約書等」の契約条項等及び仕様書等の承諾を行わない者の入札（応札をもって承諾したものとみなす。）

## 7 落札決定方法

総額決定。総額が当隊所定の予定価格制限の範囲内の最低入札者を落札者とします。なお、落札となるべき最低入札者が2人以上ある場合は、直ちにくじ引きにより落札者を決定します。

## 8 契約書等の作成

落札者は契約書等を作成するものとする。

## 9 その他

- (1) 契約の成立の時期は、契約書に双方が記名押印した時とする。契約書を作成しない場合は、発注書を送付した時とする。
- (2) 入札参加を希望する者は、下記の(6)の問い合わせ先へ入札前日までに連絡先を明記した書類を添えて「資格審査結果通知書（写し）」を提出すること。（FAX可）
- (3) 入札書を郵送する場合は、必ず便着の確認をすること。
- (4) 代表者以外で入札に参加する業者は、入札書に添えて委任状を提出すること。
- (5) 市場価格調査を実施する場合があります。その際はご協力をお願いします。
- (6) 入札及び契約に関する事項の問い合わせ先

〒615-8103 京都府京都市西京区川島六ノ坪

陸上自衛隊関西補給処桂支処総務部会計課 契約班（担当 新谷：（しんたに））

TEL 075-381-2125（内線341） FAX 075-381-8881（直通）

- (7) 仕様・履行等に関する事項の問い合わせ先

〒615-8103 京都府京都市西京区川島六ノ坪

陸上自衛隊関西補給処桂支処総務部管理課 営繕班（担当 加藤）

TEL 075-381-2125（内線368）

本公告は、陸上自衛隊桂駐屯地 1号隊舎1階 会計課事務室前掲示板、

陸上自衛隊桂駐屯地H P <https://www.mod.go.jp/gsdf/mae/3d/katura/> 及び

陸上自衛隊宇治駐屯地 関西補給処 調達会計部掲示板 に掲示している。

# (6) グランド照明設備改修工事

件名	(6) グランド照明設備改修工事							図面番号	1/5
図名	表紙							縮尺	一
支処長	総務部長	管理課長	営繕班長	管財	施設管理	工事企画			担当者
関西補給処桂支処総務部管理課営繕班								令和6年 4月10日	

# 仕様書

## 1 工事件名

(6) グランド照明設備改修工事

## 2 工事場所

京都府京都市南区久世高田町336 陸上自衛隊桂駐屯地

## 3 工事期間

契約締結日～令和6年7月19日（金）

## 4 工事概要

本工事は、グランド南西角及び南東角部分に電柱を建柱及びLED投光器の取付・配線を実施するもの。

## 電気設備工事

種別	項目	概要	数量
架空線路	電柱建柱	コンクリート柱10m (10-19-3.5) (根架アーチ、足場ボルト含む)	2本
	支線取付	亜鉛めっき鋼より線22sq (支線アーチ、玉碍子、支線ガード含む)	2箇所
	腕金取付	2.3×75×75 L=2200 (7-44・装柱金具含む)	2箇所
電灯設備	照明器具取付	LED照明(投光器) (屋外型 160Wタイプ(水銀ランプ700W相当))	2台
	配線器具取付	ワイヤー仕切P15A×1(防雨型 1/4インチ×1個用1方出622含む)	2個
配管工事	電線管工事	厚鋼電線管 G-22	17m
		波付合成樹脂管 FEP-30 (埋設標識シート含む)	17m
	アース取付	SUS製 300×300×300 完全防水型	2個
配線工事	0000000000	EH-CE3.5sq-3c	37m
仮設工事		高所作業車等	1式
土工事		根切り埋戻し等	1式

## 5 一般事項

### (1) 総則

ア 本工事は、仕様書・図面・メーカー基準・次の基準及び関係法令等を遵守して実施すること。

・公共建築工事標準仕様書（電気設備工事編）

・公共建築改修工事標準仕様書（電気設備工事編）

イ 図面と仕様書との内容に相違または明示なき場合、疑義が生じた場合、事前に監督官と協議のうえ指示に従うこと。

ウ 工事施工に際し、現場の收まり及び取り合わせ等の関係で、設計図書によることが困難若しくは不都合が生じた場合は、監督官と協議すること。

エ 本工事に必要な消耗部品は請負者の負担とすること。

オ 請負者は駐屯地内で工事を行う場合、区域への立ち入り及び行動（出入門火気の取り扱い・工事用通行路等）は駐屯地の規則及び関係者の指示を遵守して行うものとし、工事施工場所以外への立ち入りを禁止する。

カ 工事に必要とする電力水道は全て請負者の負担において用意するものとする。

### (2) 現場管理

#### ア 火災予防・現場管理

工事中における火災予防、労働安全及び在来施設等の保護には十分注意を払うものとし、汚破損した場合、請負者の責任において速やかに原形に復旧すること。

#### イ 工事写真

請負者は工事の主要な施工段階において写真撮影を実施すること。項目は着工前・施工中・隠蔽部分・工事完了後のほか、監督官の指示する箇所とする。また、写真はA4紙に整理のうえ1部提出すること。

#### ウ 工事時間

敷地内における工事実施時間帯は、平日（土・日及び祝祭日は除く。）の午前8時30分から午後5時迄を基準とする。その他の時間帯に工事を実施する場合については、事前に監督官と協議のうえ指示に従うこと。

エ 必要に応じ、既存施設部分等について適切な養生を行うとともに、完成に際しては当該工事に関する部分の適切な後片付け及び清掃を行うものとする。

## 6 特記事項

(1) 本仕様書及び図面記載寸法は、標準寸法につき工事に際して現地確認のうえ細部原寸を確認すること。

### (2) 材料仕様

使用材料はJIS及び各種協会規定に合致したものとし、製造メーカー等による出荷証明書及び、設計図書に定める品質及び性能を有する証明となる資料（材料の仕様書等）を提出すること。また、工事に使用する材料については、搬入の都度監督官の検査を行うこと。

(3) 電線等の施工に先立ち、事前調査、現地探査を十分に行うこと。

(4) 電線相互の接続箇所については、スリーブ等で圧着接続、絶縁テープ巻仕上げとする。

(5) 屋外配管端部分等、雨水侵入の恐れがある箇所に関しては、配管内に水が浸入しないよう処置を施すこと。

(6) 埋設配管施工箇所に関しては、埋戻し後に転圧を実施すること。

(7) 配線工事完成時に絶縁抵抗測定等を実施し、書面にて監督官に提出すること。

(8) 照明器具は取付け及び配線完了後、その全数について点灯試験を行うこと。

(9) 停電が生じる場合は、工事の2週間前を目安に監督官に調整し、監督官に承諾を受けること。

件名	(6) グランド照明設備改修工事	図面番号	2/5
図名	仕様書	縮尺	—
関西補給処桂支処総務部管理課営繕班			

## 7 提出書類


本工事での提出書類は下記のとおりとする。

- (1) 施工体制台帳及び体系図・・・1部（契約後速やかに提出）
- (2) 工程表・・・・・・・・1部（契約後速やかに提出）
- (3) 現場代理人等通知書・・・・1部（契約後速やかに提出）
- (4) 着工届・・・・・・・・1部（工事着工日に提出）
- (5) 竣工届・・・・・・・・1部（工事竣工日に提出）
- (6) 材料等承認願・・・・1部（契約後速やかに提出）
- (7) 工事材料搬入報告書・・・・1部（材料搬入日に提出）
- (8) 工事費内訳明細書・・・・1部（契約後速やかに提出）
- (9) 発生材報告書・・・・1部（その都度提出）
- (10) 工事写真・・・・1部（工事竣工後速やかに提出）
- (11) その他監督官の指示した書類（監督官が指定した期日までに示した部数を提出）


## 8 検査

工事完了後、検査官の竣工検査を受け、合格をもって竣工とする。ただし、手直し事項が生じた場合は、手直し完了後再度検査を受け、合格をもって竣工とする。

件名	(6) グランド照明設備改修工事	図面番号	3/5
図名	仕様書	縮尺	—
関西補給処桂支処総務部管理課営繕班			

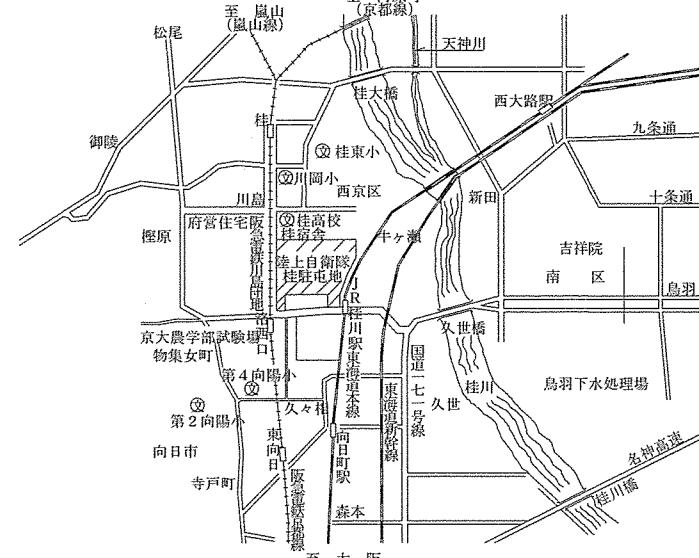


案内図 S=1/50000

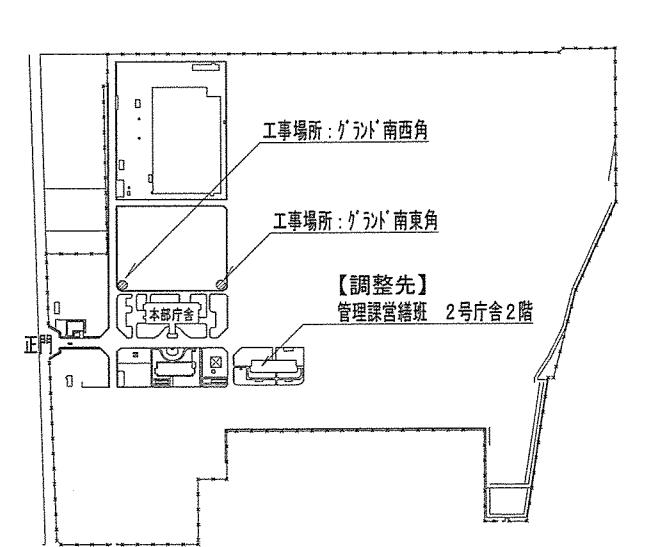

配置図 S=1/10000


件名	(6) グランド照明設備改修工事	図面番号	4/5
図名	案内図・配置図	縮尺	図示
関西補給処桂支処総務部管理課営繕班			

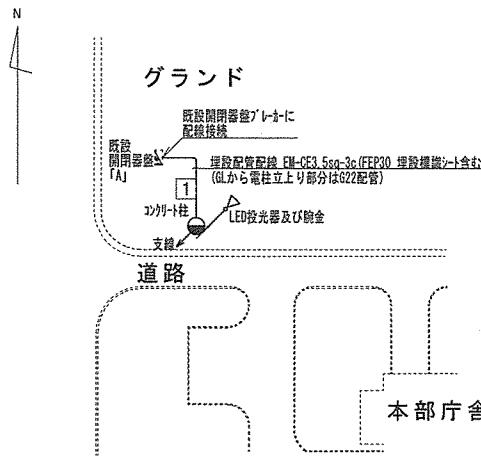


グランド 南西投光器柱 工事図 S=1/1000

装柱図 (グランド 南西・南東投光器柱)					
	名 称	仕 様	数 量	単 位	備 考
①	コンクリートポール	10m-19-3.5	1	本	
②	根伽ブロック	100×200×100	1	個	
③	支線アンカー	打込型 3号	1	個	
④	玉がいし	100×100	1	個	
⑤	支線ガード	2.2m 埋設ガード	1	個	
⑥	自在バンド	40D-HD-30	2	個	
⑦	軽量腕金	2.3t 75×75×L2200	1	本	
⑧	アームタイレスバンド	片抱 口75×75-4用	1	個	
⑨	アームタイ	丸型	1	本	
⑩	照明スイッチ	防雨型 片切 (露出スイッチカバーG22-方出合)	1	個	
⑪	LED投光器	屋外型 160W(水銀ランプ700W相当)	1	台	

\*数量は1か所あたりの数量である。

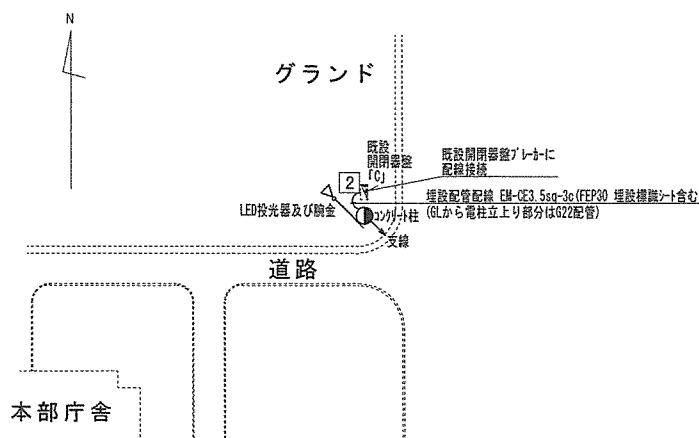

グランド 南東投光器柱 工事図 S=1/1000

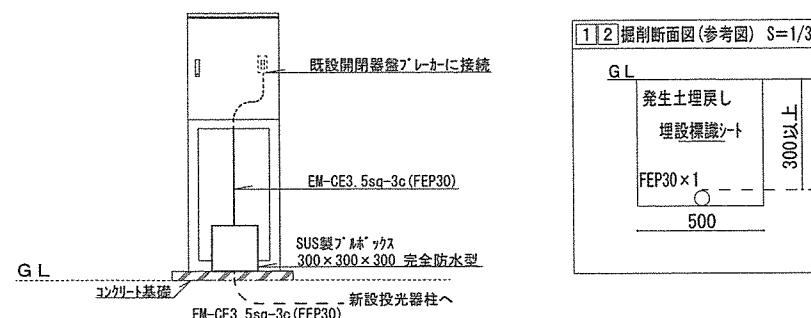

既設開閉器盤 詳細図 1 / 50

件 名	(6) グランド照明設備改修工事	図面番号	5/5
図 名	工事配線図・装柱図	縮 尺	図 示
関西補給処桂支処総務部管理課當繪班			