

令和8年6月25日

八尾駐屯地におけるオープンカウンター方式による見積依頼について

- 1 本リストは、オープンカウンター方式実施要領に基づく手続が必要です。
- 2 本方式は随意契約を前提とした見積依頼であり、有効な見積書をもって申込みをした者のうち、予定価格の制限の範囲内で最低の価格の見積書をもって申込みをした者を契約の相手方とします。
- 3 件名リスト

一連 番号	件 名	納入(履行)場所	納 期 (履行期限)	見積依頼書 公 表	見積書 提出期限	見積合わせ の 日 時	防衛省競争 参加資格	備 考
23	八尾（８）自衛隊官舎 消防設備点検	仕様書に示す	9.3.31	8.6.25	8.7.6 10:00	8.7.6 10:00	防衛省競争参加資格（全 省庁統一資格）を有しない 者であっても、少額随契と 同等規模の契約を常時継続 的に締結していることを証 明できる者、過去の実績等 により十分な履行能力が証 明できる者であれば参加可	・総品目総額決定
			以下余白					

- 4 仕様書の交付場所、契約条項等を示す場所、お問い合わせ先及び提出先

〒581-0043

住所：大阪府八尾市空港1-81

契約機関名（担当）：陸上自衛隊八尾駐屯地第398会計隊八尾派遣隊（東浦）

電話番号（内線）：072-949-5131（内線:348）

F A X 番号：072-949-5313

メー ル：メール ma429fin-ma@inet.gsdf.mod.go.jp

見積書提出期限: 令和8年7月6日10:00

見積書

件名リスト一連番号	23 (8.6.25)
-----------	---------------

(税抜き)

見積金額¥

	品 名	規 格	単位	数量	単価	金 額
1	八尾(8)自衛隊官舎消防設備点検	仕様書のとおり	セット	1		
2	内訳 別添					
3						
4						
5						
6						
7						
8						
9						
10						
	納入場所 (履行場所)	仕様書に示す		納期 (履行期限)		9.3.31
	契 約 保 証 金	(免 除)		入札(見積)書 有効期間		

上記に関して「入札及び契約心得」、「オープンカウンター方式実施要領」及び「標準契約書等」の契約条項等を承諾のうえ入札見積いたします。また、当社(個人の場合)、当団体(団体の場合))は「入札及び契約心得」に示された暴力団排除に関する誓約事項について誓約いたします。

※押印を省略する場合は、担当者氏名及び担当者連絡先を記載願います。

※見積金額の算定基礎となる内訳書（直接工事費、諸経費等）を添付願います

令和8年7月6日

分任契約担当官陸上自衛隊八尾駐屯地
第398会計隊八尾派遣隊長 中内 優樹 殿

住 所
会 社 名
代表者名
担当者氏名
担当者連絡先

※押印は担当者名とその連絡先で代えることができます

市場価格調査書

件名リスト一連番号	23 (8.6.25)
-----------	---------------

(税抜き)

見積金額¥

	品 名	規 格	単位	数量	単価	金 額
1	八尾(8)自衛隊官舎消防設備点検	仕様書のとおり	セット	1		
2	内訳 別添					
3						
4						
5						
6						
7						
8						
9						
10						
	納入場所 (履行場所)	仕様書に示す		納期 (履行期限)		9.3.31
	契 約 保 証 金	(免 除)		入札(見積)書 有効期間		

上記の件名について、市場価格調査の協力をお願いいたします
※内訳書(部材費・労務費・諸経費等)を添付願います
※内訳書様式、業者随意様式による。

令和 年 月 日
分任契約担当官陸上自衛隊八尾駐屯地
第398会計隊八尾派遣隊長 中内 優樹 殿

住 所
会 社 名
代表者名
担当者氏名
担当者連絡先

※押印は担当者名とその連絡先で代えることができます

陸上自衛隊仕様書

- 1 件 名
八尾（８）自衛隊官舎消防設備点検

- 2 場 所
 (1) 木の本宿舎 : 大阪府八尾市西木の本３丁目１２２―３番地
 (2) 第２木の本宿舎 : 大阪府八尾市西木の本４丁目１１番地
 (3) 弓削宿舎 : 大阪府八尾市志紀町西１丁目１３番地

- 3 実施期間
 契約日～令和９年３月３１日
 (1) 上半期分 契約日 : 令和８年９月３０日(水)
 (2) 下半期分 令和９年１月 ８日(金)～令和９年３月３１日(水)

- 4 役務概要
 (1) 消防用設備点検の総合・機器点検（消防法第１７の３の３）に基づく点検
 (2) 消防用設備等点検結果報告書の作成（八尾市消防署長に提出）

宿舎名	項目	規格	個数	備考
木の本宿舎 RC-3 12戸	消火器	A	6	階段
	非常警報器具	松下電工 MH-102	48	各部屋
	配線点検		1式	
	折り畳み式はしご	松下機工は第63～12号 2 m	4	2, 3階ベランダ
第２木の本 宿舎A棟 RC-5 30戸	消火器	A	15	階段
	非常警報器具(自動火災報知)	能美防災 受第9～122号	333	各部屋・中央階段
	配線点検		1式	
	折り畳み式はしご	城田鉄工は第2～7号 2 m	16	2～5階ベランダ
	共同住宅用連結送管		6	階段踊り場
第２木の本 宿舎1棟 RC-5 24戸	消火器	A	6	階段
	配線点検		1式	
	非常警報器具	ニッタン認証非第13～25～2号	48	各部屋
第２木の本 宿舎2棟 RC-5 30戸	消火器	A	6	階段
	配線点検		1式	
	非常警報器具	ニッタン認証非第13～25～2号	60	各部屋
第２木の本 宿舎3棟 RC-5 30戸	消火器	A	6	階段
	配線点検		1式	
	非常警報器具	ホーチキBAE-AAW03-12	60	各部屋
第２木の本 宿舎4棟 RC-5 30戸	消火器	A	15	階段
	配線点検		1式	
	非常警報器具	ホーチキBAE-AAW03-12	150	各部屋
弓削宿舎 RC-5 20戸	消火器	A	10	階段
	非常警報器具	ホーチキBAE-AAW01-05	80	各部屋
	配線点検		1式	
	折り畳み式はしご	ナカ工業は第3～12号 2 m	8	2～5階ベランダ

- 5 一般事項
 (1) 協 議
 ア 作業に際し仕様書に記載なき事項であっても、当然必要と考えられる事項については係官と協議のうえ指示に従い実施するものとする。
 イ その他、不明な事項についてはその都度係官と協議し、指示に従うものとする。
 (2) 現場管理
 ア 本役務は請負業者の責任において実施するものとし、役務に際し破損した場合は係官へ報告のうえ、指示に従い速やかに復旧するものとする。

イ 役務に際し、請負者は作業内容を作業関係者に十分掌握させると共に作業員に対して安全教育を実施し安全な作業方法の確認及び安全点検を確実に実施するものとする。

ウ 作業中、異常があった際は、速やかに係官へ報告するものとする。

7 提出書類


- | | |
|----------------|---------------|
| (1) 内訳明細書 | 1 部（契約後、速やかに） |
| (2) 工程表 | 1 部（契約後、速やかに） |
| (3) 着手届 | 1 部（契約後、速やかに） |
| (4) 完了届 | 1 部（竣工後、速やかに） |
| (5) 現場代理人指名通知書 | 1 部（契約後、速やかに） |
| (6) 作業写真 | 1 部（竣工後、速やかに） |
| (7) その他指示された書類 | 必要部数（その都度） |

8 完了検査


本役務完了後、本仕様書に基づき検査官が検査を実施し、合格をもって完了とする。




案内図 S=1/50,000

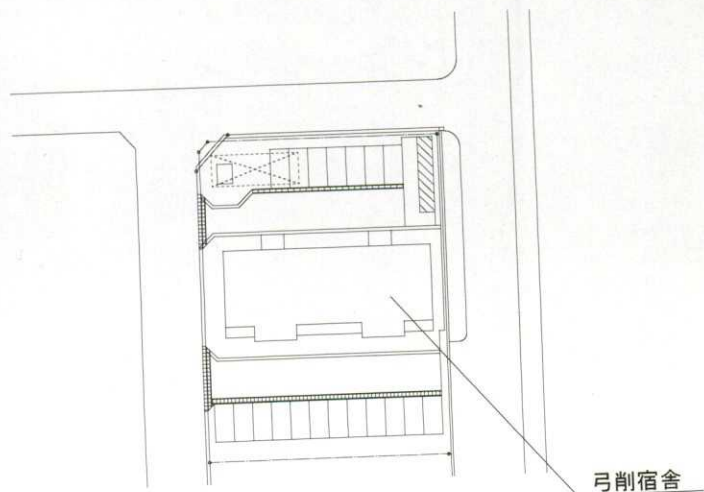

配置図 S=1/10,000

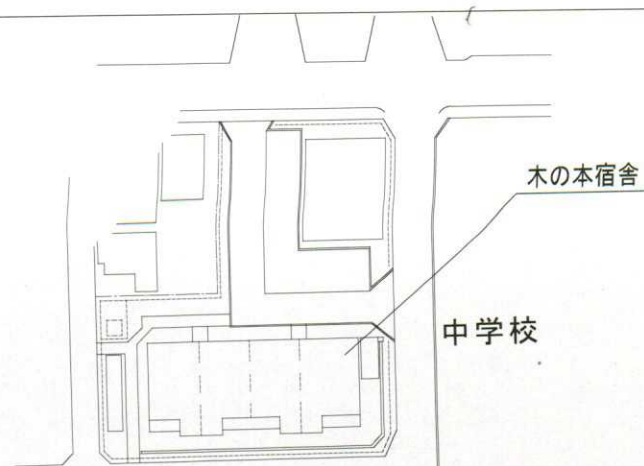


配置図 S=1/10,000

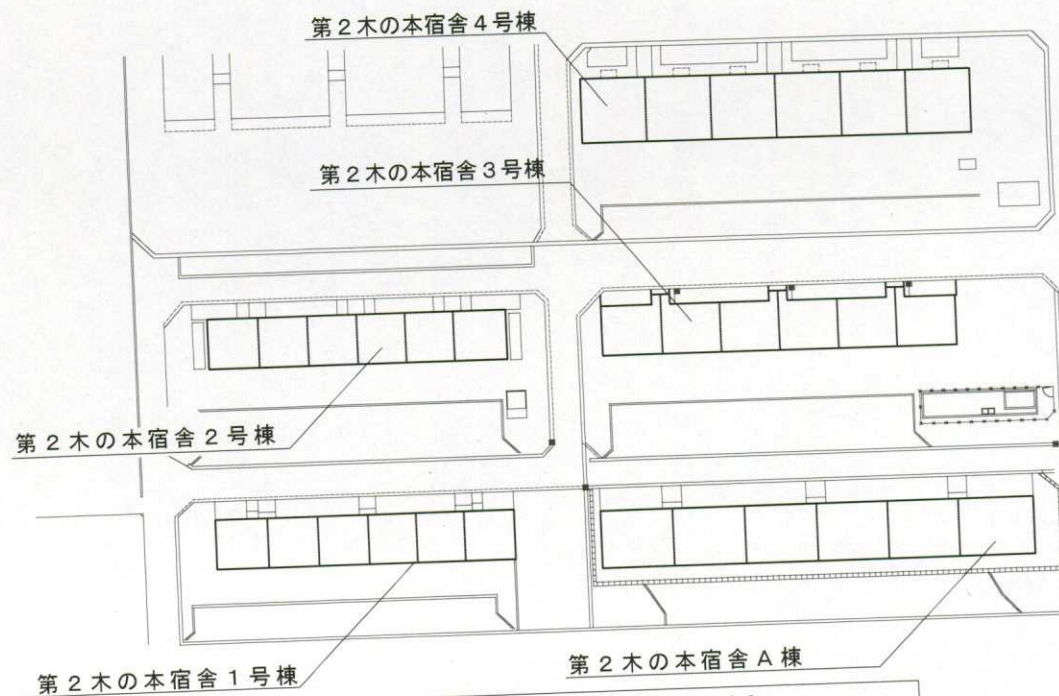

配置図 S=1/10,000

件名	八尾(8)自衛隊官舎消防点検	仕様書番号	3/10
仕様書名称	官舎配置図	縮尺	図示
陸上自衛隊八尾駐屯地業務隊管理科			

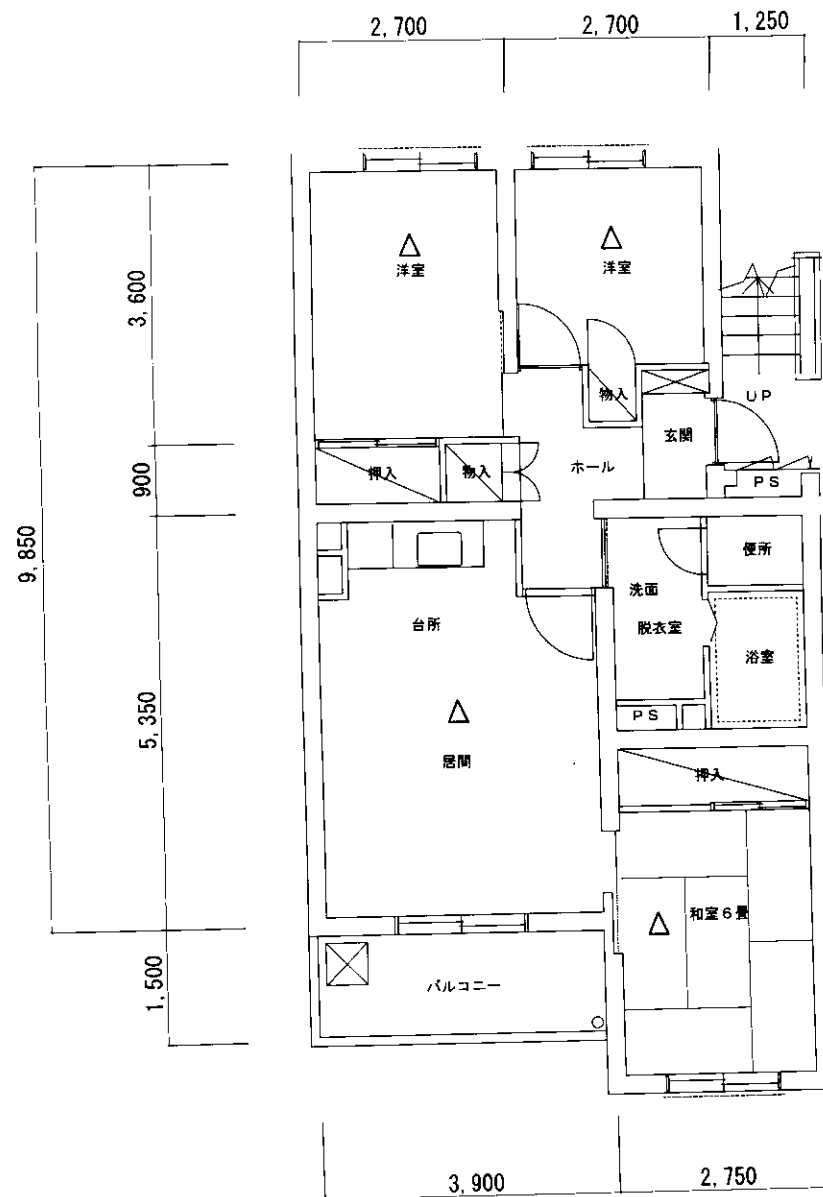

301	階段	302	303	階段	304
201	○	202	203	○	204
101	○	102	103	○	104

- 消火器 × 6箇所
- △ 火災警報器 12部屋 × 4個
- ⊠ 折り畳み式はしご点検 201, 204, 301, 304
- 配線点検 一式

件名	八尾(8)自衛隊官舎消防点検	仕様書番号	4/10
仕様書名称	木の本宿舎標準図	縮尺	図示
陸上自衛隊八尾駐屯地業務管理科			




501	階段 △ ○	502	503	階段 △ ○	504	505	階段 △ ○	506
401	● ○	402	403	● ○	404	405	● ○	406
301	○	302	303	○	304	305	○	306
201	● ○	202	203	● ○	204	205	● ○	206
101	○	102	103	○	104	105	○	106

自動火災報知器 受信機

- 消火器 15箇所
- △ 自動火災報知器 30部屋×11個、各階段×1個
- ☒ 折り畳み式はしご点検 201, 203, 204, 206, 301, 303, 304, 306, 401, 403, 404, 406, 501, 503, 504, 506
- 連結送水管 6箇所
- 配線点検 一式


第2木の本宿舎1棟 S=1/100

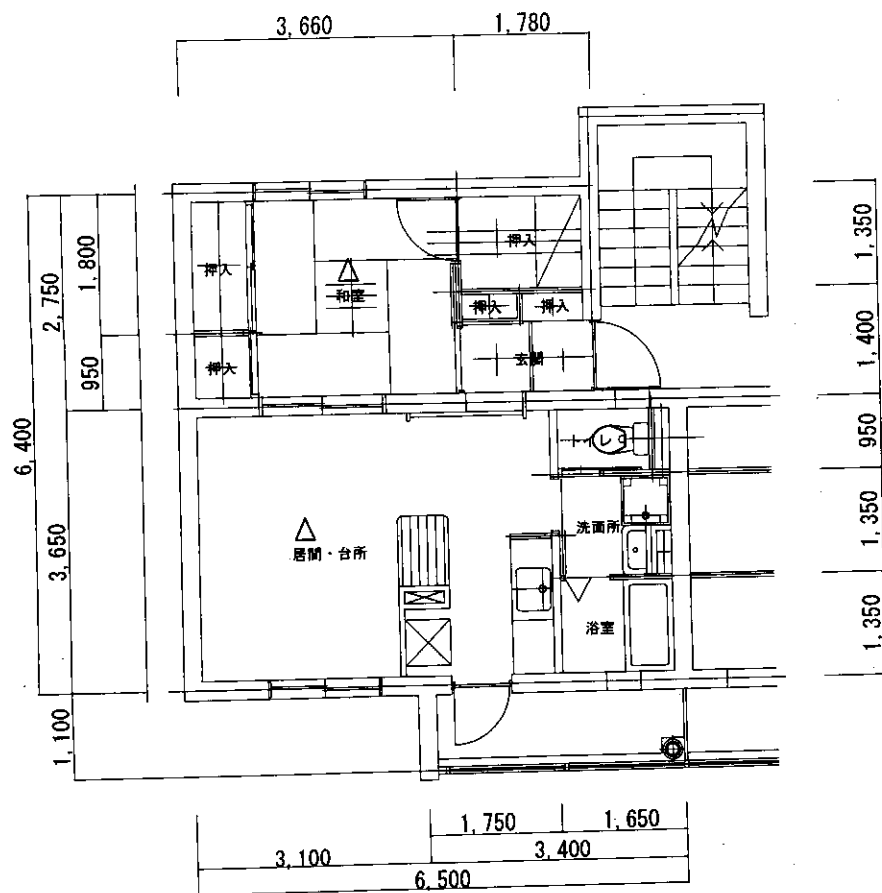

401	階段	402	403	階段	404	405	階段	406
301	○	302	303	○	304	305	○	306
201		202	203		204	205		206
101	○	102	103	○	104	105	○	106

○消火器×6箇所
 △火災警報器 24部屋×2個
 配線点検 一式

件名	八尾(8)自衛隊官舎消防点検	仕様書番号	6/10
仕様書名称	第2木の本宿舎1棟標準平面図	縮尺	図示
陸上自衛隊八尾駐屯地業務隊管理科			

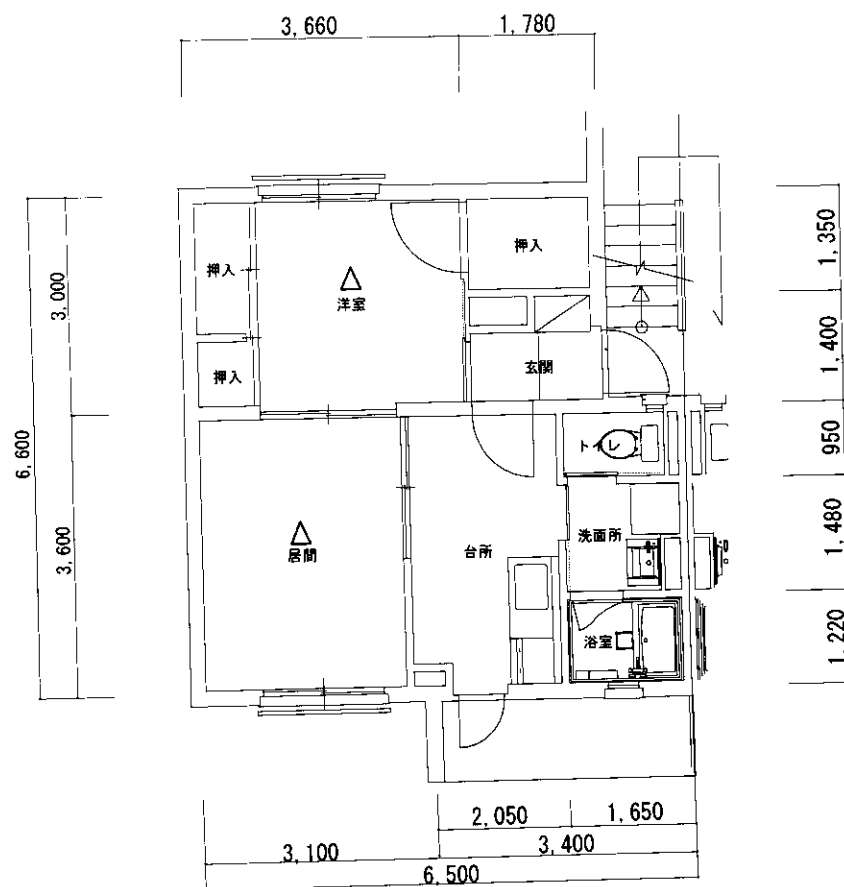

501	階段	502	503	階段	504	505	階段	506
401	○	402	403	○	404	405	○	406
301		302	303		304	305		306
201	○	202	203	○	204	205	○	206
101		102	103		104	105		106


○ 消火器 × 6箇所

△ 火災警報器 30部屋 × 2個

配線点検 一式

件名	八尾(8)自衛隊官舎消防点検	仕様書番号	7/10
仕様書名称	第2木の本宿舎2棟標準平面図	縮尺	図示
陸上自衛隊八尾駐屯地業務隊管理科			

第2木の本宿舎3棟 S=1/100

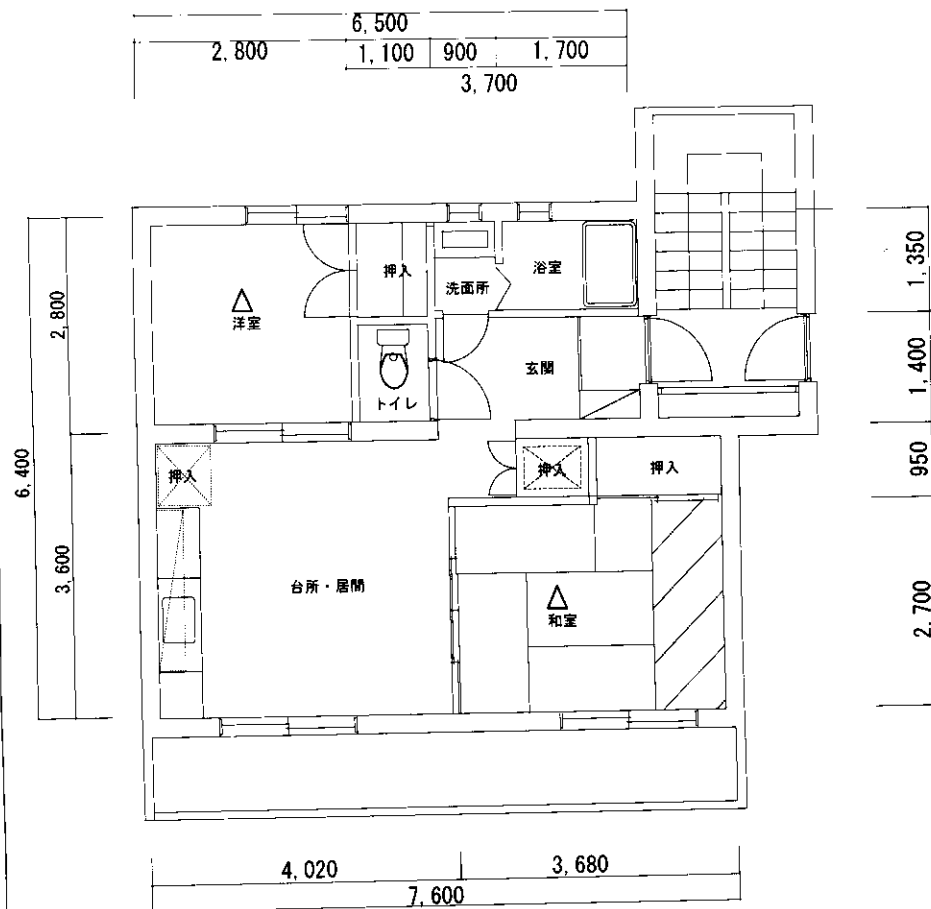


501	階段	502	503	階段	504	505	階段	506
401	○	402	403	○	404	405	○	406
301		302	303		304	305		306
201	○	202	203	○	204	205	○	206
101		102	103		104	105		106

○消火器×6箇所
 △火災警報器 30部屋×2個
 配線点検 一式

件名	八尾(8)自衛隊官舎消防点検	仕様書番号	8-10
仕様書名称	第2木の本宿舎3棟標準平面図	縮尺	図示
陸上自衛隊八尾駐屯地業務管理科			

第2木の本宿舎4棟 S=1/100

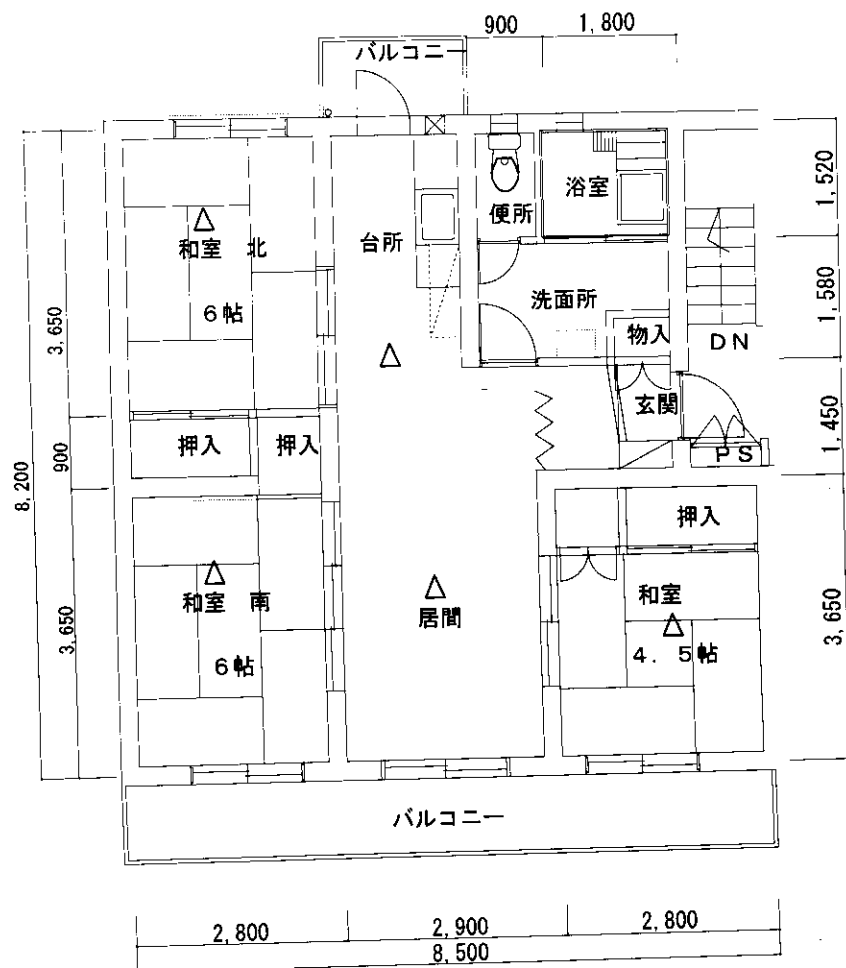


501	階段	502	503	階段	504	505	階段	506
401	○	402	403	○	404	405	○	406
301	○	302	303	○	304	305	○	306
201	○	202	203	○	204	205	○	206
101	○	102	103	○	104	105	○	106

○消火器×15箇所
 △火災警報器 30部屋×5個
 配線点検 一式

件名	八尾(8)自衛隊官舎消防点検	仕様書番号	9/10
仕様書名称	第2木の本宿舎4棟標準平面図	縮尺	図示
陸上自衛隊八尾駐屯地業務隊管理科			

弓削宿舎 S=1/100

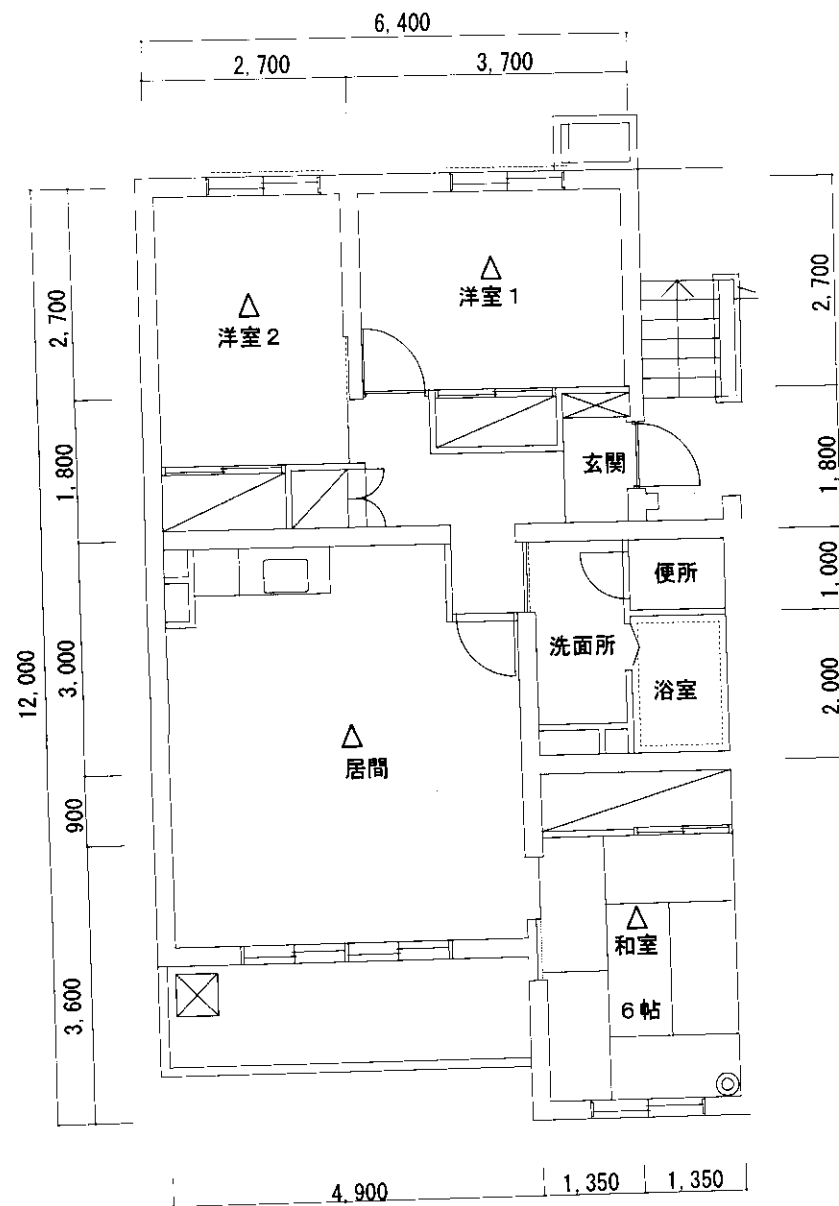

	階段			階段	
501	○	502	503	○	504
401	○	402	403	○	404
301	○	302	303	○	304
201	○	202	203	○	204
101	○	102	103	○	104

○ 消火器 10箇所

△ 火災警報器 20部屋×4個

⊠ 折り畳み式はしご点検 201, 204, 301, 304, 401, 404, 501, 504

配線点検 一式

件名	八尾(8)自衛隊官舎消防点検	仕様書番号	10/10
仕様書名称	弓削宿舎標準平面図	縮尺	図示
陸上自衛隊八尾駐屯地業務隊管理科			