

令和7年1月29日

出雲駐屯地におけるオープンカウンター方式による見積依頼について

1 本リストは、オープンカウンター方式実施要項に基づく手続が必要です。

2 本方式は随意契約を前提とした見積依頼であり、有効な見積書をもって申込みをした者のうち、予定価格の制限の範囲内で最低の価格の見積書をもって申込みをした者を契約の相手方とします。

3 件名リスト

一連番号	件名	納入場所	納期	見積依頼書公表日	見積書提出期限	見積り合わせの日時	防衛省競争参加資格	備考
1	(6)電力記録制御装置据付	仕様書のとおり	7.3.31	7.1.29	7.2.7 11:00	7.2.7 11:00		
2		以下余白						
3								
4								
5								

4 仕様書の交付場所、契約条項等を示す場所、問合せ先及び提出先

〒693-0052

住所 島根県出雲市松寄下町1142-1

契約機関名 陸上自衛隊出雲駐屯地 契約班(担当)中村

電話番号 0853-21-1045(内線)347

FAX 0853-21-5975

4RLZ1AK4007

見 積 書

件名リストー連番号	1
-----------	---

金額 ¥ _____ (消費税及び地方税を含まない。)

件 名	規格	単 位	数 量	単 価	金 額
(6)電力記録制御装置据付	仕様書のとおり	ST	1		
	以下余白				
納 入 場 所	出雲駐屯地	納 期	令和7年3月31日		
契約保証金	(免除)	入札(見積)書有効期間	令和7年2月7日		

上記の公示に対して「入札及び契約心得」、「オープンカウンター方式実施要項」及び「標準契約書等」の契約条項等を承諾の上、見積りいたします。また、当社(私(個人の場合)、当団体(団体の場合))は「入札及び契約心得」に示された暴力団排除に関する誓約事項について誓約いたします。

分任契約担当官
陸上自衛隊出雲駐屯地
第356会計隊出雲派遣隊 中村 亮 殿

令和7年2月7日

住 所

会 社 名

代表者名

市場価格調査書

(FAX可)

件名リストー連番号	1
-----------	---

金額¥ _____ (消費税及び地方税を含まない。)

件名	規格	単位	数量	単価	金額
(6)電力記録制御装置据付	仕様書のとおり	ST	1		
	以下余白				
<p>● 本書は一般的な市場動向等を調査すること目的としたものであり、実際の応札 価格とは同一のものではありません。 ● 内訳は任意の書式で結構ですので可能な限り詳細に記載し、本調査書とともに提出 願います。</p>					
納入場所	出雲駐屯地		納期	令和7年3月31日	

分任契約担当官
陸上自衛隊出雲駐屯地
第356会計隊出雲派遣隊 中村 亮 殿










年 月 日

住 所

会 社 名

代 表 者 名

(6) 電力記録制御装置据付

件名	(6) 電力記録制御装置据付						図面番号	1/8
図名	表紙						縮尺	—
作成年月日	令和7年1月28日						調達要求番号	4RLZ1AK4007
業務隊長	管理科長	営繕班長	営繕主任	電気係長	電気係	施設管理	管財係	工事企画
								
陸上自衛隊出雲駐屯地業務隊管理科								

仕 様 書

- 1 役務名
(6) 電力記録制御装置据付
- 2 役務場所
島根県出雲市松寄下町1142-1 陸上自衛隊出雲駐屯地
- 3 工 期
契約締結日～令和7年3月31日(月)まで
- 4 概 要
60号建物の電力記録制御装置等(官給品支給)の交換を実施するもの。
- 5 一般事項
 - (1) 総則
本役務は、仕様書・図面・メーカー基準及び関係法令等を遵守して実施すること。なお仕様書に記載なき事項については、事前に監督官と協議のうえ指示に従うこと。
・公共建築工事標準仕様書(建築工事編、電気設備工事編、機械設備工事編)
・公共建築改修工事標準仕様書(建築工事編、電気設備工事編、機械設備工事編)
 - (2) 協議
請負者は設計図書及び現地において、相違・疑義あるいは不明な点が生じた場合は、監督官と協議し、その指示に従うこと。
 - (3) 火災予防・現場管理
作業中における火災予防、労働安全及び在来施設等の保護には、十分注意を払うものとし、汚破損した場合は、請負者の責任において速やかに原状に復旧すること。
 - (4) 作業写真
請負者は工事の主要な施工段階において写真撮影を実施すること。項目は着手前施工中・完了後のほか、監督官の指示する箇所とする。また、写真はA4紙に整理のうえ1部提出すること。
 - (5) 作業時間
敷地内における作業実施時間帯は、平日(土・日及び祝祭日は除く。)の午前8時15分から午後5時迄を基準とする。その他の時間帯に作業を実施する場合には、事前に監督官と協議のうえ指示に従うこと。
 - (6) 電気・水道等の使用
本役務実施に必要な電力・給水については、請負者側で準備すること。ただし、やむを得ず駐屯地の電力・給水を使用する場合は、官側と契約書を締結し、官側の請求する金額を納付すること。
- 6 特記事項
 - (1) 施工に際し、作業方法により既存部分への補強・養生等生じた場合については、必要に応じ最適であると思われる方法により確実に実施すること。


- (2) 作業に際し、製作図・承認図・施工図及び見本等が必要であると考えられる場合、若しくは監督官から指示があった場合については指示に従い、速やかに監督官に提出し、承認を得ること。
- (3) 作業に際し発生した廃材については、監督官が指定した駐屯地内の場所に収集運搬し、所定の調書を添え官側へ引き継ぐこと。
- (4) 本役務に伴い、既設との取り合い部分等は在来にならない収まりよく施工すること。
- (5) 本役務において使用する材料は全て新品とし、本仕様書・図面において製造元等の参考記載がある場合は、当該記載事項の同等品以上とする。特記なきものについては、JIS及び各種協会規格に合致したものとし、製造メーカー等による出荷証明を提出すること。
- (6) 本役務に伴う電力会社への調整は、請負業者において実施すること。
- (7) 官給品諸元

品 名	規 格	数 量	備 考
電力記録制御装置	大崎電気工業 スパ-マックス15	1台	
外部プリンター	大崎電気工業 RNU-016	1個	
出力端末器	大崎電気工業 RS485	1個	
パルス変換機	大崎電気工業 OCK-8(A)形	1個	


- 7 提出書類
本役務での提出書類は下記のとおりとし、期限までに必ず提出すること。
 - (1) 内訳明細表・・・1部(契約後速やかに提出)
 - (2) 工程表・・・1部(契約後速やかに提出)
 - (3) 現場代理人等通知書・・・1部(資格免許書等の写し含む)
 - (4) 着手届・・・1部(着手前に提出)
 - (5) 完了届・・・1部(終了日に提出)
 - (6) 作業写真・・・1部(作業完了後速やかに)
 - (7) その他監督官の指示した書類(監督官が指定した期日までに示した部数を提出)

- 8 検査事項
本役務は、提出書類を提出したうえ、検査官の合格をもって完了とする。ただし手直しが生じた場合は、手直し完了後に検査官の再検査を受け、合格をもって完了とする。

件 名	(6) 電力記録制御装置据付		図面番号	2/8
図 名	仕 様 書		縮 尺	—
作成年月日	令和7年1月15日	調達要求番号	4RLZ1AK4007	
陸上自衛隊出雲駐屯地業務隊管理科				

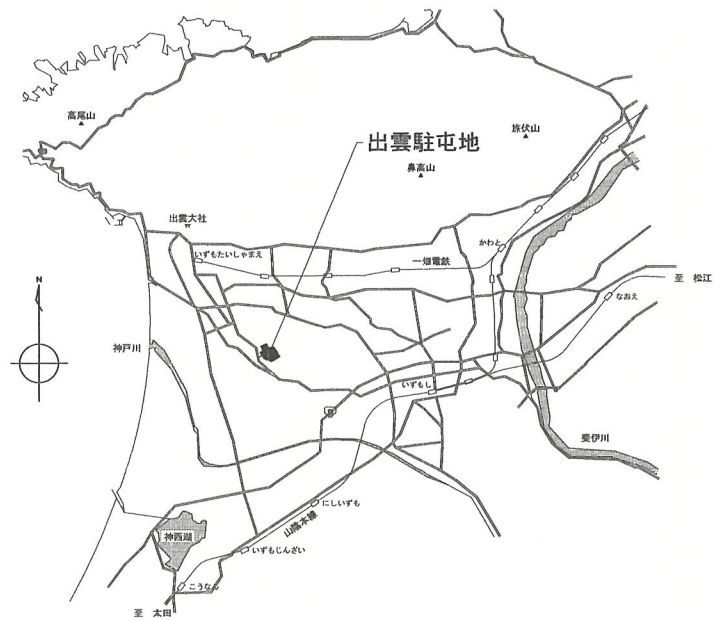


案内図 S=1/X

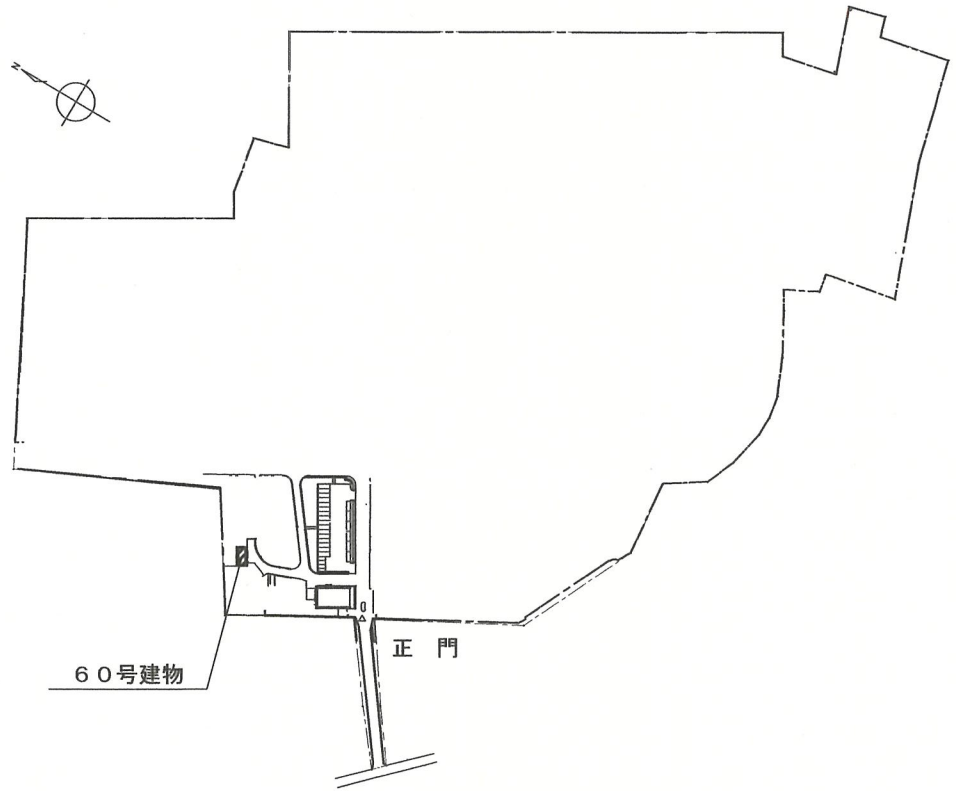

駐屯地配置図 S=1/5,000


件名	(6) 電力記録制御装置据付		図面番号	3/8
図名	案内図・配置図		縮尺	図示
作成年月日	令和7年1月28日	調達要求番号	4RLZ1AK4007	
陸上自衛隊出雲駐屯地業務隊管理科				

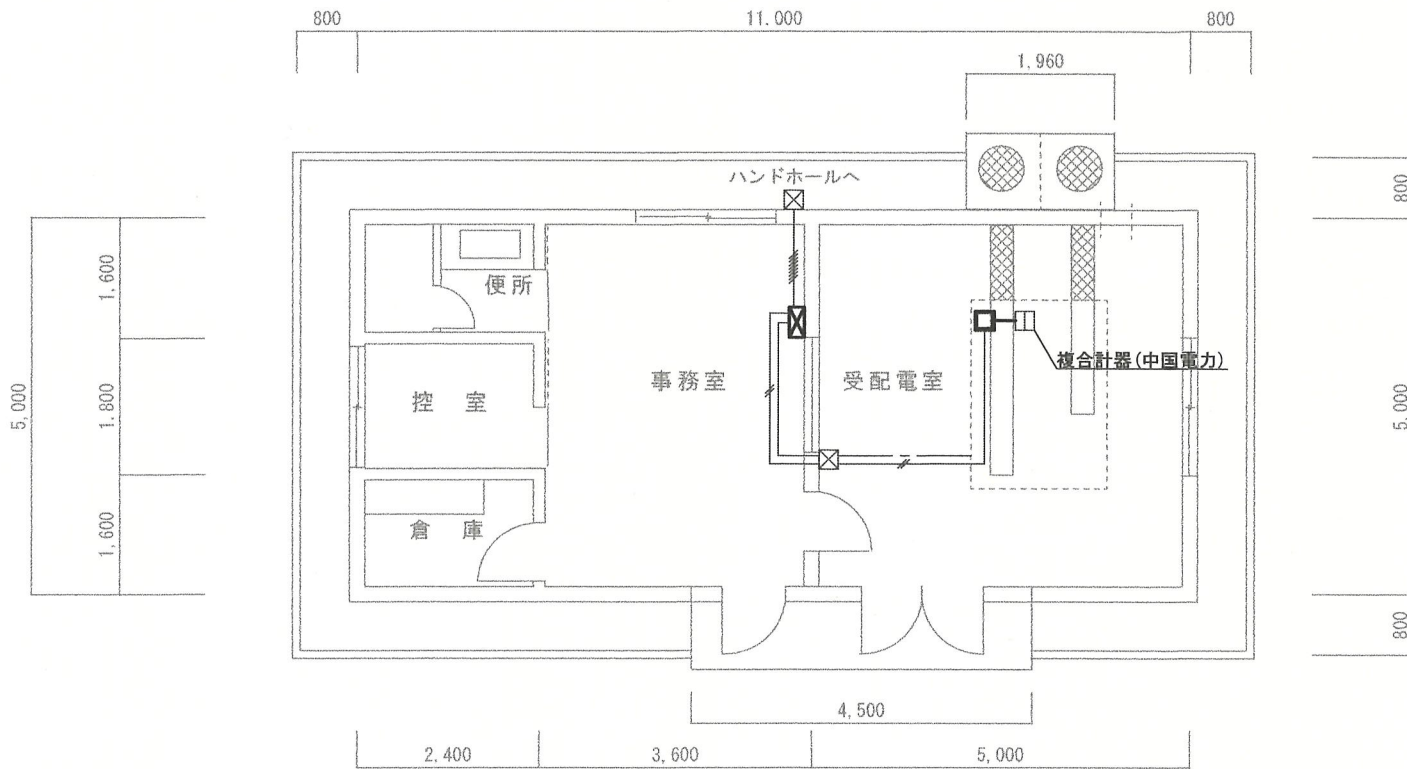

-----/-----	EMCEE/F2.0° -2C (E19) 露出 パルス信号線
—————	VVF1.6-2C E2.0 (E19) 露出 電源AC100V
-----/-----	EMCEE/F2.0° -12C 天井ころがし 負荷制御線 8 回路
-----/-----	EMCEE/F2.0° -2C 天井ころがし パルス信号線
-----/-----	VVF1.6-2C・E2.0 天井ころがし 電源AC100V・アース
⊗	デマンドコントロール装置
□	パルス検出器・貫通CT形パルス検出部
⊗	プルボックス




件名	(6) 電力記録制御装置据付	図面番号	4/8
図名	60号建物既設平面図	縮尺	1/200
作成年月日	令和7年1月28日	調達要求番号	4RLZ1AK4007
陸上自衛隊出雲駐屯地業務隊管理科			

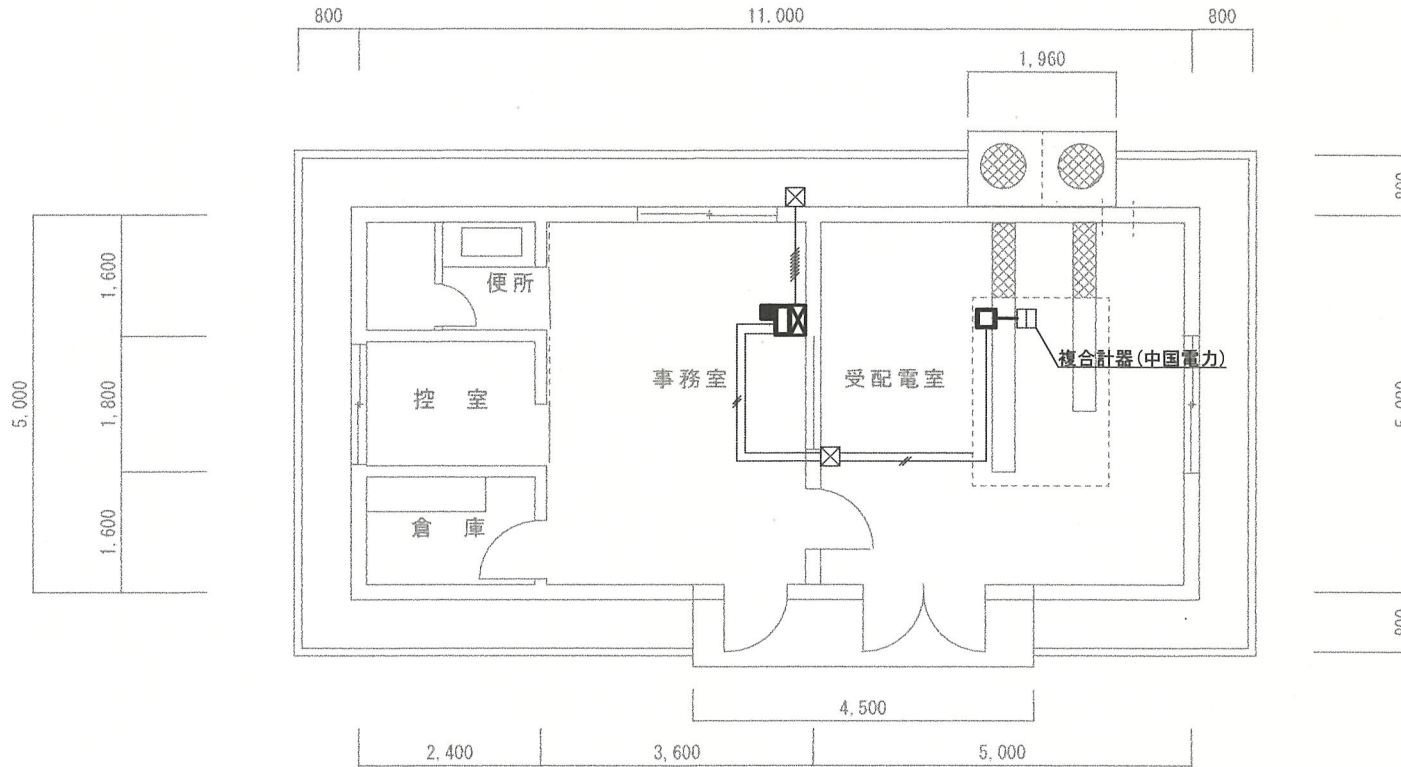

-----/-----	EMCEE/F2.0° -2C (E19) 露出 パルス信号線
—————	VVF1.6-2C E2.0 (E19) 露出 電源AC100V
-----/-----	EMCEE/F2.0° -12C 天井ころがし 負荷制御線8回路
-----/-----	EMCEE/F2.0° -2C 天井ころがし パルス信号線
-----	VVF1.6-2C・E2.0 天井ころがし 電源AC100V・アース
⊗	デマンドコントロール装置・付属品一式
□	パルス検出器・付属品一式
■	外部プリンタ・付属品一式
▭	出力端末器・付属品一式


————— 新設箇所

件名	(6) 電力記録制御装置据付	図面番号	5/8
図名	60号建物据付後平面図	縮尺	1/200
作成年月日	令和7年1月28日	調達要求番号	4RLZ1AK4007
陸上自衛隊出雲駐屯地業務隊管理科			

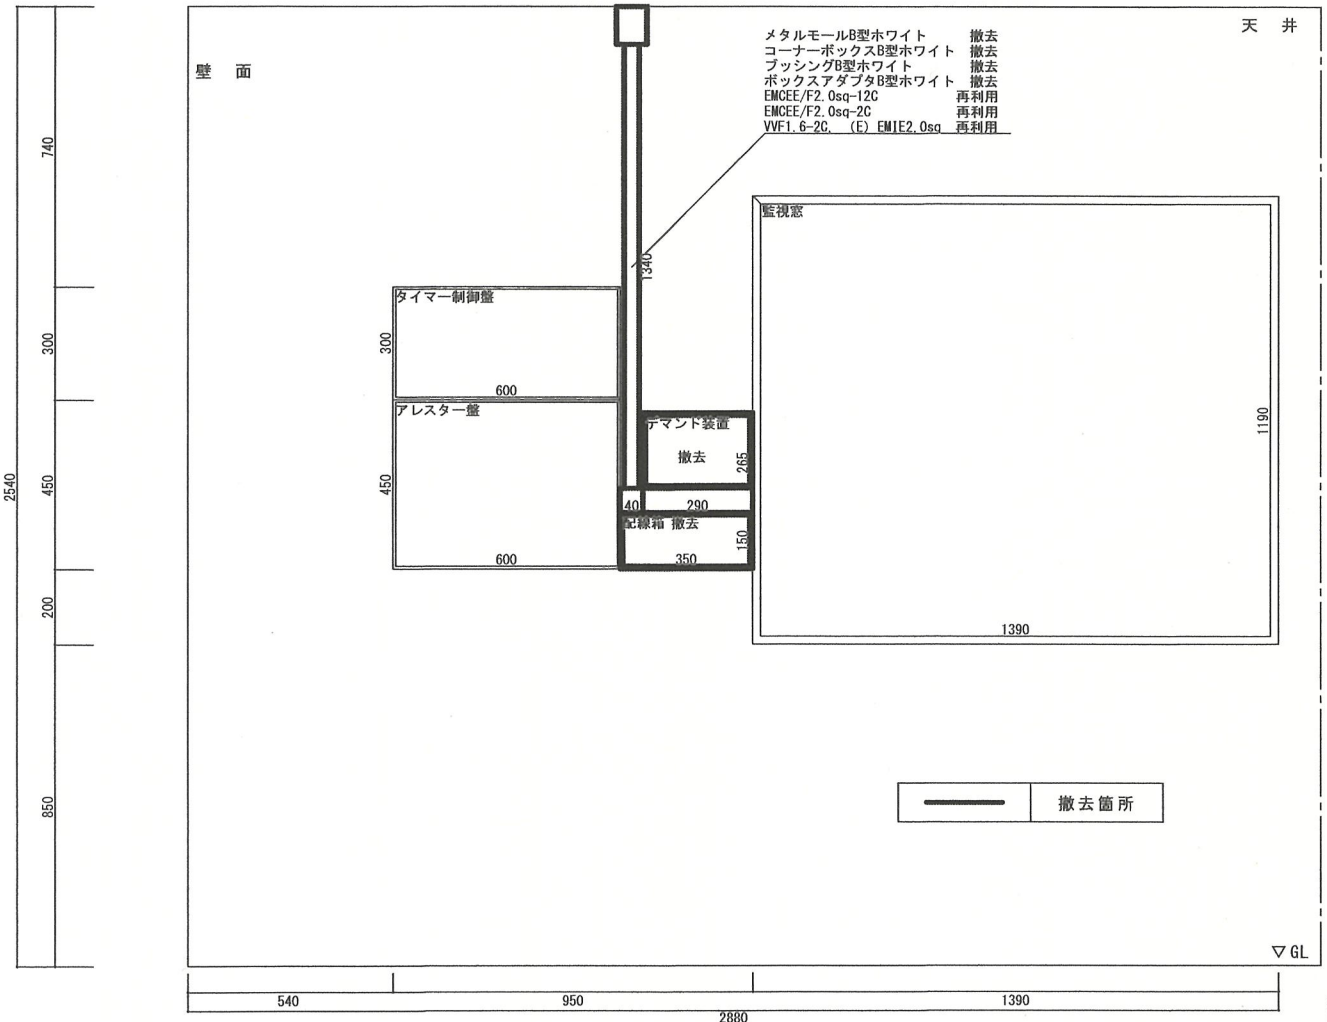

立面（撤去）

件名	(6) 電力記録制御装置据付		図面番号	6/8
図名	既設立面図		縮尺	1/20
作成年月日	令和7年1月28日	調達要求番号	4RLZ1AK4007	
陸上自衛隊出雲駐屯地業務隊管理科				

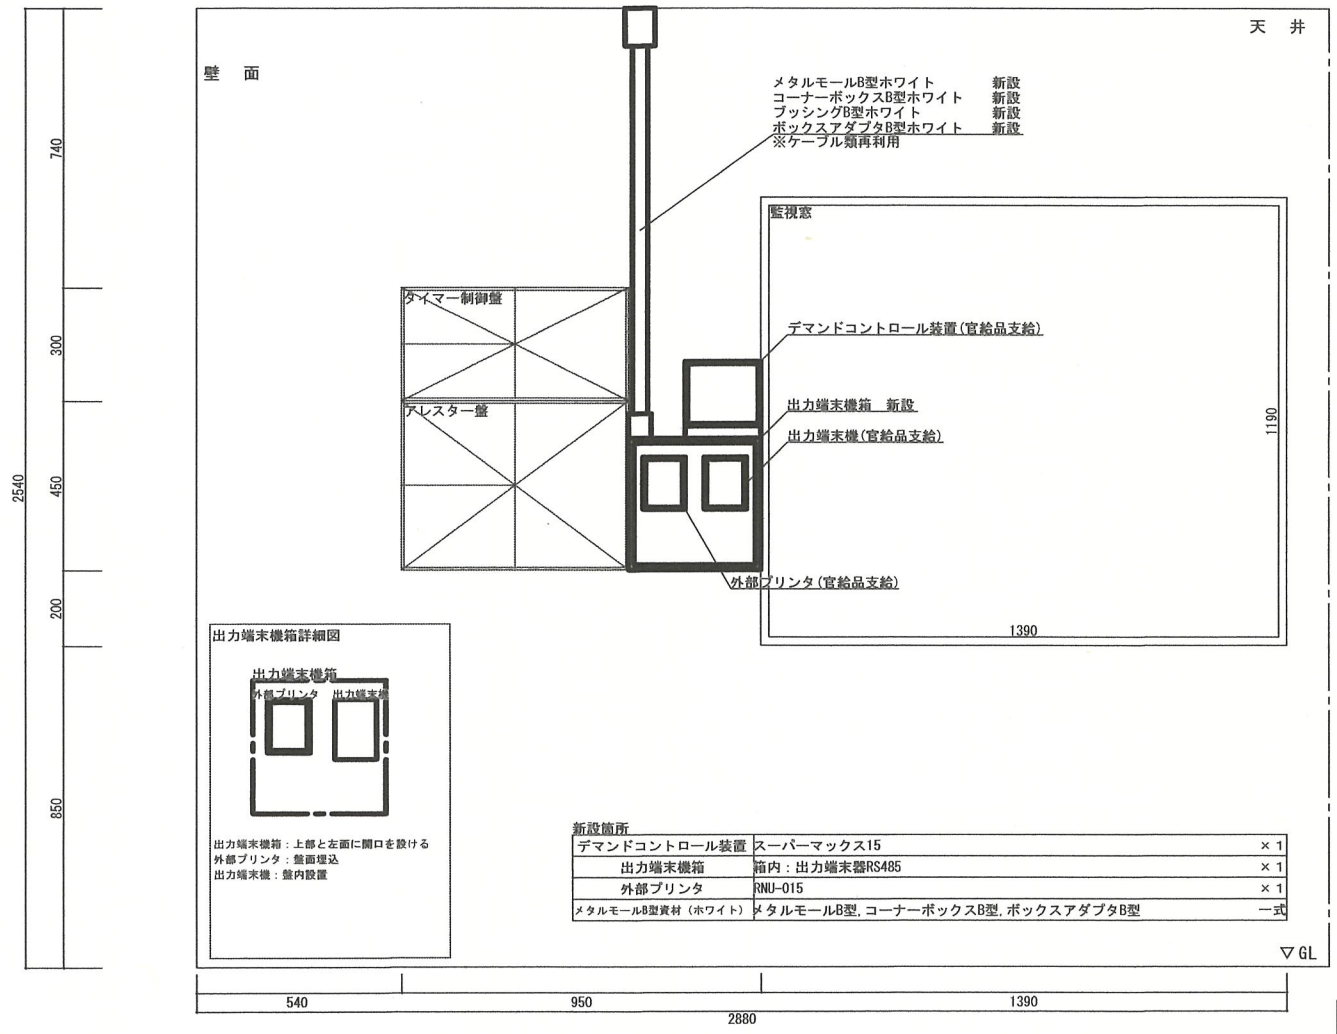

立面（新設）

件名	(6) 電力記録制御装置据付		図面番号	7/8
図名	据付後立面図		縮尺	1/20
作成年月日	令和7年1月28日	調達要求番号	4RLZ1AK4007	
陸上自衛隊出雲駐屯地業務隊管理科				

