

公 告

分任契約担当官
陸上自衛隊高知駐屯地
第 4 1 9 会計隊長 中平 友則

以下のとおり一般競争入札を実施するので、「入札及び契約心得」及び「契約条項」を承知のうえ参加されたい。

1 入札事項

契約実施計画番号	調 達 要 求 番 号	物 品 番 号	仕 様 書 番 号				
5QHK1E100060	5RUM1A16001 0001						
品名 または 件名							
高知（07）宿舎消防設備保守点検							
部品番号 または 規格							
仕様書のとおり							
使用器材名							
数 量	単 位	銘 柄	使 用 期 限 等	グ ル ー プ	指 定	検 査	包 装
1.00	ST					4	
納地または工事場所				引 渡 場 所			
高知駐業				高知駐業 管理科 営繕班			
搬 入 場 所				納 期 ま た は 工 期			
高知駐業 管理科 営繕班				令和8年3月19日（木）			

2 競争参加資格

次のいずれかであること
全省庁統一資格の「役務の提供等」に係る等級がA、B、C、D等級であること
ただし、細部は注意事項による。

3 契約条項を示す場所

陸上自衛隊高知駐屯地 会計隊事務室

4 説明会及び入札執行の日時場所

説明会日時場所：説明会は実施しない。
入札日時場所：令和7年5月21日（水）13時30分 陸上自衛隊高知駐屯地 会計隊入札室

5 保証金

入札保証金：免除 契約保証金：免除

6 落札決定方式及び契約方式

落札決定方式：総品目総額 契約方式：一般競争

7 注意事項

別紙のとおり

- 1 名称
高知（07）宿舎消防設備点検
- 2 期間
契約締結日 ～ 令和8年3月20日（金）
※作業実施時期について、機器点検は令和7年6月下旬、総合点検は令和7年12月上旬を基準とし、細部は監督官と調整による。

- 3 作業場所
高知県香南市香我美町下分3308-4 陸上自衛隊高知駐屯地香我美宿舎
高知県香南市赤岡町別所山1428-3 陸上自衛隊高知駐屯地第2赤岡宿舎

- 4 概要
平成16年消防庁告示第9号に基づく消防設備の機器点検及び総合点検を行う。

5 対象施設器材

(1) 第2赤岡宿舎

設備名	種類	点検内容	数量	備考
消火器具	消火器（加圧式粉末消火器）	機器点検	20 本	
非常用警報器具及び設備	起動装置（非常警報装置）	機器点検及び総合機器点検	8 台	
	表示灯		8 灯	
	音響装置（電鈴）		12 個	
	常用電源（非常警報装置）		1 式	

(2) 香我美宿舎（A棟）

設備名	種類	点検内容	数量	備考
消火器具	消火器（加圧式粉末消火器）	機器点検	25 本	
非常用警報器具及び設備	差動式スポット型熱感知器	機器点検及び総合機器点検	192 個	
	定温式スポット型熱感知器		50 個	
	光電式スポット煙感知器		1 個	
	戸外表示器		50 個	
	住宅用受信機		52 個	
	起動装置（非常警報装置）		15 個	
	音響装置（非常警報装置）		15 個	
	操作装置（非常警報装置）		3 個	
	常用電源		1 式	
予備電源	1 式			

(3) 香我美宿舎（B棟）

設備名	種類	点検内容	数量	備考
消火器具	消火器（加圧式粉末消火器）	機器点検	25 本	
非常用警報器具及び設備	差動式スポット型熱感知器	機器点検及び総合機器点検	187 個	
	定温式スポット型熱感知器		50 個	
	光電式スポット煙感知器		1 個	
	戸外表示器		50 個	
	住宅用受信機		52 個	
	起動装置（非常警報装置）		15 個	
	音響装置（非常警報装置）		15 個	
	操作装置（非常警報装置）		3 個	
	常用電源		1 式	
予備電源	1 式			

6 一般事項

- 本作業は、仕様書、図面及び「建築保全業務共通仕様書及び同解説令和5年版（国土交通省大臣官房官庁営繕部監修）」の他、消防法、消防法施工令、消防法施行規則及びこれに基づく告示等の関係諸規則に基づき、実施するものとする。
- 作業において、仕様書及び図面に明記無き事項でも作業上当然必要と思われる軽微な作業等は実施するものとする。
- 図面又は仕様書に不明な事項、また疑義が生じた場合は、監督官と協議し、仕様書等に記載なき事項でも技術上必要なものは受注者の責任において良心的に施工すること。なお、「監督官」とは官側の監督職員とする。
- 受注者は作業に先立ち、監督官と協議の上、工程表を作成し監督官に提出すること。
- 作業時間は08:30～17:00とする。ただし、作業時間を延長する場合は、事前に官側の許可を受けていなければこの限りではない。
- 作業場所の風紀、衛生、火災予防、盗難予防については必要な処置を施すとともに、常に諸材料の整理整頓、その他清掃を行い、受注者の責任において管理すること。
- 作業完了後速やかに作業場所の清掃、後片付けを行い監督官の点検を受けること。
- 本作業は、受注者の責任において実施するものとし、作業に際し建物及び物品等を損傷させた場合又は第三者等に損害を与えた場合には、監督官に報告のうえ受注者の責任において補償すること。
- 作業に際し、受注者は作業内容を作業関係者に十分掌握させるとともに、作業員に対して安全教育を実施し、安全な作業方法の確認及び安全点検を実施すること。
- 作業中、異常があった際は速やかに監督官へ報告すること。
- 自衛隊施設からの電気・給水は原則として使用できないものとする。ただし、使用する場合は監督官と協議のうえ、メーター等を設置し部隊側算定に基づき有償とする。

7 特記事項

- 本作業は、必要資格を有する者が実施すること。
- 本作業について、官公署等関係機関への手続きは、受注者の責任において速やかに実施すること。
- 作業に必要な器材、工具等は受注者が用意すること。

8

- 工程表 . . . 1部（契約締結後速やかに）
- 現場代理人通知書・略歴書 . . . 1部（契約締結後速やかに）
- 着手届 . . . 1部（着手前）
- 完了届 . . . 1部（完了後速やかに）
- 点検結果報告書 . . . 1部（完了後速やかに）
- 作業写真 . . . 1部（完了後速やかに）


※写真については、各工程ごと（着手前・作業中・完了後）及び指示する箇所を撮影し、写真帳に整理し提出すること。

- その他監督官が指示する書類 . . . 1部

9

作業終了後、点検結果報告書を提出し、検査官の検査合格をもって完了とする。


名称	高知（07）宿舎消防設備保守点検	図面 番号	1 5
図名	仕様書	縮尺	-
陸上自衛隊高知駐屯地業務隊管理科			

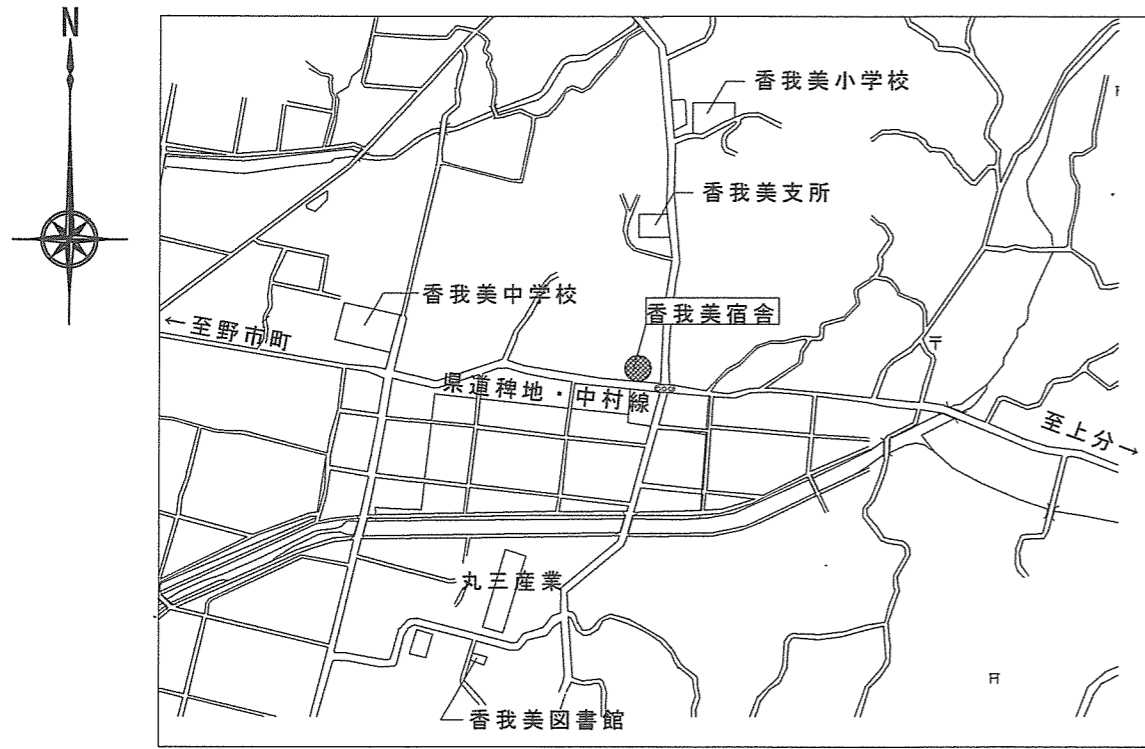


案内図 S=1/2,000



案内図 S=1/2,000

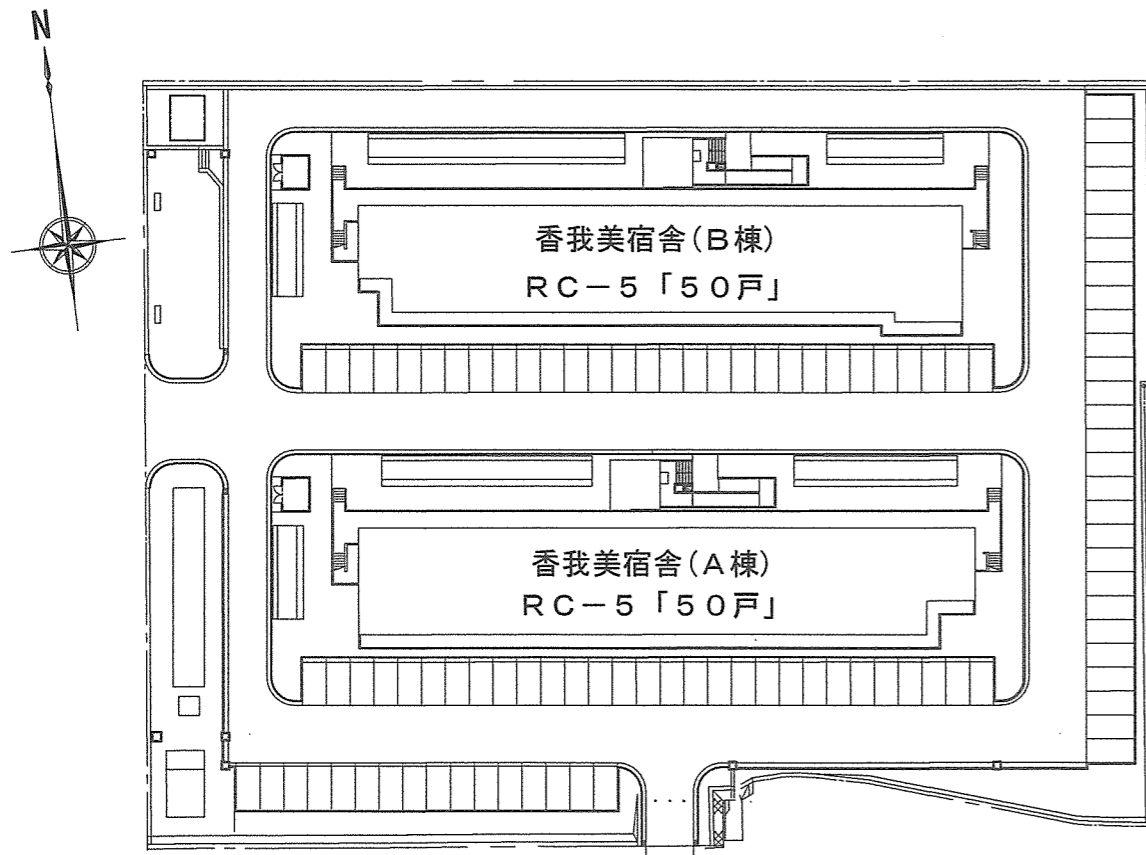


香我美宿舎配置図 S=1/800

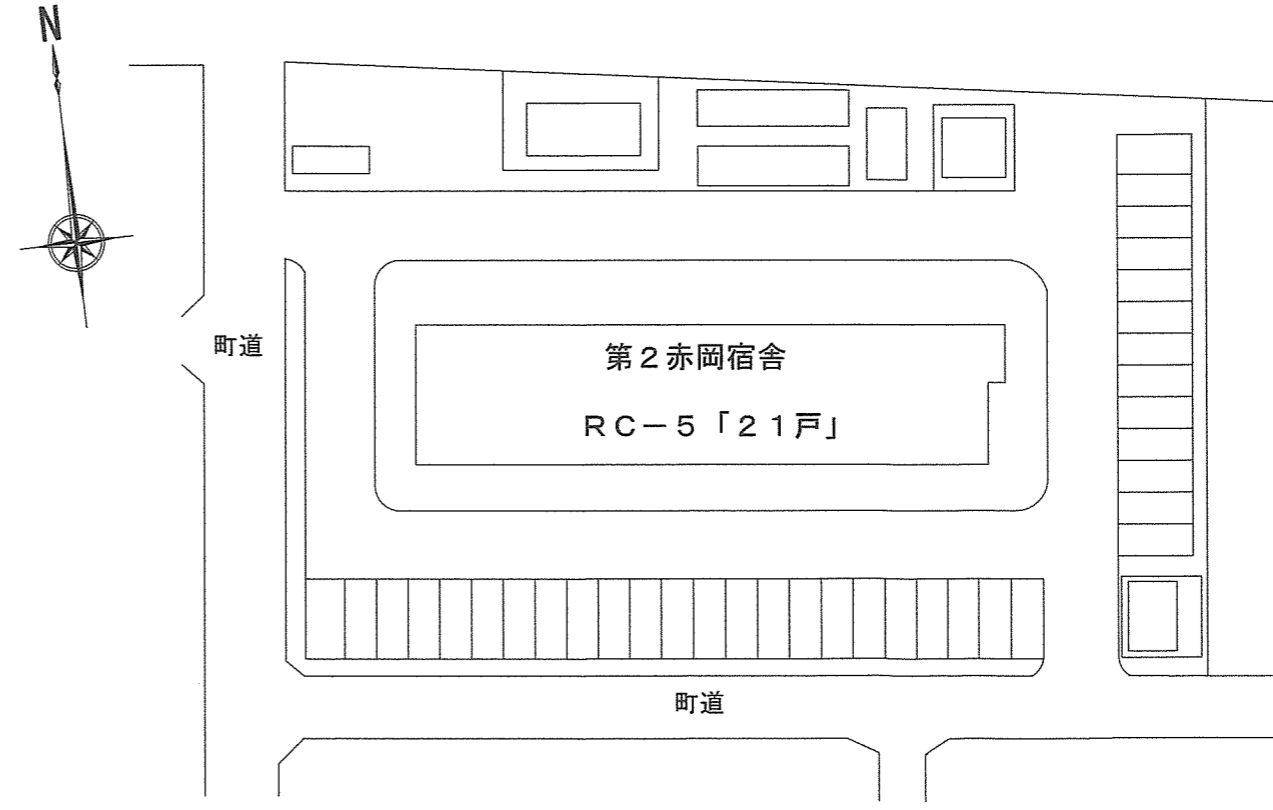


第2赤岡宿舎配置図 S=1/600

名称	高知(07)宿舎消防設備保守点検	図面 番号	2 5
図名	「香我美宿舎・第2赤岡宿舎」案内図・配置図	縮尺 図示	
陸上自衛隊高知駐屯地業務隊管理科			

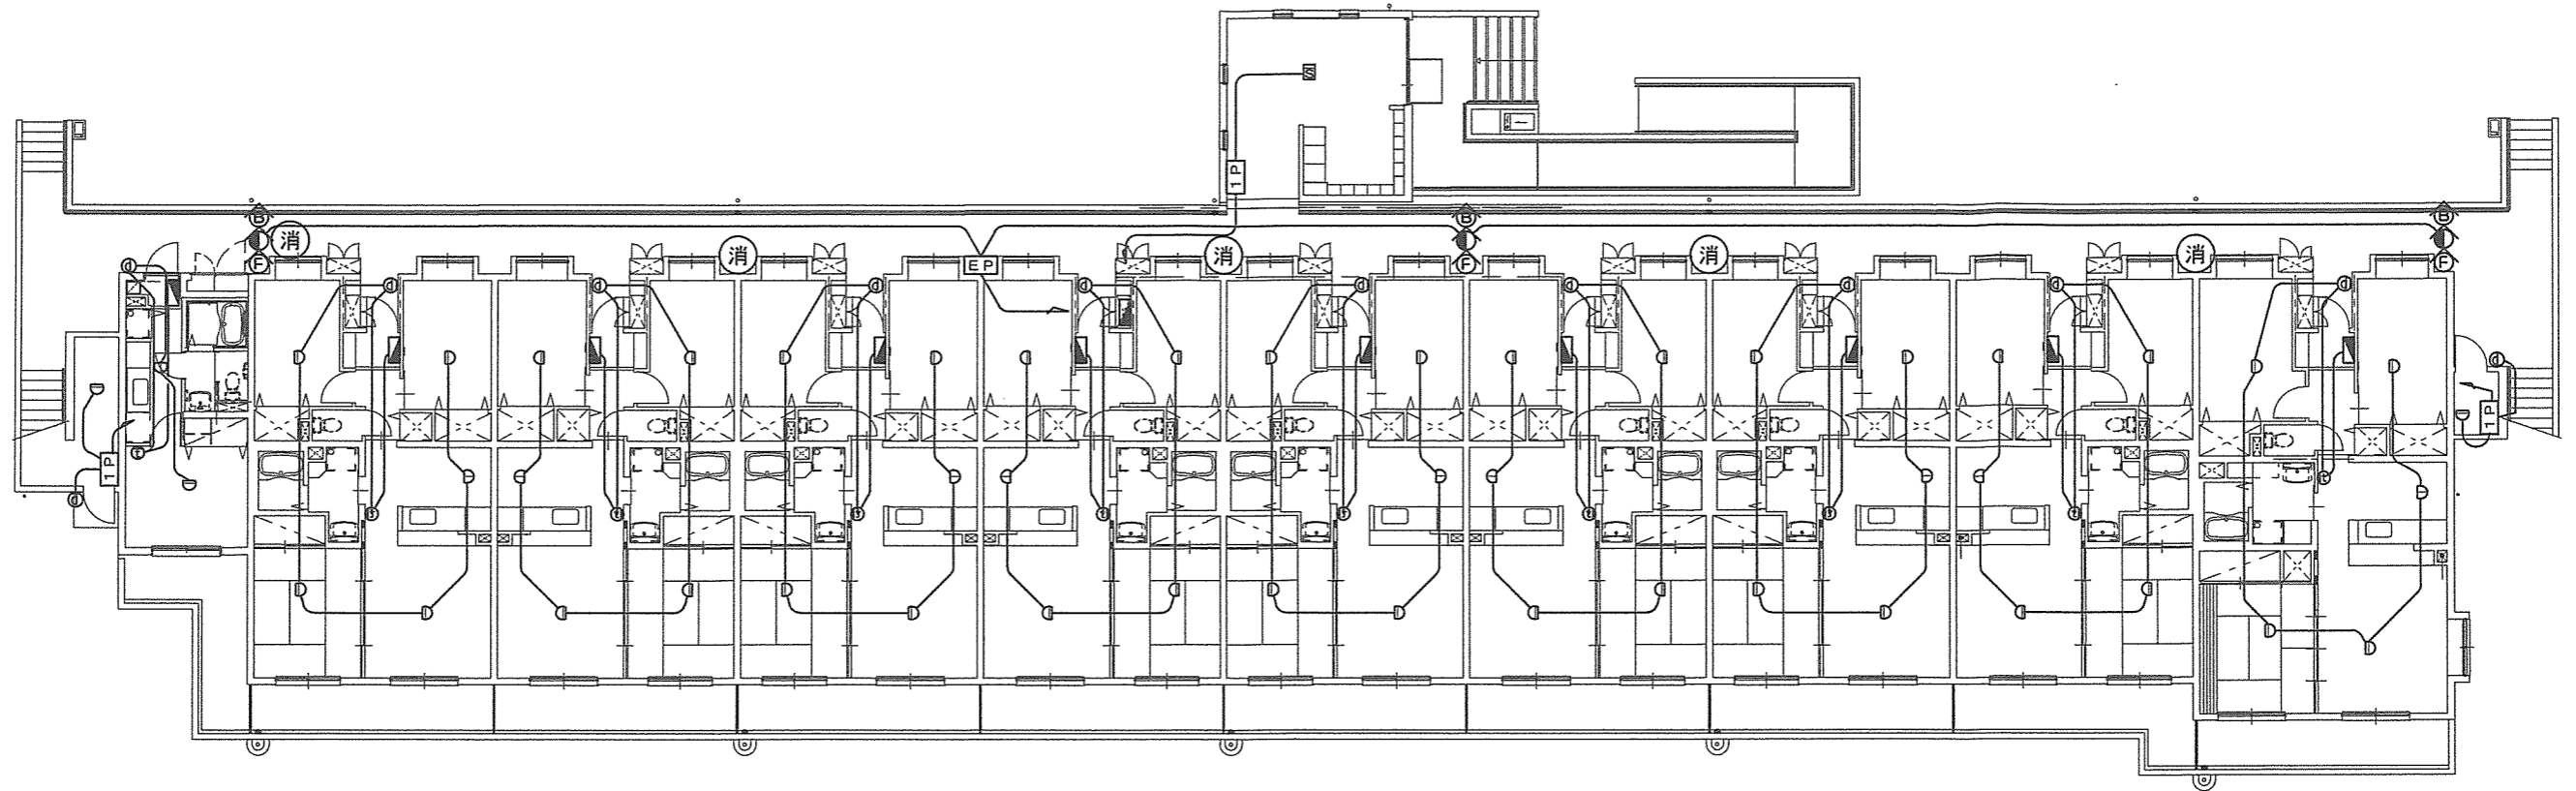


香我美宿舎B棟 1階消防設備図

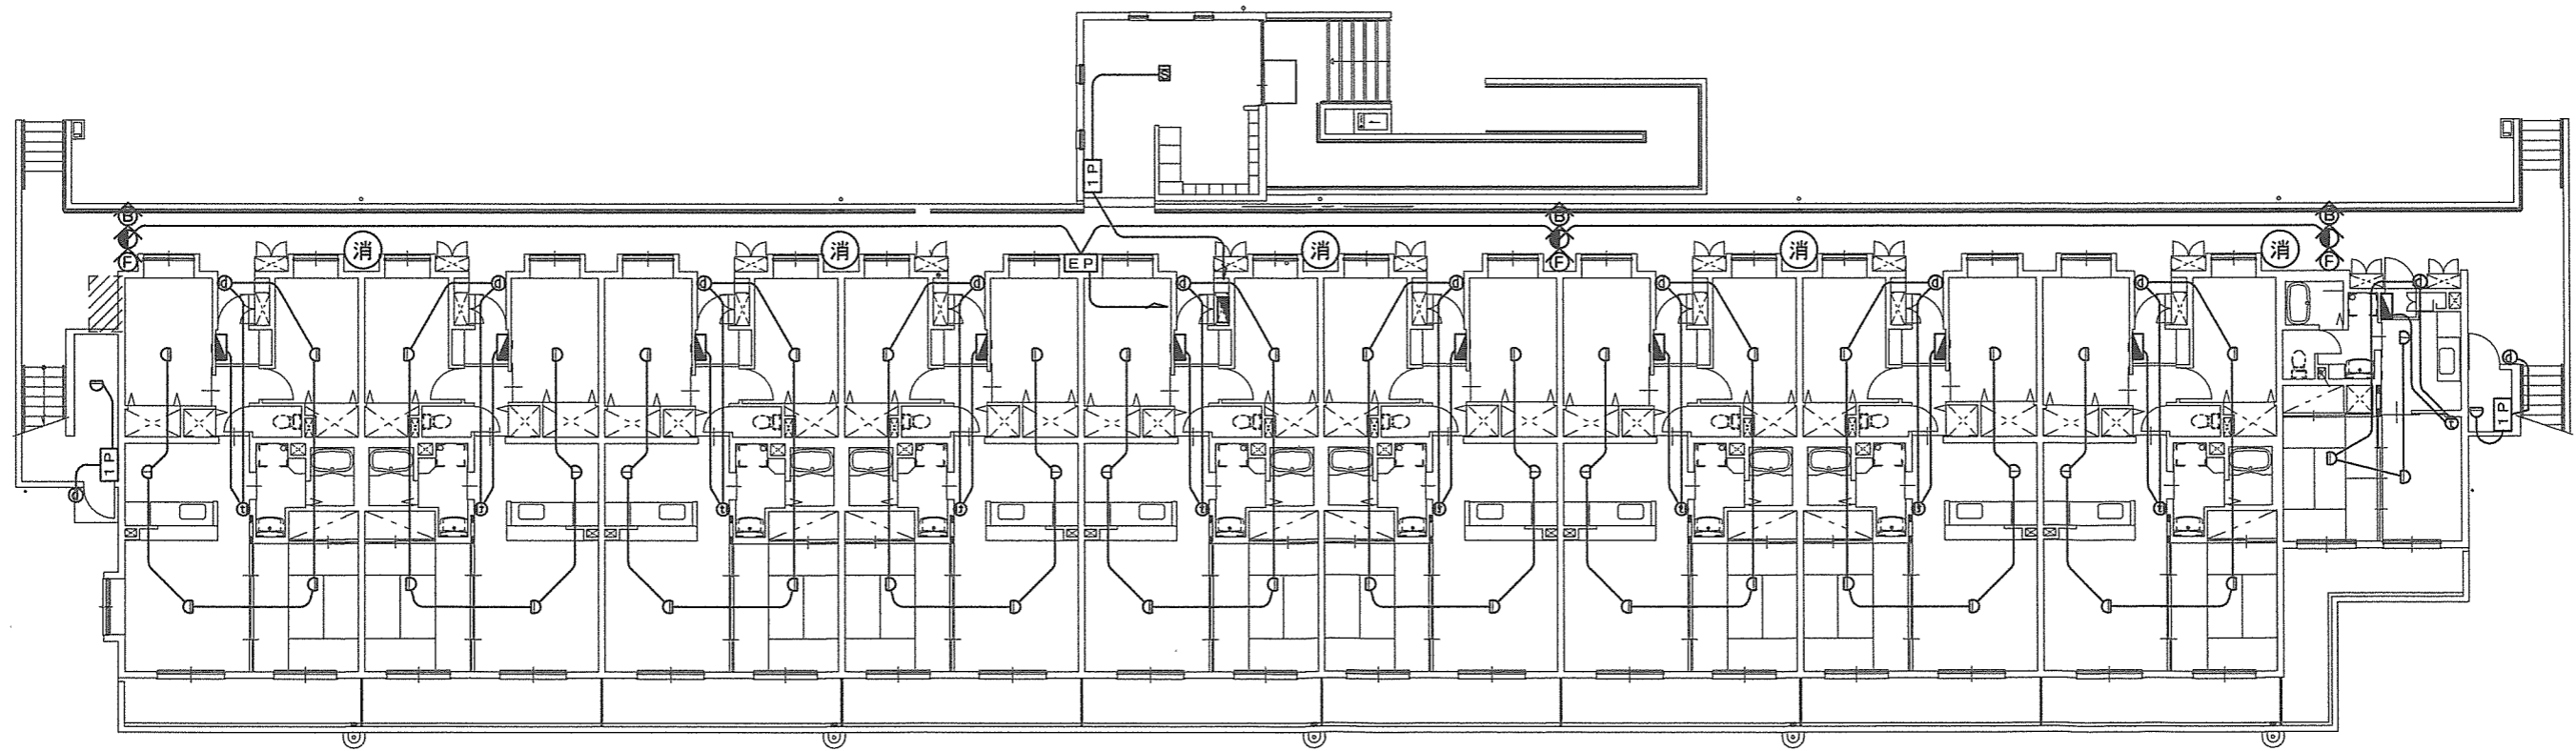


香我美宿舎A棟 1階消防設備図

図記号	品名	図記号	品名	図記号	品名	名称	高知(07)宿舎消防設備保守点検	図面番号
⊖	2種 差動式スポット型熱感知器 遠隔試験機能付	ⓐ	非常警報設備 一体型(防雨 埋込型)	1P	非常警報設備 操作部(壁掛・露出型)	図名	香我美宿舎(A棟/B棟)1階消防設備平面図	3/5
Ⓧ	2種 定温式スポット型熱感知器 遠隔試験機能付	Ⓣ	戸外表示器(遠隔試験機能付)	EP	1回線 バックアップ(収納箱内設置)	縮尺	1/200	
Ⓢ	2種 光電式スポット型煙感知器 試験機能付	ⓓ	住宅用受信機	消	消火器(加圧式粉末消火器)	陸上自衛隊高知駐屯地業務隊管理科		

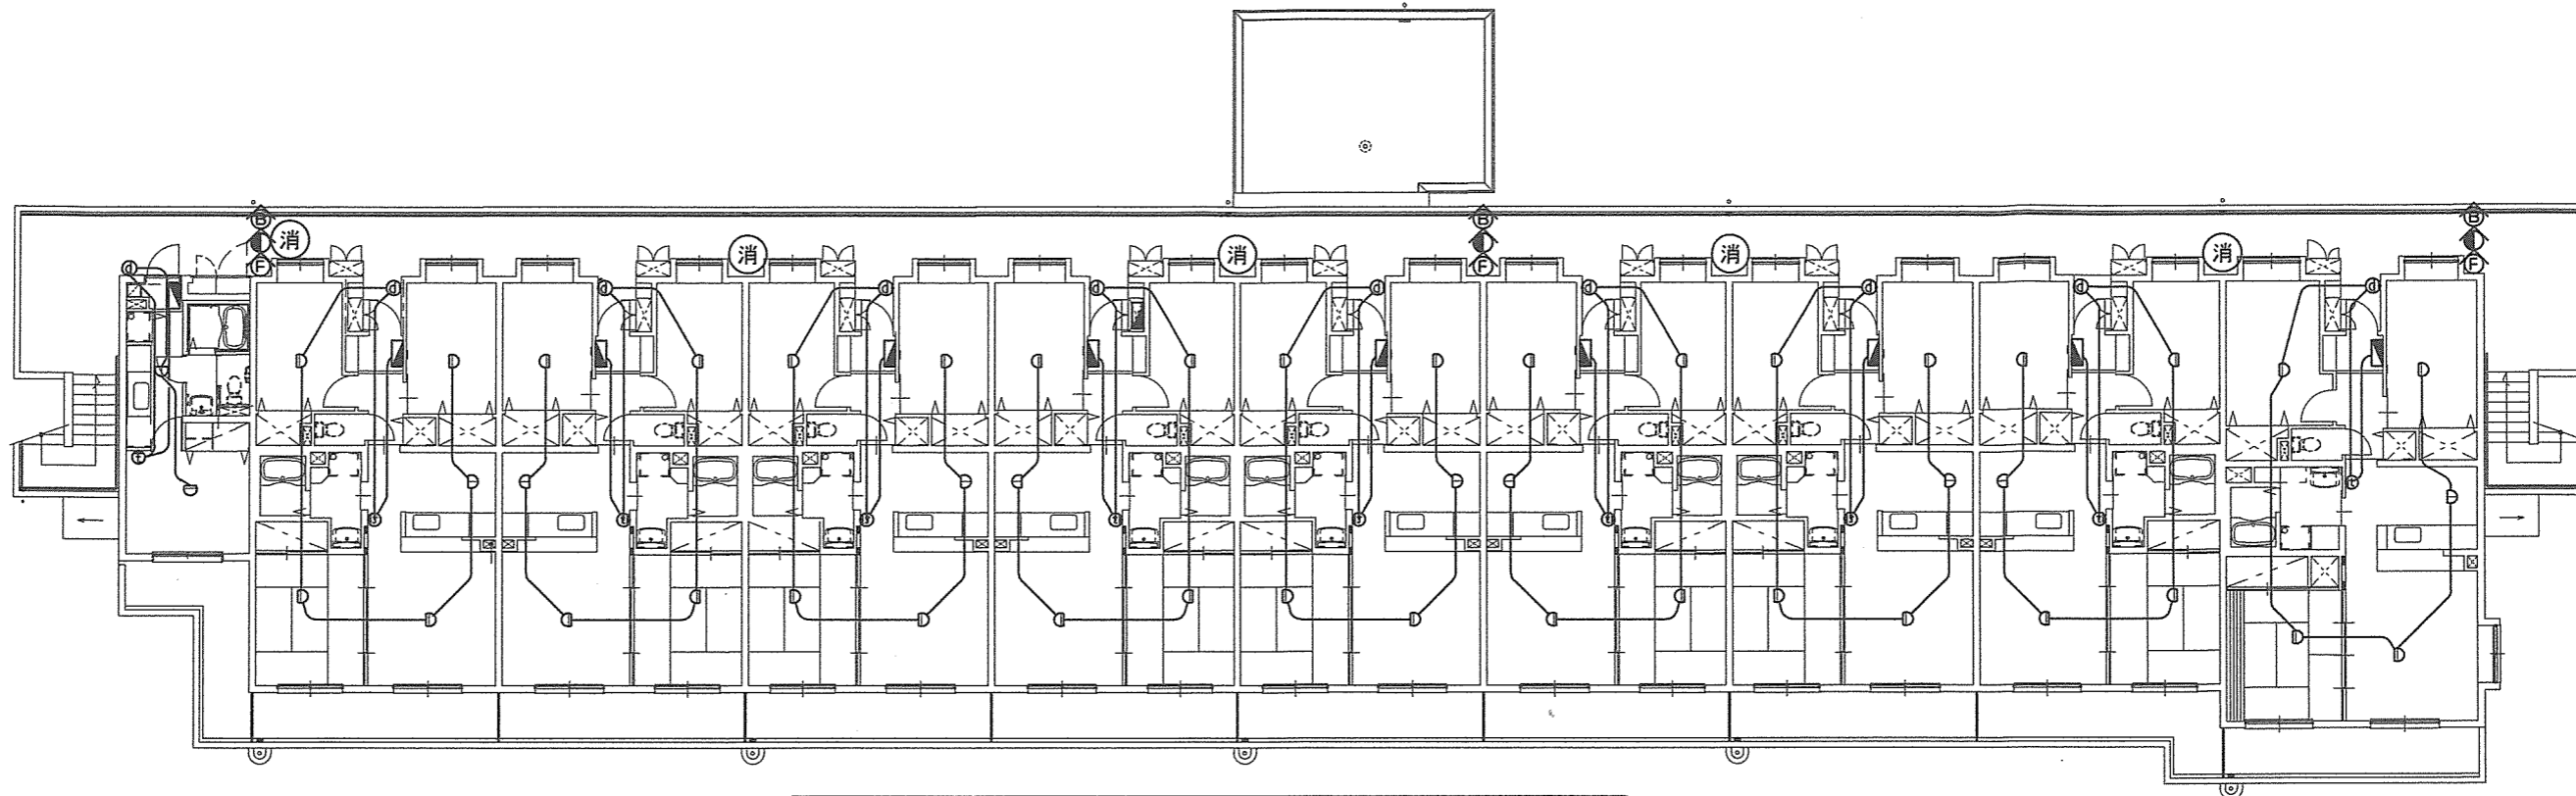


香我美宿舎B棟 2～5階消防設備図

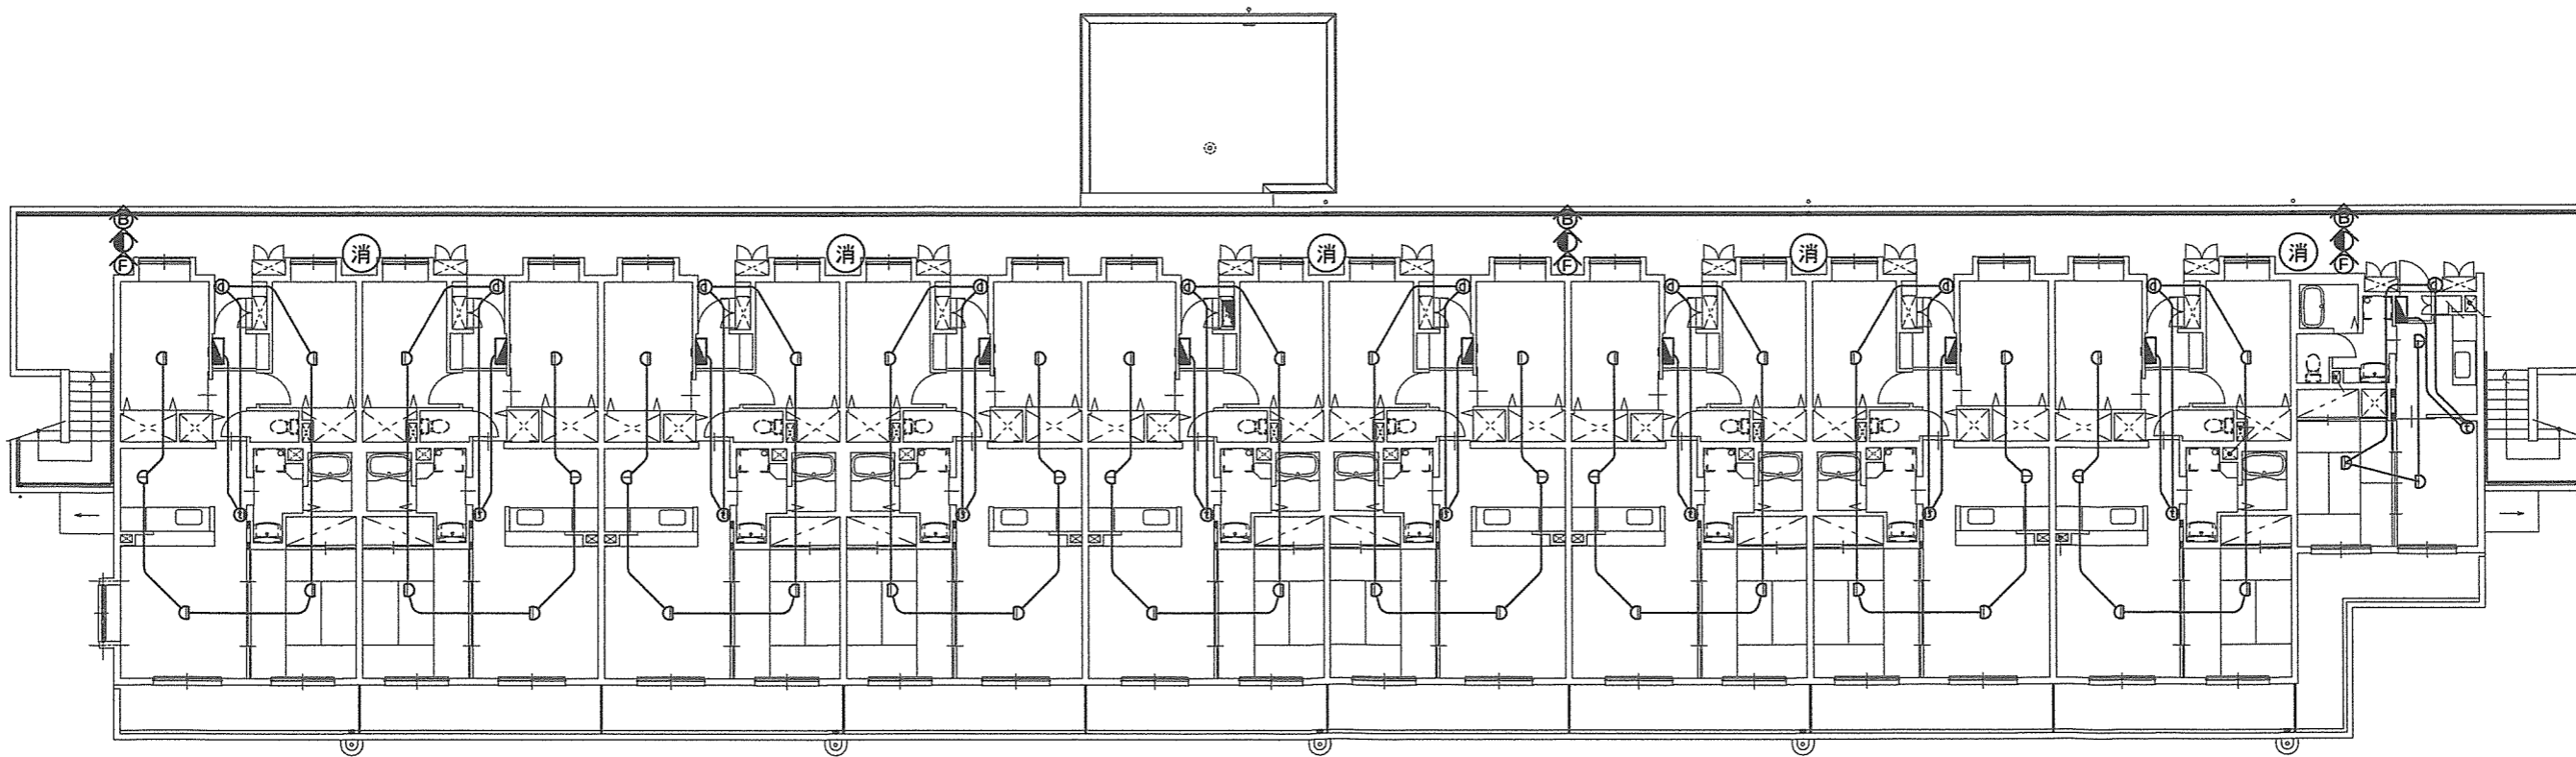


香我美宿舎A棟 2～5階消防設備図

図記号	品名	図記号	品名	図記号	品名	名称	高知(07)宿舎消防設備保守点検	図面 番号	4 5
⊖	2種 差動式スポット型熱感知器 遠隔試験機能付	⊕	非常警報設備 一体型(防雨 埋込型)	1P	非常警報設備 操作部(壁掛・露出型)	図名	香我美宿舎(A棟/B棟)2～5階消防設備平面図	縮尺	1/200
⊖	2種 定温式スポット型熱感知器 遠隔試験機能付	t	戸外表示器(遠隔試験機能付)	EP	1回線 バックアップ(収納箱内設置)				
S	2種 光電式スポット型煙感知器 試験機能付	D	住宅用受信機	消	消火器(加圧式粉末消火器)		陸上自衛隊高知駐屯地業務隊管理科		

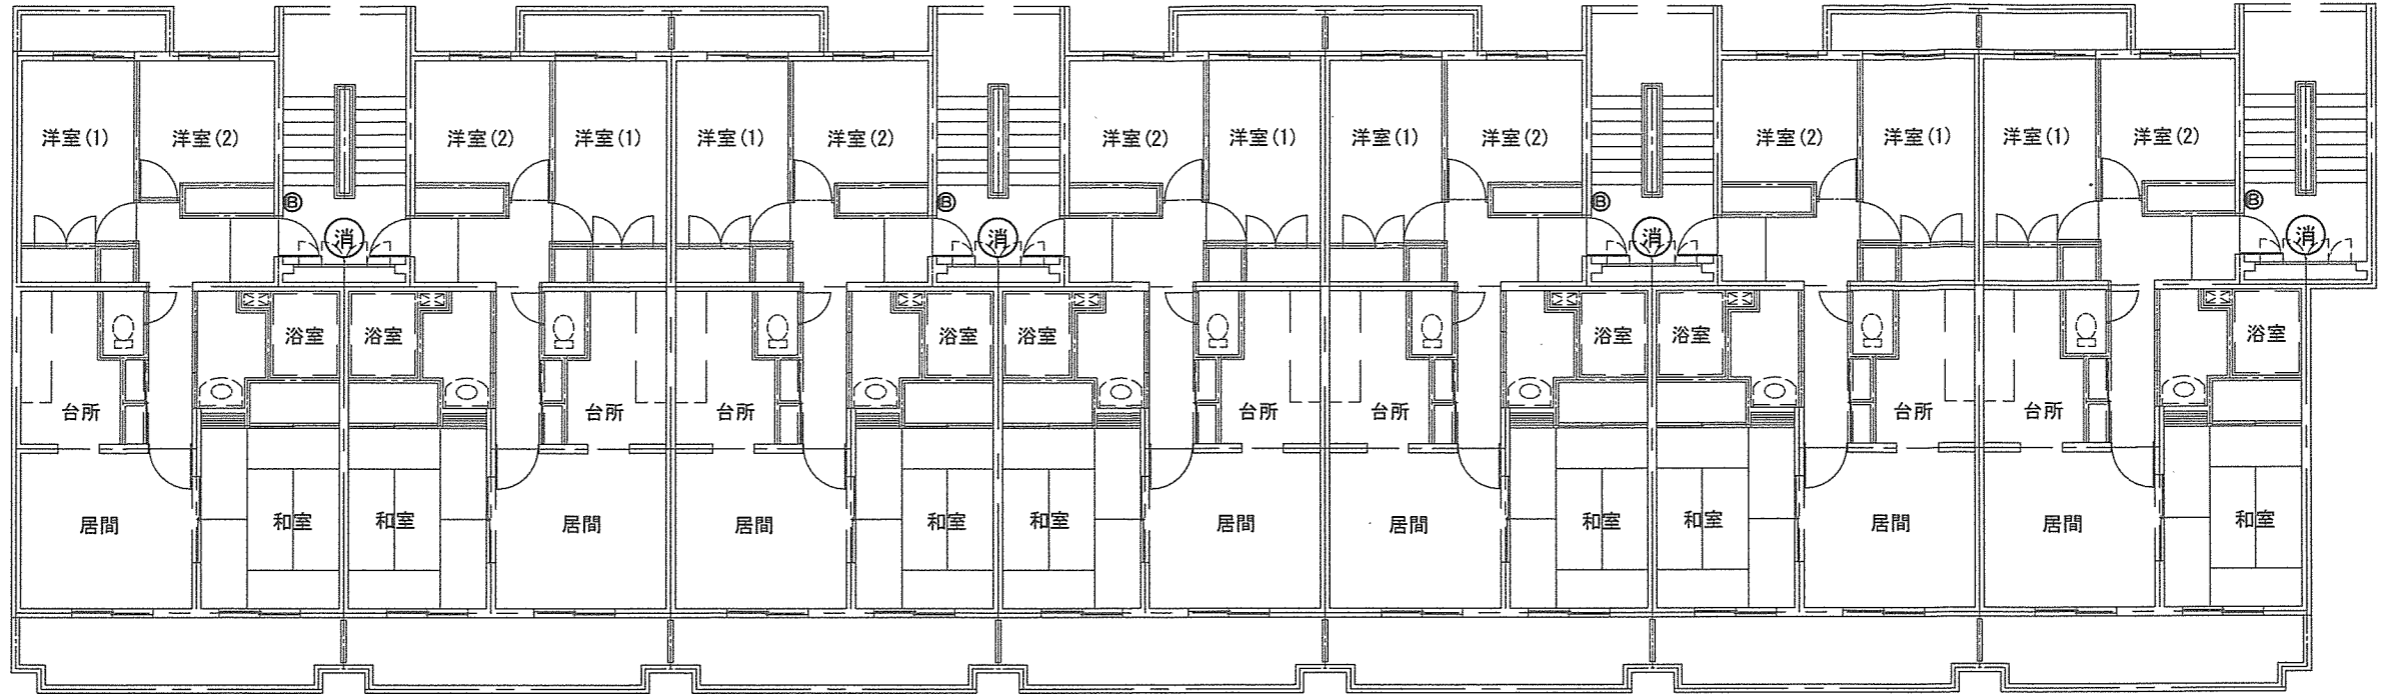

第2赤岡宿舎 2・4・5階消防設備図

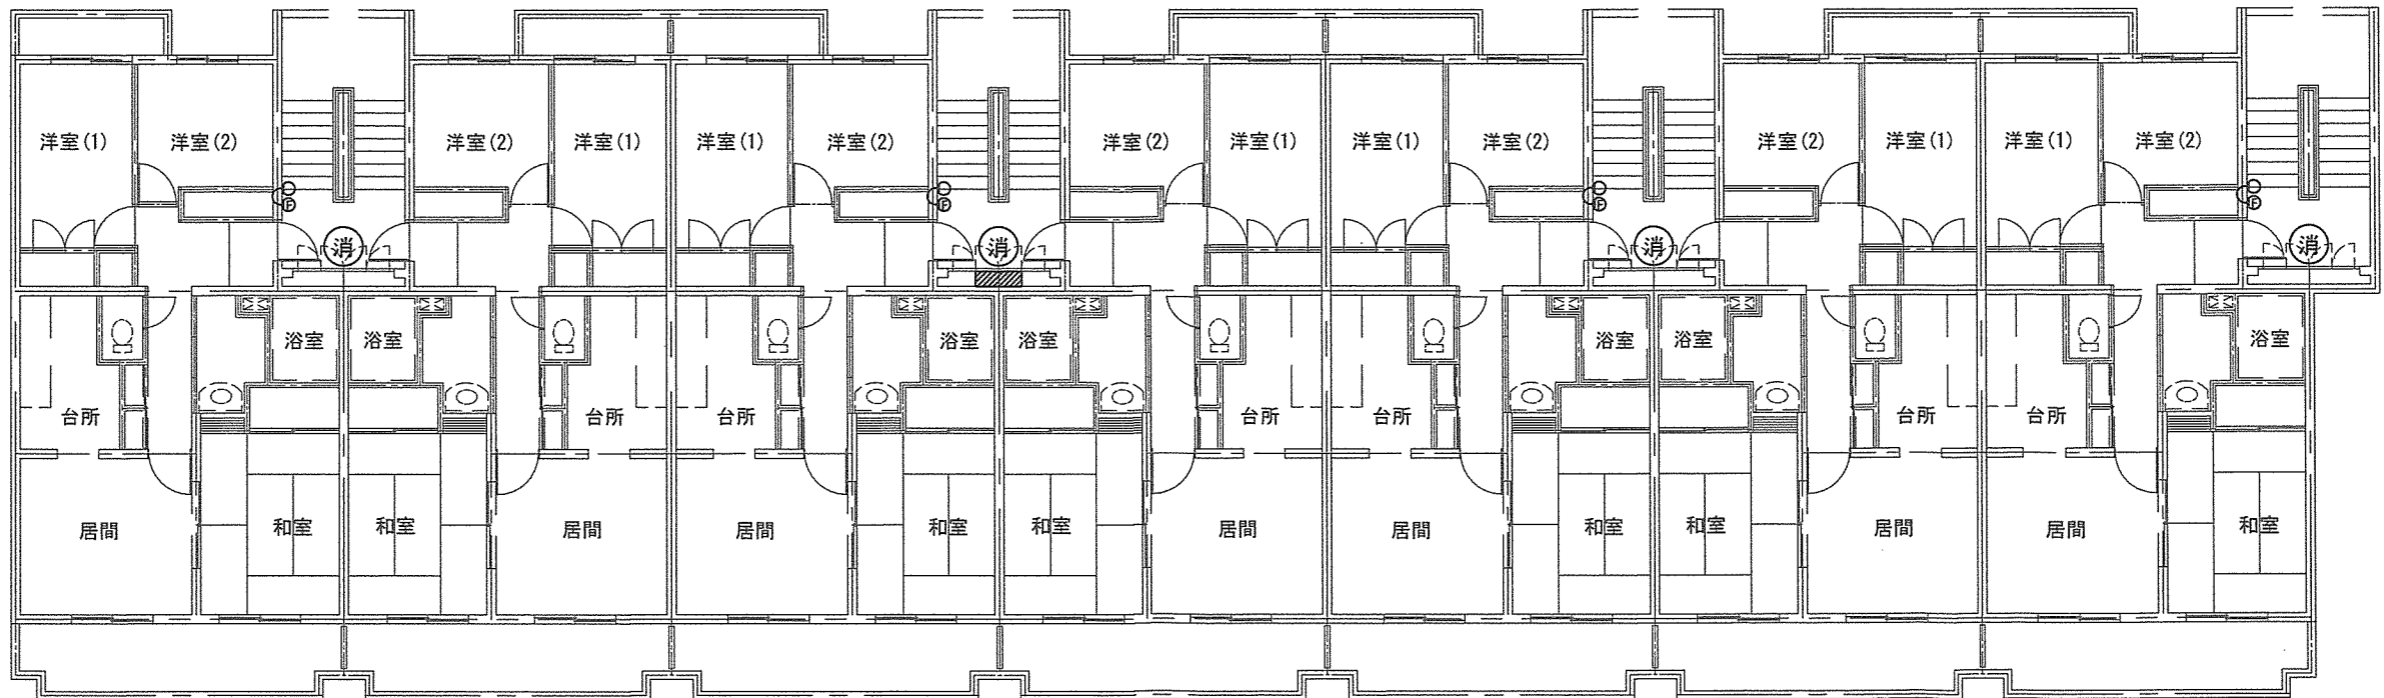

第2赤岡宿舎 1・3階消防設備図

図記号	品名	図記号	品名	名称	高知(07)宿舎消防設備保守点検	図面番号	5
ⓕ	起動装置(非常警報装置)屋内埋込型	消	消火器(加圧式粉末消火器)	図名	第2赤岡宿舎消防設備平面図	縮尺	5
○	表示灯 AC/DC24V LED	■	分電盤				1/150
ⓑ	電鈴(音響装置) DC24V						

入 札 書

令和7年5月21日

分任契約担当官
陸上自衛隊高知駐屯地
第419会計隊長 中平 友則 殿

¥

- 1 履行期間 契約締結日～令和8年3月20日
- 2 履行場所 陸上自衛隊高知駐屯地
- 3 決定方法 総額決定
- 4 **消費税を含まない。**

上記入札条件及び入札（見積）・契約心得承諾の上入札します。

住所・名称・代表者名

⑩

内 訳

品 名	規 格	単 位	数 量	単 価 (税 抜)	金 額 (税 抜)	備 考
高知(07)宿舎消 防設備保守点検	別紙のとおり	式	1			
合 計						

上記の公告又は通知に対して「入札及び契約心得」及び「標準契約書等」の契約条項を承諾のう
え入札見積いたします。

また、当社（私、当団体）は、「入札及び契約心得」に示された暴力団排除に関する誓約事項について誓約します。

品名	規格	単位	数量	単価(税抜)	金額(税抜)	備考
1 第2赤岡宿舎						
加圧式粉末消火器	機器点検	本	20			
起動装置	機器点検、総合点検	台	8			
表示灯	機器点検、総合点検	灯	8			
音響装置(電鈴)	機器点検、総合点検	個	12			
常用電源(非常警報装置)	機器点検、総合点検	式	1			
2 香我美宿舎(A棟)						
加圧式粉末消火器	機器点検	本	25			
差動式スポット型熱感知器	機器点検、総合点検	個	192			
定温式スポット型感知器	機器点検、総合点検	個	50			
光電式スポット型感知器	機器点検、総合点検	個	1			
戸外表示器	機器点検、総合点検	個	50			
住宅用受信機	機器点検、総合点検	個	52			
起動装置(非常警報装置)	機器点検、総合点検	個	15			
音響装置(非常警報装置)	機器点検、総合点検	個	15			
操作装置(非常警報装置)	機器点検、総合点検	個	3			
常用電源	機器点検、総合点検	式	1			
予備電源	機器点検、総合点検	式	1			
3 香我美宿舎(B棟)						
加圧式粉末消火器	機器点検	本	25			
差動式スポット型熱感知器	機器点検、総合点検	個	187			
定温式スポット型感知器	機器点検、総合点検	個	50			
光電式スポット型感知器	機器点検、総合点検	個	1			
戸外表示器	機器点検、総合点検	個	50			
住宅用受信機	機器点検、総合点検	個	52			
起動装置(非常警報装置)	機器点検、総合点検	個	15			
音響装置(非常警報装置)	機器点検、総合点検	個	15			
操作装置(非常警報装置)	機器点検、総合点検	個	3			
常用電源	機器点検、総合点検	式	1			
予備電源	機器点検、総合点検	式	1			
合計						



高知県香南市香我美町上分3390
陸上自衛隊高知駐屯地 第419会計隊
担当者 中山（なかやま）
TEL 0887-56-3471（内347）
Fax 0887-56-3475

市場価格調査ご依頼

入札に先立ちまして、下記のとおり市場価格調査を致しますので、ご協力をお願いします。
なお、本調査票は、現在の市場の動向を調査するためであり、入札価格を制限するもの
ではなく、許可なく公表も致しませんので、ご承知ください。

敬具

記

- 1 調査事項 調査票内容の市場価格（消費税は含まない）
- 2 提出要領 5月15日（木）13時までに下記「市場価格調査票」に記入のうえ、
そのままFAXで返信願います。（内訳（様式随意）も必要になります）

「市場価格調査票」

分任契約担当官
陸上自衛隊高知駐屯地
第419会計隊長 中平 友則 殿

住所・名称・代表者名

印

件名：高知（07）宿舎消防設備点検							
品名	規格	単位	数量	単価（税抜）	金額（税抜）	備考	
内訳							
1 第2赤岡宿舎							
加圧式粉末消火器	機器点検	本	20				
起動装置	機器点検、総合点検	台	8				
表示灯	機器点検、総合点検	灯	8				
音響装置（電鈴）	機器点検、総合点検	個	12				
常用電源（非常警報装置）	機器点検、総合点検	式	1				
2 香我美宿舎（A棟）							
加圧式粉末消火器	機器点検	本	25				
差動式スポット型熱感知器	機器点検、総合点検	個	192				

品名	規格	単位	数量	単価 (税抜)	金額 (税抜)	備考
定温式スポット型感知器	機器点検、総合点検	個	50			
光電式スポット型感知器	機器点検、総合点検	個	1			
戸外表示器	機器点検、総合点検	個	50			
住宅用受信機	機器点検、総合点検	個	52			
起動装置 (非常警報装置)	機器点検、総合点検	個	15			
音響装置 (非常警報装置)	機器点検、総合点検	個	15			
操作装置 (非常警報装置)	機器点検、総合点検	個	3			
常用電源	機器点検、総合点検	式	1			
予備電源	機器点検、総合点検	式	1			
3 香我美宿舎 (B棟)						
加圧式粉末消火器	機器点検	本	25			
差動式スポット型熱感知器	機器点検、総合点検	個	187			
定温式スポット型感知器	機器点検、総合点検	個	50			
光電式スポット型感知器	機器点検、総合点検	個	1			
戸外表示器	機器点検、総合点検	個	50			
住宅用受信機	機器点検、総合点検	個	52			
起動装置 (非常警報装置)	機器点検、総合点検	個	15			
音響装置 (非常警報装置)	機器点検、総合点検	個	15			
操作装置 (非常警報装置)	機器点検、総合点検	個	3			
常用電源	機器点検、総合点検	式	1			
予備電源	機器点検、総合点検	式	1			
消費税						
合計						

委 任 状

分任契約担当官
陸上自衛隊高知駐屯地
第419会計隊長 中平 友則 殿

(住所)

私は、(氏名) _____ を代理人と定め

下記事項に関する一切の権限を委任します。

記

令和7年5月21日、陸上自衛隊高知駐屯地において実施される「高知(07)宿舎消防設備保守点検」の契約に関する次の件
ただし、第 _____ 項を除く。

- 1 入札及び見積に関する件
- 2 契約締結に関する件
- 3 入札保証金および契約保証金の納付・還付に関する件
- 4 各種証明書等の発行に関する件
- 5 その他契約に関する一切の件
- 6 復代理人の選任に関する件

受任者使用印鑑

令和 年 月 日

住 所
社 名
代表者 _____ 印