

特記仕様書

仕様書番号	沼田総営 2024-02
作成年月日	令和6年4月2日
作成部隊名	陸上自衛隊北海道補給処沼田弾薬支処

1 工事概要

工事名 : 警衛所空気調節装置用電源改修工事
工事場所 : 北海道雨竜郡沼田町字沼田 1 1 4 2 番 1 陸上自衛隊北海道補給処沼田弾薬支処
工期 : 令和6年6月28日
工事概要 : (1) #1 警衛所(警衛室)に取付する空気調節装置専用配線新設
(2) 既設分電盤(P-B)改修

(参考) 電源改修工事後に取付する空気調節装置は、以下のとおり。

ダイキン工業(株) 冷暖房兼用壁掛形
(SZRA50BYNT 3相200V 1台)
オーケー器材(株) ドレンパンヒーター
(KEHJ5E63 単相AC200V 1式)

2 共通事項

(1) 一般事項

本仕様書及び別図第1、別図第2によるほか、国土交通省大臣官房官庁営繕部監修の公共建築工事標準仕様書(電気設備工事編、機械設備工事編)及び公共建築改修工事標準仕様書(電気設備工事編、機械設備工事編)に基づき施工する。

(2) 疑義に対する協議等

本仕様書等の内容に疑義が生じた場合又は現場の納まり、取合い等の関係で不都合が生じた場合は、監督官と協議する。

(3) 軽微な変更

疑義に対する協議の結果、施工の変更や数量の増減等の軽微な変更は監督官の指示に従う。この場合の請負金額及び工期の変更はしない。

(4) 工事の写真

各工程ごとに着工前・施工中・完成に区分して撮影する。また、完成後隠ぺいとなる箇所及び監督官の指示する箇所を撮影する。

(5) 発生材の処理等

発生材の処理は関係法令等に従い、請負者が適切に行う。引渡しを要する金属類等は、監督官の指示する場所に保管する。

(6) 材料

使用する材料は仮設材を除き全て新品とし、特記のある場合はその指示に従う。ただし、同等品以上を使用する場合は、監督官の承諾を受ける。搬入した材料は、監督官の検査を受けて使用する。

(7) 電気・水道

本工事に必要な電気・水道は、請負者の負担とする。発注者の電気・水道を使用する場合は、使用に関する契約を別途締結する。

(8) 現場管理

工事現場及び許可された場所以外の立ち入りは厳禁とする。

(9) 工事の書類

監督官の指示により、速やかに提出する。

(10) 補償


本工事の実施が原因となって発注者側に損害を与えた場合は、請負者の責任として補償する。

3 特記事項

(1) 改修工事に当たっては、施工範囲外に損傷を与えてはならない。損傷を与えた場合は請負者の責任において原状回復する。

(2) 材料の規格は、別図第2による。

駐(分)屯 地名	沼田弾薬支処	図面	警衛所空調節装置用電源改修工事 案内図・配置図	建物番号	作成年月日	縮尺	図面番号	別図第1
					6.4.2	図示	及び番号	

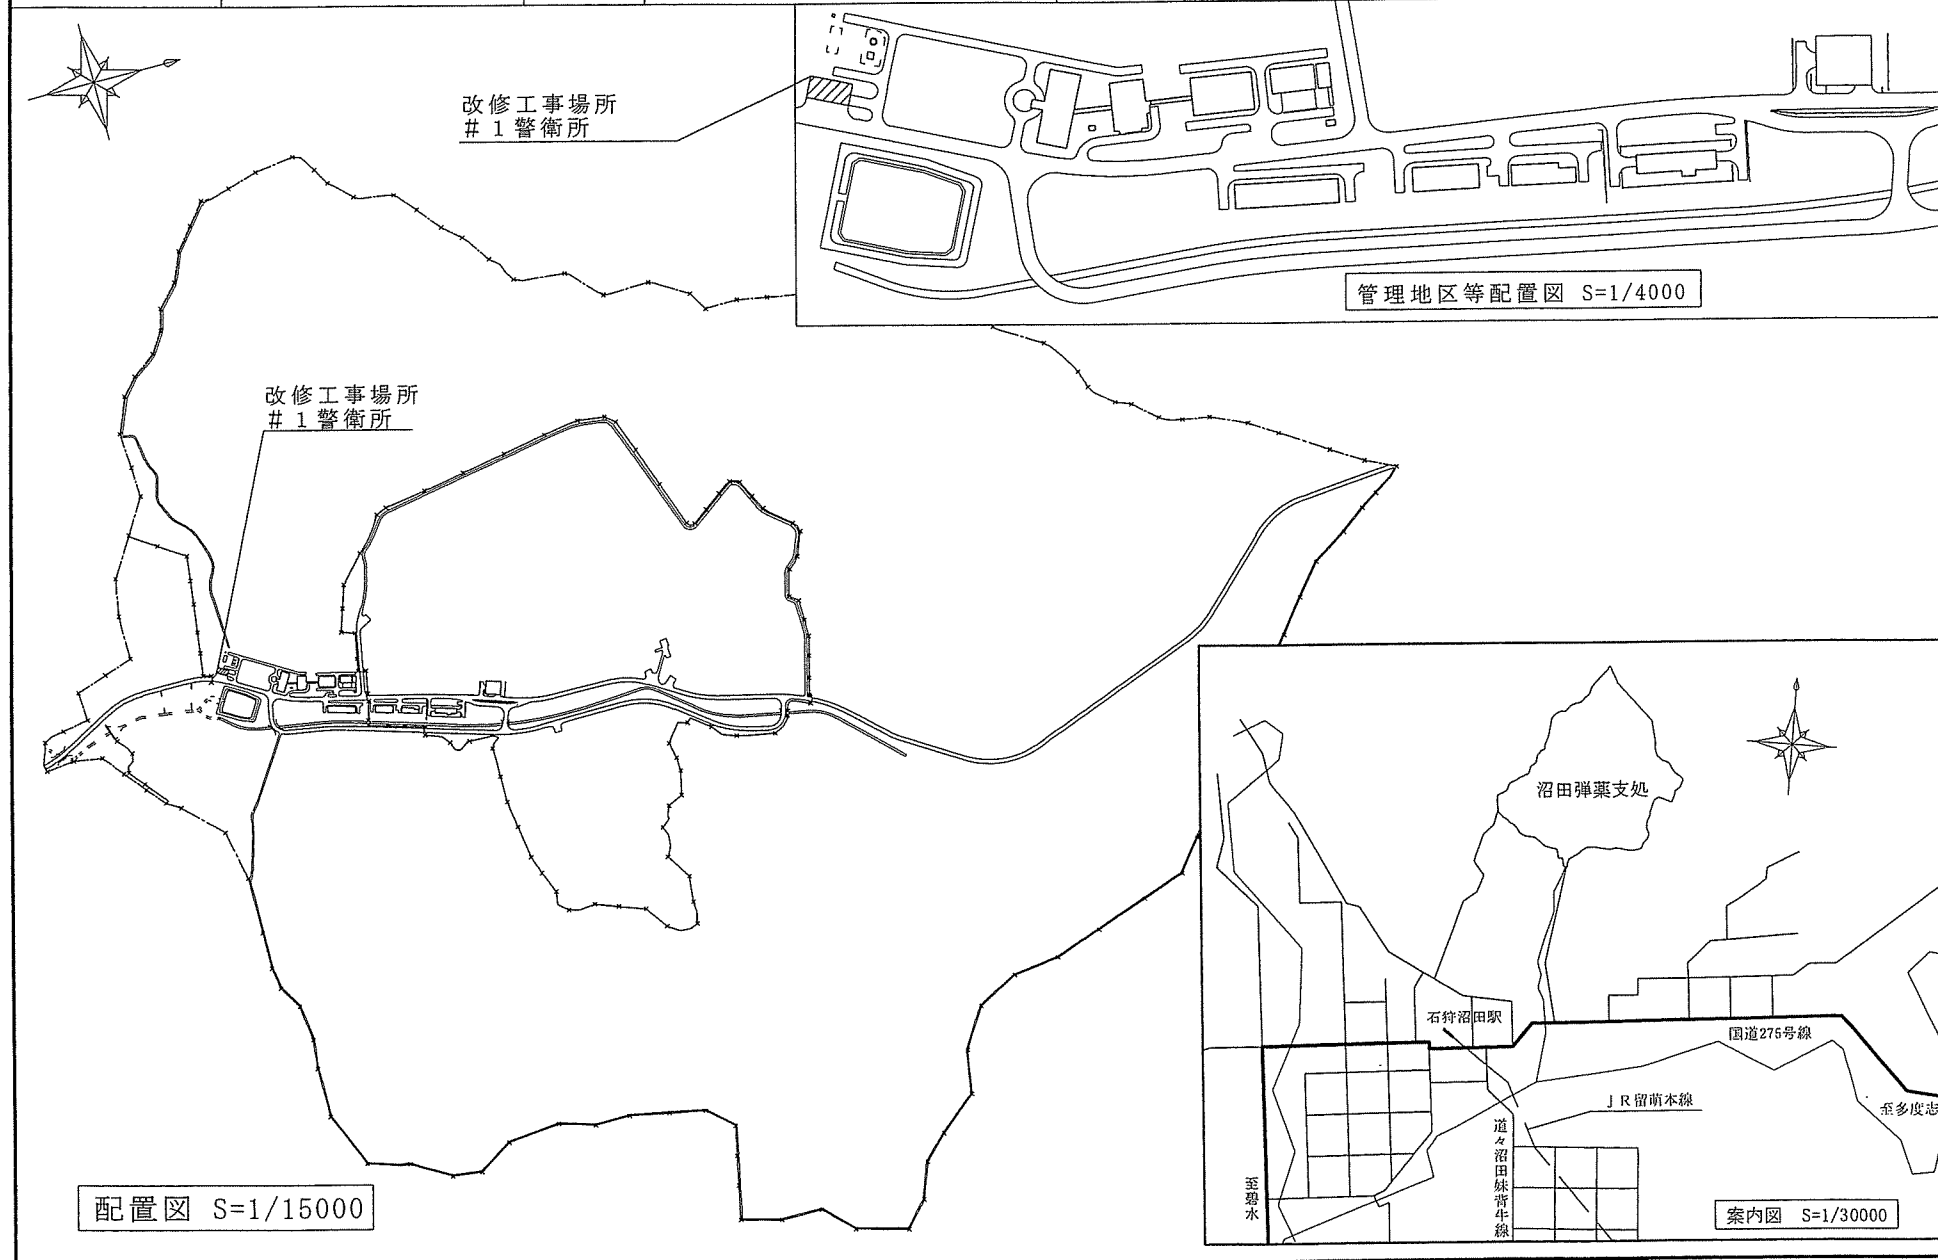

駐(分)屯地 沼田弾薬支処	図面 警衛所空調装置用電源改修工事 平面図	建物番号 1	作成年月日	縮尺	図面番号	別図第2
			6.4.2	1/100	及び番号	

