

特記仕様書

仕様書番号	沼田総営2024-01
作成年月日	令和6年4月1日
作成部隊名	陸上自衛隊北海道補給処沼田弾薬支処

1 工事概要

- 工事名 : 警衛所空気調節装置据付
工事場所 : 北海道雨竜郡沼田町字沼田1142番1 陸上自衛隊北海道補給処沼田弾薬支処
工期 : 令和6年6月28日
工事概要 : 冷暖房兼用壁掛形(ダイキン工業(株)SZRA50BYNT 2.0馬力 三相200V)据付
- | | |
|----------------------------|---------|
| (1) 室内機(リモコン含む) 取付(質量10kg) | 1台(官給品) |
| (2) 室外機設置(質量37kg) | 1台(官給品) |
| (3) 防雪フード組立及び取付 | 1式(官給品) |
| (4) ドレンパンヒーター組立及び取付 | 1式(官給品) |
| (5) 壁架台組立及び取付 | 1式 |
| (6) 防雪屋根組立及び取付 | 1式 |
| (7) 冷媒配管、ドレン配管及びスリムダクト取付 | 1式 |
| (8) 連絡電線(二次側電気工事) | 1式 |
| (9) 試運転調整 | 1式 |

2 共通事項

(1) 一般事項

本仕様書及び別図第1～別図第3によるほか、国土交通省大臣官房官庁営繕部監修の公共建築工事標準仕様書(電気設備工事編、機械設備工事編)及び公共建築改修工事標準仕様書(電気設備工事編、機械設備工事編)に基づき施工する。

(2) 疑義に対する協議等

本仕様書等の内容に疑義が生じた場合又は現場の納まり、取合い等の関係で不都合が生じた場合は、監督官と協議する。

(3) 軽微な変更

疑義に対する協議の結果、施工の変更や数量の増減等の軽微な変更は監督官の指示に従う。この場合の請負金額及び工期の変更はしない。

(4) 工事の写真

各工程ごとに着工前・施工中・完成に区分して撮影する。また、完成後隠ぺいとなる箇所及び監督官の指示する箇所を撮影する。

(5) 発生材の処理等

発生材の処理は関係法令等に従い、請負者が適切に行う。引渡しを要する金属類等は、監督官の指示する場所に保管する。

(6) 材料

使用する材料は仮設材を除き全て新品とし、特記のある場合はその指示に従う。ただし、同等品以上を使用する場合は、監督官の承諾を受ける。搬入した材料は、監督官の検査を受けて使用する。

(7) 電気・水道

本工事に必要な電気・水道は、請負者の負担とする。発注者の電気・水道を使用する場合は、使用に関する契約を別途締結する。

(8) 現場管理

工事現場及び許可された場所以外の立ち入りは厳禁とする。

(9) 工事の書類

監督官の指示により、速やかに提出する。


(10) 補償

本工事の実施が原因となって発注者側に損害を与えた場合は、請負者の責任として補償する。

3 特記事項

- 据付に当たっては、施工範囲外に損傷を与えてはならない。損傷を与えた場合は請負者の責任において原状回復する。
- 据付に必要な材料等は、官給品を除き請負者が準備する。
- 材料の規格は、別図第2及び別図第3による。

駐(分)屯 地名	沼田弾薬支処	図面	警衛所空気調節装置据付 案内図・配置図	建物番号	作成年月日	縮尺	図面番号 及び番号	別図第1
					6.4.1	図示		

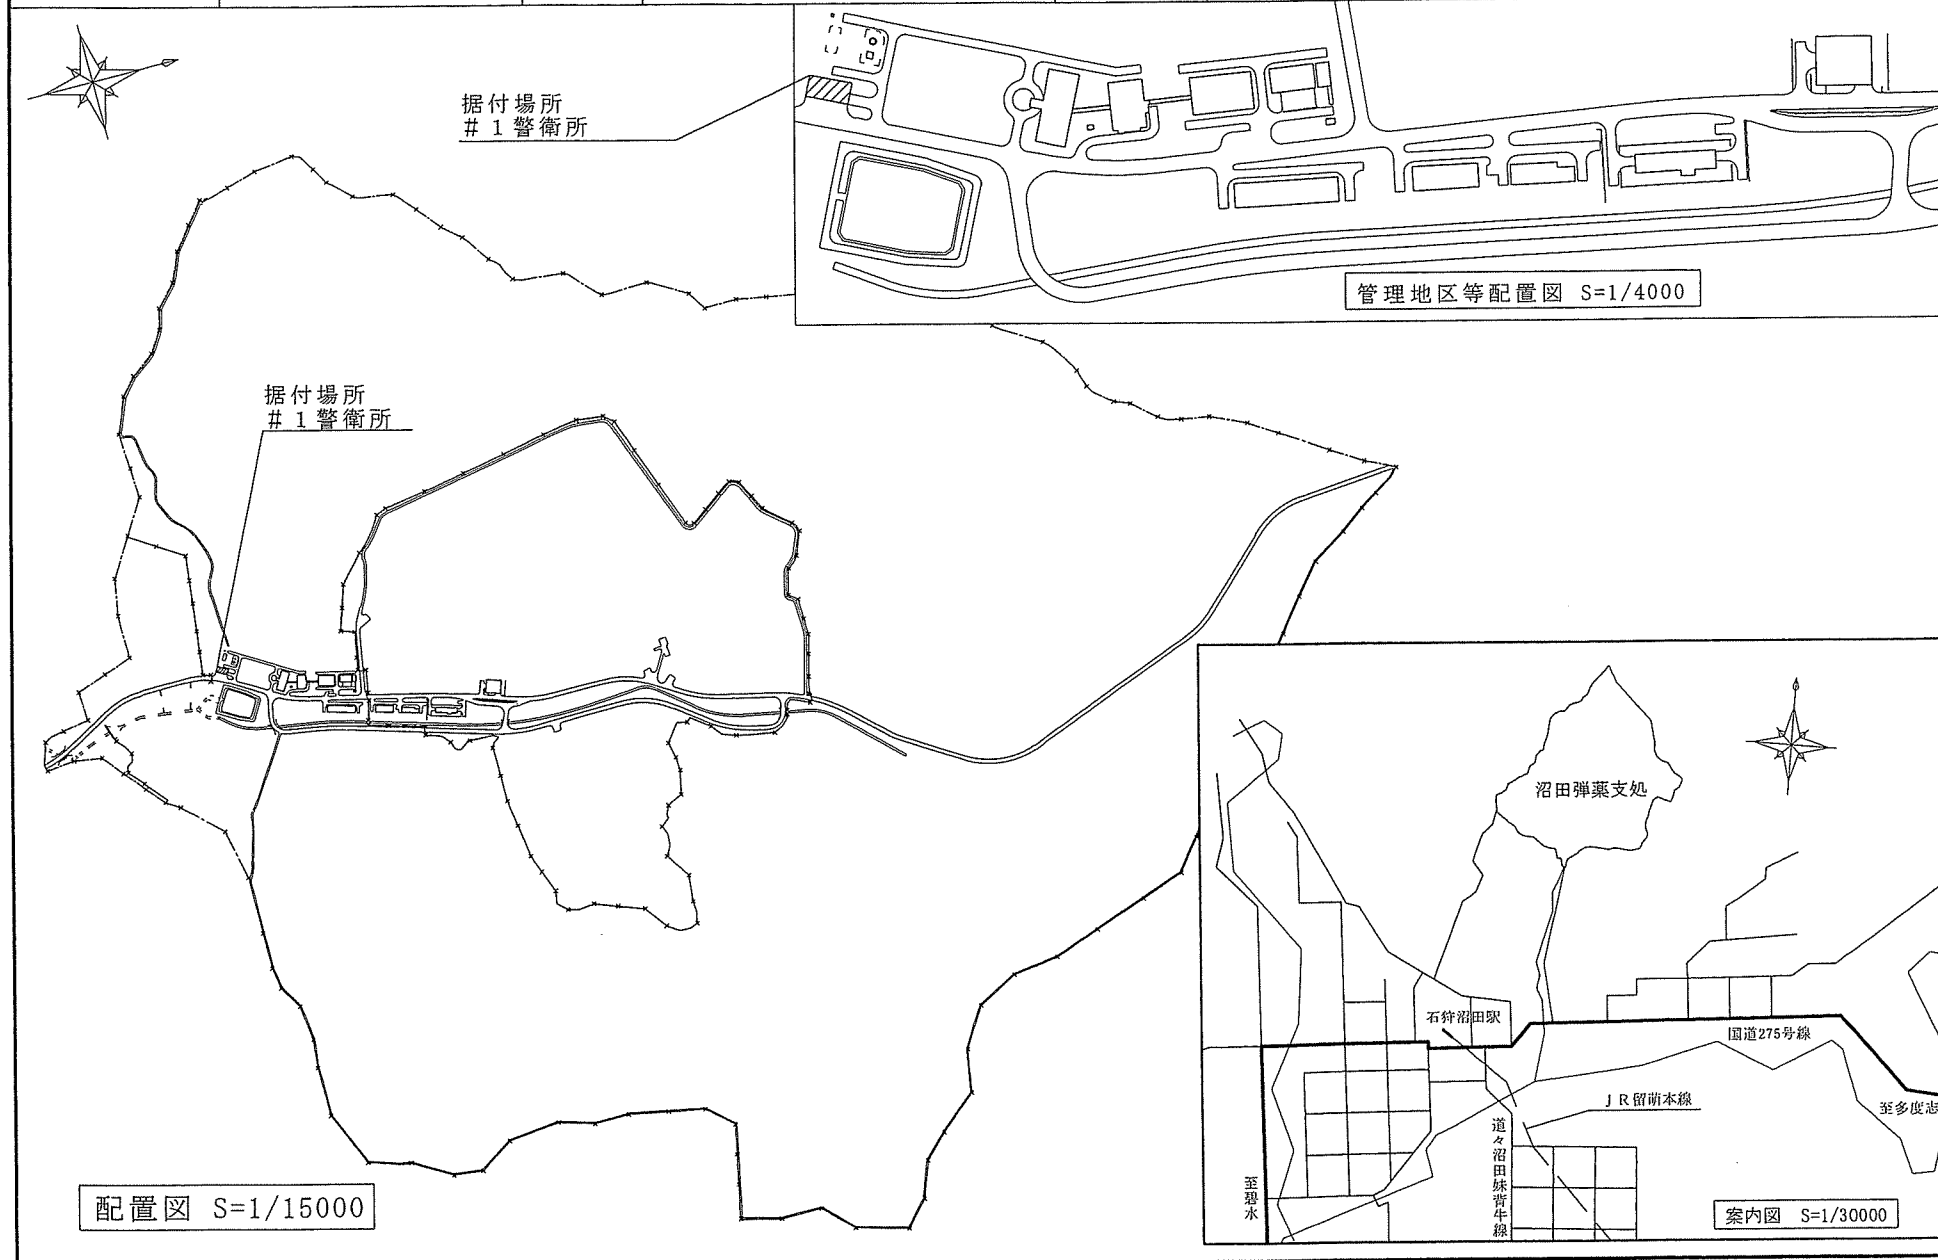

駐(分)屯 地名	沼田弾薬支処	図面	警衛所空気調節装置据付 平面図	建物番号	1	作成年月日	縮尺	図面番号 及び番号	別図第2
						6.4.1	1/100		

4,000	2,700	3,000	3,100	5,500	4,700
-------	-------	-------	-------	-------	-------

【新設据付】

空気調節装置室外機：RZRP50BYT(官給品)
 防雪フード(吸込用左、吸込用背、吹出用)(官給品)
 ドレンパンヒーター：KEHJ5E63(官給品)
 壁架台：PC-BJ31
 防雪屋根：PC-RKJ60

【新設据付】

空気調節装置壁掛形室内機：FAP50FB(官給品)

【新設据付】


スリムダクト：SD-100
 ドレン配管：VP20

【外壁貫通コア抜き】


Φ75×200L程度

【新設据付】

リモコン：BRC7N18(官給品)

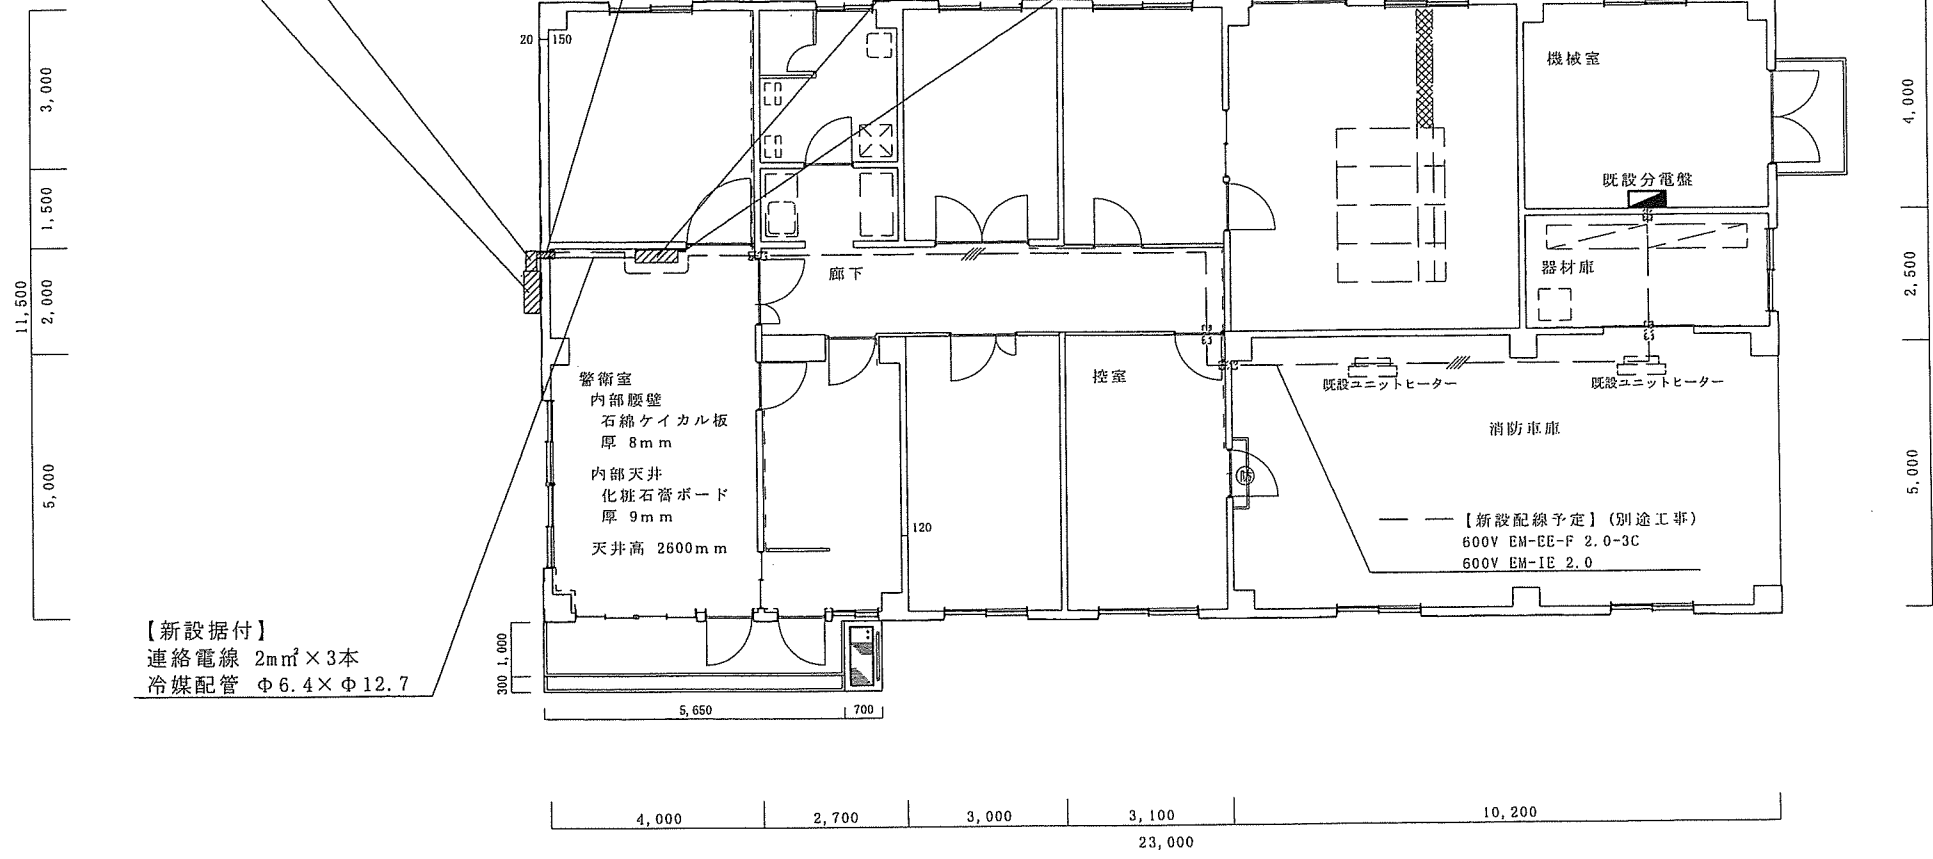

駐(分)屯 地名	沼田弾薬支処	図面	警衛所空気調節装置据付 立面図	建物番号	1	作成年月日	縮尺	図面番号 及び番号	別図第3
						6.4.1	1/50		

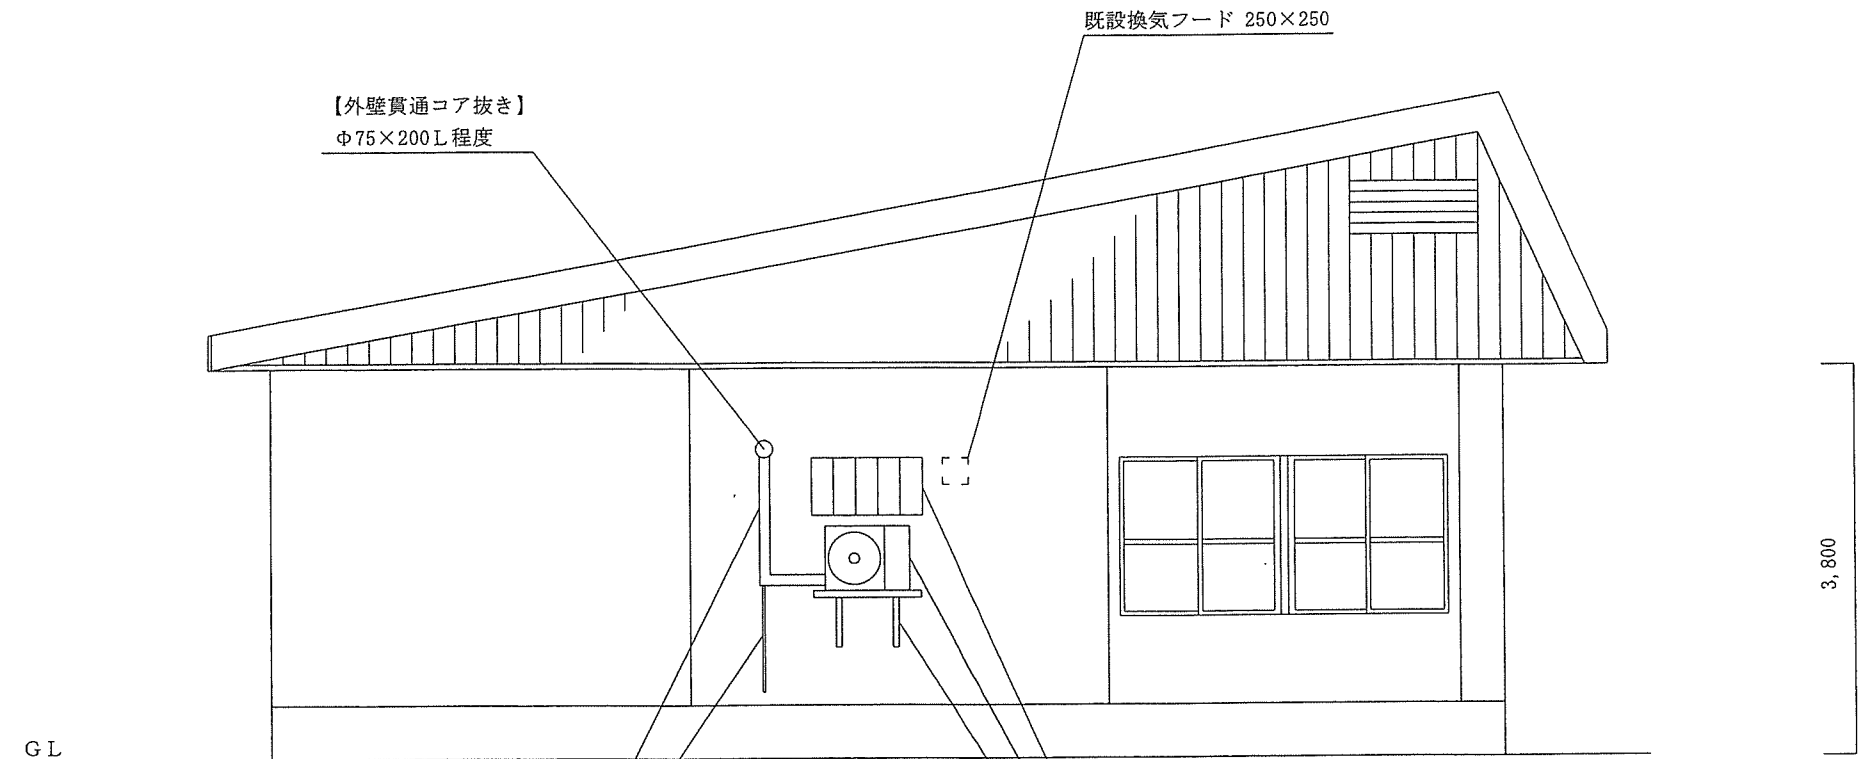

【新設据付】
スリムダクト：SD-100
ドレン配管：VP20

【新設据付】
空気調節装置室外機：RZRP50BYT(官給品)
防雪フード(吸込用左、吸込用背、吹出用)(官給品)
ドレンパンヒーター：KEHJ5E63(官給品)
壁架台：PC-BJ31
防雪屋根：PC-RKJ60

