

入札公告(管)

次のとおり一般競争入札(政府調達協定対象外)に付します。

令和6年 1月 29日

分任契約担当官
陸上自衛隊大和駐屯地
第381会計隊大和派遣隊長 山田 健太
(公印省略)

1 工事概要

- (1) 工事名 : 女性自衛官隊舎空調配管補修工事
- (2) 工事場所: 陸上自衛隊大和駐屯地
- (3) 工事内容 本工事は、以下の工事を行うものである。
天井隠蔽型ファンコイルユニットの冷温水配管補修 6箇所
避難誘導標識設置 2箇所
- (4) 工期 : 令和6年3月31日(日)まで
- (5) 現場説明会:実施しない(ただし、現場等を確認したい場合は、個別に対応する。)
- (6) 本工事は、工事費内訳明細書の提出を義務付ける工事である。

2 競争参加資格

- (1) 予算決算及び会計令(昭和22年勅令第165号。以下「予決令」という。)第70条及び第71条の規定に該当しない者であること。なお、未成年者、被保佐人又は被補助人であつて、契約締結のために必要な同意を得ている者は、同条中、特別な理由がある場合に該当する。
- (2) 防衛省における令和5・6年度一般競争(指名競争)参加資格(以下「防衛省競争参加資格」という。)のうち、2(4)に示す級別の格付を受け、東北防衛局に競争参加を希望していること(会社更生法(平成14年法律第154号)に基づき更生手続開始の申立てがなされている者又は民事再生法(平成11年法律第225号)に基づき再生手続開始の申立てがなされている者については、手続開始の決定後、再度級別の格付を受けていること。)
- (3) 会社更生法に基づき更生手続開始の申立てがなされている者又は民事再生法に基づき再生手続開始の申立てがなされている者(2)の再度級別の格付を受けた者を除く。)でないこと。
- (4) 以下の表の示す防衛省参加資格の等級(資格審査結果通知書の記3の等級)以上であること

工事区分	格付
管	C
建築一式	D

- (5) 平成20年度以降入札公告日までに、元請けとして完成・引渡しを完了した工事のうち上記2(4)の工事を施工した実績を有すること(建設共同企業体の構成員としての実績は、出資比率が20%以上のものに限る。)
- (6) (5)の施工実績が工事成績評定対象工事の場合は工事成績通知書又は工事成績評定通知書の評定点合計(以下評定点合計という。)が65点以上の者又は提出する工程表の工程管理に対する技術的所見が適切である者

- (7) 次の基準を全て満たす監理技術者又は主任技術者(以下「監理技術者等」という。)を当該工事に専任で配置できること。
 ア 2(4)に係る主任技術者となりうる資格を有する者である。
 イ 平成20年度以降入札公告日までに、(5)に掲げる工事の経験を有する者である(原則、着工から完成まで従事している)。
 なお、当該経験が工事成績評定相互利用対象工事に該当するものである場合は、工事成績の評定点が65点未満のものを除く。
 ウ 監理技術者にあつては、監理技術者資格者証及び監理技術者講習修了証を有する者である。
- (8) 競争参加資格確認申請書(以下「申請書」という。)及び競争参加資格確認資料(以下「資料」という。)の提出期限の日から開札の時点までの期間に、東北防衛局長から、「工事請負契約等に係る指名停止等の措置要領について」(防整施(事)第150号。28. 3. 31)に基づく指名停止を受けていないこと。
- (9) 上記1に示した工事に係る設計業務等の受注者(受注者が共同体である場合においては、当該共同体の各構成員をいう。以下同じ。)又は当該受注者と資本若しくは人事面において関連がある建設業者でないこと。
- (10) 入札に参加しようとする者の間に資本関係又は人的関係がないこと(資本関係又は人的関係がある者のすべてが共同企業体の代表者以外の構成員である場合を除く。)
- (11) 宮城県、福島県、山形県及び岩手県に建設業法の許可(当該工事に対応する建設業種)に基づく本店、支店及び営業所が所在すること。
- (12) 都道府県警察から暴力団関係業者として防衛省が発注する工事等から排除するよう要請があり、当該状態が継続している有資格業者でないこと。

3 入札手続等

(1) 担当部局

①入札及び契約事項に関する問い合わせ先
〒981-3684 宮城県黒川郡大和町吉岡字西原21-9 陸上自衛隊大和駐屯地第381会計隊大和派遣隊契約班 担当 菅原 TEL 022-345-2191(内線480) FAX 022-345-4890(直通) (メールアドレス: 381fintaiwa-int2@inet.gsdf.mod.go.jp)

②仕様書に関する問い合わせ先
〒981-3684 宮城県黒川郡大和町吉岡字西原21-9 陸上自衛隊大和駐屯地 業務隊管理科宮繕班 担当 澤田 TEL 022-345-2191(内線316)

(2) 入札書及び工事費内訳明細書の受領期限等

- ア 受領期限: 令和6年2月13日(火) 16時まで
 イ 提出方法: 3 (1)①の担当部局に持参又は郵送等する。
 ウ 郵送による場合は、郵送した旨の連絡をすること及び現着(担当者)の手元に届いた旨を業者の責任において確認すること

(3) 開札の日時及び場所

- ア 日時 : 令和6年2月14日(水) 午前10時30分
 イ 場所 : 第381会計隊大和派遣隊 入札室

4 その他

- (1) 手続きにおいて使用する言語及び通貨は日本語及び日本国通貨に限る。
- (2) 入札保証金:免除
- (3) 契約保証金:免除
ただし、落札者は、公共工事履行保証証券による保証(瑕疵担保特約(2年間)を付したものに限る。)を付すものとする。この場合の保証金額は、請負代金の10分の3以上とする。
- (4) 入札の無効
次に掲げる入札は無効とする。
ア 本公告に示した競争参加資格のない者のした入札
イ 申請書又は資料に虚偽の記載をした者の入札
ウ 入札金額、入札者指名が判明しがたい入札
エ 暴力団排除に関する制約に虚偽があった場合又は誓約に反する事態が生じた場合
オ その他入札に関する条件に違反した入札
- (5) 落札者の決定方法は、予決令第79条の規定に基づいて作成された予定価格の制限の範囲内で最低の価格をもって有効な入札を行った者を落札者とする。
ただし、落札者となるべき者の入札価格によっては、その者により当該契約の内容に適合した履行がなされないおそれがあると認められるとき、又はその者と契約を締結することが公正な取引の秩序を乱すこととなるおそれがあり著しく不相当であると認められるときは、予定価格の制限の範囲内の価格をもって入札した他の者のうち最低の価格をもって入札した者を落札者とすることがある。
- (6) 配置予定監理技術者の確認落札者決定後、発注者支援データベース・システム等により配置予定の監理技術者等の専任制違反の事実が確認された場合、契約を結ばないことがある。
なお、種々の状況からやむを得ないものとして承認された場合のほかは、配置予定の監理技術者等の変更を認めない。
- (7) 落札者となるべき者の入札価格が予決令第85条の規定に基づいて作成された基準(以下「調査基準価格」という。)を下回っている場合は、予決令第86条の調査(以下「低入札価格調査」という。)を行うので、協力しなければならない。
- (8) 入札後、契約を締結するまでの間に、都道府県警察から暴力団関係者として防衛省が発注する工事等から排除するよう要請があり、当該状態が継続している有資格者とは契約を行わない。
- (9) 契約書作成の要否 :要
適用する契約条項は次のとおり
ア 「談合等の不正行為に関する特約条項」
イ 「暴力団排除に関する特約条項」
- (10) 関連情報を入手するための照会窓口: 上記3(1)①に同じ。
- (11) 競争参加資格の級別の格付を受けていない者の参加
上記2(2)に掲げる競争参加資格の級別の格付を受けていない者も上記3(3)により申請書及び資料を提出することができるが、競争に参加するためには、開札の時点において当該資格の格付を受け、かつ、競争参加資格の確認を受けていなければならない。
- (12) 代表者以外の者が入札に参加する場合は、入札時に委任状を提出すること。

女性自衛官隊舎空調配管補修工事 (表紙を含め8枚)

工名	女性自衛官隊舎空調配管補修工事	図面番号	1/8										
図名	表紙	縮尺	—										
業務隊長	了	管理科長	了	営繕班長	了	工事企画係長	了	管財主任	了	施設管理係	了	設計	了
陸上自衛隊大和駐屯地業務隊												令和6年1月18日	

5 特記事項

建築工事

(1) 仮設工事

ア 墨出し(内部改修・個別改修)

施工箇所の周囲・・・・・・・・・・・・・・・・・・180㎡

イ 養生(内部改修・個別改修)

施工箇所の周囲・・・・・・・・・・・・・・・・・・180㎡

ウ 整理清掃後片付け(内部改修・個別改修)

施工箇所の周囲・・・・・・・・・・・・・・・・・・180㎡

エ 内部仕上足場(階高4.0m以下・脚立足場・改修・一般)

施工箇所の周囲・・・・・・・・・・・・・・・・・・180㎡

オ 仮設材運搬

4t積り7kg基準・・・・・・・・・・・・・・・・・・2往復

(2) 撤去工事

天井ボード撤去

- ・天井隠蔽型空調機の配管補修の為、作業周りの天井ボードを撤去する。
- ・天井ボードは作業完了後再利用するものとし、誤ってボードを破損させた場合は、請負者の負担において新品を用意すること。
- 天井化粧石膏ボード撤去(t9.5一重張り 再利用)・・・29.2㎡

(3) 内装工事

天井ボード張り

- ・天井隠蔽型空調機の配管補修作業完了後、撤去した天井ボードを復旧する。
- ・天井ボードは撤去品を再利用とし、下地についても既設利用とする。
- 天井化粧石膏ボード取付(t9.5一重張り 再利用)・・・29.2㎡

(4) 仕上工事

避難誘導標識新設

- ・女性自衛官隊舎内部の廊下から視認が最も容易な箇所に避難誘導標識を設置する。
- 設置場所は「平面図」による。
- ・消防への申請等の業務は請負側で行うものとする。また、工事に関する消防の立入検査を受検する。
- 避難誘導標識(高輝度蓄光式)・・・・・・・・・・・・・・・・・・2箇所

電気設備工事

(1) 撤去工事

照明器具撤去

- ・天井隠蔽型空調機の配管補修の為、天井ボードを取り外す範囲における照明器具を撤去する。
- ・撤去器具は1部屋につき2台を基準とし、撤去後再利用するものとする。
- 蛍光灯器具(HF40W×1 天井埋込 再利用)・・・・・・・・・・12個

(2) 電力設備工事

照明器具新設

- ・天井隠蔽型空調機の配管補修作業完了後、撤去した照明器具を復旧する。
- ・照明器具復旧後に点灯試験を行うこと。
- 蛍光灯器具(HF40W×1 天井埋込 再利用)・・・・・・・・・・12個

機械設備工事

(1) 撤去工事

ア 配管撤去

- ・配管の撤去には継手、支持金物の撤去を含む。
- 冷温水配管撤去(配管用炭素鋼管20A)・・・・・・・・・・24.0m
- 冷温水配管撤去(SUS70kg7管20A)・・・・・・・・・・4.8m

イ 弁類撤去

止水コック撤去(20A)・・・・・・・・・・・・・・・・・・12個

ウ 保温材撤去

保温材撤去(グラスウール25+7kgガラスウール)・・・・・・・・・・28.8m

(2) 配管工事

冷温水管配管

- ・継手、支持金物の設置を含む。細部は「冷温水配管標準図」とおり。
- ・吊り金物は吊りバンドのみ撤去新設とし、吊りボルトは既設利用としてもよい。
- ・既設管及び機器への接続を確実に、配管後通水試験及びエア抜きを実施する。
- ・空調の全館停止及び機械室での水抜き作業を伴うため、実施日及び工程を監督官と良く調整し、承認を得た後に実施するものとする。
- 冷温水配管新設(耐熱硬質塩化ビニルパイプ鋼管20A)・・・・・・・・24.0m
- 冷温水配管新設(SUS70kg7管20A)・・・・・・・・・・4.8m
- 弁類新設(定流量弁20A)・・・・・・・・・・・・・・・・・・12個
- 弁類新設(仕切り弁20A)・・・・・・・・・・・・・・・・・・12個

工事名	女性自衛官隊舎空調配管補修工事	図面番号	3/8
図面名	仕様書(2/3)	縮尺	
陸上自衛隊大和駐屯地業務隊		令和6年1月18日	

(3) 保温工事


- ・保温材相互の隙が生じないよう、綿密な施工とする。
 - ・非類保温(ｸﾞﾗｽｸﾞﾗｽ+7#ｽｶﾞﾗｽｸﾞﾗｽ天井内)・・・24個
 - ・冷温水配管保温(ｸﾞﾗｽｸﾞﾗｽ+7#ｽｶﾞﾗｽ)・・・28.8m
- 空調機設備工事
- 空調機試運転
- ・配管交換作業完了後、空調機の試運転を実施し、異常のないことを確認する。
- ﾌﾞﾛｯｸｲﾝｽﾀｰ(天井隠蔽型)・・・6台

その他工事

(1) 分析調査

- 建材石綿含有調査
- ・施工範囲の既設天井化粧石膏ボード及び冷温水配管保温材について、石綿含有の分析調査を実施する。
- 第一次ｽｸﾘｰﾆﾝｸﾞ(書面調査)・・・1式
- 第二次ｽｸﾘｰﾆﾝｸﾞ(現地調査)・・・1式



工事名称	女性自衛官隊舎空調配管補修工事	図面番号	4/8
図面名称	仕様書(3/3)	縮尺	—
陸上自衛隊大和駐屯地業務隊		令和6年1月18日	

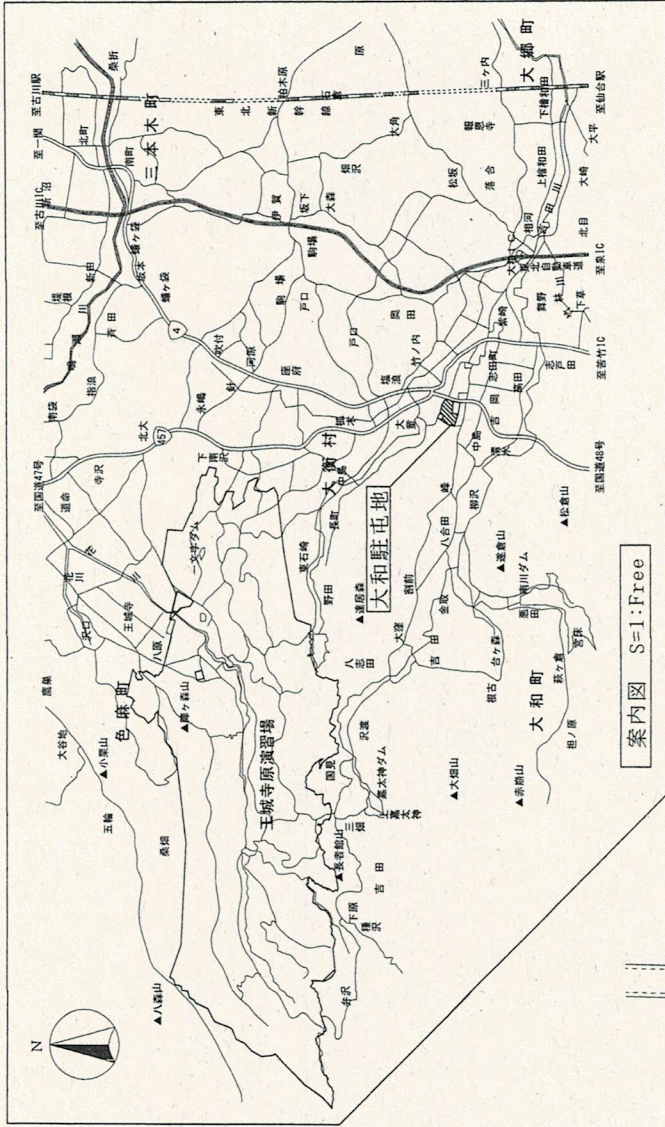

案内図 S=1:Free


【No.107】4号隊舎1階
女性自衛官隊舎空調配管補修工事

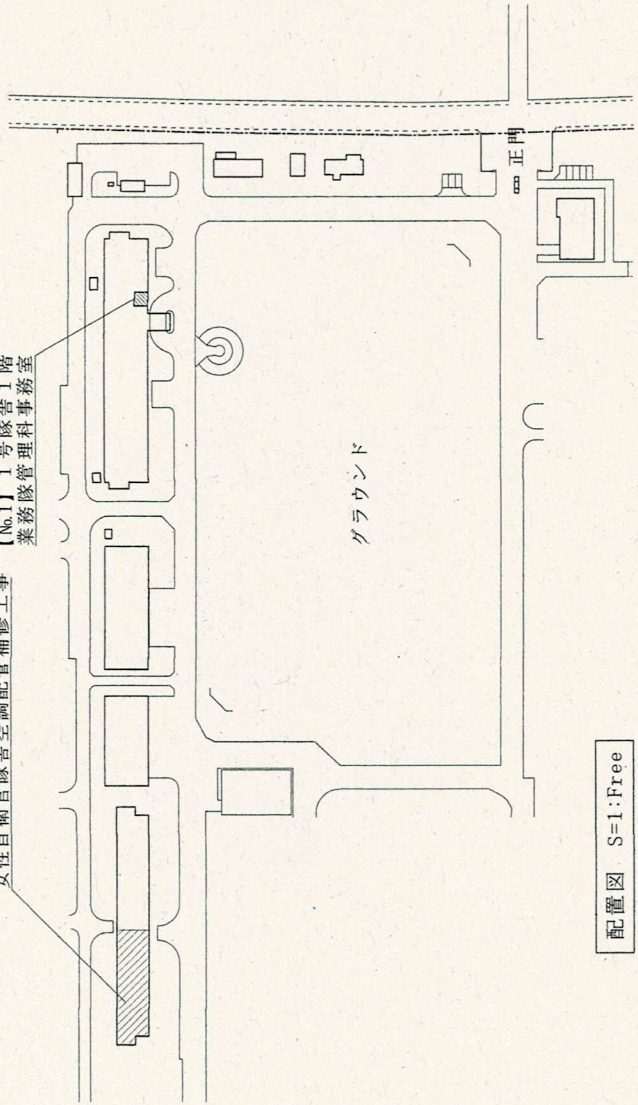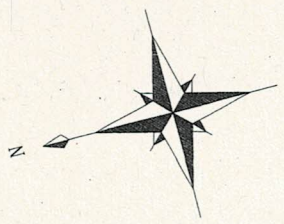

【No.1】1号隊舎1階
業務隊管理科事務室



配置図 S=1:Free

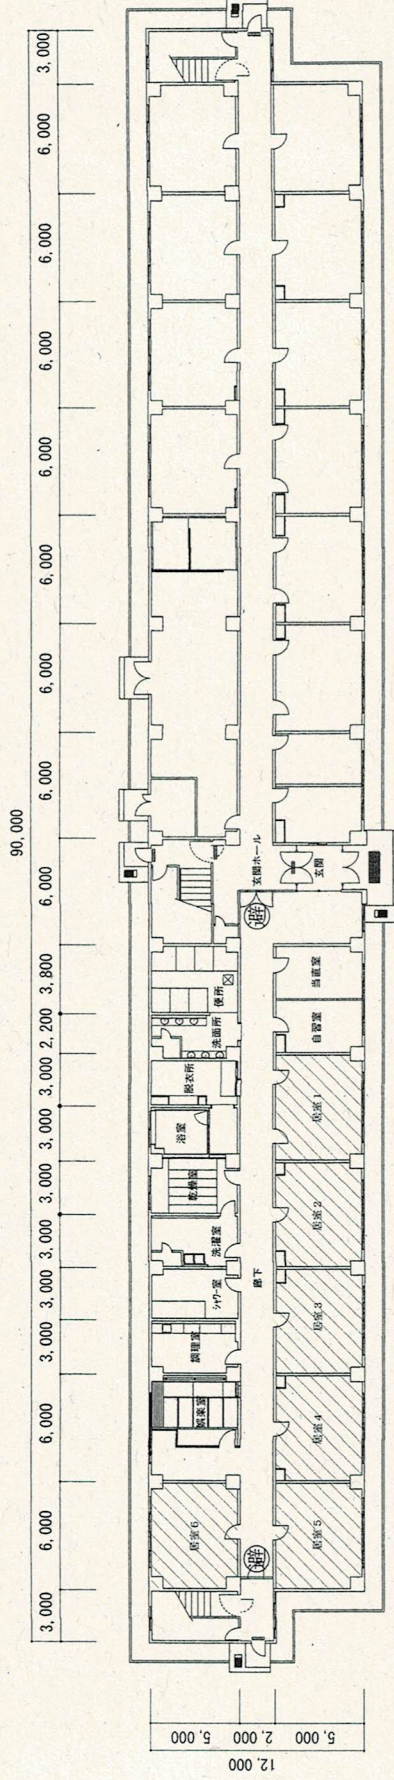工事名称	女性自衛官隊舎空調配管補修工事	図面番号	5/8
図面名称	案内図・配置図	縮尺	
		陸上自衛隊大和駐屯地業務隊	
		令和6年1月18日	




凡 例	
	冷温水配管交換範囲を示す 天井内配管撤去新設 照明器具、天井・外し・再取付
	避難誘導標識設置箇所を示す


工事名称	女性自衛官隊舎空調配管補修工事	図面番号	6/8
図面名称	平面図	縮尺	—
			令和6年1月18日

陸上自衛隊大和駐屯地業務隊

施工前



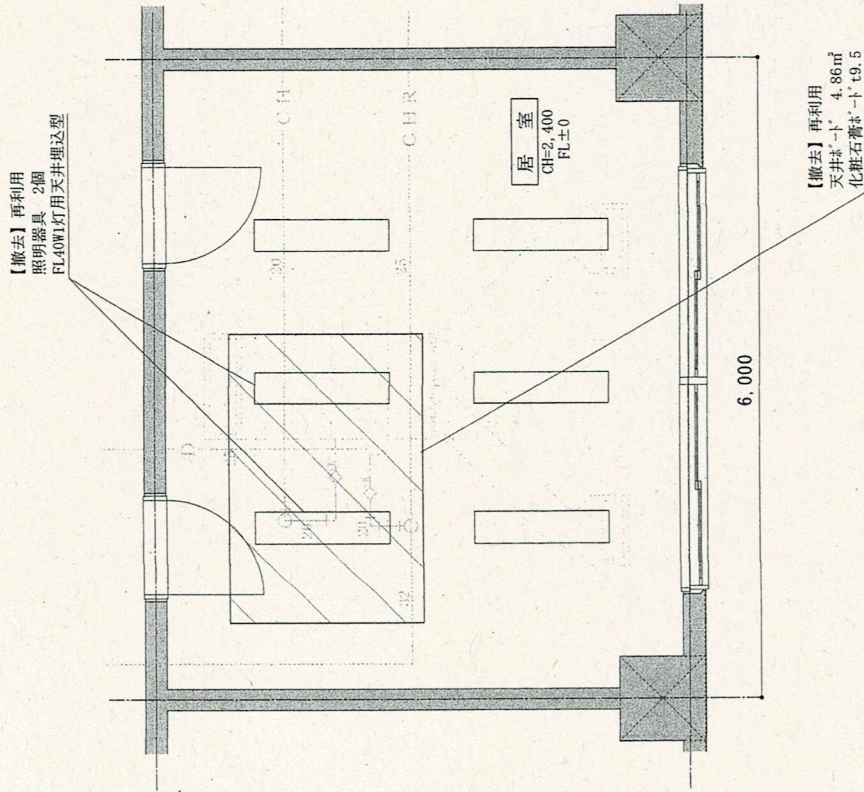


施工後



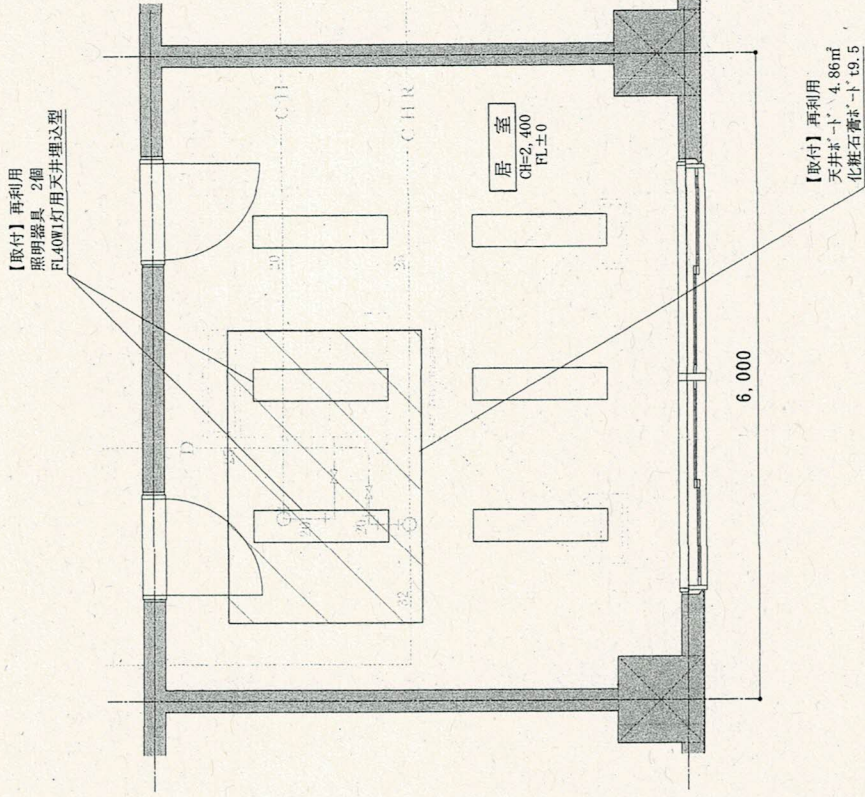


工事名	女性自衛隊隊舎空調配管補修工事	図面番号	7/8
図面名	天井伏せ標準図	縮尺	—
		令和6年1月18日	
陸上自衛隊大和駐屯地業務隊			

施工前

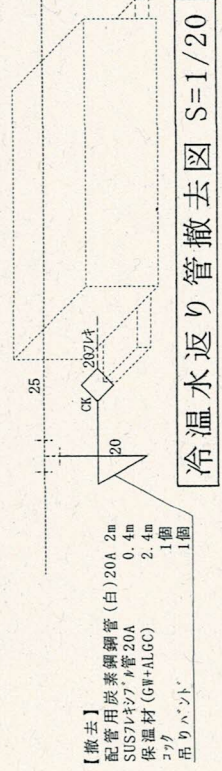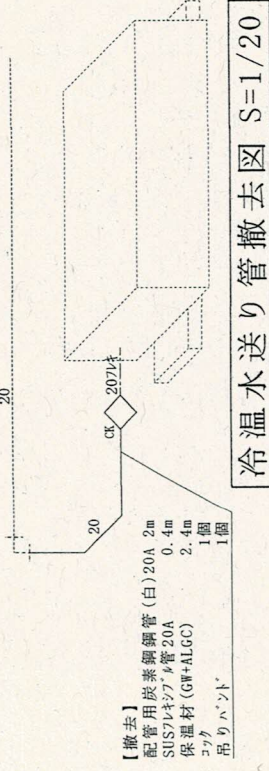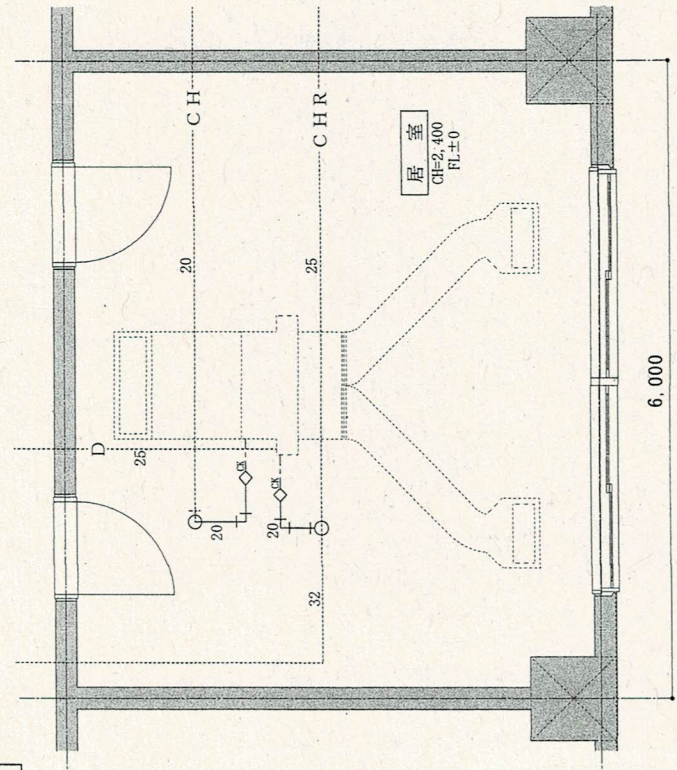

施工後

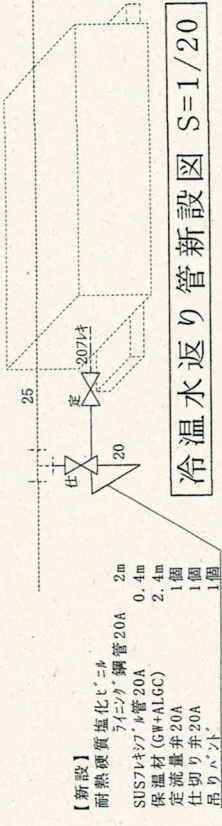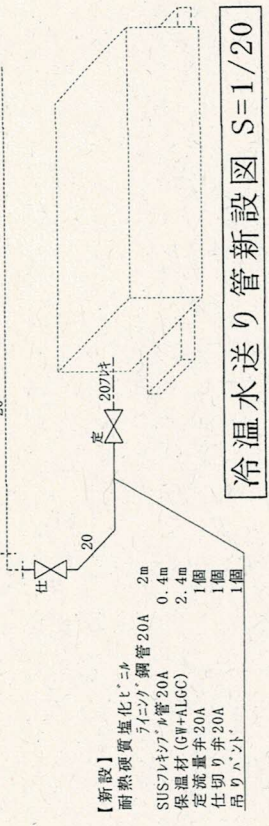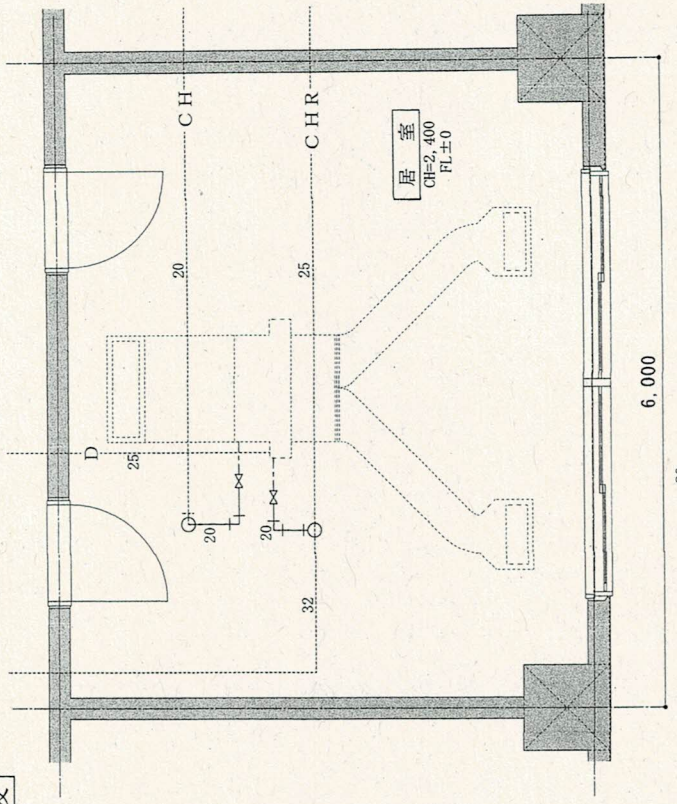

CH	冷水水送り管	撤去・新設配管	例	工事名称	女性自衛官隊舎空調配管補修工事	図面番号	8/8
CHR	冷水水返り管	撤去・新設配管 【撤去】SGP20A 【新設】SGP-HVA20A	---	図面名称	冷水水配管標準図	縮尺	
D	トリス管	---	---	図名	陸上自衛隊大和駐屯地業務隊		令和6年1月18日