

# 4 4 号館等消防設備補修工事

工事件名	4 4 号館等消防設備補修工事	縮尺	
種別	表 紙	図面番号	1 / 7
陸上自衛隊システム通信・サイバー学校総務部管理課		作成日	R7. 5. 9

# 仕 様 書


1	工 事 件 名	4 4 号館等消防設備補修工事
2	工 事 場 所	神奈川県横須賀市久比里 2-1-1 陸上自衛隊久里浜駐屯地
3	工 期	契約締結日から令和 7 年 9 月 3 0 日まで
4	工 事 概 要	屋外消火栓箱交換 4 個、消防用水槽交換 2 個

- 5 一般事項
- (1) 本仕様書は、陸上自衛隊久里浜駐屯地で実施する「44号館等消防設備補修工事」について、必要な事項を規定する。
  - (2) 本仕様書及び図面に記載のない事項については、「公共建築工事標準仕様書」及び「公共建築改修工事標準仕様書」（以下、標準仕様書等）による他、関係諸基準による。
  - (3) 本仕様書の記載事項に疑義を生じた場合は、すべて監督官と協議する。
  - (4) 本工事实施に際し、本仕様書に明記なき事項についても施工上、当然処置すべき事項は請負業者の負担において実施するものとする。
  - (5) 現場の納まり及び取り合わせ等により軽微な変更の必要性が生じた場合は監督官と協議し実施するものとする。
  - (6) 請負業者は現場代理人を指名し、関係諸法令に従い本工事の工程管理、品質管理及び施工に従事する者の技術上の指導監督を行うと共に、火災、盗難、その他の災害の防止について十分注意を払う。また、工事現場においては、常に整理整頓を行い、特に危険箇所の点検を行う等の事故防止に努めること。なお、工事災害等は請負業者が自らその責を負う。
  - (7) 仮設材料以外の材料はすべて新品とし、JIS規格等の適用品とする。これらの適用品以外の物については、監督官と協議する。
  - (8) 工事写真は工事着工前、完成後、工事隠ぺいとなる箇所、材料搬入、主要な工事段階の工事状況、その他監督官の指示により計測等を実施した箇所の写真を撮影すること。また、工事完了後はすみやかに整理し提出する。
  - (9) 工事に必要な電気・水道は、原則として請負業者の負担により発電機及び給水タンク等を設置する。
  - (10) 発生材は発生材調書を提出するとともに、売払いが可能なものは監督官の指示する場所に集積すること。産業廃棄物は法令に基づき適正に処分すること。また、アスベスト等有害物質の調査が必要な場合は請負業者の責任において実施すること。
  - (11) 発生材・資材等の搬入・搬出時は、既存施設に損傷を与えぬよう十分注意して作業を行う。また、万一損傷を与えた場合は請負業者の責において復旧すること。


(12) 竣工検査合格後、施工上の欠陥によるものとみられる不具合等の発生において請負業者はその責を1年間負うものとする。

- 6 特記事項  
消防設備工事
- (1) 膨張水槽100L及び補給水槽100Lの交換（保温含む）
    - ア 本体はFTK-100（国土交通省仕様適合品）同等品以上とする。
    - イ 本体に合わせて架台及び付帯配管・配線（プルボックス含む）も交換するものとする。
  - (2) 屋外消火栓箱の交換
    - ア 本体は易操作性1号消火栓（SUS製）とする。
    - イ 配線・配管は既存の物に接続し軽微な配線・配管等が必要な場合は業者負担で施工するものとする。
  - (3) 本工事の製品証明及び施工承認図により官側の承認を得ること。
  - (4) 交換後試運転を実施し機器が正常に作動することを確認すること。
  - (5) 本工事は消防法に基づき実施するものとし、消防署に対し必要となる各種手続等は請負業者の責において実施すること。

工事件名	4 4 号館等消防設備補修工事	縮尺	
種別	仕 様 書	図面番号	2 / 7
陸上自衛隊システム通信・サイバー学校総務部管理課		作成日	R7.5.9

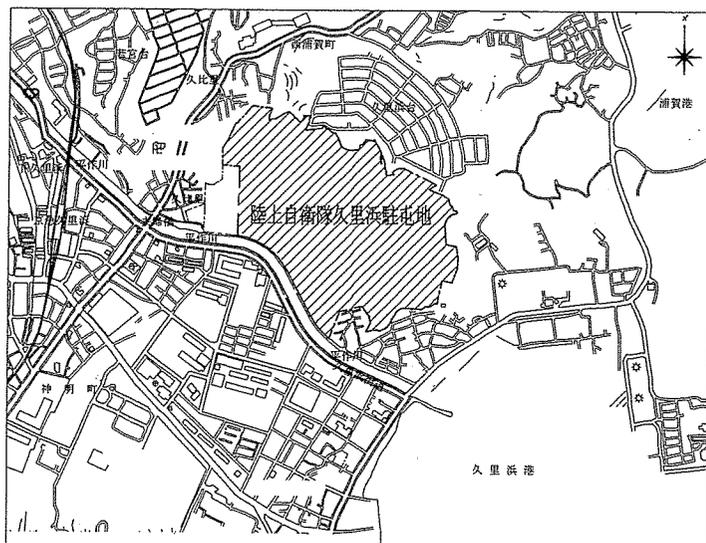


駐屯地案内図 S:1/25,000

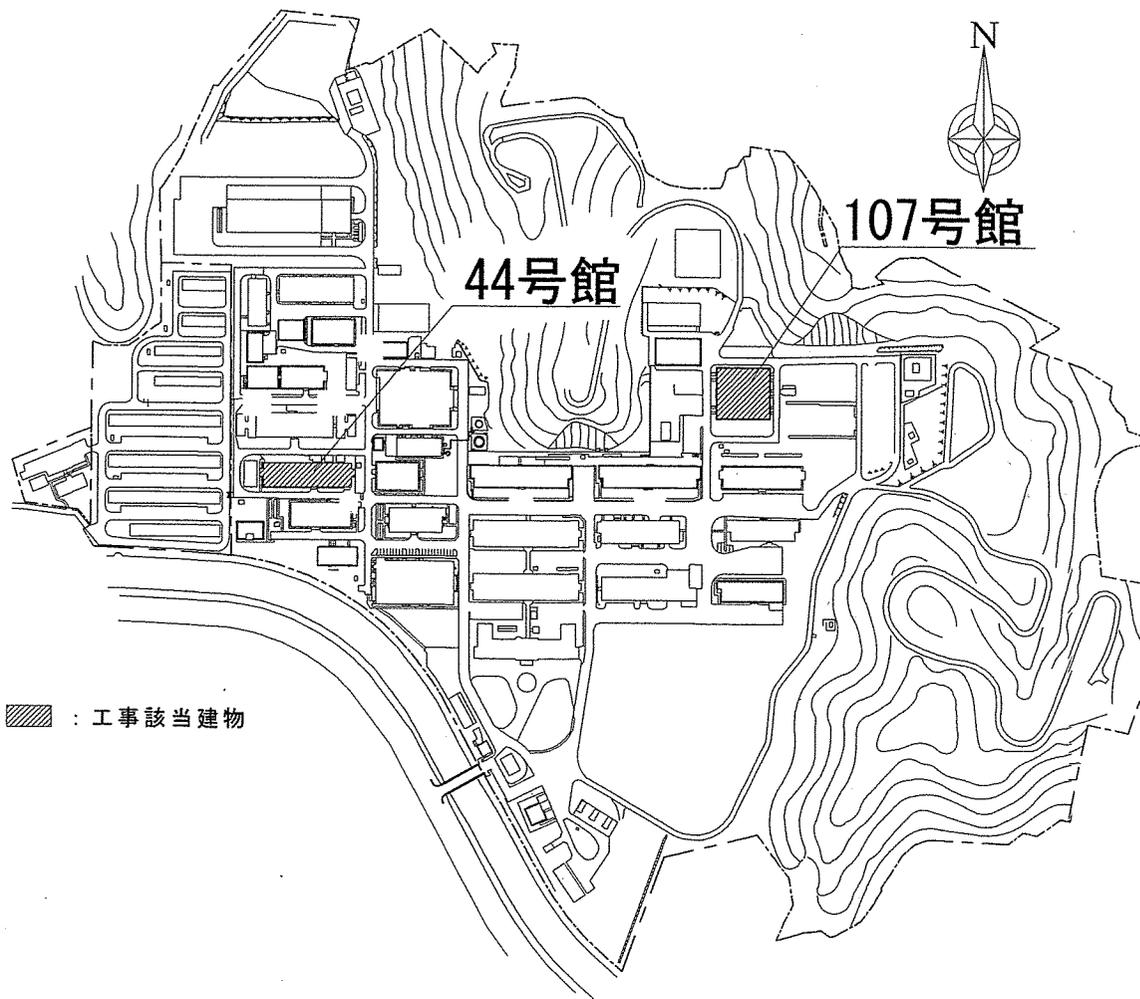



駐屯地配置図 S:1/6,000

件名	44号館等消防設備補修工事	縮尺	図示
種別	仕様書	図面番号	3 / 7
陸上自衛隊システム通信・サイバー学校総務部管理課		作成日	R7.5.9

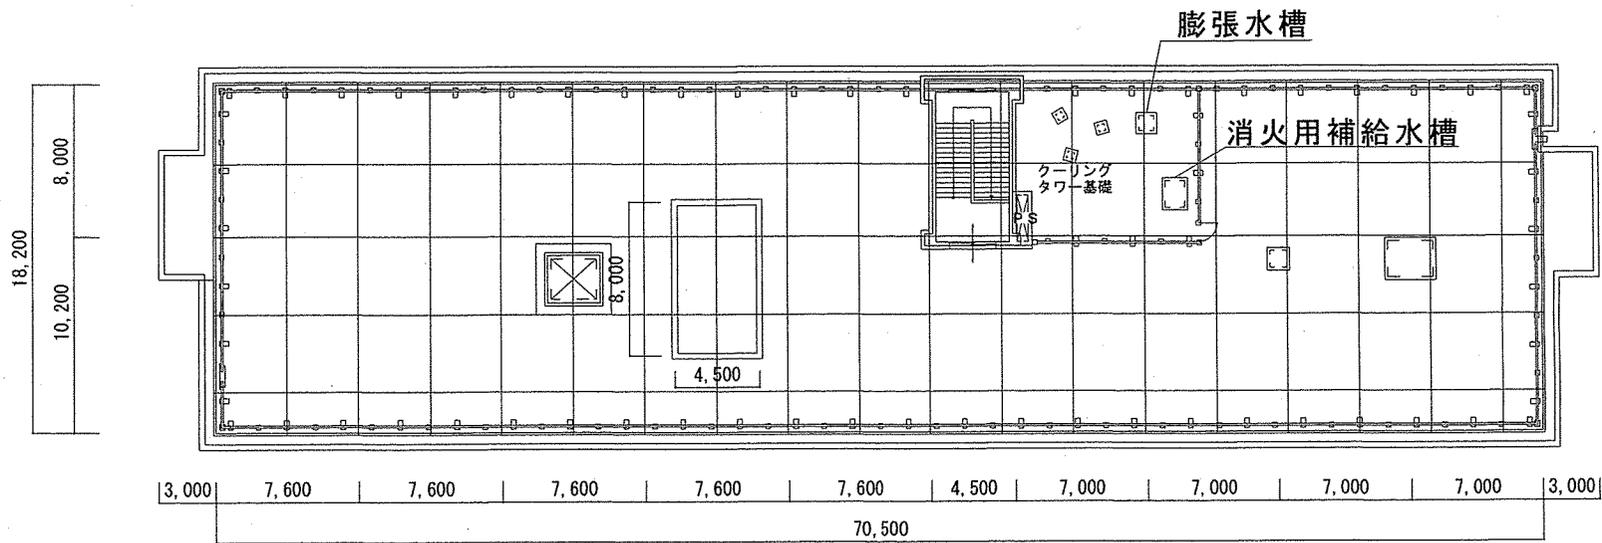


44号館 屋上平面図 S=1/400

件名	44号館等消防設備補修工事	縮尺	図示
種別	仕様書	図面番号	4 / 7
陸上自衛隊システム通信・サイバー学校総務部管理課		作成日	R7.5.9

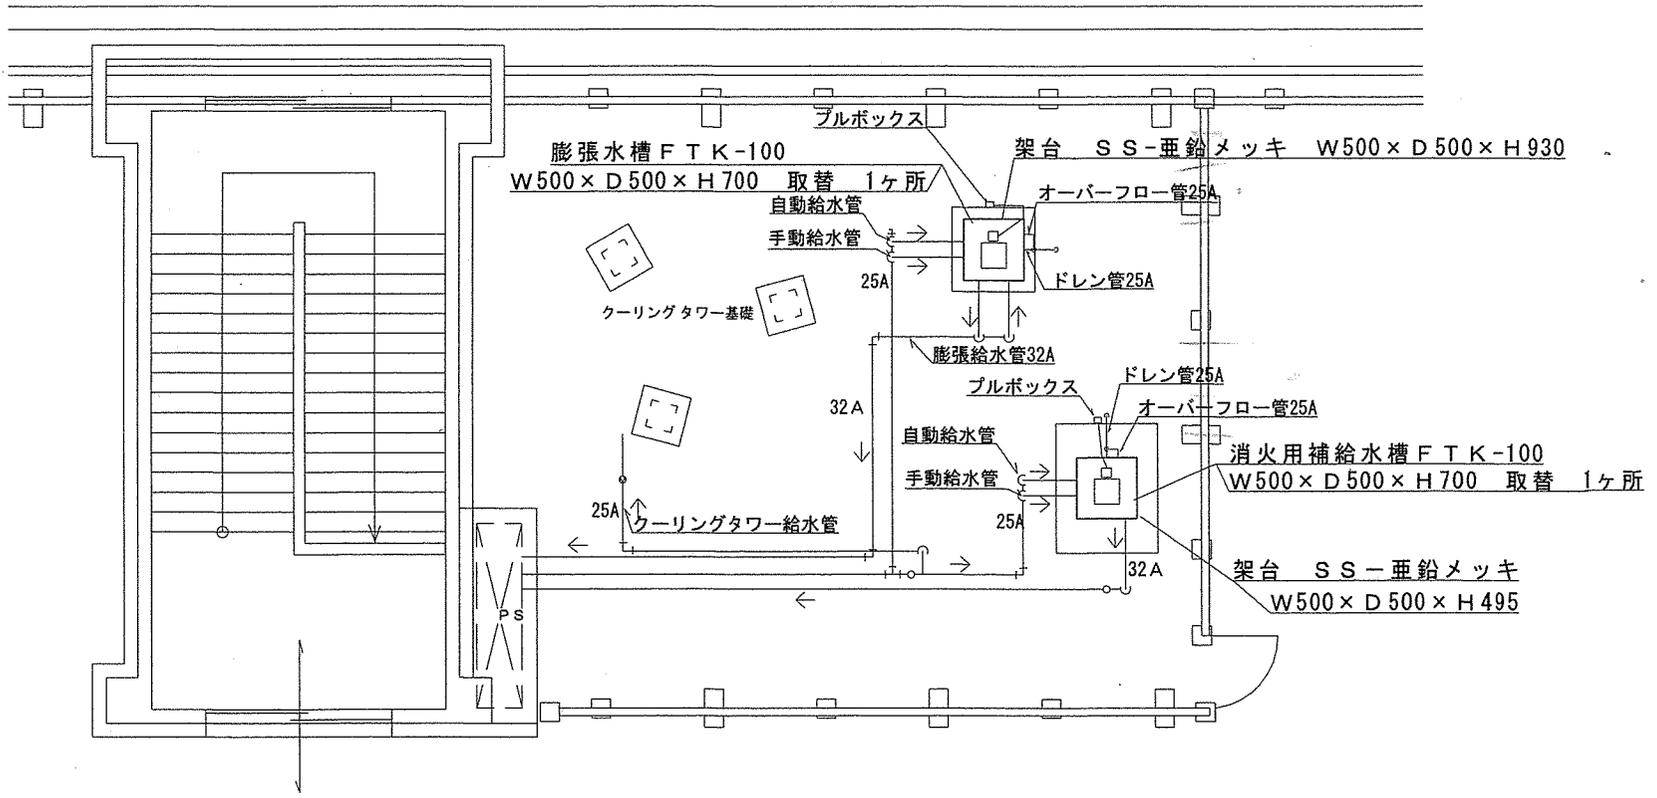 


44号館屋上 既設図 S=1/100


件名	44号館等消防設備補修工事	縮尺	図示
種別	仕様書	図面番号	5 / 7
陸上自衛隊システム通信・サイバー学校総務部管理課		作成日	R7.5.9

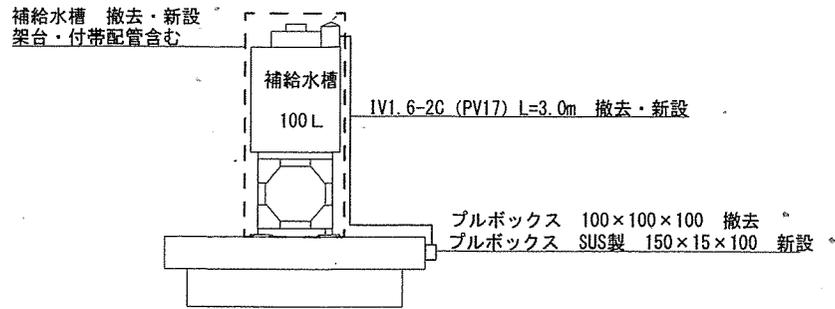


補給水槽姿図 S=1/50

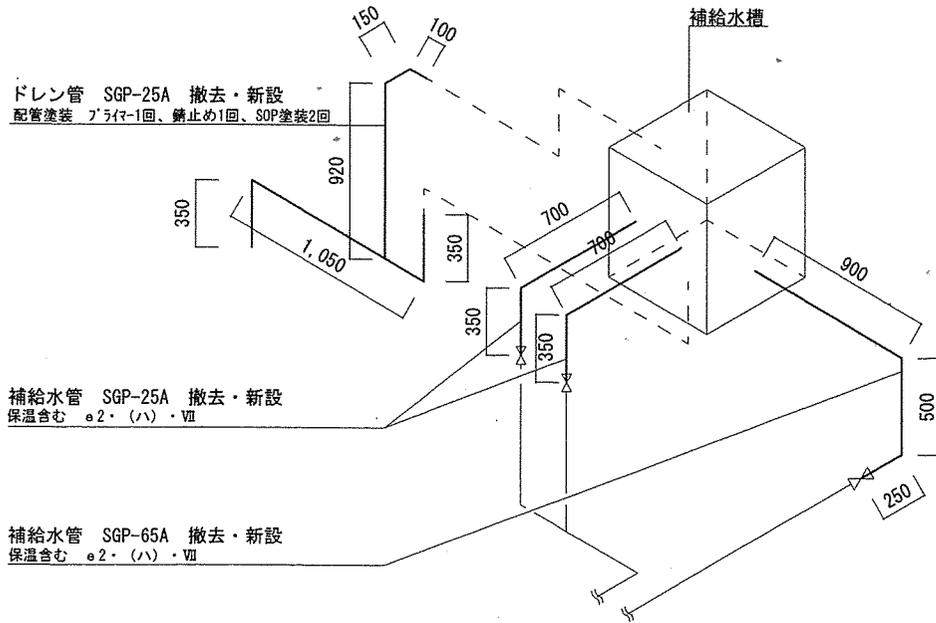

補給水槽アイソメ図 S=1/Non

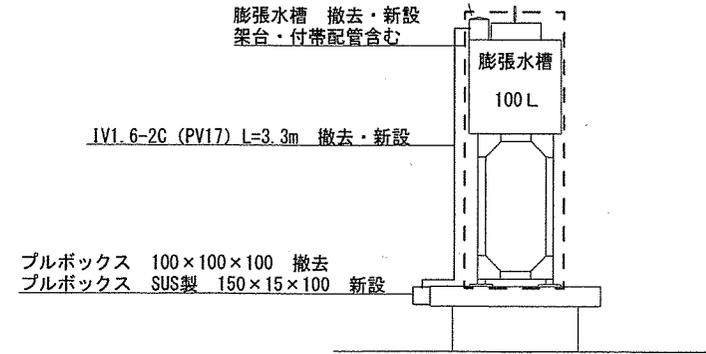


膨張水槽姿図 S=1/50

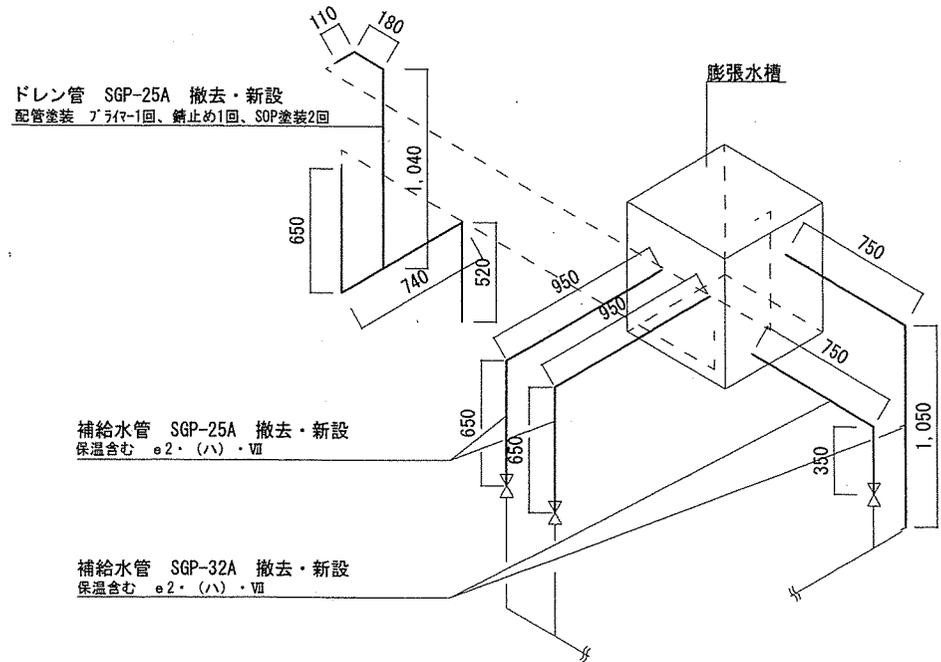


膨張水槽アイソメ図 S=1/Non


件名	44号館等消防設備補修工事	縮尺	図示
種別	仕様書	図面番号	6 / 7
陸上自衛隊システム通信・サイバー学校総務部管理課		作成日	R7.5.9

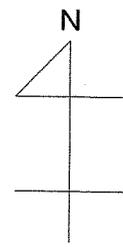

消火栓箱取替 4ヶ所  
易操作性1号消火栓 (SUS製)

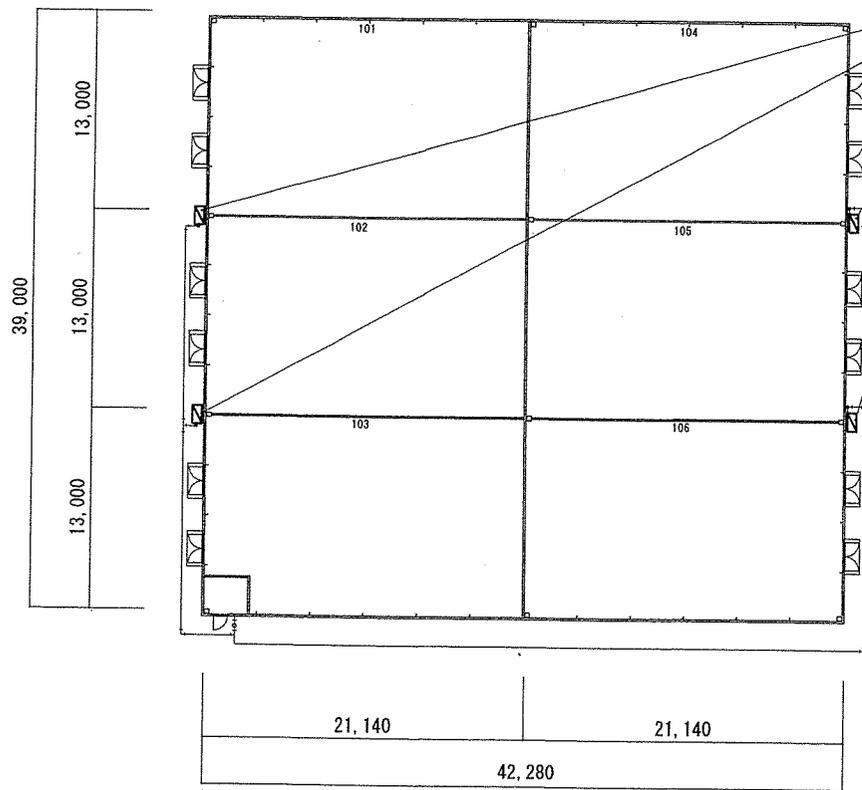

107号倉庫平面図 S=1/500

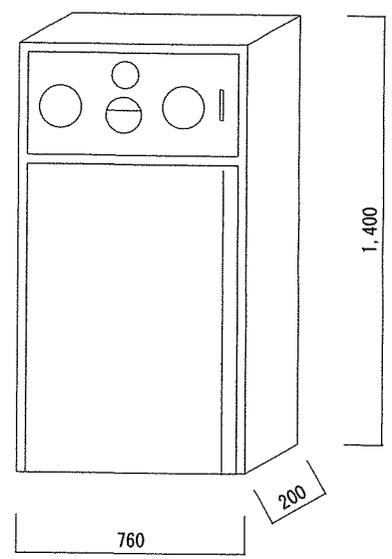

消火栓標準寸法図 S=1/25

件名	44号館等消防設備補修工事	縮尺	図示
種別	仕様書	図面番号	7 / 7
陸上自衛隊システム通信・サイバー学校総務部管理課		作成日	R 7. 5. 9