

# 構内架空通信線等補修工事

件名	構内架空通信線等補修工事	縮尺	
種別	表紙	図面番号	1 / 8
	陸上自衛隊システム通信・サイバー学校総務部管理課	作成日	R7.5.19

# 仕様書

1	件名	構内架空通信線等補修工事
2	場所	神奈川県横須賀市久比里2-1-1 久里浜駐屯地
3	工期	契約締結日から令和8年1月30日まで
4	概要	構内架空通信線等の張替え

## 5 一般事項

- (1) 本仕様書は、陸上自衛隊久里浜駐屯地で実施する「構内架空通信線等補修工事」について、必要な事項を規定する。
- (2) 本仕様書及び図面に記載のない事項については、「公共建築工事標準仕様書(電気設備工事編)」及び「公共建築改修工事標準仕様書(電気設備工事編)」(以下、標準仕様書等)による他、関係諸基準による。
- (3) 本仕様書の記載事項に疑義を生じた場合は、すべて監督官と協議する。
- (4) 本工事实施に際し、本仕様書に明記なき事項についても施工上、当然処置すべき事項は請負者の負担において実施するものとする。
- (5) 現場の納まり及び取り合わせ等により軽微な変更の必要性が生じた場合は監督官と協議し実施するものとする。
- (6) 本工事による発生材は全て発生材調書を作成すること。
- (7) 請負業者は現場代理人及び主任技術者を指名し、関係諸法令に従い本作業の施工計画の作成、工程管理、品質管理及び施工に従事する者の技術上の指導監督を行うと共に、火災、盗難、その他の災害の防止について十分注意を払う。また、作業現場においては、常に整理整頓を行い、特に危険箇所の点検を行う等の事故防止に努めること。なお、作業災害等は請負業者が自らその責を負う。
- (8) 仮設材料以外の材料はすべて新品とし、JIS規格等の適用品とする。これらの適用品以外の物については、監督官と協議する。
- (9) 作業写真は作業着工前、完成後、隠ぺいとなる箇所、材料搬入、主要な段階の作業状況、その他監督官の指示により計測等を実施した箇所の写真を撮影すること。また、作業完了後は速やかに写真帳(A4縦版)整理し提出すること。
- (10) 作業に必要な電気・水道は、原則として請負業者の負担により発電機及び給水タンク等を設置する。やむを得なく官側の施設を使用する場合は有償とし、請負業者の負担によりメーターを設置する。その場合の支払い方法は別に示す。
- (11) 発生材・資材等の搬入・搬出時は十分に注意して作業を行い、既存施設に損傷を与えぬよう十分注意して作業を行う。また、万一損傷を与えた場合は請負業者の責において復旧すること。

## 6 特記事項

### (1) 電気設備工事


ア 使用する通信線及び付帯設備は下記のとおり

名称	規格	数量
EM-CCPAP	0.5mm-50P	174.50m
EM-CCPAP	0.5mm-100P	48.14m
PEC	0.5mm-400P	223.38m
クロージャ	架空用	5個
クロージャ	地中用	2個


※使用する通信線は成績証明書(出荷証明書)を添付すること。

- イ 通信線を新たに敷設する際は、新設を行いその後切り替え既設の通信線を撤去すること。
- ウ 敷設した通信線には線種、規格及び敷設年月日などを記載すること。
- エ 管内にケーブルを敷設する際は、事前に管路を清掃すること。
- オ 通信線敷設後は引込口及び引出口に防水処理を行うこと。
- カ マンホール内に敷設した通信線をラックに固定する際は、ケーブルタイなどを使用すること。
- ク 既設通信線の接続作業にあたっては、使用中の回線に支障を与えないよう監督官と調整の上、品質管理に努めること。
- コ 本配線盤での通信線成端の際は監督官と調整の上、線番表を作成すること。
- サ 工事完了後は導通試験を行うこと。

件名	構内架空通信線等補修工事	縮尺	
種別	仕様書	図面番号	2 / 8
陸上自衛隊システム通信・サイバー学校総務部管理課		作成日	R7.5.19

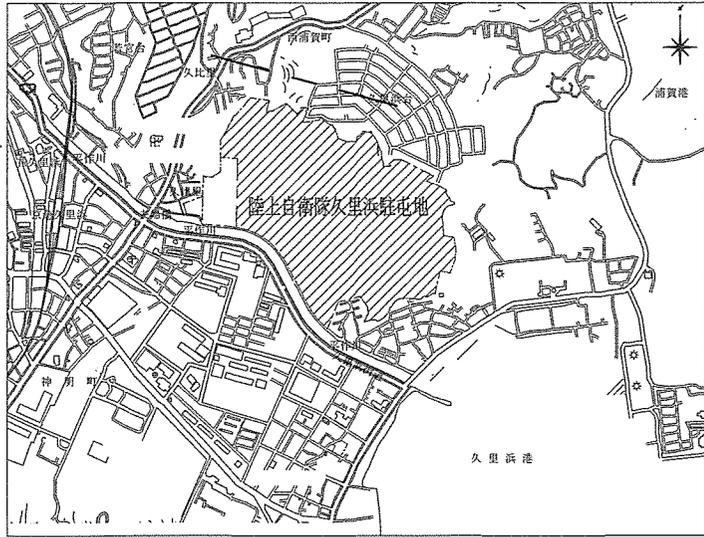


駐屯地案内図 S : 1/250,000

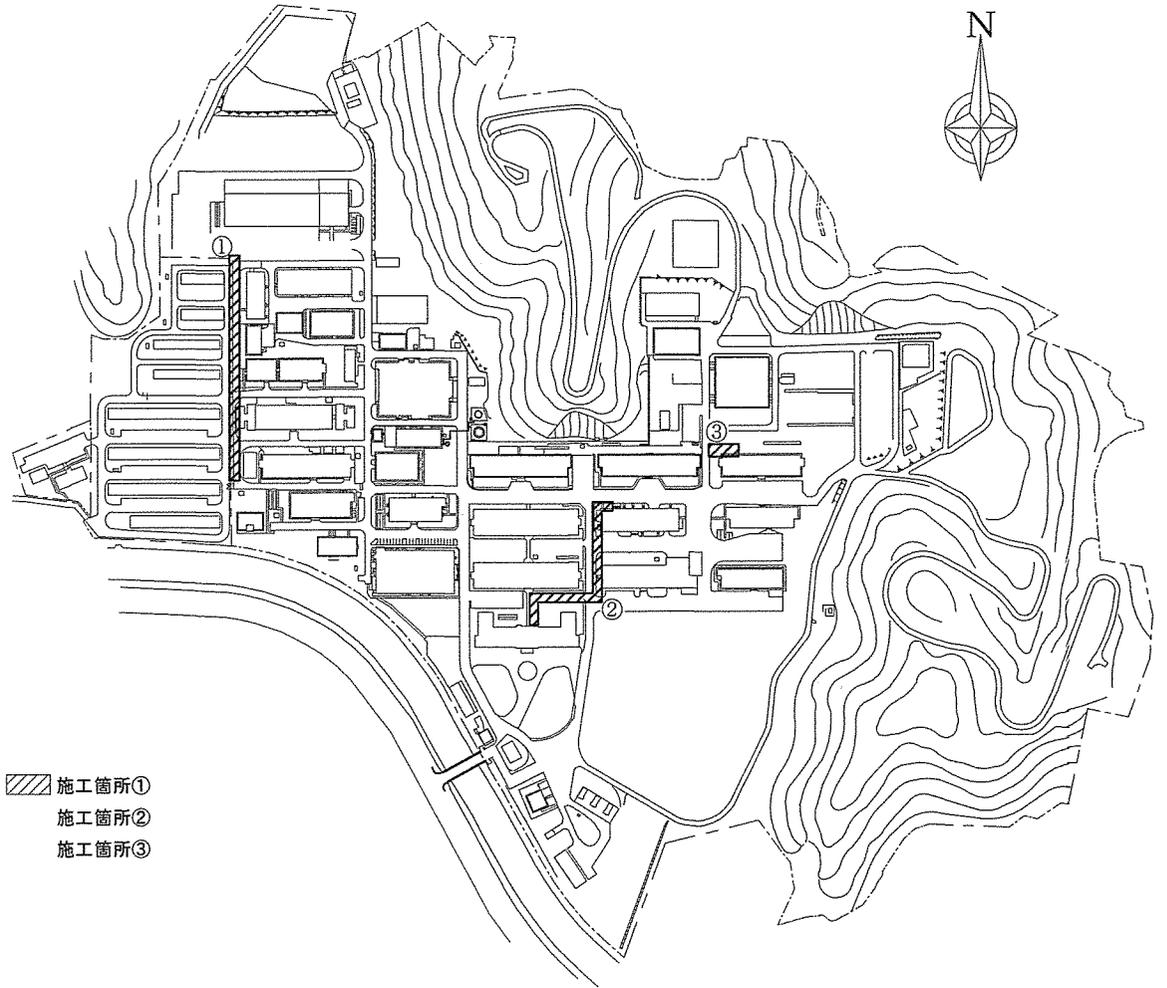


- ▨ 施工箇所①
- ▨ 施工箇所②
- ▨ 施工箇所③

駐屯地配置図 S : 1/6000

件名	構内架空通信線等補修工事	縮尺	図示
種別	駐屯地案内図・平面図	図面番号	3 / 8
陸上自衛隊システム通信・サイバー学校総務部管理課		作成日	R7.5.19

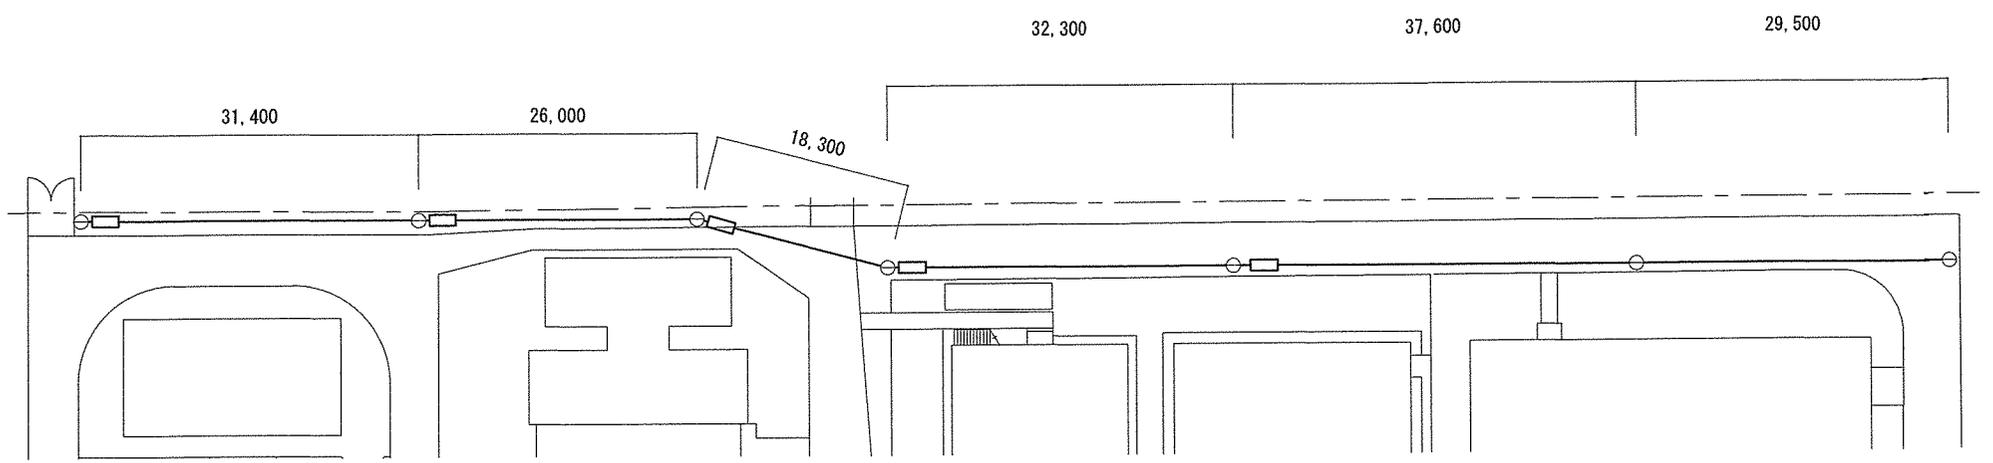


平面図 S : 1/1000

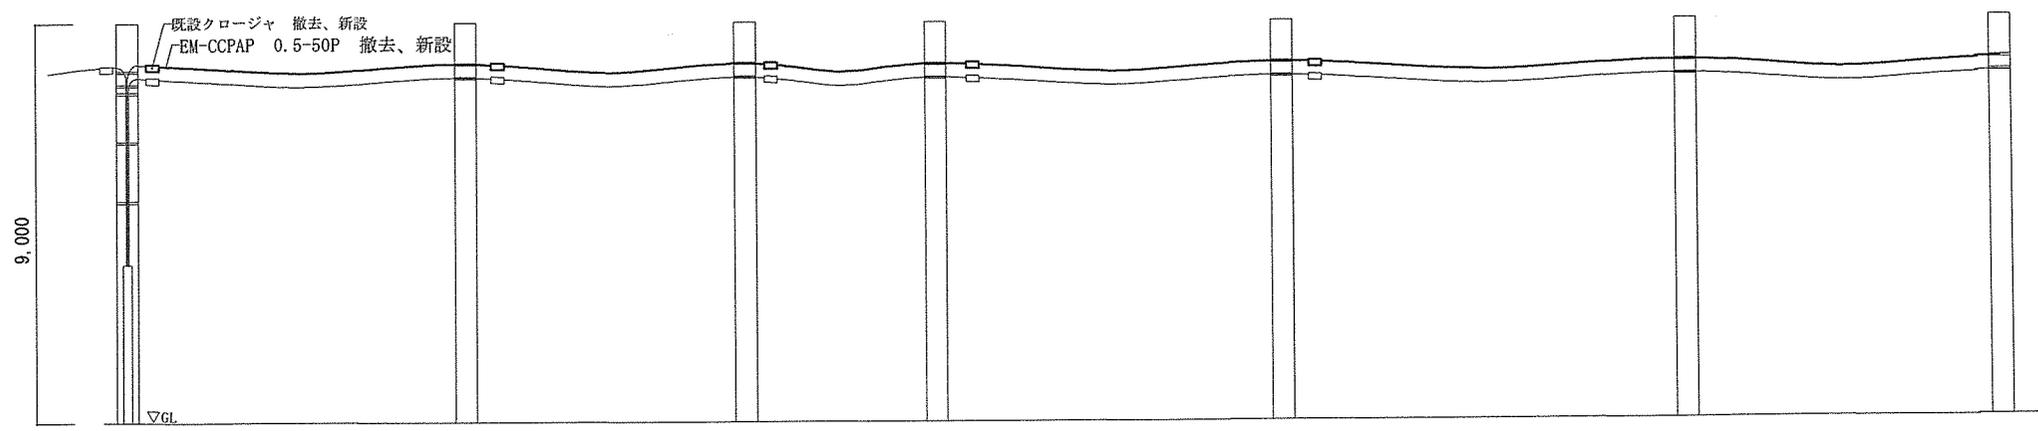


立面図 S : 1/Non


件名	構内架空通信線等補修工事	縮尺	図示
種別	施工箇所①施工図	図面番号	4 / 8
陸上自衛隊システム通信・サイバー学校総務部管理課		作成日	R7.5.19

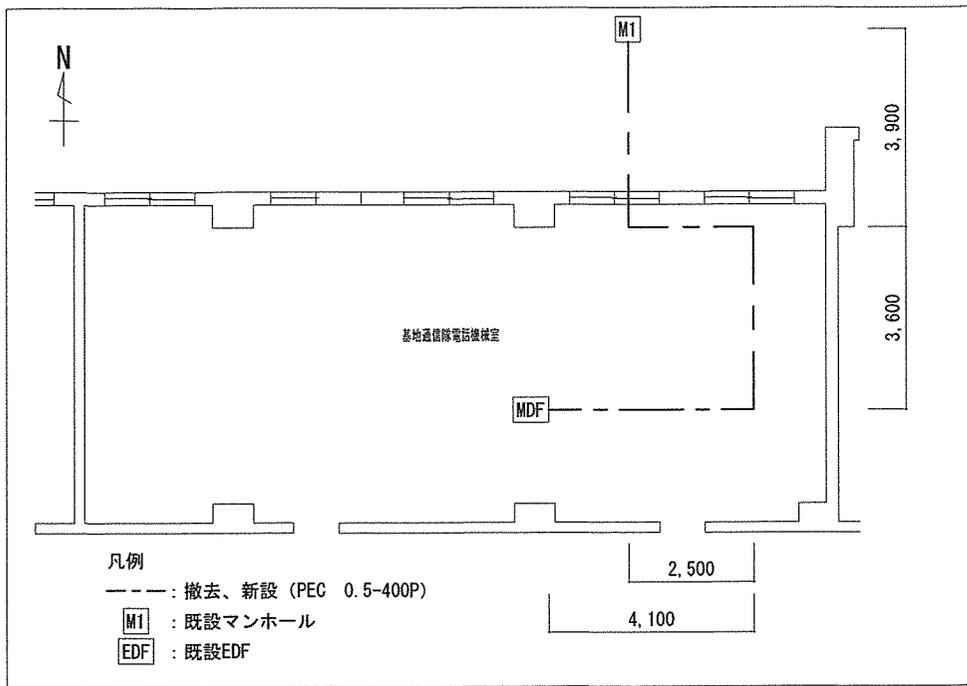

線路図 S:1/150


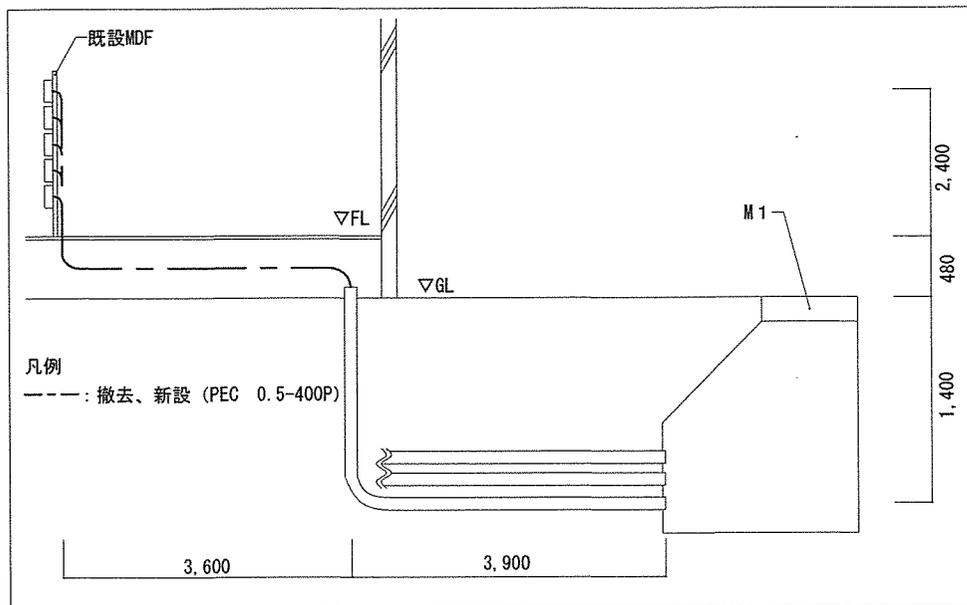


立面図 S:1/Non

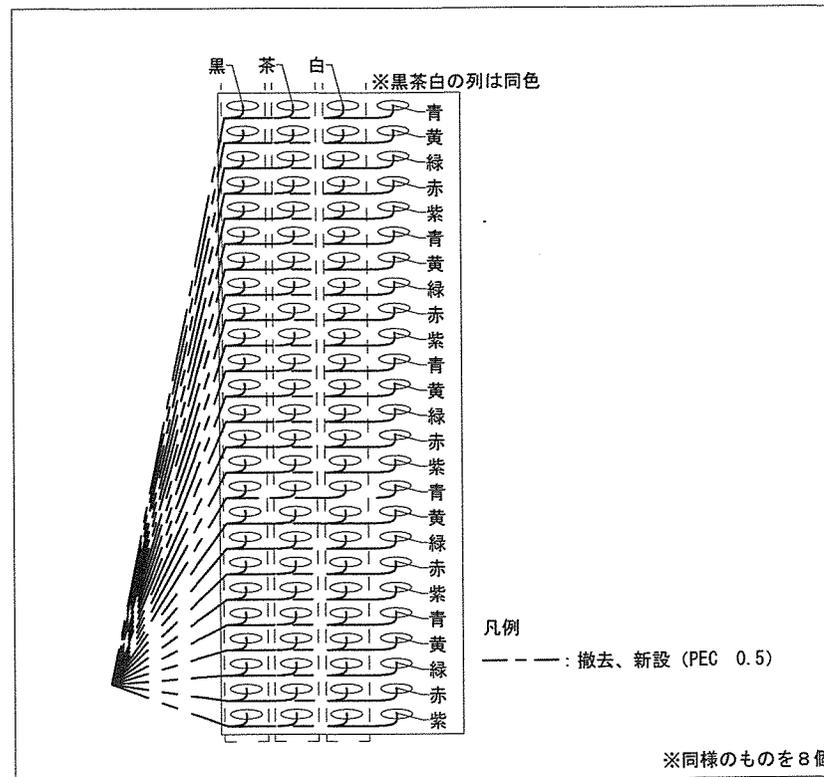


MDF配線図 S:1/Non

件名	構内架空通信線等補修工事	縮尺	図示
種別	施工箇所②屋内施工図	図面番号	5 / 8
陸上自衛隊システム通信・サイバー学校総務部管理課		作成日	R7.5.19

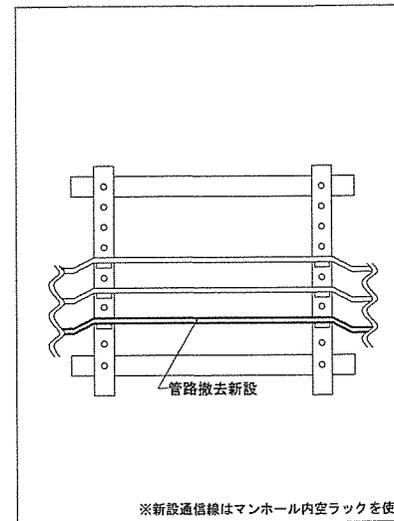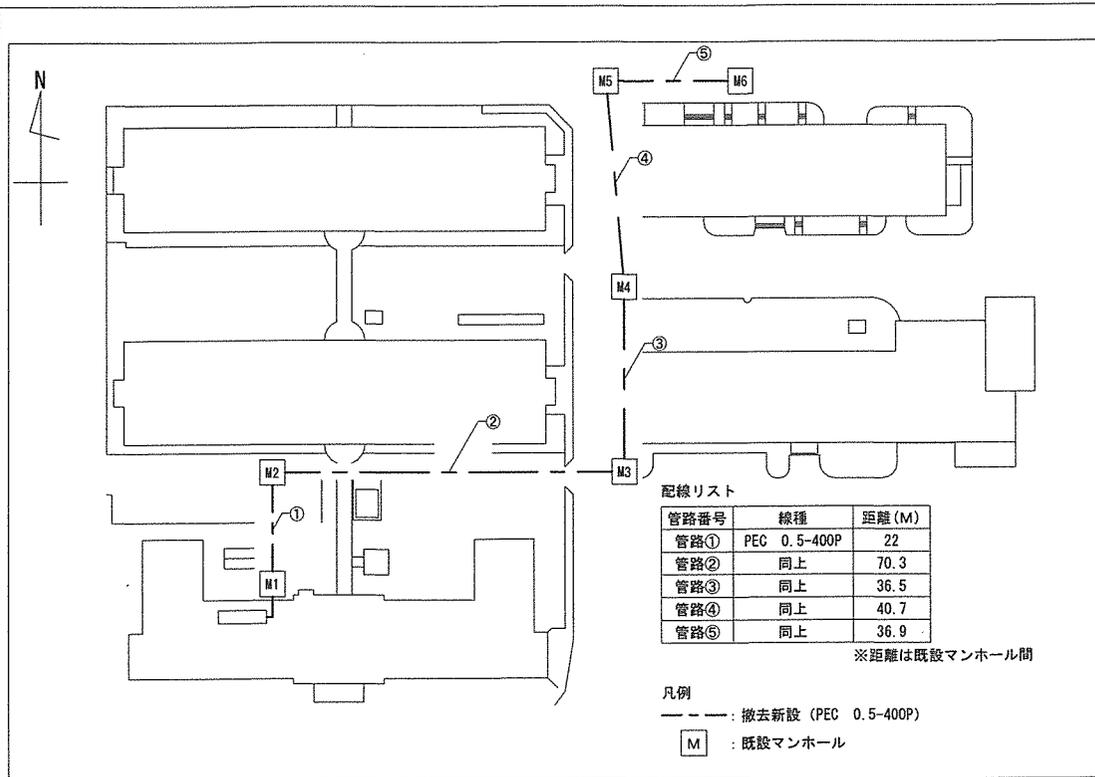


M1~5 標準断面図 S: 1/Non

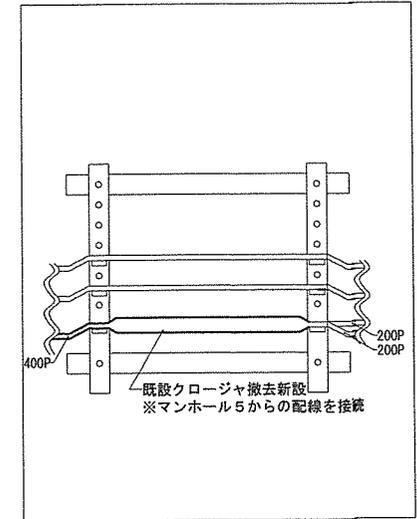


M6 標準断面図 S: 1/Non

線路図 S: 1/1500

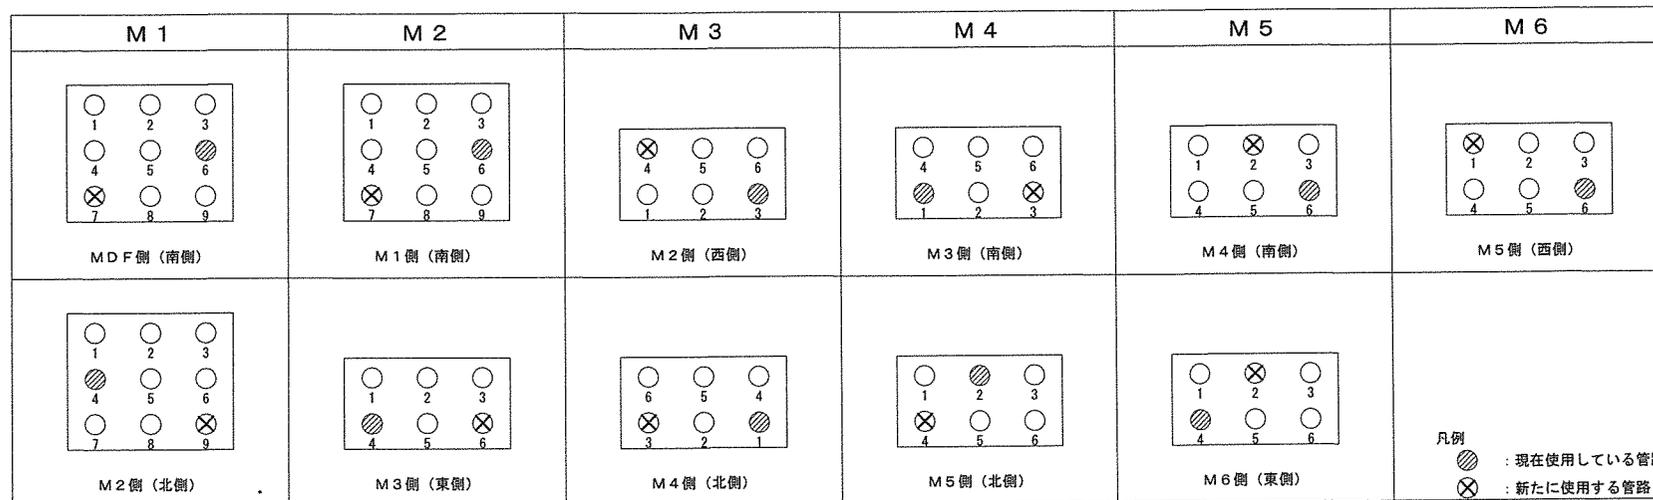


管路立面図 S: 1/Non


件名	構内架空通信線等補修工事	縮尺	図示
種別	施工箇所②屋外施工図	図面番号	6 / 8
陸上自衛隊システム通信・サイバー学校総務部管理課		作成日	R7.5.19

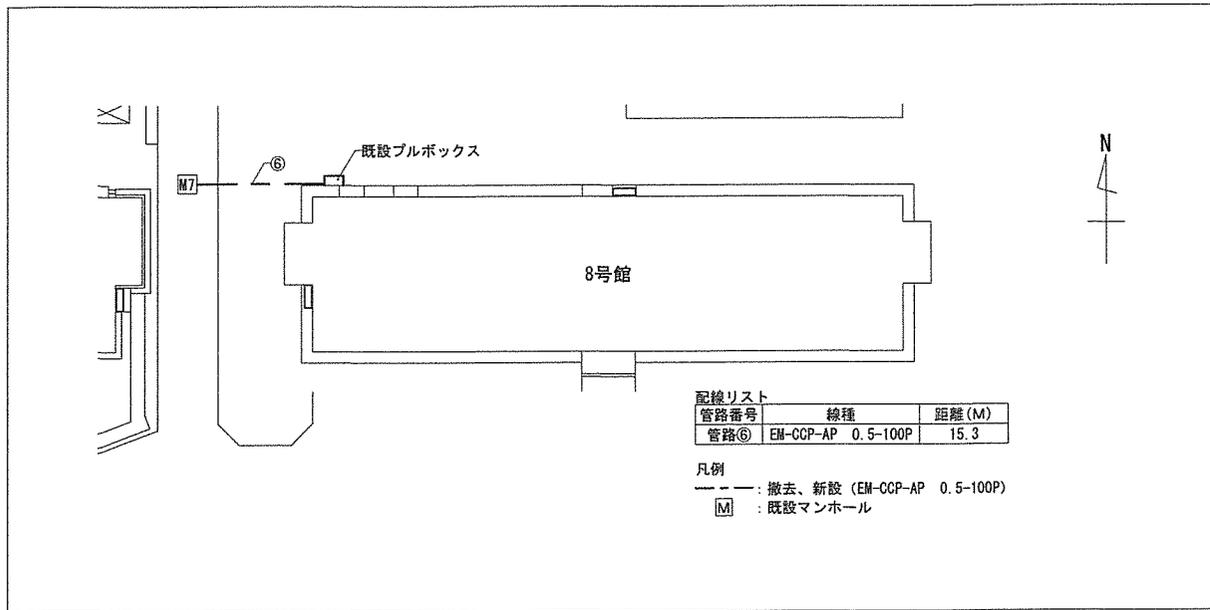


線路図 S:1/800

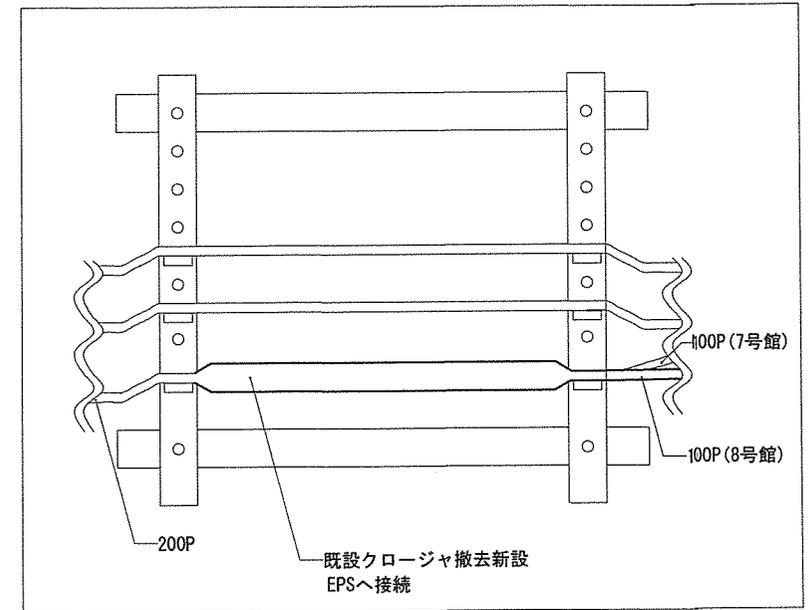

M7 標準断面図 S:1/Non

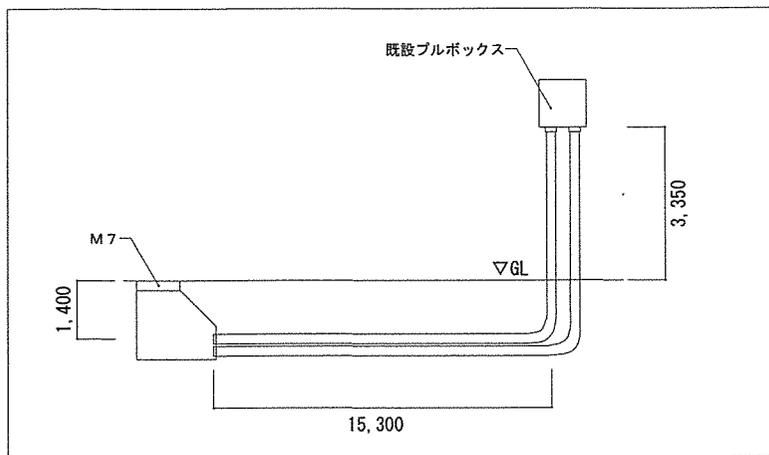


立面図 S:1/Non

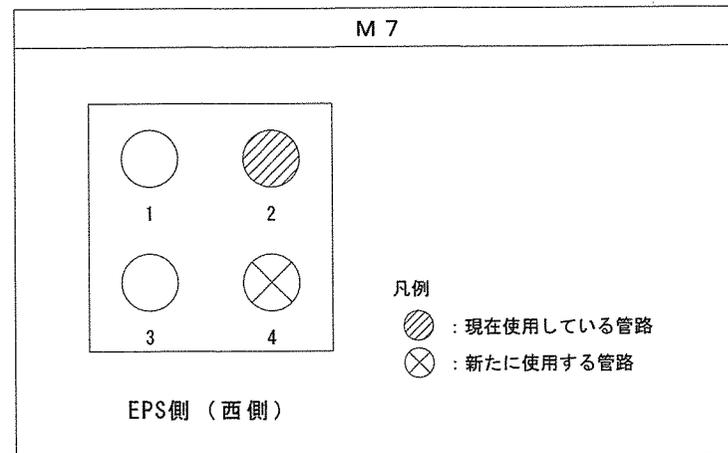


管路立面図 S:1/Non


件名	構内架空通信線等補修工事	縮尺	図示
種別	施工箇所③屋外施工図	図面番号	7 / 8
陸上自衛隊システム通信・サイバー学校総務部管理課		作成日	R7.5.19

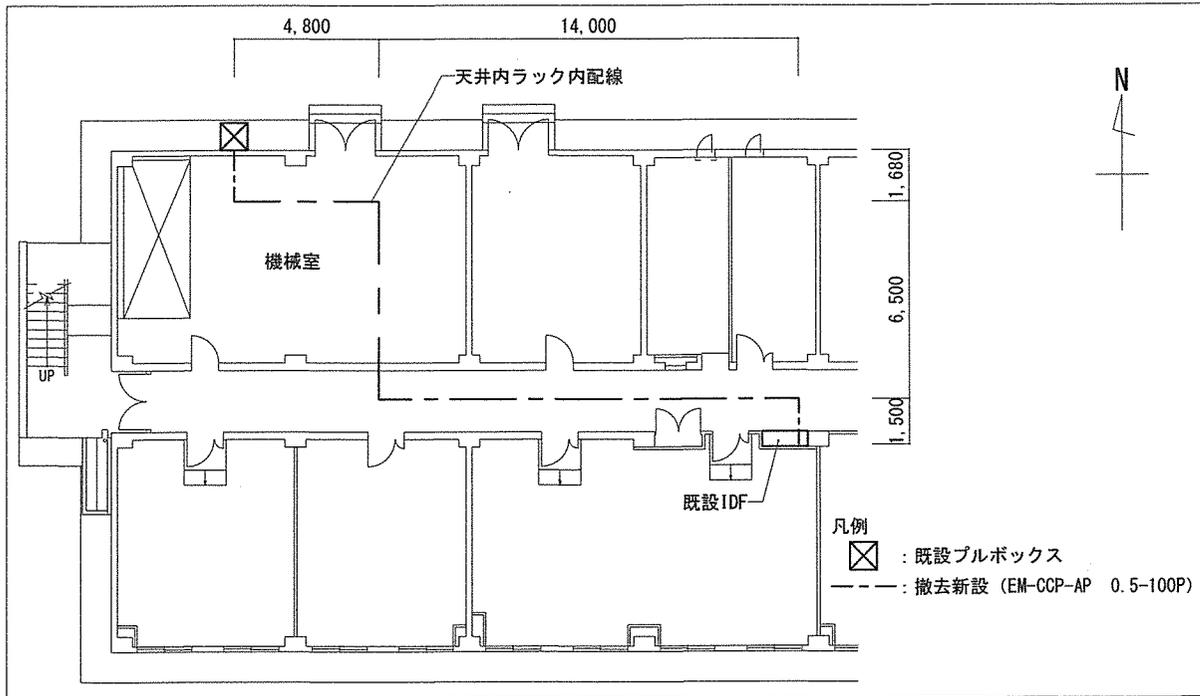


線路図 S:1/250

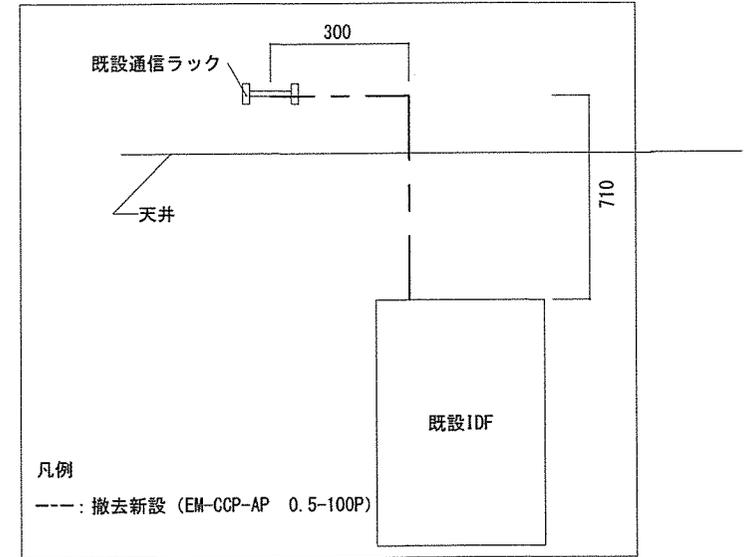

立上図 S:1/Non

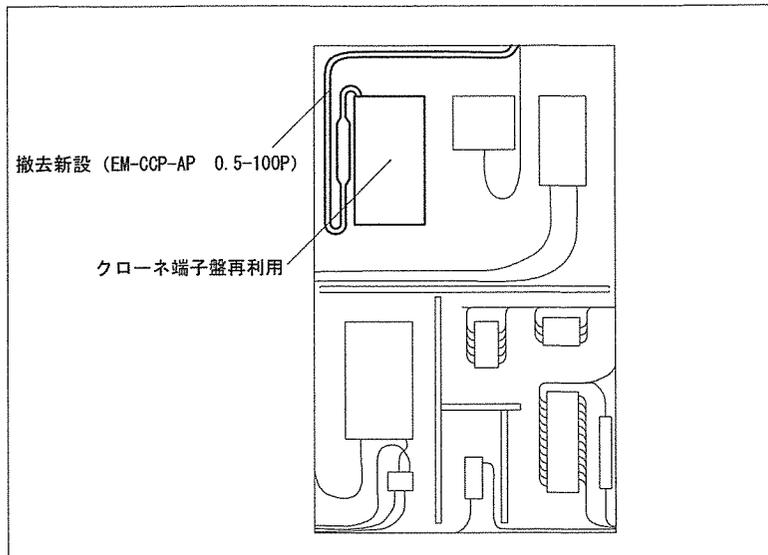

IDF内配置図 S:1/Non

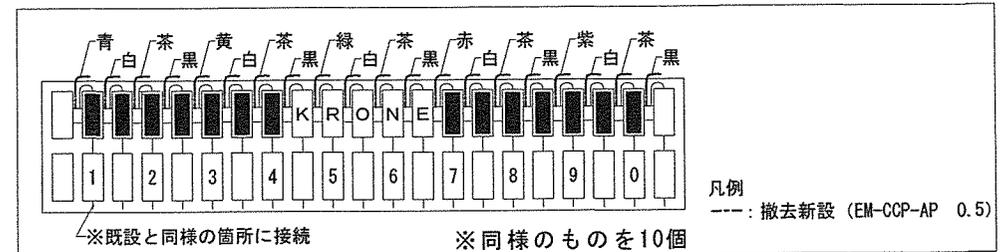

クローネ端子盤内配線図 S:1/Non

件名	構内架空通信線等補修工事	縮尺	図示
種別	施工箇所③建物内施工図	図面番号	8 / 8
陸上自衛隊システム通信・サイバー学校総務部管理課		作成日	R7.5.19

