

駐屯地便所改修工事

件名	駐屯地便所改修工事	縮尺	
種別	表紙	図面番号	1 / 36
陸上自衛隊システム通信・サイバー学校総務部管理課		作成日	R7.5.26

仕 様 書

1	件 名	駐屯地便所改修工事
2	場 所	神奈川県横須賀市久比里2-1-1 久里浜駐屯地
3	工 期	契約締結日から令和8年1月30日まで
4	概 要	洋便器29基改修

5 一般事項

- (1) 本仕様書は、陸上自衛隊久里浜駐屯地で実施する「駐屯地便所改修工事」について、必要な事項を規定する。
- (2) 本仕様書及び図面に記載のない事項については、「公共建築工事標準仕様書(機械設備工事編)」及び「公共建築改修工事標準仕様書(機械設備工事編)」(以下、標準仕様書等)による他、関係諸基準による。
- (3) 本仕様書の記載事項に疑義を生じた場合は、すべて監督官と協議する。
- (4) 本工事实施に際し、本仕様書に明記なき事項についても施工上、当然処置すべき事項は請負者の負担において実施するものとする。
- (5) 現場の納まり及び取り合わせ等により軽微な変更の必要性が生じた場合は監督官と協議し実施するものとする。
本工事による発生材は全て発生材調書を作成し、金属類他売払い可能な発生材は監督官の示す場所に集積すること。その際、運搬は請負業者が実施する。
- (6) 請負業者は現場代理人及び主任技術者を指名し、関係諸法令に従い本作業の施工計画の作成、工程管理、品質管理及び施工に従事する者の技術上の指導監督を行うと共に、火災、盗難、その他の災害の防止について十分注意を払う。また、作業現場においては、常に整理整頓を行い、特に危険箇所の点検を行う等の事故防止に努めること。なお、作業災害等は請負業者が自らその責を負う。
- (7) 仮設材料以外の材料はすべて新品とし、JIS規格等の適用品とする。これらの適用品以外の物については、監督官と協議する。
- (8) 作業写真は作業着工前、完成後、隠ぺいとなる箇所、材料搬入、主要な段階の作業状況、その他監督官の指示により計測等を実施した箇所の写真を撮影すること。また、作業完了後は速やかに写真帳(A4縦版)整理し提出すること。
- (9) 作業に必要な電気・水道は、原則として請負業者の負担により発電機及び給水タンク等を設置する。やむを得なく官側の施設を使用する場合は有償とし、請負業者の負担によりメーターを設置する。その場合の支払い方法は別に示す。
- (10) 発生材・資材等の搬入・搬出時は十分に注意して作業を行い、既存施設に損傷を与えぬよう十分注意して作業を行う。また、万一損傷を与えた場合は請負業者の責において復旧すること。

- (11) 撤去したもののうち金属類売払い可能なものは官側へ引き継ぐ。それ以外は場外処分とし、処分完了後産業廃棄物管理票の写しを官側へ提出する。

6 特記事項

- (1) 本工事はTOTO和洋リモデル工法を使用し施工する。詳細についてはTOTOリモデル工法概要図を確認すること。
- (2) 機械設備工事
 - ア 新設する機器は下表に示すものの同等品以上とし、ウォシュレットに関しては消費電力320W以下のものとする。

名 称	規格等	数 量
洋式便器	TOTO:CFS494MCRNA#NW 1	26基
ウォシュレット	TOTO:TCF588#NW1	26基
接続金具(ウォシュレット接続用)	TOTO:TH343R	26基
洋式便器	TOTO:CS597BMS#NW1	3基
密結タンク	TOTO:SH596BAYR#NW1	3基
ウォシュレット	TOTO:TCF588#NW1	3基
紙巻器	TOTO:YH650#NW1	29個

- イ 給水配管及び汚水配管は衛生器具の取付後、通水試験を実施するものとし、試験は既設配管との接続前に実施する。
- ウ 図面は標準図とし、細部は現場合わせとする。
- エ 紙巻き器の設置は現場合わせとする。
- (3) 建築工事
 - ア 新設する内装は下表を参考とする。

名 称	規格等	数 量
トイレブース扉	扉及び丁番交換	29か所
床タイル	磁器質50mm角	3.87m ²
床タイル	磁器質30mm角	2.50m ²
壁タイル	磁器質100mm角	0.85m ²
長尺シート	厚2.5	1.11m ²


- イ トイレブース扉は内開きから外開きとし、金物類は外開き用のものに更新する。
- ウ 角タイル及び長尺シートの色柄は既存に準じたものとする。

件名	駐屯地便所改修工事	縮尺	
種別	仕 様 書	図面番号	2 / 36
陸上自衛隊システム通信・サイバー学校総務部管理課		作成日	R7.5.26


(4) 電気工事

- ア 新設する電線はEM-EEF（耐燃性ポリエチレンシースケーブル）を基準とし天井内ころがし配線とする。
- イ 電線のコーナーボックス内で行うこと。
- ウ 配線完了後、絶縁抵抗試験を行い異常がないことを確認する。

件名	駐屯地便所改修工事	縮尺	
種別	仕様書	図面番号	3 / 36
陸上自衛隊システム通信・サイバー学校総務部管理課		作成日	R7.5.26

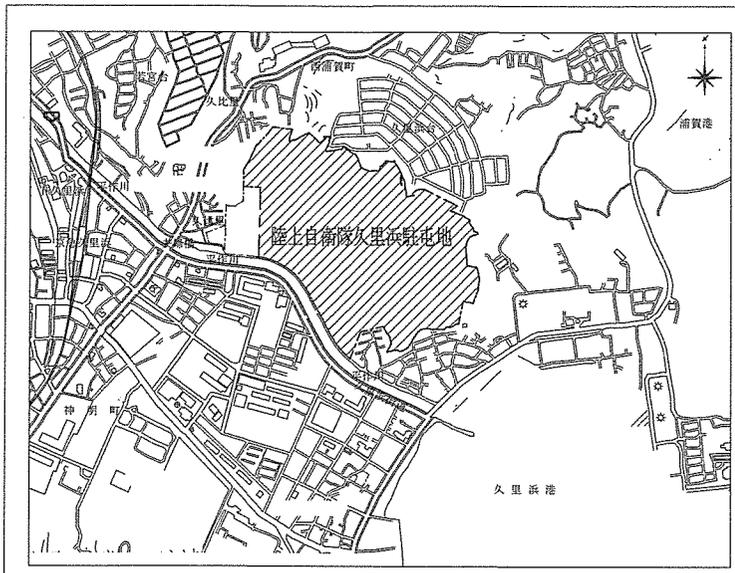


駐屯地案内図 S:1/25,000

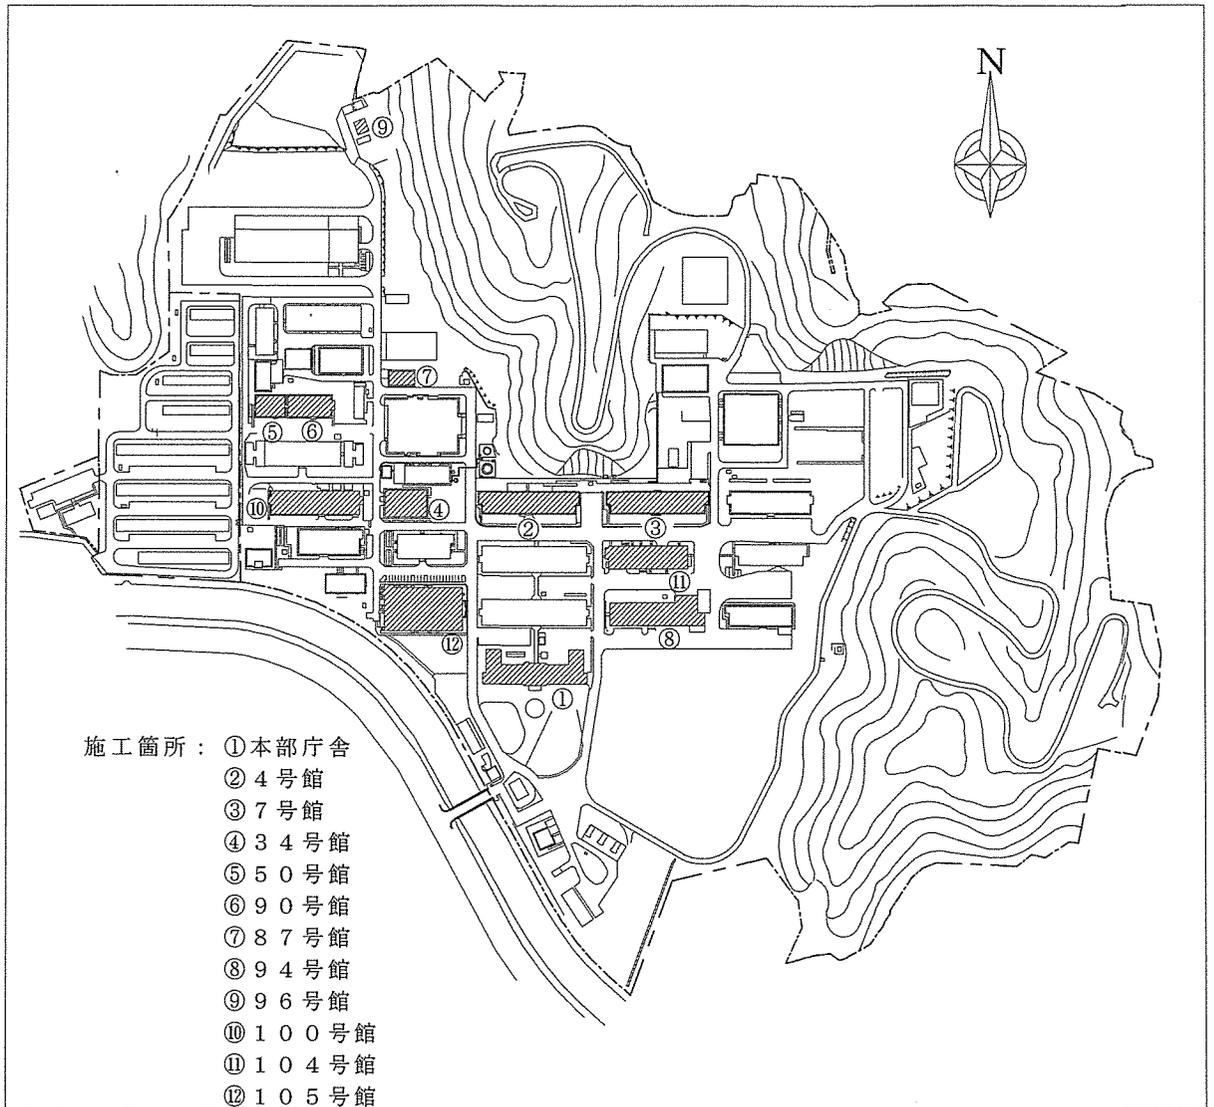


- 施工箇所：
- ① 本部庁舎
 - ② 4号館
 - ③ 7号館
 - ④ 34号館
 - ⑤ 50号館
 - ⑥ 90号館
 - ⑦ 87号館
 - ⑧ 94号館
 - ⑨ 96号館
 - ⑩ 100号館
 - ⑪ 104号館
 - ⑫ 105号館

駐屯地配置図 S:1/6000


件名	駐屯地便所改修工事	縮尺	図示
種別	駐屯地案内図・配置図	図面番号	4 / 36
	陸上自衛隊システム通信・サイバー学校総務部管理課	作成日	R7.5.26

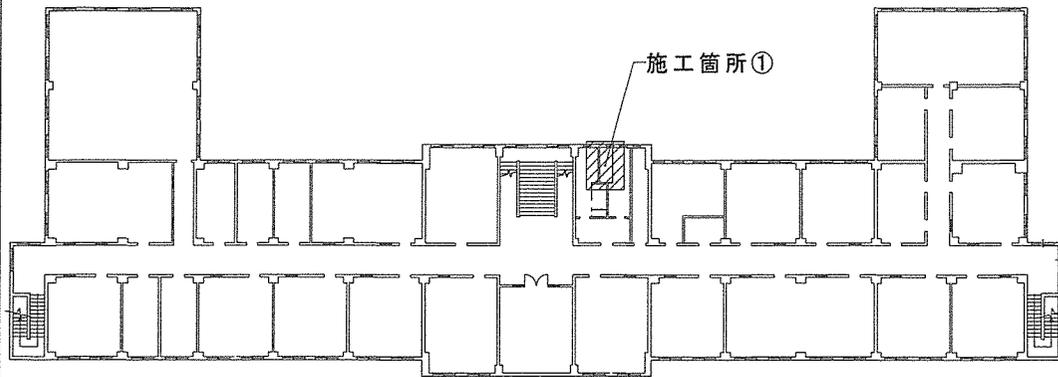


本部庁舎 2階平面図 S=1/600

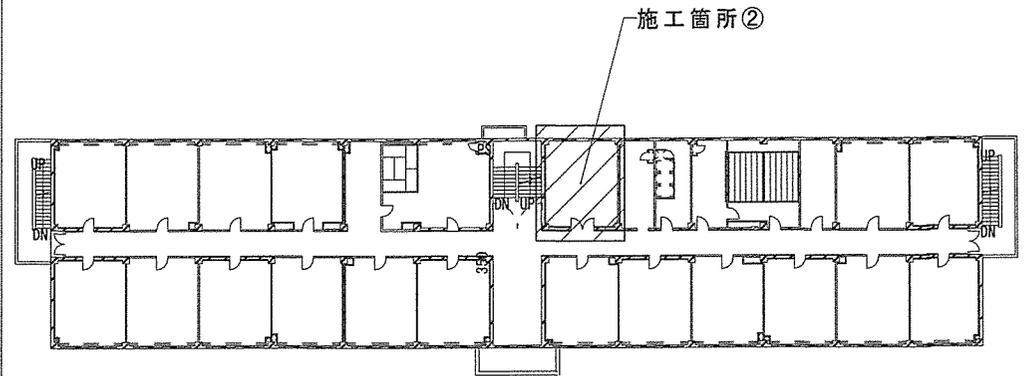

4号館 1階平面図 S=1/600

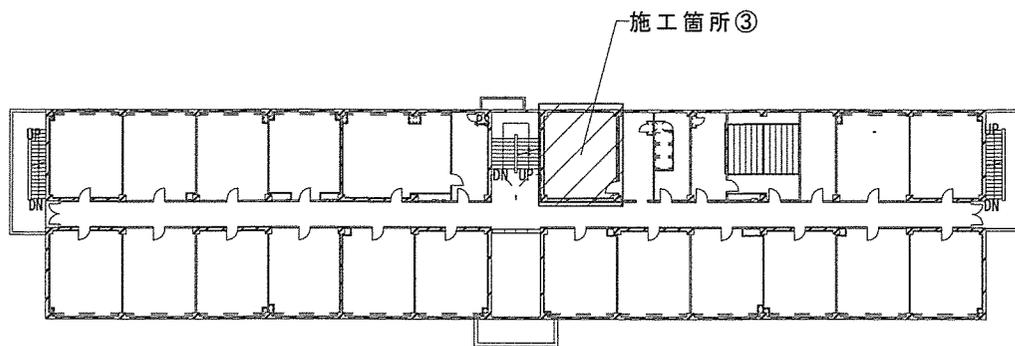


7号館 3階平面図 S = : 1/600

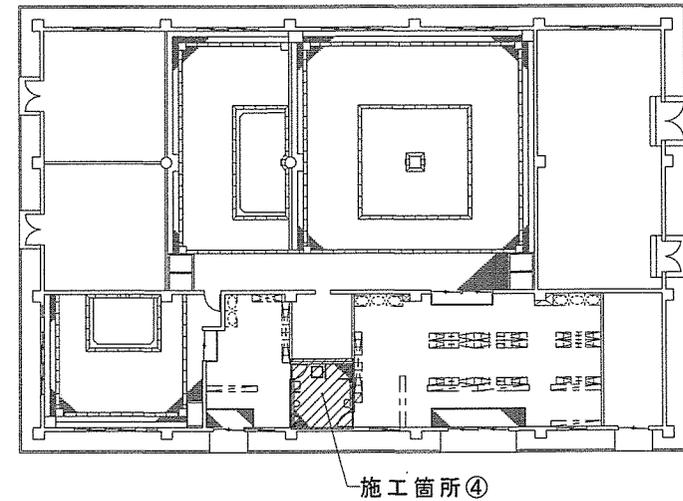


34号館平面図 S=1/400


件名	駐屯地便所改修工事	縮尺	図示
種別	施工箇所平面図	図面番号	5 / 36
陸上自衛隊システム通信・サイバー学校総務部管理課		作成日	R7.5.26

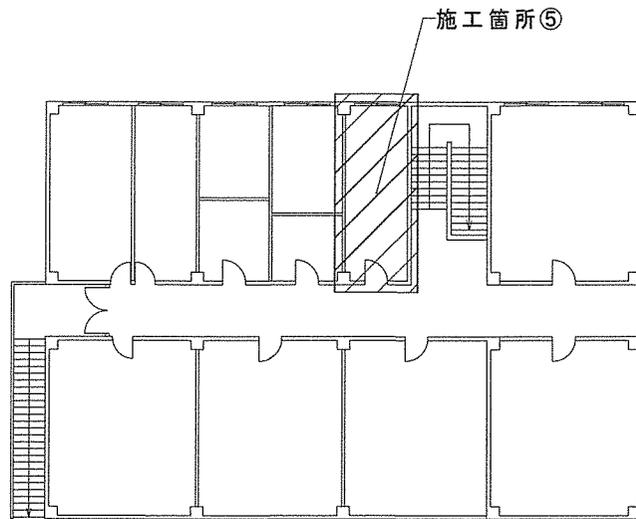

50号館1階平面図 S=1/300

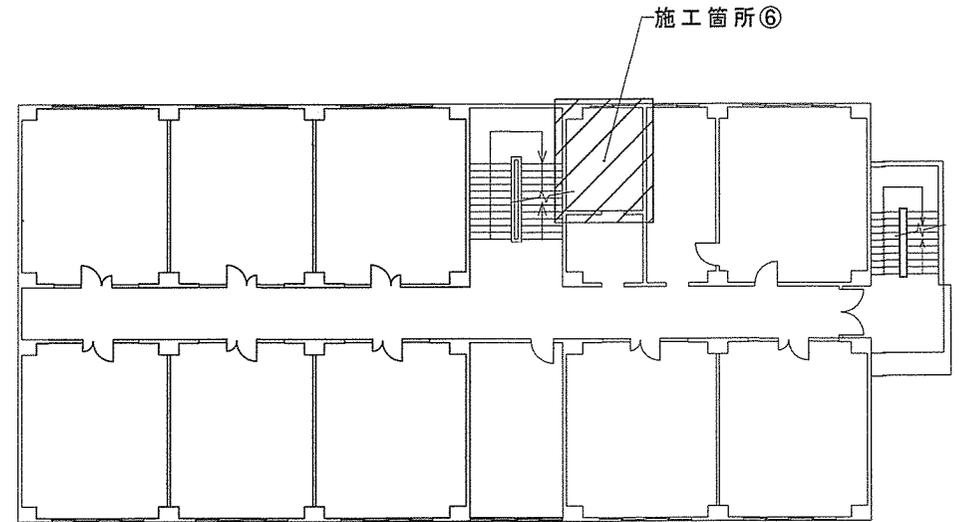


90号館1階平面図 S=1/300

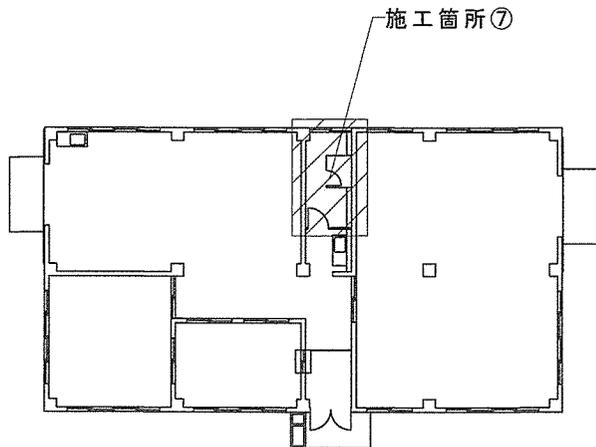


87号館平面図 S=1/300


件名	駐屯地便所改修工事	縮尺	図示
種別	施工箇所平面図	図面番号	6 / 36
陸上自衛隊システム通信・サイバー学校総務部管理課		作成日	R7.5.26

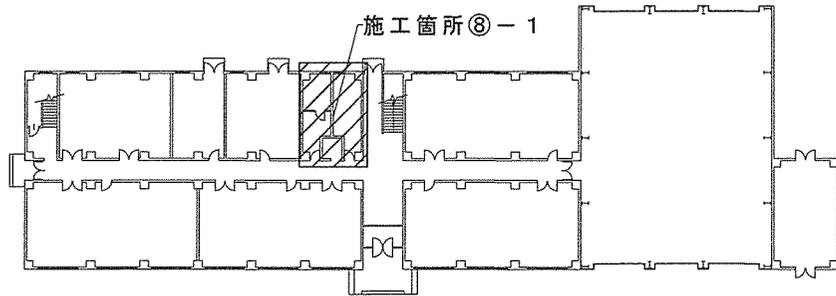


94号館1階平面図 S=1/700

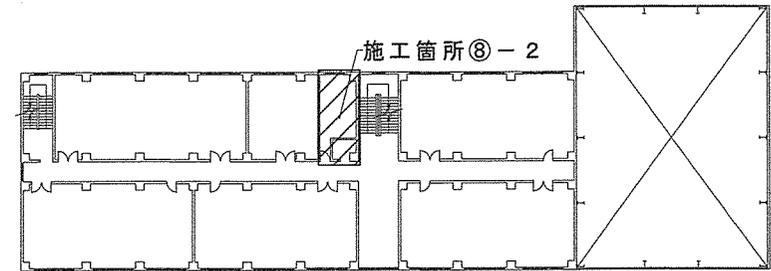

94号館2階平面図 S=1/700

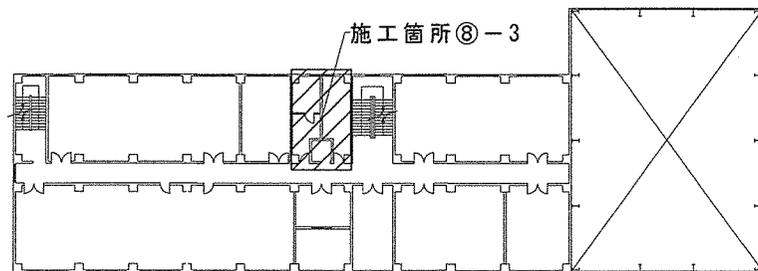


94号館3階平面図 S=1/700

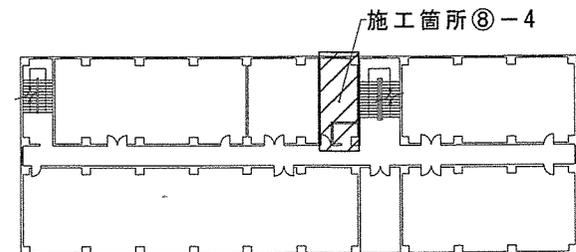


94号館4階平面図 S=1/700


件名	駐屯地便所改修工事	縮尺	図示
種別	施工箇所平面図	図面番号	7 / 36
陸上自衛隊システム通信・サイバー学校総務部管理課		作成日	R7.5.26

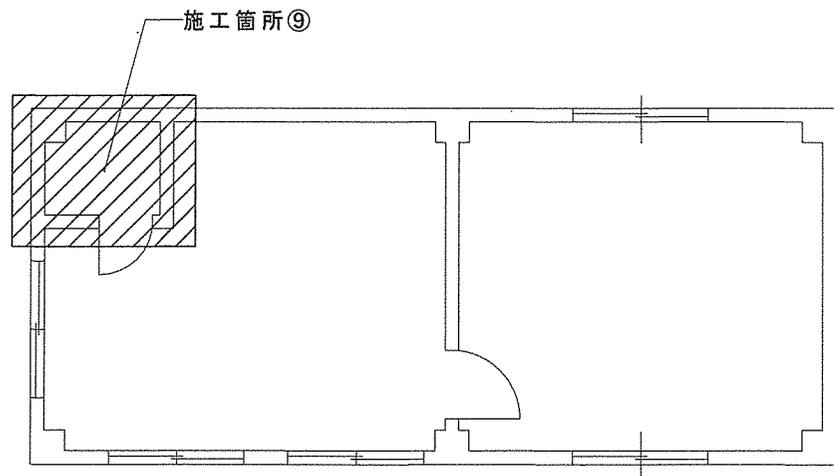


96号館平面図 S=1/100

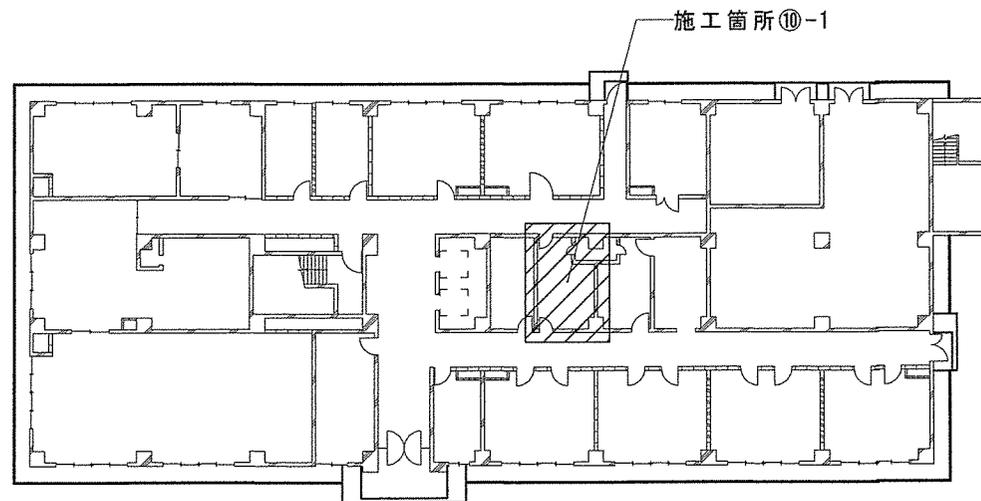

100号館1階平面図 S=1/400

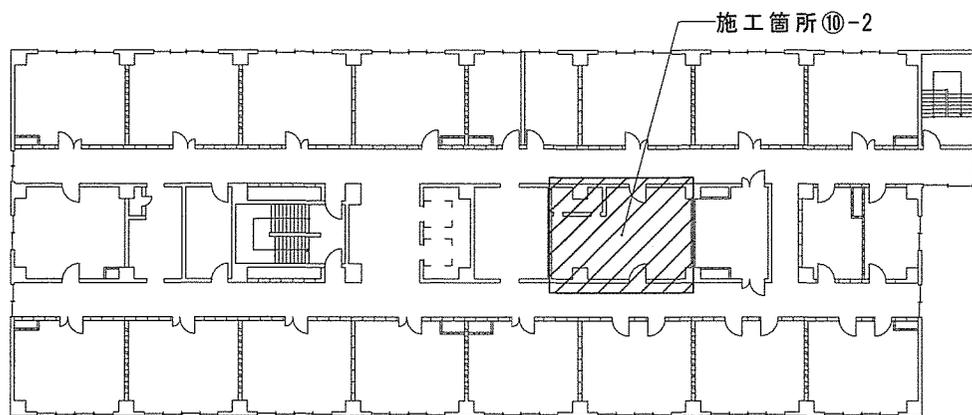


100号館2階平面図 S=1/400

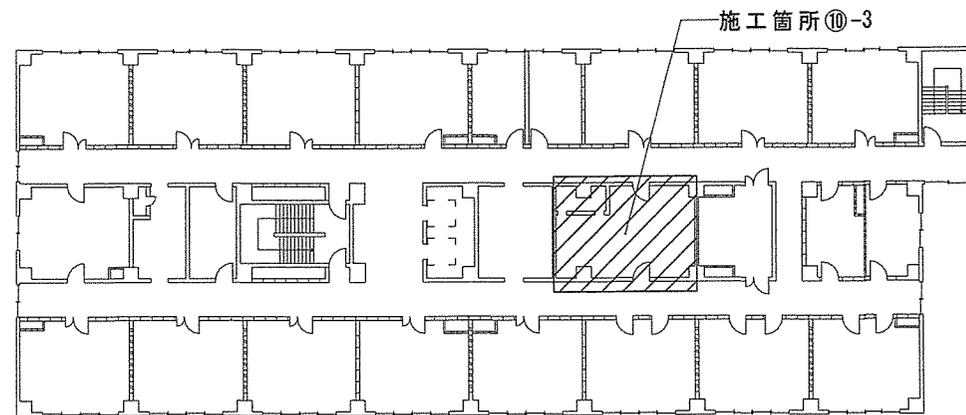


100号館3階平面図 S=1/400


件名	駐屯地便所改修工事	縮尺	図示
種別	施工箇所平面図	図面番号	8 / 3 6
陸上自衛隊システム通信・サイバー学校総務部管理課		作成日	R7.5.26

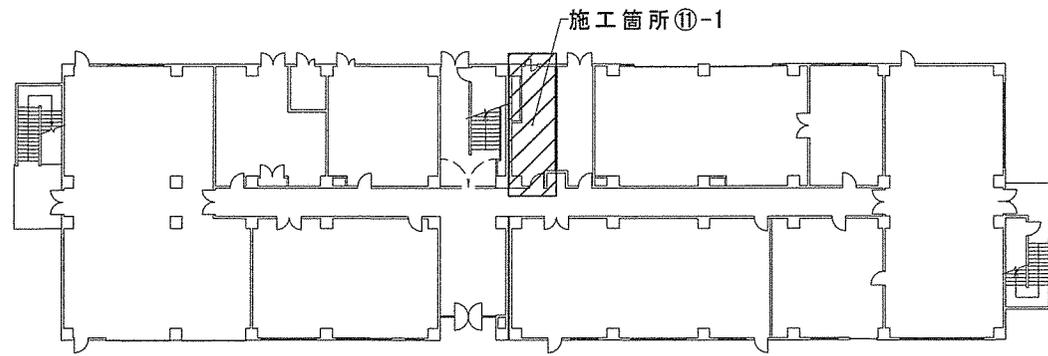


104号館 1階平面図 S=1/500

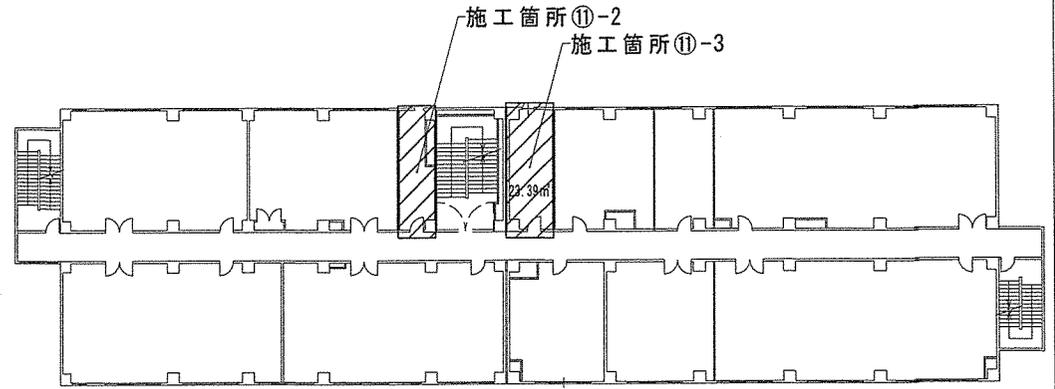

104号館 2階平面図 S=1/500

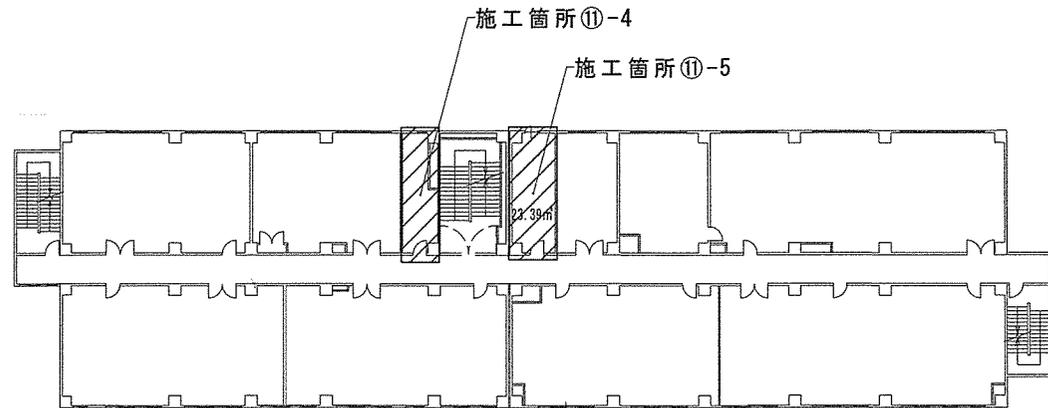


104号館 3階平面図 S=1/500

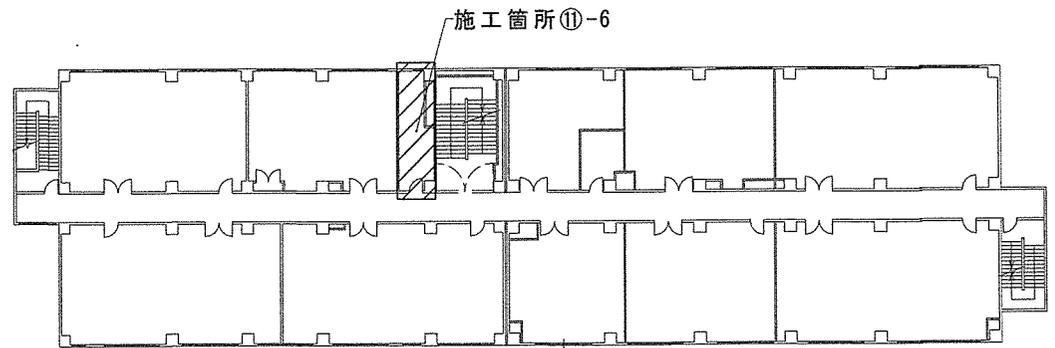


104号館 4階平面図 S=1/500

件名	駐屯地便所改修工事	縮尺	図示
種別	施工箇所平面図	図面番号	9 / 36
陸上自衛隊システム通信・サイバー学校総務部管理課		作成日	R7.5.26

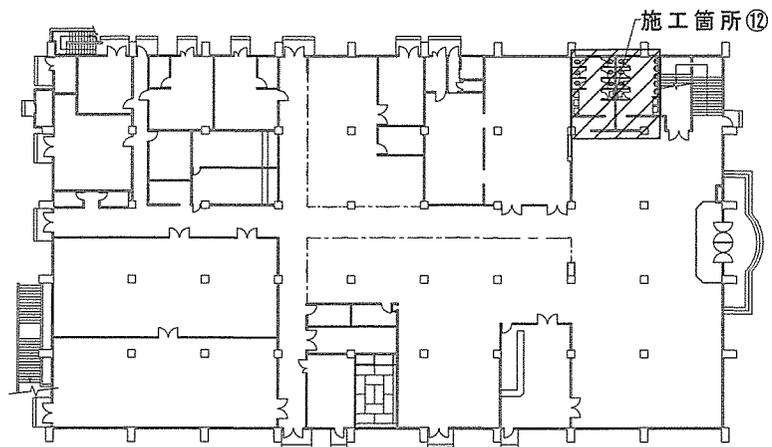


105号館1階平面図 S=1/700


件名	駐屯地便所改修工事	縮尺	図示
種別	施工箇所平面図	図面番号	10 / 36
陸上自衛隊システム通信・サイバー学校総務部管理課		作成日	R7.5.26

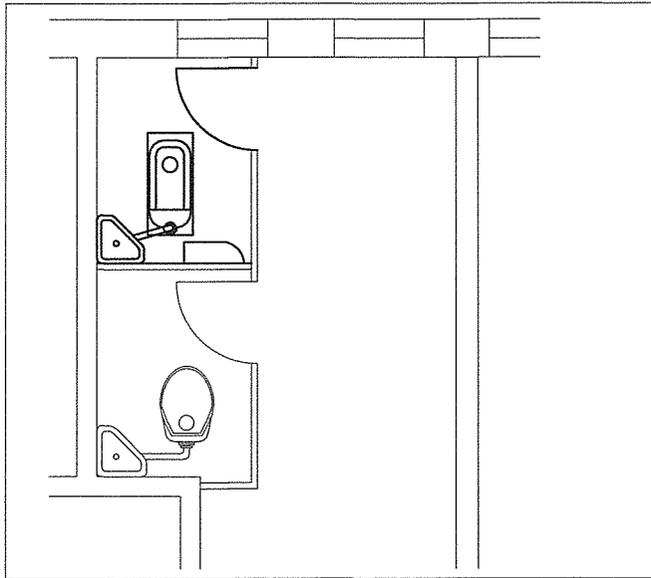


本部庁舎施工箇所①平面図（改修前） S=1/50

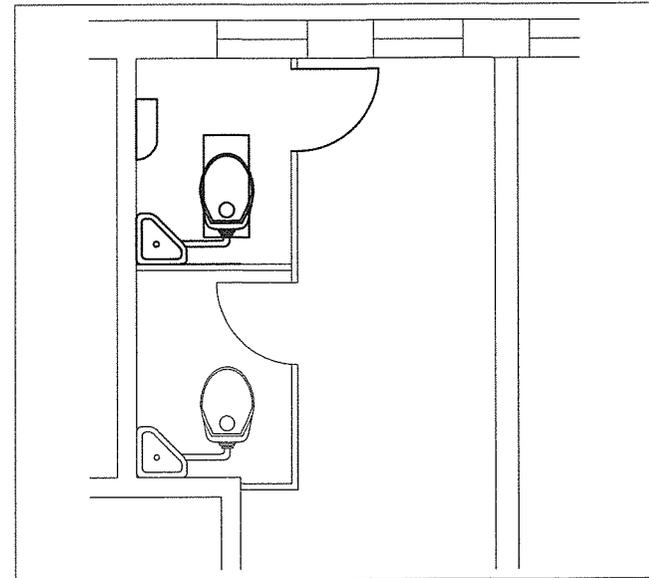

本部庁舎施工箇所①平面図（改修後） S=1/50

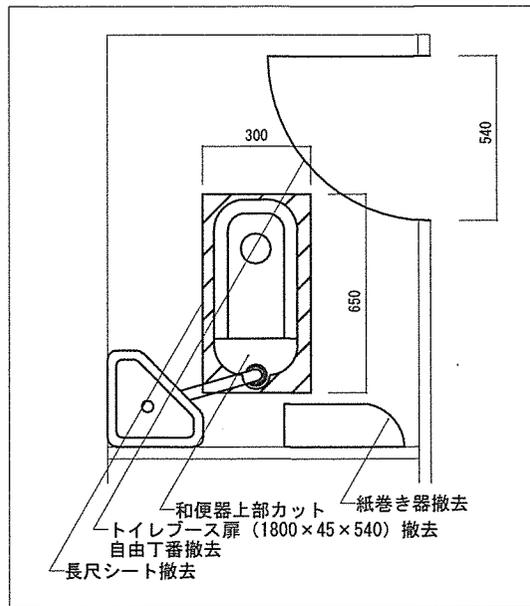


便所標準図（改修前） S=1/Non

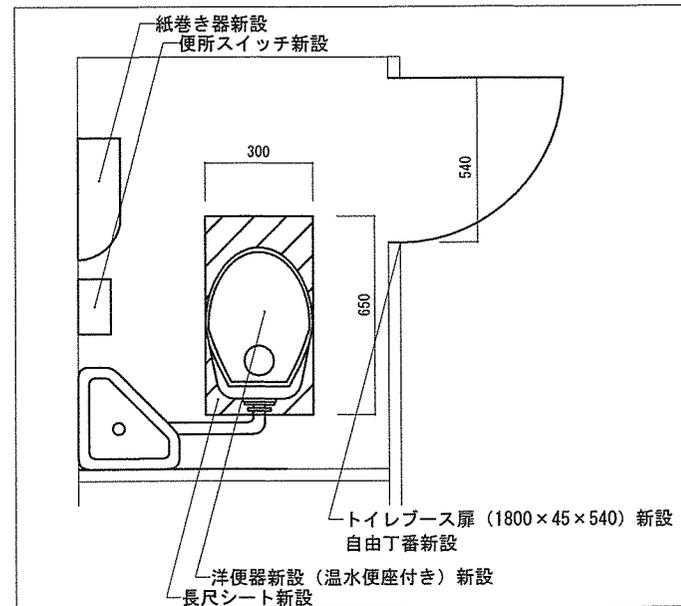


便所標準図（改修後） S=1/Non

※給水管・汚水管は既設と同じ位置


件名	駐屯地便所改修工事	縮尺	図示
種別	施工箇所①施工図	図面番号	11/36
	陸上自衛隊システム通信・サイバー学校総務部管理課	作成日	R7.5.26

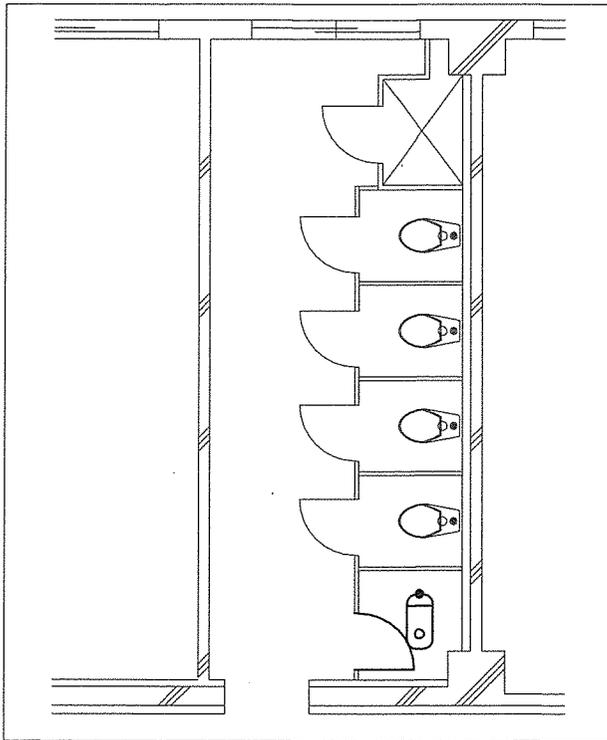


4号館施工箇所②平面図（改修前） S=1/80

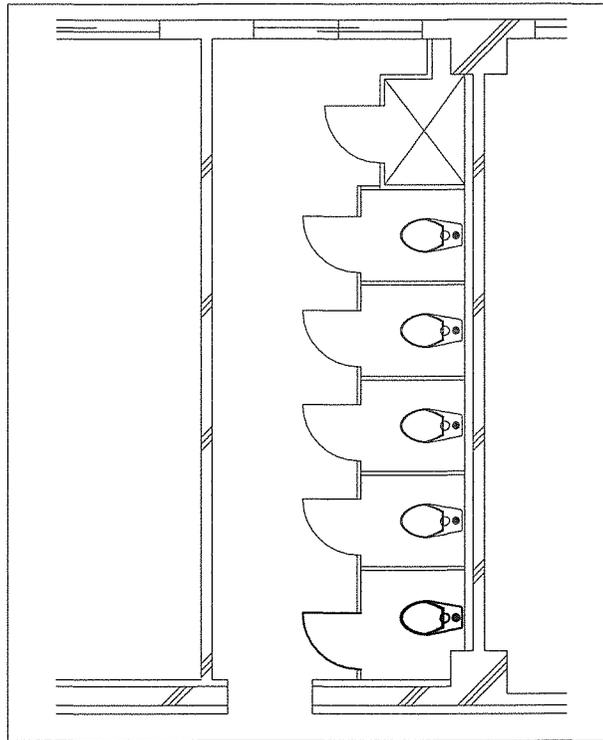


4号館施工箇所②平面図（改修後） S=1/80

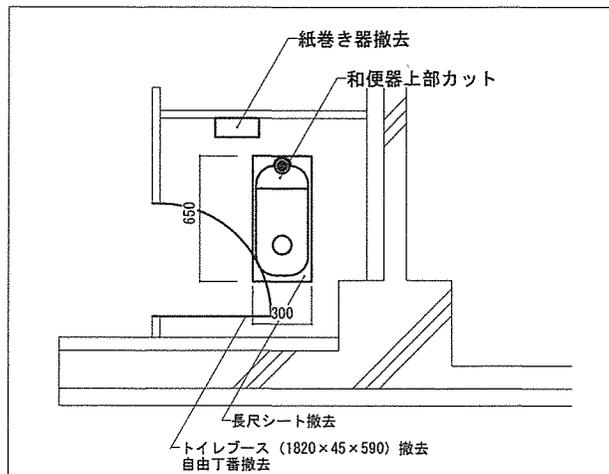

便所標準図（改修前） S=1/Non

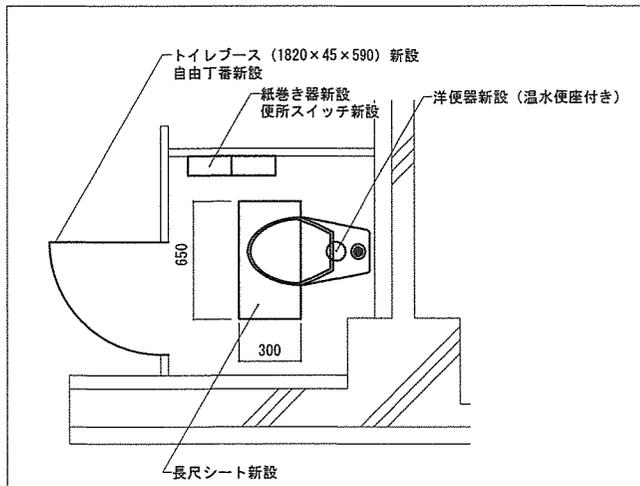


便所標準図（改修後） S=1/Non

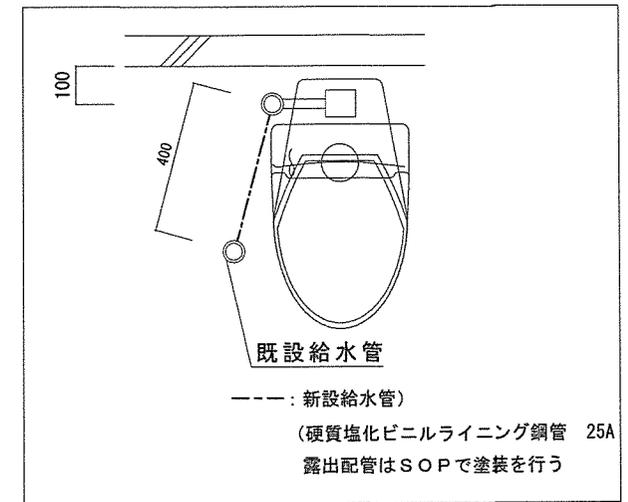


給水管平面図（改修後） S=1/20


件名	駐屯地便所改修工事	縮尺	図示
種別	施工箇所②施工図	図面番号	12 / 36
陸上自衛隊システム通信・サイバー学校総務部管理課		作成日	R7.5.26

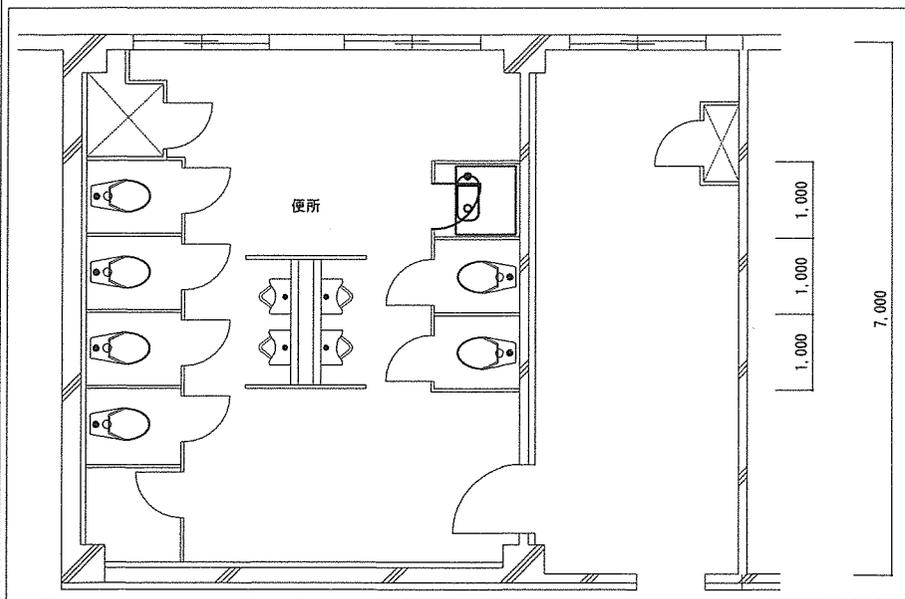


7号館施工箇所③平面図（改修前） S=1/100

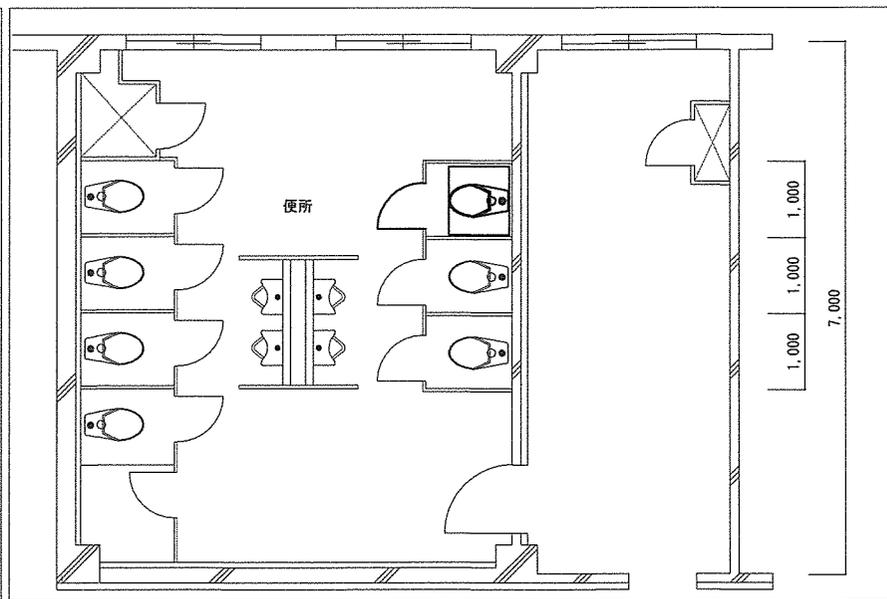


7号館施工箇所③平面図（改修後） S=1/100

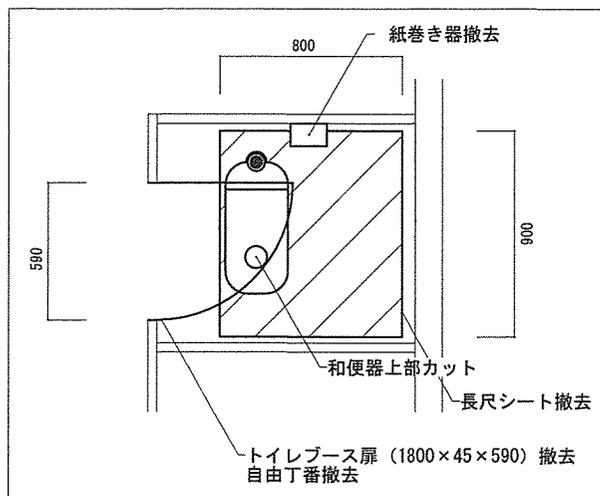

便所標準図（改修前） S=1/Non

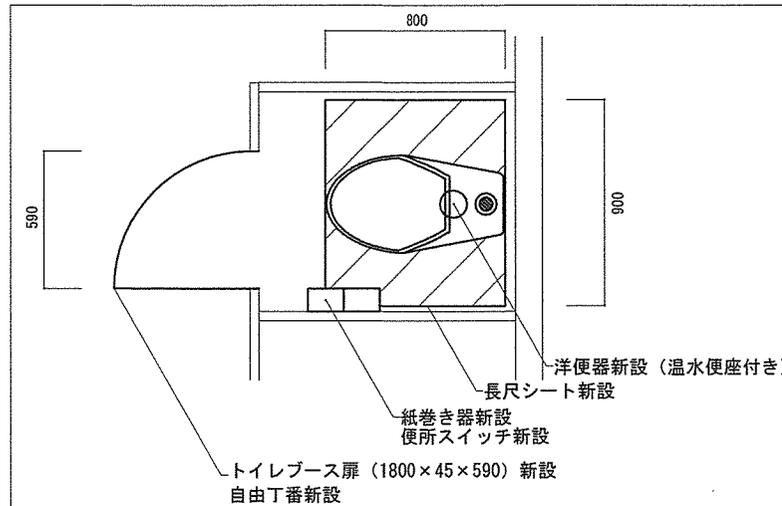


便所標準図（改修後） S=1/Non

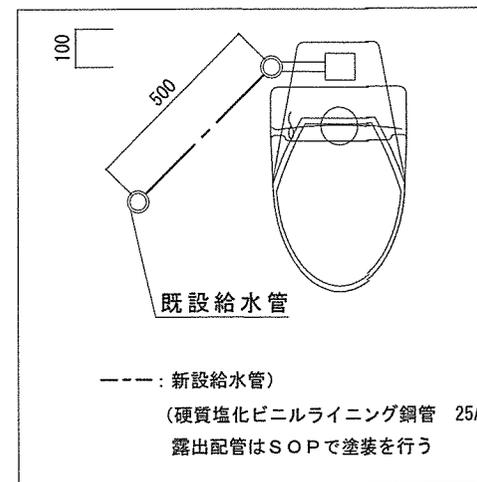


給水管平面図（改修後） S=1/20


件名	駐屯地便所改修工事	縮尺	図示
種別	施工箇所③施工図	図面番号	13 / 36
	陸上自衛隊システム通信・サイバー学校総務部管理課	作成日	R7.5.26

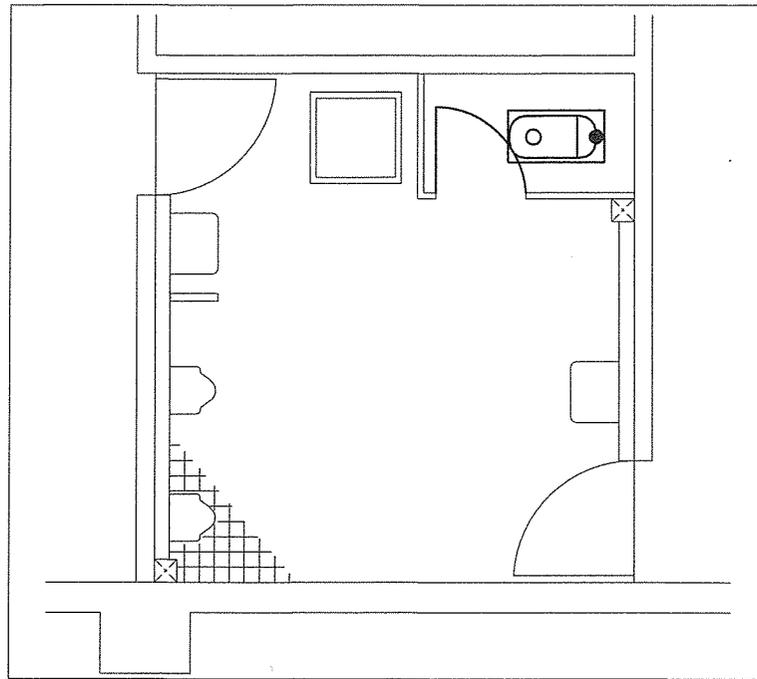


34号館施工箇所④平面図（改修前） S=1/50

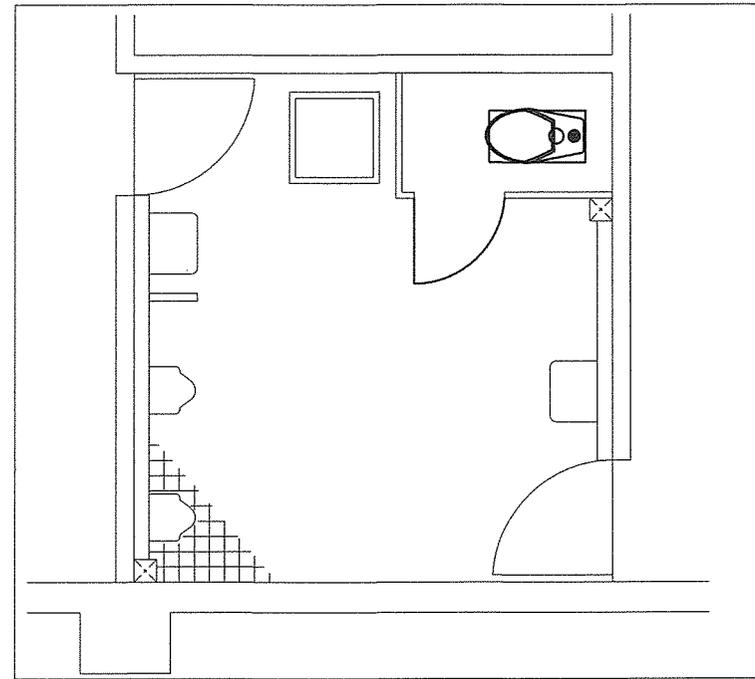

34号館施工箇所④平面図（改修後） S=1/50

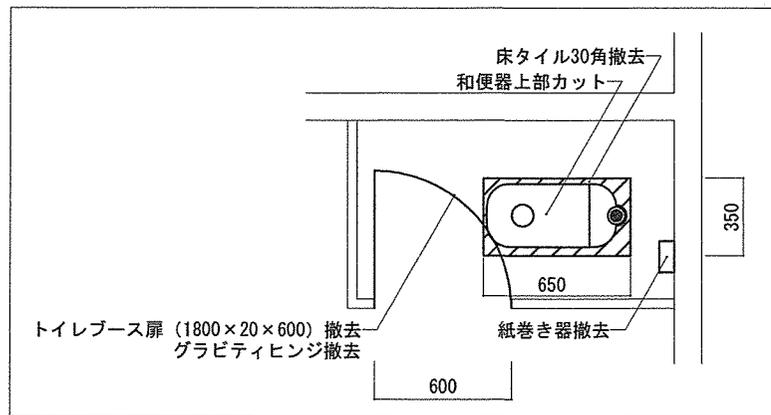


便所標準図（改修前） S=1/Non

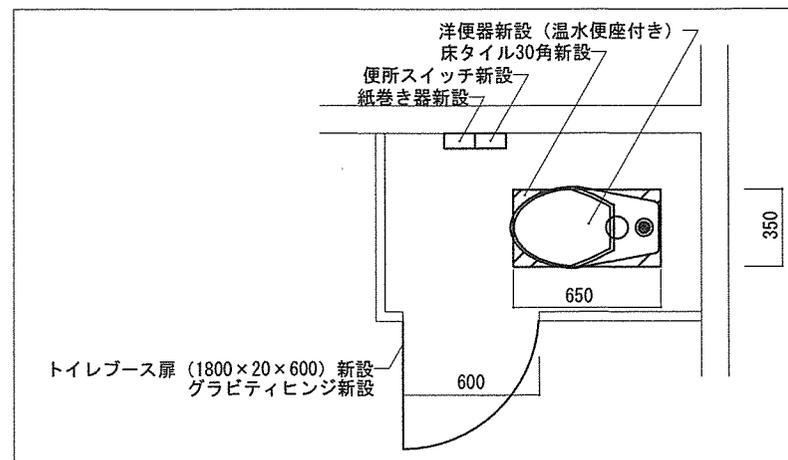


便所標準図（改修後） S=1/Non

※給水管・汚水管は既設と同じ位置


件名	駐屯地便所改修工事	縮尺	図示
種別	施工箇所④施工図	図面番号	14 / 36
	陸上自衛隊システム通信・サイバー学校総務部管理課	作成日	R7.5.26

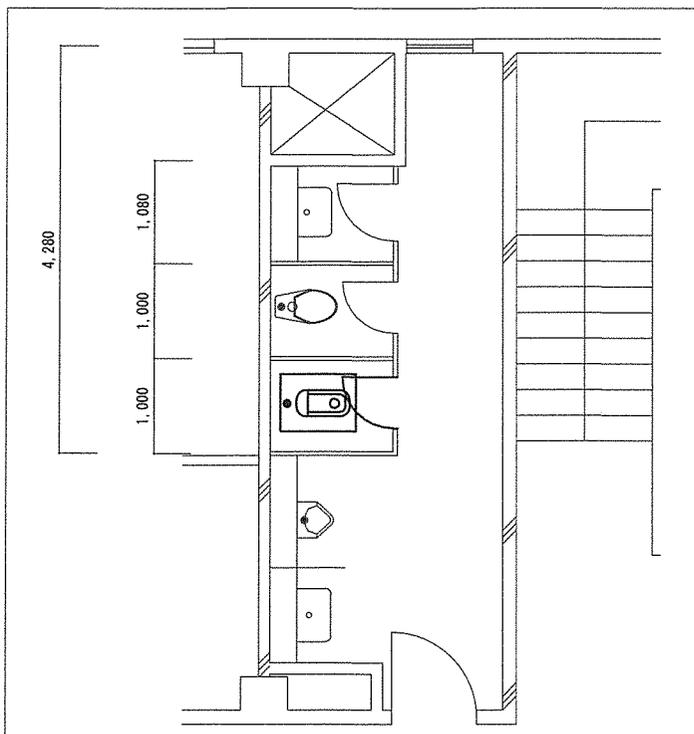


50号館施工箇所⑤平面図（改修前） S=1/80

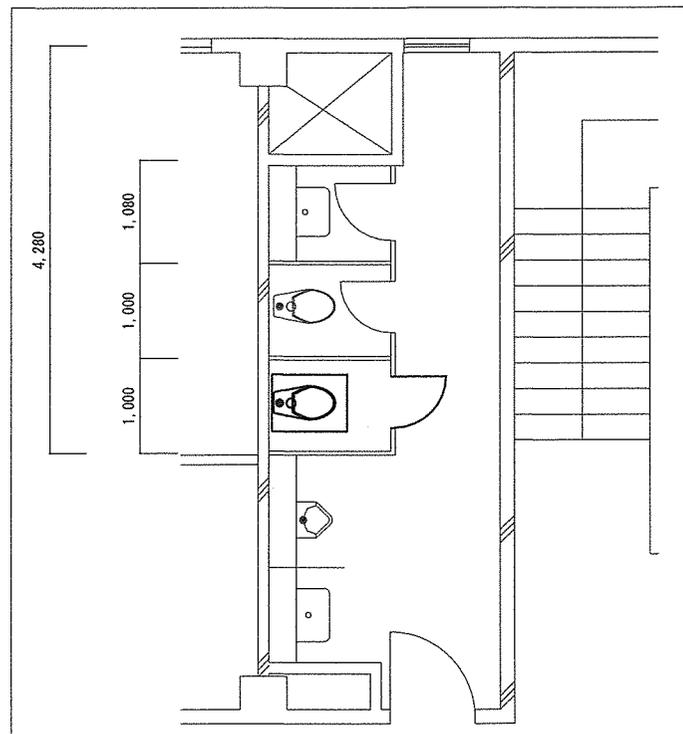

50号館施工箇所⑤平面図（改修後） S=1/80

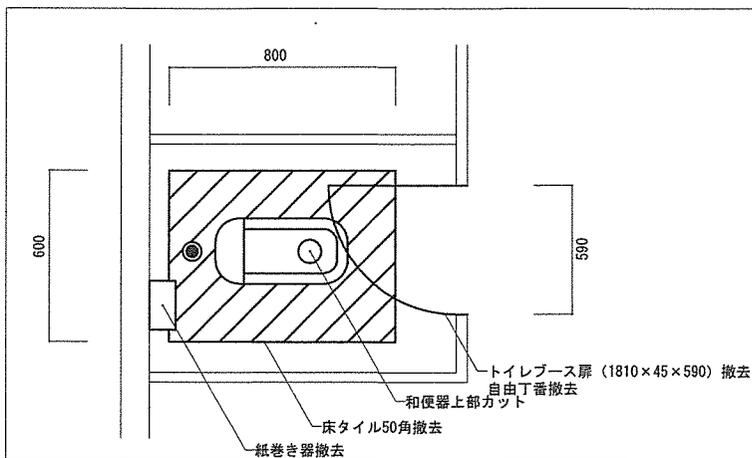


便所標準図（改修前） S = 1/Non

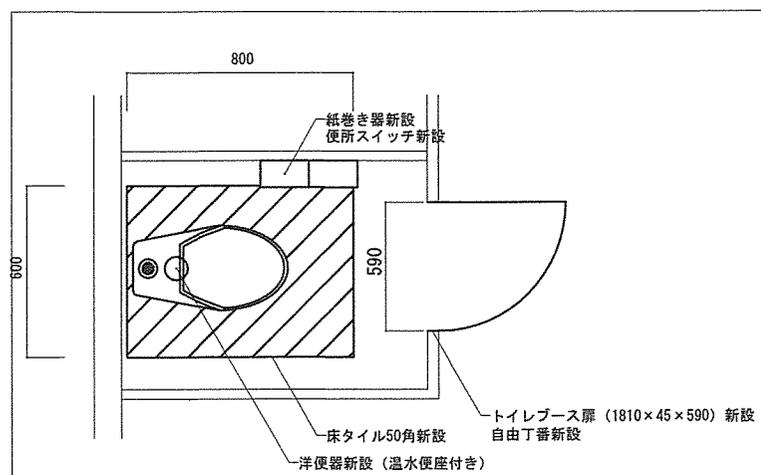


便所標準図（改修後） S = 1/Non

※給水管と汚水管は既設と同じ位置


件名	駐屯地便所改修工事	縮尺	図示
種別	施工箇所⑤施工図	図面番号	15 / 36
	陸上自衛隊システム通信・サイバー学校総務部管理課	作成日	R7.5.26

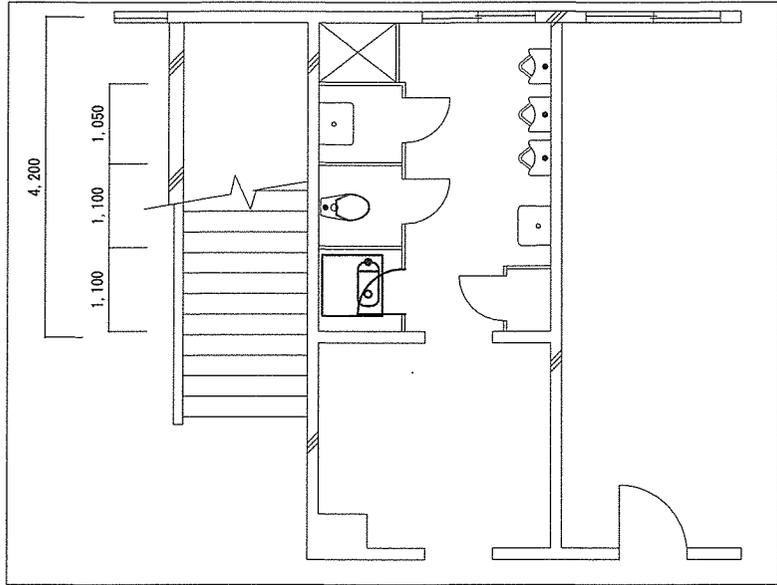


90号館施工箇所⑥平面図（改修前）

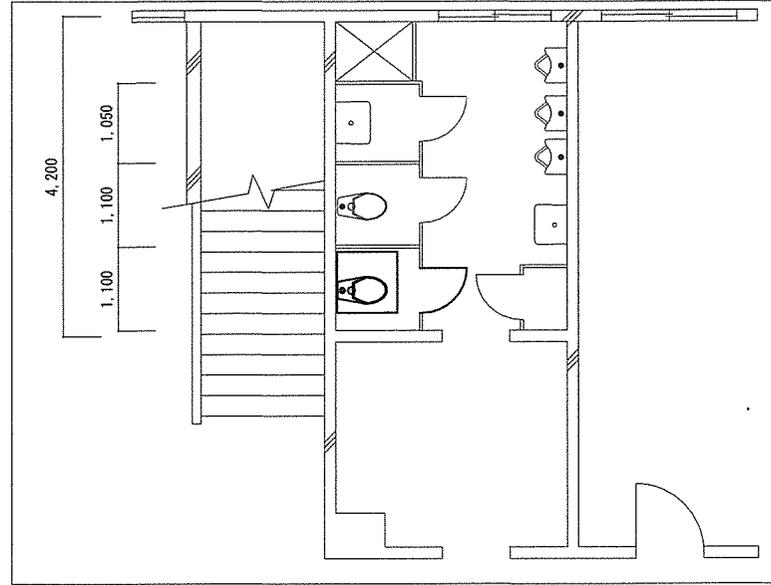


90号館施工箇所⑥平面図（改修後）

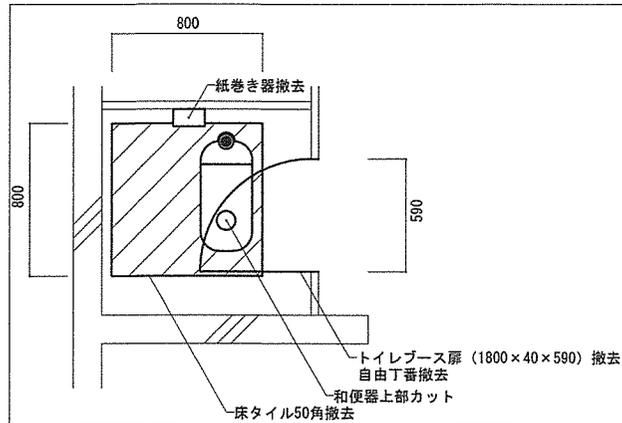

便所標準図（改修前） S=1/Non

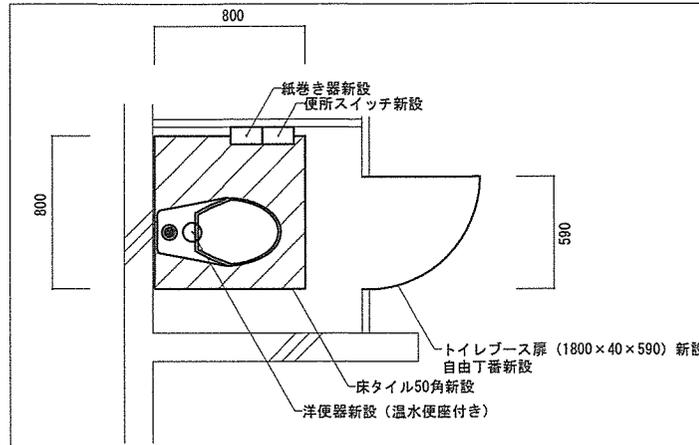


便所標準図（改修後） S=1/Non

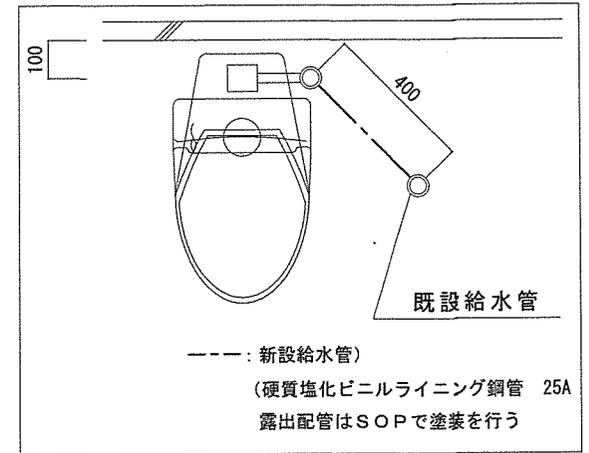


給水管平面図（改修後） S=1/20


件名	駐屯地便所改修工事	縮尺	図示
種別	施工箇所⑥施工図	図面番号	16 / 36
陸上自衛隊システム通信・サイバー学校総務部管理課		作成日	R7.5.26

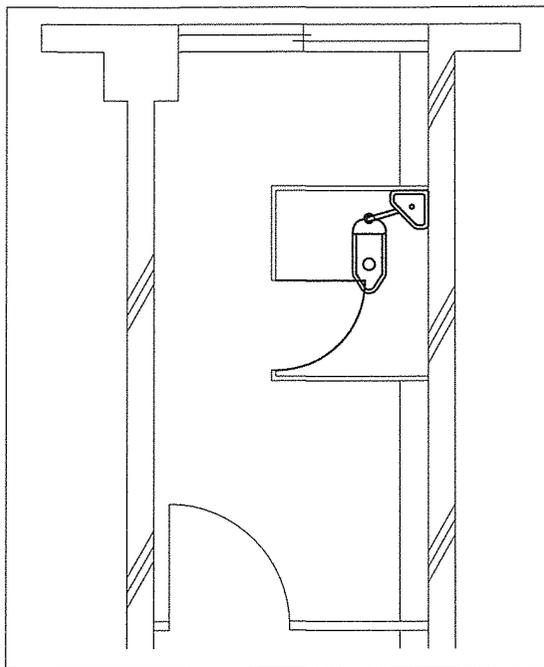


87号館施工箇所⑦平面図（改修前） S=1/50

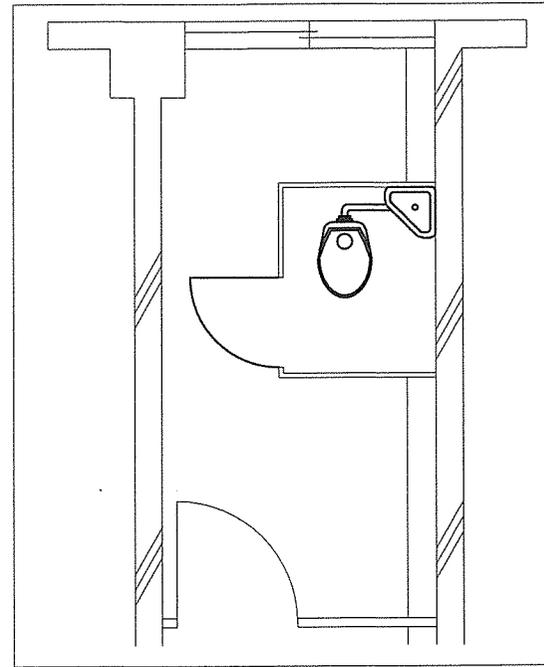

87号館施工箇所⑦平面図（改修後） S=1/50

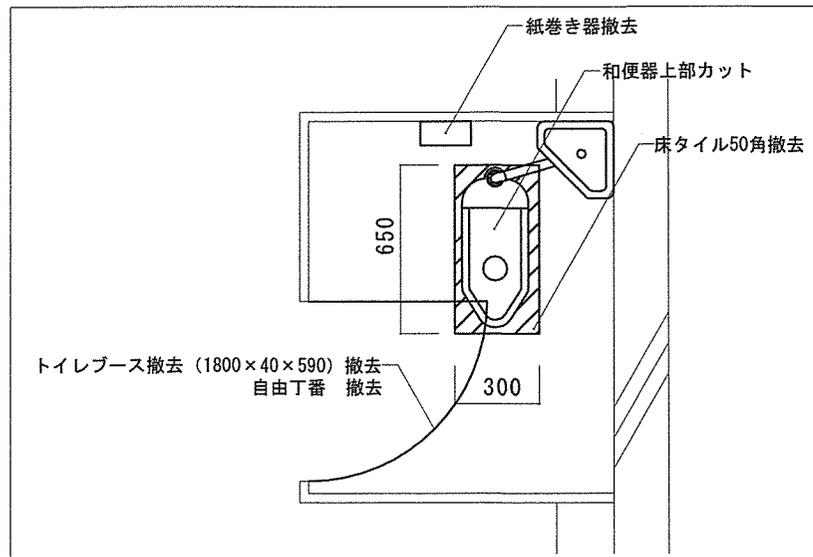


便所標準図（改修前） S=1/Non

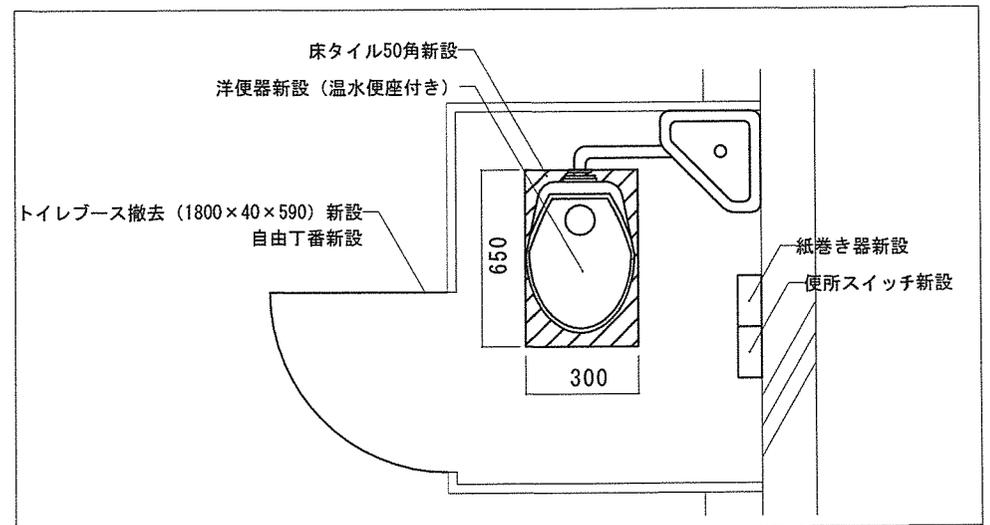


便所標準図（改修後） S=1/Non


件名	駐屯地便所改修工事	縮尺	図示
種別	施工箇所⑦施工図	図面番号	17 / 36
陸上自衛隊システム通信・サイバー学校総務部管理課		作成日	R7.5.26

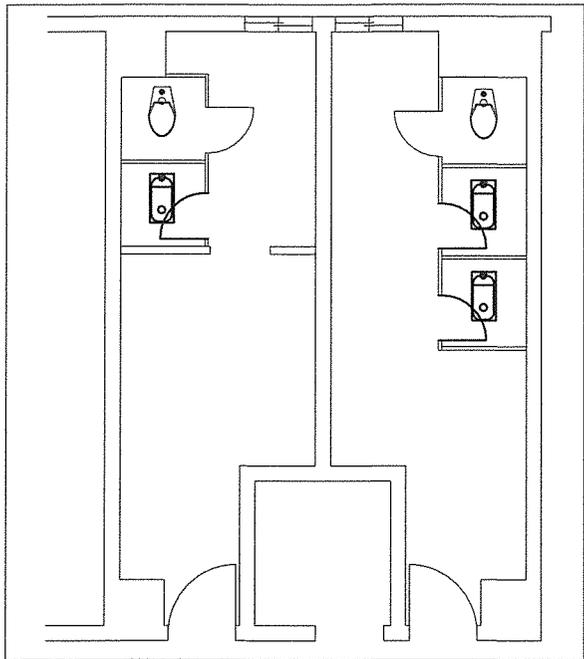

94号館施工箇所⑧-1、⑧-3平面図 (改修前) S : 1/100

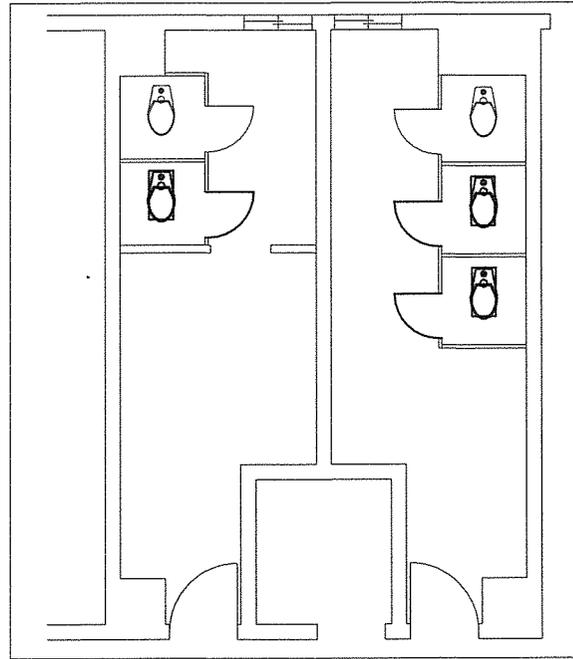


94号館施工箇所⑧-1、⑧-3平面図 (改修後) S : 1/100

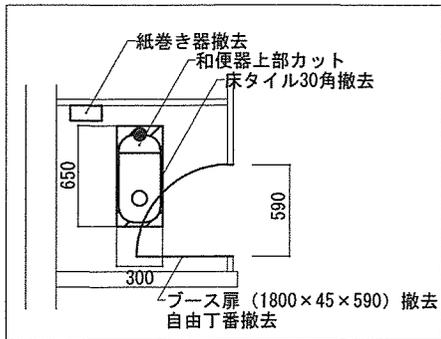


便所標準図 (改修前) S : 1/Non

× 2 箇所

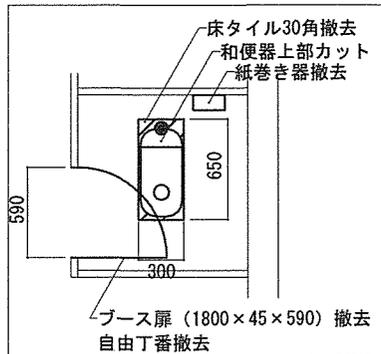


便所標準図 (改修前) S : 1/Non

× 4 箇所

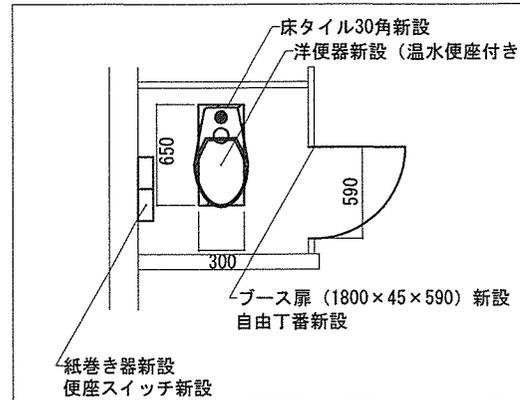

便所標準図 (改修前) S : 1/Non

× 2 箇所


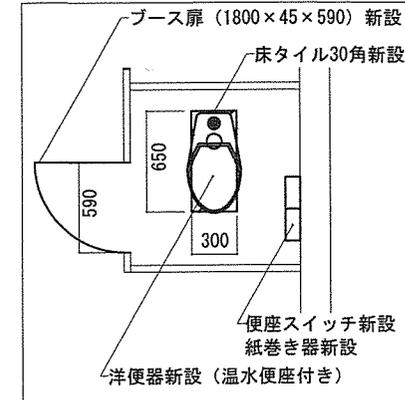


便所標準図 (改修前) S : 1/Non

× 4 箇所



※給水管・汚水管は既設と同じ位置

件名	駐屯地便所改修工事	縮尺	図示
種別	施工箇所⑧施工図	図面番号	18 / 36
	陸上自衛隊システム通信・サイバー学校総務部管理課	作成日	R7.5.26

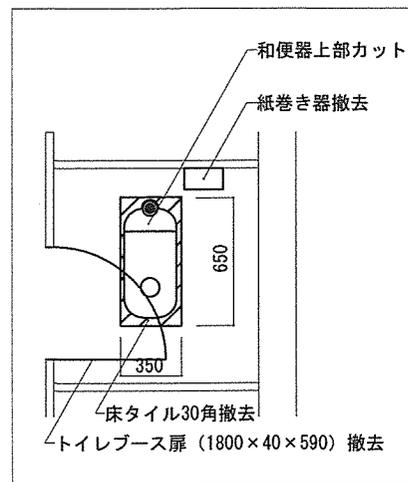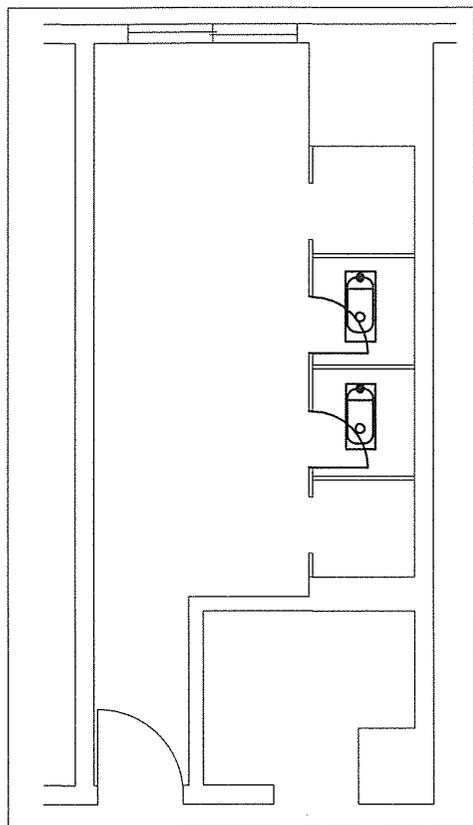

便所標準図 (改修前) S=1/Non
× 4 箇所

94号館施工箇所⑧-2, ⑧-4平面図 (改修前) S=1/80

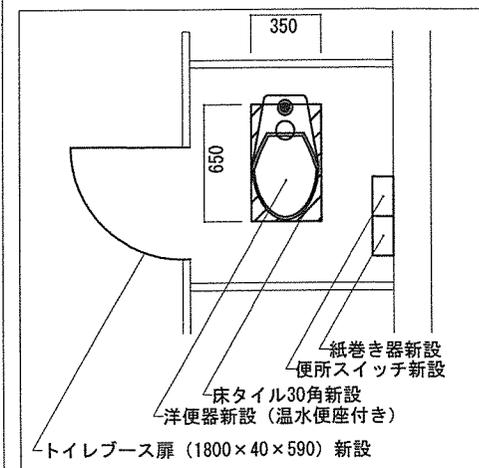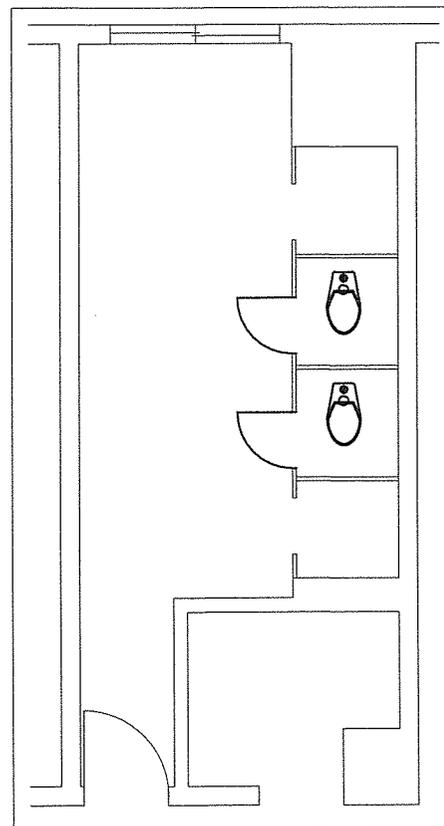


便所標準図 (改修後) S=1/Non
× 4 箇所


94号館施工箇所⑧-2, ⑧-4平面図 (改修後) S=1/80

※給水管・汚水管は既設と同じ位置


件名	駐屯地便所改修工事	縮尺		図示	
種別	施工箇所⑧施工図	図面番号	19/36		
陸上自衛隊システム通信・サイバー学校総務部管理課		作成日	R7.5.26		

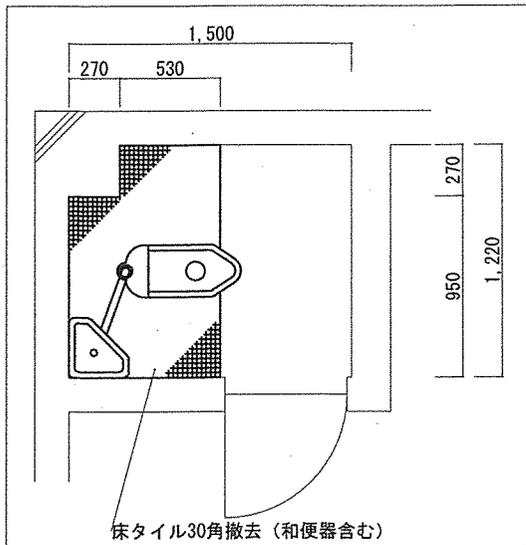


施工箇所⑨ 平面図 (改修前) S:1/40

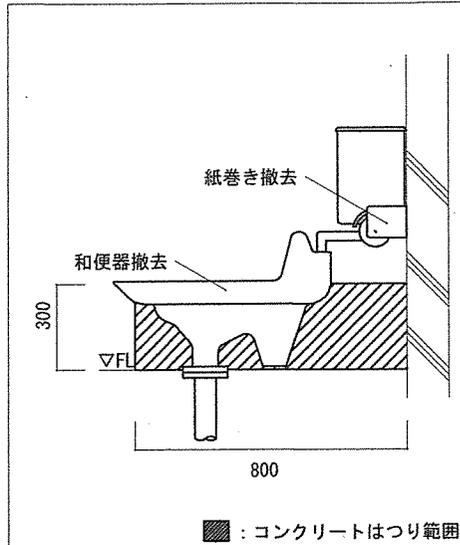


側面図 S:1/Non

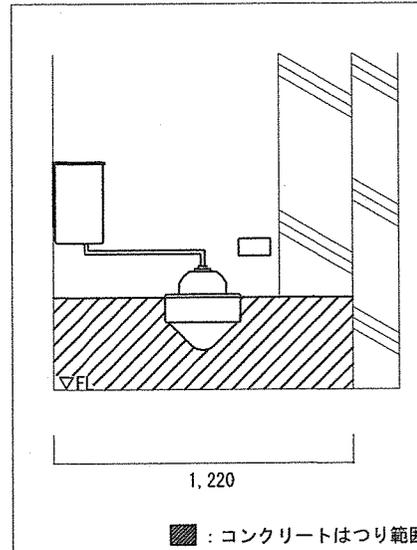


正面図 S:1/Non

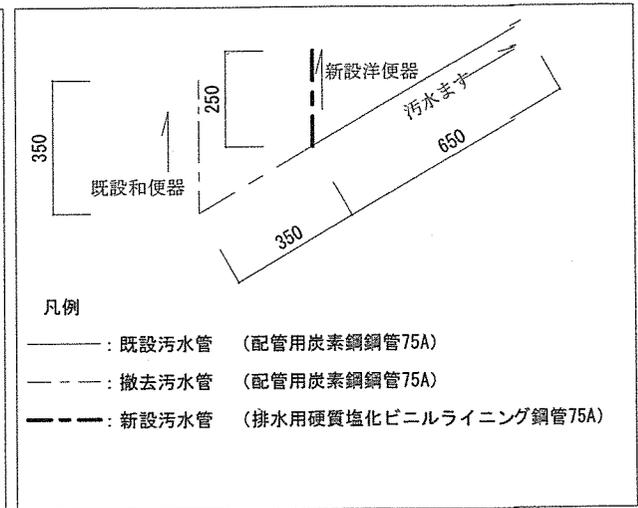


配管系統図 S:1/20

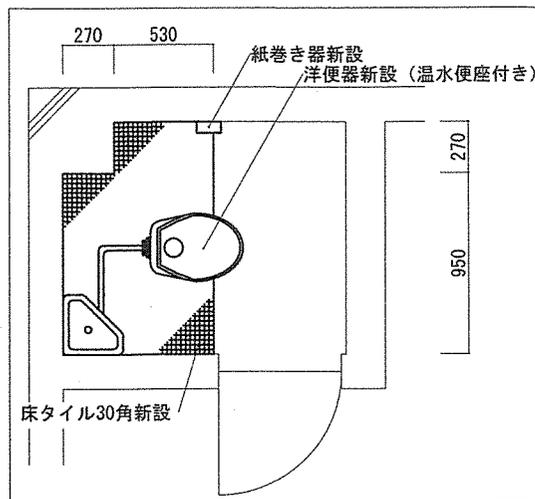

施工箇所⑨ 平面図 (改修後) S:1/40

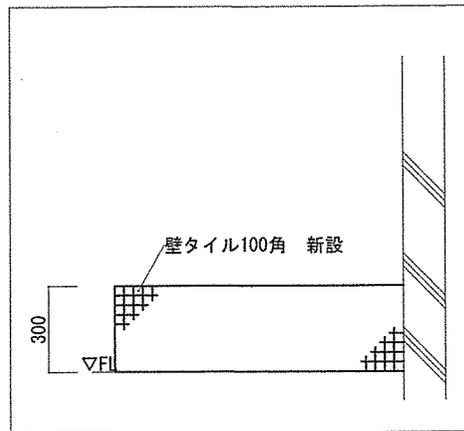


側面図 S:1/Non

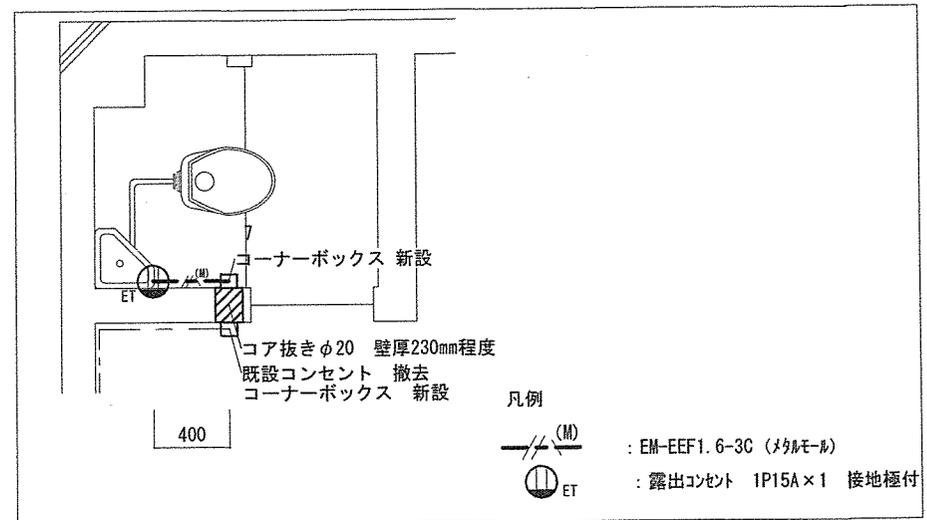


施工箇所⑨ 電気設備図


件名	駐屯地便所改修工事	縮尺	図示
種別	施工箇所⑨ 施工図	図面番号	20/36
陸上自衛隊システム通信・サイバー学校総務部管理課		作成日	R7.5.26

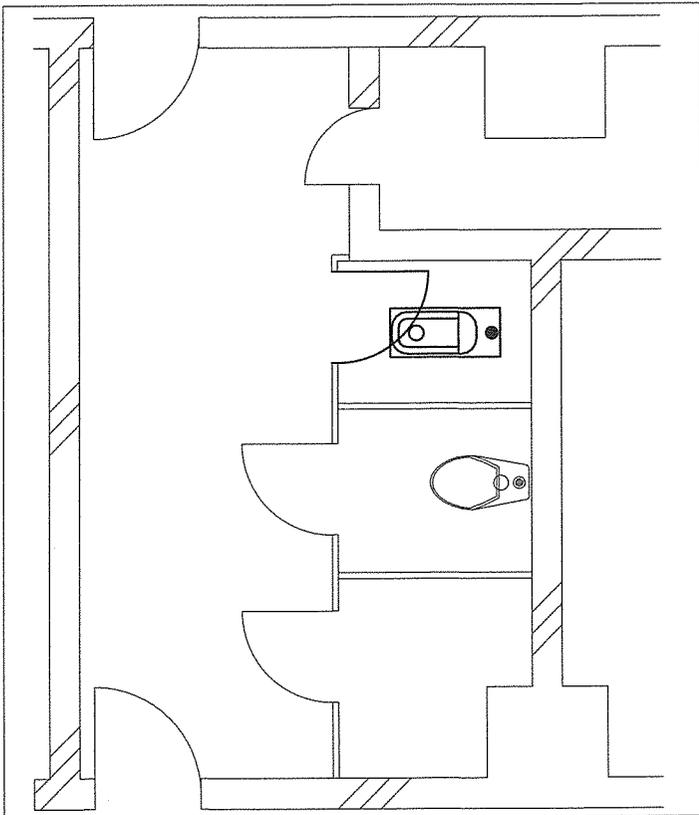


100号館施工箇所⑩-1平面図（改修前） S=1/50

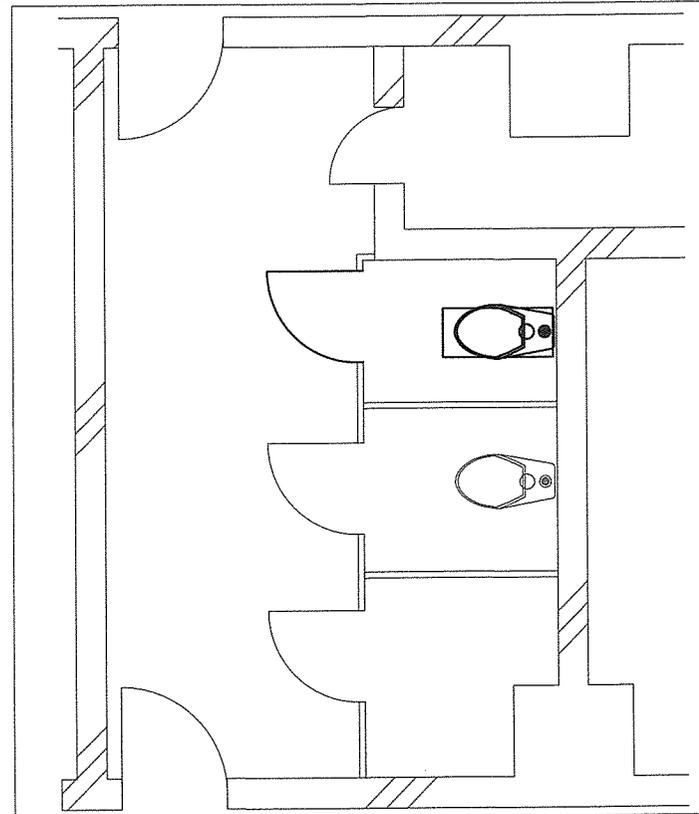

100号館施工箇所⑩-1平面図（改修後） S=1/50

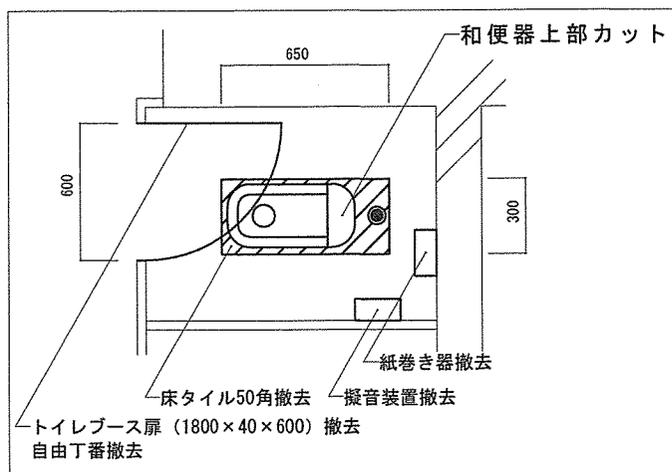


便所標準図（改修前） S=1/Non

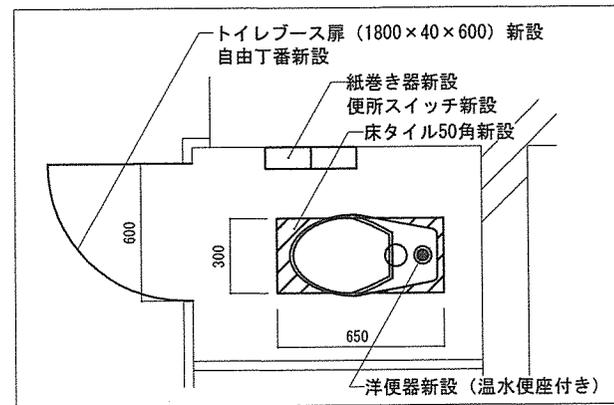


便所標準図（改修後） S=1/Non

※給水管・汚水管は既設と同じ位置


件名	駐屯地便所改修工事	縮尺	図示
種別	施工箇所⑩施工図	図面番号	21/36
陸上自衛隊システム通信・サイバー学校総務部管理課		作成日	R7.5.26

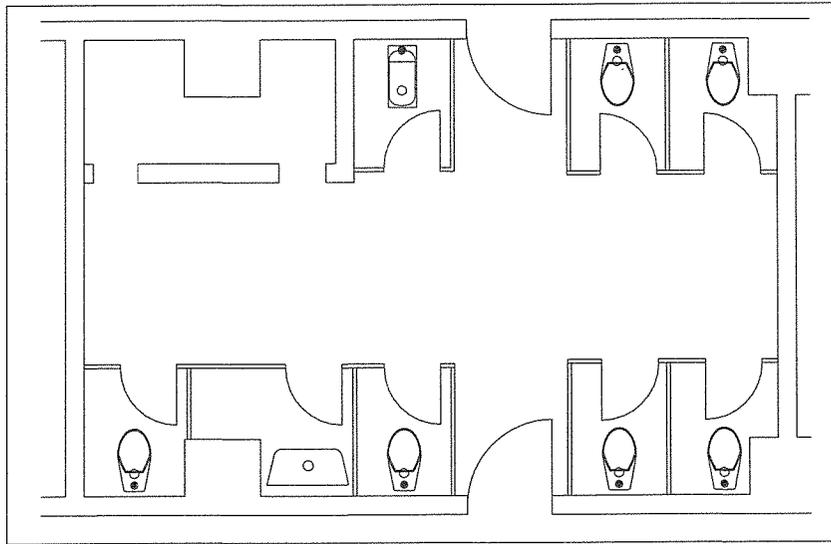


100号館施工箇所⑩-2、⑩-3平面図（改修後） S=1/80

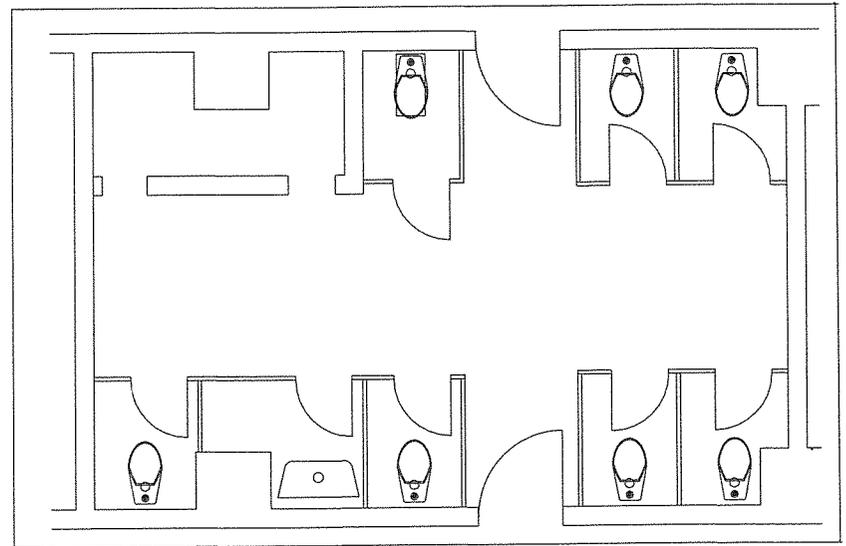

100号館施工箇所⑩-2、⑩-3平面図（改修後） S=1/80

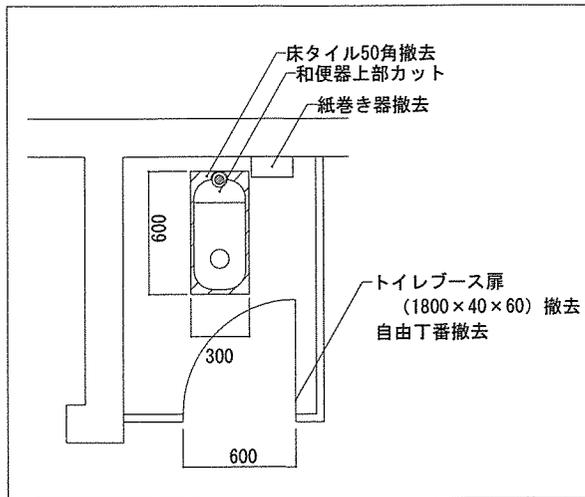


便所標準図（改修前） S=1/Non
×2箇所

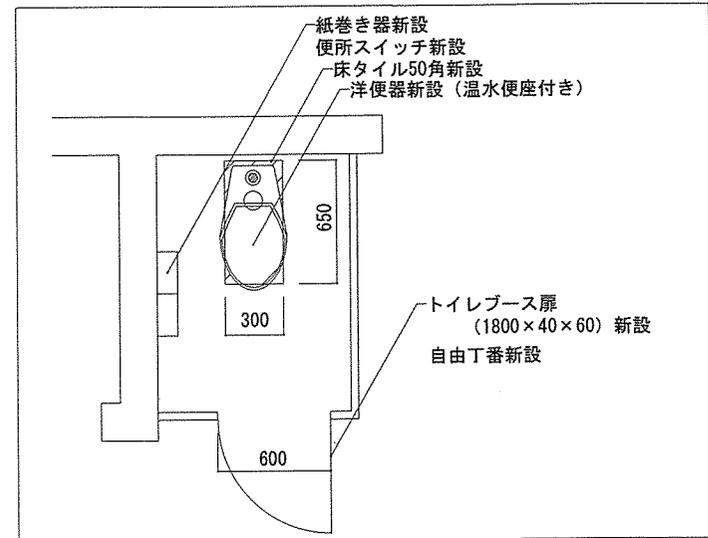


便所標準図（改修後） S=1/Non
×2箇所

※給水管・汚水管は既設と同じ位置


件名	駐屯地便所改修工事	縮尺	図示
種別	施工箇所⑩施工図	図面番号	22 / 36
	陸上自衛隊システム通信・サイバー学校総務部管理課	作成日	R7.5.26

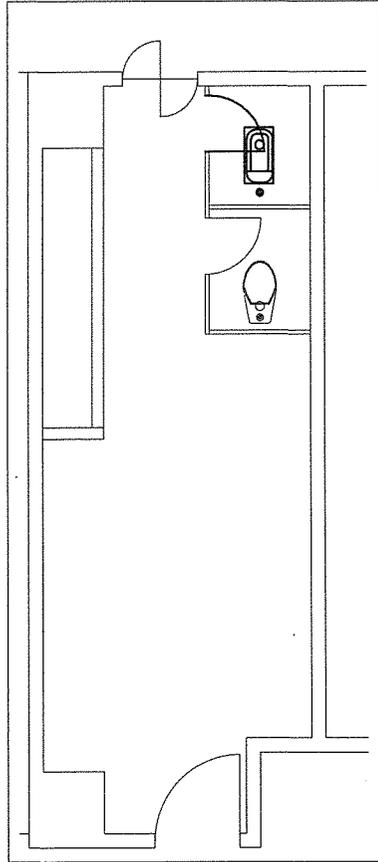


104号館施工箇所①-1平面図（改修前） S=1/80

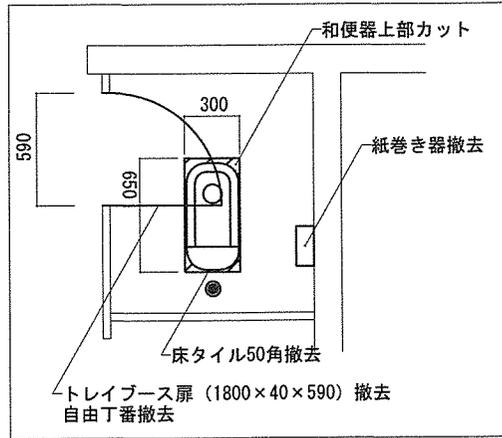

便所標準図（改修前） S=1/Non

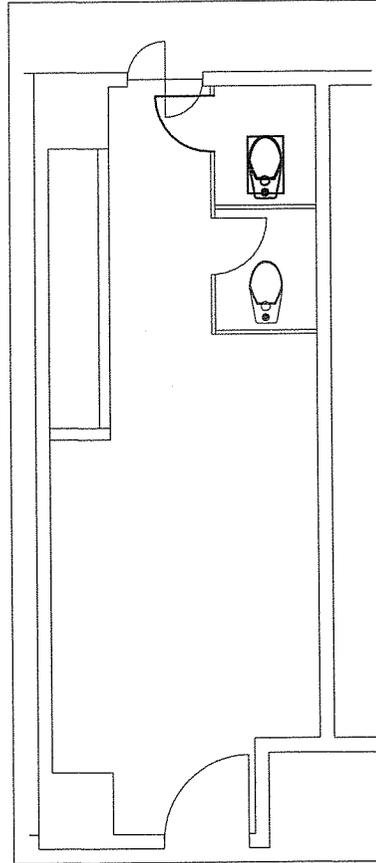



104号館施工箇所①-1平面図（改修後） S=1/80

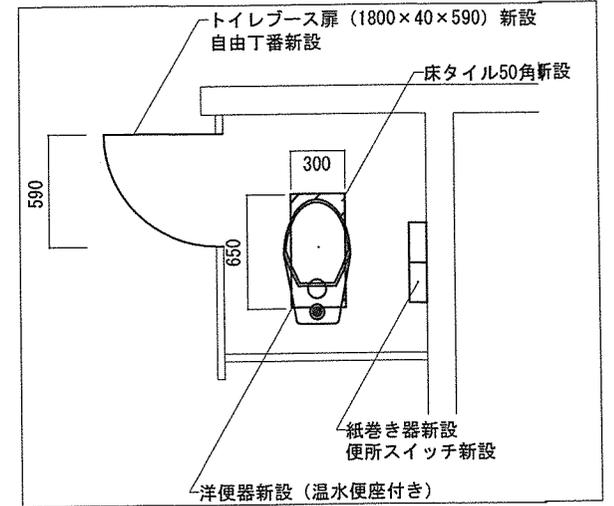



便所標準図（改修後） S=1/Non

※給水管・汚水管は既設と同じ位置

件名	駐屯地便所改修工事	縮尺	図示
種別	施工箇所①施工図	図面番号	23 / 36
陸上自衛隊システム通信・サイバー学校総務部管理課		作成日	R7.5.26

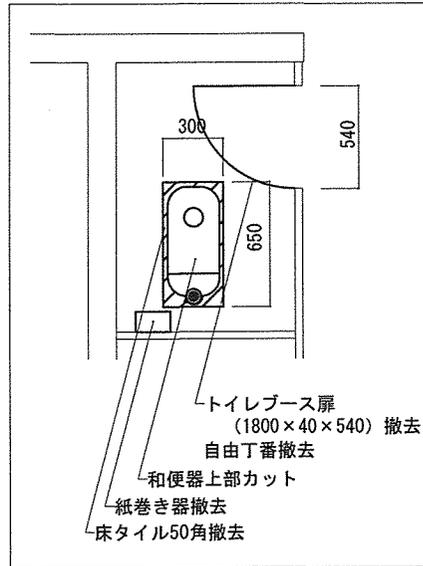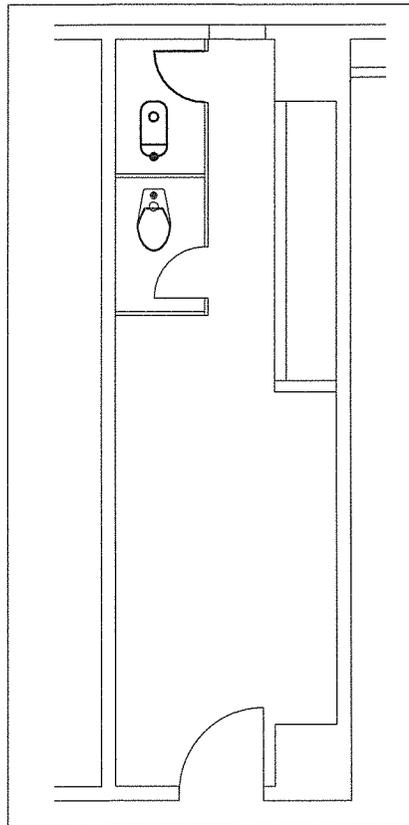

便所標準図 (改修前) S=1/Non

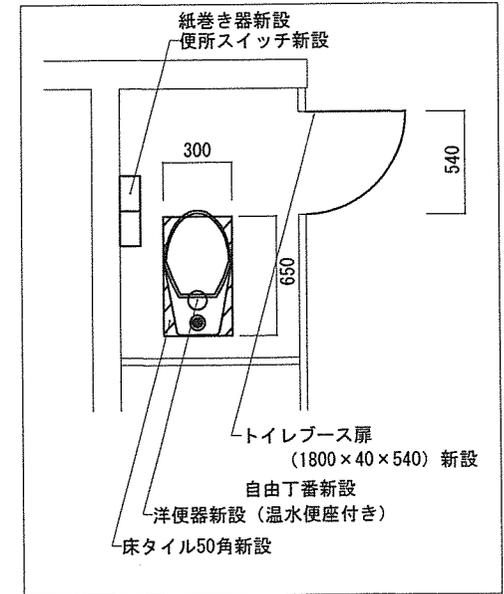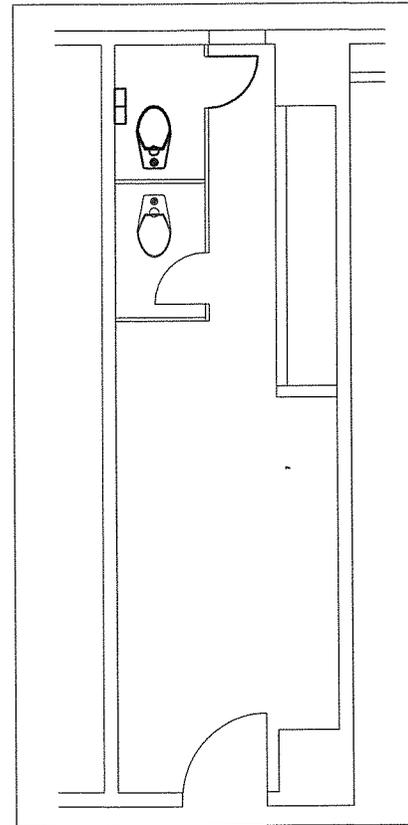



便所標準図 (改修後) S=1/Non

104号館施工箇所⑪-2、⑪-4、⑪-6平面図 (改修前) S=1/80



104号館施工箇所⑪-2、⑪-4、⑪-6平面図 (改修後) S=1/80

※給水管・汚水管は既設と同じ位置

件名	駐屯地便所改修工事	縮尺	図示
種別	施工箇所⑪施工図	図面番号	24 / 36
	陸上自衛隊システム通信・サイバー学校総務部管理課	作成日	R7.5.26

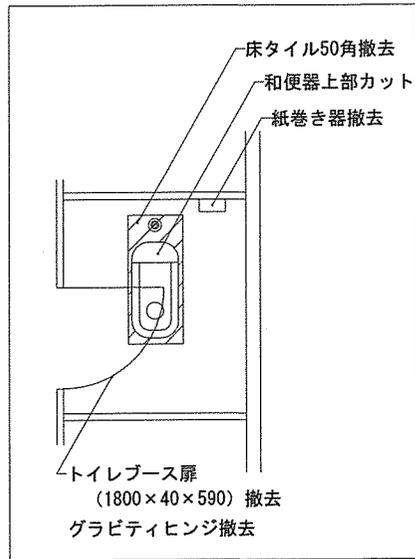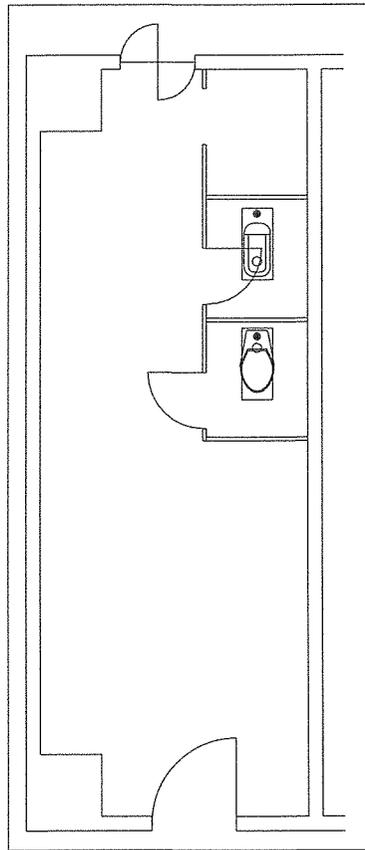

便所標準図 (改修前) S=1/Non
× 2 箇所

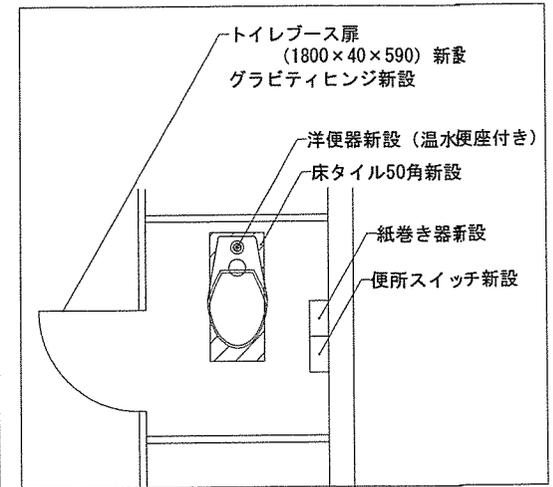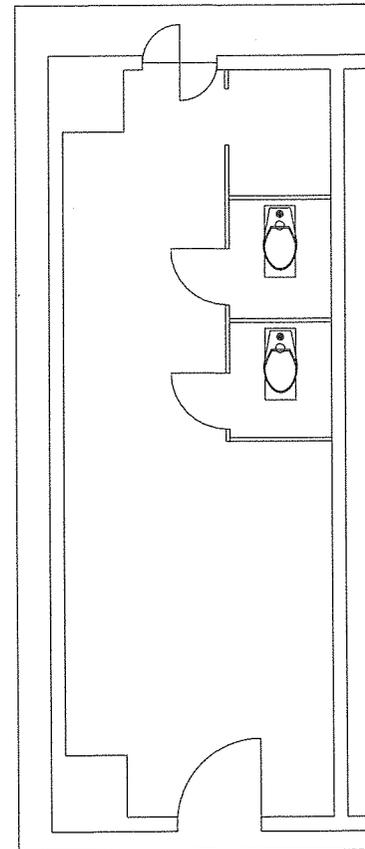


便所標準図 (改修後) S=1/Non
× 2 箇所

104号館施工箇所⑩-3、⑩-5平面図 (改修前) S=1/80


104号館施工箇所⑩-3、⑩-5平面図 (改修後) S=1/80

※給水管・汚水管は既設と同じ位置


件名	駐屯地便所改修工事	縮尺	図示
種別	施工箇所⑩施工図	図面番号	25 / 36
陸上自衛隊システム通信・サイバー学校総務部管理課		作成日	R7.5.26

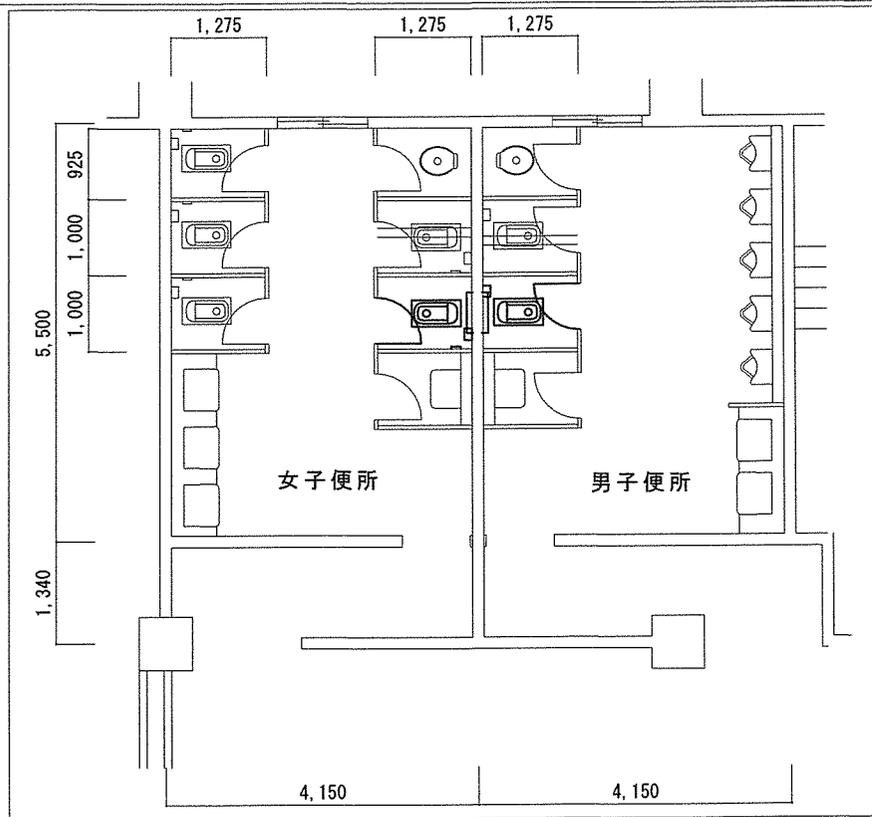


105号館施工箇所⑫平面図（改修前） S=1/100

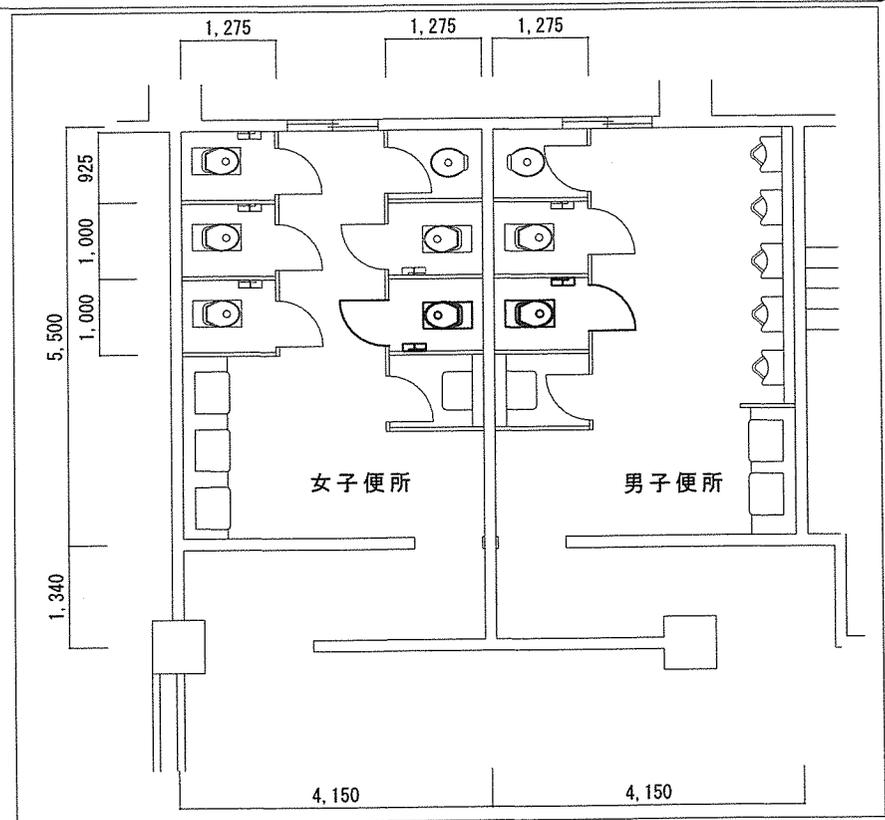


105号館施工箇所⑫平面図（改修後） S=1/100

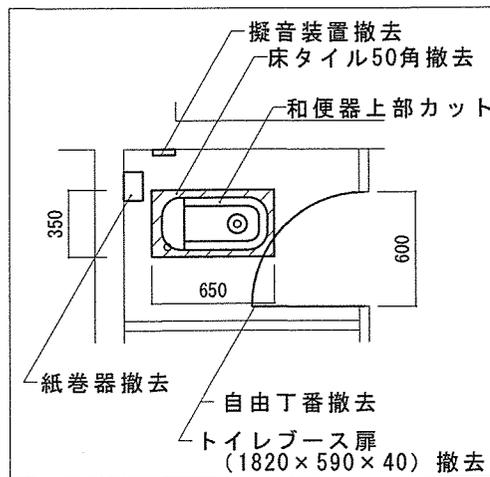

女子便所標準図（改修前） S=1/Non

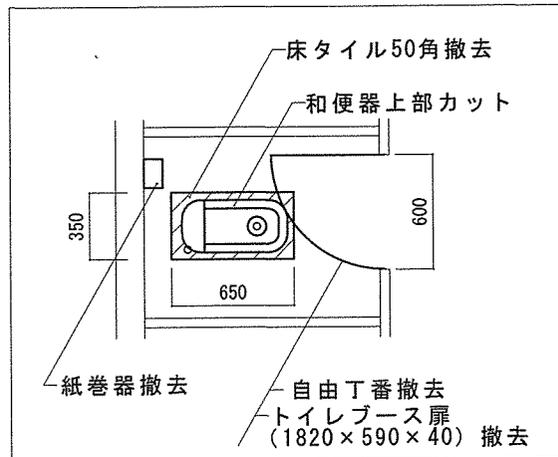


男子便所標準図（改修前） S=1/Non

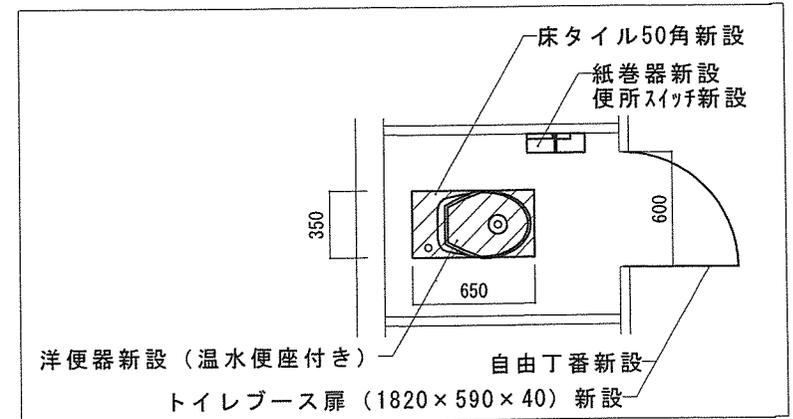

便所標準図（改修後） S=1/Non


※給水管・汚水管は既設と同じ位置

件名	駐屯地便所改修工事	縮尺	図示
種別	施工箇所⑫施工図	図面番号	26 / 36
陸上自衛隊システム通信・サイバー学校総務部管理課		作成日	R7.5.26

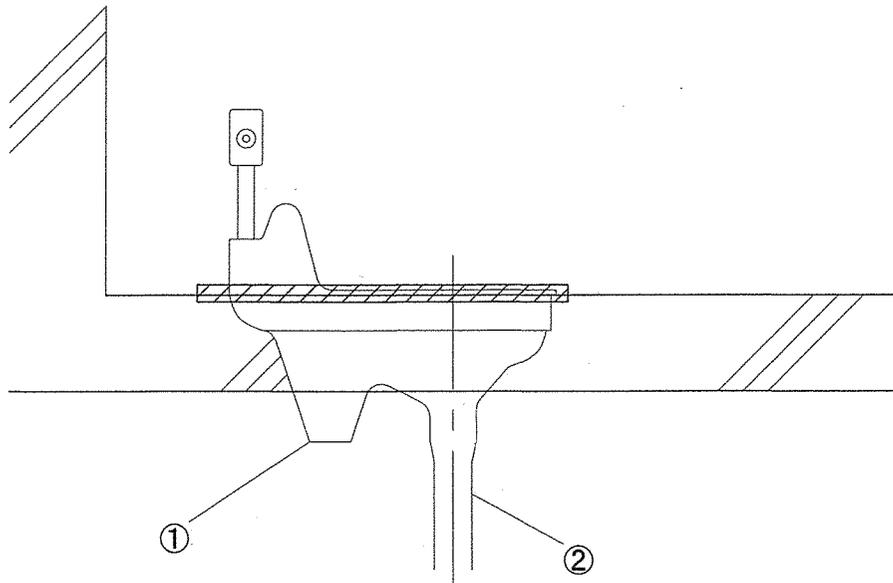

便器側面図（改修前）S：1/15


- ①：既設和便器
- ②：既設配管
- ▨：上部カット箇所

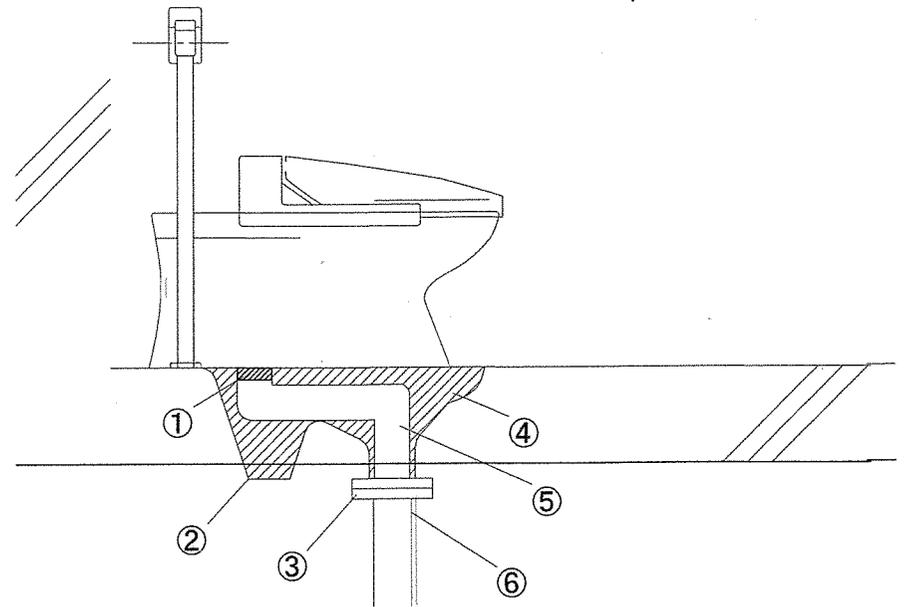


便器側面図（改修後）S：1/15

- ①：新設排水フランジ
- ②：既設和便器
- ③ 排水管接続部
- ④：モルタル
- ⑤：専用排水管
- ⑥：既設排水管


件名	駐屯地便所改修工事	縮尺	図示
種別	便所標準図	図面番号	27 / 36
陸上自衛隊システム通信・サイバー学校総務部管理課		作成日	R7.5.26

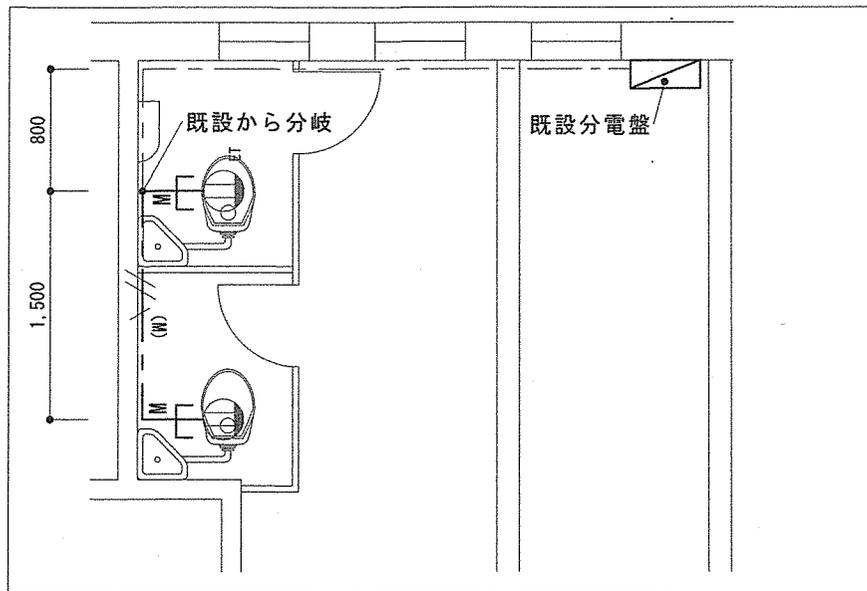

施工箇所①平面図 S:1/50

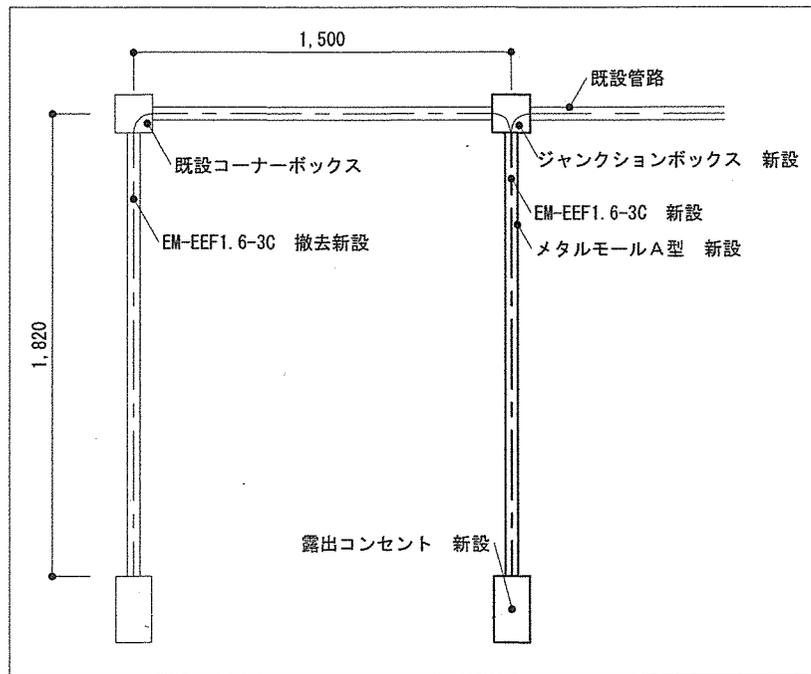

施工箇所①コンセント立下り図 S:1/30

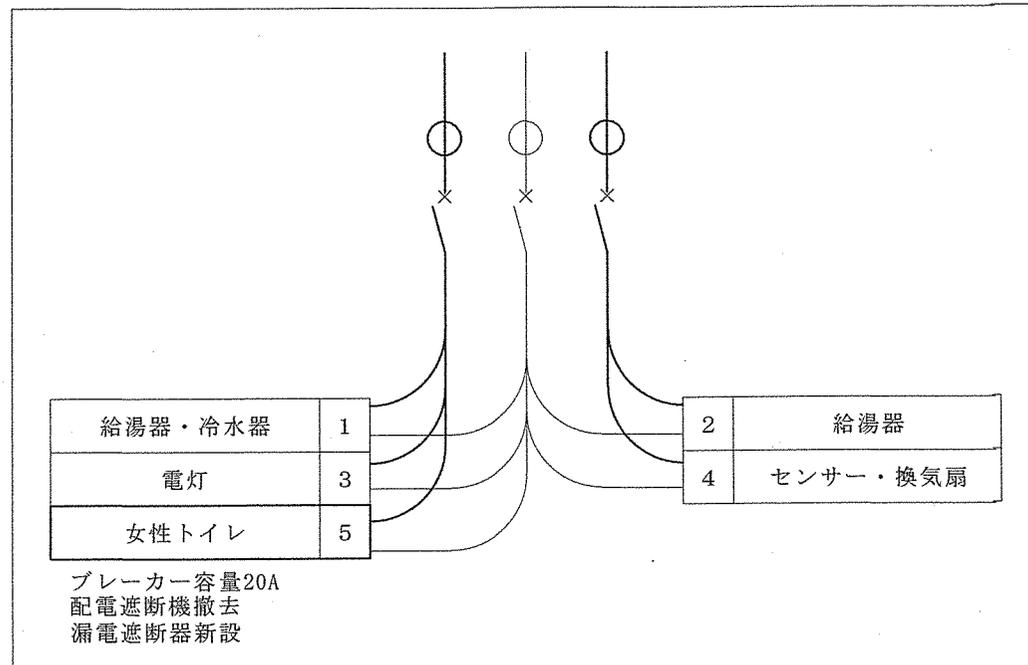

給湯器・冷水器	1	2	給湯器
電灯	3	4	センサー・換気扇
女性トイレ	5		


ブレーカー容量20A
配電遮断機撤去
漏電遮断器新設

分電盤図 S:1/30


凡例

- : EM-EEF1.6-3C (メタルモール)
- : 露出コンセント 1P15A x 1 接地極付
- : 引下部分 (メタルA型)


件名	駐屯地便所改修工事	縮尺	図示
種別	施工箇所①電気設備図	図面番号	28 / 36
陸上自衛隊システム通信・サイバー学校総務部管理課		作成日	R7.5.26

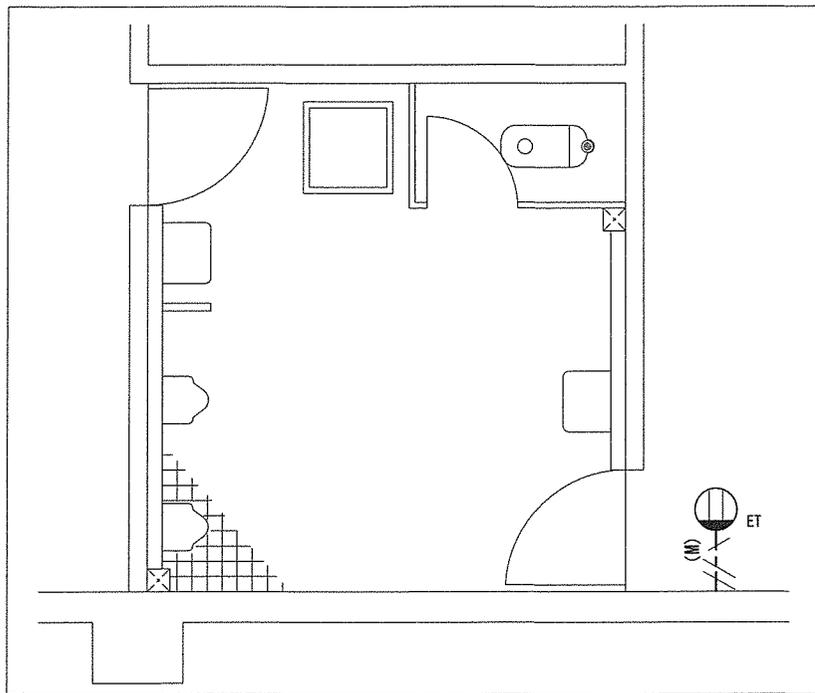


施工箇所④平面図 (改修前) S: 1/50

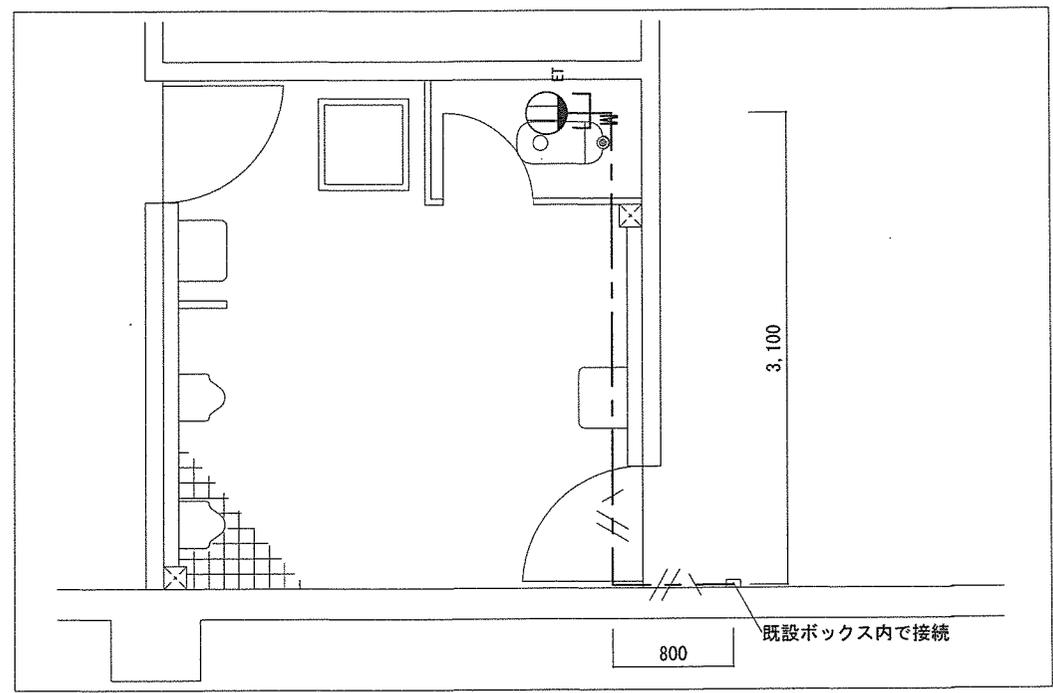

施工箇所④平面図 (改修後) S: 1/50

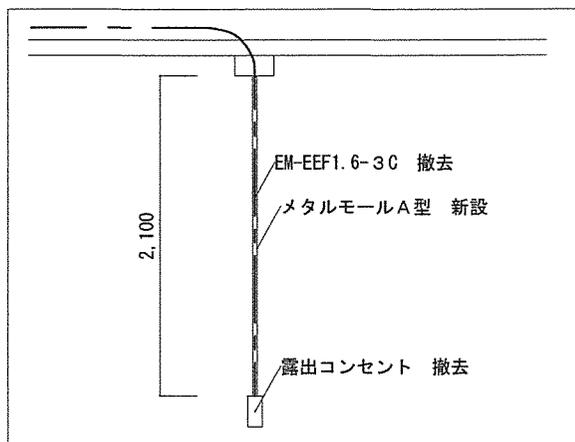


施工箇所④既設コンセント立下り図 S: 1/50

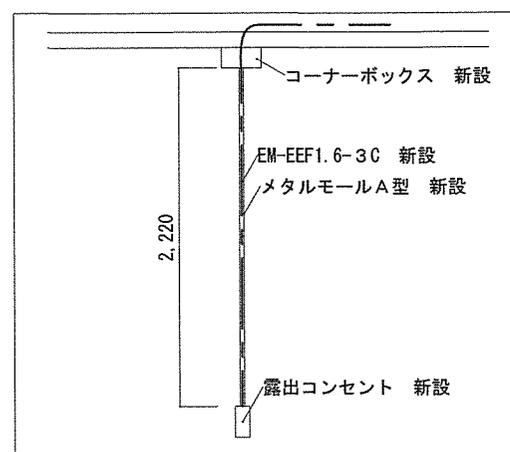


施工箇所④コンセント立下り図 S: 1/50

- 凡例
- (M) : EM-EEF1.6-3C (メタルモール)
 - ET : 露出コンセント 1P15A x 1 接地極付
 - : 引下部分 (メタルモールA型)
 - : EM-EEF1.6-3C (天井コトウシ)


件名	駐屯地便所改修工事	縮尺	図示
種別	施工箇所④ 電気設備図	図面番号	29 / 36
陸上自衛隊システム通信・サイバー学校総務部管理課		作成日	R7.5.26

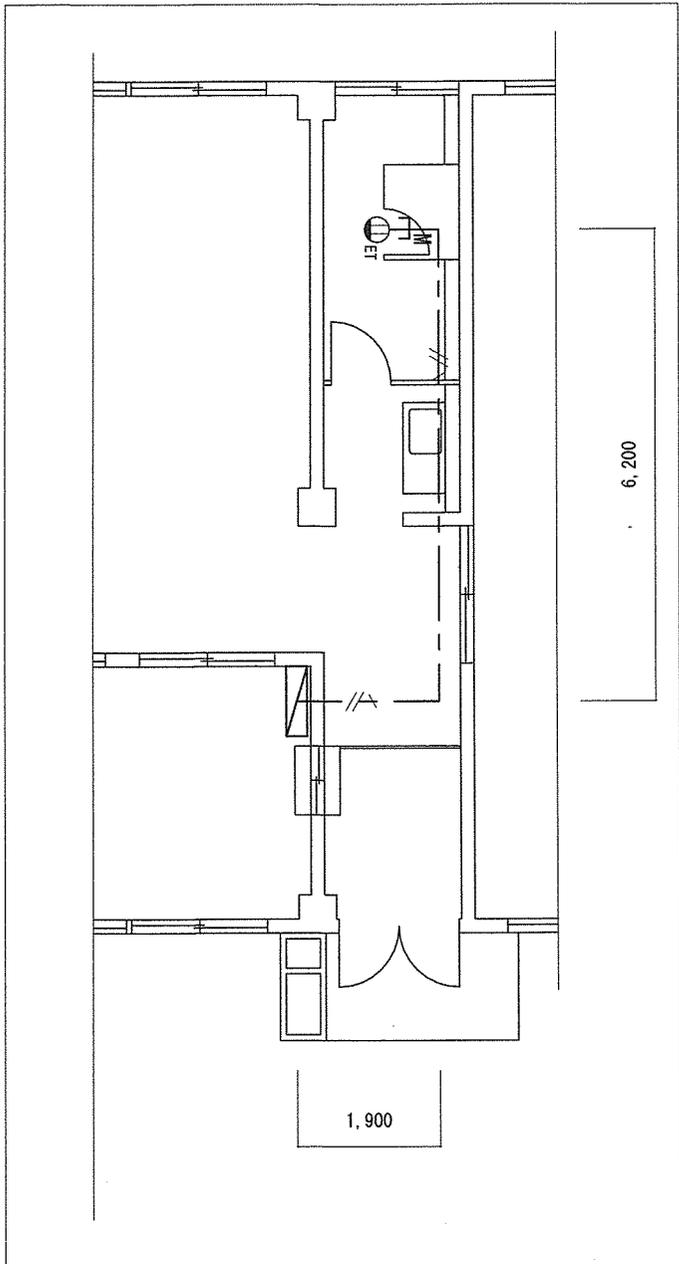


施工箇所⑦電気設備図 S:1/100

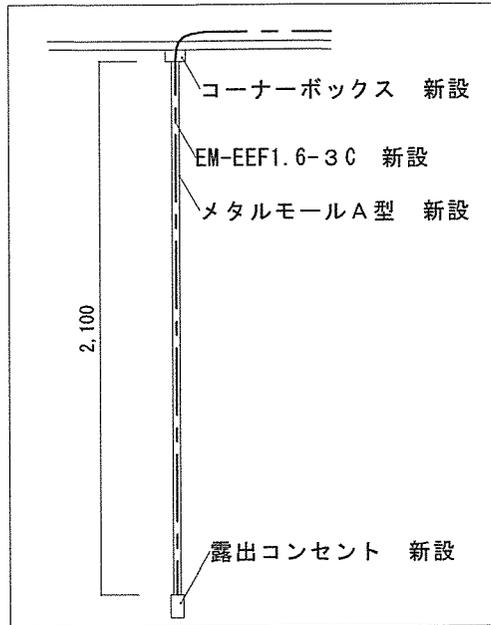

コンセント立下り図 S:1/30

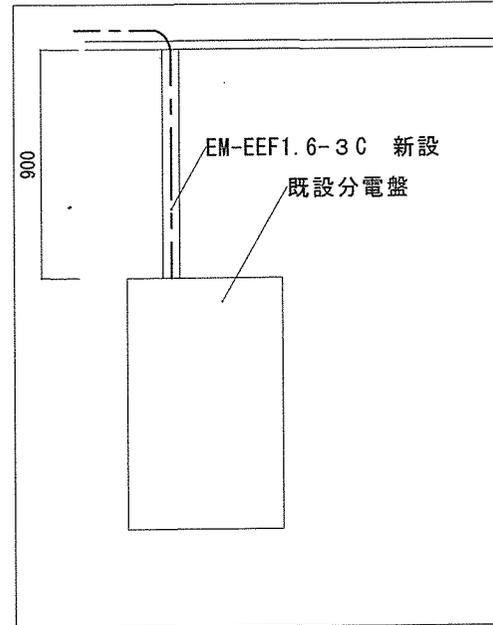


分電盤立上り図 S:1/30

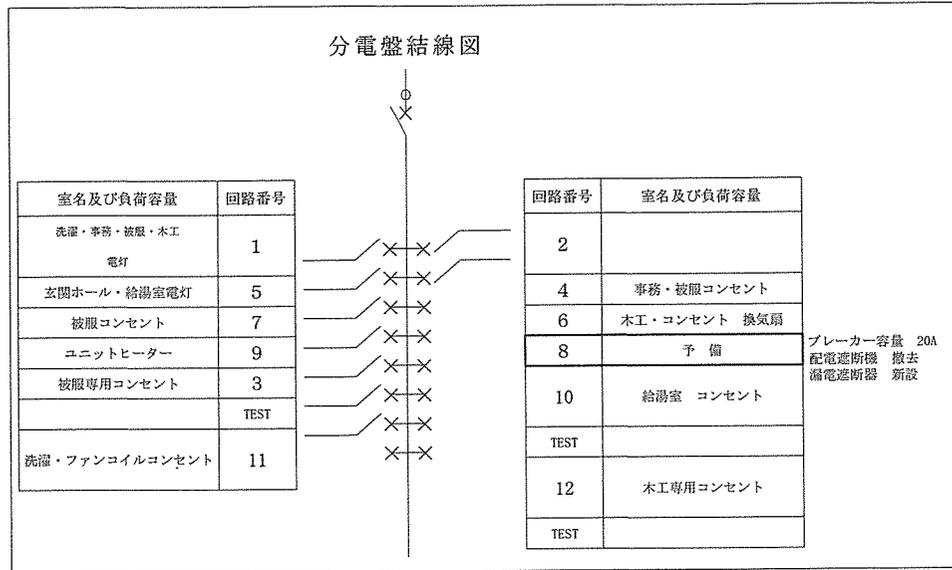


分電盤図 S:1/Non

- 凡例
- ET : 露出コンセント 1P15A×1 接地極付
 - : 引下部分 (メタルモールA型)
 - : EM-EEF1.6-3C (天井取付)


件名	駐屯地便所改修工事	縮尺	図示
種別	施工箇所⑦ 電気設備図	図面番号	30 / 36
陸上自衛隊システム通信・サイバー学校総務部管理課		作成日	R7.5.26

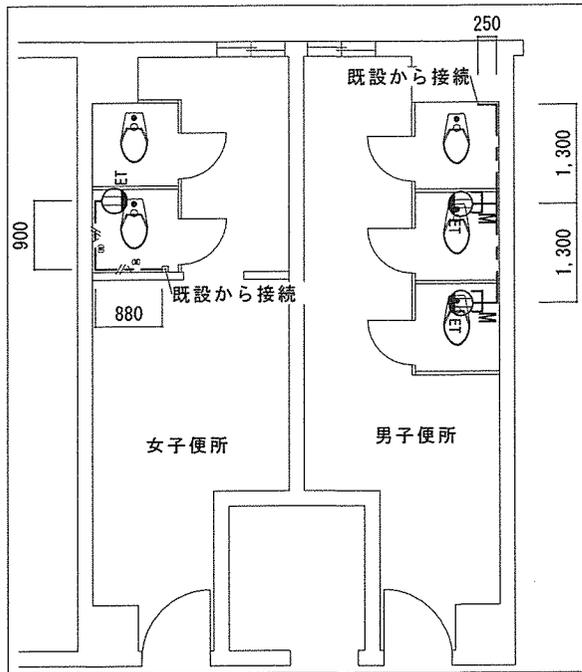


施工箇所⑧-1平面図 S:1/100

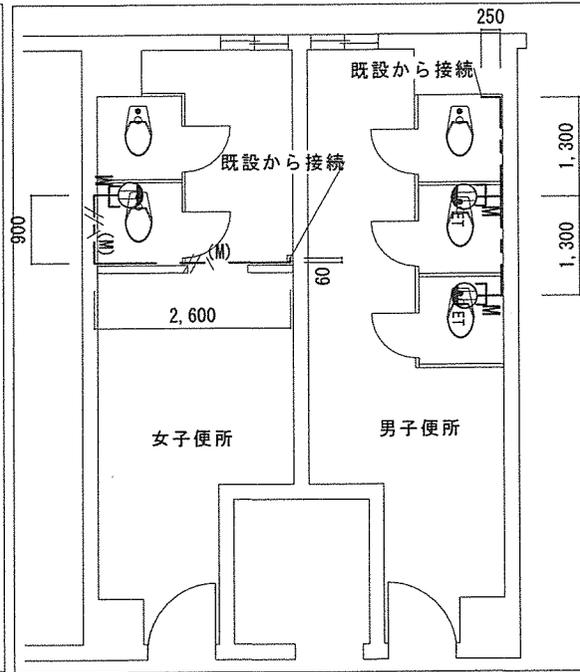


施工箇所⑧-3平面図 S:1/100

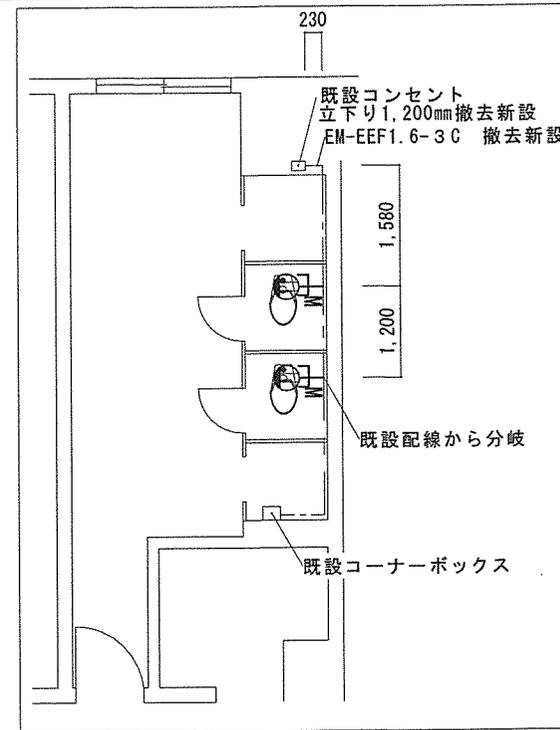


施工箇所⑧-2、⑧-4平面図 S:1/100

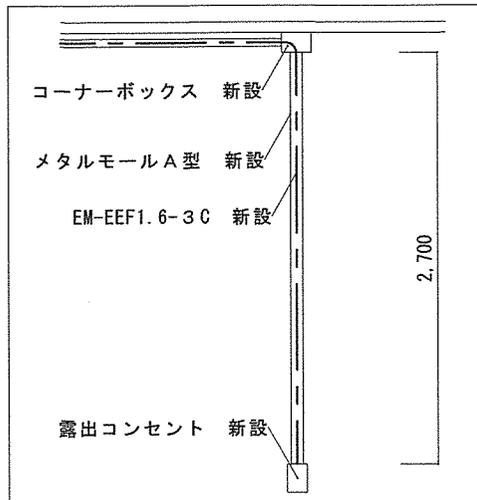

施工箇所⑧-1,3男子便所 コンセント立下り図 S:1/50

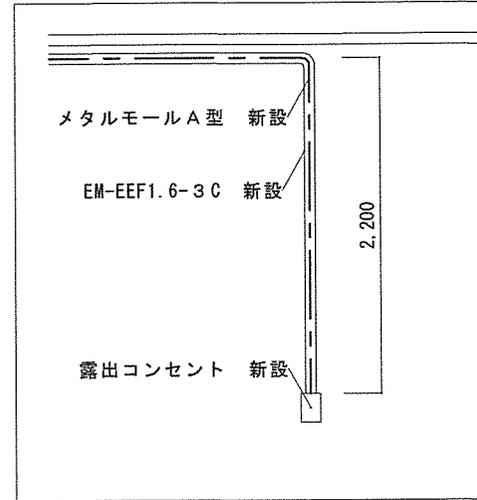

施工箇所⑧-3女子便所 コンセント立下り図 S:1/50

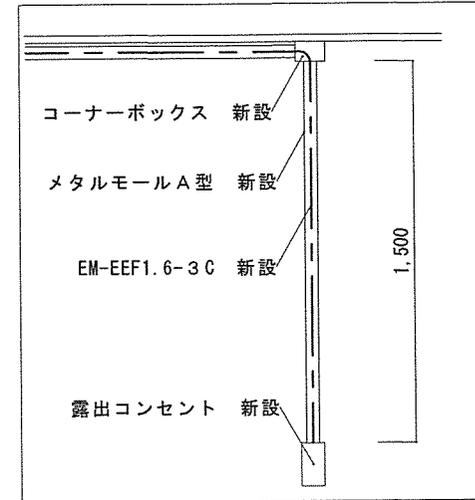


施工箇所⑧-2,4 コンセント立下り図 S:1/30

- 凡例
- : EM-EEF1.6-3C (メタルモール)
 - : 露出コンセント 1P15A×1 接地極付
 - : 引下部分 (メタルモール型)


件名	駐屯地便所改修工事	縮尺	図示
種別	施工箇所⑧ 電気設備図	図面番号	31 / 36
陸上自衛隊システム通信・サイバー学校総務部管理課		作成日	R7.5.26

分電盤結線図

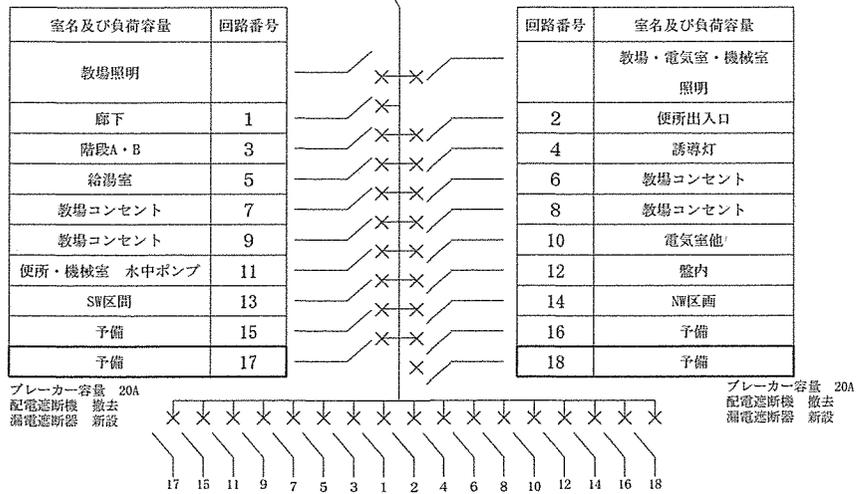


施工箇所⑧ 1階 分電盤図 S:1/Non

分電盤結線図

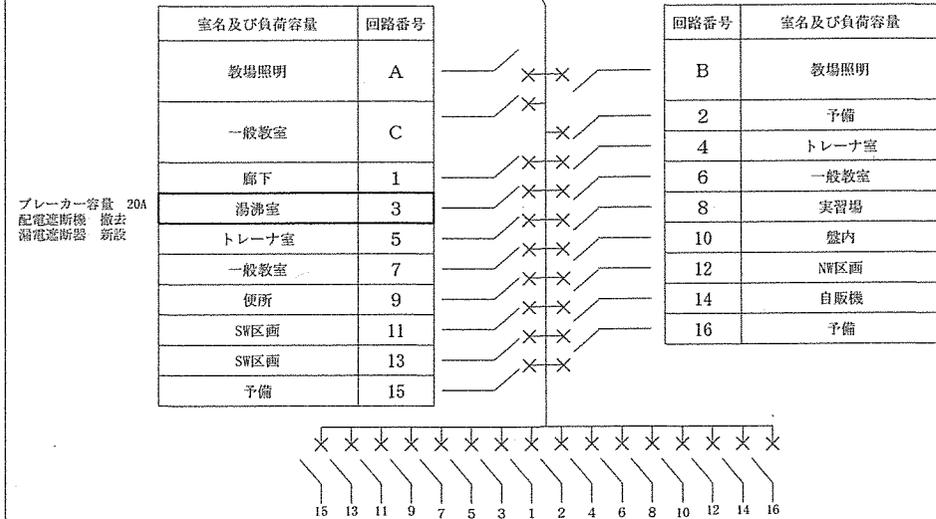


施工箇所⑧ 2階 分電盤図 S:1/Non

分電盤結線図

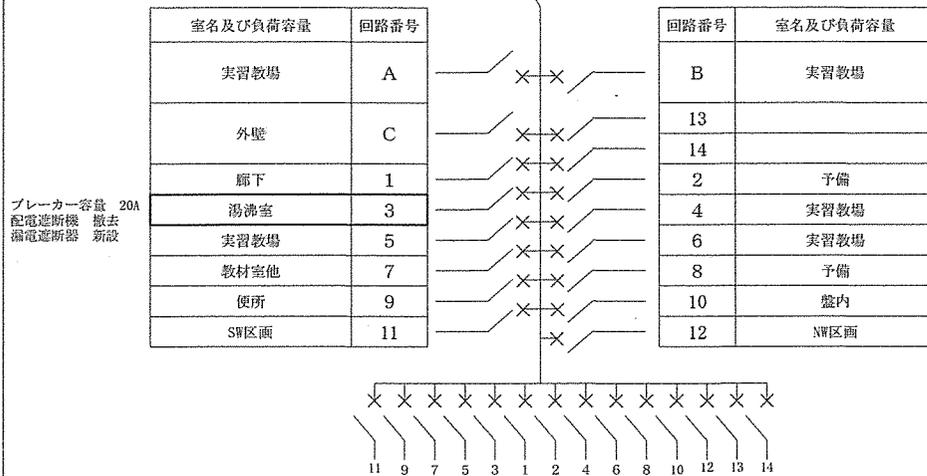


施工箇所⑧ 3階 分電盤図 S:1/Non

分電盤結線図

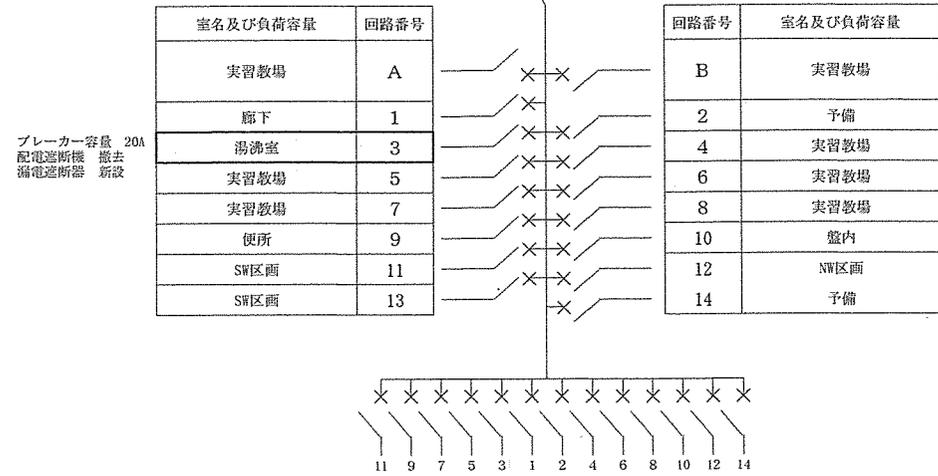


施工箇所⑧ 4階 分電盤図 S:1/Non

件名	駐屯地便所改修工事	縮尺	図示
種別	施工箇所⑧ 分電盤図	図面番号	3 2 / 3 6
陸上自衛隊システム通信・サイバー学校総務部管理課		作成日	R5.7.26

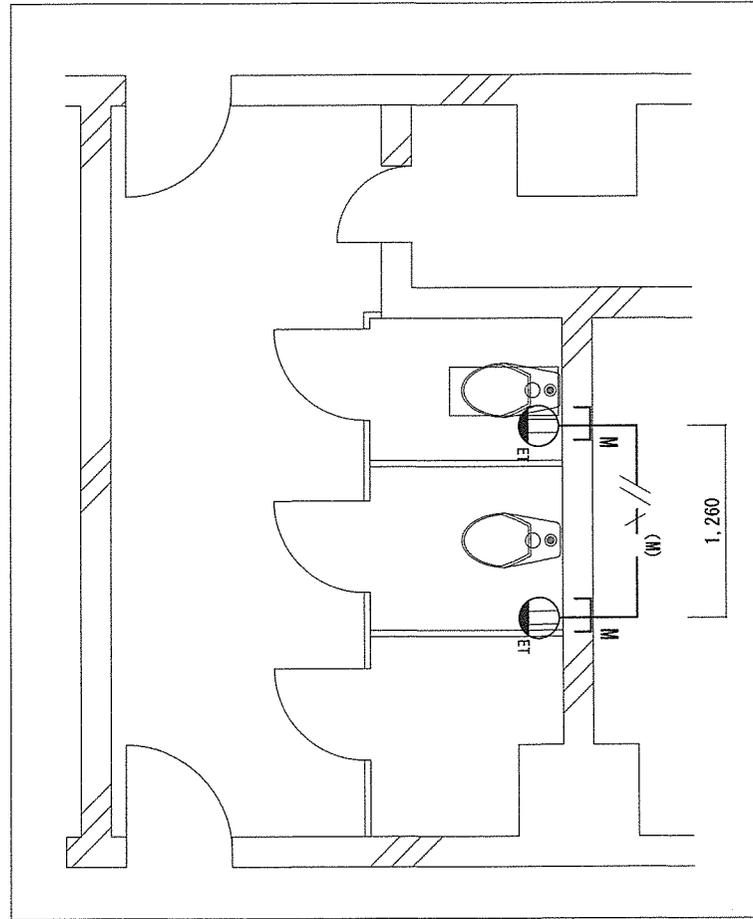

施工箇所⑩-1平面図 S:1/50

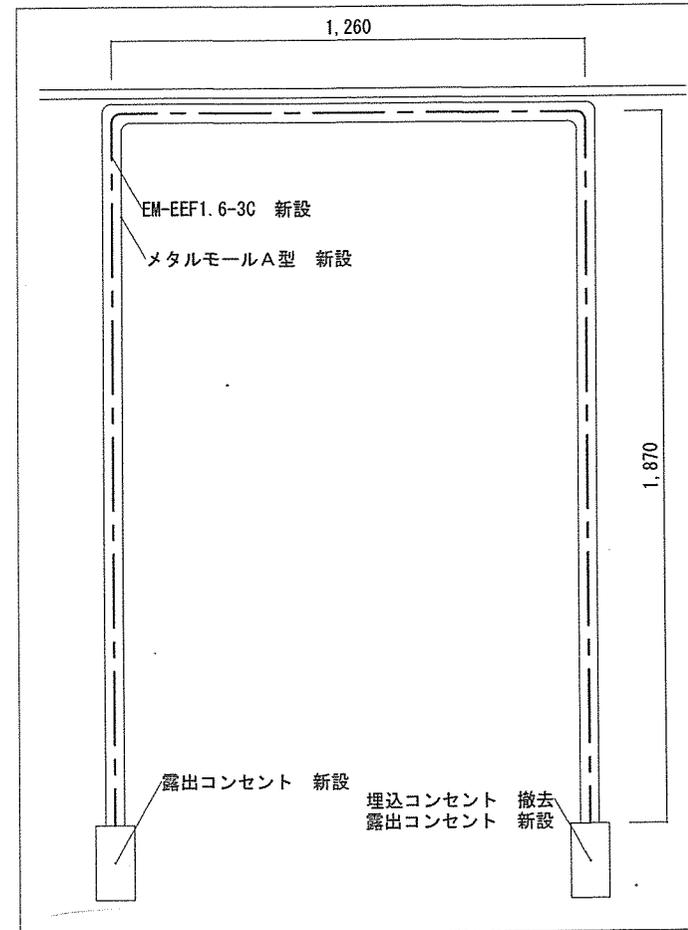

施工箇所⑩-1コンセント立下り図 S:1/50


凡例

—//— (M) : EM-EEF1.6-3C (メタルモール)


⊙ ET : 露出コンセント 1P15A×1 接地極付

—┘— : 引下部分 (メタルモール型)


件名	駐屯地便所改修工事	縮尺	図示
種別	施工箇所⑩ 電気設備図	図面番号	33/36
陸上自衛隊システム通信・サイバー学校総務部管理課		作成日	R7.5.26

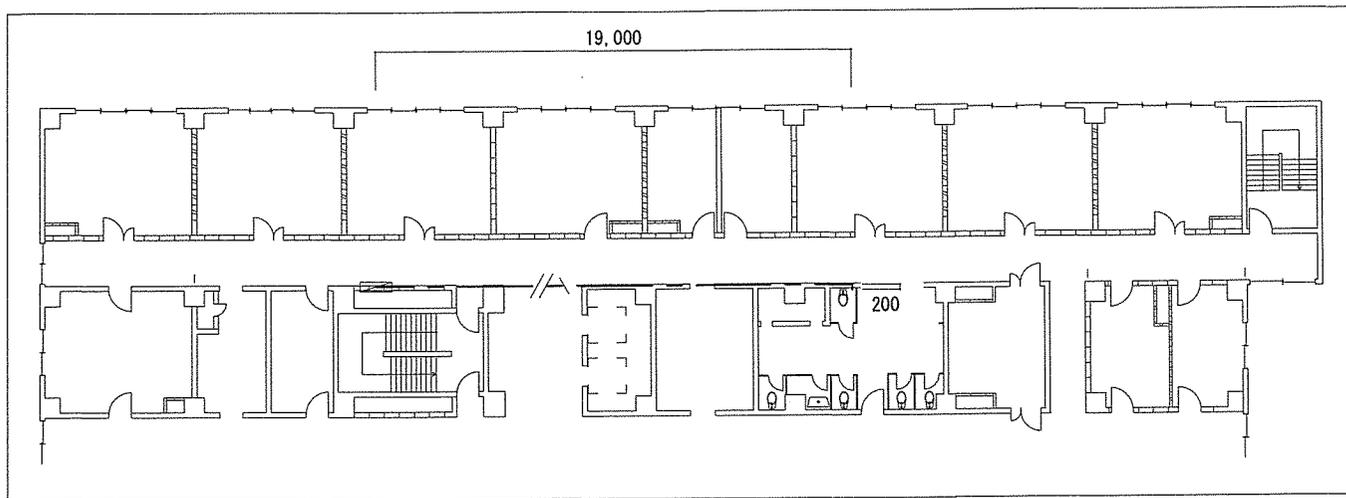


施工箇所⑩-2,3 平面図 S: 1/300

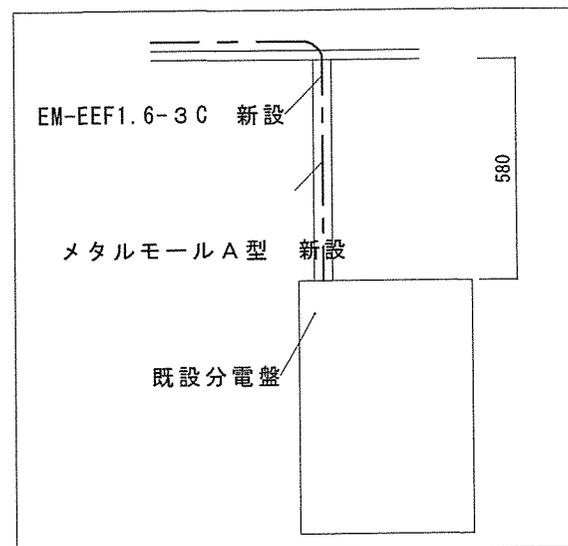


分電盤立上り図 S: 1/20

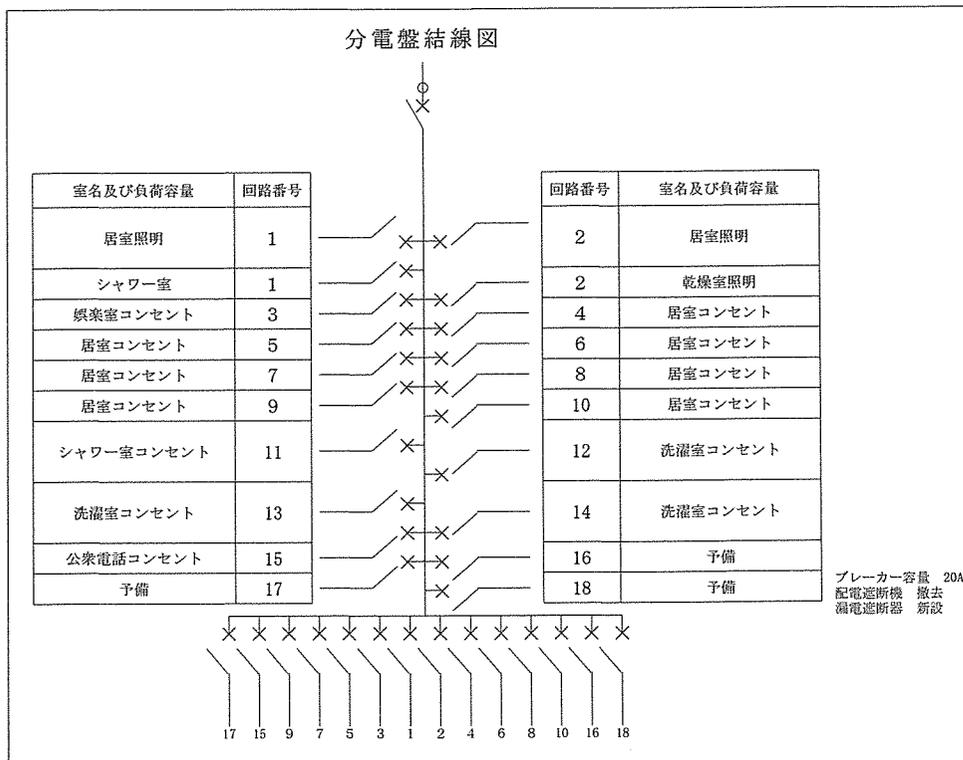

分電盤図 S: 1/Non

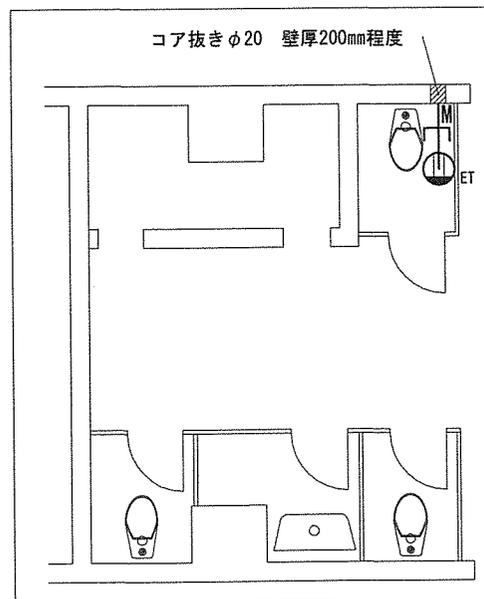


施工箇所⑩-2,3 平面図 S: 1/80

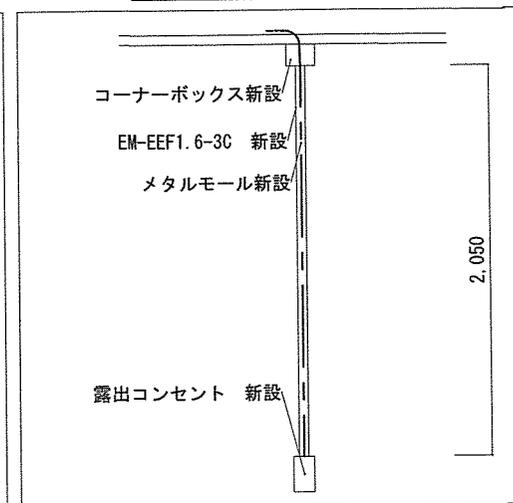


コンセント立下り図 S: 1/40

- 凡例
- : EM-EEF1.6-3C (メタル)
 - : 露出コンセント 1P15A x 1 接地極付
 - : 引下部分 (メタルA型)
 - : EM-EEF1.6-3C (天井コトシ)


件名	駐屯地便所改修工事	縮尺	図示
種別	施工箇所⑩ 電気設備図	図面番号	34 / 36
	陸上自衛隊システム通信・サイバー学校総務部管理課	作成日	R7.5.26

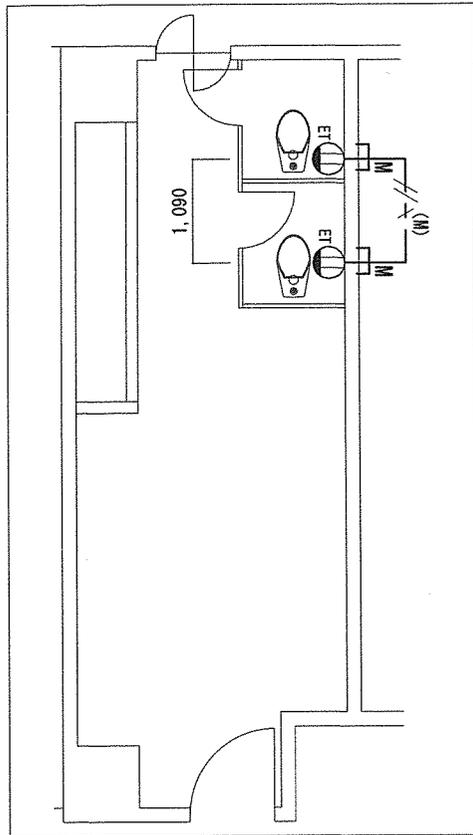


施工箇所①-1 平面図 S:1/80

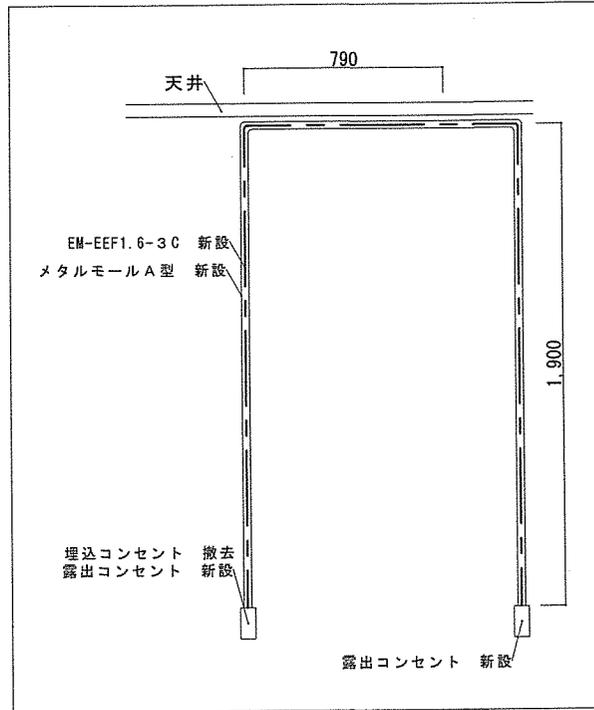

コンセント 立上り図 S:1/30

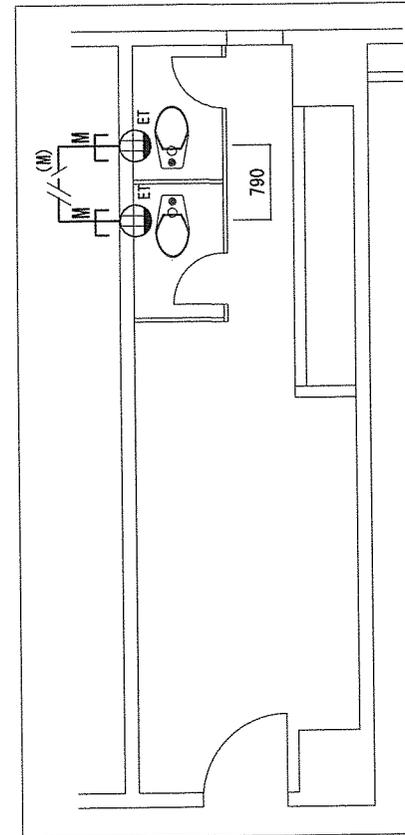

施工箇所①-2, 4, 6 平面図 S:1/80

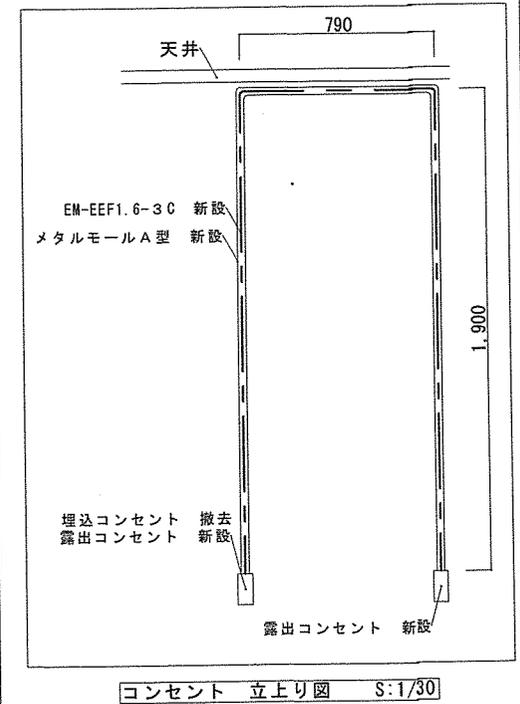


コンセント 立上り図 S:1/30


凡例

- : EM-EEF1.6-3C (メタルモール)
- : 露出コンセント 1P15A x 1 接地極付
- : 引下部分 (メタルモールA型)


件名	駐屯地便所改修工事	縮尺	図示
種別	施工箇所① 電気設備図	図面番号	35 / 36
陸上自衛隊システム通信・サイバー学校総務部管理課		作成日	R7.5.26

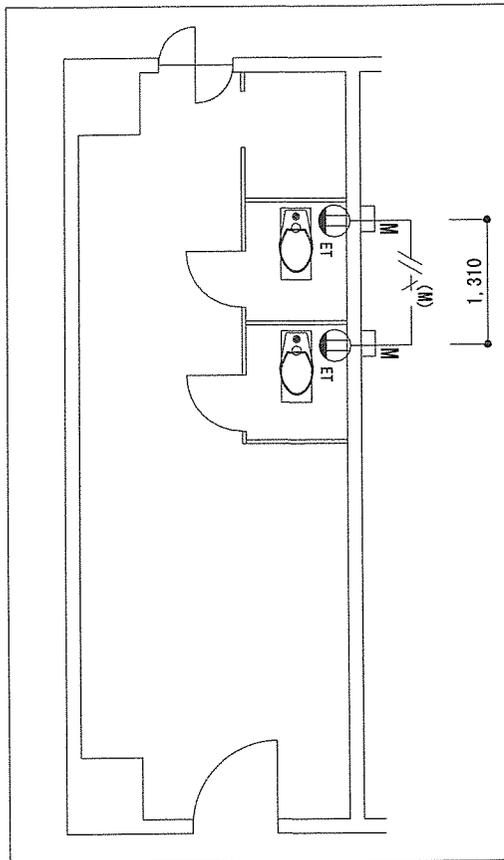

施工箇所①-3,5 平面図 S:1/80

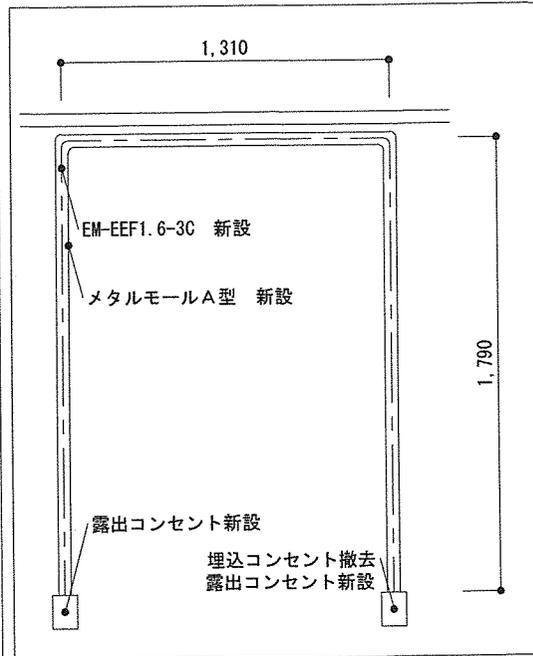

施工箇所①-3 コンセント立上り図 S:1/30

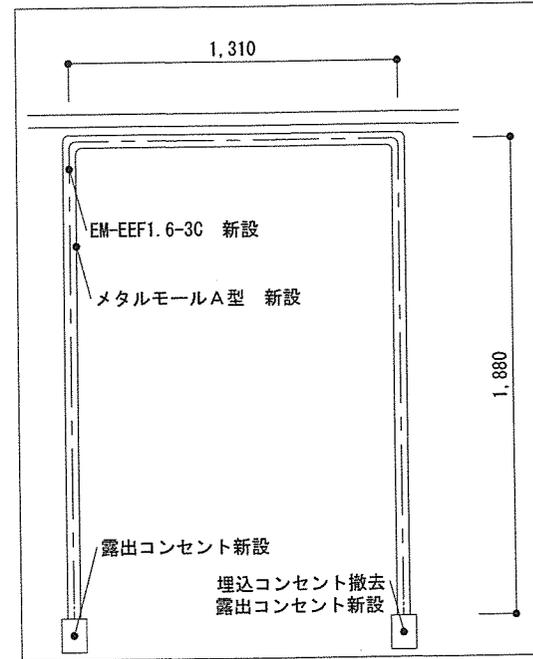

施工箇所①-5 コンセント立上り図 S:1/30

凡例

- : EM-EEF1.6-3C (メタルモール)
- : 露出コンセント 1P15A×1 接地極付
- : 引下部分 (メタルA型)

件名	駐屯地便所改修工事	縮尺	図示
種別	施工箇所① 電気設備図	図面番号	36/36
陸上自衛隊システム通信・サイバー学校総務部管理課		作成日	R7.5.26

No	名	称	場	所	等	計	算	式	数量	単位	備考
1	建築工事										
(1)	タイル										
ア	床タイル		磁器質50mm角					$(0.59*0.8)*2+(0.3*0.65)*15$	3.87	m ²	
イ	床タイル		磁器質30mm角					$(0.35*0.65)*7+0.8*0.95+0.27*0.53$	2.50	m ²	
ウ	壁タイル		磁器質100mm角					$0.8*0.3+0.95*0.3+(0.27*0.3)*2+0.53*0.3$	0.85	m ²	
(3)	建具										
ア	トイレブース金具								29.00	箇所	
(4)	内外装										
ア	長尺シート							$(0.3*0.65)*2+(0.8*0.9)$	1.11	m ²	
(5)	仮設										
ア	養生(内部改修)							$(0.59*0.8)*2+(0.3*0.65)*15+(0.35*0.65)*7+0.8*0.95+0.27*0.53+(0.3*0.65)*2+(0.8*0.9)$	7.47	m ²	
イ	整理清掃後片付け(内部改修)							$(0.59*0.8)*2+(0.3*0.65)*15+(0.35*0.65)*7+0.8*0.95+0.27*0.53+(0.3*0.65)*2+(0.8*0.9)$	7.47	m ²	
(6)	撤去										
ア	コンクリート撤去							$0.8*0.95+0.27*0.53*0.3$	0.80	m ³	
イ	床タイル撤去		磁器質50mm角					$(0.59*0.8)*2+(0.3*0.65)*15$	3.87	m ²	
ウ	床タイル撤去		磁器質30mm角					$(0.35*0.65)*7+0.8*0.95+0.27*0.53$	2.50	m ²	
エ	長尺シート撤去							$(0.3*0.65)*2+(0.8*0.9)$	1.11	m ²	
2	電気設備工事										
(1)	配管工事										
ア	1種金属線び							$1.5+1.82*2+2.22+2.1+0.9+0.88+0.9+1.3*4+0.25+0.06+2.6+0.9+1.2+1.58+0.23+1.2+2.7*2+2.2+1.5*2+1.87*2+1.26+0.58+2.05+1.9*8+1.09+0.79+1.79*2+1.31+1.88*2+1.31+0.4$	71.03	m	
(2)	配線工事										
ア	600V絶縁ケーブル		EM-EEF1.6-3C(天井、ピット内配線)					$0.8+3.1+1.9+6.2+19+0.2$	31.20	m	
イ	600V絶縁ケーブル		EM-EEF1.6-3C(管内配線)					$1.5+1.82*2+2.22+2.1+0.9+0.88+0.9+1.3*4+0.25+0.06+2.6+0.9+1.2+1.58+0.23+1.2+2.7*2+2.2+1.5*2+1.87*2+1.26+0.58+2.05+1.9*8+1.09+0.79+1.79*2+1.31+1.88*2+1.31+0.4$	71.03	m	
(3)	電力設備工事										
ア	コンセント							1P15A×1	24.00	個	
イ	漏電遮断器								8.00	個	
(4)	撤去										
ア	コンセント							1P15A×1	8.00	個	
イ	配電遮断機								8.00	個	
3	機械設備工事										
(1)	配管工事										
ア	給水配管		硬質塩化ビニルライニング銅管 25A 便所配管					$0.4+0.5+0.4$	1.30	m	
イ	汚水配管								0.25	m	
ウ	汚水配管								28.00	個	
(2)	塗装及び防錆工事										
ア	配管塗装							$0.4+0.5+0.4$	1.30	m	
(3)	衛生器具設備										
ア	洋風大便器		フラッシュバルブ式						26.00	個	
イ	洋風大便器		ロータンク式						3.00	個	
ウ	密結タンク		ロータンク式						3.00	個	
エ	ウォシュレット		フラッシュバルブ式						26.00	個	

