





駐屯地案内図 S:1/20,000

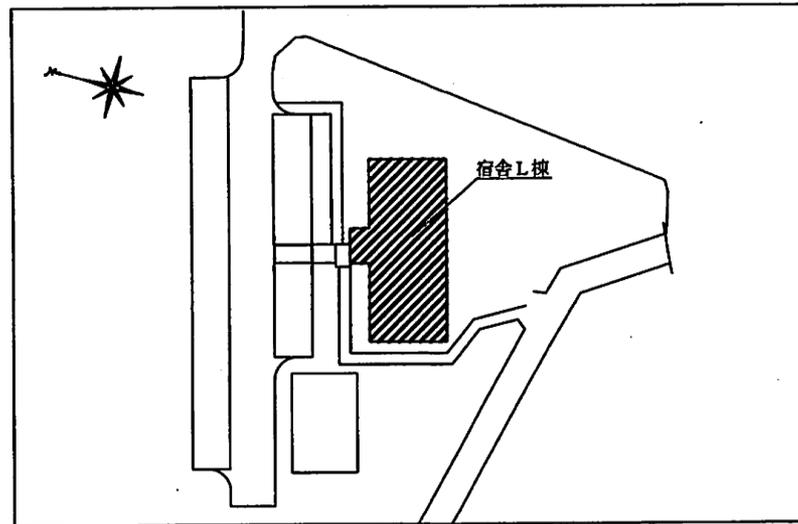


久比里宿舎L棟配置図 S:1/1,000

工事件名	宿舎給湯器交換工事 (久比里宿舎 L棟)	縮尺	図 示
種別	宿舎案内図、配置図	図面番号	3 / 4
陸上自衛隊システム通信・サイバー学校総務部厚生課		作成日	R7. 4. 17

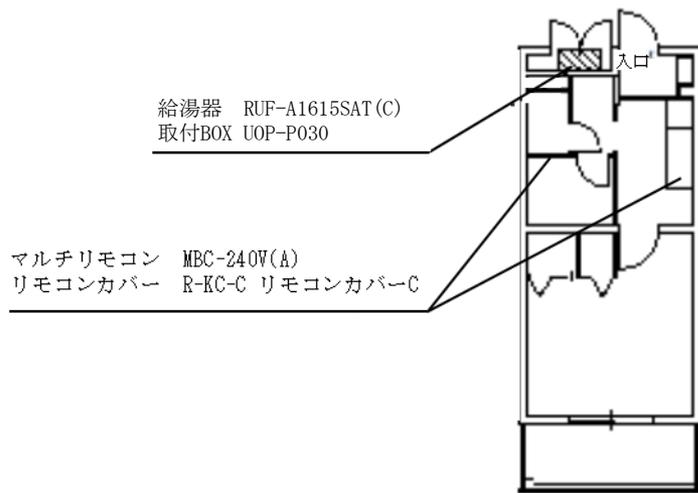

久比里宿舎L棟平面図 S:1/100
(302、304、306、402、404、406、502、504、506号室)

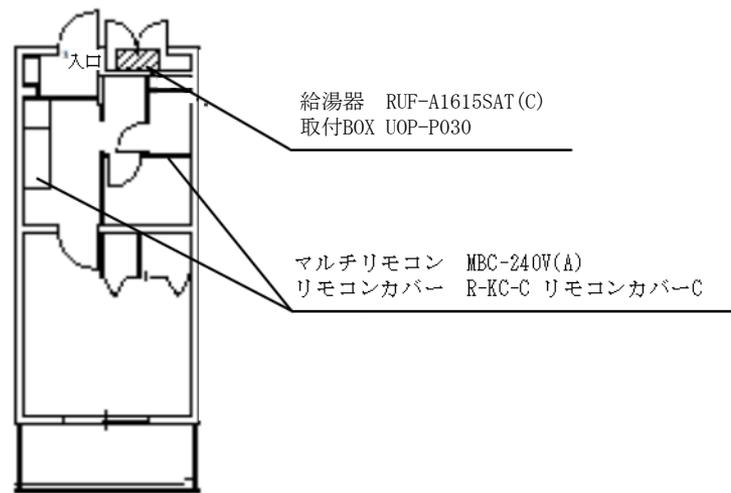

久比里宿舎L棟平面図 S:1/100
(105、301、303、403、405、407、501、503、505、507号室)

工事件名	宿舎給湯器交換工事(久比里宿舎 L棟)	縮尺	図 示
種別	宿舎案内図、配置図	図面番号	4 / 4
陸上自衛隊システム通信・サイバー学校総務部厚生課		作成日	R7. 4. 17