

105号館玄関等改修工事

工事件名	105号館玄関等改修工事	縮尺	
種別	表紙	図面番号	1 / 18
陸上自衛隊システム通信・サイバー学校総務部管理課		作成日	R7.4.23

仕 様 書

1	工 事 件 名	105号館玄関等改修工事
2	工 事 場 所	神奈川県横須賀市久比里2-1-1 陸上自衛隊久里浜駐屯地
3	工 期	契約締結日から令和7年11月28日まで
4	工 事 概 要	屋外スロープ設置及び多目的トイレ設置 一式

- 5 一般事項
- (1) 本仕様書は、陸上自衛隊久里浜駐屯地で実施する「105号館玄関等改修工事」について、必要な事項を規定する。
 - (2) 本仕様書及び図面に記載のない事項については、「公共建築工事標準仕様書」及び「公共建築改修工事標準仕様書」（以下、標準仕様書等）による他、関係諸基準による。
 - (3) 本仕様書の記載事項に疑義を生じた場合は、すべて監督官と協議する。
 - (4) 本工事实施に際し、本仕様書に明記なき事項についても施工上、当然処置すべき事項は請負業者の負担において実施するものとする。
 - (5) 現場の納まり及び取り合わせ等により軽微な変更の必要性が生じた場合は監督官と協議し実施するものとする。
 - (6) 請負業者は現場代理人を指名し、関係諸法令に従い本工事の工程管理、品質管理及び施工に従事する者の技術上の指導監督を行うと共に、火災、盗難、その他の災害の防止について十分注意を払う。また、工事現場においては、常に整理整頓を行い、特に危険箇所の点検を行う等の事故防止に努めること。なお、工事災害等は請負業者が自らその責を負う。
 - (7) 仮設材料以外の材料はすべて新品とし、JIS規格等の適用品とする。これらの適用品以外の物については、監督官と協議する。
 - (8) 工事写真は工事中前、完成後、工事隠ぺいとなる箇所、材料搬入、主要な工事段階の工事状況、その他監督官の指示により計測等を実施した箇所の写真を撮影すること。また、工事完了後はすみやかに整理し提出する。
 - (9) 工事に必要な電気・水道は、原則として請負業者の負担により発電機及び給水タンク等を設置する。
 - (10) 発生材は発生材調書を提出するとともに、売払いが可能なものは監督官の指示する場所に集積し、産業廃棄物は法令に基づき適正に処分すること。
アスベスト等有害物質の調査が必要な場合は請負業者の責任において実施すること。
 - (11) 発生材・資材等の搬入・搬出時は、既存施設に損傷を与えぬよう十分注意して作業を行う。また、万一損傷を与えた場合は請負業者の責において復旧すること。

(12) 竣工検査合格後、施工上の欠陥によるものとみられる不具合等の発生において請負業者はその責を1年間負うものとする。

- 6 特記事項
- (1) 土木工事
 - ア 立木（ツツジ）撤去
 - イ 床磁器質タイル 100角 撤去
 - ウ インターロッキング歩道 撤去
 - エ 縁石 撤去
 - オ 道路白線消し 専用塗料による除去
 - カ 車止めブロック L=600 撤去（全4個のうち3個再利用）
 - キ 基礎工 RC-40
 - ク 鉄筋コンクリート 21N/mm²
 - ケ 床磁器質タイル 100角 屋外用（既設色合わせ）
 - コ 手すり 屋外用 ステンレス製 2段 φ35以上
 - サ 屋外用防滑シート 2.5mm
 - シ 道路白線 W150
 - ス 道路白線 車いすマーク
 - セ 車止めブロック L=600（再利用品）
 - (2) 建築工事
 - ア 軽量鋼製両開き扉（枠、杓摺含む）撤去
 - イ ビニル床タイル（ホモジニアス） 450角 t3.0 撤去
 - ウ ビニル床タイル 300角 t2.0 撤去
 - エ タイルカーペット 500角 t6.0程度 撤去
 - オ アルミ見切り材 撤去
 - カ ビニル巾木 H100 撤去
 - キ カウンターテーブル 撤去
 - ク 軽量鋼製片引き扉
 - ケ 軽量鋼製片開き扉
 - コ 軽量間仕切り 65形
 - サ 壁モルタル塗り 厚20mm
 - シ 軽量鉄骨天井 19形
 - ス 壁複層塗材E仕上げ（塗分け2色）
 - セ 壁合成樹脂エマルジョンペイント仕上げ（色既設合わせ1色）

工事件名	105号館玄関等改修工事	縮尺	
種別	仕様書	図面番号	2 / 18
陸上自衛隊システム通信・サイバー学校総務部管理課		作成日	R7. 4. 23


- ソ 天井非水エマルジョン塗装仕上げ (1色)
- タ 壁ビニルクロス (既設合わせ1色)
- チ ビニル床タイル(ホモジニアス)450角t3.0 (既設合わせ1色、新規1色)
- ツ ビニル床タイル 300角 t2.0
- テ タイルカーペット 500角 t6.0程度 (既設合わせ1色)
- ト ビニル巾木 H100 (既設合わせ1色)
- ナ ビニル巾木 H60 (1色)
- ニ 目隠しフィルム貼り 3M屋内用ウインドウフィルム
- (3) 電気設備工事
 - ア 壁付蛍光灯器具 W40×1灯 撤去
 - イ コンセント 2P15A×1 撤去
 - ウ ブレーカー 単層100V20A リムタイプ 撤去
 - エ メタルモール A型 撤去
 - オ LEDダウンライト 500m1以上 色温度5000K
 - カ 人感センサー 時間設定及び感度設定機能付き
 - キ 漏電ブレーカー 単層100V20A リムタイプ
 - ク EM-EEF1.6-2C
 - ケ EM-EEF2.0-3C
 - コ メタルモールA型
 - サ メタルモールB型
 - シ メタルモール用ジャンクションボックス角型120角
- (4) 機械設備工事
 - ア 給水管 SGP-VA40A 撤去 保温 (b・(イ)・VII) 含む
 - イ 排水管 CIP100A 撤去
 - ウ 手洗器撤去
 - エ シャッター付換気扇 φ200 撤去
 - オ 換気扇フード 撤去
 - カ 給水管 SGP-VA32A 保温 (b・(イ)・VII) 含む
 - キ 給水管 SGP-VA40A 保温 (b・(イ)・VII) 含む
 - ク 排水管 VU75A
 - ケ 排水管 VU100A
 - コ バリアフリートイレ TOTO XPDAARS711WWG 同等品以上
 - 化粧鏡 TOTO YMK52K 同等品以上
 - フック TOTO YKH22 同等品以上
 - タ ベビーシート TOTO YKA25S 同等品以上

- チ ストレートシロッコファン 500m3/h 低騒音型
- ツ ベントキャップ φ150 防虫網付き
- テ 給気口 200×200
- ト 亜鉛スパイラルダクト φ150
- (5) 本工事の施工実施可能期間は令和7年8月～10月とする。また、施工箇所B階段下倉庫内での作業は、施工箇所Cの作業が全て完了した後、2週間後から実施可能とする。
- (6) 屋外用手すりの柱割りは図面を基準とするが、メーカーが推奨する仕様に基づき施工図を作成し、監督官の承認を得た後施工すること。
- (7) 各材料の当然必要な箇所には見切り材及び専用接合部材等を設置すること。屋外はステンレス製とする。
- (8) バリアフリートイレ内配管はメーカーが推奨する材料及び方法で施工すること。
- (9) 残土は場内敷き均しとする。

工事件名	105号館玄関等改修工事	縮尺	
種別	仕様書	図面番号	3 / 18
陸上自衛隊システム通信・サイバー学校総務部管理課	作成日		R7.4.23




案内図 S=1/20,000


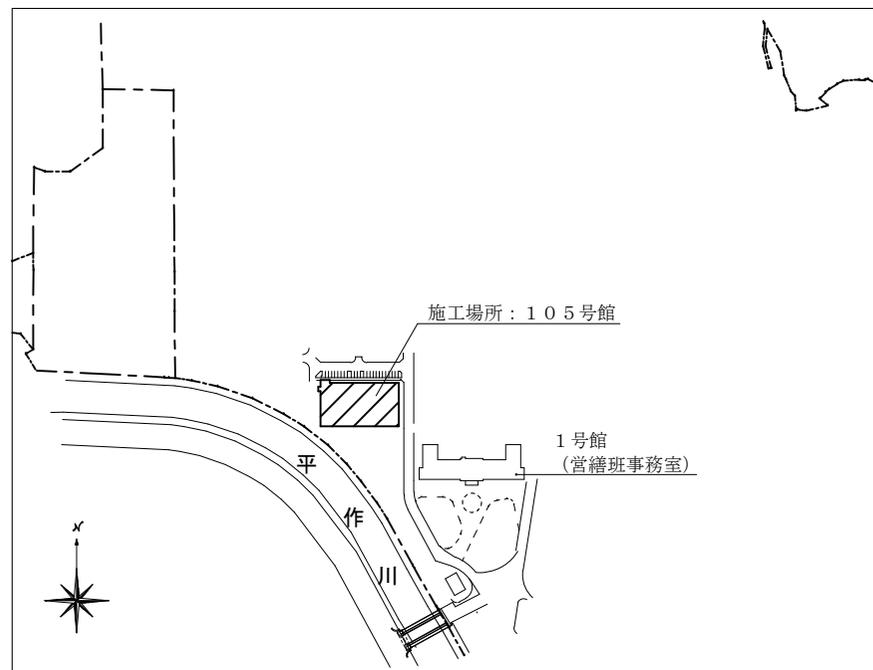


配置図 S=1/6,000


件名	105号館玄関等改修工事	縮尺	図示
種別	案内図・配置図	図面番号	4 / 18
陸上自衛隊システム通信・サイバー学校総務部管理課		作成日	R7.4.23

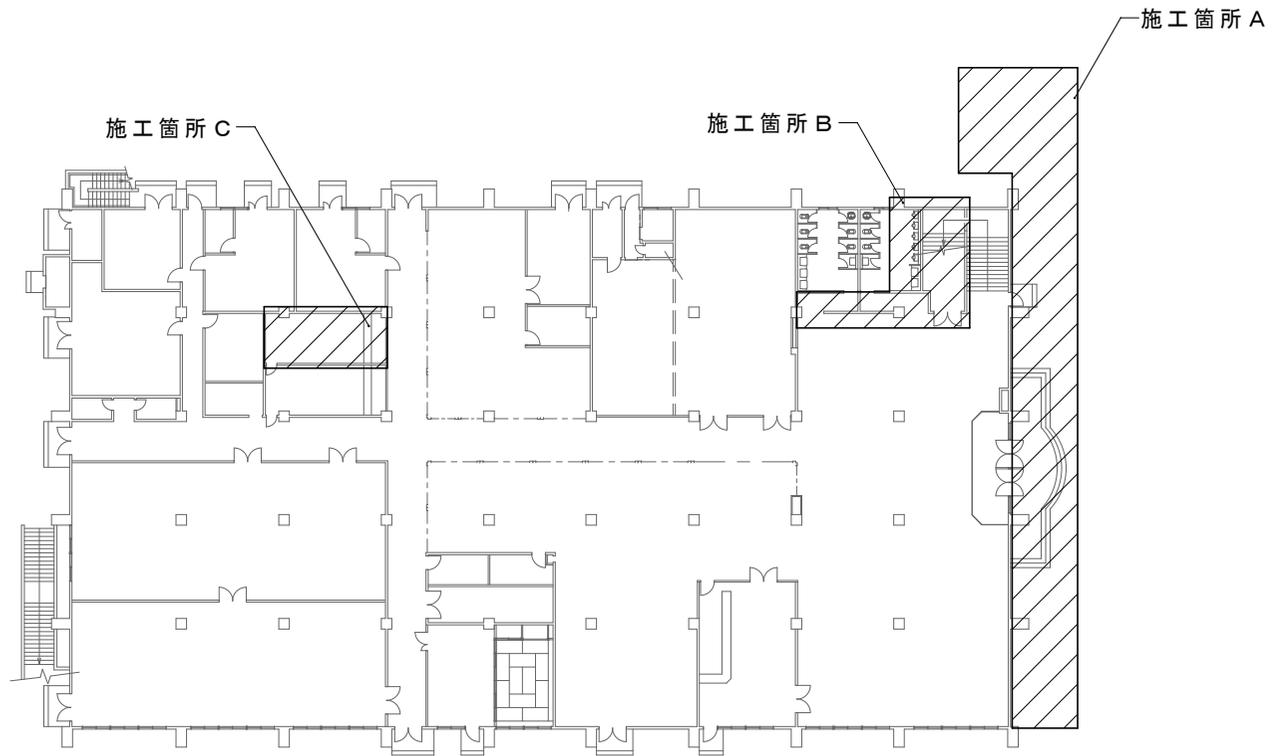

件名	105号館玄関等改修工事	縮尺	S=1/500
種別	105号館1階平面図	図面番号	5 / 18
陸上自衛隊システム通信・サイバー学校総務部管理課		作成日	R7.4.23

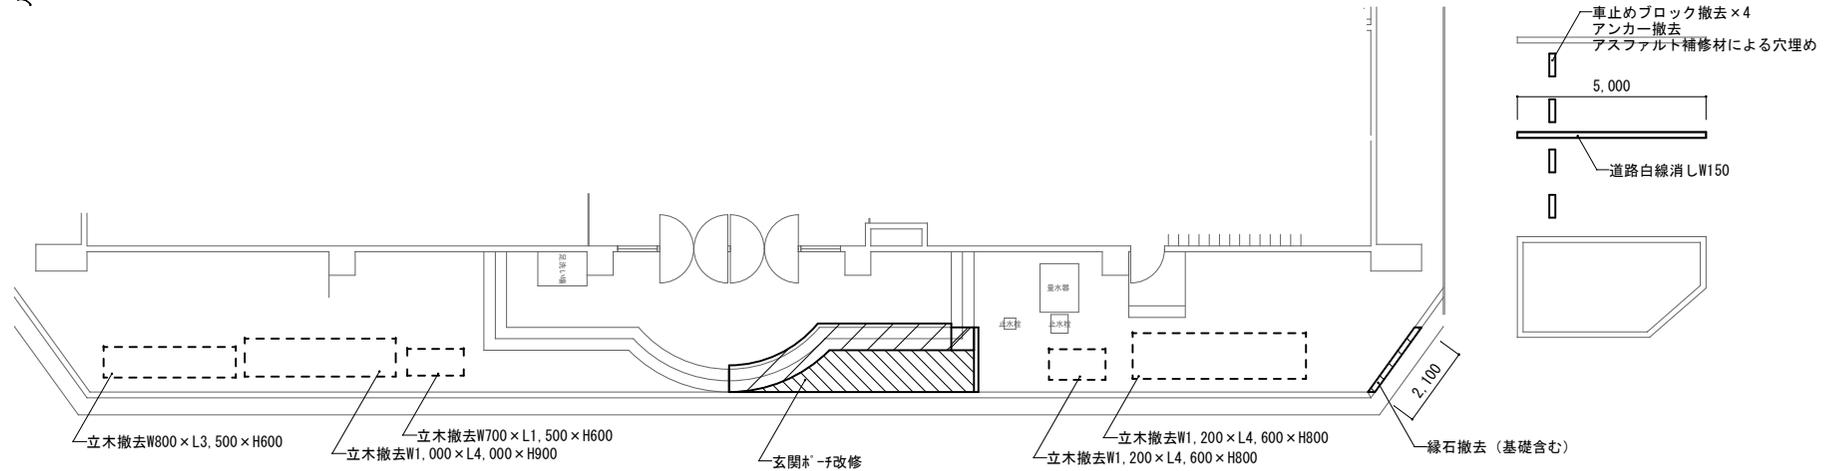 


施工箇所A外構図【撤去】 S=1/200

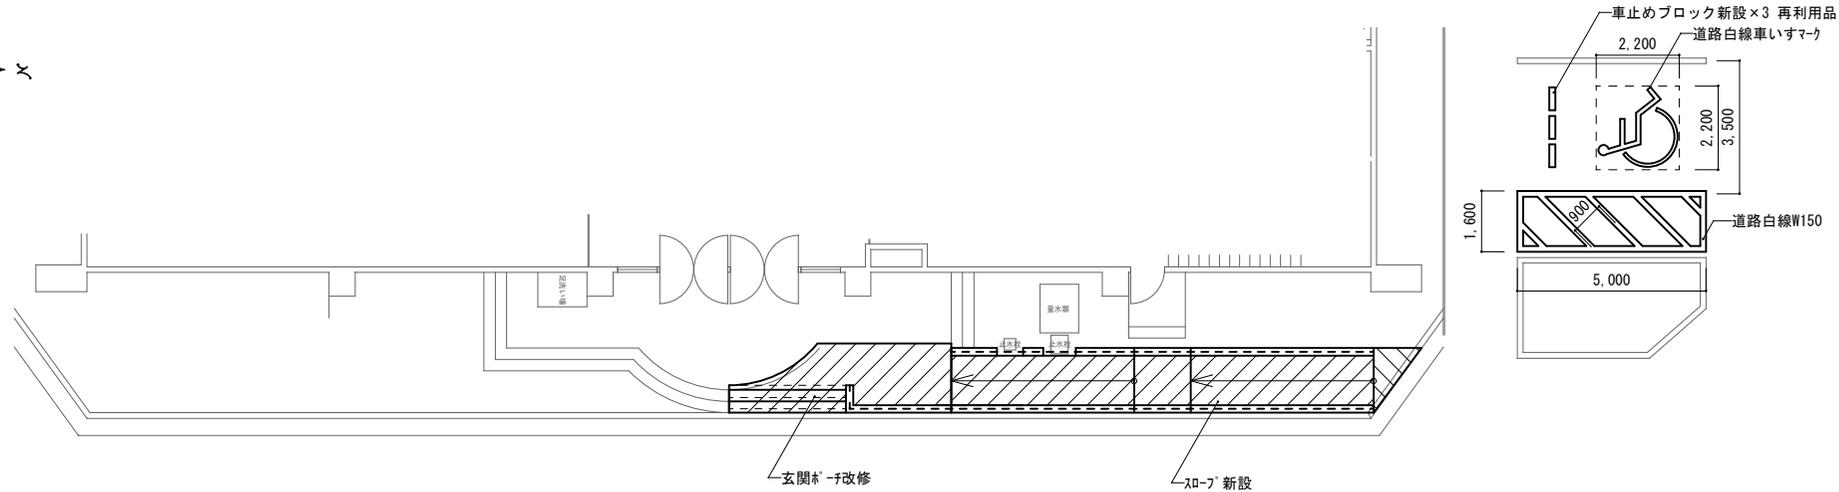

施工箇所A外構図【新設】 S=1/200


件名	105号館玄関等改修工事	縮尺	図示
種別	施工箇所A外構図	図面番号	6 / 18
陸上自衛隊システム通信・サイバー学校総務部管理課		作成日	R7.4.23

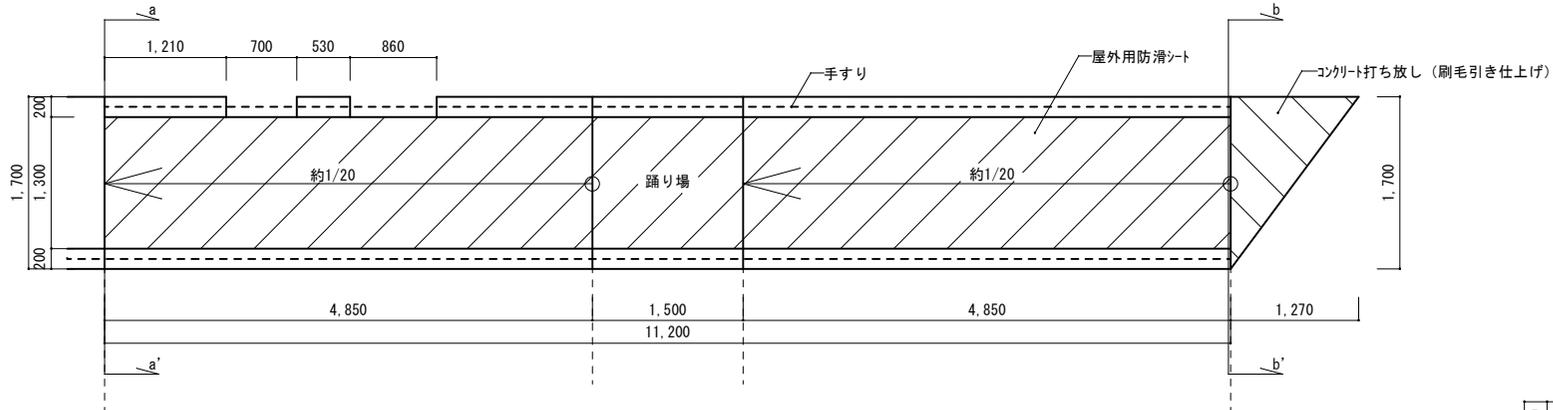


スロープ平面図 S=1/75




スロープ断面図 S=1/75

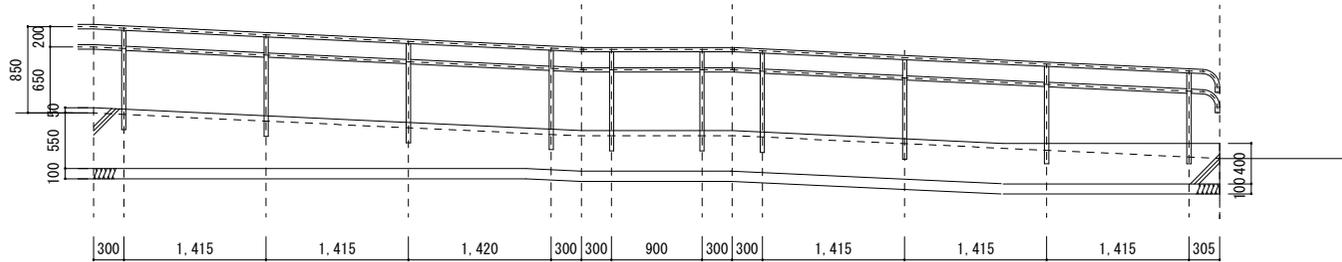

スロープ手すり部断面図 S=1/75

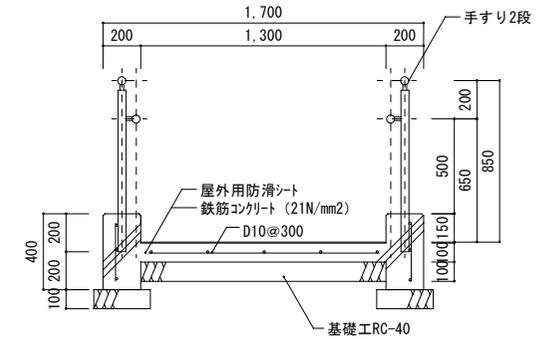


a-a' 断面図 S=1/40

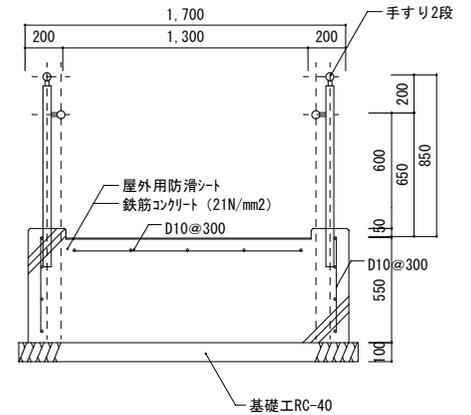


b-b' 断面図 S=1/40


件名	105号館玄関等改修工事	縮尺	図示
種別	スロープ平面図・断面図	図面番号	7 / 18
陸上自衛隊システム通信・サイバー学校総務部管理課		作成日	R7.4.23

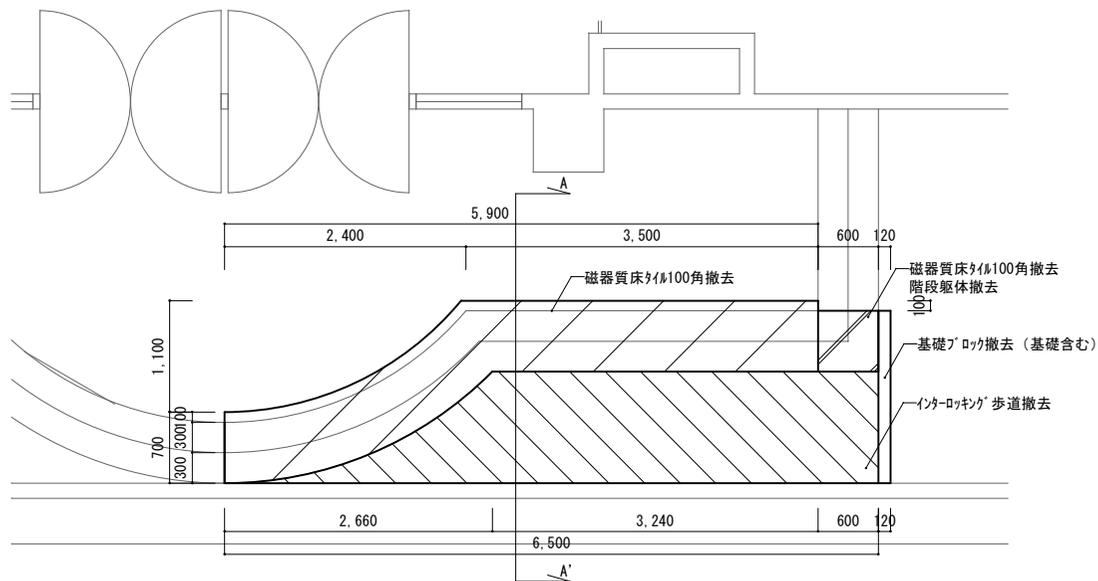


玄関ポーチ平面図【撤去】 S=1/75

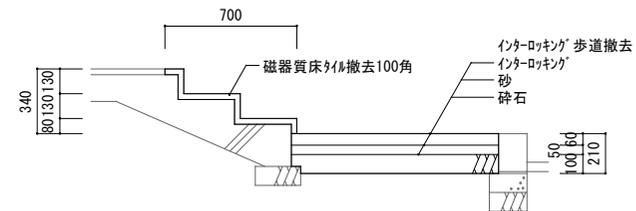


A-A' 断面図【撤去】 S=1/40

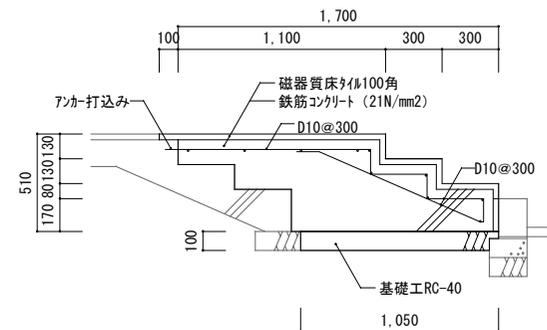

A-A' 断面図【新設】 S=1/40

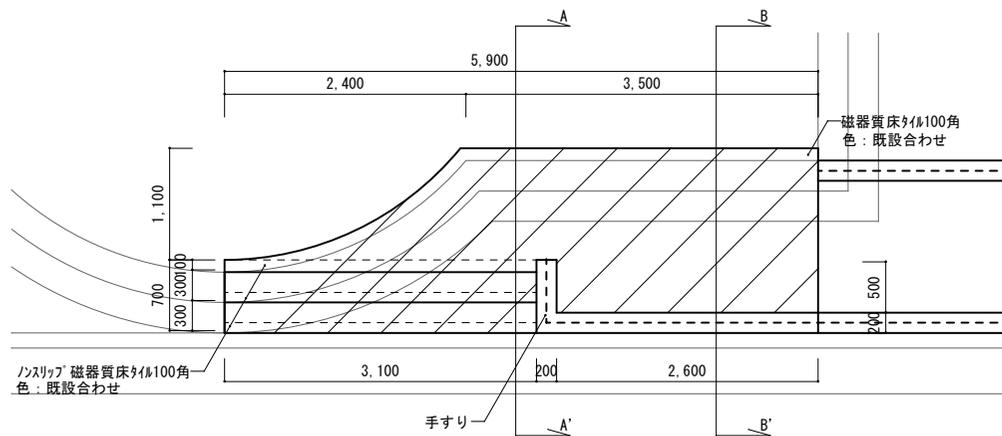


玄関ポーチ平面図【新設】 S=1/75

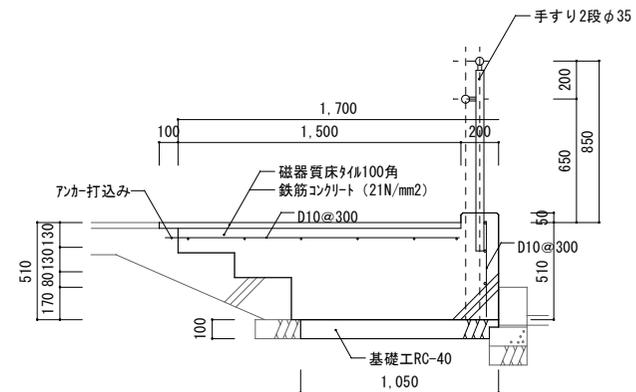


B-B' 断面図【新設】 S=1/40

件名	105号館玄関等改修工事	縮尺	図示
種別	玄関ポーチ平面図・断面図	図面番号	8 / 18
陸上自衛隊システム通信・サイバー学校総務部管理課		作成日	R7.4.23

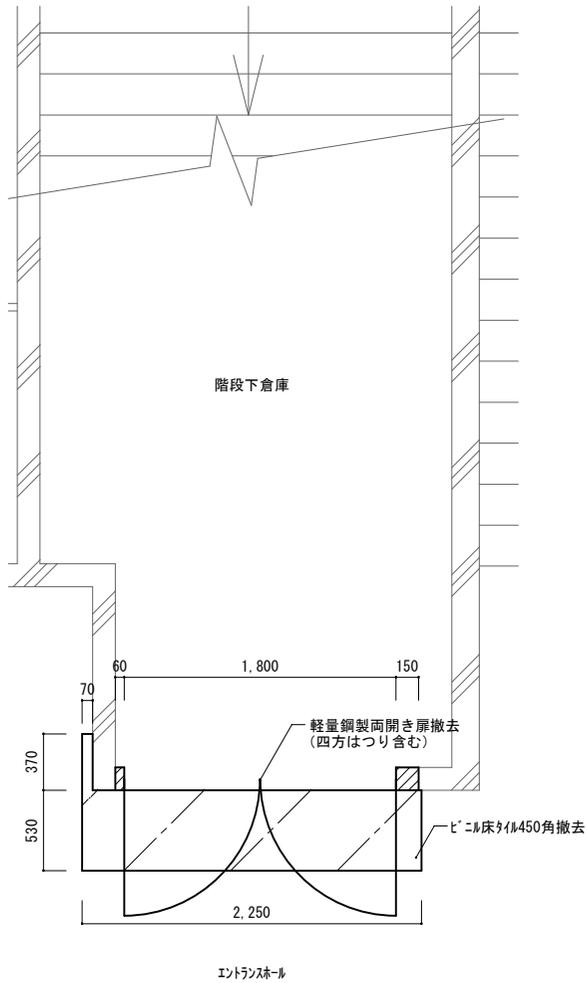


施工箇所B平面図【撤去】 S=1/50

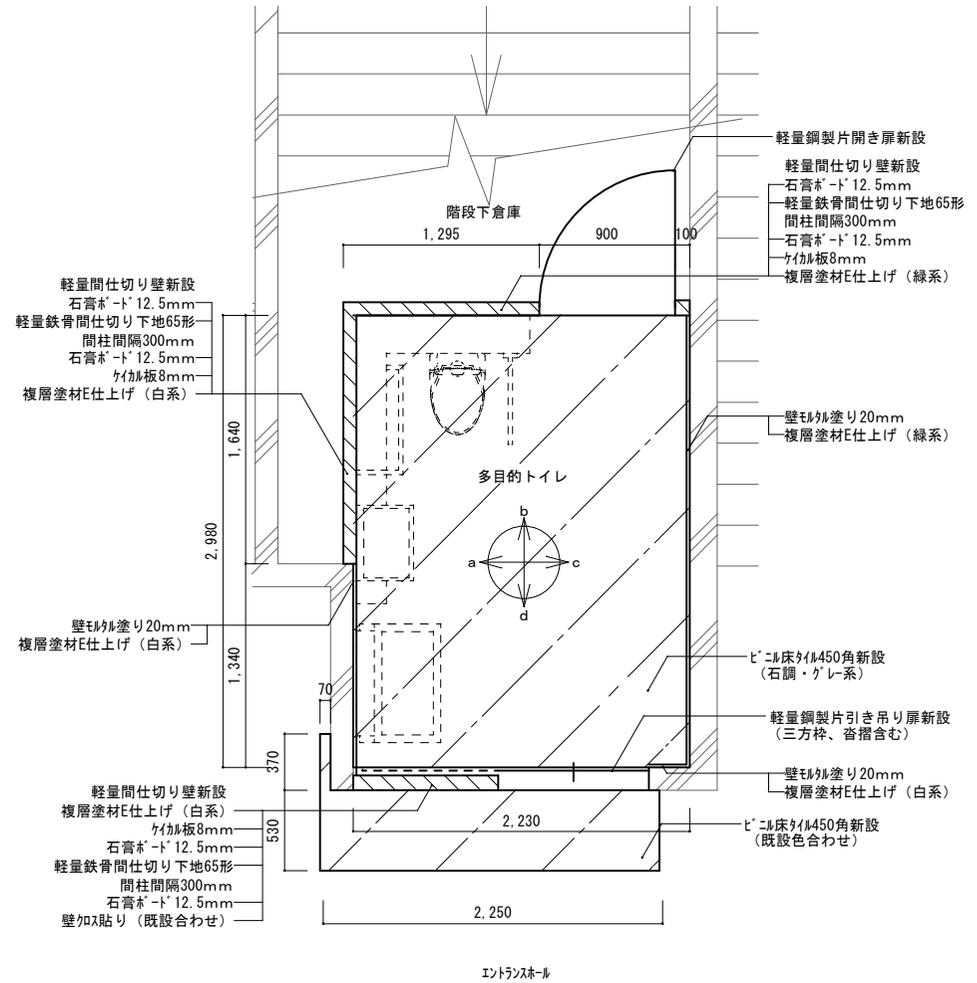


施工箇所B平面図【新設】 S=1/50


件名	105号館玄関等改修工事	縮尺	図示
種別	施工箇所B平面図	図面番号	9 / 18
陸上自衛隊システム通信・サイバー学校総務部管理課		作成日	R7.4.23

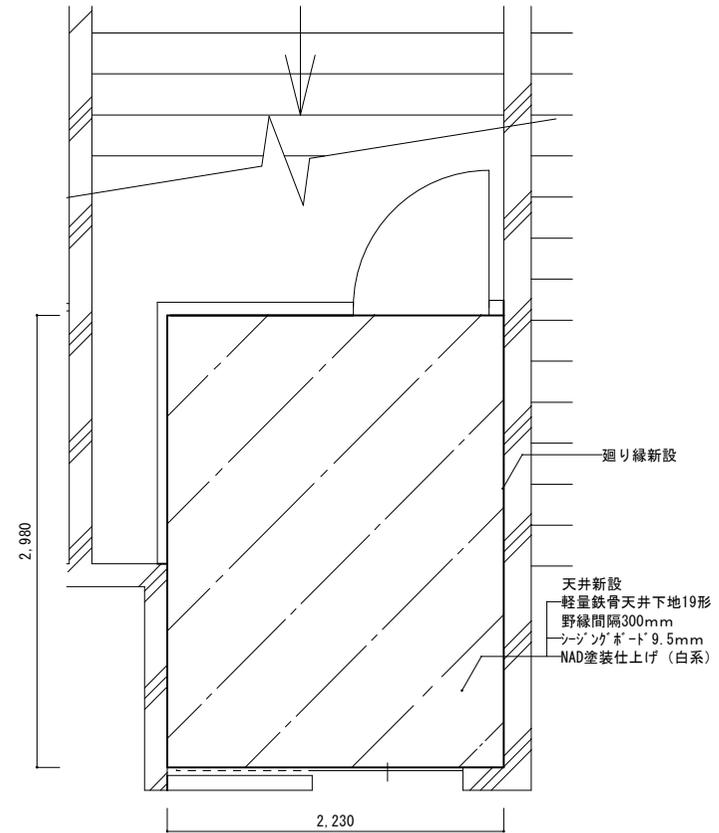


件名	105号館玄関等改修工事	縮尺	S=1/50
種別	施工箇所B天井伏図	図面番号	10 / 18
陸上自衛隊システム通信・サイバー学校総務部管理課		作成日	R7.4.23

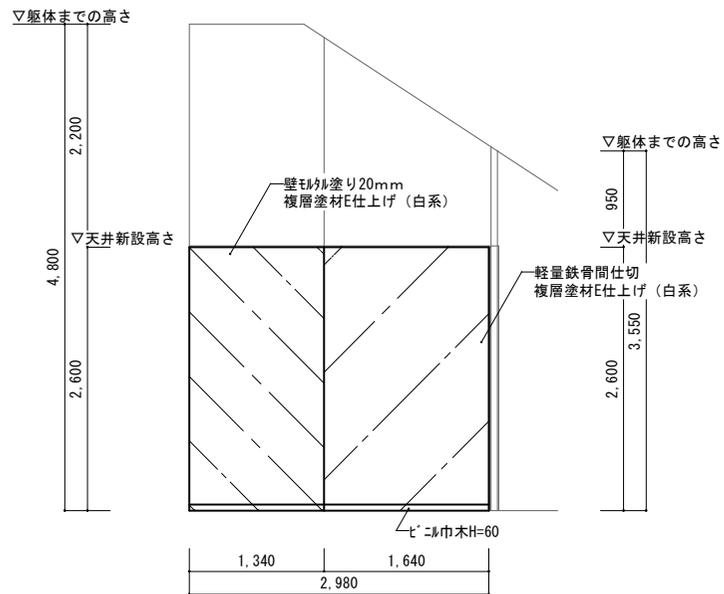


a 面展開図【新設】 S=1/75

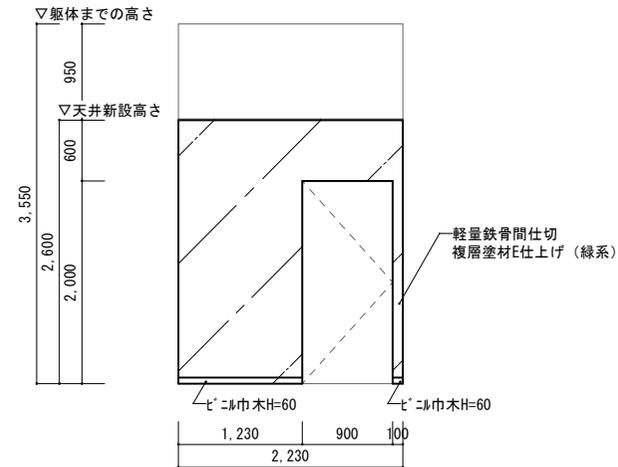


b 面展開図【新設】 S=1/75

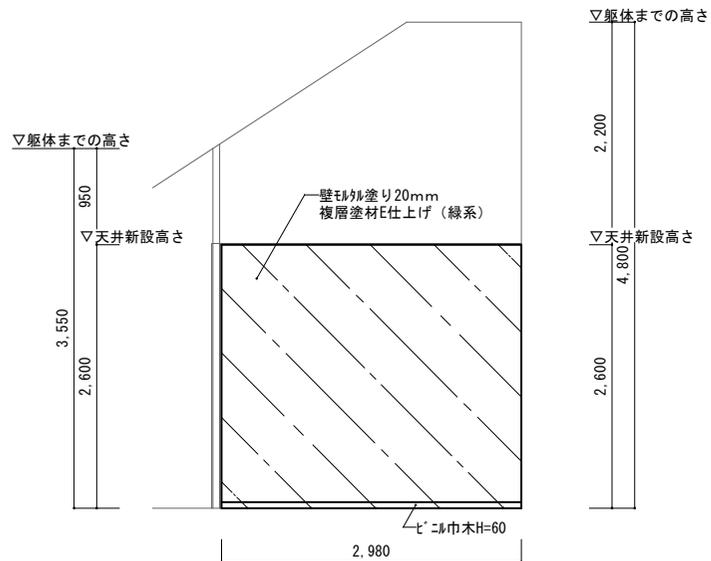

c 面展開図【新設】 S=1/75



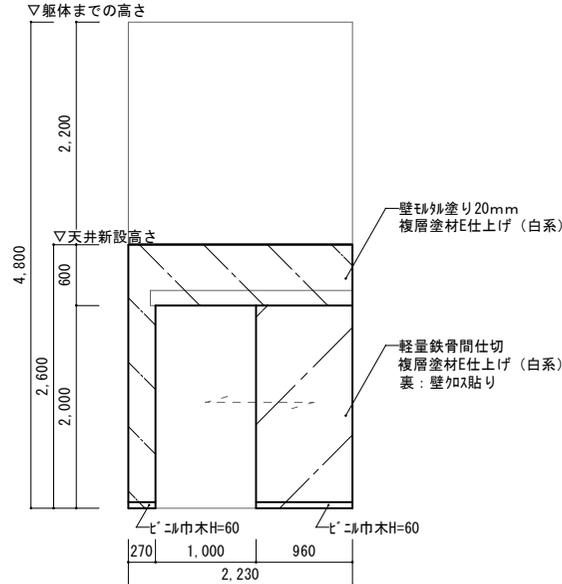


d 面展開図【新設】 S=1/75

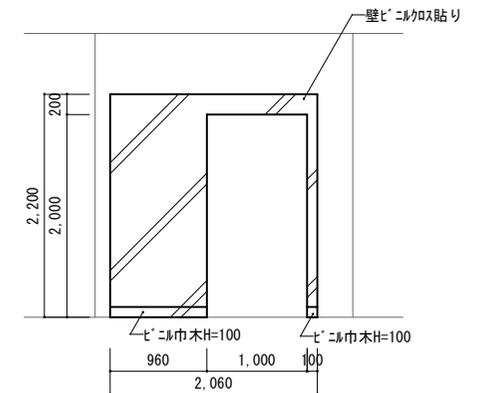


d 面立面図 (エントランスホール側)【新設】 S=1/75

件名	105号館玄関等改修工事	縮尺	図示
種別	施工箇所B展開図	図面番号	11 / 18
陸上自衛隊システム通信・サイバー学校総務部管理課		作成日	R7.4.23

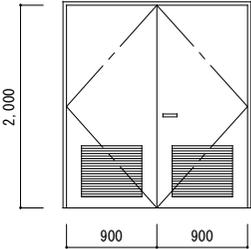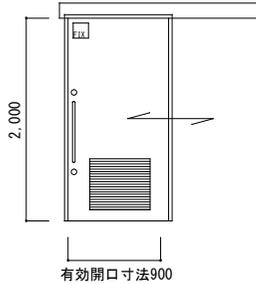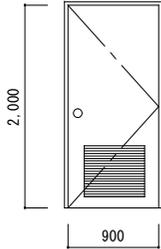
名称	【撤去】軽量鋼製両開き扉	名称	【新設】軽量鋼製片引き吊り扉	名称	【新設】軽量鋼製片開き扉×1箇所
形状		形状	 有効開口寸法900	形状	
場所	階段下倉庫入口	場所	多目的トイレ入口	場所	階段下倉庫入口
見込	枠180、建具40	見込	建具40	見込	建具40
材質・仕上	スチール・SOP仕上げ	材質・仕上	スチール・SOP仕上げ（緑系）	材質・仕上	スチール・SOP仕上げ（白系）
硝子	—	硝子	型板ガラス6mm 150×150	硝子	—
金物	ドアチェック、フタ落とし、戸当たり、レバーハンドル ヒートセンシング、ガラス600×500×2、ステンレス沓摺	金物	ハンガーレール、ガイドローラー、引き戸用表示付き打掛錠 シリンダー錠、レバーハンドル L=600、ガラス600×500、ステンレス沓摺	金物	ドアクロザー、戸当たり、シリンダー錠、ドアハンドル ガラス600×500、ステンレス沓摺
備考		備考	ソフトクローズ機能、ストップ機能（跳ね返し防止）	備考	

建具表【撤去・新設】 S=1/Non

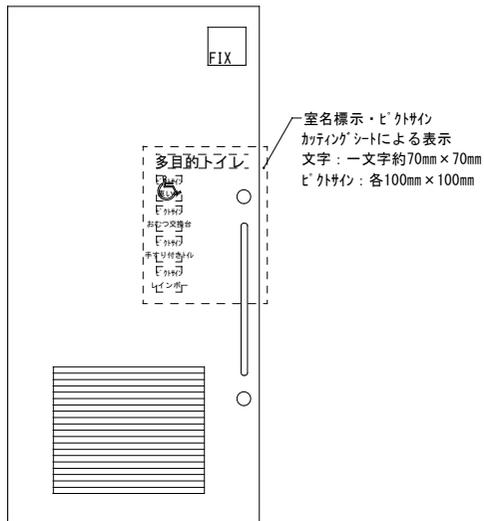


軽量鋼製片引き吊り扉詳細図【新設】 S=1/Non

件名	105号館玄関等改修工事	縮尺	図示
種別	建具表	図面番号	12 / 18
陸上自衛隊システム通信・サイバー学校総務部管理課		作成日	R7.4.23

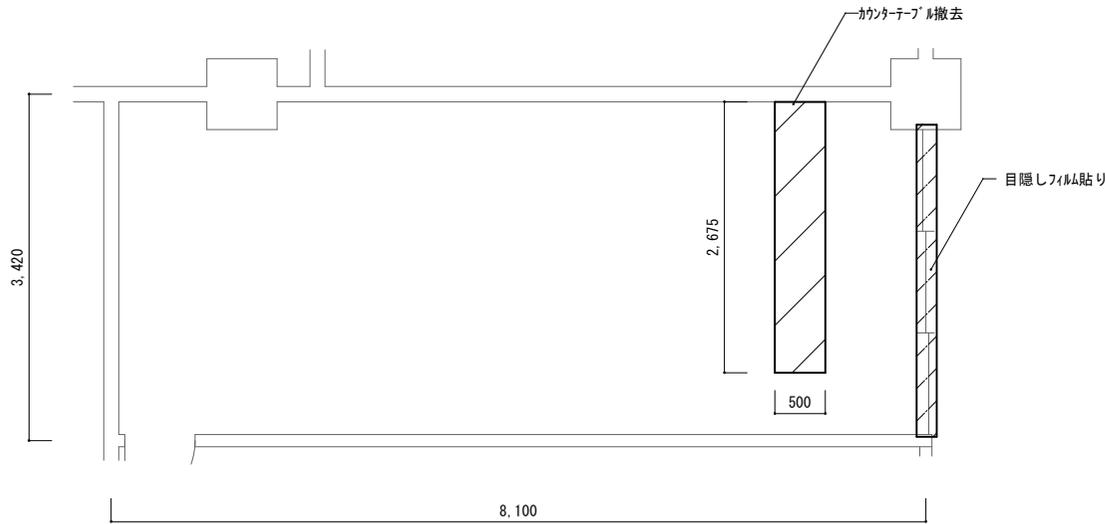


施工箇所C平面図【撤去】 S=1/75

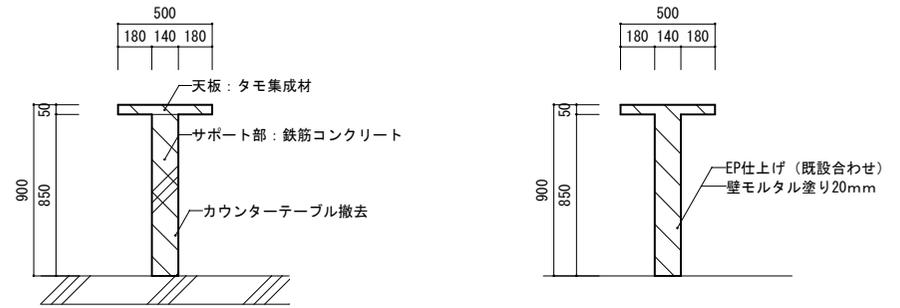


カウンターテーブル詳細図【撤去】 S=1/40


カウンターテーブル詳細図【新設】 S=1/40

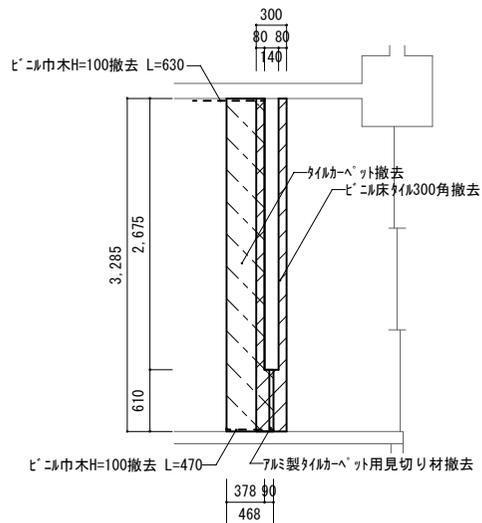

施工箇所C平面図【撤去】 S=1/75

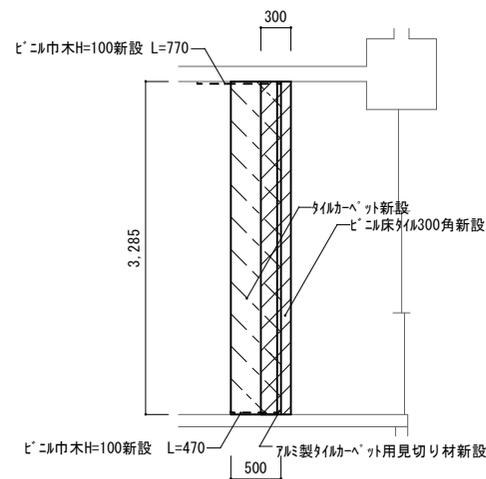


施工箇所C平面図【新設】 S=1/75

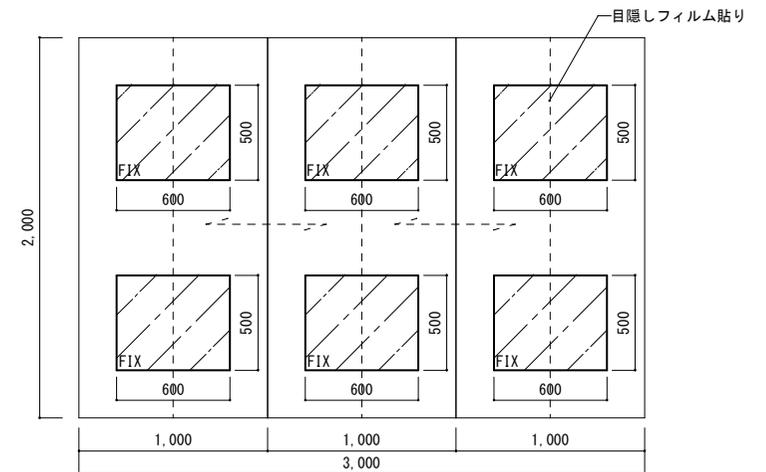

施工箇所C建具姿図【新設】 S=1/40


件名	105号館玄関等改修工事	縮尺	図示
種別	施工箇所C平面図・詳細図・建具姿図	図面番号	13 / 18
	陸上自衛隊システム通信・サイバー学校総務部管理課	作成日	R7.4.23

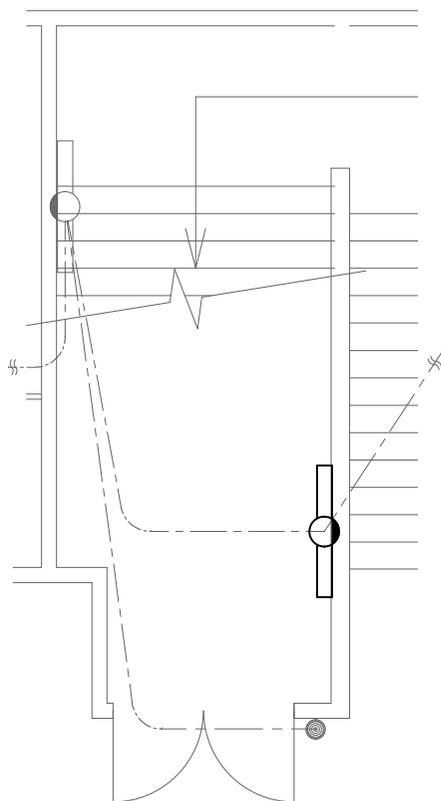

凡例

壁付蛍光灯器具 40W×1灯 露出型

施工箇所B平面図【撤去】 S=1/75

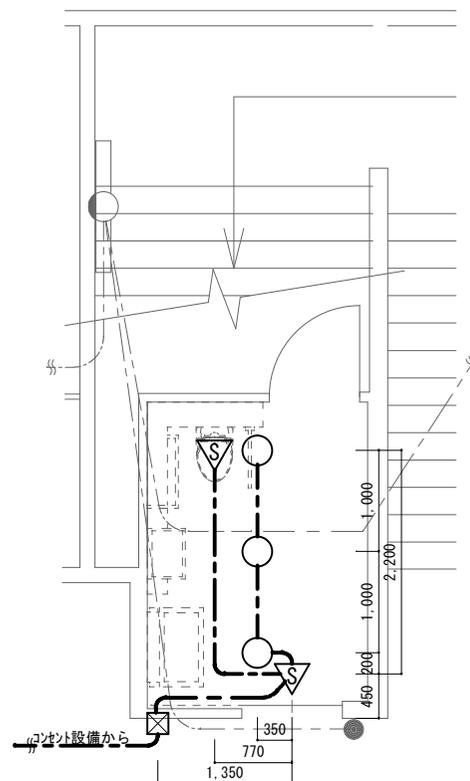

凡例

EM-EEF1.6-2C (天井コトガシ)




人感センサー




LEDスポットライト 定格光束：500ml以上 色温度：5000K

施工箇所B平面図【新設】 S=1/75

件名	105号館玄関等改修工事	縮尺	図示
種別	施工箇所B電灯設備平面図	図面番号	14 / 18
陸上自衛隊システム通信・サイバー学校総務部管理課		作成日	R7.4.23

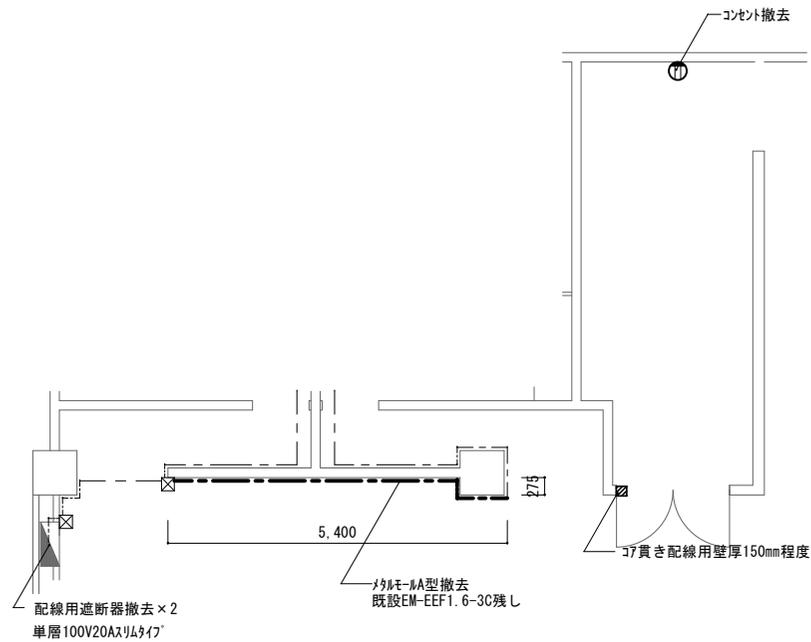

施工箇所B平面図【撤去】 S=1/120

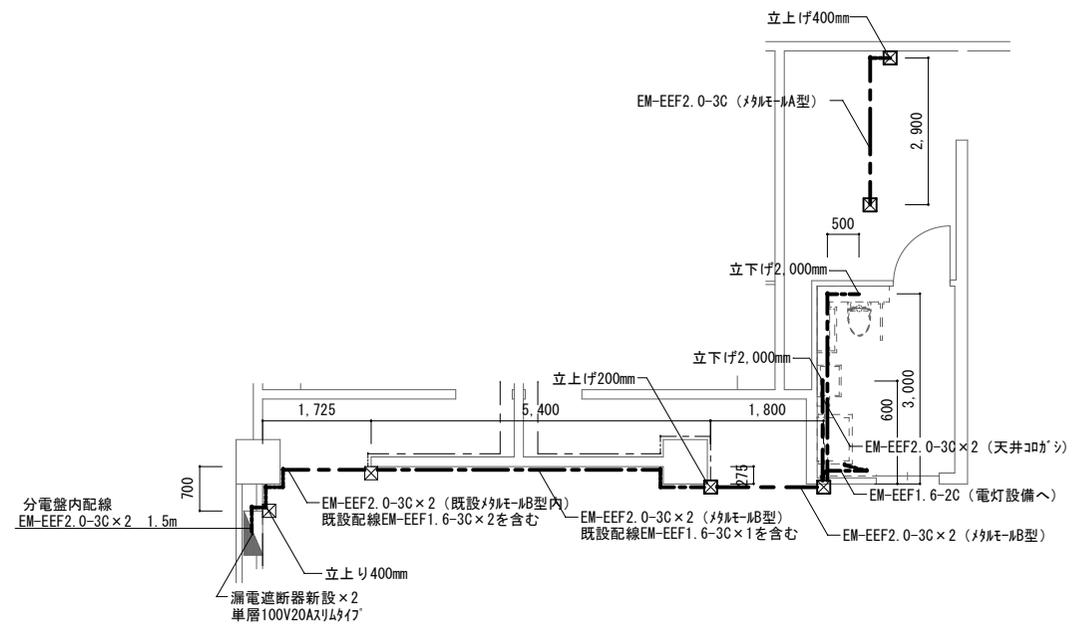


凡例


☒ メルモ-L用ジャンクシボックス角型120角

施工箇所B平面図【新設】 S=1/120

件名	105号館玄関等改修工事	縮尺	図示
種別	施工箇所Bコンセント設備平面図	図面番号	15 / 18
陸上自衛隊システム通信・サイバー学校総務部管理課		作成日	R7.4.23

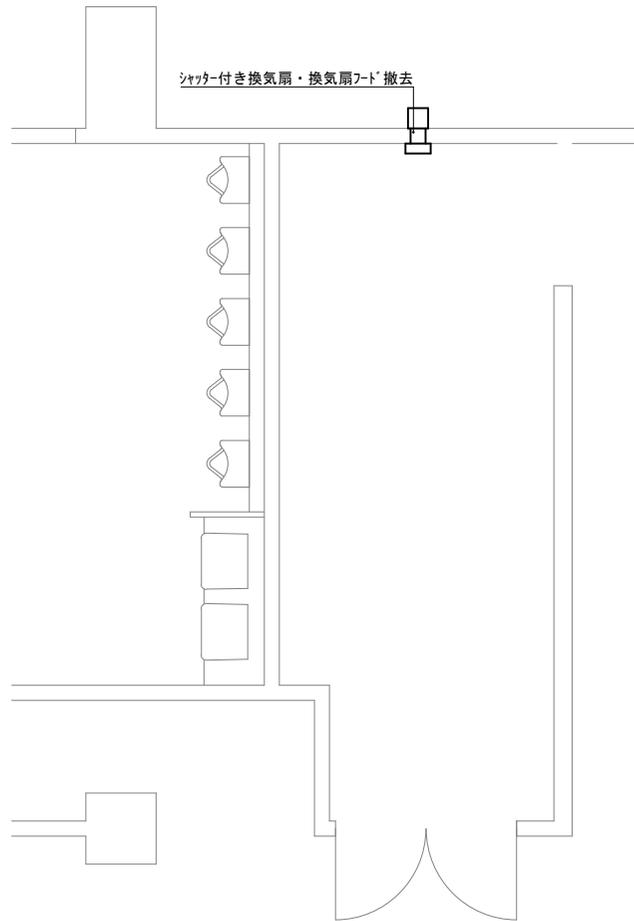


施工箇所B平面図【撤去】 S=1/75

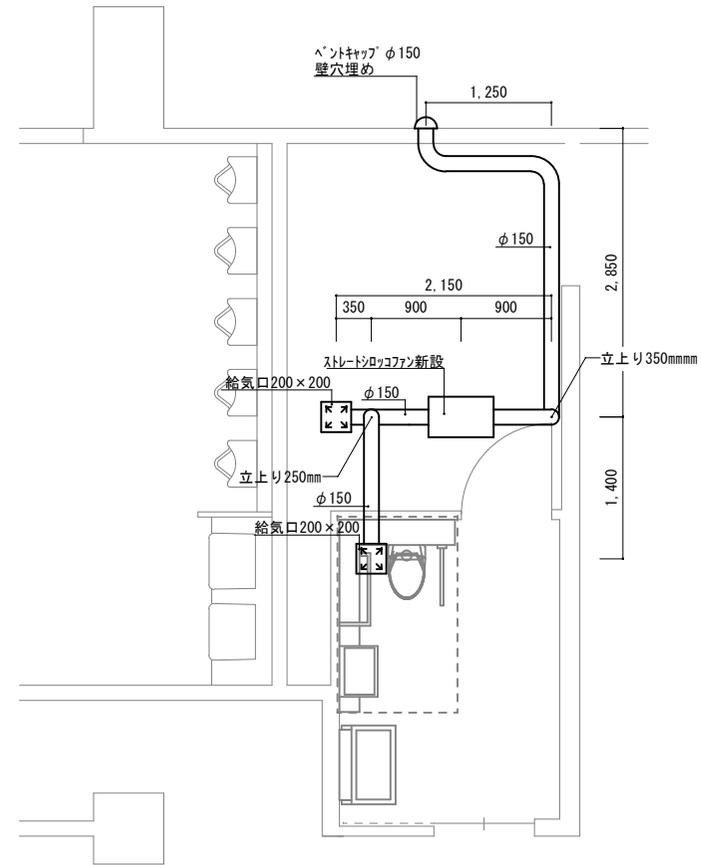

施工箇所B平面図【新設】 S=1/75

件名	105号館玄関等改修工事	縮尺	図示
種別	施工箇所B換気設備平面図	図面番号	17 / 18
陸上自衛隊システム通信・サイバー学校総務部管理課		作成日	R7.4.23

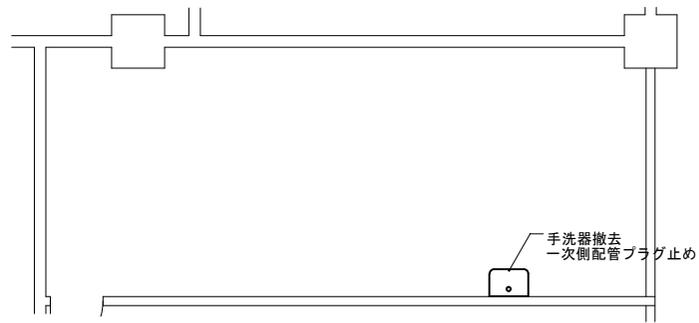

件名	105号館玄関等改修工事	縮尺	S=1/75
種別	施工箇所C衛生設備平面図	図面番号	18 / 18
陸上自衛隊システム通信・サイバー学校総務部管理課		作成日	R7.4.23