

105号館放送設備補修工事

工事件名	105号館放送設備補修工事	縮尺	
種別	表紙	図面番号	1 / 5
陸上自衛隊システム通信・サイバー学校総務部管理課		作成日	R7.4.4

仕 様 書

1	工 事 件 名	105号館放送設備補修工事
2	工 事 場 所	神奈川県横須賀市久比里2-1-1 陸上自衛隊久里浜駐屯地
3	工 期	契約締結日から令和7年10月31日まで
4	工 事 概 要	ラック型放送装置構成品交換 一式

5 一般事項

- (1) 本仕様書は、陸上自衛隊久里浜駐屯地で実施する「105号館放送設備補修工事」について、必要な事項を規定する。
- (2) 本仕様書及び図面に記載のない事項については、「公共建築工事標準仕様書」及び「公共建築改修工事標準仕様書」（以下、標準仕様書等）による他、関係諸基準による。
- (3) 本仕様書の記載事項に疑義を生じた場合は、すべて監督官と協議する。
- (4) 本工事实施に際し、本仕様書に明記なき事項についても施工上、当然処置すべき事項は請負業者の負担において実施するものとする。
- (5) 現場の納まり及び取り合わせ等により軽微な変更の必要性が生じた場合は監督官と協議し実施するものとする。
- (6) 請負業者は現場代理人を指名し、関係諸法令に従い本工事の工程管理、品質管理及び施工に従事する者の技術上の指導監督を行うと共に、火災、盗難、その他の災害の防止について十分注意を払う。また、工事現場においては、常に整理整頓を行い、特に危険箇所の点検を行う等の事故防止に努めること。なお、工事災害等は請負業者が自らその責を負う。
- (7) 仮設材料以外の材料はすべて新品とし、JIS規格等の適用品とする。これらの適用品以外の物については、監督官と協議する。
- (8) 工事写真は工事着工前、完成後、工事隠ぺいとなる箇所、材料搬入、主要な工事段階の工事状況、その他監督官の指示により計測等を実施した箇所の写真を撮影すること。また、工事完了後はすみやかに整理し提出する。
- (9) 工事に必要な電気・水道は、原則として請負業者の負担により発電機及び給水タンク等を設置する。
- (10) 発生材は発生材調書を提出するとともに、売払いが可能なものは監督官の指示する場所に集積すること。産業廃棄物は法令に基づき適正に処分すること。また、アスベスト等有害物質の調査が必要な場合は請負業者の責任において実施すること。
- (11) 発生材・資材等の搬入・搬出時は、既存施設に損傷を与えぬよう十分注意して作業を行う。また、万一損傷を与えた場合は請負業者の責において復旧すること。

- (12) 竣工検査合格後、施工上の欠陥によるものとみられる不具合等の発生において請負業者はその責を1年間負うものとする。

6 特記事項 通信工事

- (1) 業務用ラック型放送装置の構成品を下記の通り交換する。新設する構成品は下表規格の同等品以上のものとする。


TOA業務用ラック型放送装置

既設		新設	
品名	品番	品名	品番
キャビネットラック【再利用】	CR-403	キャビネットラック【再用品】	
モニターパネル	MP-10	モニターパネル	MP-011
パワーアンプパネル 60W	PA-630B	ワイヤレスチューナー【再用品】	
通気パネル	PF-013B	ブランクパネル 2U	BK-023B
ワイヤレスチューナー【再利用】	WP-1804	ブランクパネル 2U	BK-023B
グラフィックイコライザ	E-1231	ブランクパネル 3U	BK-033B
グラフィックイコライザ	E-1231	通気パネル 1U	PF-013B
デュアルイコライザ	E-232	プリアンプパネル	PP-025C
ステレオミキサ	M-1264	スピーカー選択パネル 10局	SS-014
CDプレイヤー	CD-20A	マイクミキサー	MX-113
ステレオダブルカセットデッキ	FD-20	通気パネル 2U	PF-023B
信号切替機【再利用】	信号切替機	CD/BTプレイヤー	CD-400U
切換リレーボックス	Q-RB12A	通気パネル 1U	PF-013B
通気パネル	PF-013B	ダブルカセットデッキ	202MK7
パワーアンプパネル 60W	PA-630B	主電源パネル【再用品】	
パワーアンプパネル 60W	PA-630B	通気パネル 1U	PF-013B
通気パネル	PF-013B	信号切替機【再用品】	
パワーアンプパネル 30W	PA-330B	通気パネル 1U	PF-013B
パワーアンプパネル 30W	PA-330B	パワーアンプパネル 360W	PA-3630
通気パネル	PF-013B	通気パネル 1U	PF-013B
主電源パネル【再利用】	PD-150	ジャンクホンパネル 10局	JP-034
通気パネル	PF-023B	非常切換リレーパネル 10	JP-0330
		通気パネル 2U	PF-023B


(2) 試運転調整

作業終了後試運転を実施し機器が正常に作動することを確認すること。

工事件名	105号館放送設備補修工事	縮尺	
種別	仕様書	図面番号	2 / 5
陸上自衛隊システム通信・サイバー学校総務部管理課		作成日	R7.4.4

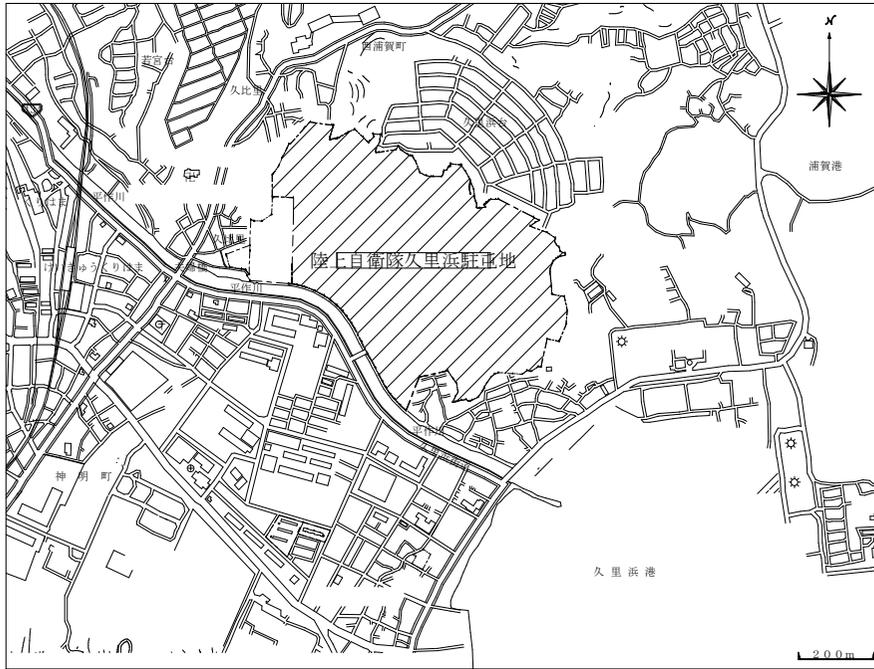


案内図 S=1/13000

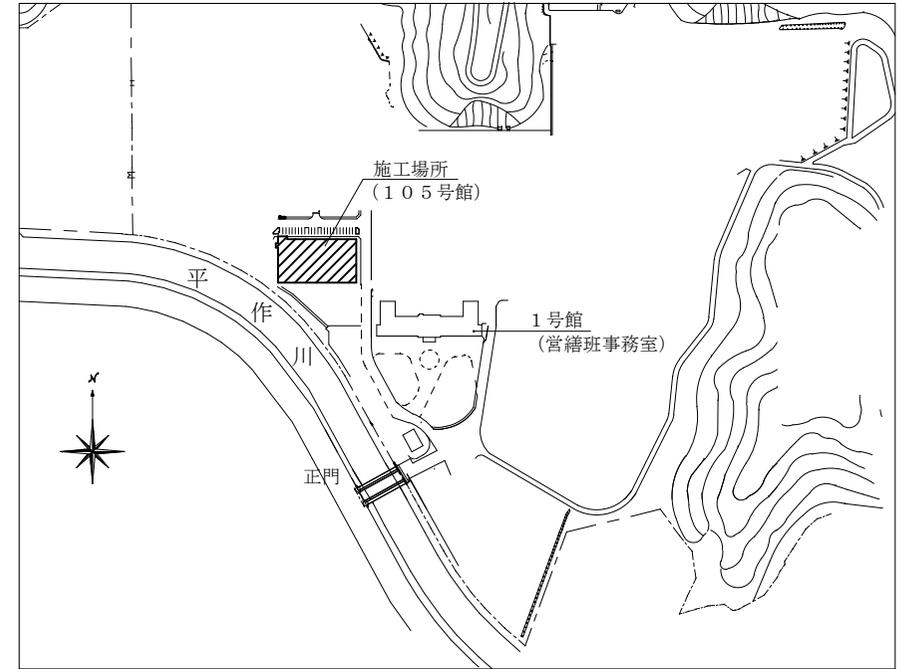


配置図 S=1/6000


件名	105号館放送設備補修工事	縮尺	図示
種別	案内図・配置図	図面番号	3 / 5
陸上自衛隊システム通信・サイバー学校総務部管理課		作成日	R7.4.4

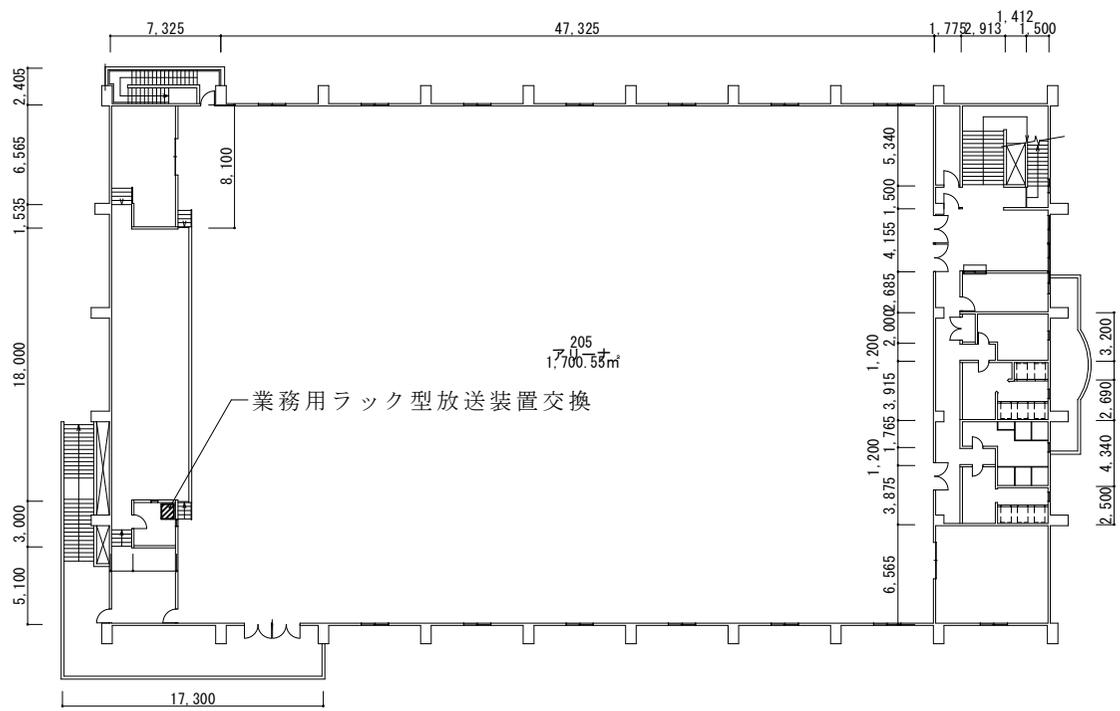

件名	105号館放送設備補修工事	縮尺	1 : 500
種別	105号館2階平面図	図面番号	4 / 5
陸上自衛隊システム通信・サイバー学校総務部管理課		作成日	R7.4.4

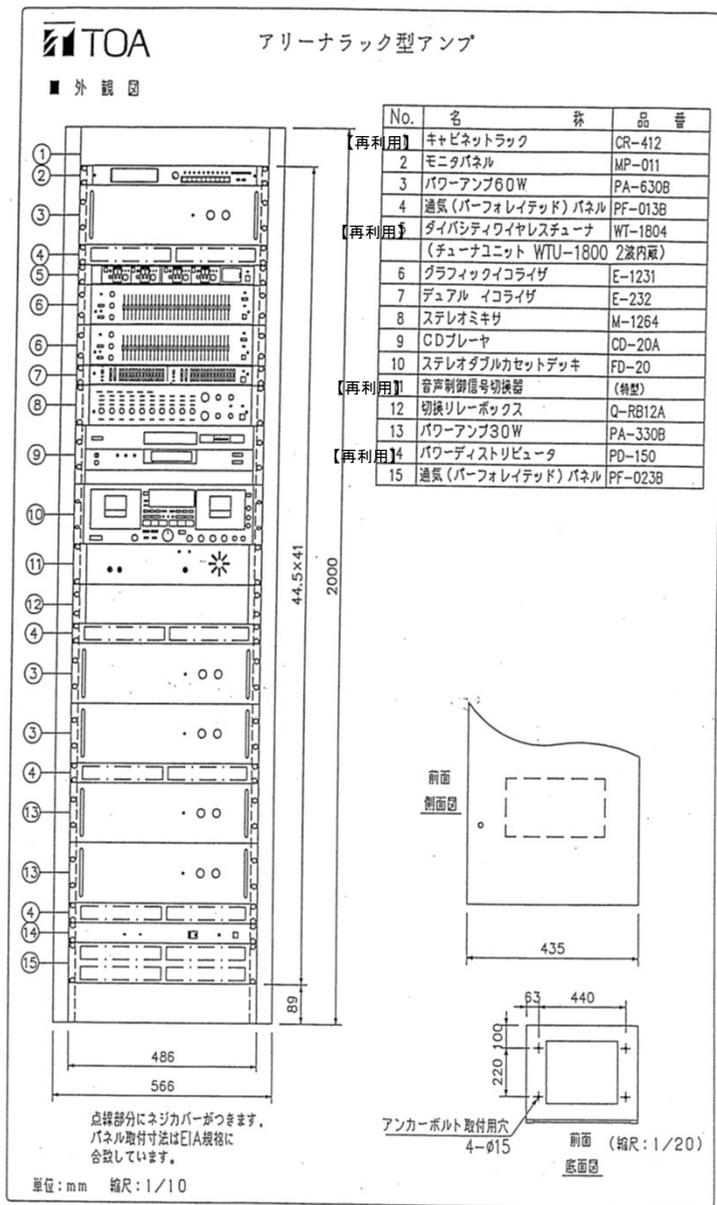

既設放送装置外観図

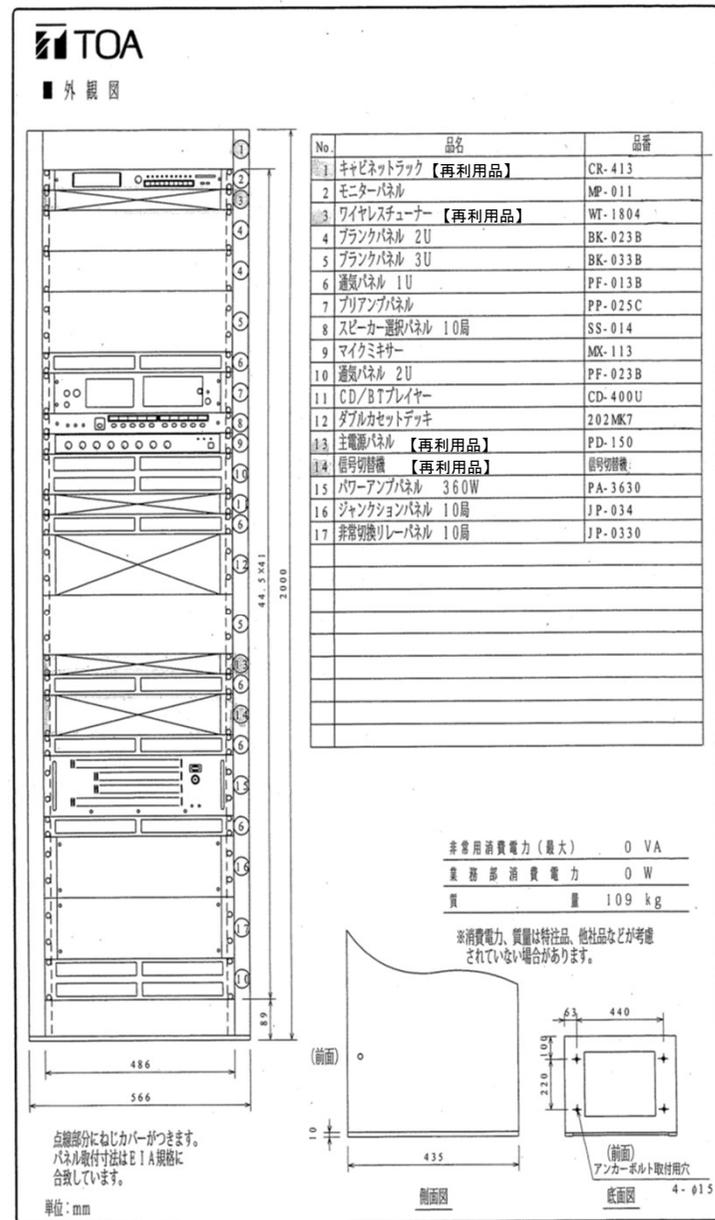

新設放送装置外観図

工事件名	105号館放送設備補修工事	縮尺	
種別	外観図	図面番号	5 / 5
陸上自衛隊システム通信・サイバー学校総務部管理課		作成日	R7.4.4