

110号車両整備工場火災受信盤補修工事

工 事 件 名	110号車両整備工場火災受信盤補修工事	1 / 7
種 別	表 紙	縮 尺
陸上自衛隊久里浜駐屯地 作成年月日：令和 8 年 4 月 21 日		

特記仕様書

1	工 事 件 名	110号車両整備工場火災受信盤補修工事
2	工 事 場 所	神奈川県横須賀市久比里2-1-1 110号館
3	工 期	契約締結日から令和9年3月31日まで
4	工 事 概 要	火災受信機交換

- 5 一 般 事 項
- (1) 本仕様書は、陸上自衛隊久里浜駐屯地で実施する「110号車両整備工場火災受信盤補修工事」について、必要な事項を規定する。
- (2) 本仕様書及び図面に記載のない事項については、「公共建築工事標準仕様書」及び「公共建築改修工事標準仕様書」（以下、標準仕様書等）による他、関係諸基準による。
- (3) 本仕様書の記載事項に疑義を生じた場合は、すべて監督官と協議する。
- (4) 本工事实施に際し、本仕様書に明記なき事項についても施工上、当然処置すべき事項は請負業者の負担において実施する。
- (5) 現場の納まり及び取り合わせ等により軽微な変更の必要性が生じた場合は監督官と協議し実施する。
- (6) 請負業者は現場代理人及び主任技術者を指名し、関係諸法令に従い本工事の施工計画の作成、工程管理、品質管理及び施工に従事する者の技術上の指導監督を行うと共に、火災、盗難、その他の災害の防止について十分注意を払う。また、工事現場においては、常に整理整頓を行い、特に危険箇所の点検を行う等の事故防止に努めること。なお、工事災害等は請負業者が自らその責を負う。
- (7) 仮設材料以外の材料はすべて新品とし、JIS規格等の適用品とする。これらの適用品以外の物については、監督官と協議する。

- (8) 作業時間は原則として、平日の午前9時00分から16時45分までとする。なお、土日、祝日における作業を行う際は、速やかに監督官と協議する。
- (9) 工事写真は国土交通省営繕工事写真撮影要領によるものとし、工事着工前、完成後、工事隠ぺいとなる箇所、材料搬入、主要な工事段階の工事状況、その他監督官の指示により計測等を実施した箇所の写真撮影を行い、工事完成後はすみやかに整理し提出する。
- (10) 工事に必要な電気・水道は、原則として請負業者の負担により発電機及び給水タンク等を設置する。やむを得なく官側の施設を使用する場合は有償とし、請負業者の負担によりメーターを設置する。その場合の支払い方法は別に示す。
- (11) 本工事に伴う発生材は発生材調書により報告し、売払い可能な発生材は監督官の示す場所に集積するとともに、産業廃棄物の処理においては最終処分が確認できるもの（マニフェスト等）の写しを工期内に提出する。
また、アスベスト等有害物質の調査が必要な場合は請負者の責任において実施する。
- (12) 発生材・資材等の搬入搬出は、既存施設に損傷を与えぬよう十分注意して行う。また、万一損傷を与えた場合は請負業者の責において復旧する。
- (13) 竣工検査合格後、施工上の欠陥によるもとみられる不具合等の発生において請負業者はその責を1年間負うものとする。

工 事 件 名	110号車両整備工場火災受信盤補修工事	2	/	7
種 別	仕 様 書	縮	尺	/
陸上自衛隊久里浜駐屯地		作成年月日：令和 8 年 4 月 21日		

6 特記事項

消防設備工事

火災受信盤交換

(1) 火災受信盤撤去は以下のとおり。

ア 複合型P型1級壁掛形25回線（特注盤）主音響
（音声警報）・予備電源内臓・蓄積式・自動断線機能付

イ サージアブソーバー付

ウ 回転灯用として0.45Ahの電源組込

エ 表示内容

火災表示 10

付属表示

消火栓ポンプ始動表示 1

消火ポンプ故障表示 1

消火ポンプ呼水槽減水表示 1

消火用充水槽満水表示 1

消火用充水槽減水表示 1

粉末消火操作箱開表示 2

粉末消火起動表示 1

粉末消火放出表示 1

粉末消火制御盤異常表示 1

消火水槽満水表示 1

消火水槽減水表示 1

予備 3

オ 地区ベル鳴動方式は一斉鳴動方式

(2) 新設受信盤については下記の同等品以上とする。

メーカー	交換機器名	型式番号	製品記号
ニッタン株式会社	複合型P型1級受信機25回線 (壁掛形・蓄積式)	受第9～101号	1PF3-nL


7 その他

工事施工に際し、建築基準法・消防法・電気事業法等に関して、関係機関に対し必要となる諸手続き等は事前に提出時期等を確認し、監督官と協議の上、請負業者の責において確実に処理すること。また手数料等の諸費用については請負業者の負担とする。


8 完成検査

交換作業完了後、官側立会いのもと消防点検に基づく点検を実施する。

工事件名	110号車両整備工場火災受信盤補修工事	3 / 7
種別	仕様書	縮尺
陸上自衛隊久里浜駐屯地 作成年月日：令和8年4月21日		

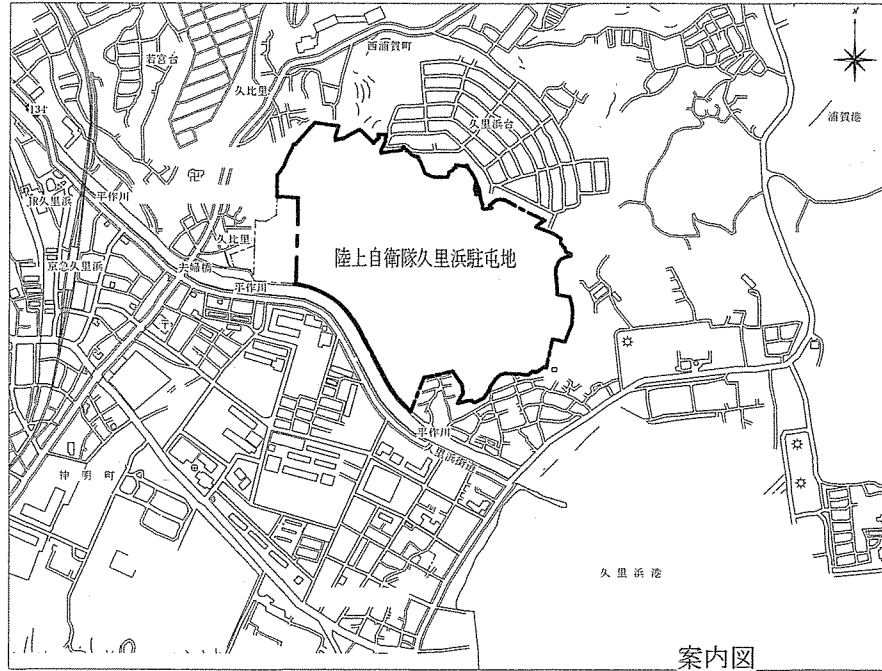

案内図 S=1/20000

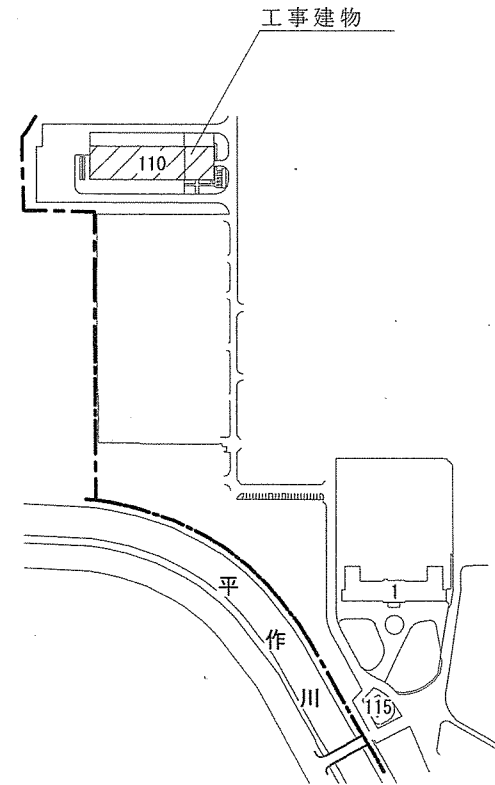


配置図 S=1/6000

工事件名	110号車両整備工場火災受信盤補修工事	4	/	7
種別	案内図・配置図	縮尺		図示
陸上自衛隊久里浜駐屯地 作成年月日：令和8年4月21日				




110号館平面図（事務所）S=1/200

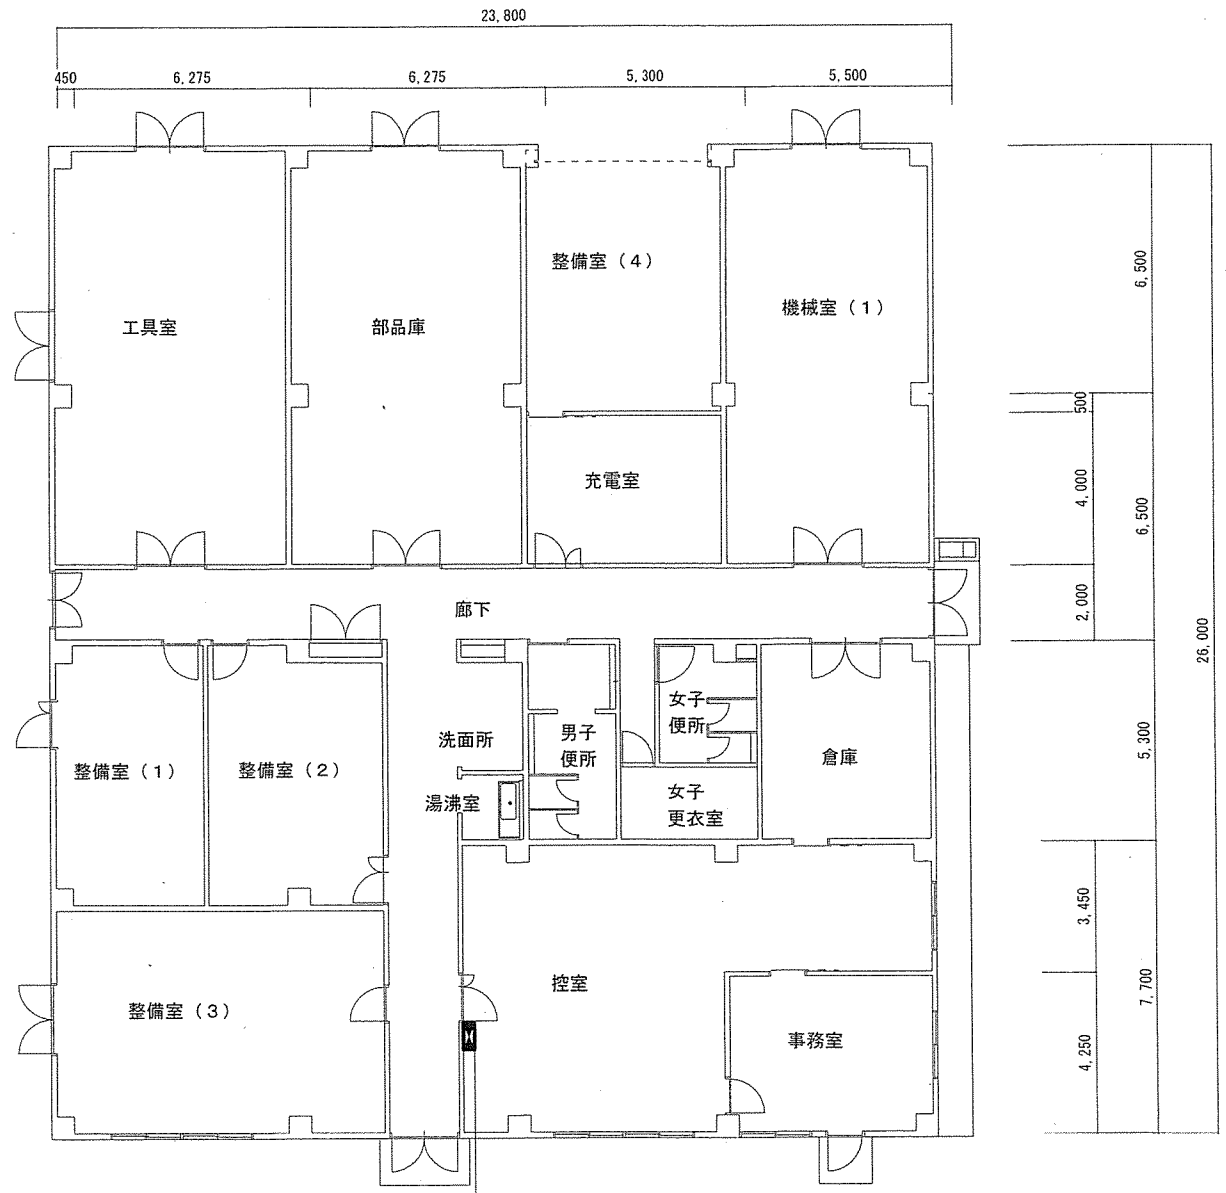


壁掛形 2.5回線複合型 P 型 1 級受信機交換 1 箇所

工事件名	110号車両整備工場火災受信盤補修工事	5 / 7
種 別	平面図	縮尺 図示
陸上自衛隊久里浜駐屯地 作成年月日：令和8年4月21日		

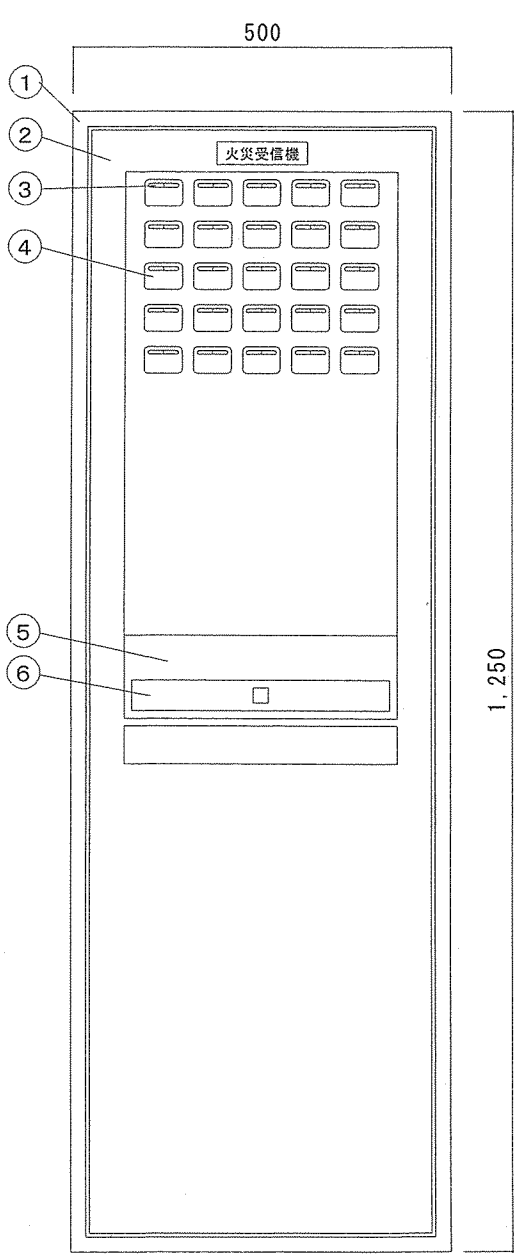


火災受信機

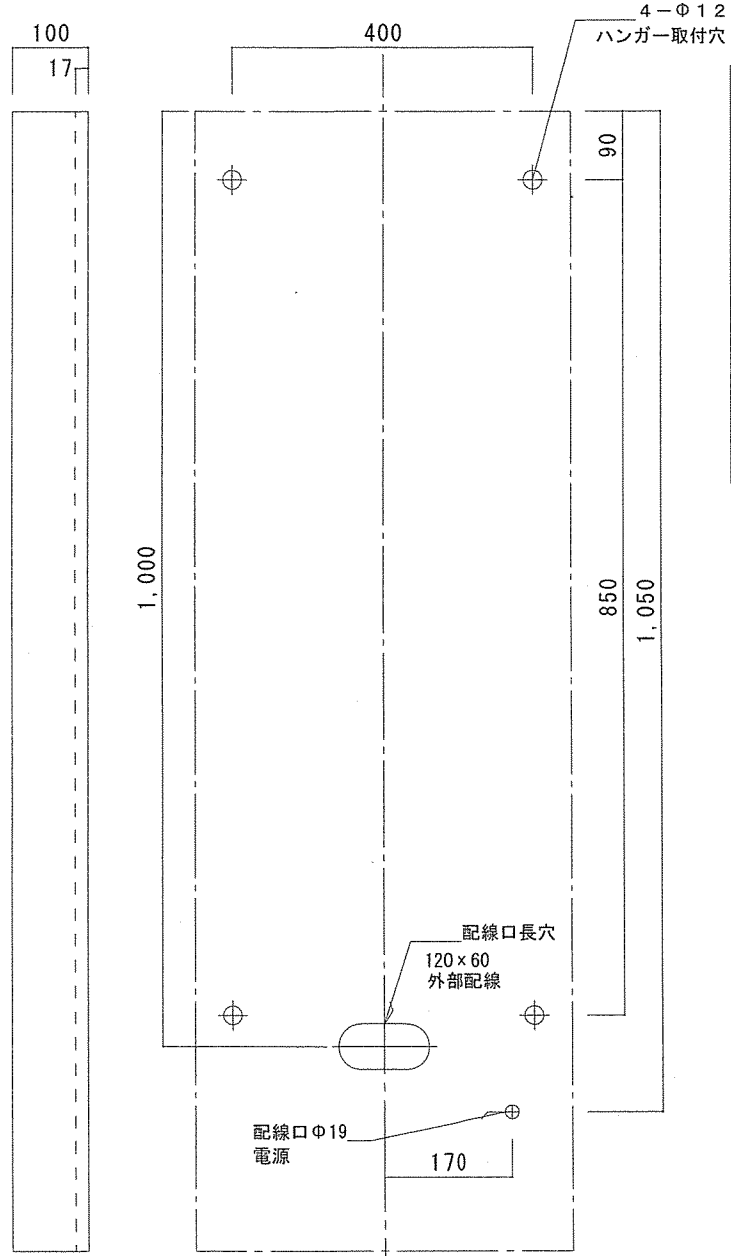

番号	部品名	個数	図番・型名	材質・処理
10				
9				
8				
7				
6	操作部カバー	1		SEC t 1.0
5	操作部	1	詳細別図	
4	付属地区表示灯	15	発光ダイオード	
3	火報地区表示灯	10	発光ダイオード	
2	扉	1		SEC t 1.6
1	本体	1		SEC t 1.6

工事件名	110号車両整備工場火災受信盤補修工事	6 / 7
種別	既存外觀図	縮尺
陸上自衛隊久里浜駐屯地 作成年月日：令和8年4月21日		

操作部詳細図

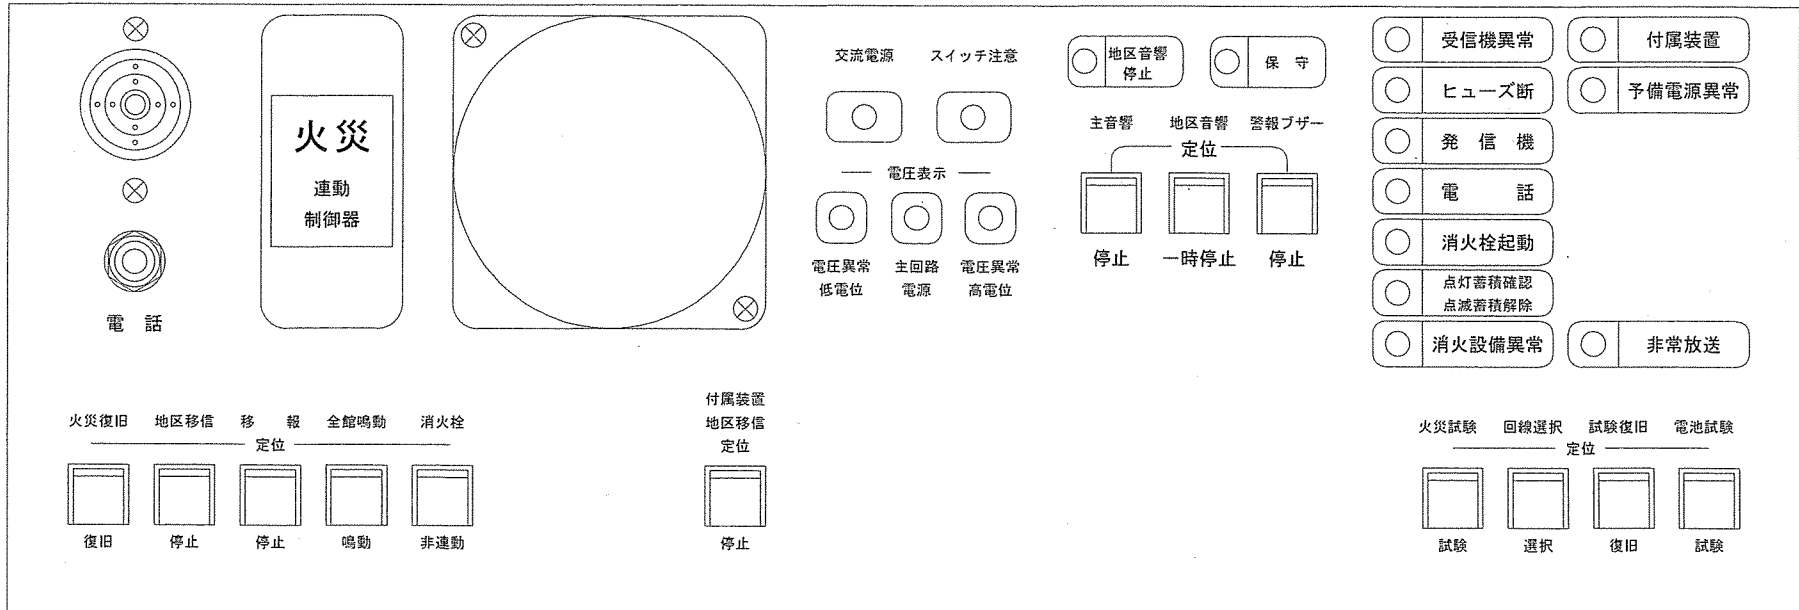

工事件名	110号車両整備工場火災受信盤補修工事	7 / 7
種別	既存操作部詳細図	縮尺
陸上自衛隊久里浜駐屯地 作成年月日：令和8年4月21日		