

# 仕 様 書

1 件 名：目達原1号建物他空調機据付

2 場 所：佐賀県神埼郡吉野ヶ里町立野7番1 陸上自衛隊目達原駐屯地

## 3 概 要

- (1) 空調機据付(官給品、古品5台)
- (2) 空調機用内外連絡電線、冷媒配管、ダクト等取付け及び電源引込み
- (3) 天井点検口設置1箇所

## 4 一般事項

(1) 本作業は、本設計図書によるか特記事項及び国土交通省大臣官庁官庁営繕部監修「公共建築工事標準仕様書」(機械設備工事編・電気設備工事編・建築工事編) 国土交通省大臣官庁官庁営繕部監修「公共建築改修工事標準仕様書」(機械設備工事編・電気設備工事編・建築工事編) 最新版) による。

(2) 本作業に使用する材料は、全て監督官の検査を受けた合格品のみを使用する

(3) 請負者は作業実施にあたり、仕様書及び現地において、相違・疑義あるいは不明な点が生じた場合は、監督官と協議しその指示に従うものとする。

(4) 請負者は作業実施にあたり、本作業以外の他の部位を汚破損した場合は、請負者の責任により原形に復旧するものとする。

(5) 請負者は作業実施にあたり、安全管理に留意すると共に作業終了後は現場の整理整頓、清掃をするものとする。

(6) 本作業に際して、本仕様書に明記なき事項についても施工上当然処置すべき事項は、請負者の負担で実施するものとする。

(7) 本作業の作業写真等は、デジタルカメラ等を使用し、着工前、使用材料、各工程、完成及び監督官の指示するところを撮影し、監督官に1部提出するものとする。なお、デジタルカメラの電子データ等は、検査終了後、請負者の責任において確実に消去するものとする。

(8) 入出門、物品の搬入、搬出、提出書類は部隊で定めた規則によるものとする。

(9) 本作業に使用する電気、水については、請負者側で準備するものとする。

(10) 発生材で、金属屑については駐屯地内の監督官の指示する場所に集積し整理する。又、金属屑以外の物については、請負業者の責任において適切に処分する。

(11) 本作業実施の際は、十分な安全対策を講じ、常に注意を怠らないものとする。万が一事故が生じた際は速やかに監督官に報告及び対処するものとする。また、災害事故・破損発生等については必ずすべて請負業者責任とし、速やかに原形に復元する。なお、その際官制としての補償は、一切行なわれない。



## 5 特記事項

- (1) 施工日程については⑤の空調機は10月31日までに作業を終わらせ、その他の空調機は12月15日以降に作業を実施する、細部は監督官と調整する。
- (2) エアコン配管用ダクトは因幡電工スリムダクトSD、未来工業スッキラライン又は同等品とする。



- (3) ③、④の空調機は既設スライドブロックに取付金具、防振ゴム(10mm)を取付ける。
- (4) 冷媒管は冷媒用被覆銅管とし、屋内接続部には保温材を使用し結露防止する。
- (5) 屋内で使用するドレン管は、特記なき場合は断熱ドレンホース又は保温材等を使用し結露防止する。
- (6) 電線管はOP二回り(下地エッチングプライマー塗装)とする。
- (7) 電線管付属品はねじなし防水型とする。
- (8) キッズルームに天井点検口(アルミ450×450)を設置する。
- (9) 冷媒配管接続後真空乾燥を実施し、必要に応じて冷媒ガスを追加充填する。
- (10) 作業終了後試運転を実施し、監督官の立会のもと正常に作動するかを確認し試運転結果報告を提出する。

- (11) 試運転調整時、不具合等生じた場合は不具合箇所の診断及び見積りを提出する。
- (12) 据付ける空調機は官給品とし、型式・メーカー名及び諸元等は次のとおりとする。

番号	設置場所	電源・馬力等	メーカー名	内機型式	外機型式	備考
①	1号建物1F 1機械室	3相200V 天吊2.5馬力	ダイキン	FHP63C	RZRP63BAT	建物構造 RC-2
②	1号建物1F 2機械室	3相200V 天吊2.5馬力	ダイキン	FHP63C	RZRP63BAT	建物構造 RC-2
③	1号建物1F 3機械室	3相200V 天吊2.0馬力	ダイキン	FHP50DD	RZRP50BBT	建物構造 RC-2
④	1号建物1F 3機械室	3相200V 天吊3.0馬力	ダイキン	FHP80DD	RZRP80BBT	建物構造 RC-2
⑤	216号建物1F 3機械室	3相200V 天吊2.5馬力	ダイキン	FHP63C	RZRP63BAT	建物構造 RC-3

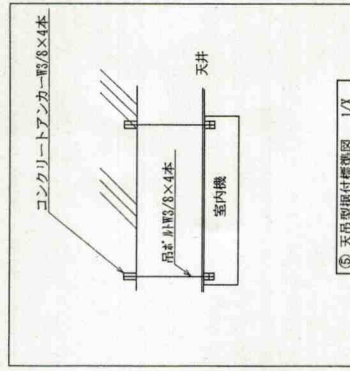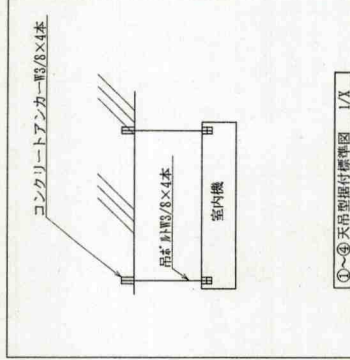

件名	目達原1号建物他空調機据付	図面番号	2 / 3
図名	図示	縮尺	-
陸上自衛隊 目達原駐屯地		作成年月	R7.8

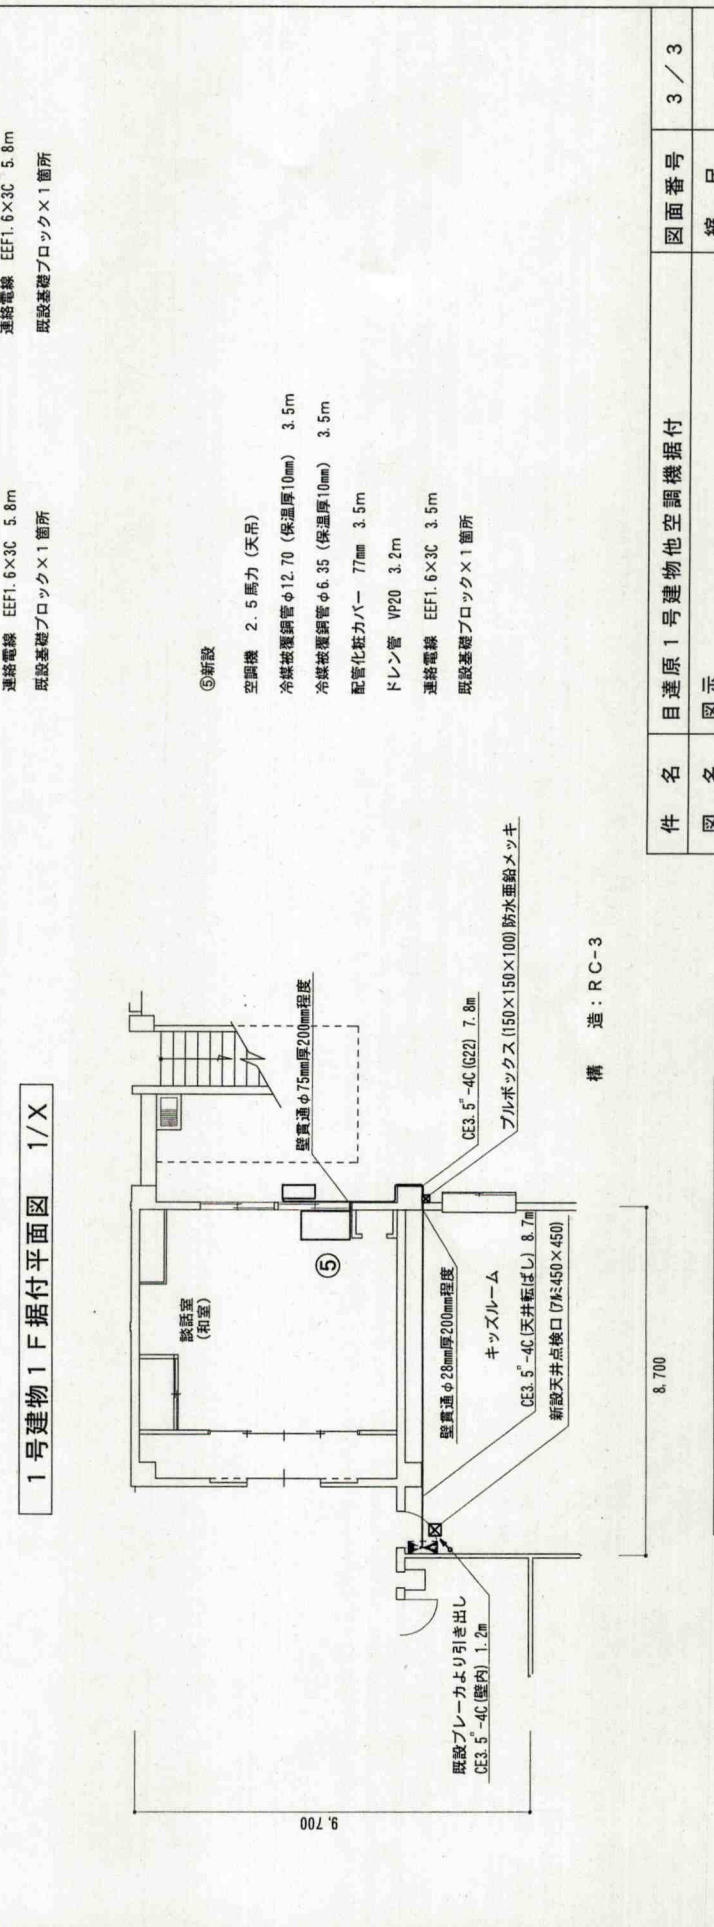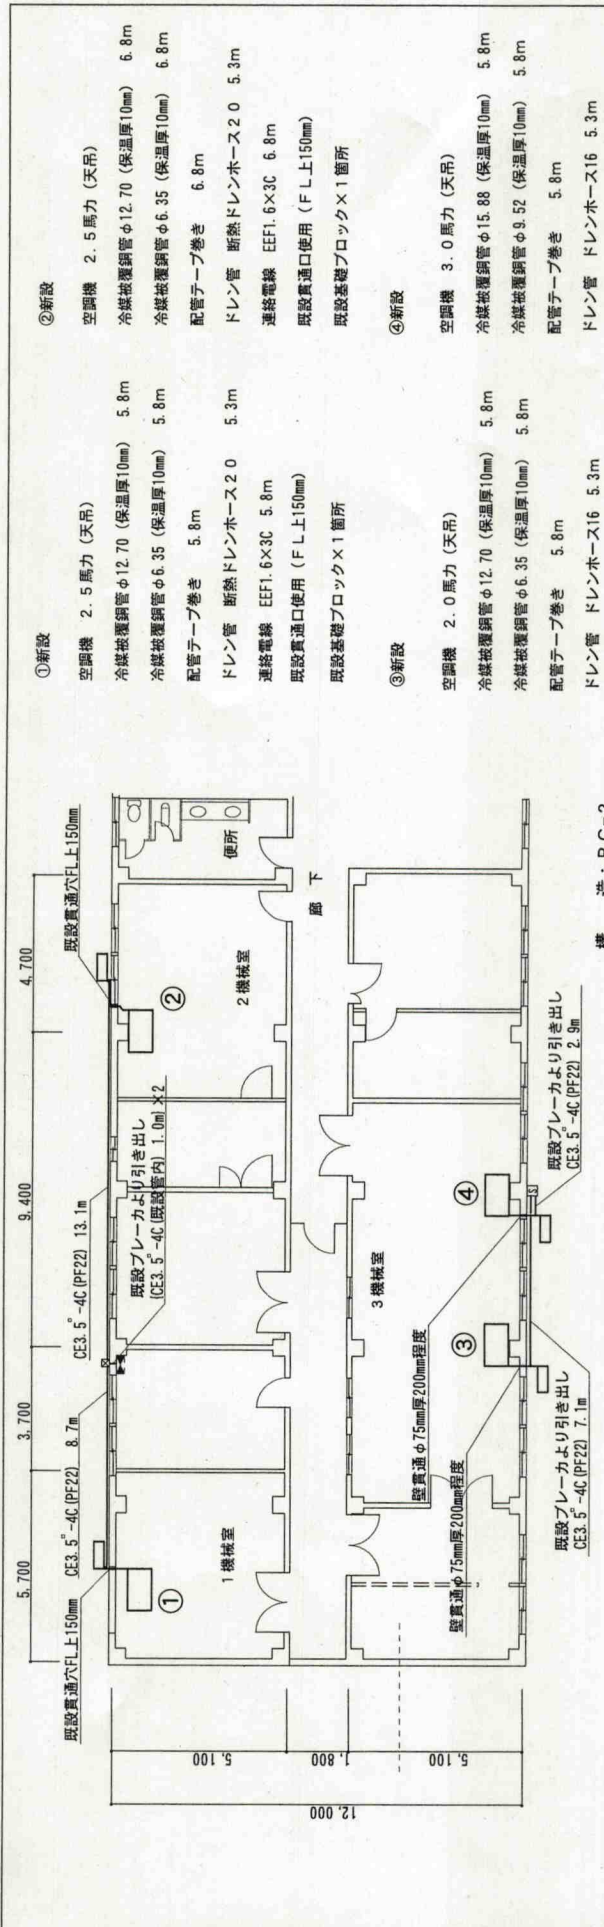

件名	目達原1号建物他空調機据付	図面番号	3 / 3
図名	図示	縮尺	-
	陸上自衛隊 目達原駐屯地	作成年月	R7.8