









表紙共5枚

# 目達原216号建物内部改修工事

件名	目達原216号建物内部改修工事						図面番号	1 / 5							
図名	表紙						縮尺	—							
総務部長		管理課長		営繕班長		電気係長		給排水係長		工事企画		管財		担当	
陸上自衛隊 目達原駐屯地															
作成年月日 R7.9.5															

# 仕 様 書

1 工事名称  
目達原216号建物内部改修工事

2 工事場所  
佐賀県神埼郡吉野ヶ里町立野7-1 陸上自衛隊 目達原駐屯地

3 概 要

工 種	項 目	数 量	単 位
建築工事	木製片引きフラッシュ戸新設	1	箇所
	コンクリート階段新設	1	式
撤去工事	ステンレス製片引き戸撤去	1	箇所
	スイングドア撤去	1	箇所
電気設備工事	カウンスター撤去	0.45	m
	足掛金具撤去	0.59	m
電気工事	LED照明器具新設	24	個
	コンセント新設	1	個
撤去工事	照明器具撤去	24	個
	コンセント撤去	1	個
機械設備工事	洋風便器新設 (フラッシュバルブ共)	1	台
	温水洗浄便座新設	1	個
	手洗器新設	1	個
	乳幼児チェア-新設	1	個
	子ども用洗面台 (1人用) 新設	1	個
撤去工事	洋風便器撤去 (フラッシュバルブ共)	1	台
	手洗器撤去	1	個
	洗面台撤去	1	個

4 一般事項

- (1) 本工事は、本仕様書、図面、公共建築工事標準仕様書、関係諸法規、監督官の指示に基づき誠実に実施すること。
- (2) 図面又は仕様書に不明な事項、また疑義が生じた場合は、監督官と協議し、仕様書等に記載なき必要な事項でも技術上ものは請負者の責任において良心的に施工すること。
- (3) 工事の際、建物及び物品等に損傷を与えた場合、請負業者の責任において原形に復旧すること。
- (4) 現場の納まり等で材料・取付工法の軽微な変更は監督官の指示により行うこと。なお、軽微な変更に伴う請負金額の変更はないものとする。
- (5) 本工事に使用する材料は、すべて新品とし、監督官の検査を受けた合格品のみを使用する。
- (6) 工事完了後、作業場所及び周辺の後片付け及び清掃を実施すること。また、工事中であつても適時、整理整頓すること。
- (7) 本工事で使用する電気、水については請負者側で準備するものとする。

- (8) 工事に伴う発生材は金属屑については駐屯地内の監督官の指示する場所に集積し整理する。また、金属屑以外の物については、法律等に基づき請負者が適切に処分するものとし、マニフエスト(写し)を提出する。
- (9) 請負者は、下請業者と工事下請負契約を締結、工事を施工して完成させる場合は、着工前に公共工事の入札及び契約の適正化に関する法律に基づき、施工体制台帳等を作成・提出し、監督官の点検を受けるものとする。
- (10) 本工事に際し、着工前、施工中、完成時、使用材料及び監督官の指示するところをカメラ(カラー)で撮影し、工事写真帳(A4)に整理して監督官へ提出すること。なお、デジタルカメラの電子データ等は、検査終了後、請負者の責任において確実に消去するものとする。


5 特記事項

- (1) 本仕様書及び図面記載寸法は、標準寸法につき施工に際して細部を原寸確認し、各作業を実施すること。
- (2) 工事日時及び、日程等については必ず監督官の許可を受けた後、実施すること。
- (3) 電気工事  
ア 露出配管のメタルモールはMMAとし、メタルモール内で電線の接続をしないこと。
- (4) 機械設備工事  
ア 衛生器具設備の付属品及び水栓、洗浄管等の見え掛り部分は、ニッケルクロムめっき仕上げ(JIS H 8617)とすること。
- (5) 使用材料は、下表のとおり又は同等品以上とする。  
ア 電気設備工事


品 名	名 称	規 格	備 考
電気配線	600V耐燃性ポリエチレン絶縁ケーブル(EM-EEF)		JIS C3612
電線管	メタルモールA型 (MMA)		
イ 機械設備工事			
品 名	名 称	規 格	備 考
衛生器具	大便器 (TOTO CS140#NW1)		JIS C710
	手洗器 (TOTO L300M#NW1)		JIS L710
	乳幼児チェア- (TOTO YKA15S)		
	子ども用洗面台 (㈱ムーヴル SG400-H500)		

(6) 本工事でのその他の提出書類は、監督官の指示による。


件 名	目達原216号建物内部改修工事	図面番号	縮 尺	作成年月日
図 名	仕様書			
	陸上自衛隊 目達原駐屯地			R7.9.5

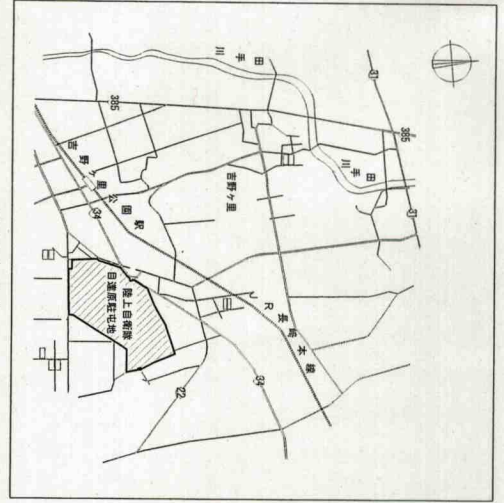

案内図 1:X

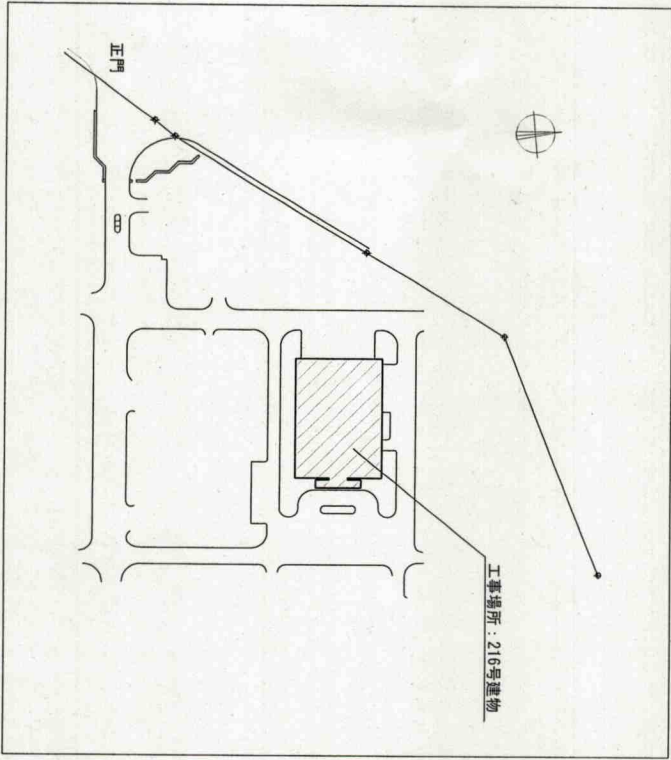


配置図 1:2,000

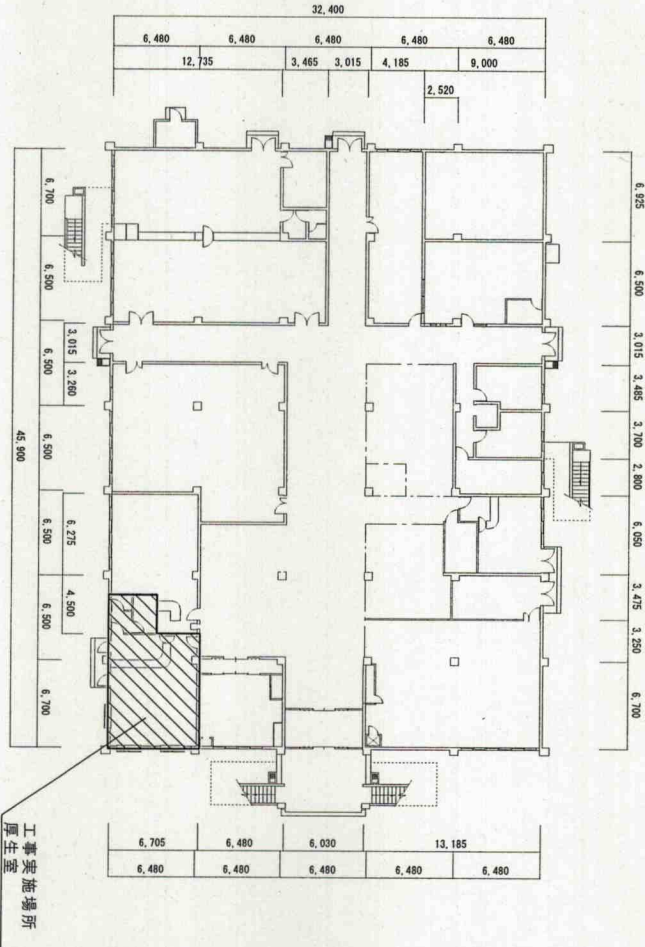

216号 1階平面図 1:400

件名	自衛隊216号建物内部改修工事	図面番号	3/5
図名	案内図・配置図・平面図	縮尺	図示
	陸上自衛隊 自衛隊駐屯地	作成日	R7.9.5




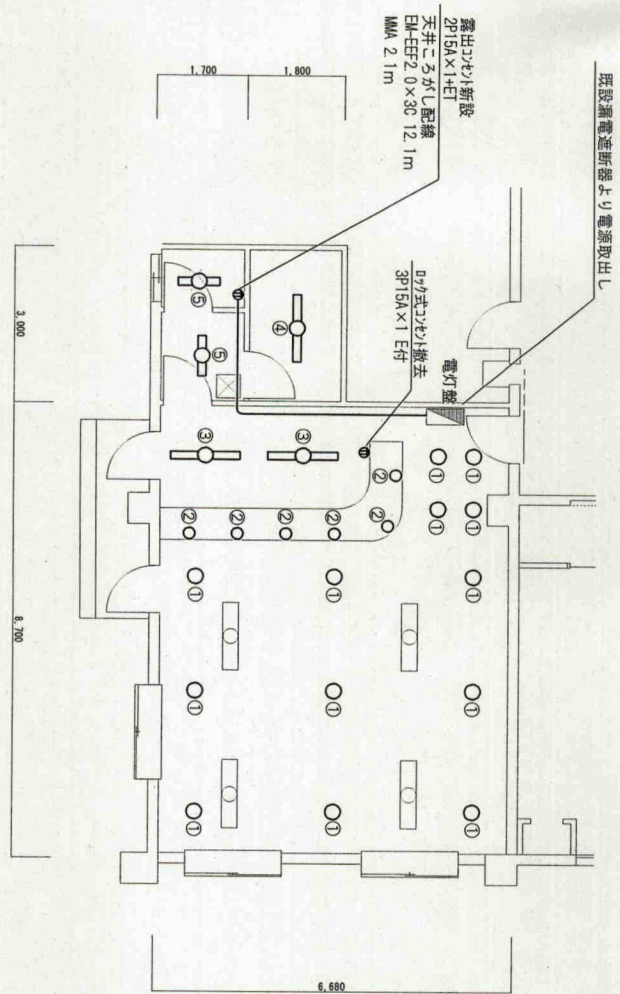

照明番号	照明器具 (撤去)	LED照明器具 (新設)	数量
①	RS2-40	LED照明器具 (新設) N°フニマの XMD2059MNL E9 又は同等品以上	13
②	コラッガ蛍光灯 13W	N°フニマの XMD1069MNL E9 又は同等品以上	6
③	FSS4-MP401 RH16	N°フニマの XLM452ENZLE9 又は同等品以上	2
④	FSR1-401 RH16	N°フニマの XLM452ENZLE9 又は同等品以上	1
⑤	FRS2-201 GH16	N°フニマの XFX2006ENLE9 又は同等品以上	2

1階厚生室平面図 1:100

容量 (VA)	電圧 (V)	負荷名称	回路番号
306	100	電灯	10-1
500	100	電灯	10-3
512	100	コラッガ	10-5
253	100	コラッガ	10-7
630	100	全熱交換器	10-9
1000	100	3 E'	10-11

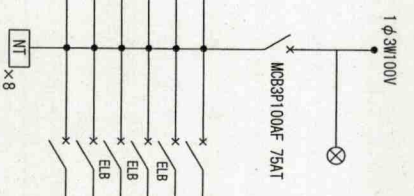

回路番号	負荷名称	電圧 (V)	容量 (VA)
10-2	電灯	100	1020
10-4	電灯	100	500
10-6	コラッガ	100	200
10-8	コラッガ	100	600
10-10	3 E'	100	1000
③	3 E'	100	1000

温水洗浄便座用

電灯盤結線図

件名	目録原216号建物内部改修工事	図面番号	5 / 5
図名	1階厚生室平面図・電灯盤結線図	縮尺	図示
	陸上自衛隊 目録原駐屯地	作成年月日	R7.9.5