

 






# 大野原演習場原水槽ポンプ等取替


件名	大野原演習場原水槽ポンプ等取替										
図面名称	表紙										
縮尺	—	図面番号	1/6	作成年月日	令和3年					11月	10日
業務隊長	管理科長	営繕班長	演管班長	施設管理	企	面	作成者				
							防衛事務官 純平 草野				
陸上自衛隊 大村駐屯地業務隊 管理科											

# 仕 様 書


- 1 工事件名 大野原演習場原水槽ポンプ等取替
- 2 工事場所 長崎県東彼杵郡東彼杵町無番地 陸上自衛隊 大野原演習場
- 3 概 要 原水槽スクリーナーモーター取替 1台 (Vベルト取替含む)  
原水槽汚物ポンプ取替 2台、原水槽・流量調整槽蓋取替 14枚  
原水槽・流量調整槽・制御盤内フロード (レス) スイッチ取替10個、その他配管一式
- 4 一般事項
- (1) 本仕様書は、陸上自衛隊大野原演習場で実施される「大野原演習場原水槽ポンプ等取替」に摘要する。
- (2) 本工事は、本仕様書・図面によるほか、用語の定義については、以下によるものとする。  
国土交通省大臣官房官庁営繕部監修『公共建築工事標準仕様書 (機械設備工事)』  
国土交通省大臣官房官庁営繕部監修『公共建築改修工事標準仕様書 (機械設備工事)』
- (3) 本工事はの施工にあたり、仕様書と図面あるいは現地において、疑義、相違及び不明な点が生じた場合は、監督官と協議し、その指示に従うものとする。
- (4) 請負者は施工にあたり、諸法規を遵守するとともに、その運営及び適用は請負者の負担と責任において実施する。
- (5) 写真は、施工前、完成後、各工程毎及び材料搬入状況等を撮影し、写真帳 (A4) に整理して提出する。
- (6) 工事場所及び指定された場所以外の無断立ち入り及び写真撮影は禁止する。
- (7) 請負者は、現場代理人を指名し関係法令に従って現場の管理に当たらせ、関係者の監督及び火災・盗難等の災害防止に十分な注意を払わせるとともに、現場においては常に整理整頓を行う。
- (8) 本工事に使用する材料は、再使用品を除き全て新品とし、カタログ等を提出し承認を受け、合格品のみを使用する。
- (9) 本工事に発生した金属発生材については、発生材調書を作成の上、監督官の指示する場所に集積する。
- (10) 請負者または現場代理人は、契約後速やかに作業実施日を監督官と調整し、工程表等を作成して監督官に提出する。
- (11) 本設計図書に記載された寸法は、設計寸法・数量であり、施工に際しては、原寸等を確認し施工する。また仕様書に記載なき事項であっても工事完成に必要な軽微な作業は、請負者の責任において実施するものとする。
- (12) 本工事はの施工に当たり、請負者が下請業者を選任する場合は、監督官の示す様式にて施工体制台帳を提出するものとする。
- 5 特記事項
- (1) 原水槽汚物ポンプ取替施工前に汚水汲取・洗浄作業を実施するものとする。また、施工後は汚水を槽へ戻すものとする。
- (2) 官側の電気は使用しないものとし、発電機を使用すること。  
また、水道を使用する場合はメーターを設置し、使用した料金を徴収するものとする。
- (3) 取替する機名等については、下記の通り。

 品 名	メーカー名	型 式	備 考
SSG GEARED MOTOR	Fuji Electric Co Ltd	OSSG100.50	スクリーナーモーター
水中ポンプ	ツルミポンプ	TOS80B43.7H-63/80mm	原水槽ポンプ
フロートスイッチ	ツルミポンプ	RF-5	原水槽・流量調整槽
フロードレススイッチ	オムロン	61F-G2N	制御盤内

(4) 取替工事が完了後、試運転を実施し異常がないことを確認するものとする。

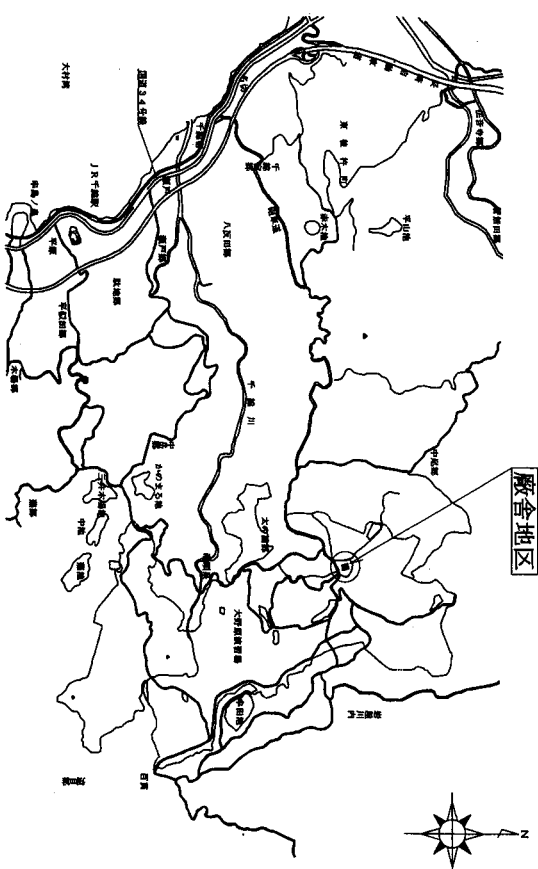


大野原演習場案内図 S=1:50,000

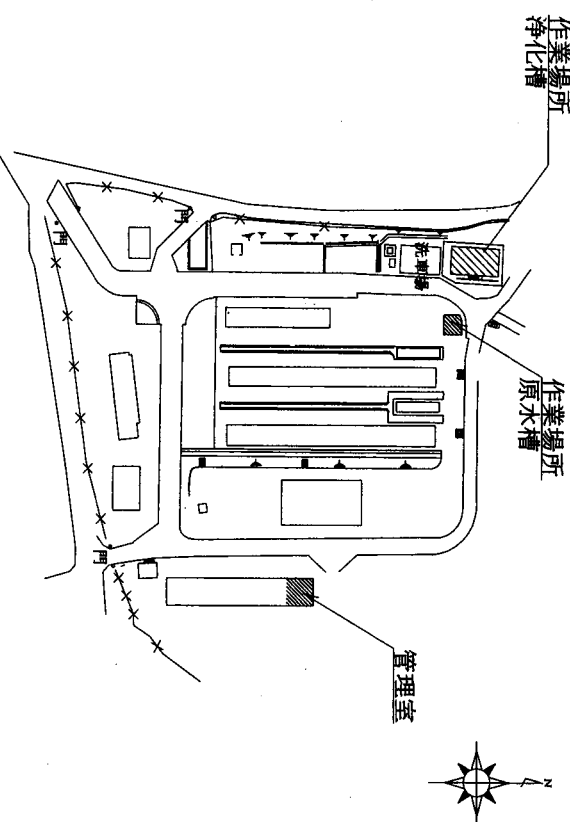


大野原演習場敷地配置図 S=1:2,000

工事件名	大野原演習場原水槽ポンプ等取替		
図面名称	仕様書・案内図・配置図		
縮 尺	図示	作成年月日	3.11.10
		図面番号	2/6
大村駐屯地業務隊 管理科営繕班			

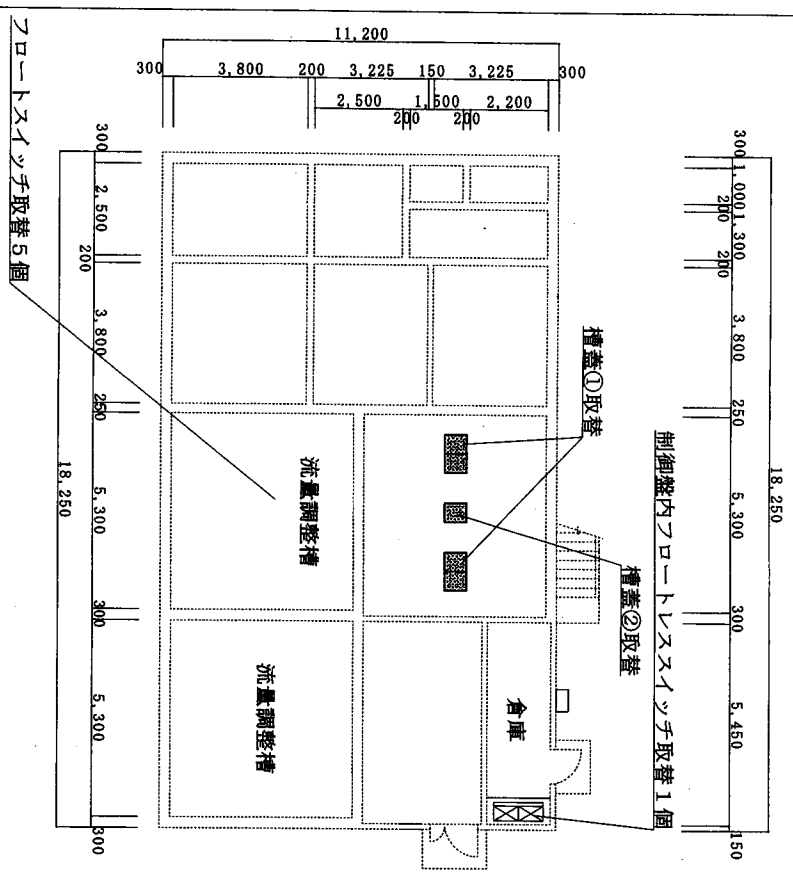

浄化槽平面図 S=1:150

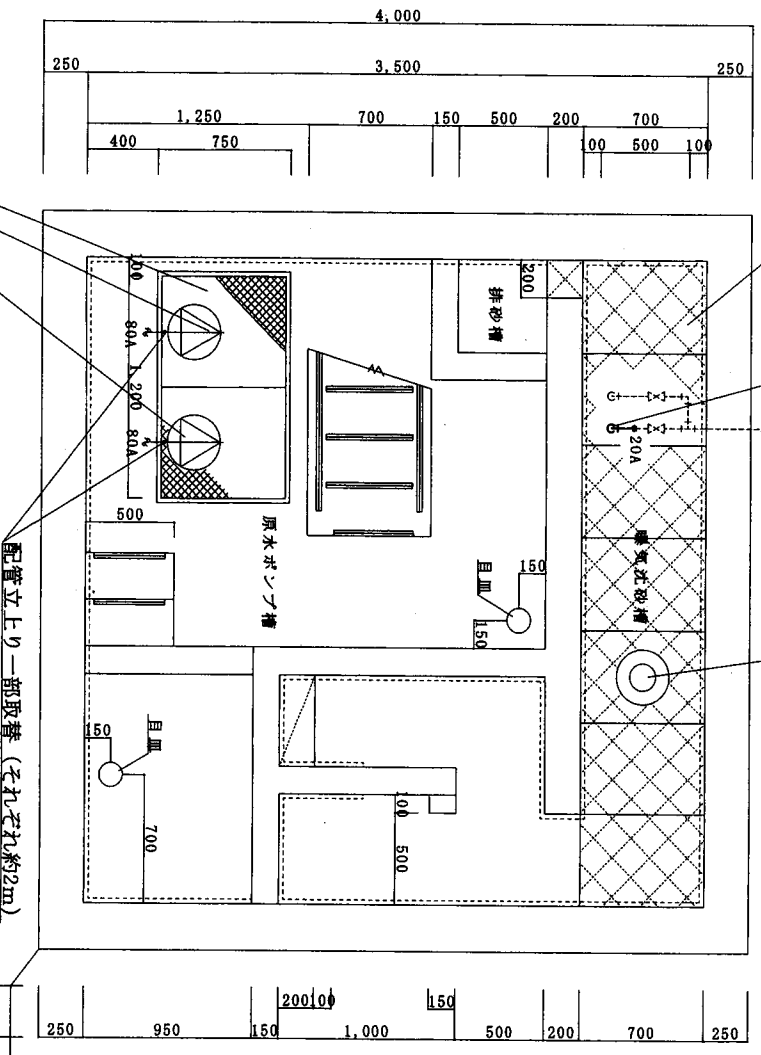

原水ポンプ槽平面図 S=1:30


原水槽汚物ポンプ取替2台  
フロートスイッチ取替4個

配管一部取替 (サイズユーザー含む)  
SGP-S 20A (約2m)

スクリーンモーター取替

工事件名	大野原演習場浄化槽ポンプ等取替		
図面名称	浄化槽・原水ポンプ槽平面図		
箱 尺	図示	作成年月日	3.11.10
		図面番号	3/6
大村駐屯地業務隊 管理科宮崎班			

数量 4 枚

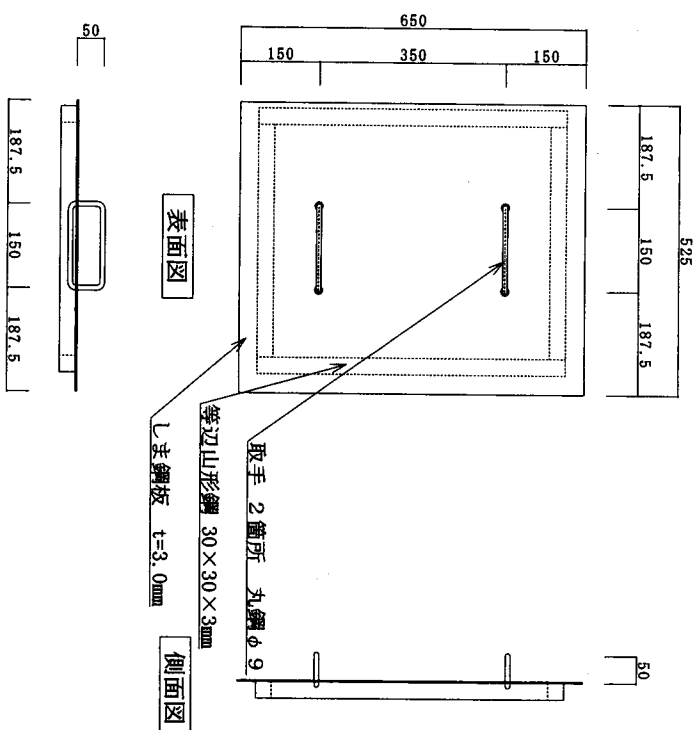


表面図

側面図

側面図

槽蓋①詳細図


※溶融亜鉛めっき JIS 3321

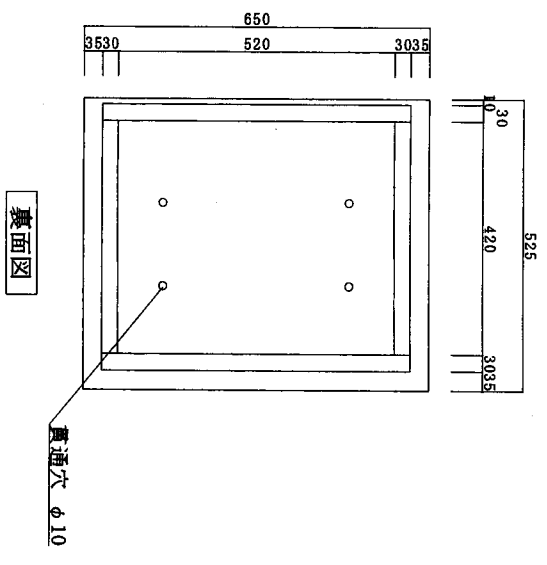

裏面図

工事件名	大野原演習場原水槽ポンプ等取替				
図面名称	槽蓋①詳細図				
箱 尺	S=1:10	作成年月日	3.11.10	図面番号	4/6
大村駐屯地業務隊 管理科管理班					


数量 1 枚

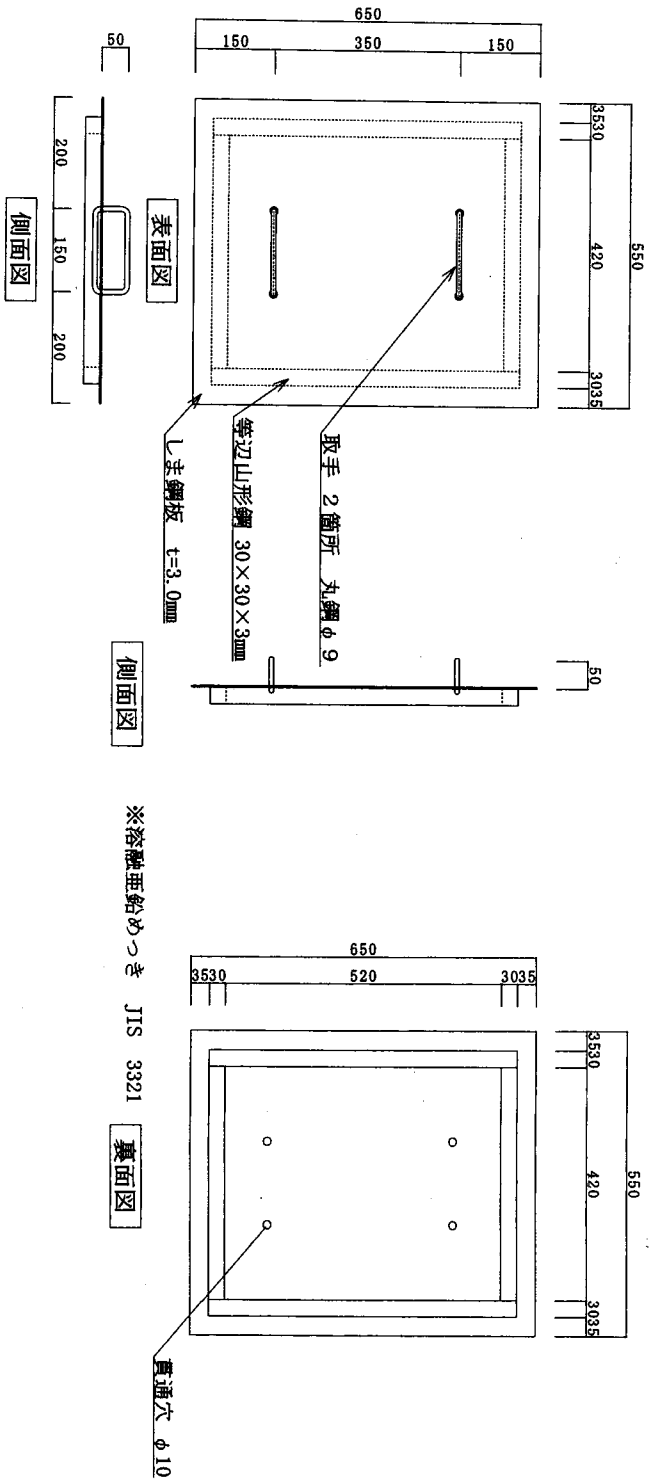

槽蓋の詳細図


工事件名	大野原演習場浄化槽ポンプ等取替				
図面名称	槽蓋の詳細図				
縮尺	S=1:10	作成年月日	3.11.10	図面番号	5/6
大村駐屯地業務隊 管理科管轄班					

数量 2 枚

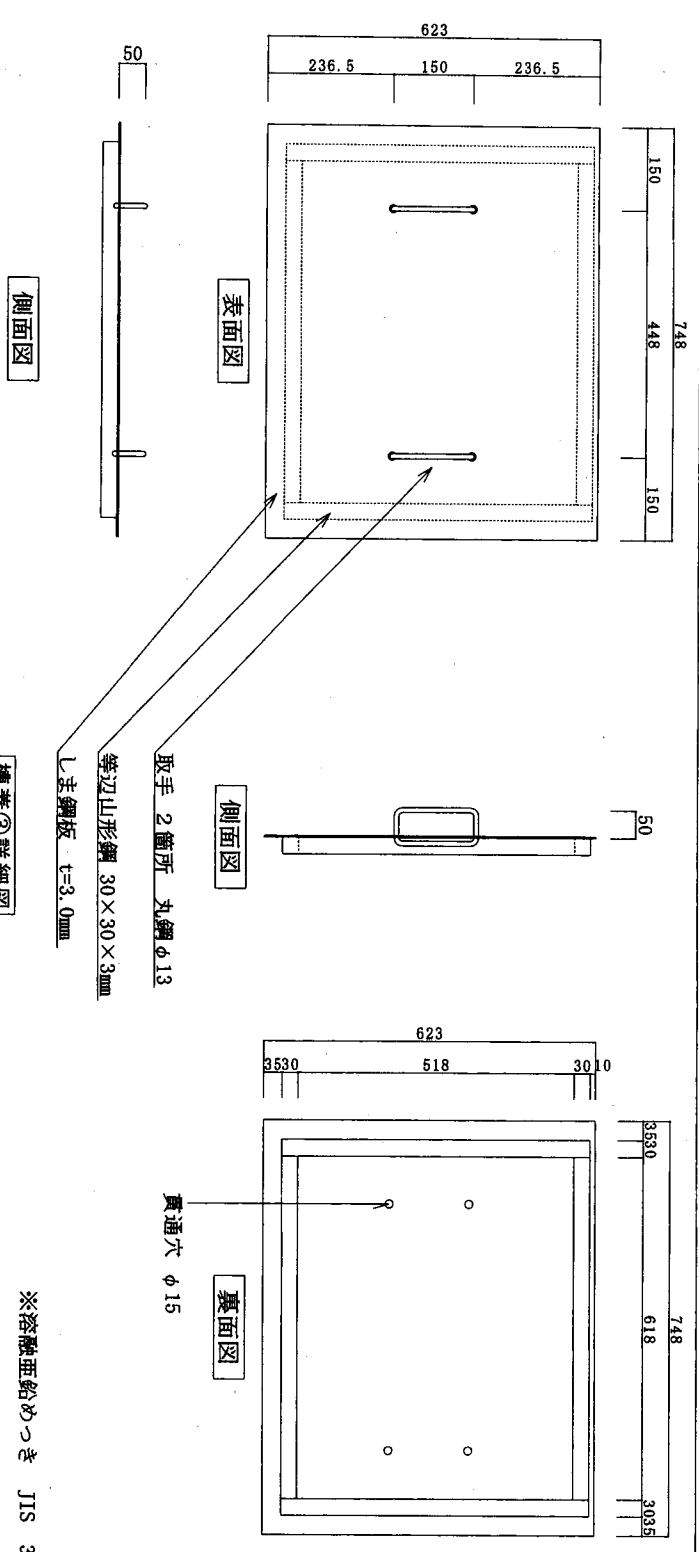

※溶融亜鉛めっき JIS 3321

数量 7 枚

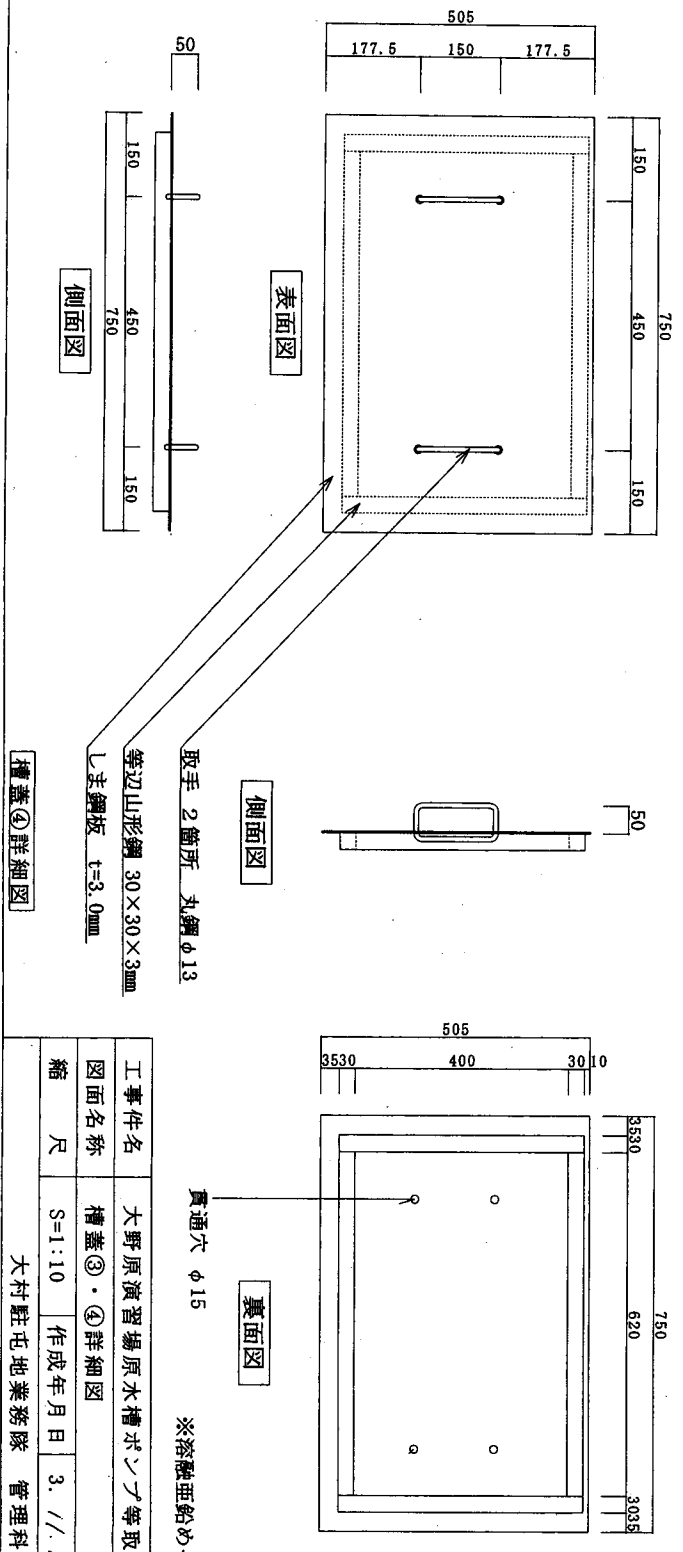

※溶融亜鉛めっき JIS 3321

工事件名	大野原演習場原水槽ポンプ等取替				
図面名称	槽蓋③・④詳細図				
縮尺	S=1:10	作成年月日	3.11.10	図面番号	6/6
大村駐屯地業務隊 管理科管理班					