




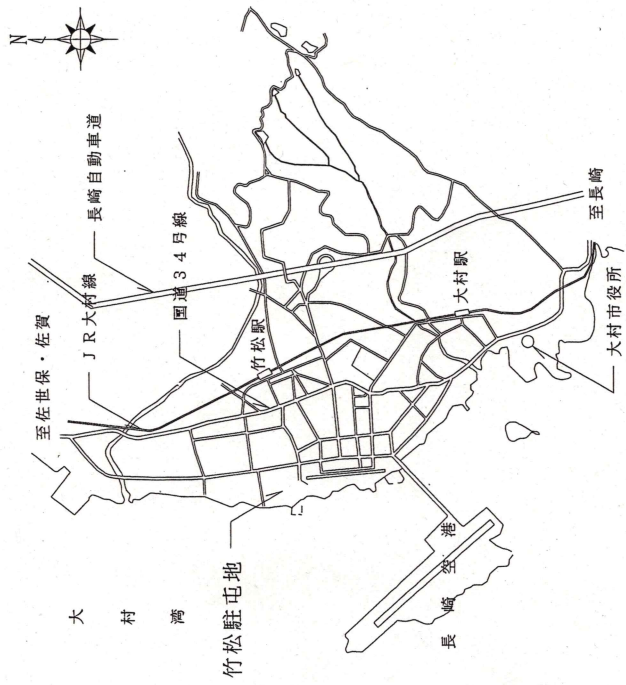
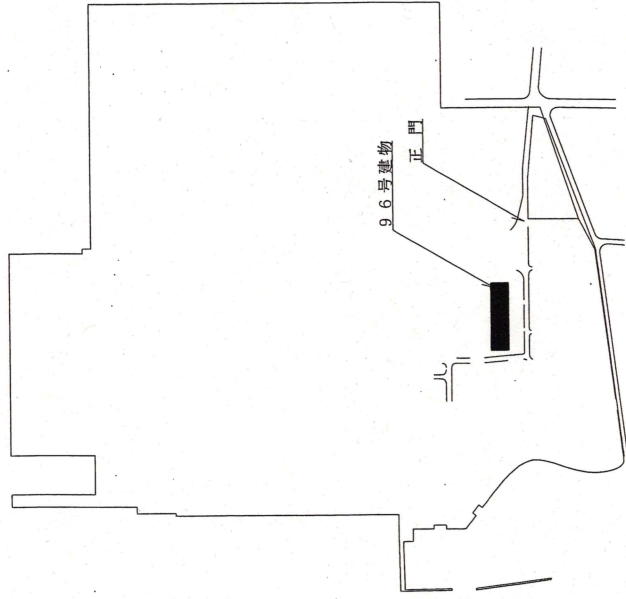


96号建物通信改修工事

件名	96号建物通信改修工事			仕様書番号	
図名	表紙			図面番号	1/8
業務隊長	管理科長	営繕班長	管財	縮尺	—
				電気係長	工事企画係
				復閉	
陸上自衛隊 竹松駐屯地業務隊			令和4年2月16日		




竹松駐屯地案内図




竹松駐屯地配置図

件名	9.6号建物通信改修工事	図面No.	3/8
図名	案内図・配置図	縮尺	1/X
	陸上自衛隊 竹松駐屯地業務隊		令和4年2月16日

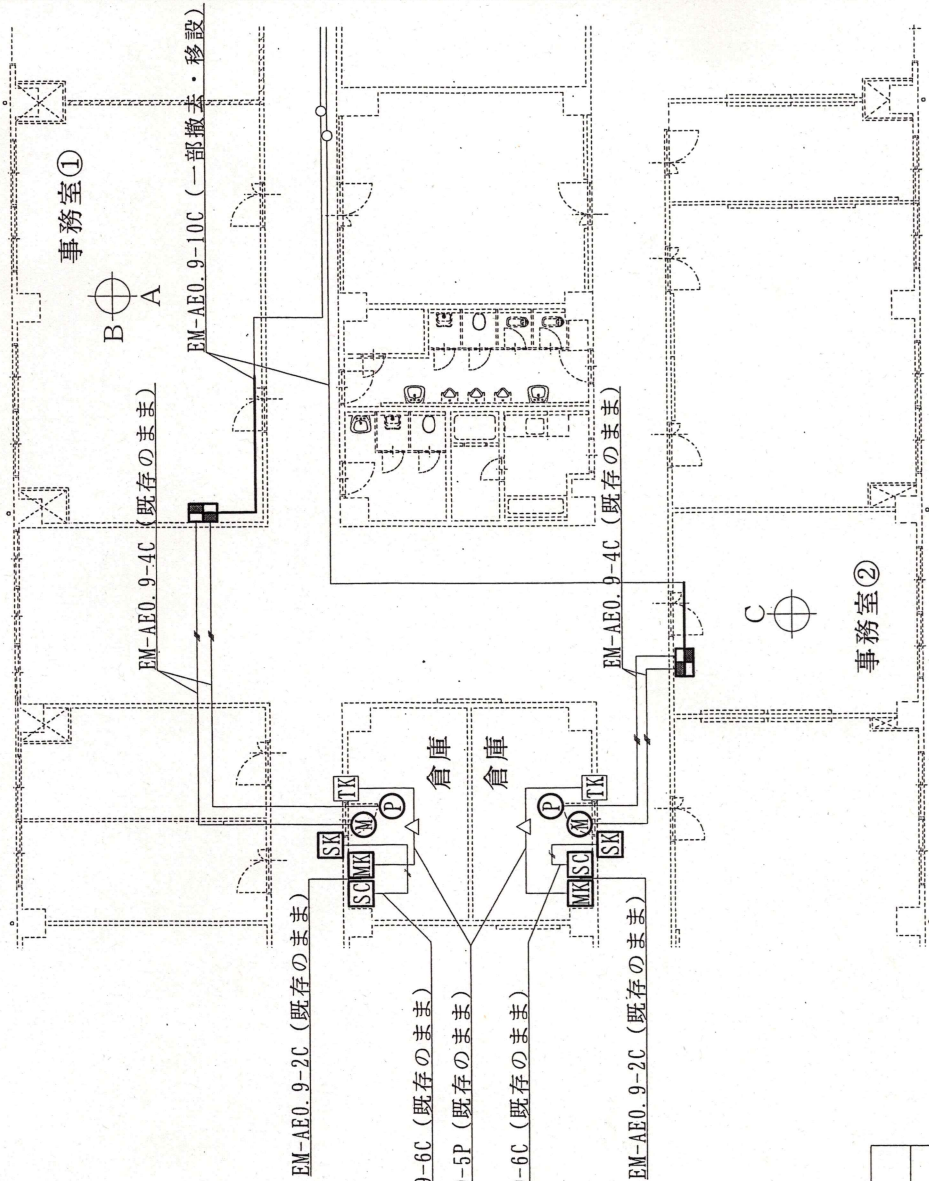

記号	名称	分類	数量
■	防犯受信機	撤去	2台
Ⓜ	マグネットセンサー	撤去	2個
Ⓟ	パッシブセンサー	撤去	2個
Ⓜ	モーター制御盤	撤去	2台
Ⓢ	スクランブルロックコントロール装置	撤去	2台
Ⓢ	スクランブルキーバット	撤去	2台
TK	通信金物	既存のまま	—
—	通信線 EM-AE0.3-4C	既存のまま	—
—	通信線 EM-AE0.9-6C	既存のまま	—
—	通信線 EM-AE0.9-2C	既存のまま	—
—	通信線 EM-AE0.9-5P	既存のまま	—
—	通信線 EM-AE0.9-10C	一部撤去	7.1m


件名	96号建物通信改修工事	図面No.	4/8
図名	96号建物2階改修前平面図	縮尺	1/X
陸上自衛隊 竹松駐屯地業務隊		令和4年2月16日	

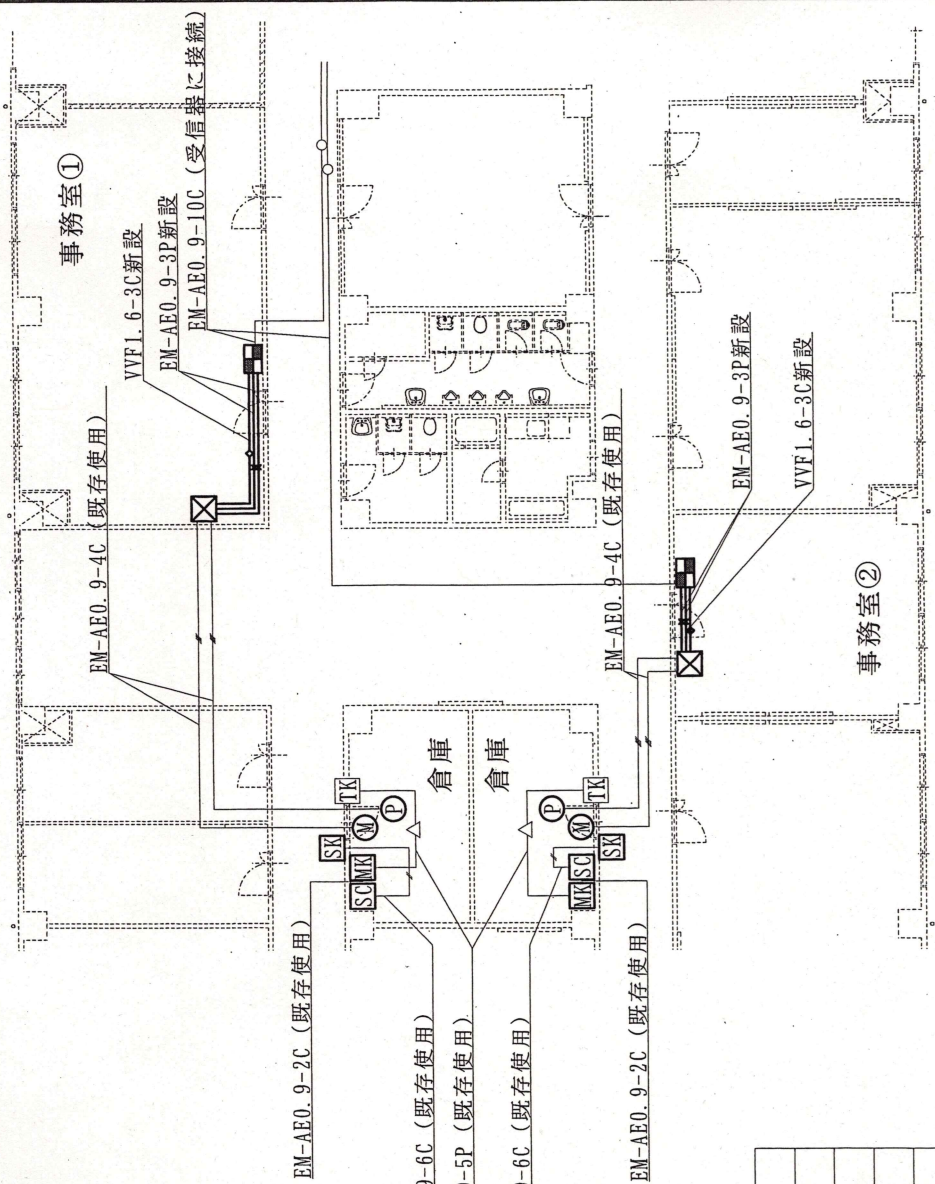

96号建物2階平面図 改修後

記号	名称	分類	数量
■	防犯受信機	新設	2台
Ⓜ	マグネットセンサー	新設	2個
Ⓟ	パッシブセンサー	新設	2個
Ⓜ	モーター制御版	新設	2台
Ⓢ	スクランブルロックコントロール装置	新設	2台
Ⓢ	スクランブルキーパット	新設	2台
TK	通信金物	既存使用	—
—	通信線 EM-AE0.3-4C	既存使用	—
—	通信線 EM-AE0.9-6C	既存使用	—
—	通信線 EM-AE0.9-2C	既存使用	—
—	通信線 EM-AE0.9-5P	既存使用	—
—	通信線 EM-AE0.9-10C	受信機に接続	—
⊠	露出ボックス	新設	2個
—	通信線 EM-AE0.9-3P	新設	12.2m
◇	電線 VVF1.6-3C	新設	12.2m

件名	96号建物通信改修工事	図面No.	5/8
図名	96号建物2階改修後平面図	縮尺	1/X
陸上自衛隊 竹松駐屯地業務隊		令和4年2月16日	

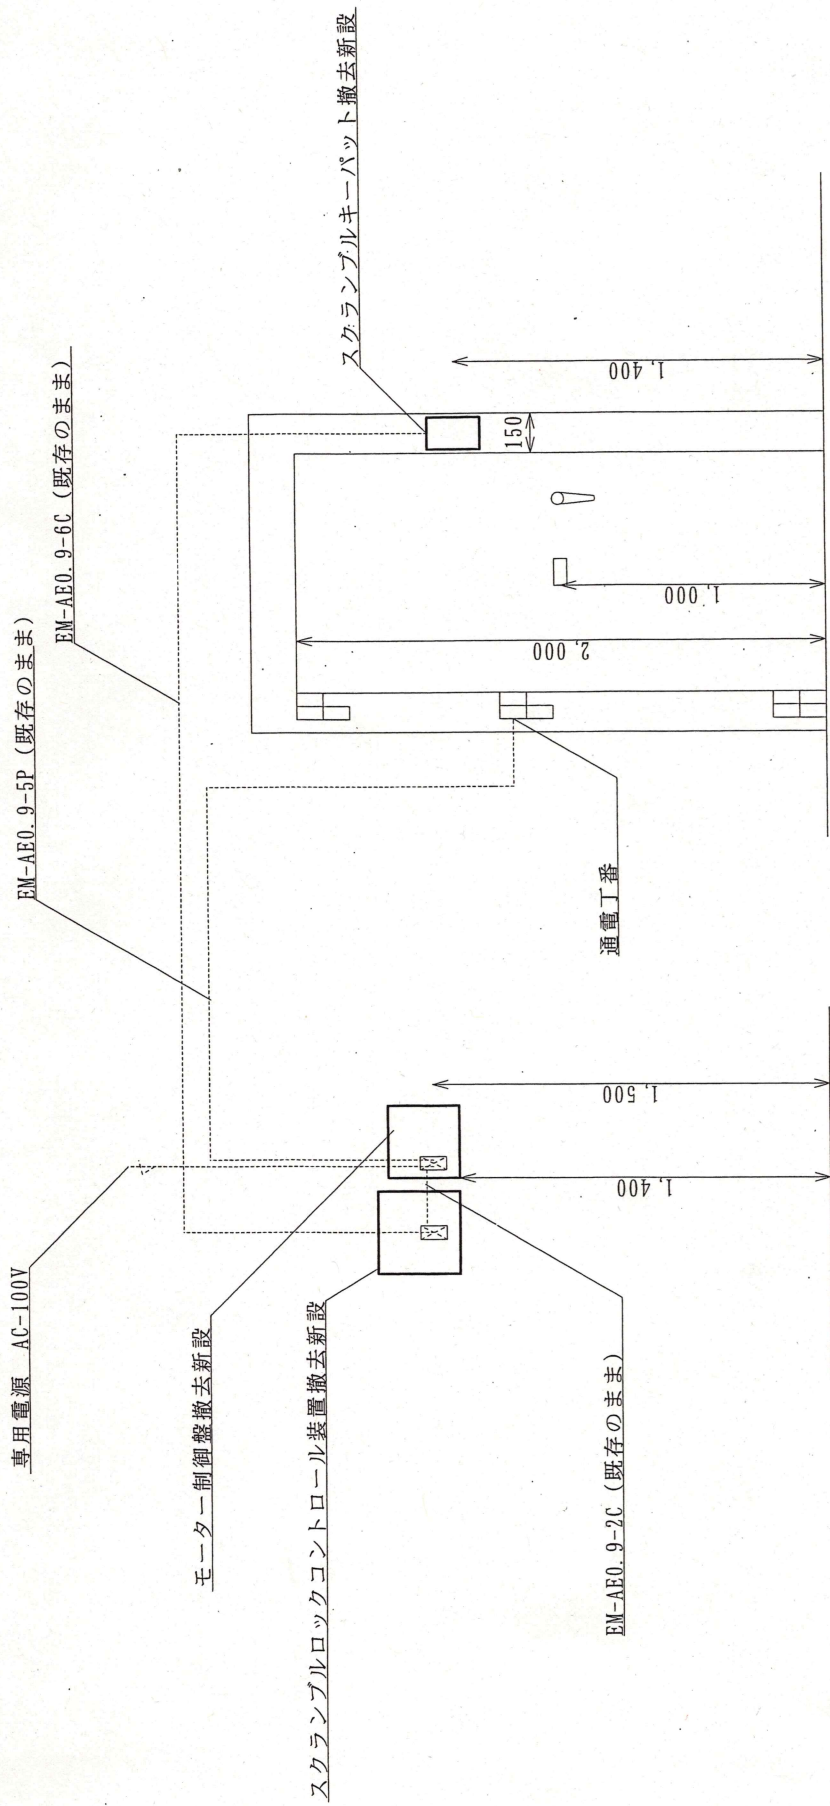

庫内コントロール装置内観図


出入口鉄扉正面図

倉庫標準立面図


件名	96号建物通信改修工事	図面No.	6/8
図名	倉庫標準立面図	縮尺	1/X
	陸上自衛隊 竹松駐屯地業務隊		令和4年2月16日

凡例

—	新設
- - -	移設
⋯⋯⋯	撤去

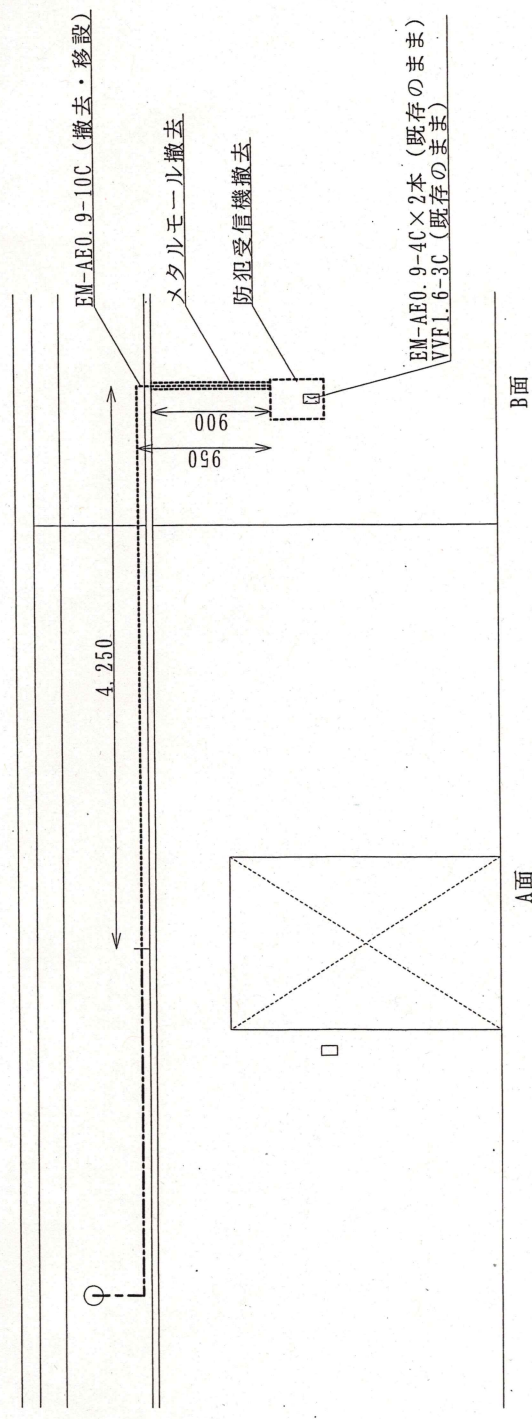


A面・B面立面図 改修前

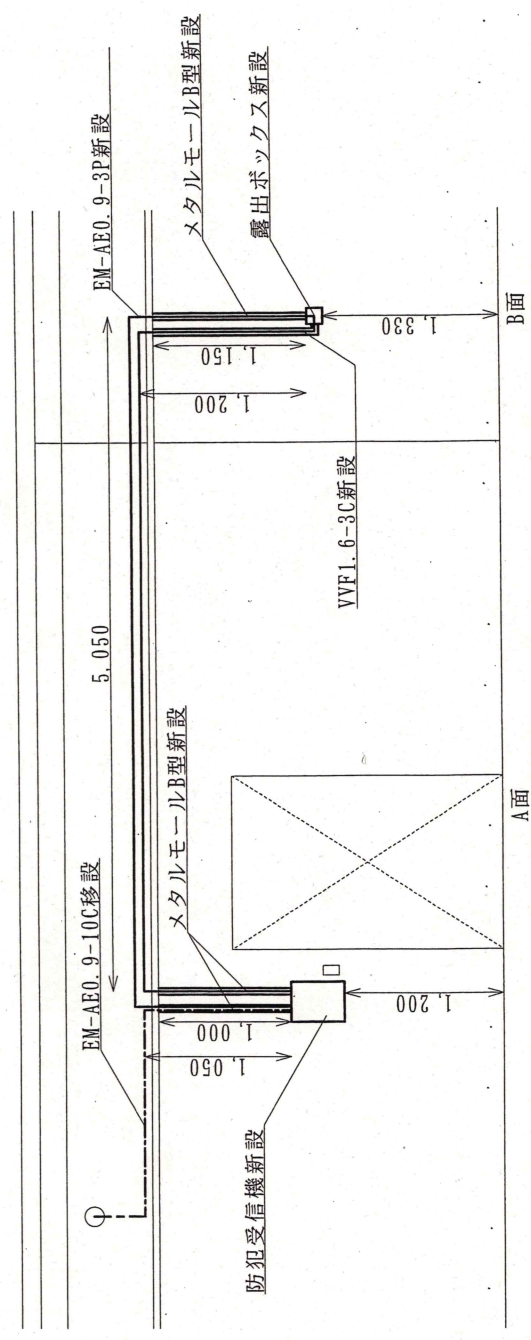


A面・B面立面図 改修後

件名	96号建物通信改修工事	図面No.	7/8
図名	事務室① A面・B面立面図	縮尺	1/X
	陸上自衛隊 竹松駐屯地業務隊		令和4年2月16日

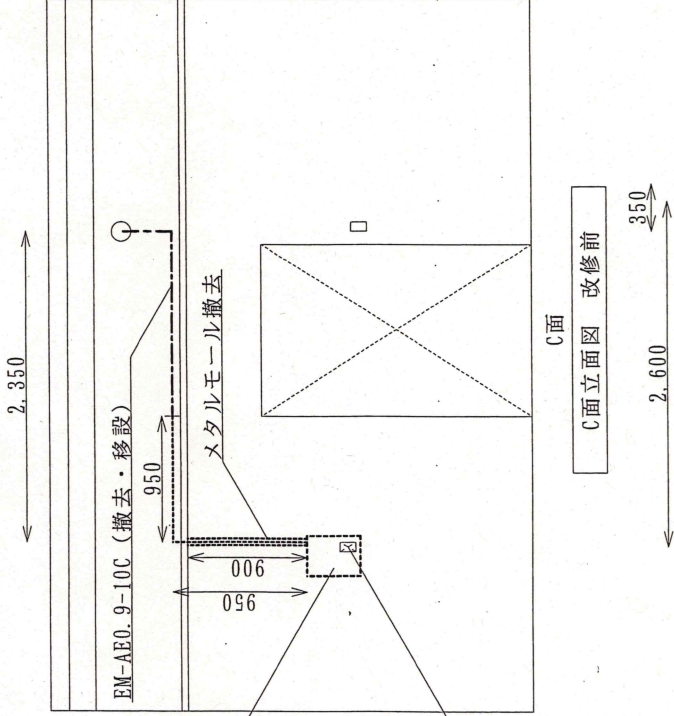


C面
C面立立面図 改修前

2,350
350
2,600

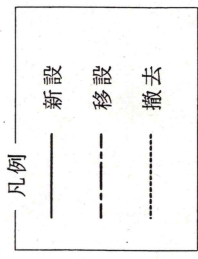

EM-AE0.9-4C x 2本 (既存のまま)
VVF1.6-3C (既存のまま)

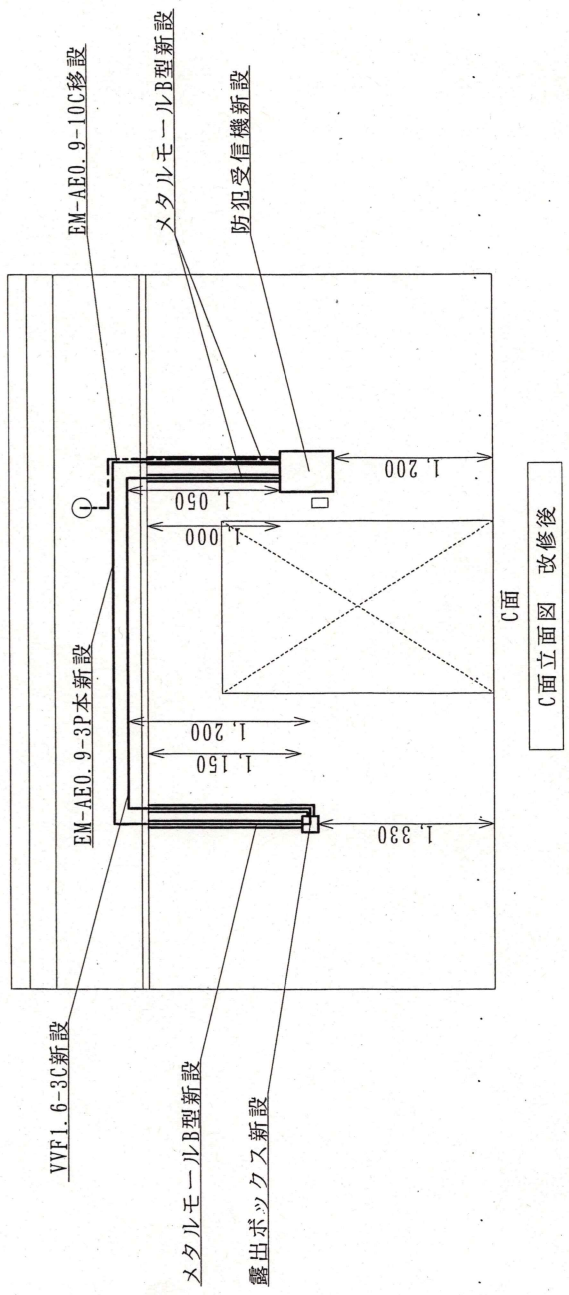

C面
C面立立面図 改修後

件名	96号建物通信改修工事	図面No.	8/8
図名	事務室② C面立立面図	縮尺	1/X
	陸上自衛隊 竹松駐屯地業務隊		令和4年2月16日