








# 川内宿舍火災警報器取替

業務隊長		管理科長		営繕班長		営繕主任		施設管理専門官		管財係		工事企画		
件名	川内宿舍火災警報器取替													
図面尺	表紙												作成年月日	令和 4年 2月 1日
縮尺													図面番号	1 / 3
所属	陸上自衛隊川内駐屯地業務隊													

仕 様 書

1 件 名 川内宿舍火災警報器取替

2 工事場所 鹿児島県薩川内市隈之城町215-4  
陸上自衛隊川内駐屯地川内宿舍

3 工事概要 住宅用火災警報器の取替  
2棟：30戸、3棟：20戸（1戸につき3個取替）

4 一般事項


- (1) 本仕様書は、陸上自衛隊川内駐屯地川内宿舍で実施される「川内宿舍火災警報器取替」に適用される。
- (2) 請負者は、取替の作業にあたり、仕様書と図面及び現地において、疑義、相違あるいは不明な点が生じた場合は、監督官と協議を実施し、その指示に従う。
- (3) 本件に際し、仕様書に記載なき事項で取替の上及び技術的に当然施すべき事項については、請負者の責任において施工するものとする。
- (4) 本件に際し、他の構造等に損傷を与えないよう十分注意するものとし、万一損傷を与えた場合は、請負者の責任において原形復旧するものとする。
- (5) 本件に際し、事故・火災防止及び第三者への被害などの安全管理には十分注意するものとし、万一災害等が発生した場合は、請に報告するものとする。
- (6) 本件に必要な電気は請負者が負担するものとする。
- (7) 本件の作業写真、作業前、作業中、作業後、主要な作業段階毎、隠蔽箇所、完成検査状況、作業写真帳（A4版）及び監督官の指示する箇所を撮影し、作業写真帳（A4版）に整理の上、監督官が指示した書類は速やかに作成し提出するものとする。
- (8) 本件に際し、監督官が指示した書類は速やかに作成し提出するものとする。
- (9) 本件で使用される材料は全て新品とし、監督官の検査を受け合格後使用するものとする。
- (10) 本件で取り外した警報器は、請負者が責任をもって処分し、産業廃棄物処理票（マニフェストB票）を契約工期内に提出するものとする。
- (11) 作業終了時は、現場の清掃及び片付けを実施するものとする。

5 特記事項


- (1) 取り替える警報器は下記のもの又は同等品以上のものとする。  
メーカー：ヤマトプロテック 型式：YSD-10VN（検定品）
- (2) 警報器取付に必要な材料及び取付方法は、メーカー仕様によるものとする。
- (3) 既存警報器の設置跡等が見える場合は、コーキング材等を使用して補修すること。

提出書類

- (12) 請負者は契約終了後すみやかに納入仕様書を監督官に提出するものとする。  
請負者は完成検査終了後すみやかに、作業写真、出荷証明書、製品保証書及び監督官が指示した書類を提出するものとする。
- (13) 請負者は作業の日程を、係官と打ち合わせを行い決定するものとする。

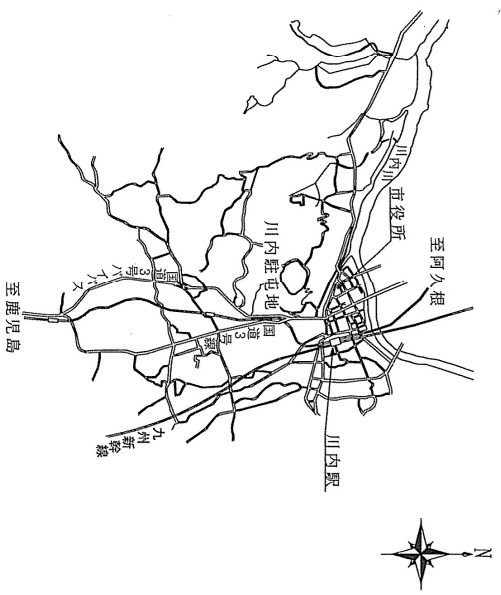


案内図

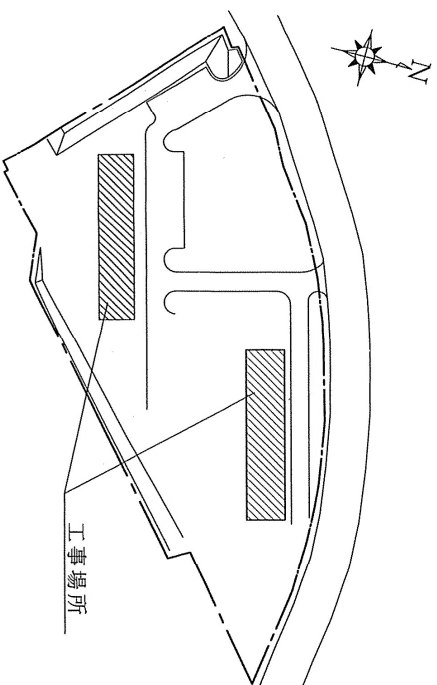


配置図

件名	川内宿舍火災警報器取替		
図名	仕様書・案内図・配置図		
縮尺	—	図面番号	2 / 3
川内駐屯地業務隊 管理科 営繕班			

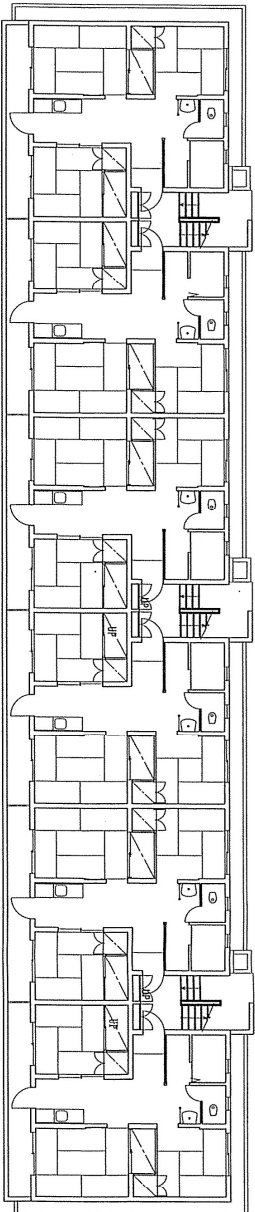


1戸当たり3個取替 (30戸×3個=90個)

1棟平面図 S=1/200

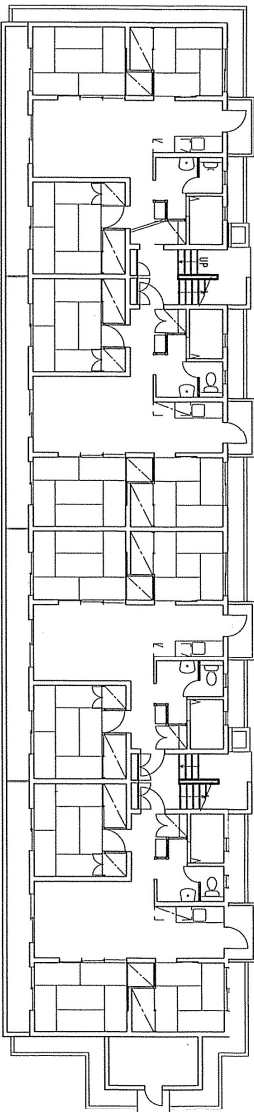


1戸当たり3個取替 (20戸×3個=60個)

2棟平面図 S=1/200

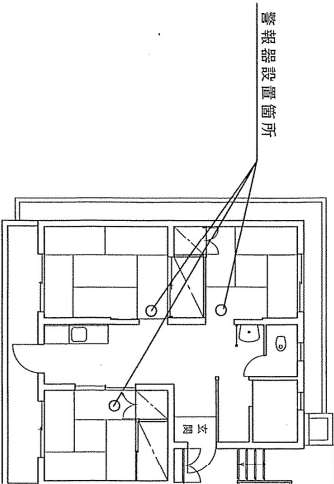


警報器設置箇所

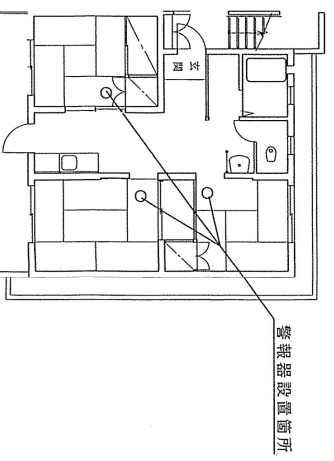


警報器設置箇所

1棟居室設置箇所 S=1/150

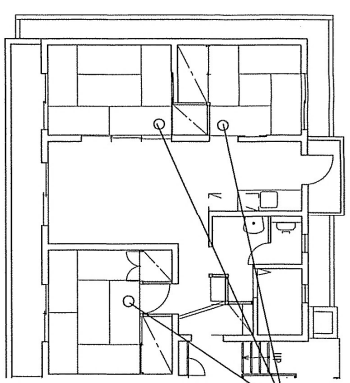

警報器設置箇所

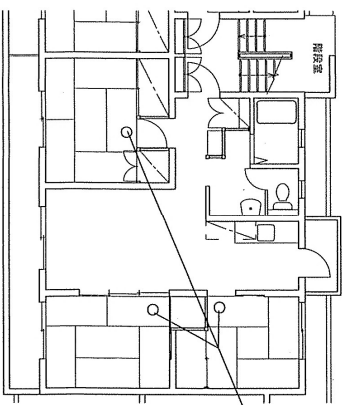

警報器設置箇所

2棟居室設置箇所 S=1/150

件名	川内宿舍火災警報器取替		
図名	平面図		
尺	図示	図面番号	3 / 3
縮	川内駐屯地業務隊 管理科 営繕班		