








 


# 五十市特別借受宿舍火災警報器取替

件名	五十市特別借受宿舍火災警報器取替					図面No.	1/3
図名	表紙					縮尺	—
職務隊員	管理科長	警備班長	厚生班長	電気係長	施設管理主任	管財係	作成者
							
陸上自衛隊 都城駐屯地業務隊						令和3年11月25日	




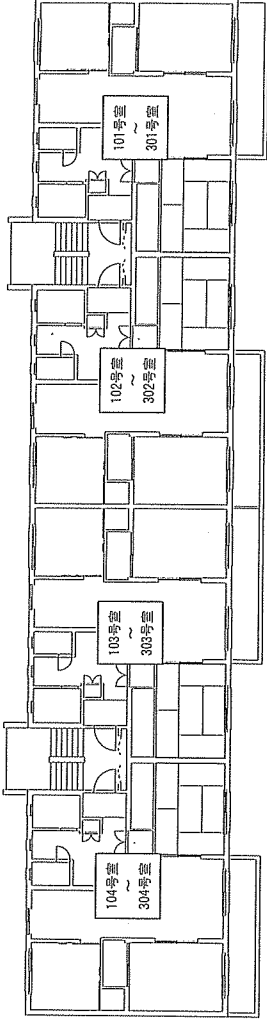

標準階平面図(1～3階/各棟共通) S=1/200

(尺、㎡)

記号	名称	積算	積算	備考
⑧	住居用防火警報器(標準型)	標準型	標準型	付帯設備共

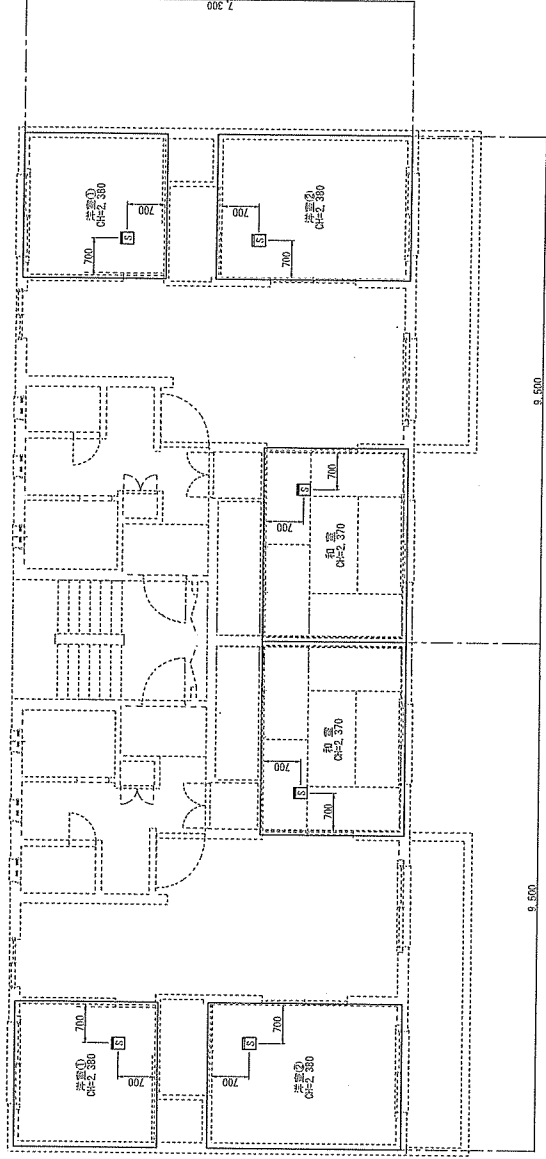

各室平面図(1～3階/各棟共通) S=1/100

件名	五十市特別借受宿舍火災警報器取替	図面No.	3/3
図名	標準階平面図・各室平面図(各棟共通)	縮尺	図示
	陸上自衛隊 都城駐屯地業務隊		令和3年11月25日