



 

 


表紙共 3 枚

知念(R3)隊庁舎放送設備補修

件名	知念(R3)隊庁舎放送設備補修				縮尺	—
図名	表紙				図番	1/3
業務隊長	管理科長	営繕班長	企画係長	管財主任	企画係	設計者
						
陸上自衛隊那覇駐屯地 業務隊管理科営繕班						令和3年12月8日

仕様書

- 1 工事件名：知念(R.3)隊庁舎放送設備補修
- 2 工事場所：沖縄県南城市知念字知念上原1177-1 陸上自衛隊 知念分屯地
- 3 履行期間：契約締結日 ～ 令和4年3月31日まで

4 概要：隊庁舎放送設備 機器取替(データ移行含む) 1式

5 一般事項

- (1) 本仕様書については、「知念(R.3)隊庁舎放送設備補修」に適用する。
- (2) 本仕様書に記載無き事項及び用語の定義については、以下によるものとする。
【国土交通省大臣官房官庁営繕部監修】
・公共建築工事標準仕様書(電気工事編) 最新版
・公共建築改修工事標準仕様書(電気工事編) 最新版
- (3) 作業時期及び実施工程等は、事前に監督官と打ち合わせを実施するものとする。
- (4) 本作業に使用する材料については、全て新品とし、監督官の検査を受けた合格品のみを使用する。
- (5) 本作業の写真は、着手前・作業中・完了後及び監督官の指示する箇所を撮影し、A4判写真真帳に整理後、一部監督官に提出するものとする。
- (6) 作業に際し、他の箇所に損傷を与えないよう十分注意して実施し、万一損傷を与えた場合は、受注者の負担において速やかに原形に復旧するものとする。
- (7) 作業中は安全管理に十分留意し、事故等発生した場合は、速やかに監督官に報告することとする。
- (8) 本仕様書及び作業に際し、疑義等が生じた場合は、監督官と協議の上実施するものとする。
- (9) 監督官の指示書類は、速やかに提出するものとする。

6 特記事項


- (1) 作業に際し、下表の機器取替を行うものとする。

機器本体	品名	規格	数量
通常専用放送装置 [Victor EN-D200]	水晶式親時計	KM-72TR1-2P	1台
	パネル取付金具	PE-2	1台
	デジタルアナウンスマン	EV-700	1台
	ACアダプター	AD-246	1個
	ラックマウント金具	MB-15B	1個
	ミキサーユニット	EM-M102	1台
	通常出力操作器	EM-D13	1台
	主電源ユニット	EM-P11B	1台
	パワーアンプ(160W)	EM-A163	1台

- (2) 取替機器の取扱説明書を、一部監督官に提出するものとする。
- (3) アナウンスマンのデータ移行については、受注者の負担により行うものとする。
- (4) 機器の取替後、監督官立会いのもと試運転を行い、試運転結果書の一部監督官に提出するものとする。




知念分屯地案内図 S=1/600000

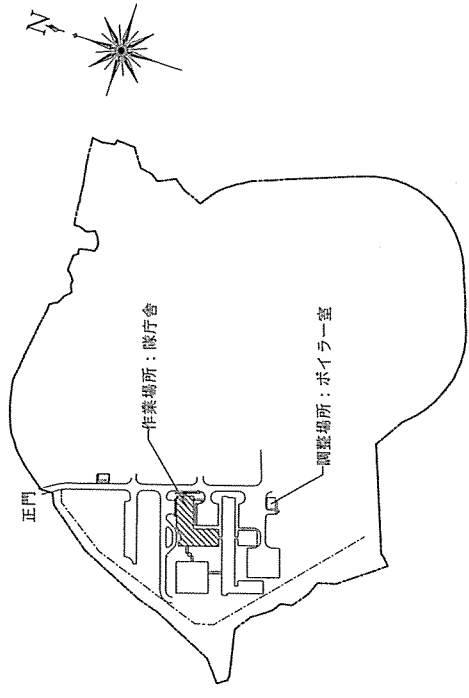


知念分屯地配置図 S=1/5000

件名	知念(R.3)隊庁舎放送設備補修	縮尺	図示
図名	仕様書、案内図、配線図	図番	2/3
陸上自衛隊那覇駐屯地 業務隊管理科営繕班		令和3年12月3日	

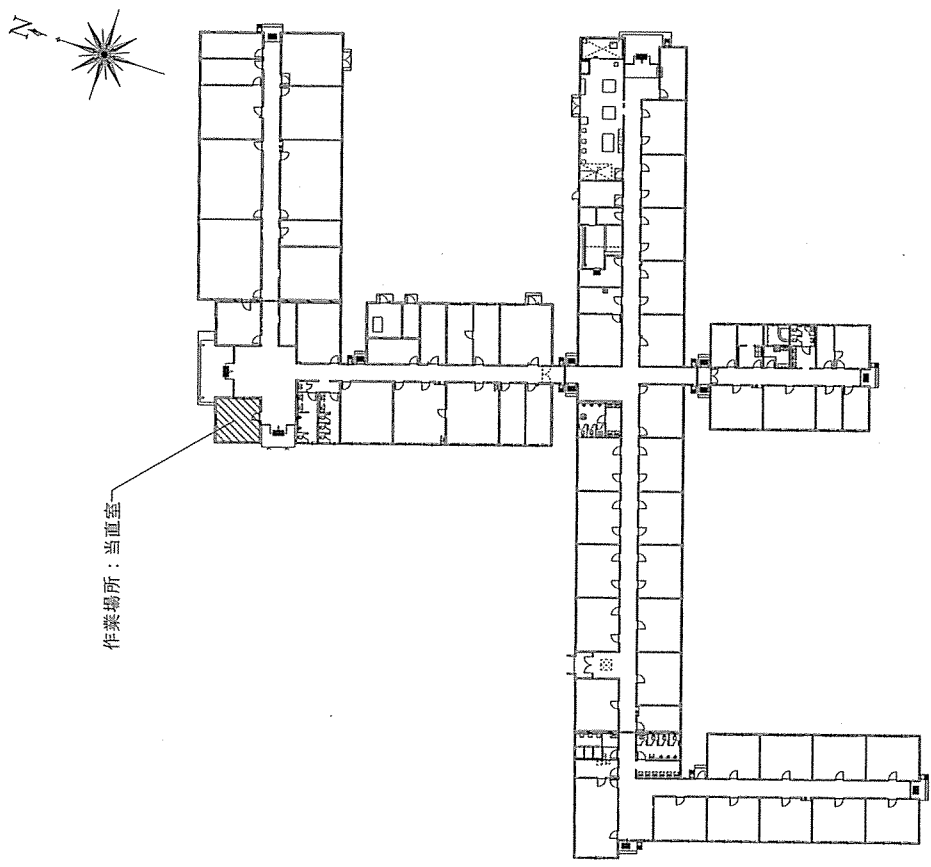

隊庁舎平面図 S=1/600

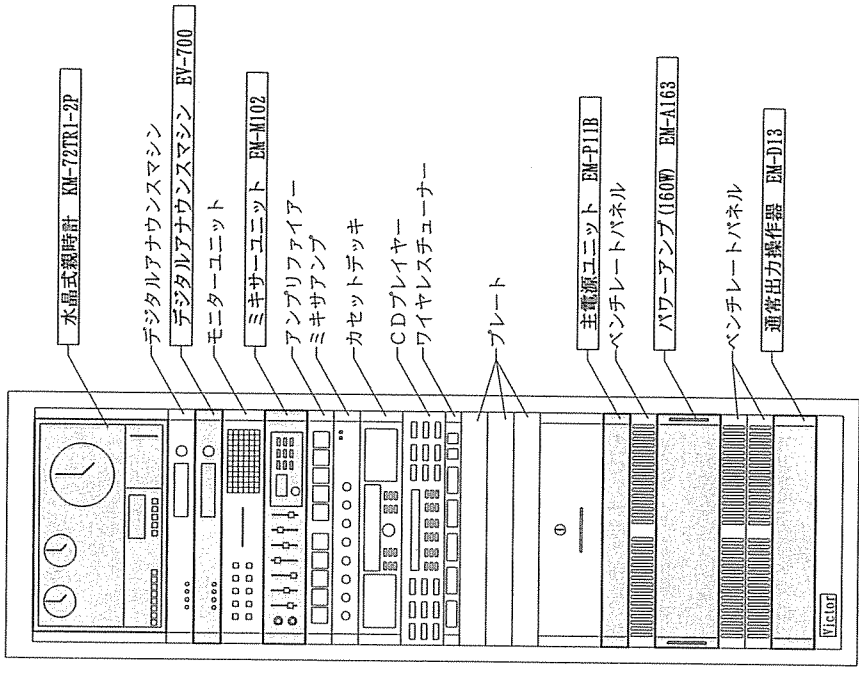

放送設備詳細図 S=1/10

その他取替付属品・・・ パネル取付金具 PE-2
 ACアダプター AD-246
 ラックマウント金具 MB-15B

件名	知念(R3)隊庁舎放送設備補修	縮尺	図示
図名	平面図、詳細図	図番	3/3
陸上自衛隊那覇駐屯地 業務隊管理科營繕班		令和3年12月3日	