












表紙共4枚


那覇(R3)燃料スタンダード配管補修

補給科長	
補給班長	
燃料陸曹	



件名	那覇(R3)燃料スタンダード配管補修														
図名	紙														
業務隊長		管理科長		営繕班長		企画係長		管財主任		企画係		管財係		設計者	
	陸上自衛隊那覇駐屯地 業務隊管理科営繕班														
	令和3年12月14日														

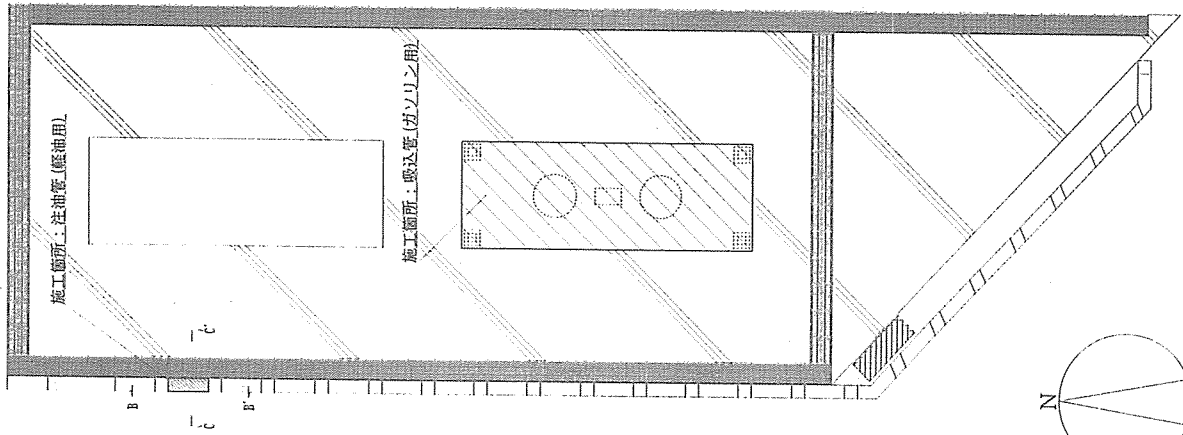

燃料スタンド平面図 S=1/200

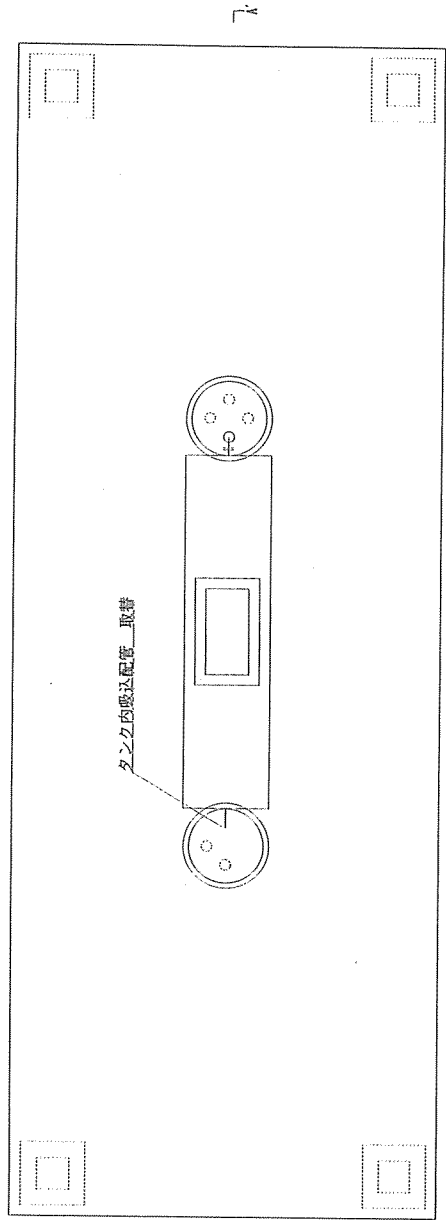


燃料スタンド(ガソリン)平面図 S=1/50

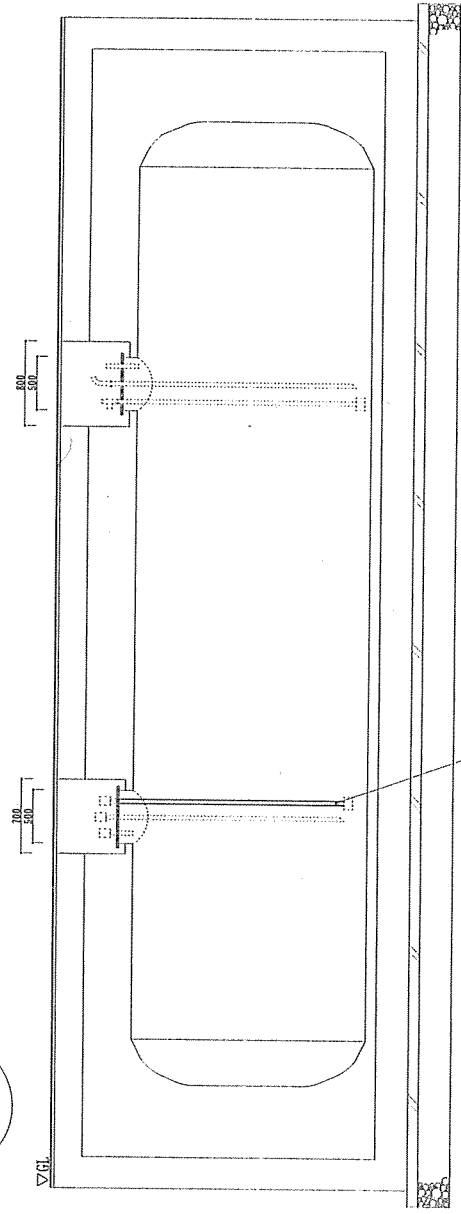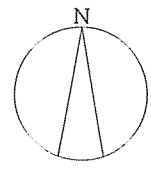


燃料タンク(ガソリン)A-A' 断面詳細図 S=1/50

件名	那覇 (R3) 燃料スタンド配管補修	図面番号	3/4
図名	平面図、断面詳細図	縮尺	図示
陸上自衛隊那覇駐屯地 業務隊管理科管轄班		令和3年12月14日	

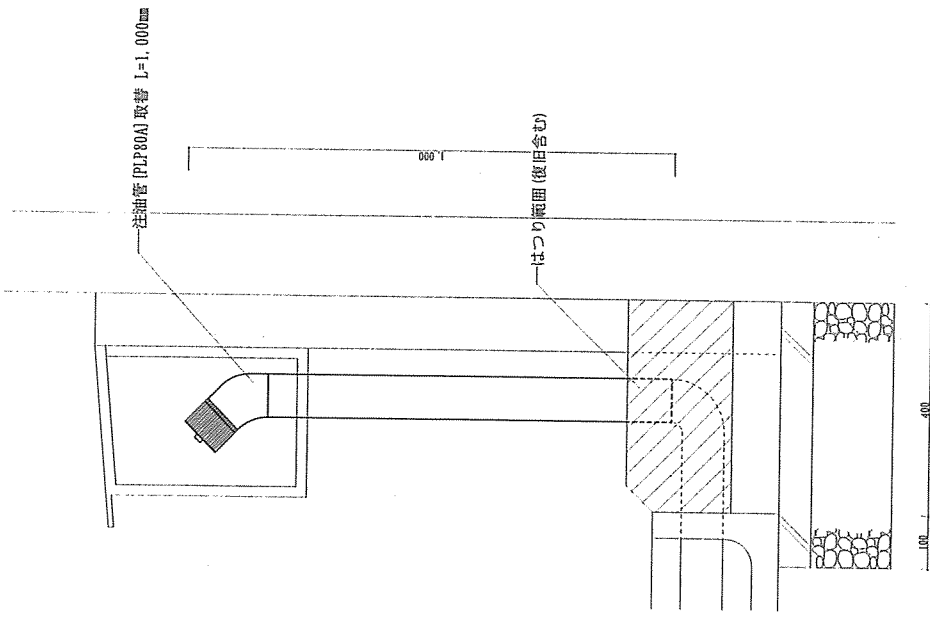

注油管C-C' 断面詳細図 S=1/10

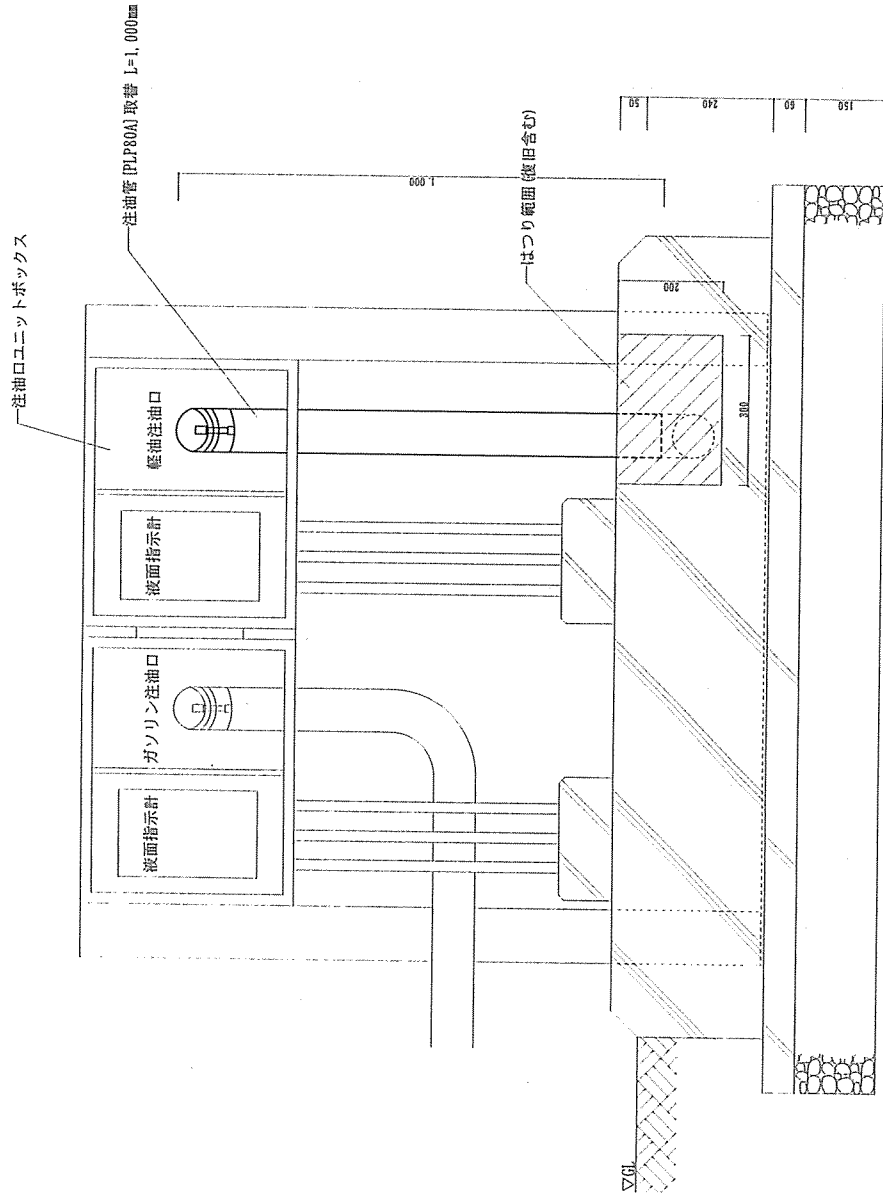

注油管B-B' 断面詳細図 S=1/10

件名	那覇(R3)燃料スタンド配管補修	図面番号	4/4
図名	断面詳細図	縮尺	図示
	陸上自衛隊那覇駐屯地 業務隊管理科営繕班		令和3年12月14日