




 


表紙共4枚

燃料施設補修工事

件名	燃料施設補修工事						図面番号	1 / 4
図名	表紙						縮尺	—
監視隊長	副隊長	後支隊長	補給整備班長	営繕班長	管財	工事企画	設計製図	
								
与那国沿岸監視隊 後方支援隊							2021. 6. 7	

仕 様 書

1 件 名
燃料施設補修工事

2 場 所
沖縄県八重山郡与那国町与那国3765-1 陸上自衛隊与那国駐屯地

3 工事概要
航空燃料施設補修工事 一式

4 一般事項

- (1) 本工事において特記仕様書及び図面に記載されていない事項は、
国土交通省大臣官房官庁営繕部監修
・公共建築工事標準仕様書（機械設備工事編）（平成25年版）
・公共建築改修工事標準仕様書（機械設備工事編）（平成25年版）
・建築保全業務共通仕様書（平成25年版）
及び製造所の取扱説明書等による。
- (2) 本工事に使用する材料は、全て監督官の検査を受けた合格品のみを使用する。
- (3) 受注者は仕様書及び現地において、相違・疑義あるいは不明な点が生じた場合は、監督官と協議しその指示に従う。
- (4) 工事中における火災予防、労働安全及び在来施設等の保護には、十分注意を払うものとし、汚破損した場合は、受注者の責任において速やかに原形に復旧する。
- (5) 受注者は現場の整理整頓、清掃を実施する。
- (6) 入出門及び交通規制等、駐屯地内での行動は、駐屯地諸規則及び監督官の指示に従う。
- (7) 本工事に際して仕様書に明記なき事項についても施工上当然処置すべき事項は、受注者の負担で実施する。
- (8) 本工事の写真は、カメラ（カラー）又はデジタルカメラ（総画素数80万画素数以上及びファイル形式JPEG）を使用し、着工前、施工中、完成時及び監督官の指示するところを撮影し、監督官に提出する。
- (9) 本工事では原則として、駐屯地の用水、電力の使用はできない。特段の理由により使用する場合は、仮設用メーターを設置し使用料を徴収する。
- (10) 本工事に際し、資格を必要とする作業等については、その資格の免状の写しを監督官に提出する。
- (11) 着工に先立ち、工程表を提出し、監督官の承認を受ける。


5 特記事項

- (1) 工事にあたっての残油は受注者の責任においてドラム缶（部隊より支給）詰を行う。
- (2) 補修工事内容は次による。


取替部品名	規格等	数量	備考
トップローディングアーム	JIS10K STPG-370 100A バランスユニット・ストップバルブ付	1式	材質：STPG370, S30C, SGP アーム長さ3200~3400
安全弁	JIS10K 鑄鋼製 25A 要部SUS	2台	
グローバルブ	JIS10K 鑄鋼製 100A 要部SUS	1台	
圧力計	15A 0~0.6MPa コック付 SUS製	2台	グリセン入
雑材料	ボルト・ナット 補修塗料・防食テープ	1式	電食防止措置含む

- (3) 工事完了後、給油を実施し正常に作動することを確認する。（チャッキ弁の作動確認を含む）
なお、工事実施にもかかわらず正常に動作しない場合は、その原因を究明するとともに正常に動作するために必要な処置について監督官に報告し、交換が必要な部品については、見積書を提出する。
- (4) 工事に伴う発生材については官側に引き継ぐ。

件名	燃料施設補修工事	図面番号	2 / 4
図名	仕様書	縮尺	
与那国沿岸監視隊 後方支援隊			2021.6.7

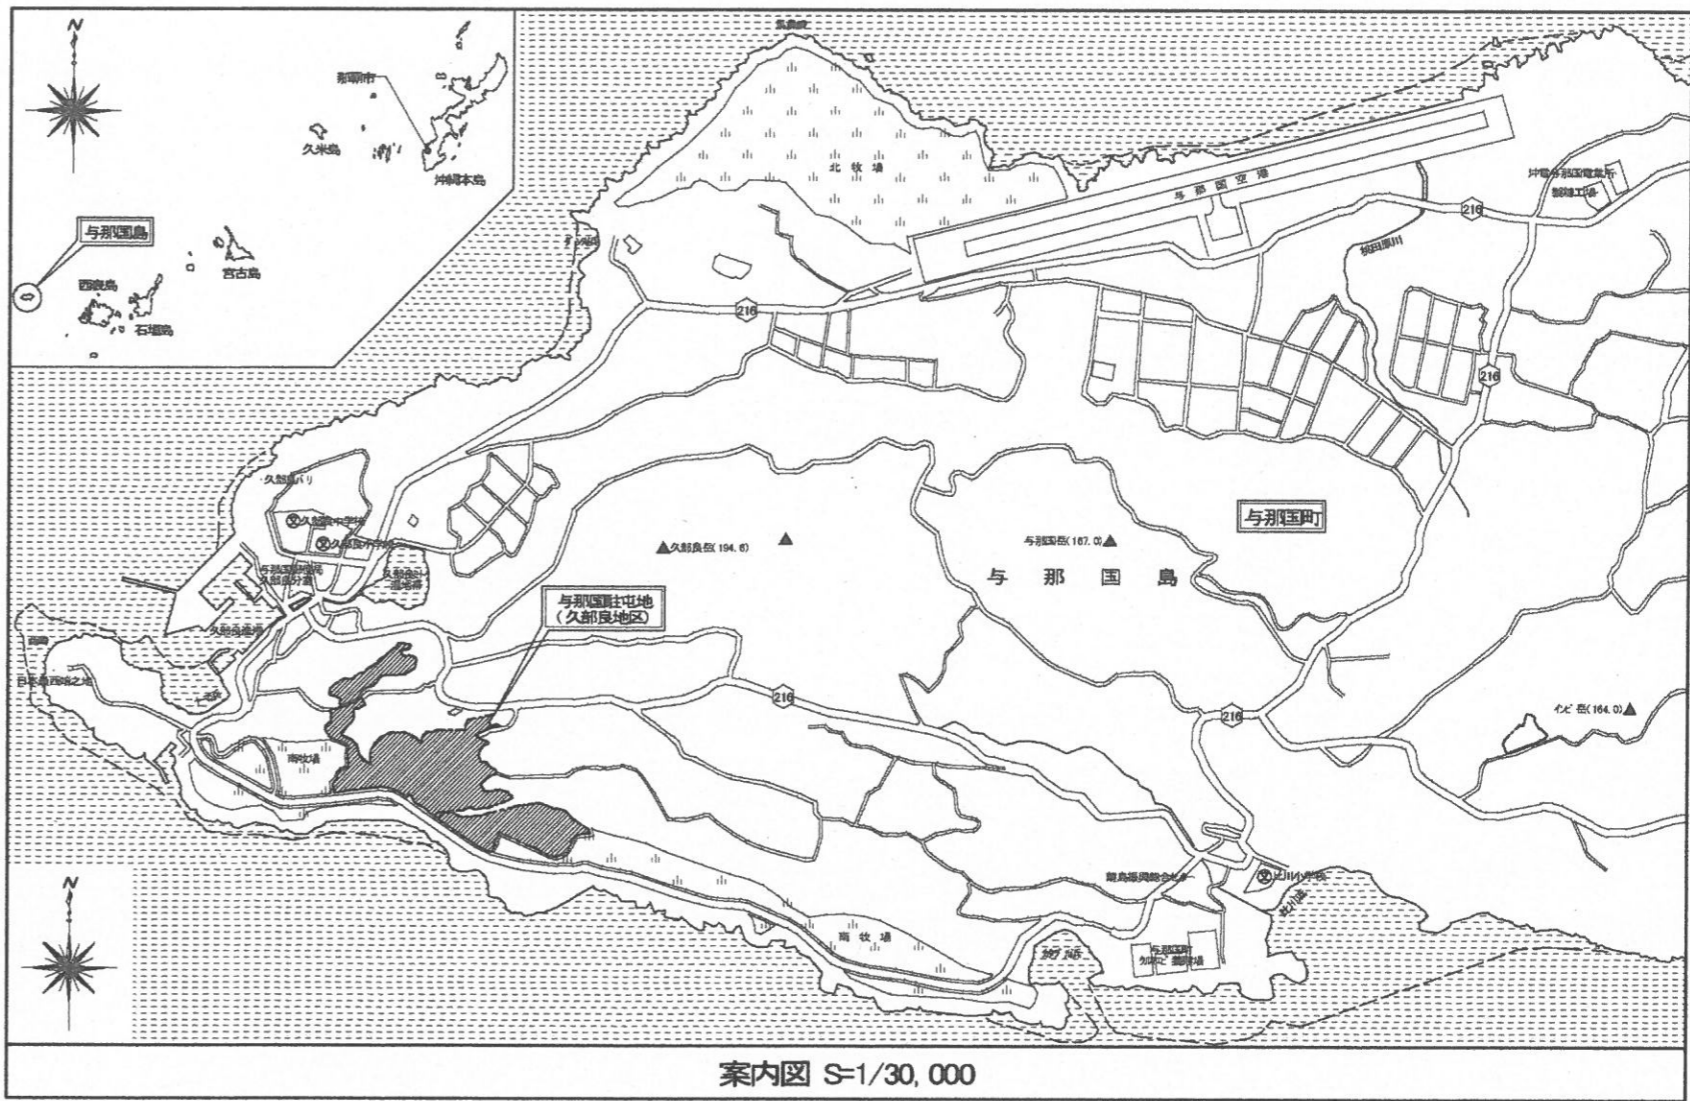


案内図 S=1/30,000

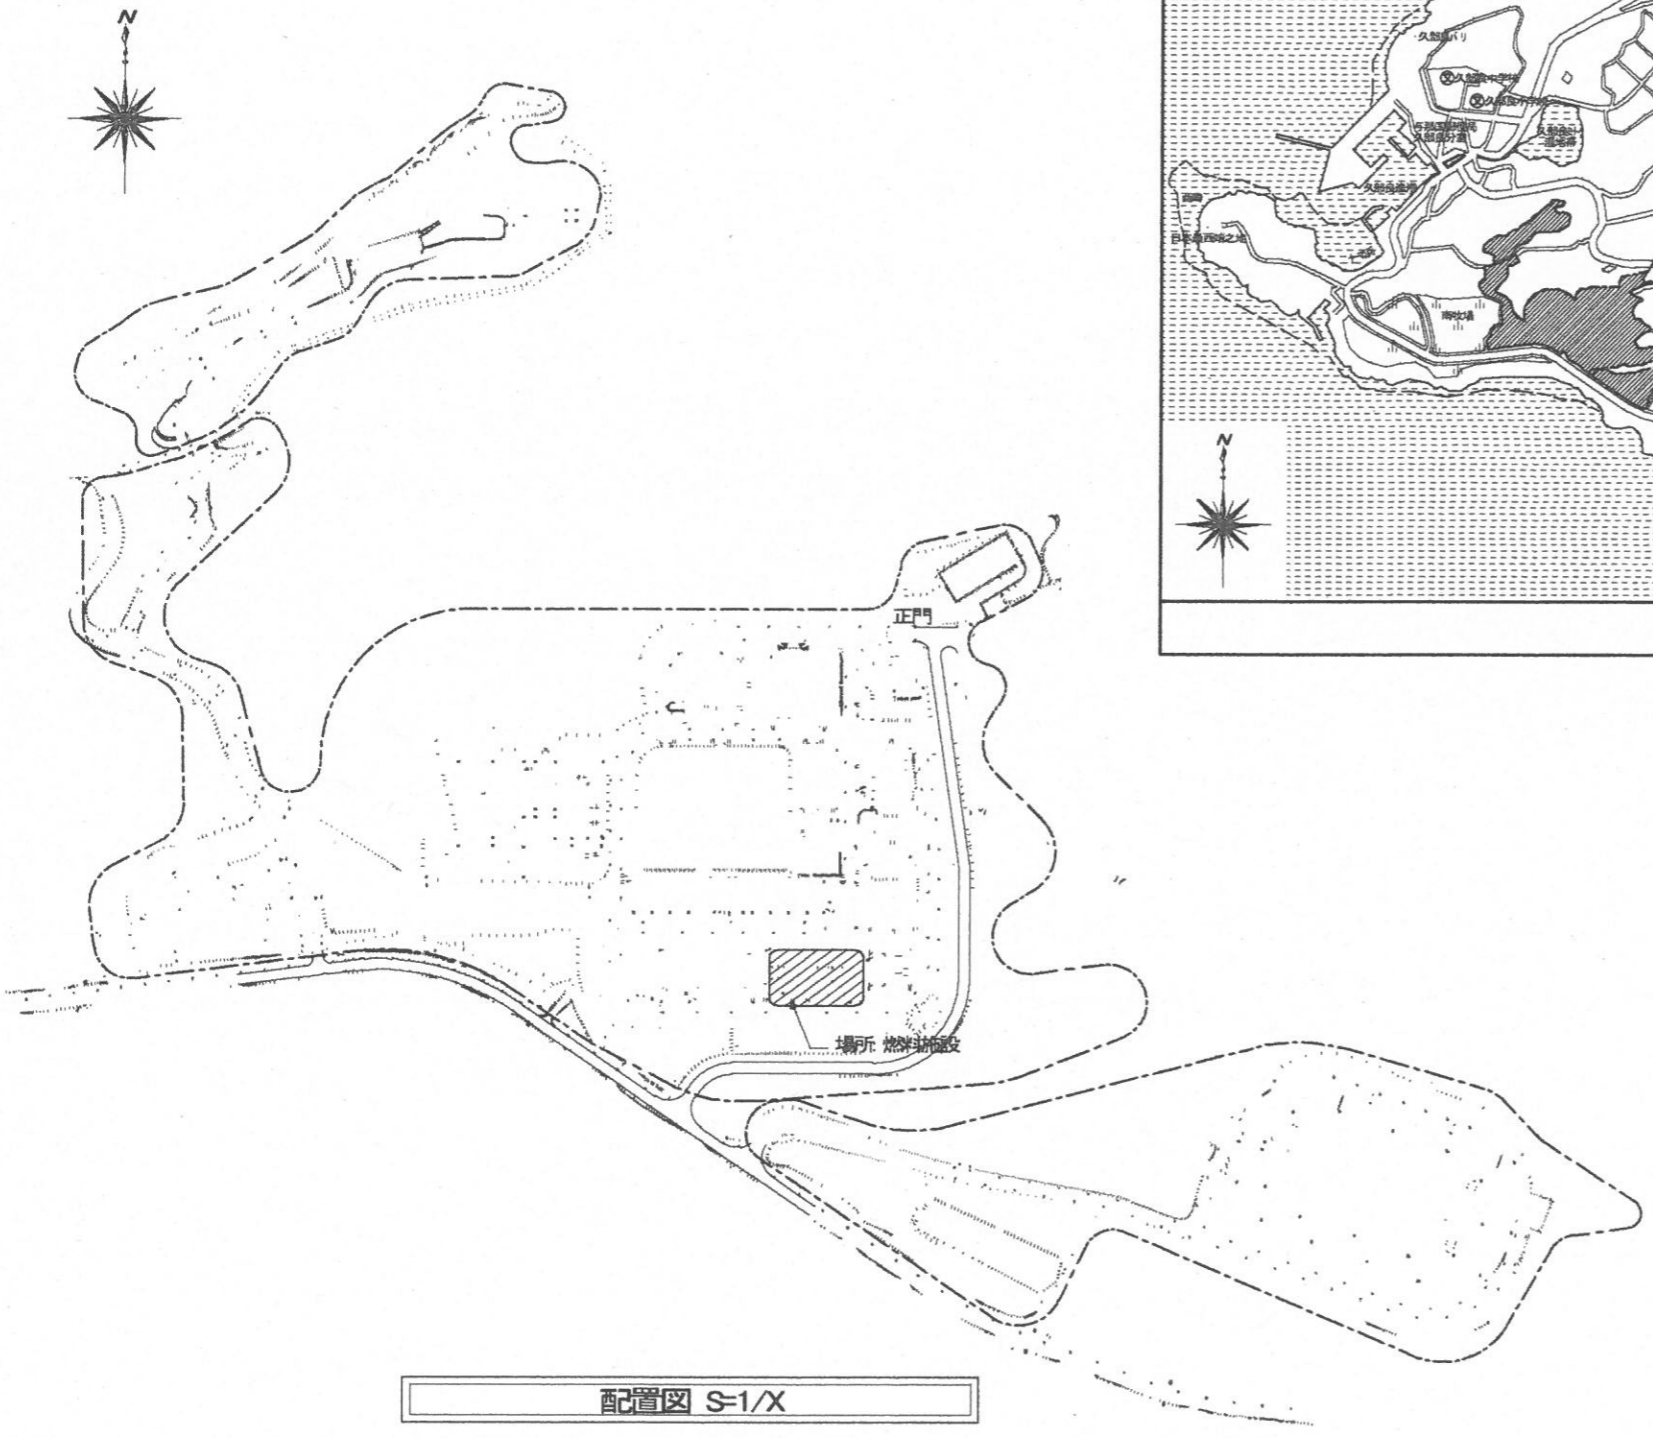


配置図 S=1/X


件名	燃料施設補修工事	図面番号	3 / 4
図名	案内図・配置図	縮尺	図示
与那国沿岸監視隊 後方支援隊		2021.6.7	

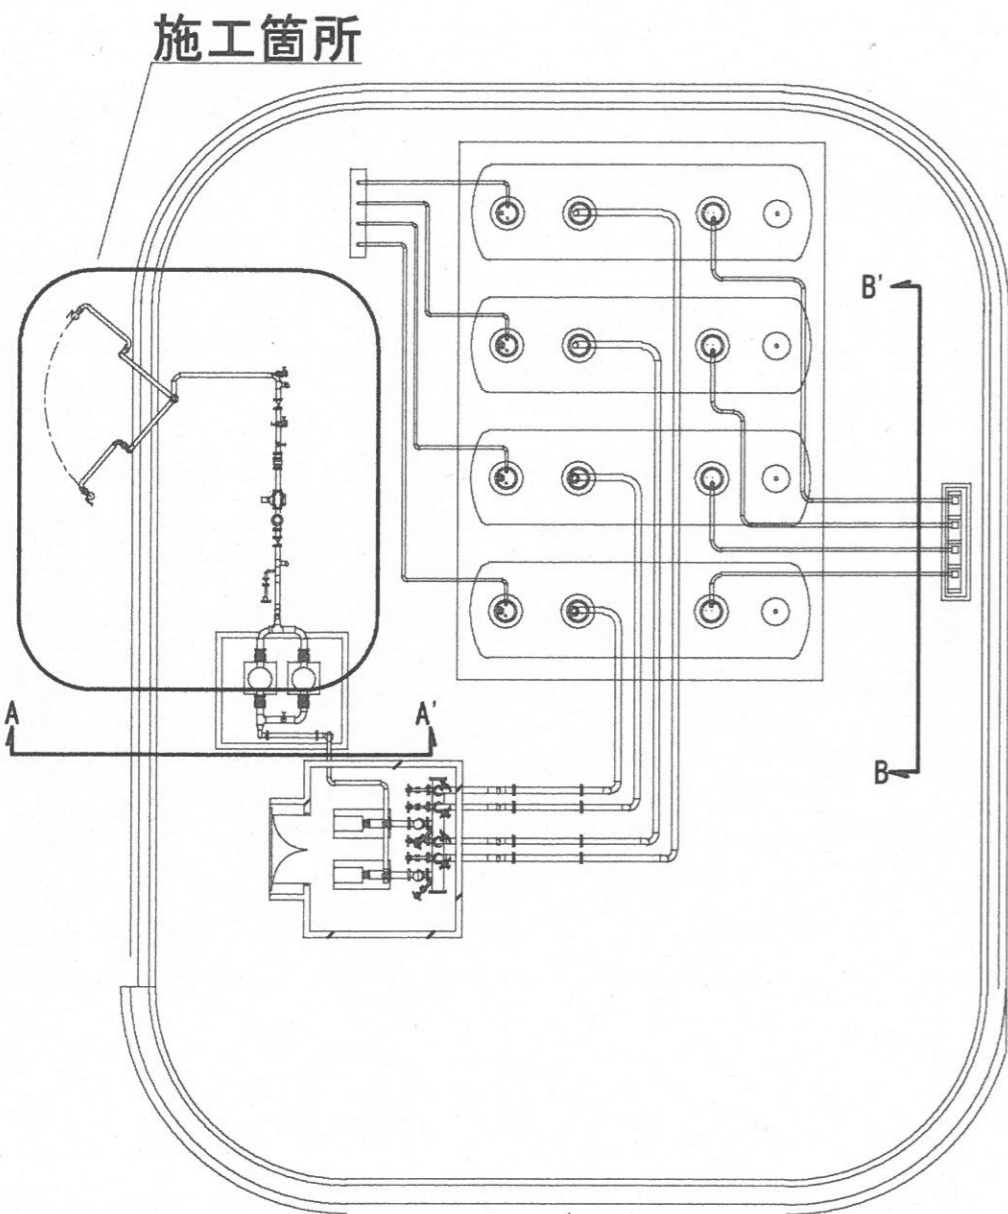

燃料施設 平面図 S=1/200

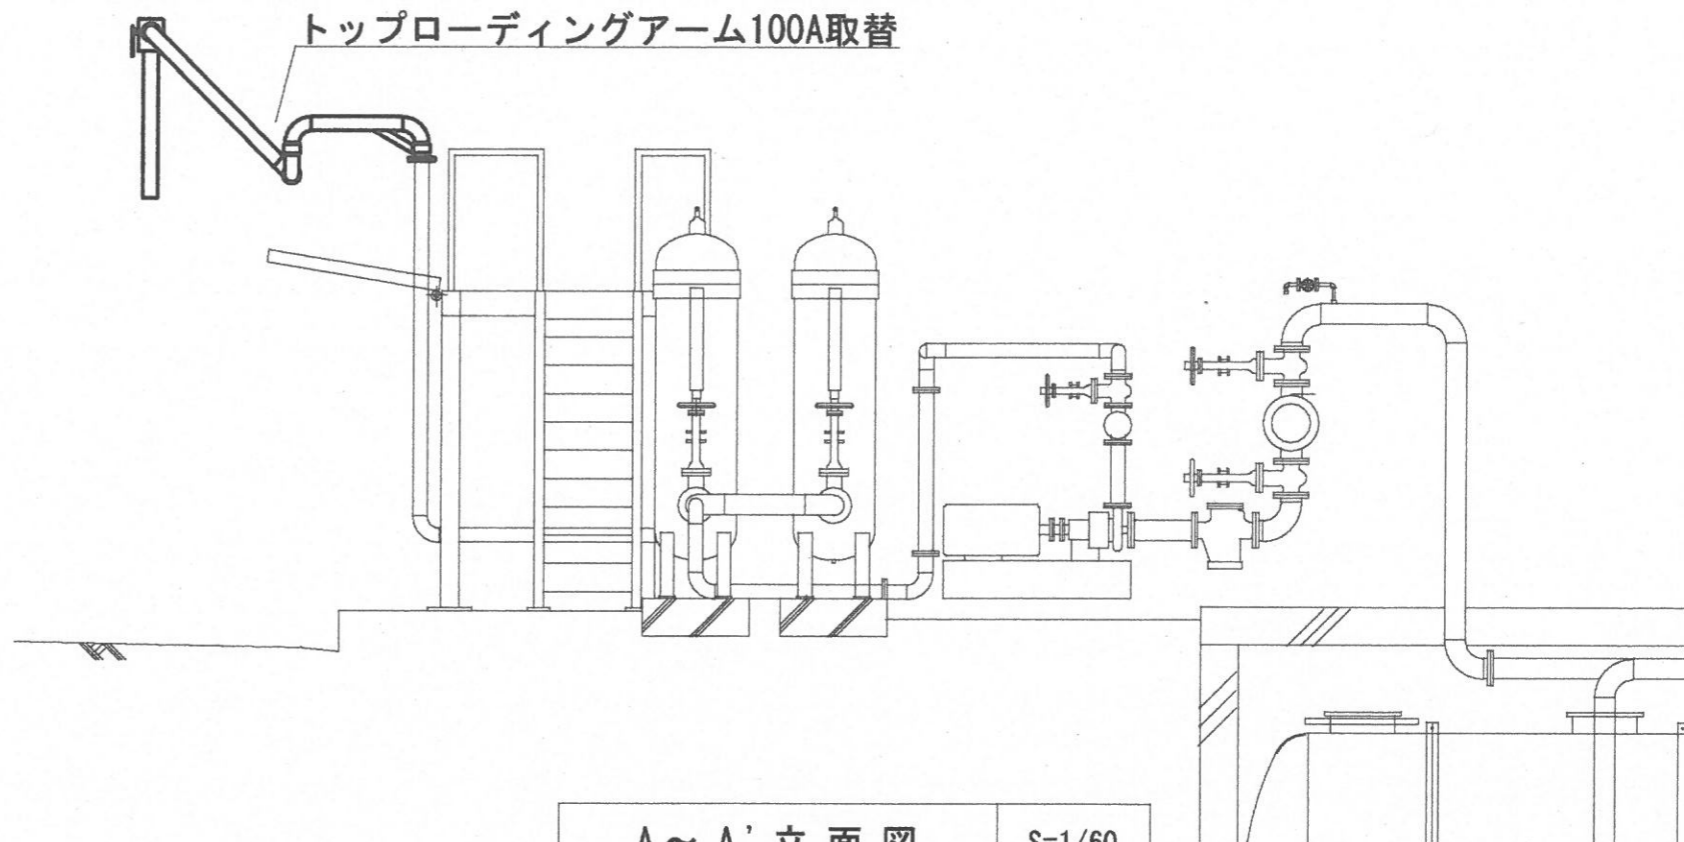

A ~ A' 立面図 S=1/60

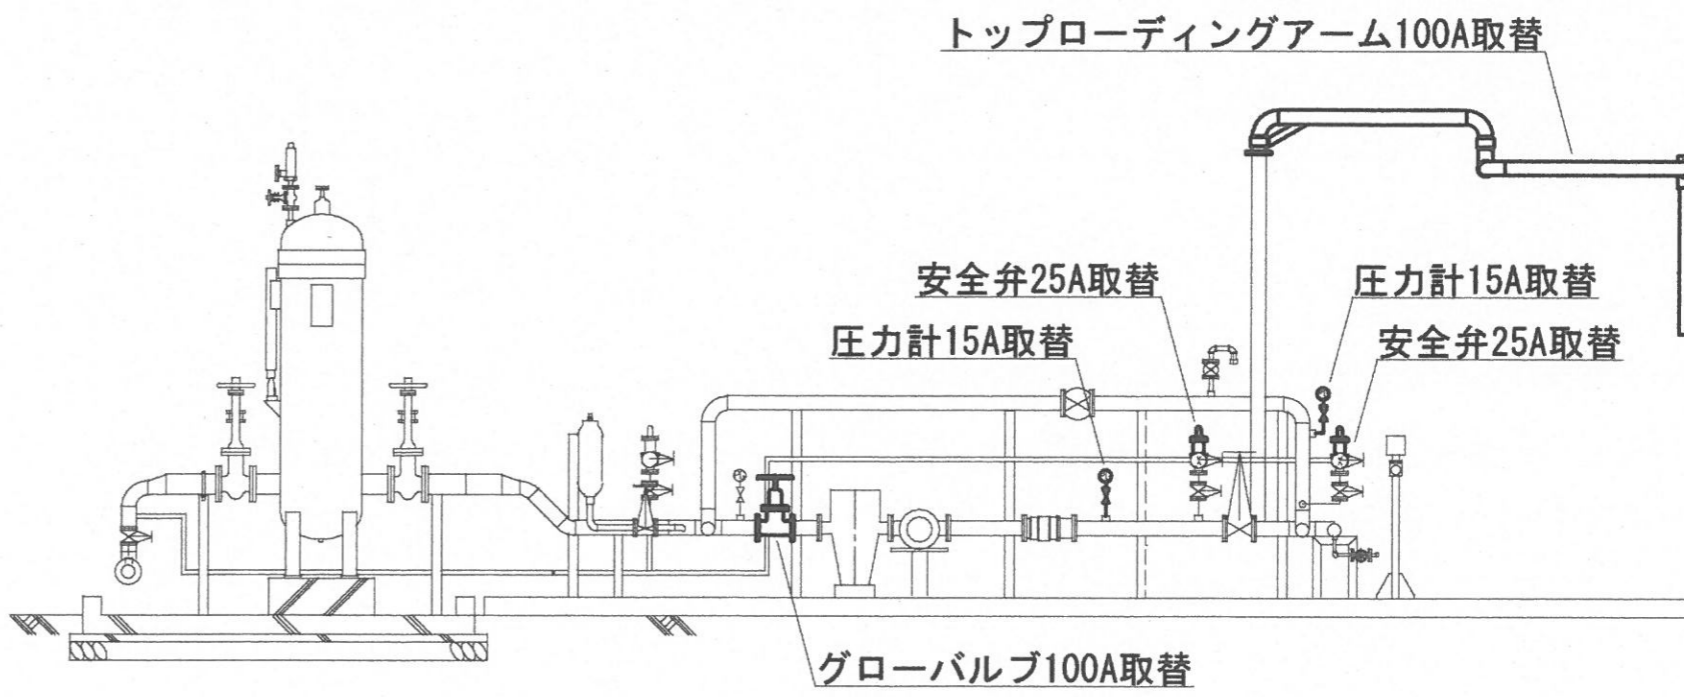

B ~ B' 立面図 S=1/60

件名	燃料施設補修工事	図面番号	4 / 4
図名	案内図・配置図	縮尺	図示
与那国沿岸監視隊 後方支援隊		2021.6.7	