

# 油分離槽清掃役務（燃料施設他）

件名	油分離槽清掃役務（燃料施設他）					図面番号	1 / 3
図名	表紙					縮尺	—
監視隊長	副隊長	後支隊長	當班班長	管財係	給排水係	設計製図	
Koga	Watanabe	Kanazawa	Hasegawa	Myagi	Maki	Yamamoto	
与那国沿岸監視隊 後方支援隊						R3.10.4	

# 仕様書


- 1 件名：油分離槽清掃役務（燃料施設他）
- 2 施工場所：陸上自衛隊与那国駐屯地 沖縄県八重山郡与那国町字与那国3765-1
- 3 概要：油分離槽清掃及び産業廃棄物処理（9カ所）
- 4 一般事項：
  - (1) 本役務は本仕様書に基づき実施するほか、諸法規を遵守し実施する。
  - (2) 請負者は仕様書及び現地において、相違・疑義あるいは不明な点が生じた場合は、監督官と協議しその指示に従う。
  - (3) 清掃中における火災予防、労働安全及び在来施設等の保護には、十分注意を払うものとし、破損した場合は、請負者の責任において速やかに原形に復旧する。
  - (4) 請負者は現場の整理整頓、清掃を実施する。
  - (5) 入出門及び交通規制等、駐屯地内での行動は、駐屯地諸規則及び監督官の指示に従う。
  - (6) 本清掃に際して本仕様書に明記なき事項についても作業上当然処置すべき事項は、請負者の負担で実施する。
  - (7) 本清掃の写真は、カメラ（カラー）又はデジタルカメラ（総画素数80万画素数以上及びファイル形式JPEG）を使用し、着手前、施工中、完成時及び監督官の指示するところを撮影し、監督官に提出する。
  - (8) 本清掃では原則として、駐屯地の用水、電力の使用はできない。使用する場合は、仮設用メーターを設置し使用料を徴収する。
- 5 特記事項：
  - (1) 油分離槽の清掃は、上部油分及び下部沈殿汚泥をバキューム車により汲み取り、高圧洗浄機等を用いて壁面及び仕切板を洗浄する。なお、洗浄時に発生した洗浄水についても汲み取ること。
  - (2) 清掃の際は、油分離槽の末端から槽外へ油が漏れることのないよう、適切な処置を施してから実施する。
  - (3) 請負者は、清掃開始前に次に示す許可証の写しを監督官に提出する。
    - ア 産業廃棄物収集運搬業許可証
    - イ 産業廃棄物処分業許可証
  - (4) 汲み上げた汚泥及び油分を含む洗浄水は、産業廃棄物として処理し、処理完了後マニフェスト及び計量証明書等を監督官に提出する。

## 6 清掃対象分離槽一覧表

設置場所	区分	サイズ(mm)				汲取予定数量(m <sup>3</sup> )	区分	
		長辺	短辺	水深	高さ			
与那国駐屯地	車両整備工場①	1槽スライド板式	1,000	600	600	1,840	0.36	
	車両整備工場②	1槽スライド板式	1,000	600	600	2,020	0.36	
	下部洗浄装置	1槽スライド板式	1,400	700	700	1,700	0.69	
	洗車場	1槽スライド板式	1,200	700	700	1,560	0.59	
	燃料スタンド①	4槽式	800	800	650	1,320	1.66	
	燃料スタンド②	4槽式	700	700	550	1,060	1.08	
	屋外燃料置場	4槽式	600	600	600	1,475	0.86	
	屋外整備場	1槽スライド板式	1,200	700	700	2,210	0.59	
	空自燃料置場	4槽式	600	600	600	1,250	0.86	


※ 高さは、油分離槽本体の高さを示す。

## 6 案内図:

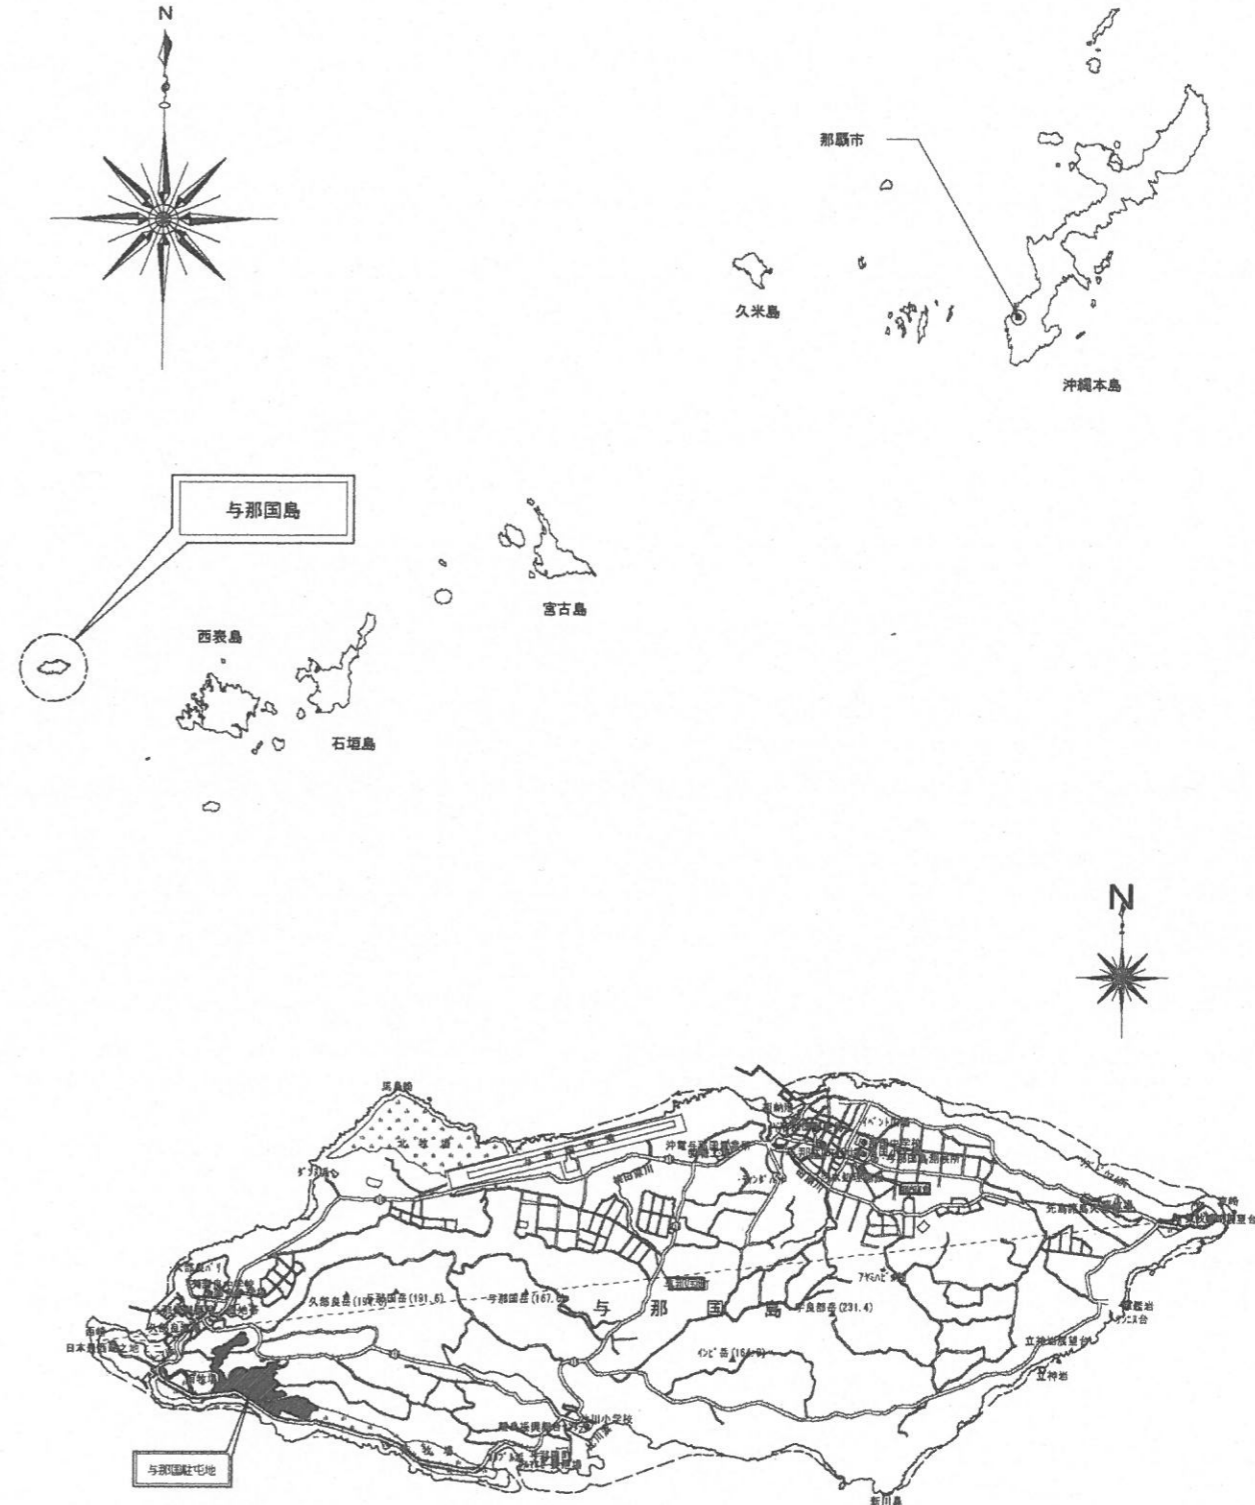

件名	油分離槽清掃役務（燃料施設他）		
図面名称	仕様書・案内図	縮尺	—
所属	陸上自衛隊与那国沿岸監視隊	図面番号	2/3
	後方支援隊営繕班	作成月日	R3.10.4

# (油分離槽配置図)

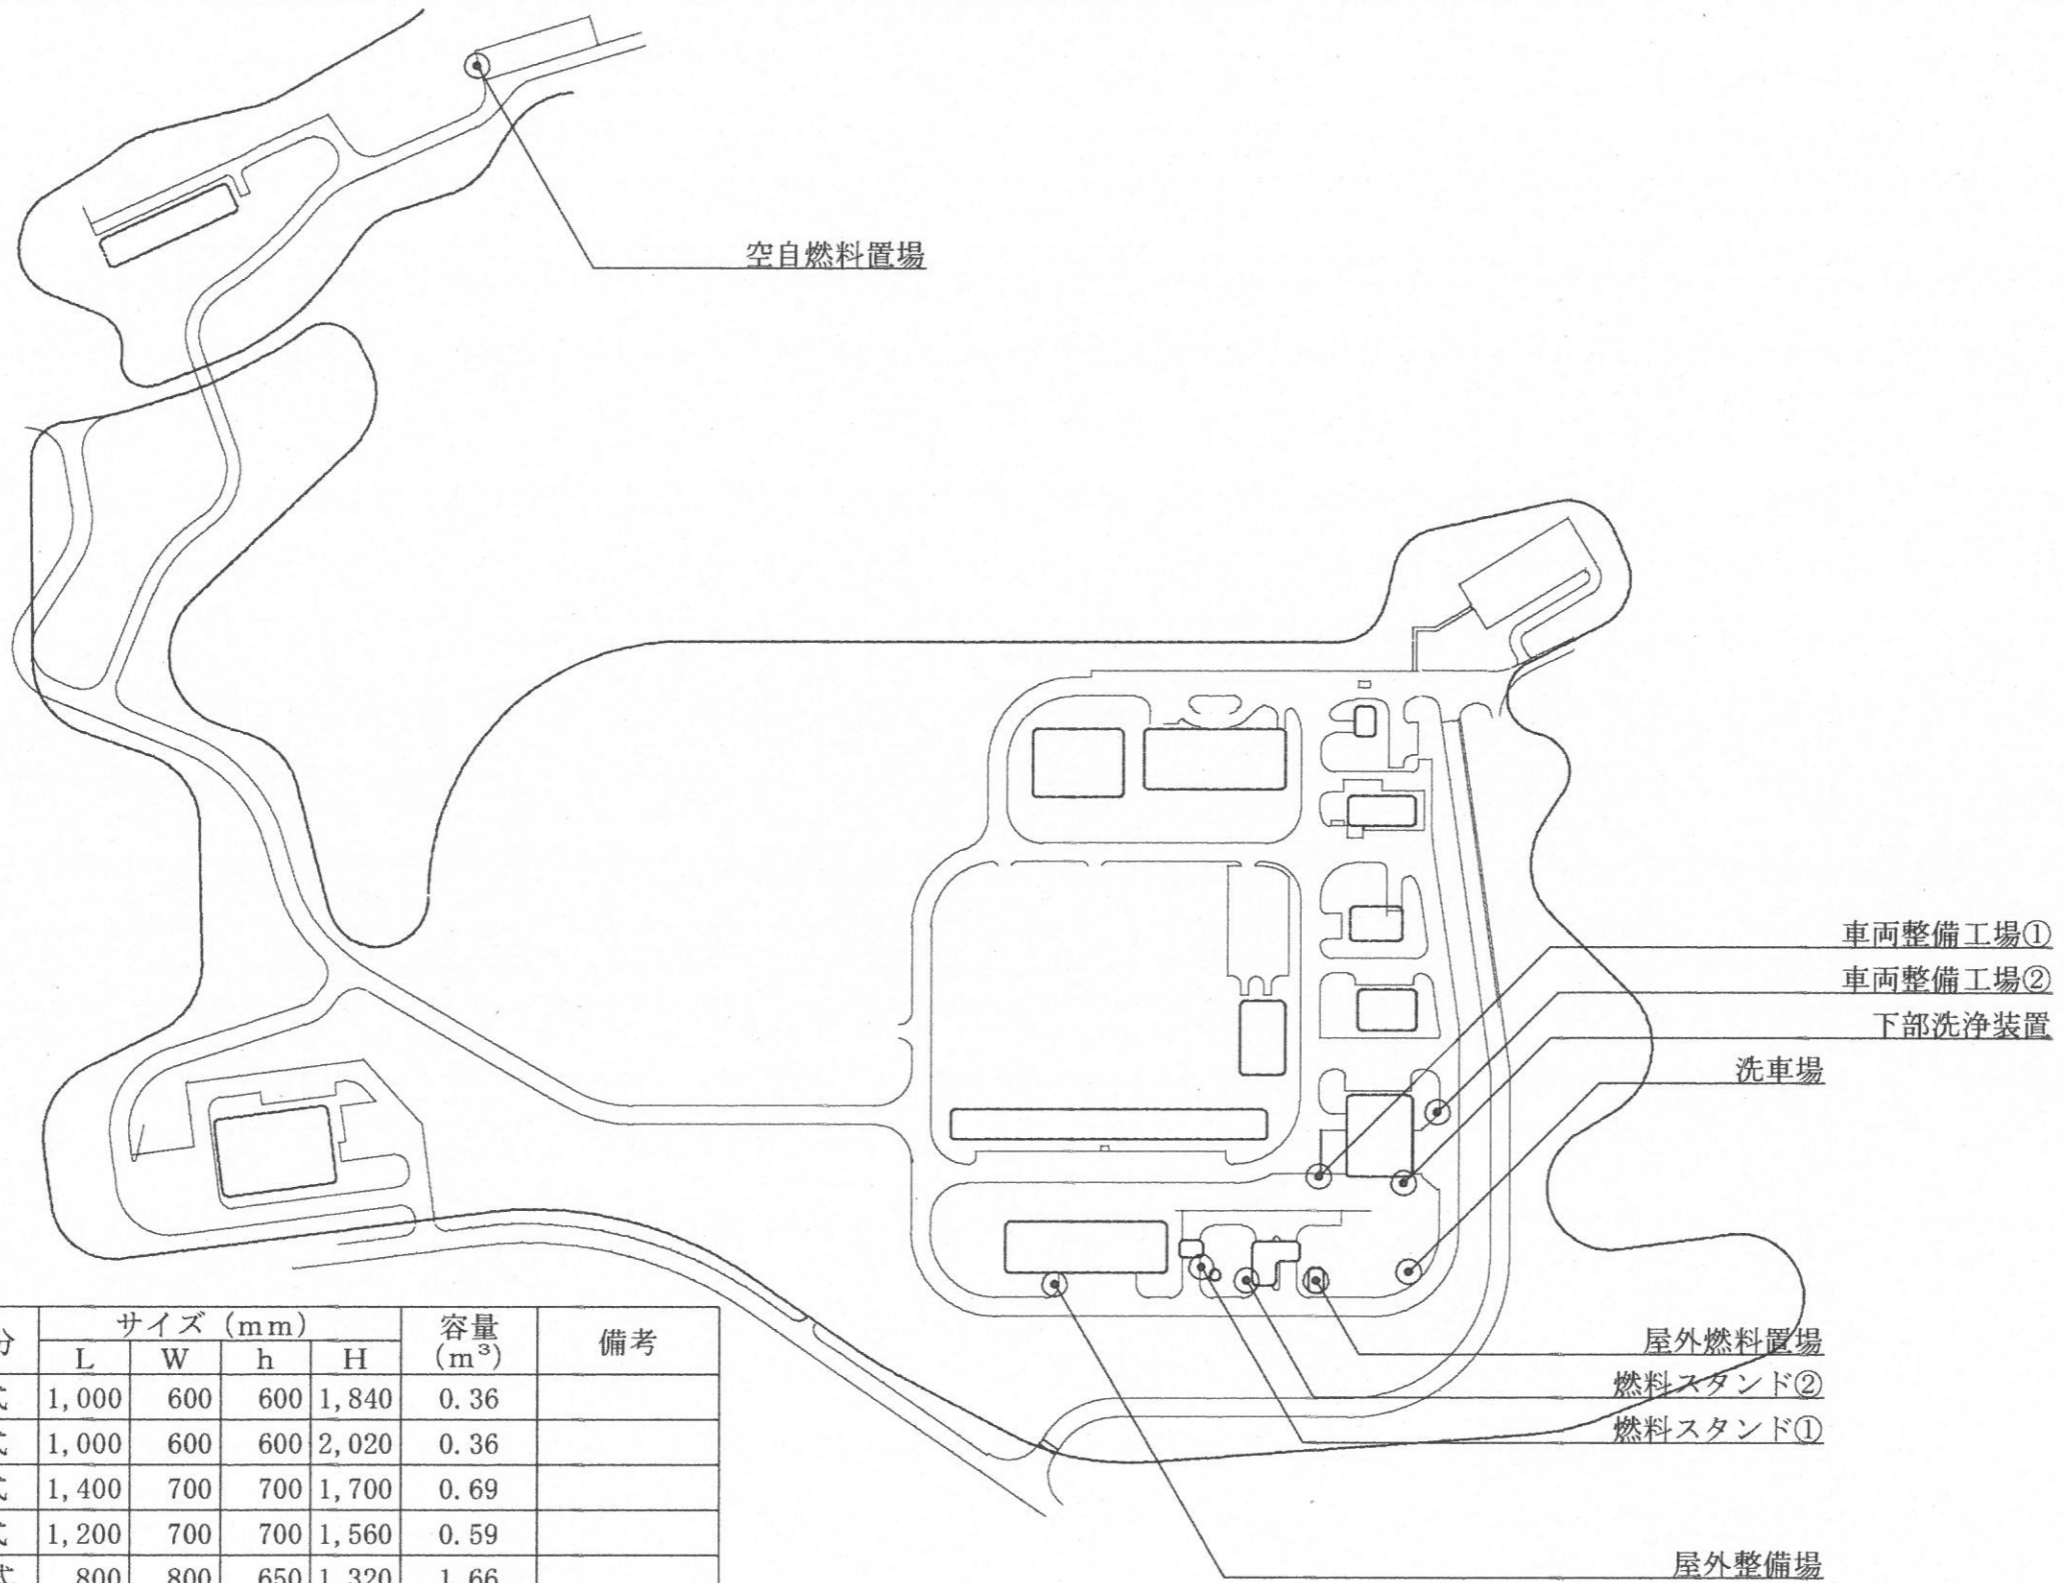

設置場所	区分	サイズ (mm)				容量 (m <sup>3</sup> )	備考
		L	W	h	H		
車両整備工場①	1槽式	1,000	600	600	1,840	0.36	
車両整備工場②	1槽式	1,000	600	600	2,020	0.36	
下部洗浄装置	1槽式	1,400	700	700	1,700	0.69	
洗車場	1槽式	1,200	700	700	1,560	0.59	
燃料スタンド①	4槽式	800	800	650	1,320	1.66	
燃料スタンド②	4槽式	700	700	550	1,060	1.08	
屋外燃料置場	4槽式	600	600	600	1,475	0.86	
屋外整備場	1槽式	1,200	700	700	2,210	0.59	
空自燃料置場	4槽式	600	600	600	1,250	0.86	

件名	油分離槽清掃役務 (燃料施設他)		
図面名称	位置図	縮尺	NS
所属	陸上自衛隊与那国沿岸監視隊 後方支援隊營繕班	図面番号	3 / 3
		作成月日	R3.10.4