

表紙共 5 枚

隊舎外気処理機補修

件名	隊舎外気処理機補修					図面番号	1 / 5
図名	表紙					縮尺	—
監視隊長	副隊長	後支隊長	営繕班長	工事企画係	電気係長	設計製図	
							
与那国沿岸監視隊 後方支援隊						2021.10.27	

仕 様 書

- 1 件 名
隊舎外気処理機補修
- 2 場 所
沖縄県八重山郡与那国町与那国3765-1 陸上自衛隊与那国駐屯地
- 3 概 要
外気処理機 (OACP-5) 取替 一式
- 4 一般事項
 - (1) 本補修において特記仕様書及び図面に記載されていない事項は、
国土交通省大臣官房官庁営繕部監修
・公共建築工事標準仕様書 (機械設備工事編) (平成31年版)
・公共建築改修工事標準仕様書 (機械設備工事編) (平成31年版)
・建築保全業務共通仕様書 (平成30年版)
及び製造所の取扱説明書等による。
 - (2) 本補修に使用する材料は、全て監督官の検査を受けた合格品のみを使用する。
 - (3) 受注者は仕様書及び現地において、相違・疑義あるいは不明な点が生じた場合は、監督官と協議しその指示に従う。
 - (4) 補修中における火災予防、労働安全及び在来施設等の保護には、十分注意を払うものとし、汚破損した場合は、受注者の責任において速やかに原形に復旧する。
 - (5) 受注者は現場の整理整頓、清掃を実施する。
 - (6) 入出門及び交通規制等、駐屯地内での行動は、駐屯地諸規則及び監督官の指示に従う。
 - (7) 本補修に際して仕様書に明記なき事項についても施工上当然処置すべき事項は、受注者の負担で実施する。
 - (8) 本補修の写真は、カメラ (カラー) 又はデジタルカメラ (総画素数80万画素数以上及びファイル形式JPEG) を使用し、着工前、施工中、完成時及び監督官の指示するところを撮影し、監督官に提出する。
 - (9) 本補修では原則として、駐屯地の用水、電力の使用はできない。使用する場合は、仮設用メーターを設置し使用料を徴収する。
 - (10) 本補修に際し、資格を必要とする作業等については、その資格の免状の写しを監督官に提出する。

5 特記事項

- (1) 補修を実施する空調機の型式等は、次による。

機 器 名	製 造 所	型 式	備 考
外気処理機 (OACP-5)	株式会社 アイハラ (株式会社 日立)	空調室内機 RP-AP265CSFP (改) 空調室外機 RAS-AP224CHV (改)	



- (2) 補修内容は次による。

機 器 名 等	名 称	型 式	数 量	備 考
外気処理機 RP-AP265CSFP	空調室内機	RP-AP265CSFP1	1	同等品以上
	空調室外機	RAS-AP224CHV1	1	防錆処理・ヤモリ対策 既設空調盤使用
	室内送風機運転出力改造 冷媒ガス充填 (15kg)		1	


※既存外気処理機は日立製

- (3) 補修完了後、試運転を実施し正常に作動することを確認する。
なお、本整備実施にもかかわらず正常に動作しない場合は、その原因を究明するとともに正常に動作するために必要な処置について、監督官に報告する。
- (4) 補修に伴う発生材については、金属屑については駐屯地内の監督官の指示する場所に集積し整理する。
又、金属屑以外の物については、請負者処分としマニフェストE票 (写) を提出する。


件 名	隊舎外気処理機補修	図面番号	2 / 5
図 名	仕 様 書	縮 尺	—
与那国沿岸監視隊 後方支援隊		2021.10.27	

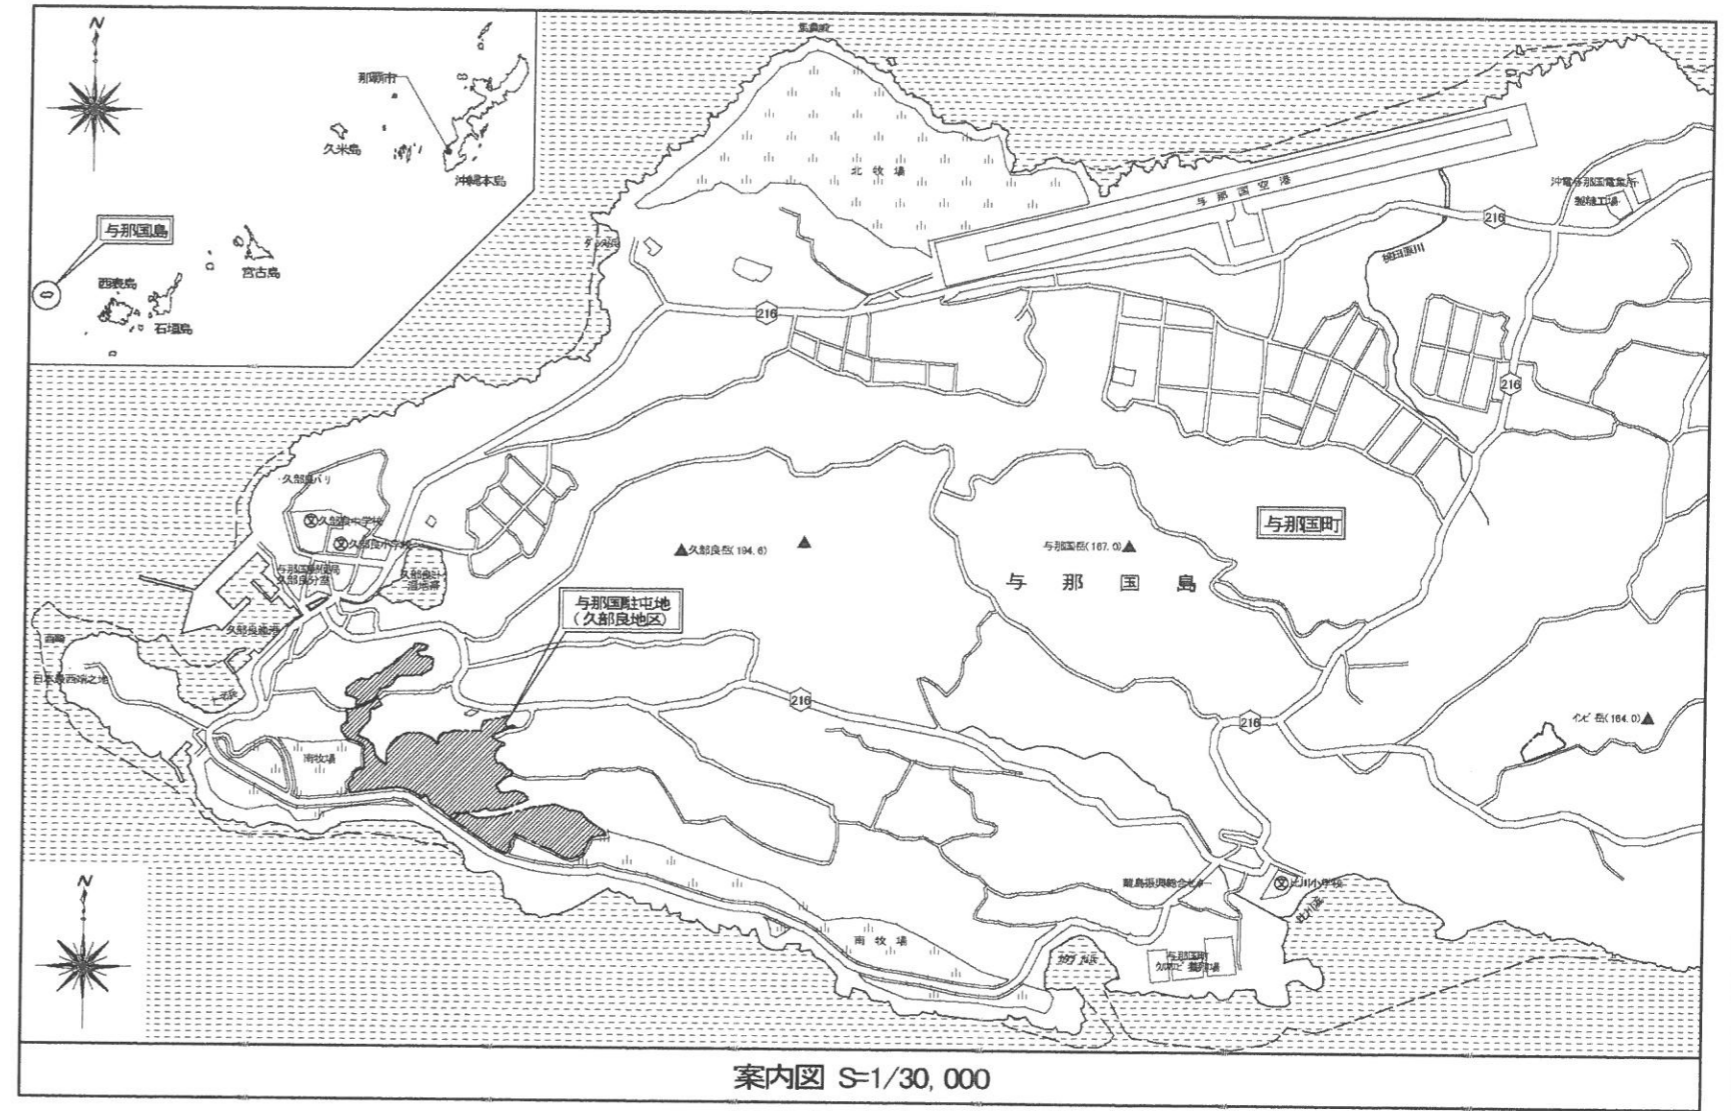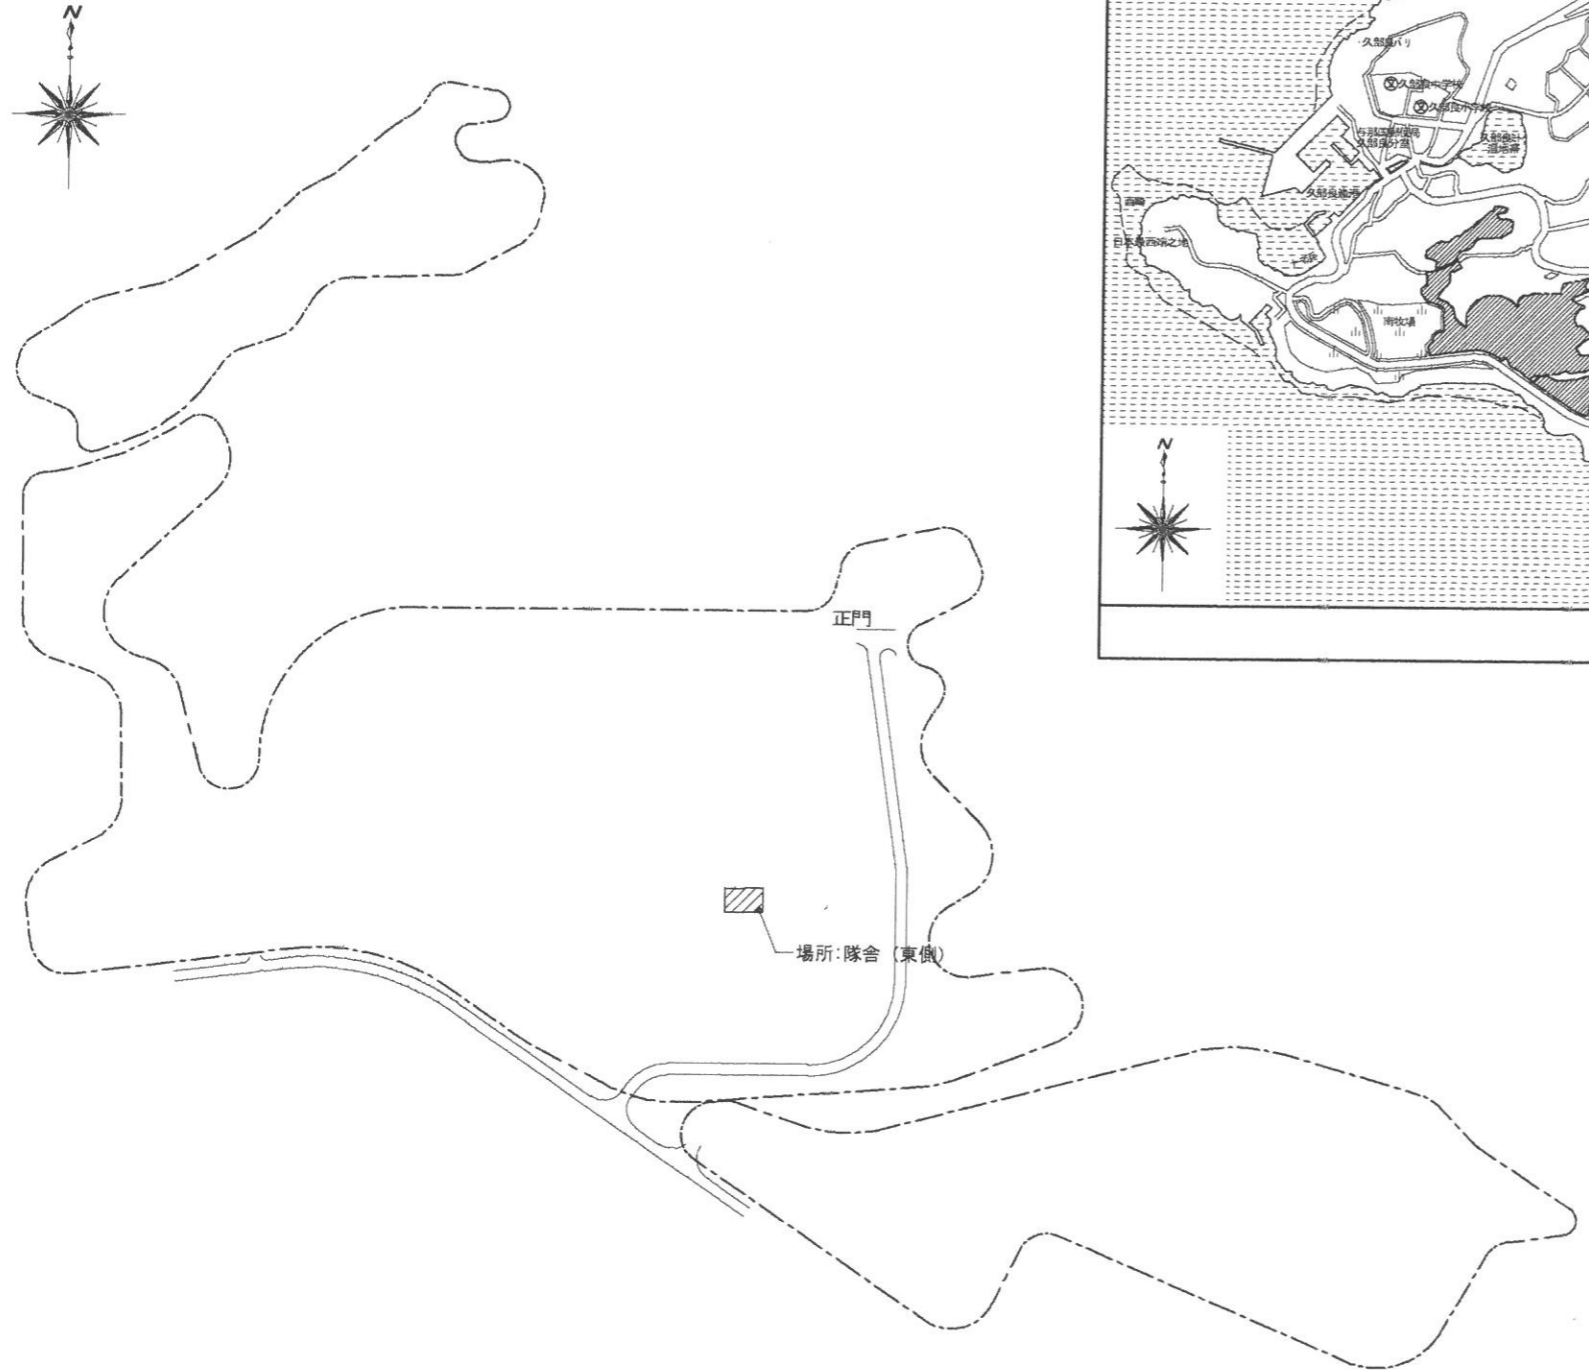

件名	隊舎外気処理機補修	図面番号	3 / 5
図名	案内図・配置図	縮尺	図示
与那国沿岸監視隊 後方支援隊		2021.10.27	

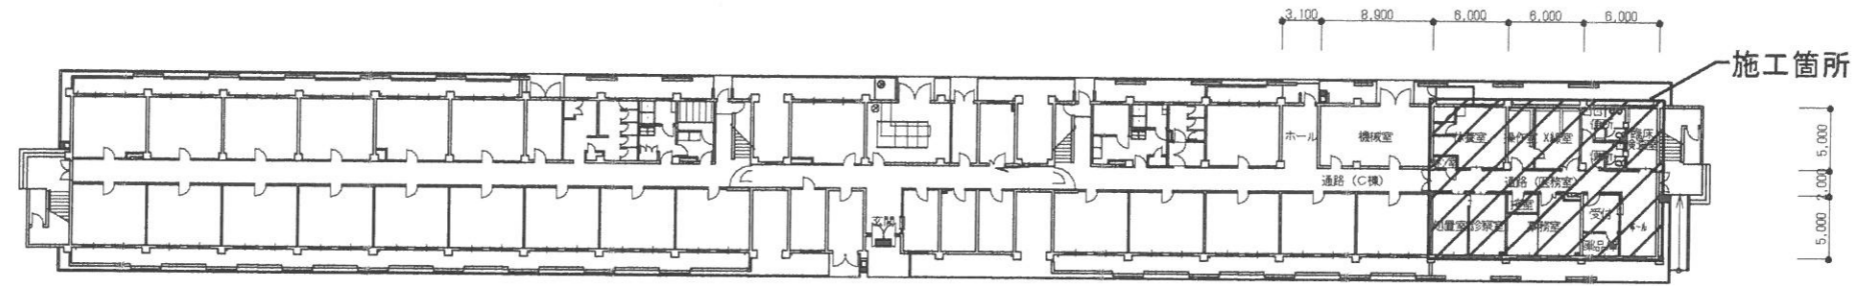


隊舎 1階 平面図 S=1/600

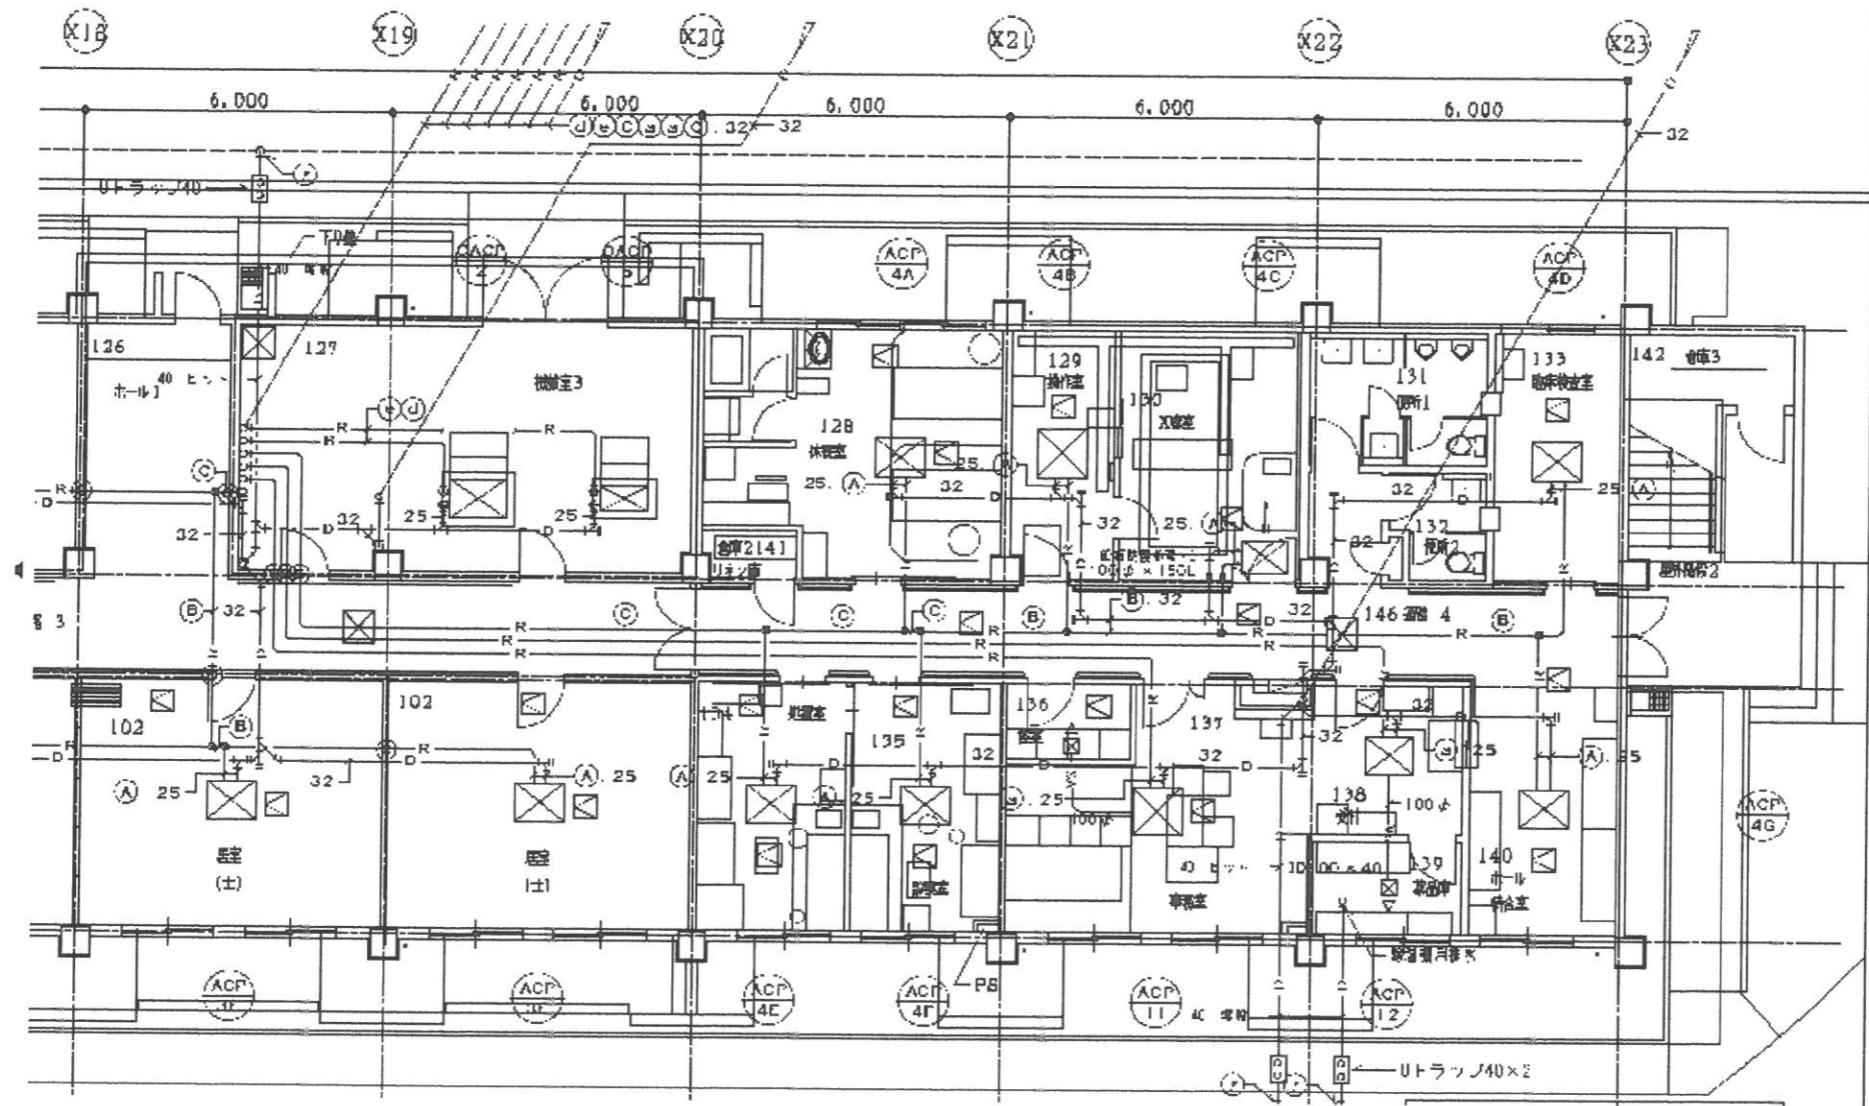


隊舎 1階 平面図 (配管) S=1/150

件名	隊舎外気処理機補修	図面番号	4 / 5
図名	1階 平面図	縮尺	図示
与那国沿岸監視隊 後方支援隊		2021.10.27	

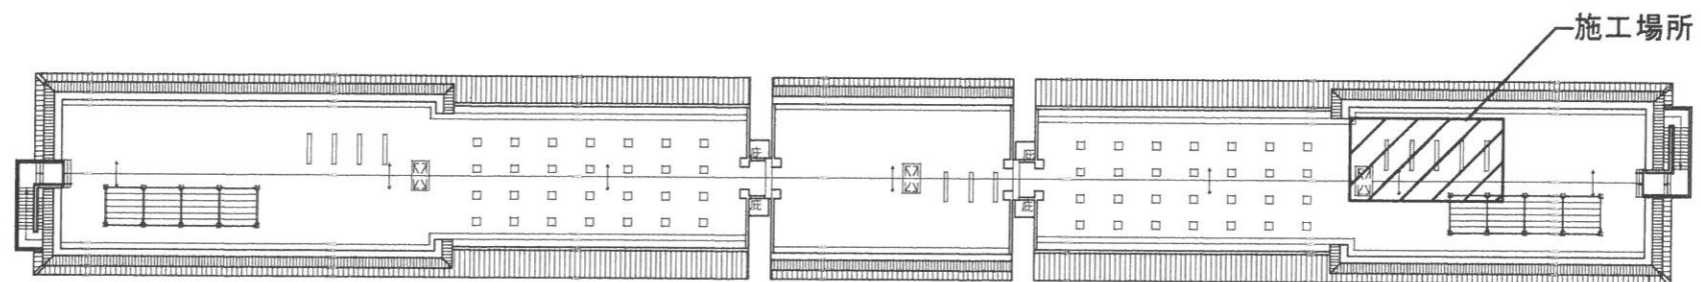

隊舎 R階 平面図 S=1/600

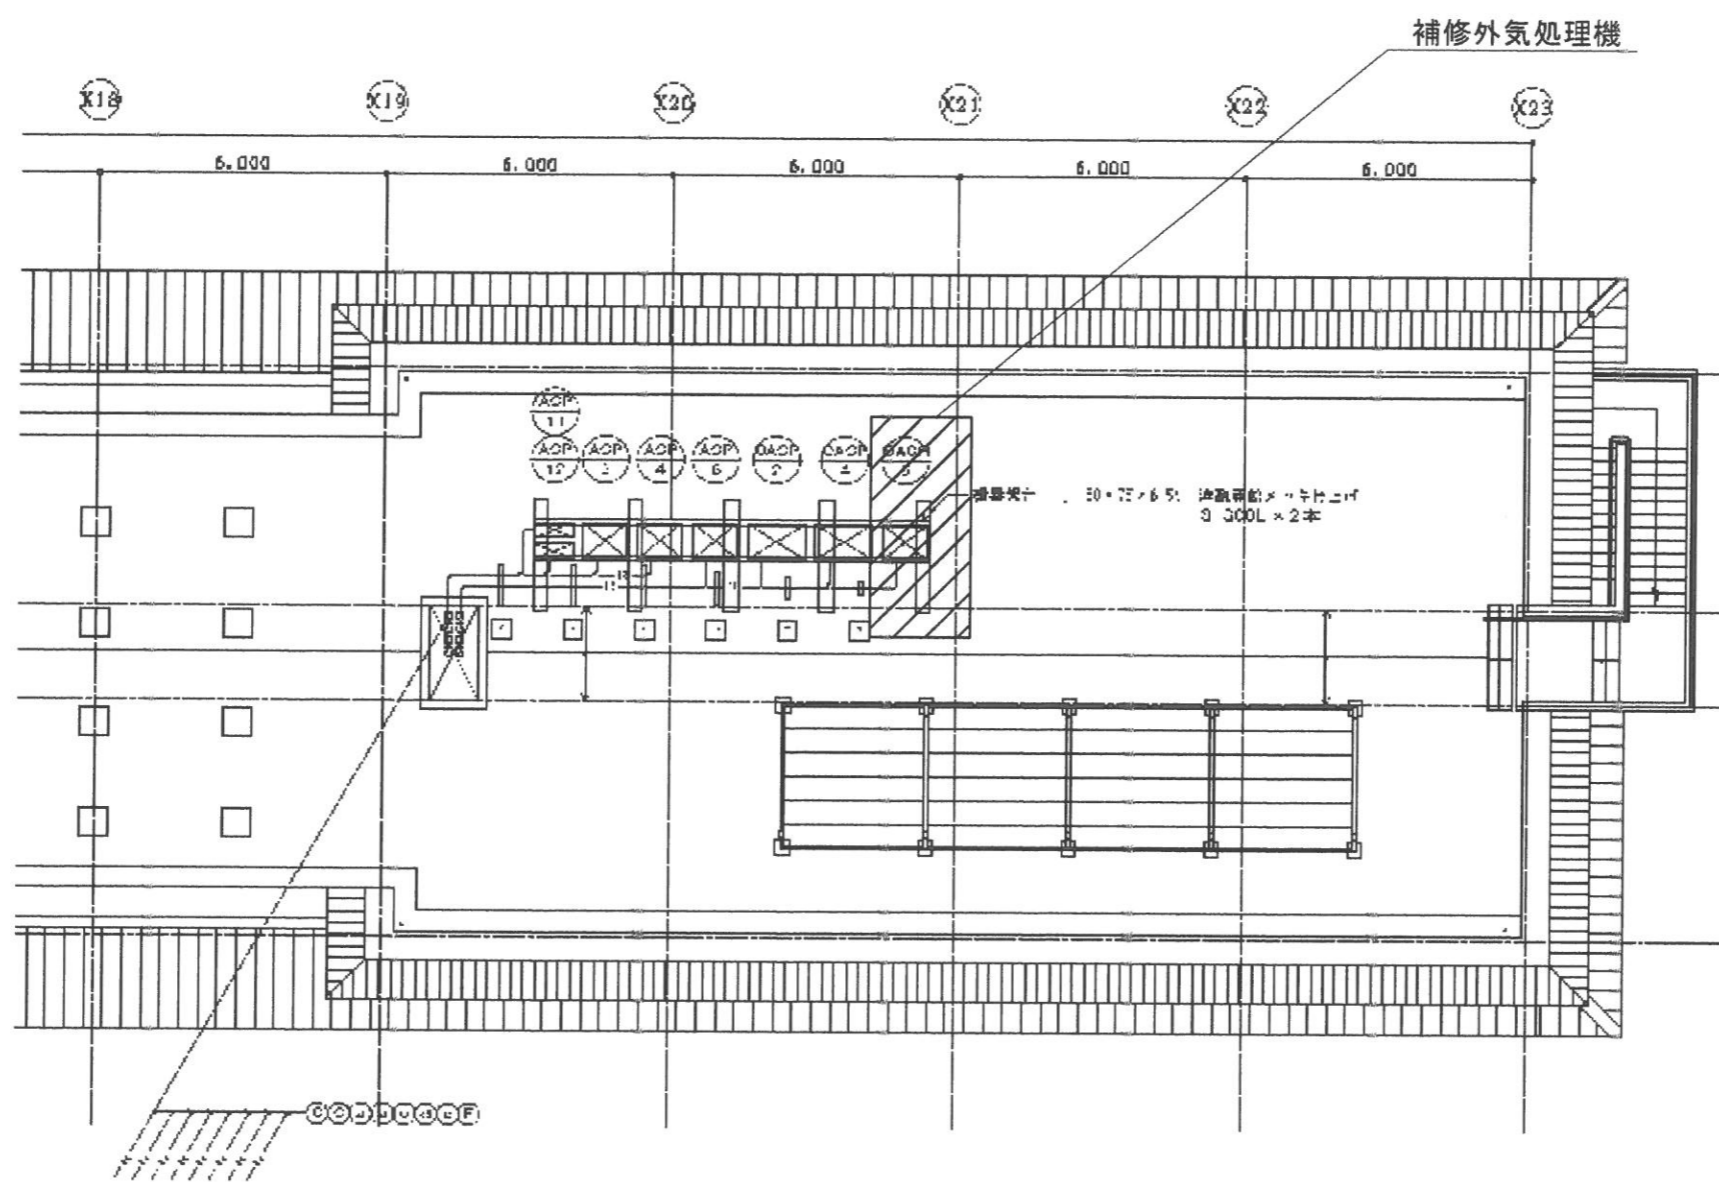

隊舎 R階 平面図 (配管) S=1/150

件名	隊舎外気処理機補修	図面番号	5 / 5
図名	R階 平面図	縮尺	図示
与那国沿岸監視隊 後方支援隊		2021.10.27	