



501	502	503	504	505
401	402	403	404	405
301	302	303	304	305
201	202	203	204	205
101	102	103	104	105

古賀島宿舍 A棟

凡例
 : 施工場所

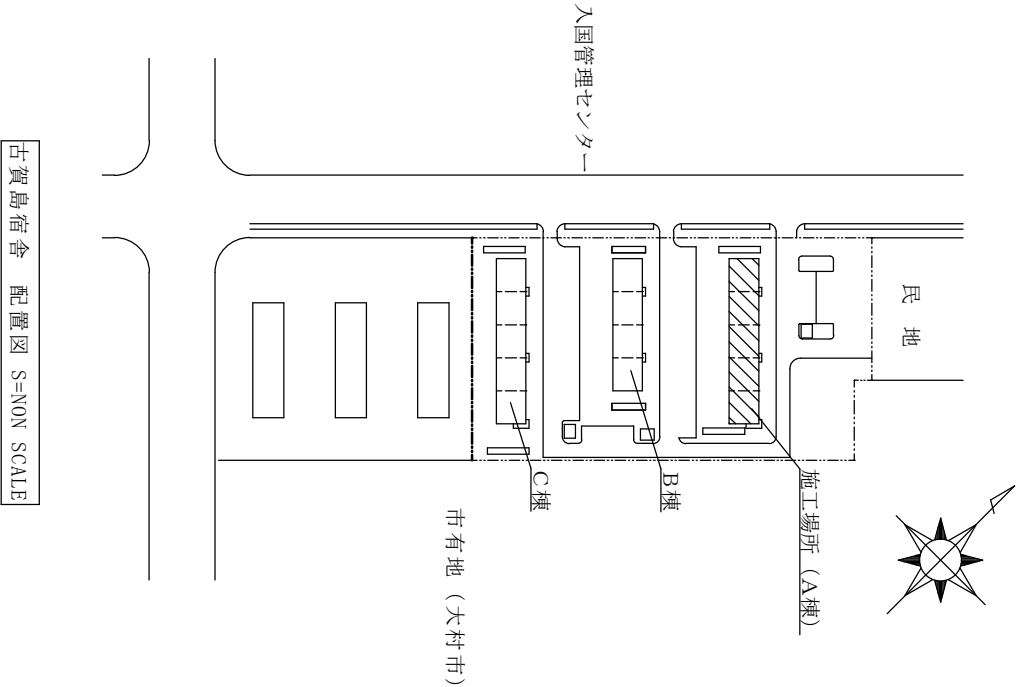

古賀島宿舍 配置図 S=NON SCALE

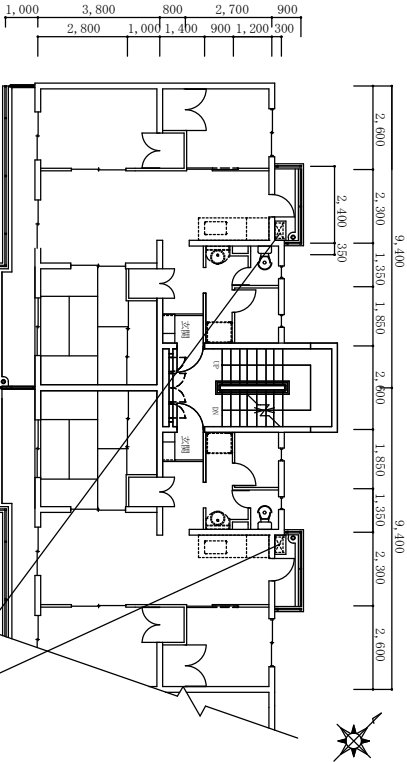

古賀島宿舍 A棟 平面図 S=1:50

既設給湯器 撤去・新設
リモコン取替、保温工事含む

件名	古賀島宿舍 A棟給湯器取替工事			
図面名称	古賀島宿舍 配置図、平面図			
縮尺	図示	作成年月日	4. 8.30	図面番号
大村駐屯地業務隊 管理科管繕班				3 / 3