


3号建物1階 平面図 S=1:400

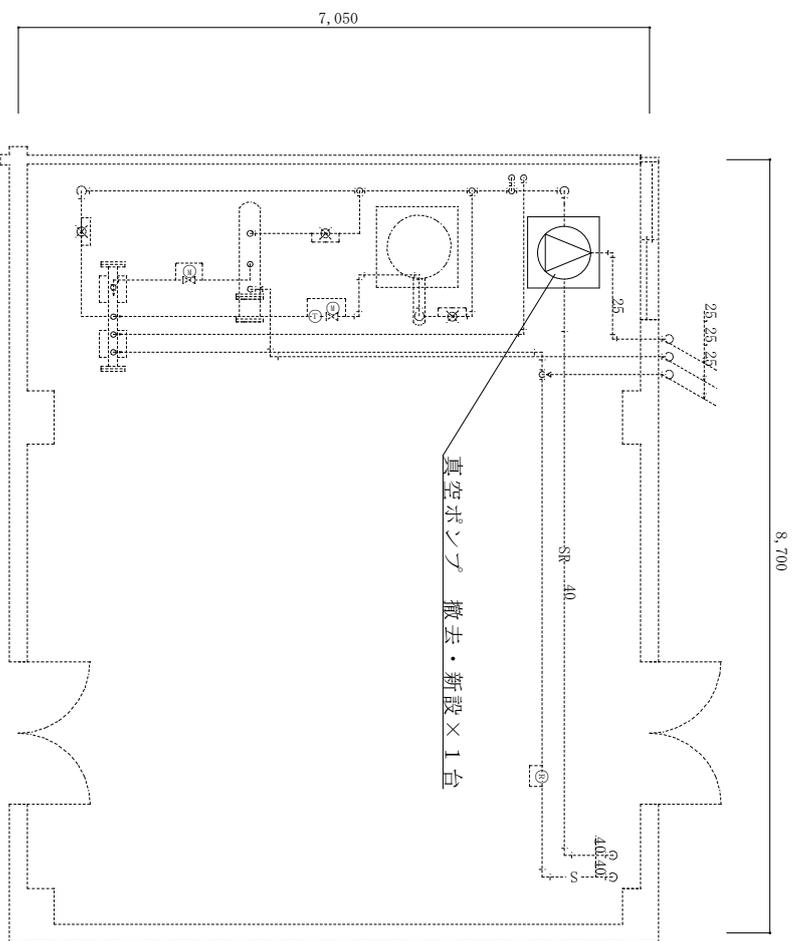

3号建物機械室 平面図 S=1:60

件名	3号建物真空ポンプ取替工事			
図面名称	3号建物1階	平面図、機械室	平面図	
縮尺	図示	作成年月日	4.7.19	図面番号
				3 / 3
大村駐屯地業務隊 管理科営繕班				