


洗濯工場平面図 S=1:70

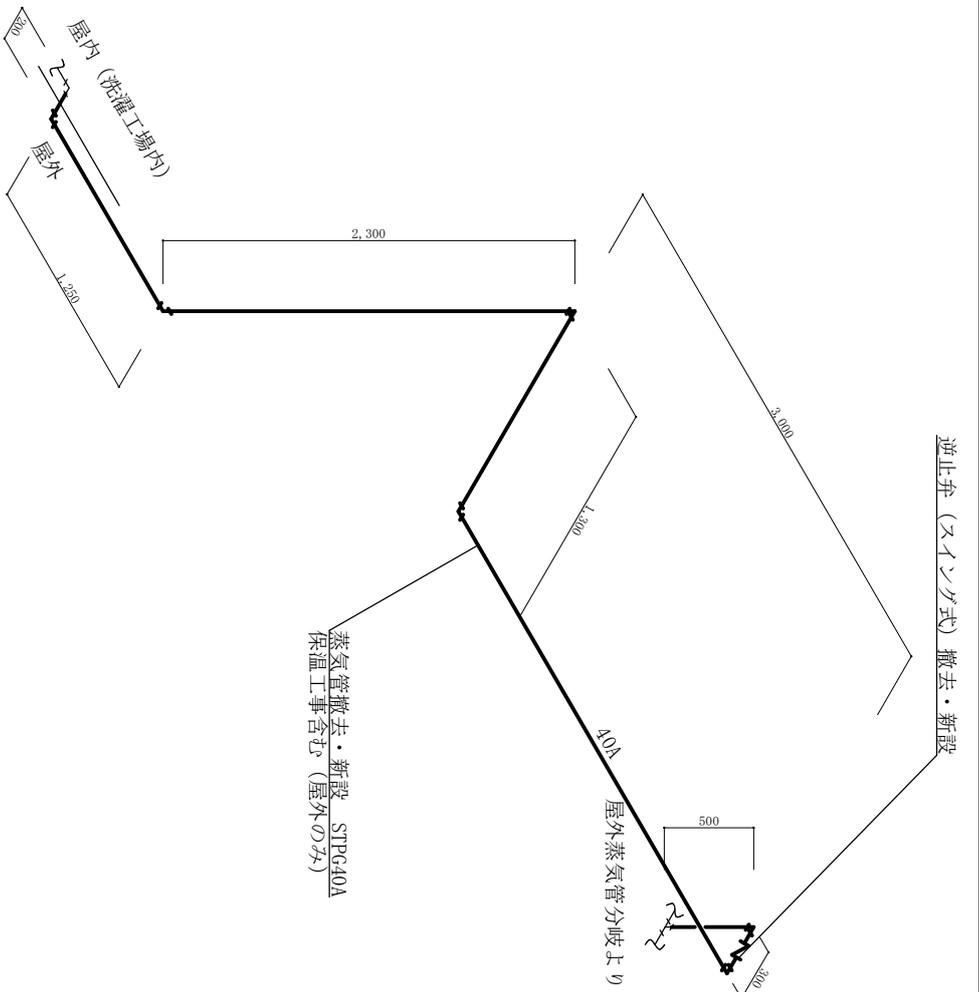

蒸気管補修系統図 S=1:30

件名	屋外蒸気管等補修工事			
図面名称	洗濯工場平面図、蒸気管補修系統図			
縮尺	図示	図面番号	4/4	作成年月日
				4. 12. 15
陸上自衛隊 大村駐屯地業務隊 管理科				