


10,000

4,860


2,570

3,570

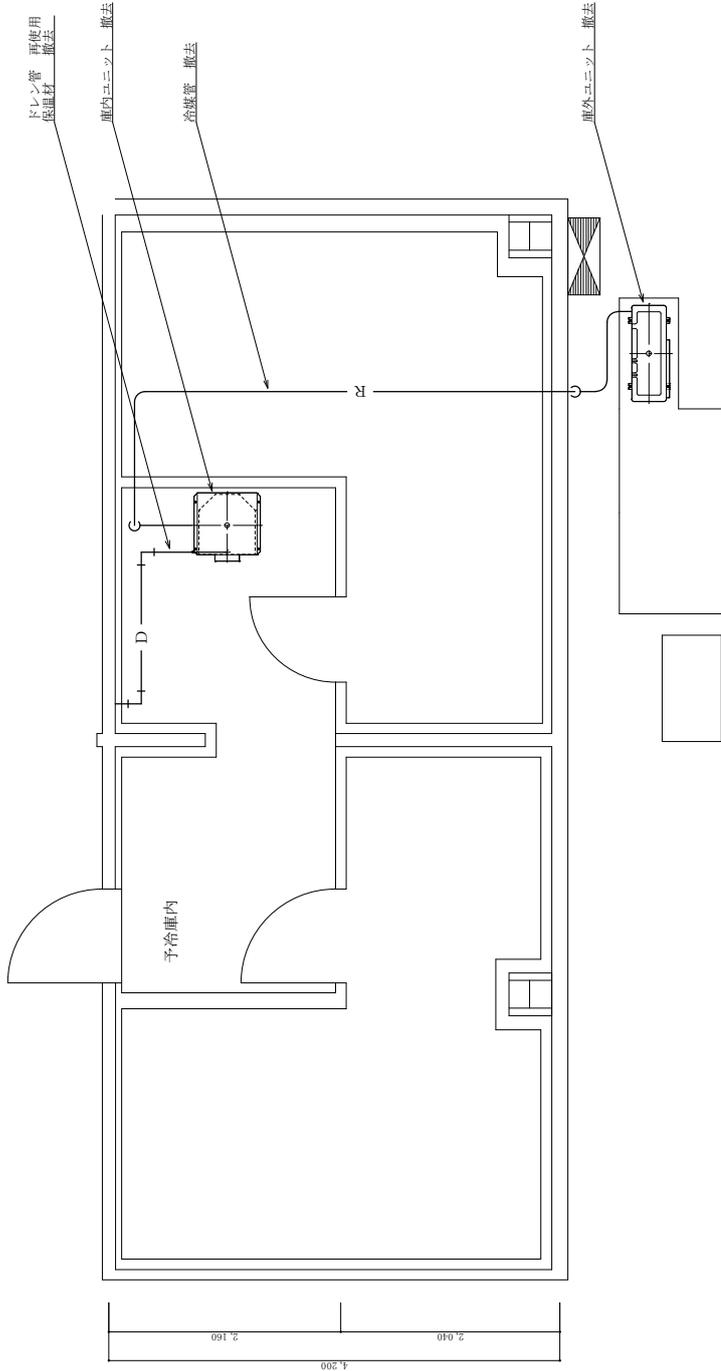

108号建物撤去平面図 S=1/50

KEY PLAN

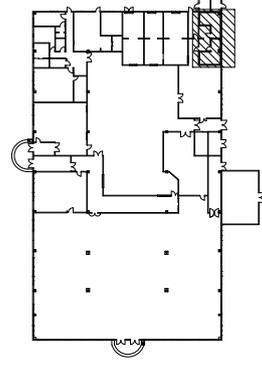

撤去数量表

名称	規格等	数量	備考
低温用エアコン撤去	ダイキン工業株式会社 機種名：LSVP2A 庫内ユニット：LVP2A 庫外ユニット：LRT2A	1台 1台	再使用しない 再使用しない
冷媒管撤去	断熱材被覆銅管 液管：φ9.5 ガス管：φ15.9	12.70m	再使用しない
冷媒管外表材撤去	屋外露出：SISラッキングφ123	5.00m	再使用しない
ドレン管撤去	予冷库内：SISラッキングφ123 ドレン管：20A	1.00m 0.50m	再使用する 再使用しない
	保温材：SISラッキングφ96	0.50m	再使用しない

工事件名 108号建物食厨予冷库空調機取替工事

図面名称 空調設備機器配管平面図 (撤去図)

縮尺 図示 作成年月日 4.12.16 図面番号 4 / 7

大村駐屯地業務隊 管理科管繕班