




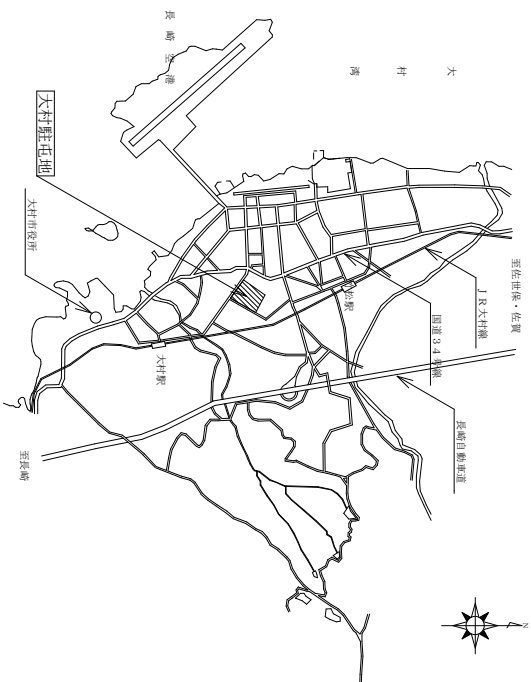

大村駐屯地案内図 S=None

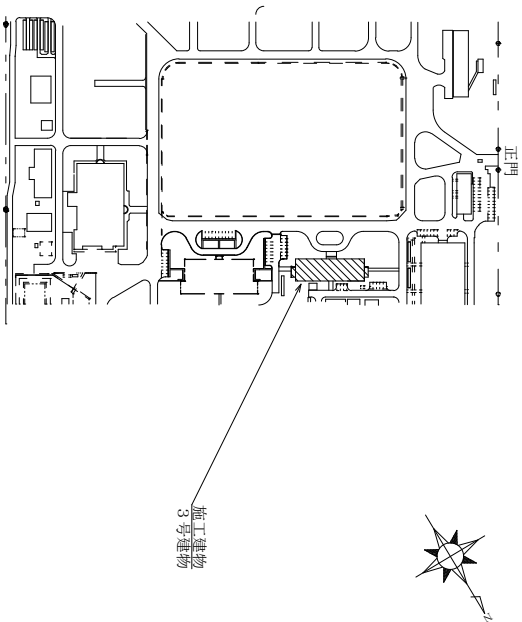

大村駐屯地配置図 S=1/4000

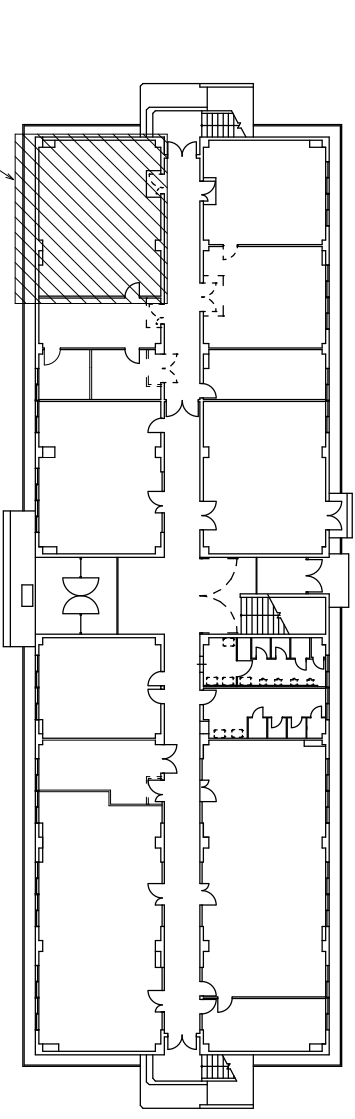

3号建物 1階平面図 S=1/300

工事件名	3号建物事務室空調機取替工事			
図面名称	案内図・配置図・平面図			
縮尺	図示	作成年月日	4.12.22	図面番号
大村駐屯地業務隊 管理科営繕班				3 / 5