

食厨房スポットエアコン取替工事

工事名	食厨房スポットエアコン取替工事	図面番号	1/3
図名	表紙	縮尺	—
	陸上自衛隊小倉駐屯地業務隊		令和4年12月15日

仕 様 書

1 工事名
食肉用スポットエアコン取替工事

2 工事場所
福岡県北九州市小倉南区北方5丁目1-1 陸上自衛隊小倉駐屯地

- 3 工事概要
- (1) スポットエアコン撤去・新設 1台
 - (2) 冷媒ガス回収破壊処理 一式
 - (3) 天井補修 一式
 - (4) 結露転写処理 一式
 - (5) その他付帯工事 一式

- 4 一般事項
- (1) 本仕様書によるほか国土交通省大臣官房官庁営繕部監修「公共建築（改修）工事標準仕様書（電気設備改修工事編）（機械設備工事編）」、メーカー仕様並びに関係諸法規によるものとする。
 - (2) 受注者は、「公共工事の入札及び契約の適正化の促進に関する法律」及び「建設業法」に基づき、施工体制台帳の作成等について、法令を遵守するものとする。
 - (3) 着工前に必ず現場にて監督官と打合せをするものとする。
 - (4) 本工事の写真は、着工前、主要な作業状況、竣工後及び監督官の指示する箇所を撮影するとともに、工事後隠蔽となる部分は確実な写真管理等に記録なき事項といえども、技術上当然施工すべき事項については、受注者の負担において実施するものとする。
 - (5) 本仕様書等に記載なき事項といえども、技術上当然施工すべき事項については、受注者の負担において実施するものとする。
 - (6) 工事は他の施設に損傷を与えないよう十分注意して実施すること。万一損傷を与えた場合は、受注者の責任において速やかに原状に復旧するものとする。
 - (7) 本仕様書及び工事に際し、破損を生じた場合は、監督官と協議のうえ実施するものとする。
 - (8) 本工事に使用する材料は全て新品とし、監督官の検査を受け、合格したものを使用する。
 - (9) 本工事にあたっては、火災予防、安全管理に十分留意するものとする。
 - (10) 本工事で生じた廃生材のうち、監督官が指示する廃棄等については、種別毎に整理したうえ指定場所へ搬入し、所定の圖書を添えて官製に引き継ぐものとする。その他の廃生材については受注者の責任において全て構外へ搬出、関係法令等に従い適正に処分し、マニフェスト（E票）の写しを提出するものとする。
 - (11) 本工事に必要な電力及び給排水等は貸設しないものとし、電気は幹線機、給水は水タンクの搬入を基本とする。ただし、前記要領で使用できない場合は官製と調整し、メーター等を取付け使用量に応じた料金の支払いにより使用できる。
 - (12) 作業終了時は、現場の清掃及び片付けを実施するものとする。

5 特記事項

- (1) 本工事において使用する空調機は下表のとおりとする。


場所	形式	電力	電源	セット型式	配管		配線		冷媒	台数
					液管	ガス管	配管	通り		
集肉用厨房	天吊	4.0	3φ200V	室内機 三機 SPUP123AC (同等品以上)	φ9.52mm	φ15.88mm	20A	ELVES-3C	R410A	1
								既存のまま		

(2) 本工事において撤去する空調機は下表のとおりとする。

場所	形式	電力	電源	セット型式	冷媒	台数
集肉用厨房	天吊	4.0	3φ200V	室内機 三機 SPUP121Z	R410A	1


- (3) 施工要領
- ア 天吊室内機設置は、新品の吊り用ボルトで行い、振れ止めを施したものとす。
 - イ 室外機設置の際、下部は既設コンクリート基礎にボルトで固定するものとする。
 - ウ 空調機の搬入にあたっては、他の部分に損傷を与えないよう十分注意して行うものとする。
 - エ リモコンを取替える際、リモコンは既設の機を利用する。
 - オ 冷媒管は配管接続後、窒素ガス、炭酸ガスまたは乾燥空気等を用いて気密試験を行う。試験後は真空乾燥を行うものとする。
 - カ 厨房天井仕上げはE.P.塗装仕上げとし、下記のとおり施工する。

- (4) フロン回収・破壊処理
- ア 回収したフロンは、関係法令等に従い適正に処分する。
- イ フロン回収時、大気中に放出しないよう、十分に注意して実施するものとする。
- (5) その他
- ア 施工完了後、監督官立会いのもと結露転写処理を実施し、異常がないことを確認するものとする。
- イ 本工事箇所が厨房内のため、監督官と密に日程調整を実施するものとする。
- ウ 本工事箇所が厨房内のため、粉塵等の飛散防止を実施し、片付け及び清掃を必ず実施するものとする。

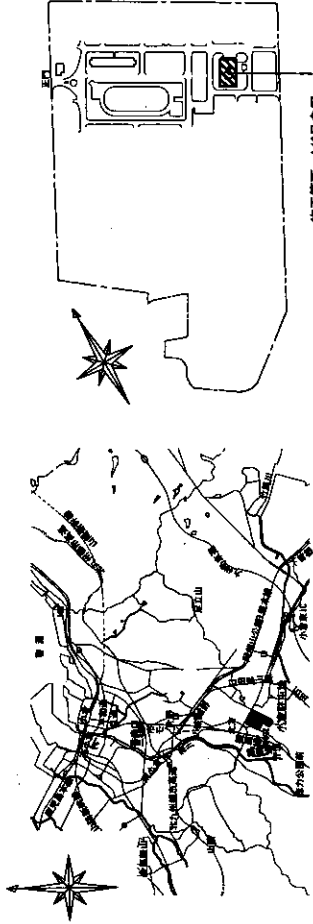

駐屯地案内図 S=1/X


駐屯地配置図 S=1/6,000

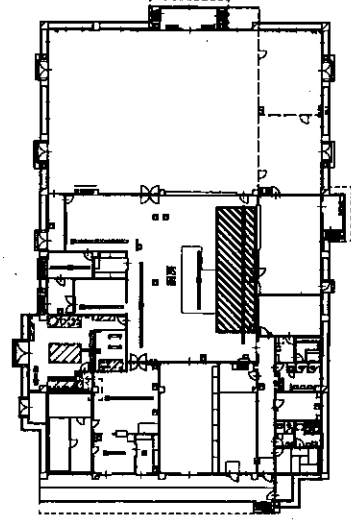

集肉用厨房平面図 S=1/600


工務箇所

工事名	食肉用スポットエアコン取替工事	図面番号	2/3
図名	仕様書・案内図・配置図・平面図	縮尺	図示
	陸上自衛隊小倉駐屯地業務課		令和4年12月15日

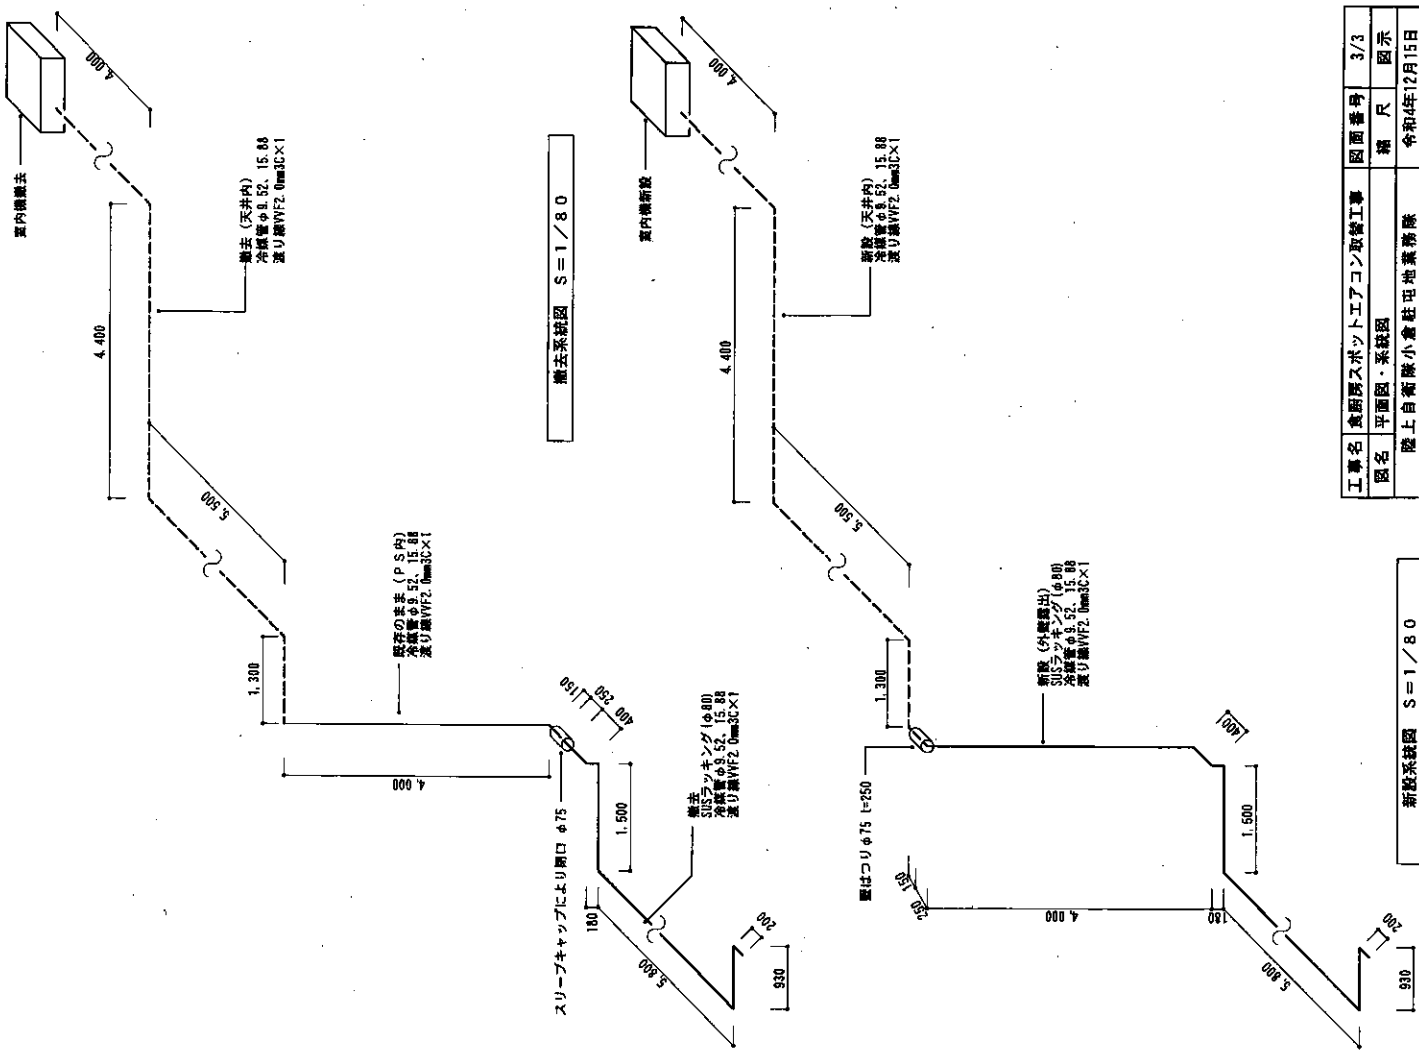

工事名	食料ロススポットエアコン取替工事	図面番号	3/3
図名	平面図・系統図	縮尺	図示
陸上自衛隊小倉駐屯地業務棟		令和4年12月15日	

新設系統図 S=1/80

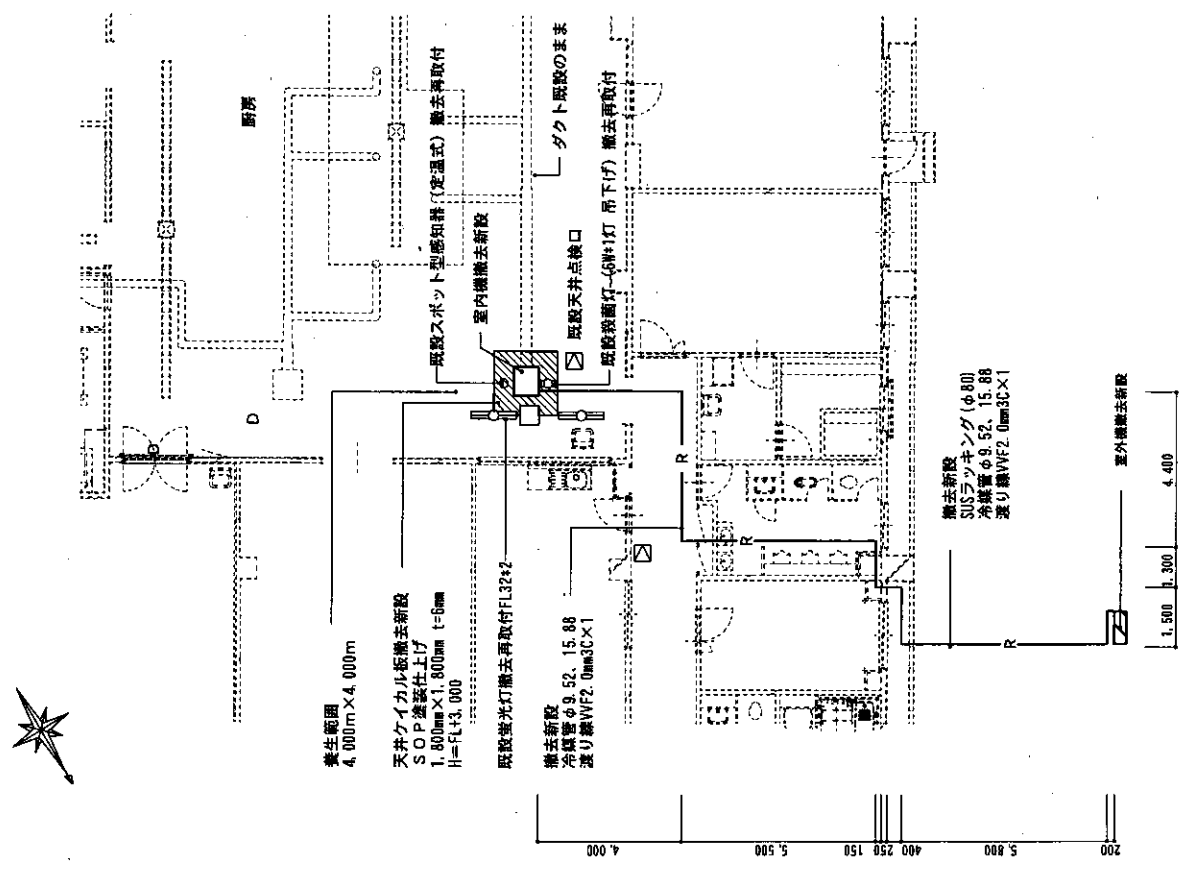

撤去平面図 S=1/200

室外機撤去新設