



 
 
 
 


表紙共 6 枚

北熊本 (R 4) 消防設備補修

件名	北熊本 (R 4) 消防設備補修					縮尺	—
図名	表紙					図番	1/6
業務隊長	管理科長	営繕班長	電気係長	水道係	施設管理	管財主任	設計者
							
陸上自衛隊北熊本駐屯地 業務隊管理科営繕班						令和4年7月26日	

仕 様 書

- 1 工事件名：北熊本(R4)消防設備補修
- 2 工事場所：熊本県熊本市北区八景水谷2丁目17番1号 陸上自衛隊北熊本駐屯地
- 3 履行期間：契約締結日 ~ 令和4年12月23日まで

4 概 要：

①	8号建物	[連結送水管設備]	連結送水管取替	1式
②	638号建物	[屋内消火栓設備]	フート弁・配管取替	1式
③	255号建物	[屋内消火栓設備]	逆止弁・仕切弁等取替	1式
④	650号建物	[屋内消火栓設備]	フート弁・配管・タイマー取替	1式
⑤	650号建物	[連結送水管設備]	逆止弁・仕切弁等取替	1式
⑥	674号建物	[泡消火栓設備]	フート弁ワイヤー・圧力計取替	1式
⑦	679号建物	[屋内消火栓設備]	フート弁用配管取替	1式
⑧	25号建物	[屋内消火栓設備]	逆止弁・仕切弁等取替	1式
⑨	609号建物	[屋内消火栓設備]	ボールタップ取替	1式
⑩	610号建物	[屋内消火栓設備]	逆止弁・仕切弁等取替	1式
⑪	618号建物	[屋内消火栓設備]	逆止弁・仕切弁等取替	1式

5 一般事項

- (1) 本仕様書については、「北熊本(R4)消防設備補修」に適用する。
- (2) 本作業は、関係法令、諸規則による他、本仕様書に記載無き事項は以下による。
 【国土交通省大臣官房官庁営繕部監修】
 ・公共建築工事標準仕様書（機械設備工事編） 最新版
 ・公共建築改修工事標準仕様書（機械設備工事編） 最新版
- (3) 本作業の写真は、着手前・作業中・完了後及び監督官の指示する箇所を撮影し、作業完了後隠蔽となる部分は確実な写真管理を実施する。工事完了後、A4判写真帳に整理して2部監督官へ提出し、写真は鮮明なものを添付する。
- (4) 作業時期及び実施工程等は、事前に監督官と打ち合わせを実施する。
- (5) 作業に際し、他の施設等に損傷を与えないよう十分注意して施工するものとし、万一破損等させた場合は速やかに監督官に報告すると共に、受注者の負担において原状に復旧する。
- (6) 作業に際し、本仕様書に記載無き事項で技術上当然施工すべき事項は、受注者の負担において実施する。
- (7) 作業に際し、安全管理等には十分留意し、必要に応じて危険防止の措置を講ずると共に、機会あるごとに作業員に対しても注意喚起を実施し、安全管理を徹底する。
- (8) 受注者は、仕様書及び現地において、相違・疑義あるいは不明な点が生じた場合は、監督官と協議しその指示に従う。
- (9) 受注者は自衛隊敷地内への立入り及び敷地内での行動については、当該駐屯地等の規則及び駐屯地関係者の指示を遵守して行うものとし、施工場所以外への立入りを禁止する。やむをえず施工場所以外への立入りを必要とする場合は、監督官の許可を得る。
- (10) 作業終了後は、監督官立会のもと動作確認を実施し、操作説明を行う。
- (11) 本作業の撤去時に発生した発生材(金属屑)は、官側に返納し、監督官の指定した場所へ運搬集積するものとし、その際、発生材調書を監督官に一部提出する。
- (12) 監督官の示す書類等は速やかに提出する。
- (13) 改正建設業法に基づき、受注者は下請業者を締結する場合は、あらかじめ施工管理台帳を提出し、監督官の確認を受ける。


6 特記事項

- (1) 作業に際し、関係諸規則を遵守するものとし、消防法に関する諸手続き等が必要な場合は、受注者の負担において実施する。
- (2) 作業に際し、下表の部品取替を行う。


	場 所	既 存 機 器	取 替 品 名	規 格	数 量
①	8号建物	[連結送水管] 送水口	双口送水口(本体)	180° 差込式100*65*65	1個
			ハウジング形管継手	溶融亜鉛メッキ 100A	2個
②	638号建物	[屋内消火栓設備] フット弁 MRF503-65.5/F36084	配管用パイプ	SUS製 50A t=3.5mm	2m
			フート弁	SUS製 50A	1個
③	255号建物	[屋内消火栓設備] 呼水槽	逆止弁	40A 10K JIS J10-BNS TOYO	1個
			仕切弁	40A 10K JIS J10-BNR TOYO	1個
			複合継手	白 40A	1個
④	650号建物	[屋内消火栓設備] 川本製作所 KTY2-656X3S-W7.5/S0310238S	配管用パイプ	SUS製 65A t=3.5mm	2m
			フート弁	SUS製 65A	1個
			タイマー・ソケット	SIDX ADX11125 3S	1個
⑤	650号建物	[連結送水管] 補給水槽	逆止弁	50A 10K JIS	1個
			仕切弁	50A 10K JIS	1個
			複合継手	白 50A	1個
			保温ラッキング補修	SUS製	1式
⑥	674号建物	[泡消火栓設備] 川本 KTK806C15/140533784	フート弁点検ワイヤー	—	1式
			圧力計	100Φ 3/8 1.6MPa 指針付	1個
⑦	679号建物	[屋内消火栓設備] 川本 KTK656C111/178791935S	配管用パイプ	SUS製 65A t=3.5mm	2m
⑧	25号建物	[屋内消火栓設備] 荏原製作所 50MDF2 63.7	逆止弁	VCS-40 CAC相当品	1個
			仕切弁	VSD-40 CAC相当品	1個
			複合継手	SUS製 40A	1個
⑨	609号建物	[屋内消火栓設備] 補給水槽	ボールタップ	FW25N 圧力バランス型複式	1個
⑩	610号建物	[屋内消火栓設備] 荏原製作所 50MAFU3M 65.5 PL774072	逆止弁	VCS-40 CAC相当品	1個
			仕切弁	VSD-40 CAC相当品	1個
			複合継手	SUS製 40A	1個
⑪	618号建物	[屋内消火栓設備] 川本製作所 KTK-50X406X2S-C3.7 35310028	逆止弁	40A 10K JIS	1個
			仕切弁	40A 10K JIS	1個
			複合継手	白 40A	1個
			保温ラッキング補修	SUS製	1式

- (3) 部品取替に際し、必要な付属品等は、受注者の負担において準備を行う。

件名	北熊本(R4)消防設備補修	縮尺	—
図名	仕様書	図番	2/6
陸上自衛隊北熊本駐屯地 業務隊管理科営繕班		令和4年7月26日	

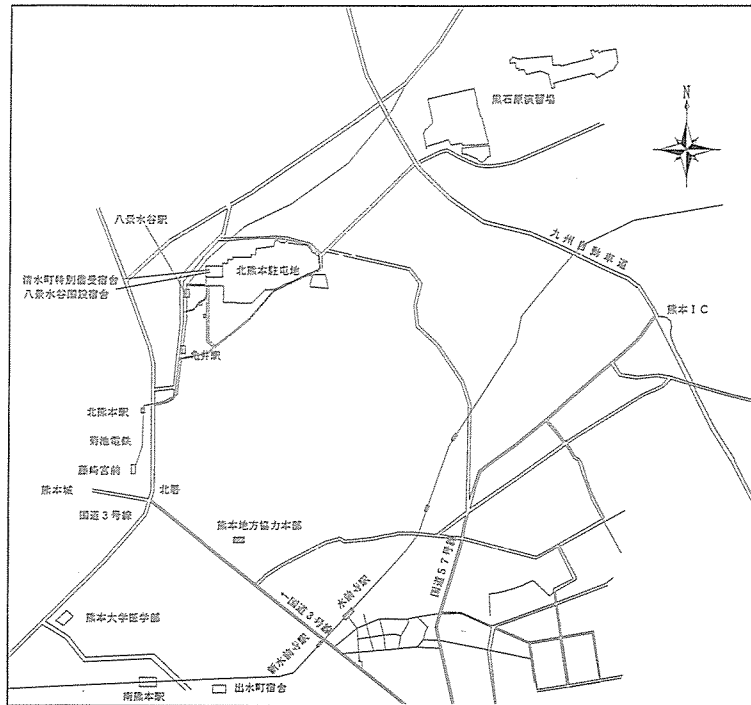


北熊本駐屯地案内図 S=1/100,000

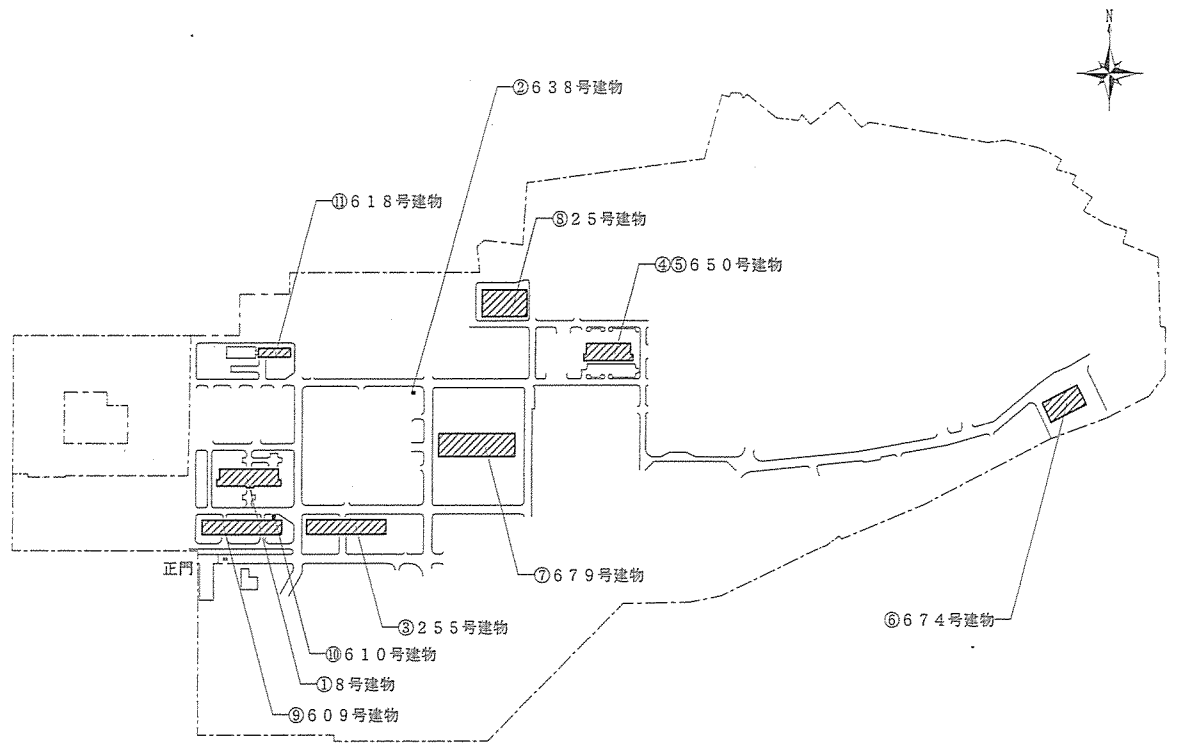


北熊本駐屯地配置図 S=1/6,000

件名	北熊本(R4)消防設備補修	縮尺	図示
図名	案内図・配置図	図番	3/6
陸上自衛隊北熊本駐屯地 業務隊管理科管理班			令和4年7月26日

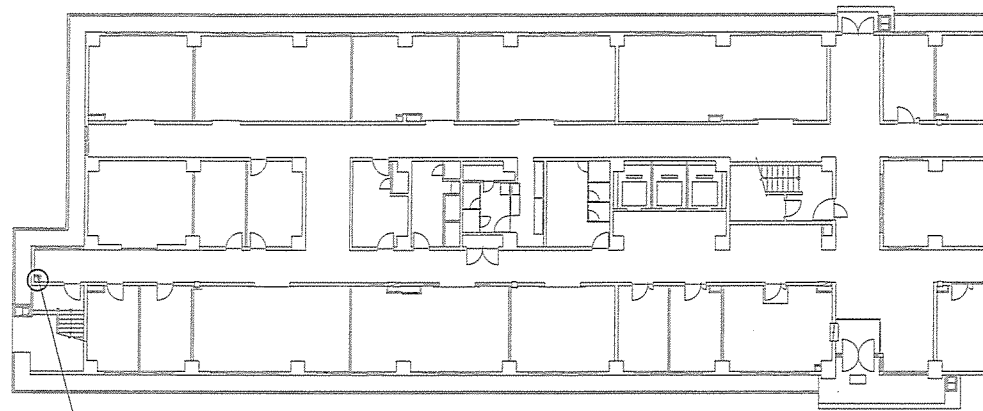


①連結送水管設備補修 (屋外及び廊下)

① 8号建物 1F 西側平面図 S=1/300

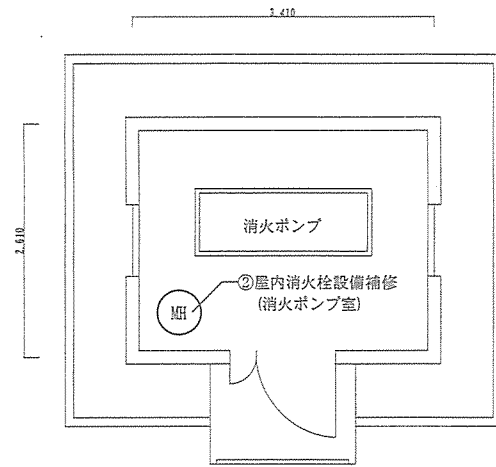


② 249号建物平面図 S=1/60

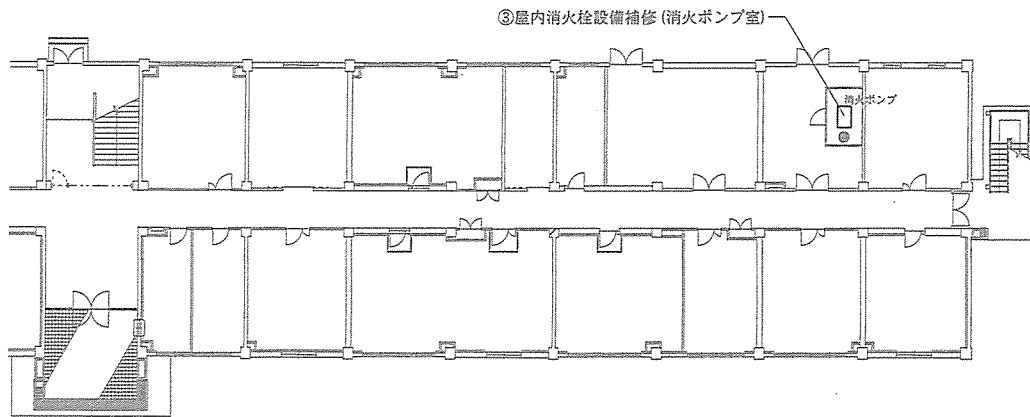


③屋内消火栓設備補修 (消火ポンプ室)

③ 255号建物 1F 東側平面図 S=1/300

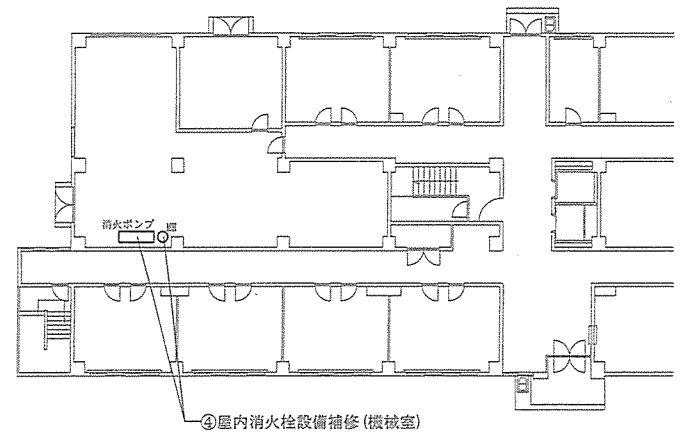


④ 650号建物 1F 西側平面図 S=1/300


件名	北熊本(R4)消防設備補修	縮尺	図示
図名	建物平面図	図番	4/6
陸上自衛隊北熊本駐屯地 業務隊管理科營繕班		令和4年7月26日	

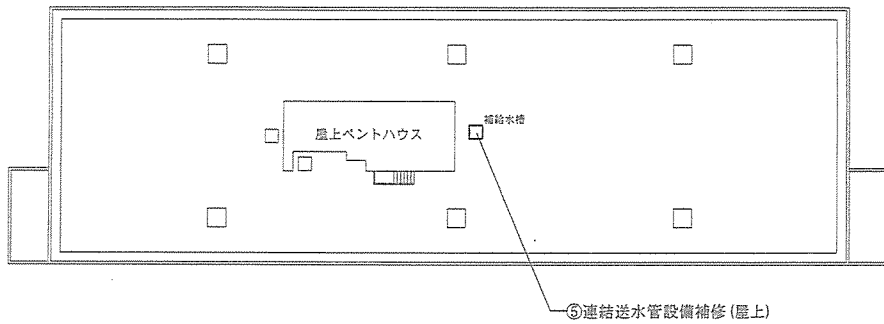


⑤ 650号建物RF平面図 S=1/400

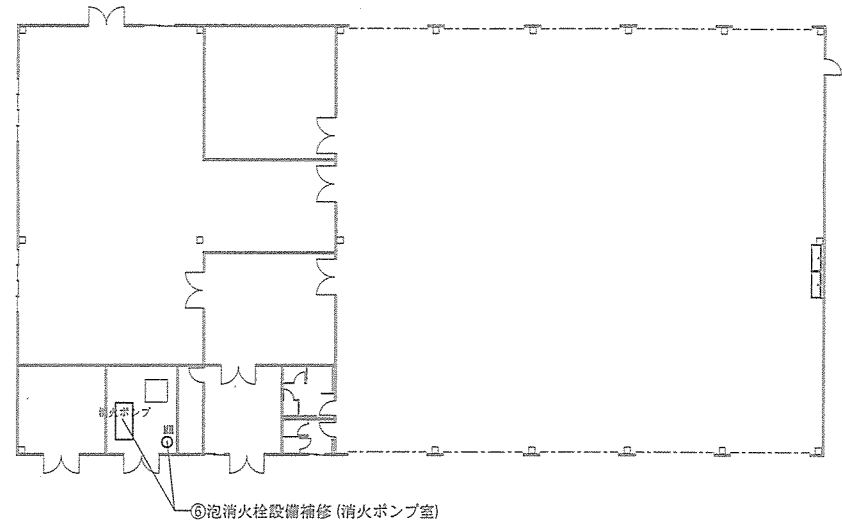

⑥ 674号建物平面図 S=1/300

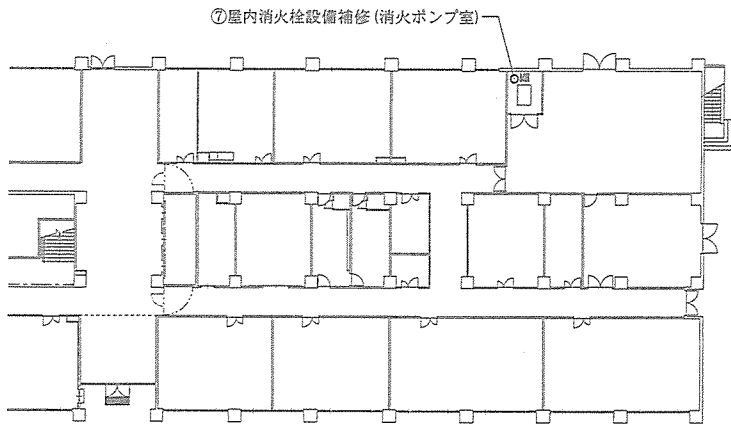


⑦ 679号建物1F東側平面図 S=1/400

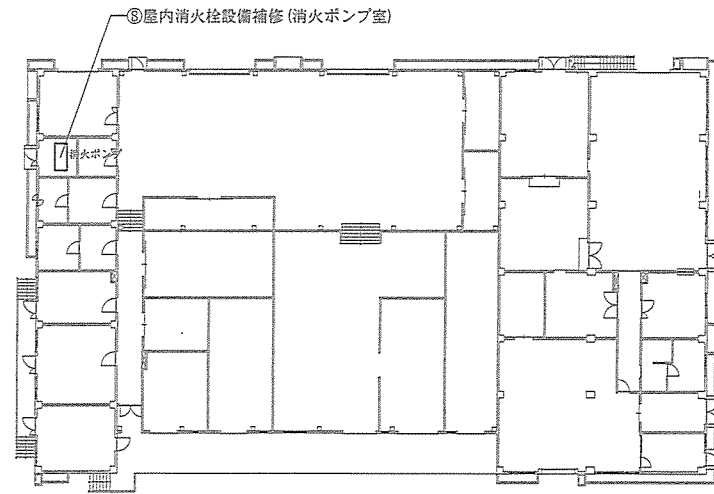


⑧ 25号建物平面図 S=1/400


件名	北熊本(R4)消防設備補修	縮尺	図示
図名	建物平面図	図番	5/6
陸上自衛隊北熊本駐屯地 業務隊管理科営繕班			令和4年7月26日

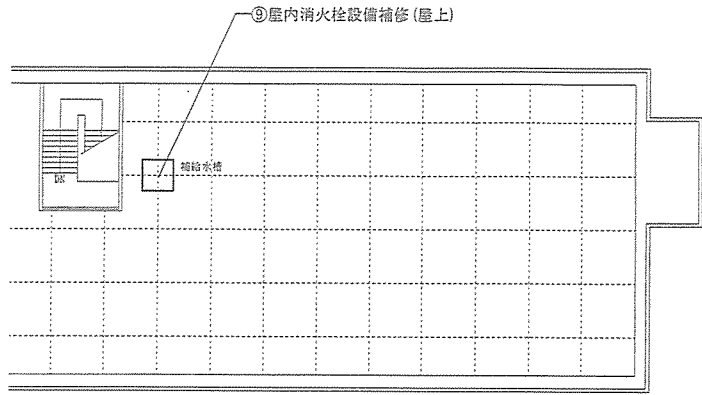


⑨ 609号建物R F 東側平面図 S=1/300

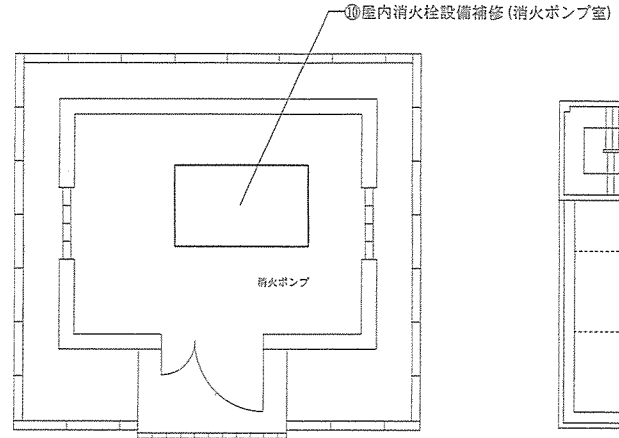


⑩ 610号建物平面図 S=1/60

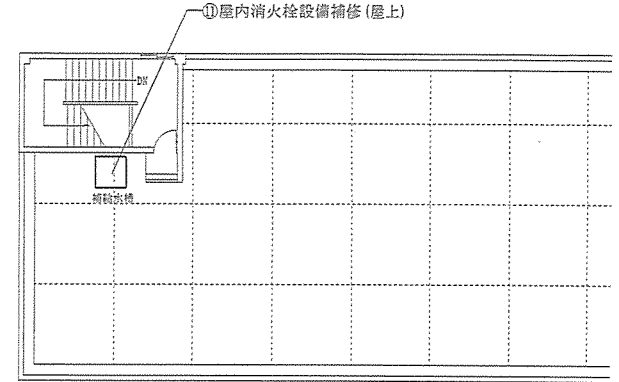

⑪ 618号建物R F 西側平面図 S=1/200

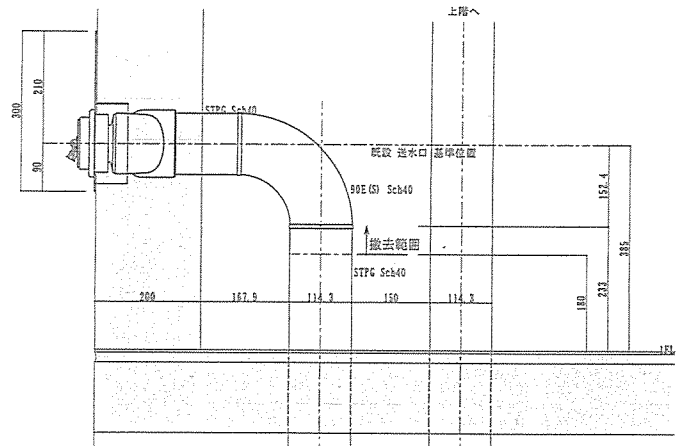

① 連結送水管改修前側面図 (標準) S=1/10

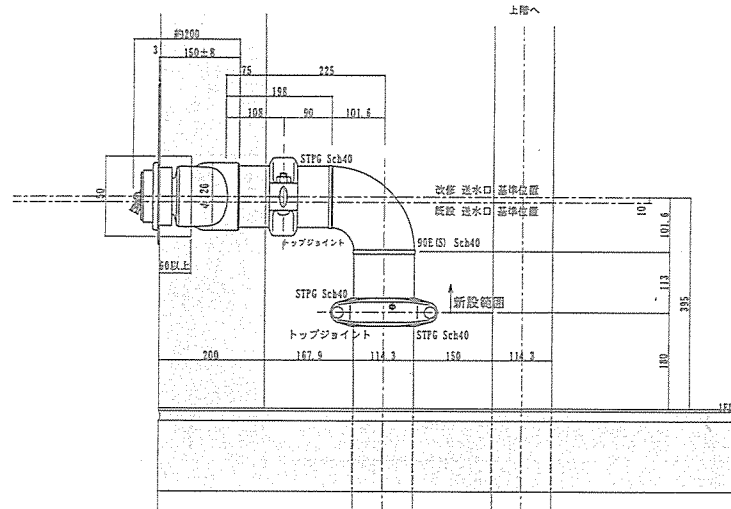

① 連結送水管改修後側面図 (標準) S=1/10

件名	北熊本 (R 4) 消防設備補修	縮尺	図示
図名	建物平面図、詳細図	図番	6/6
陸上自衛隊北熊本駐屯地 業務隊管理科営繕班		令和4年7月26日	