



 

 
 
 


表紙共 3 枚

北熊本(R4)プール滅菌器取替

水道係

厚生科長	厚生班長	厚生係
		

件名	北熊本(R4)プール滅菌器取替					図面番号	1/3
図名	表紙					縮尺	—
業務隊長	管理科長	営繕班長	施設管理	管財主任	工事企画	工ネ管	設計者
							
陸上自衛隊北熊本駐屯地 業務隊管理科営繕班							令和4年11月29日

仕 様 書

- 1 件 名：北熊本(R4)プール滅菌器取替
- 2 場 所：熊本県熊本市北区八景水谷2丁目17番1号 陸上自衛隊北熊本駐屯地
- 3 概 要：北熊本駐屯地管理棟 滅菌器取替 一式
- 4 履行期間：契約締結日 ～ 令和5年3月31日

5 一般事項


- (1) 本仕様書は、「北熊本(R4)プール滅菌器取替」に適用する。
- (2) 本仕様書に記載無き事項及び用語の定義については、以下によるものとする。
【国土交通省大臣官房官庁営繕部監修】
 - ・公共建築工事標準仕様書 (機械設備工事編) 最新版
 - ・公共建築改修工事標準仕様書 (機械設備工事編) 最新版
- (3) 作業時期及び実施工程等は、事前に監督官と打合せを実施すること。
- (4) 本作業の写真是、着事前・作業中・完了後及び監督官の指示する箇所を撮影し、作業完了後、作業完了後、1部担当官へ提出すること。提出する写真については鮮明な写真を添付することとする。
- (5) 作業の際、他の箇所に損傷を与えないよう十分に注意して実施し、万一損傷を与えた場合は、受注者の責任において、速やかに原形に復旧すること。
- (6) 本仕様書及び作業に際し、疑義が生じた場合は監督官と協議の上実施すること。
- (7) 作業に際し、安全管理に十分留意すること。
- (8) 使用する材料は、事前に監督官の承認及び検査を受けること。

6 特記事項


- (1) 取替する滅菌器の規格及び仕様については、下表以上のものとする。
(同等品の場合は、製品比較表を監督官に提出し承認を得たものを使用する。)

取替場所	既設仕様	取替仕様	数 量
管理棟	四国化成工業株式会社 ナビックス KC-NNOC型 AC100V単相	四国化成工業株式会社 ナビックス KT-MX型 AC200V単層 消費電力470W タッチパネル式 薬剤供給方式： スクリューフィーダー(引抜き式) 薬剤投入ホッパー、 移送ポンプ付き 24時間・ワイヤークリヤー制御 (ウツパ® 社内蔵)	1組

- (2) 配管は既存の配管に合うように接続し、取替後水漏れ等が無いか確認するものとする。
- (3) 電気配線は既存の配線を撤去し、新たに配線するものとする。
- (4) 作業完了後、監督官立ち合いのもと、試運転を実施し、機器全般の点検、動作確認及び各種計測(絶縁抵抗・電圧・電流値測定等)を行い、その結果を1部監督官に提出するものとする。
- (5) 滅菌器取替後2週間は1日2回(朝・夕)、機器安定をさせるために運転状況の点検を実施するものとする。
- (6) 試運転終了後、塩素濃度調整を実施し、係官に使用要領を説明するものとする。



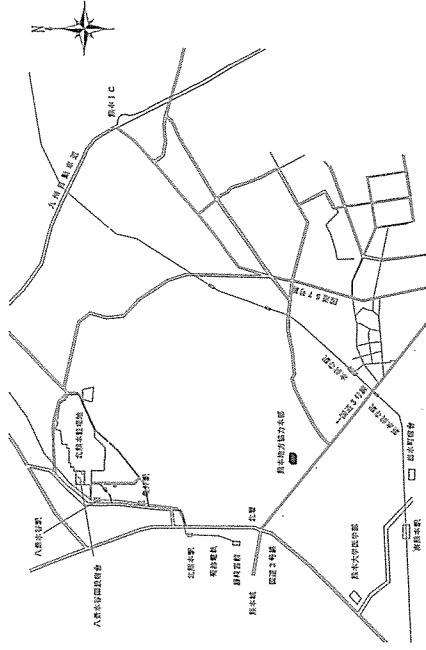


北熊本駐屯地案内図 S=1/100000

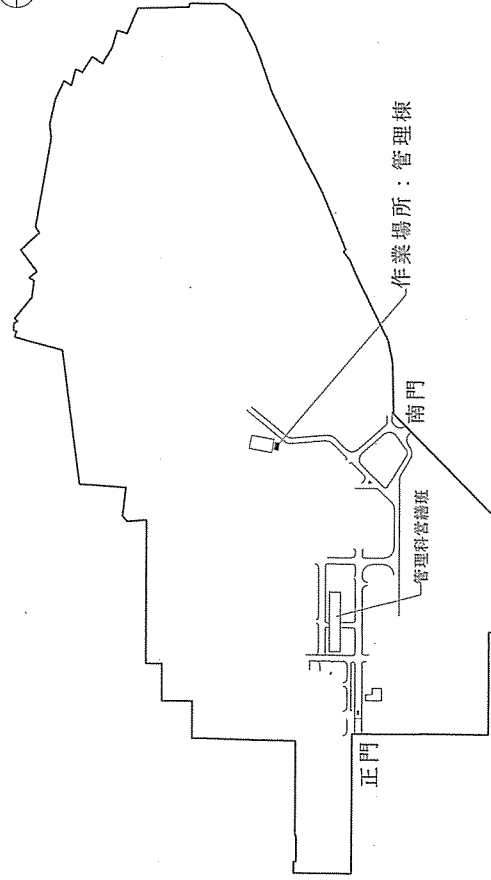

北熊本駐屯地配置図 S=1:8,000

件名	北熊本(R4)プール滅菌器取替	縮尺	図示
図名	仕様書、案内図、配置図	図面番号	2/3
陸上自衛隊北熊本駐屯地 業務隊管理科学館		令和4年11月29日	

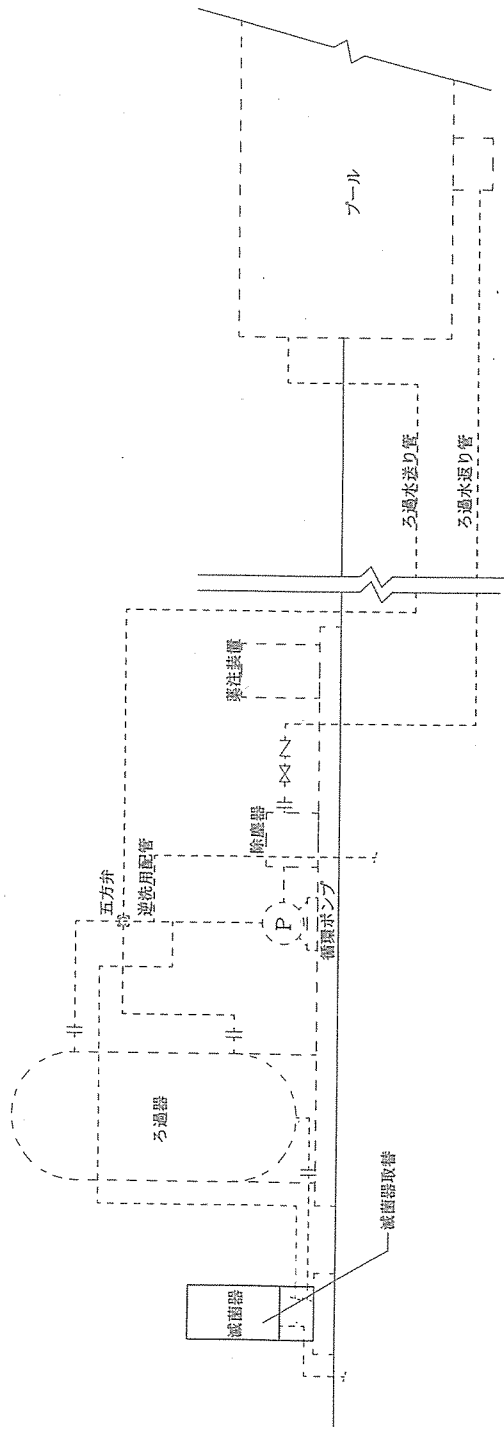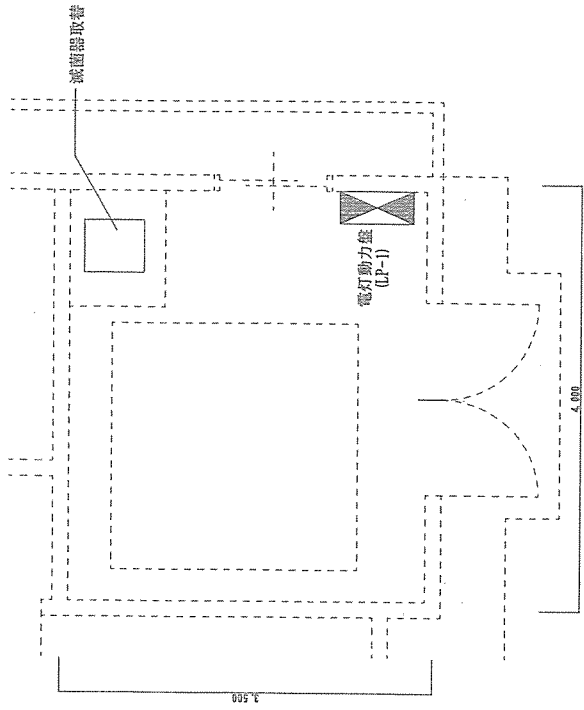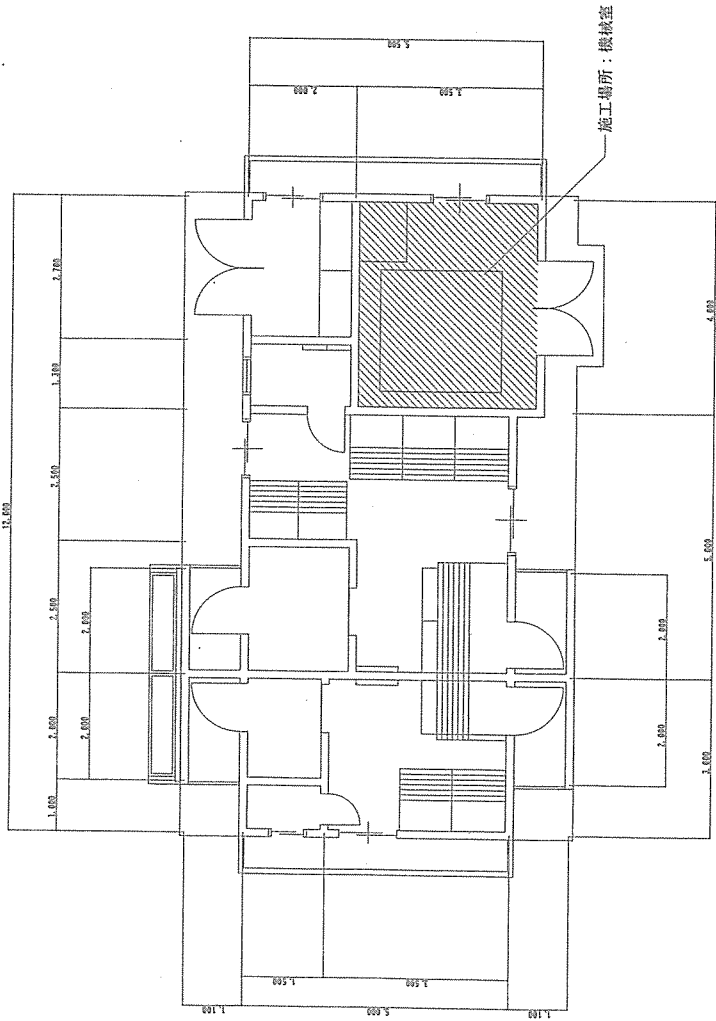

件名	北熊本(R4)プール減菌器取替	箱尺	図示
図名	平面図・系統図	図面番号	3/3
陸上自衛隊北熊本駐屯地 業務隊管理科営繕班		令和4年11月28日	