

 
 
 



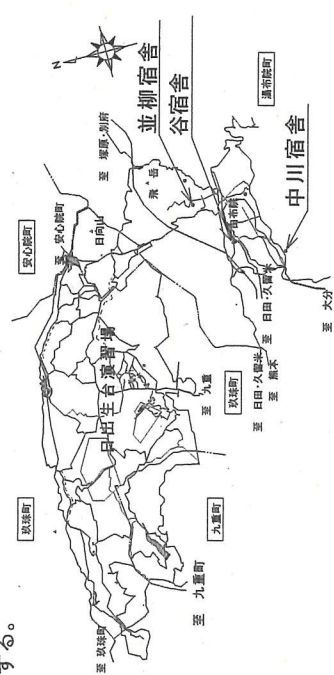


中川・並柳・谷宿舎浄化槽ブロワーオーバーホール


件名	中川・並柳・谷宿舎浄化槽ブロワーオーバーホール				
図面名称	表紙				
縮尺	1	図面番号	1/3	作成年月日	令和4年12月7日
業務隊長		管理科長		営繕班長	
				給排水係長	
				工事企画	
				施設管理	入校 
				管財	
				作成者	
陸上自衛隊 湯布院駐屯地業務隊 管理科					

仕 様 書


- 1 件 名 : 中川・並柳・谷宿舎浄化槽ブロワーオーバーホール
- 2 場 所 : 大分県由布市湯布院町中川828-2 中川宿舎
大分県由布市湯布院町川上618-3 並柳宿舎
大分県由布市湯布院町北1286-1 谷宿舎
- 3 概 要 : 浄化槽ブロワー装置のオーバーホールを実施する。
 (1) 中川宿舎 アンレット製 6BER-1100型 2台、 アンレット製 BSR25B型 1台
 (2) 並柳宿舎 アンレット製 6BER-1100型 2台、 アンレット製 BSR25B型 1台
 (3) 谷宿舎 アンレット製 6BER-1100型 1台、 東浜工業製 HC50S型 1台
- 4 一般事項 :
 (1) 本仕様書・図面に記載なき事項については係官と調整し、当然実施すべき事項は請負者の負担において実施する。
 (2) 写真は、着工前、作業中、完了の各工程毎の状況等を撮影し写真帳に整理し提出する。
 (3) 役務個所及び指定された場所以外の無断立入り及び写真撮影は禁止する。
 (4) 請負者は、現場代理人を指名し関係法令に従って現場の管理に当たらせ、関係者の監督及び火災・盗難等の災害防止に十分な注意を払う。現場においては常に整理整頓を心がける事。
 (5) 本役務における電気、水道等の確保については、請負業者が準備すること。また、施設内の各種設備の使用については、原則禁止とし、これにより難い場合は、係官と協議の上、その指示に従うものとする。
 (6) 入居者若しくは部外者等に損害を与えた場合は、施設等を破壊した場合で、その原因が本役務に係わると認められた場合、請負者が補償・賠償の責任を負うものとする。
 (7) 本役務により発生した金属発生材は、係官の指示する場所に集積し、発生材調査を作成のうえ係官に引き継ぐものとする。
 (8) その他疑義が生じた場合は、係官と調整の上実施する。
- 5 特記事項 :
 (1) 本役務実施日は、事前に係官に工程表を提出し、承認を受けたのち実施する。
 (2) オーバーホールの際、取替える部品については次表に示すものとする。
 (3) オーバーホール実施後に係官立会のもと試運転を行い通常運転の確認を行うものとする。




案 内 図 S=1:X

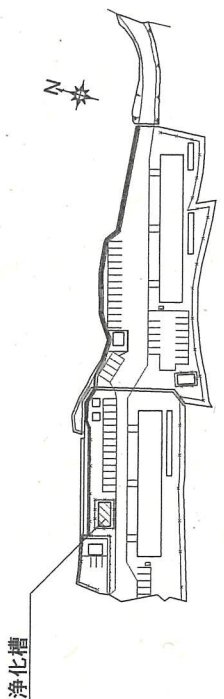

中川宿舎配置図 S=1:2000

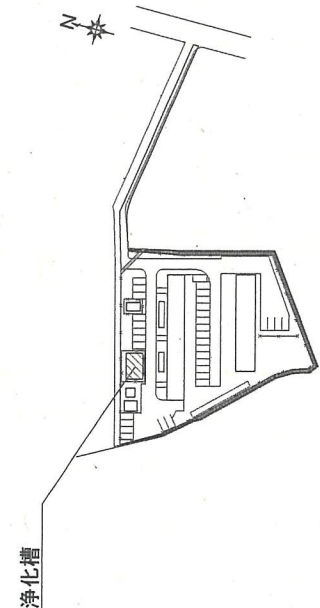

並柳宿舎配置図 S=1:2000

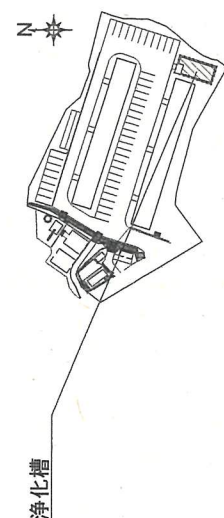

谷宿舎配置図 S=1:2000

件 名	中川・並柳・谷宿舎浄化槽ブロワーオーバーホール		
図面名称	仕様書・案内図・配置図		
縮 尺	図 示	図面番号	2/3
		作成年月日	令和4年12月7日
			湯布院駐屯地業務隊 管理科 菅 耕 班

中川宿舎浄化槽ブロワー交換部品一覧

6BER-1100型部品	数量	単位	備考
修理部品交換キット	2	台分	アンレット推奨品
吸い込みサイレンサー	2	個	
圧力計	2	個	

BSR25B型交換部品	数量	単位	備考
修理部品キット	1	台分	アンレット推奨品
プラグ (ギヤケース用)	1	個	
吸い込みサイレンサー	1	個	
Vベルト	1	個	
圧力計	1	個	

並柳宿舎浄化槽ブロワー交換部品一覧

6BER-1100型交換部品	数量	単位	備考
修理部品キット	2	台分	アンレット推奨品
吸込サイレンサー	2	個	
圧力計	2	個	

BSR25B型交換部品	数量	単位	備考
修理部品キット	1	台分	アンレット推奨品
プラグ (ギヤケース用)	1	個	
吸込サイレンサー	1	個	
Vベルト	1	個	
圧力計	1	個	

谷宿舎浄化槽ブロワー交換部品一覧

6BER-1100型交換部品	数量	単位	備考
修理部品キット	1	台分	アンレット推奨品
吸込サイレンサー	1	個	
圧力計	1	個	

HC50S型交換部品	数量	単位	備考
ベアリング	2	個	
オイルシール	1	個	
ブレード・羽根	1	セット	
吸気ロセット	1	セット	
リング	1	台分	
Oリング	2	個	
点滴ノズル	1	個	
オイル回収ホース	1	個	
オイル循環ホース	1	個	
Vベルト	2	本	
圧力計	1	個	

件名	中川・並柳・谷宿舎浄化槽ブロワーオーバーホール		
図面名称	交換部品一覧表		
縮尺	図示	図面番号	3/3
		作成年月日	令和4年12月7日
	湯布院駐屯地業務隊 管理科 菅織班		