

健軍駐屯地洗面所等リース

| | | | | | | |
|-------|--------------|--------|------|------|-------|--------|
| 件名 | 健軍駐屯地洗面所等リース | | | | 図面番号 | 1/3 |
| 図面 | 表紙 | | | | 作成年月日 | 4.10.4 |
| 西方總監部 | | | | | | |
| 決裁 | 合議 | | | | | |
| 装備部長 | 施設課長 | 日米共同班長 | 総括班長 | 営繕班長 | | |
| | | | | | | |
| 所屬 | 西部方面總監部 | | | | | |


仕様書

- 1 件名 健軍駐屯地洗面所等リース
- 2 実施場所 熊本市東区東町1丁目1番1号 陸上自衛隊 健軍駐屯地
- 3 概要 外注役務で実施する洗面所等のリース
- 4 役務内容


リースする洗面所等の規格・数量・設置場所

| 設置場所 | 規格 | 数量 | 摘要 |
|---------------|-------------|------|-----------------------|
| 48号建物 南側通路 | 洗面所（連棟式ハウス） | 1台 | L5720mm W2320mm 入口1箇所 |
| | 洗面台（給湯を含む） | 10台 | 鏡付き |
| | 混合水栓 | 10口 | 2ハンドル混合水栓 |
| | コンセント | 5箇所 | 2口コンセント |
| | 室内照明 | 2箇所 | ハウスの仕様による |
| | 給水配管 | 約20m | コロガシ配管 |
| | 排水配管 | 約20m | コロガシ配管 |
| | 電気配線 | 約60m | コロガシ配管 |

- 5 設置完了：契約日～令和4年11月7日（月）17時まで
- 6 使用期間：令和4年11月8日（火）～令和4年12月28日（水）
- 7 撤収作業：令和4年12月28日（水）までに撤収する。
- 8 一般事項
 - (1) 本役務は、本仕様書の定めに従い実施する。
 - (2) 役務以外の施設等には、損傷を与えないように十分注意して施工すること。損傷を与えた場合は、自衛隊担当者（以後、担当者）に報告し契約者の負担において速やかに復旧する。
 - (3) 軽微なもので当然必要と思われる事項は、本仕様書に記載なくとも担当者の指示により実施するものとする。
 - (4) 契約者は契約後速やかに作業実施日を担当者と調整し決定すること。
 - (5) 隊員若しくは部外者に損害を与えた場合、契約者が補償・賠償の責を負うものとする。
 - (6) 洗面所連棟ハウス等の設置及び撤去状況写真及びリース器材搬入状況を撮影し、整理した上、1部提出する。
 - (7) リース期間中の機器等本体に起因する故障について、契約者の負担にて速やかに対応するものとする。
 - (8) 不明な点は、担当者と調整のうえ実施するものとする。

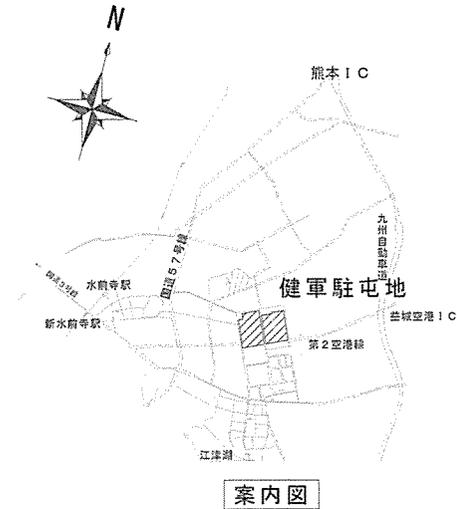

案内図

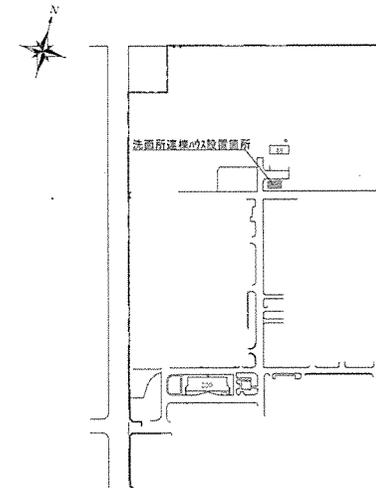

配置図

設置場所

| | | | | | |
|---------|--------------|-------|--------|------|-----|
| 件名 | 健軍駐屯地洗面所等リース | | | | |
| 図面名称 | 一般事項、案内図、配置図 | | | | |
| 縮尺 | — | 作成年月日 | 4.10.4 | 図面番号 | 2/3 |
| 西部方面総監部 | | | | | |

洗面所連棟ハイス設置

洗面台（給湯を含む） 10台

混合水栓 10箇所


コンセント 5箇所10口

室内照明

給水配管 約20m 仮設シク等リースにて設置のメーターに繋ぎ込み

排水配管 約20m 仮設シク等リースにて設置の排水管に落とし込み

電気配線 約60m 仮設発電機にて設置の分電盤のコンセントより配電

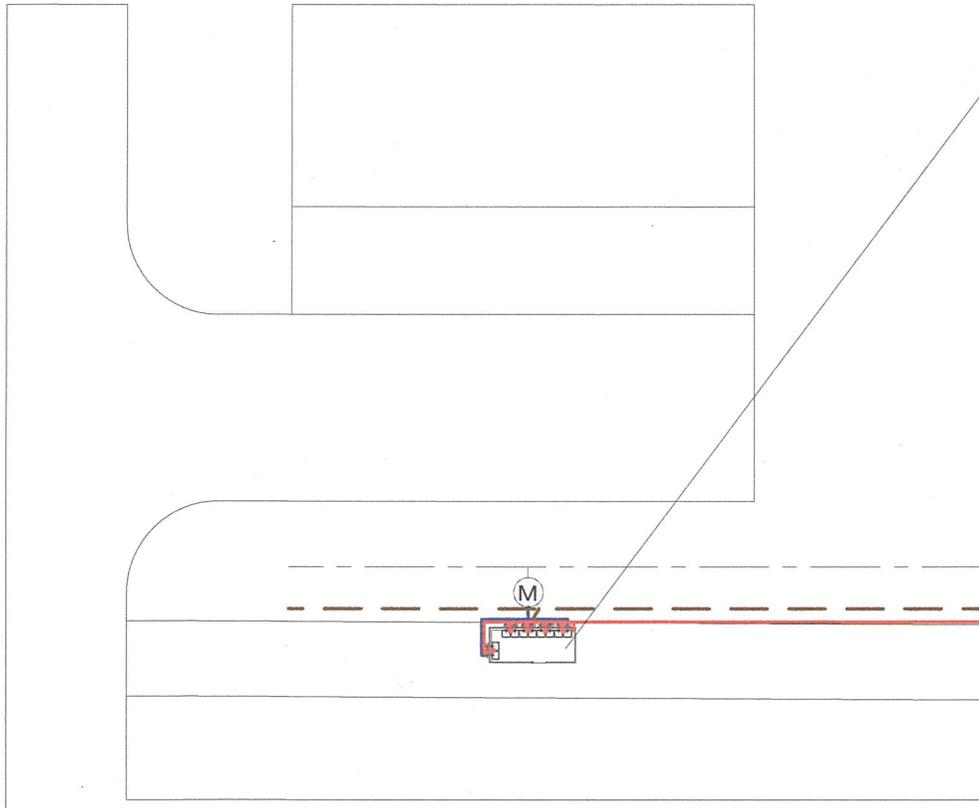

| | | | | | |
|---------|---------------|-------|--------|------|-----|
| 件名 | 健軍駐屯地洗面所等リース | | | | |
| 図面名称 | 仮設洗面所連棟ハイス配置図 | | | | |
| 縮尺 | — | 作成年月日 | 4.10.4 | 図面番号 | 3/3 |
| 西部方面総監部 | | | | | |