



工 診療所機器配置図 S=1/200

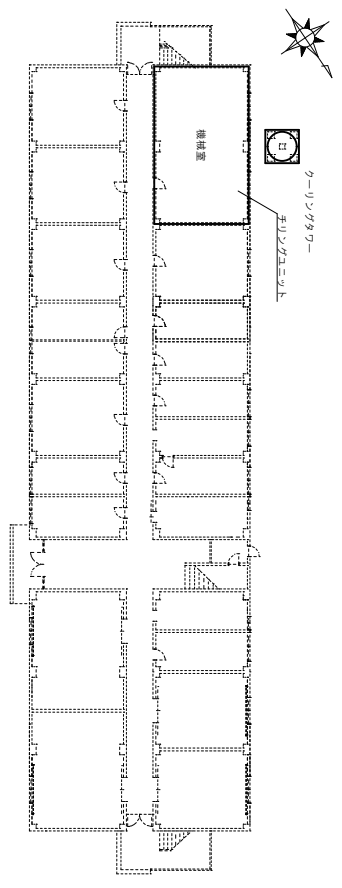

カ 3号隊舎1階機器配置図 S=1/400

【凡 例】

記号	機 器 名 称	設置名称・設置数量	備 考
№1	吸収式外温水機(№1)	集気配管用電線管 22A 1個 集気配管用電線管 22A 1個	官能交換品(フランクパンクン特)
№2	吸収式外温水機(№2)	集気配管用電線管 22A 1個 集気配管用電線管 22A 1個	官能交換品
①	冷却水ポンプ		官能交換品
②	集水ポンプ		
③	排水ポンプ		

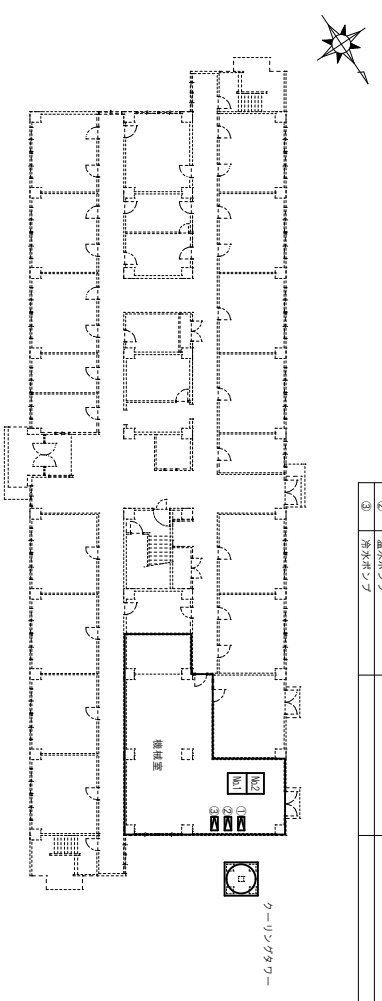

才 4号隊舎1階機器配置図 S=1/400

件名	都城駐屯地空調機保守点検	図面No.	5/11
図名	各施設機器配置図②	縮尺	図示
	陸上自衛隊 都城駐屯地業務隊	令和6年4月	日