

 


 



# 119号及びび134号建物照明器具交換

件名 119号及びび134号建物照明器具交換

図面尺	仕	書	令和6年4月	日	図面番号	1/7
業務隊長	管理科長	営繕班長	工事企画係長	管財主任	施設係専門官	電気係長
						
湯布院駐屯地業務隊						



便所	CH=2400
FRS21-H161	1

洗面	CH=2400
FRS21-H161	1

湯沸室	CH=2400
FRS26-322PK	1

※湯沸室は、既存人感センサーを流用。

滅菌室	
FRS2-322PH	2


(レースウェイ取付高さH=3500)

消火ポンプ室	
FSR2-322PH	4

(レースウェイ取付高さH=3500)

濾過室	
FSR2-322PH	3
FBS5-321PH	2
K1-FSR2-322PH	2

(レースウェイ取付高さH=3500)

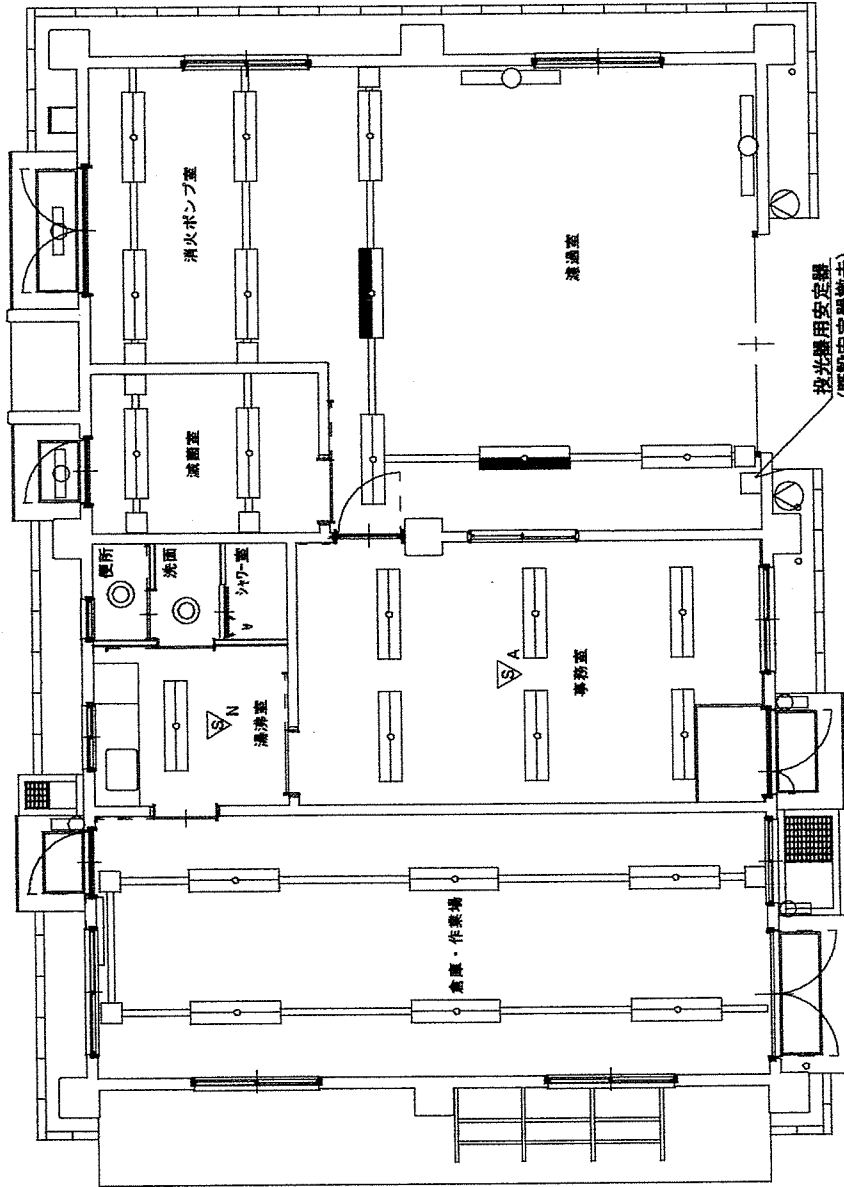

倉庫・作業場	
FRS2-322PH	6

(レースウェイ取付高さH=3000)

事務所	CH=2400
FRS26-322PX	6
DS1-A	1

出入口	
SP-1 (HPJ2W-150M BH16)	2
FBF2RP-201GL	5


(取付高さH=3500)

件名	119号及び134号建物照明器具交換		
図面	119号平面図	図面番号	3/7
縮尺	S-1:X	作成年月日	令和6年4月 日
陸上自衛隊	湯布院駐屯地		

整備室	CH=2600
FRS26-322 PK	6

通路	CH=2400
FRS27-321 PK	2
SH1-FBF20-C	1

器材洗浄室	CH=2600
FSS9MP-321 PH	8

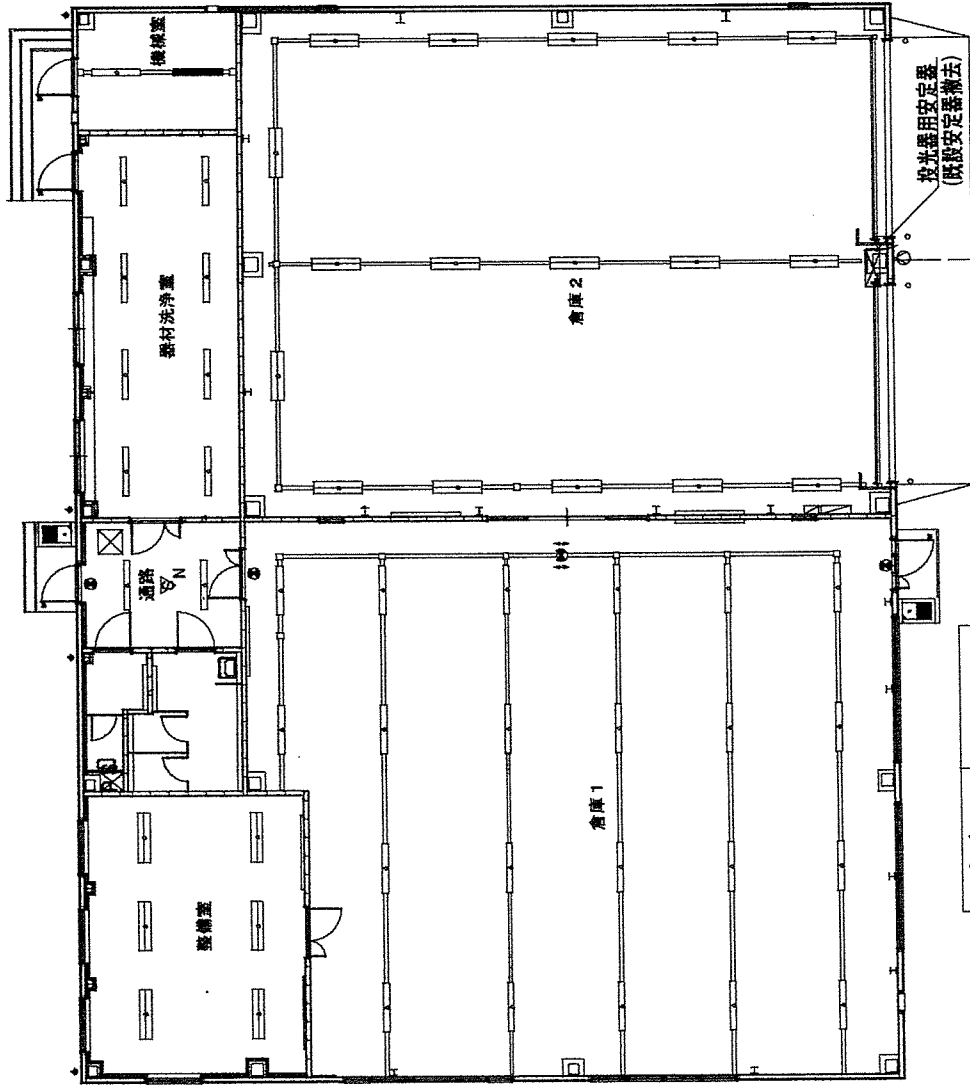

機械室	—
FSR2-321 PH	1
K1-FSR2-321 PH	1

(レーザー取付高さH=2500)

倉庫2	—
FSR2-322 PH	17

(レーザー取付高さH=5500)

倉庫1	—
FSR2-321 PH	22
SH1-FBF20-C	2
ST1-FSF23-C	1

(レーザー取付高さH=2500)

エプロン	—
HPJ1W-180NH BH26	1

(取付高さH=3800)

※ 通路は、既存人感センサーを流用。  
倉庫2は、機器取付高さが5.5mあり、高所作業車等を使用し安全に施工すること。

件名	119号及び134号建物照明器具交換		
図面	134号平面図	図面番号	4/7
縮尺	S-1:X	作成年月日	令和6年4月 日
陸上自衛隊 湯布院駐屯地			

既設器具取付表

室名

器具名

既設器具名称	既設器具品番	容量	計
FRS26-322 PK	FSA42700A PF	FHF32W×2	1
FRS26-322 PX	FSA42700A PX	FHF32W×2	6
FSR2-322 PH	FSA42219F VPH	FHF32W×2	15
FRS21-H161 ENM	NFT11770 ENM	FHT16×1	2
FBS5-321 VPH	FSA41231F VPH	FHF32W×1	2
K1-FSR2-322 VPH	FSG42219F VPH	FHF32W×2	2
FBF2RP-201 GL	FW21885Z GL	FL20W×1	5
HPJ2W-150M BH16	YA51793	ODM-ID150W×1	2
	YZ15111406	上記安定器	
DS1-A	FSK90721K	調光器	1
FSR2-322 PH	FHT-42107K PA9	FHF32W×2	17
FRS26-322 PK	FHR-42848N PK9	FHF32W×2	6
FRS27-321 PK	FHR-41407F PK9	FHF32W×1	2
FSS9MP-321 PH	FHT-41386N PH9	FHF32W×1	8
FSR2-321 PH	FHTS-41107MKPA9	FHF32W×1	23
K1-FSR2-321 PH	FHT-41107MK PA9	FHF32W×1	1
SH1-FBF20-C	FBK-10601N LS17	誘導灯C級	3
	ET-10602	上記表示板	
SH1-FBF23-C	FBK-10602N LS17	誘導灯C級	1
	ET-10602	上記表示板	
HPJ1W-180NH BH26	HT-4051X	NH180W×1	1
	2HC-2027HW-B	上記安定器	

119号建物		134号建物	
倉庫・作業場		倉庫1	
事務室		倉庫2	
濾過室		機械室	
消毒室		器材洗浄室	
滅菌室		通路	
便所		整備室	
洗面所	1	エプロン	
湯沸室			
出入口			

件名	119号及び134号建物照明器具交換		
図面	器具取付図	図面番号	5/7
縮尺	S-1:X	作成年月日	令和6年4月 日
陸上	自衛隊	溝布院	駐屯地



### 新旧照明器具一覽表

番号	既設器具名称	既設器具品番	容量	既設数量	更新器具品番	更新数量	備考
1	FRS26-322 PK	FSA42700A PF	FHF32W×2	1	XLX469UEN LE9	1	倉庫・作業場
2	FRS26-322 PX	FSA42700A PX	FHF32W×2	6	XLX469UEN LR9	6	事務室
3	FSR2-322 PH	FSA42219F VPH	FHF32W×2	15	XLX469NEN LE9	15	倉庫、濾過室、消火ポンプ室、滅菌室
4	FRS21-H161 ENM	NFT11770 ENM	FHT16×1	2	XND0667SN LE9	2	便所、洗面所
5	FBS5-321 VPH	FSA41231F VPH	FHF32W×1	2	XLX430WENT LE9	2	濾過室
6	K1-FSR2-322 VPH	FSG42219F VPH	FHF32W×2	2	XLG463NGN LE9	2	濾過室
7	FBF2RP-201 GL	FW21885Z GL	FL20W×1	5	NNFW21885 LE9	5	出入口
8	HPJ2W-150M BH16	YA51793	GDM-TD150W×1	2	XY6834Z LE9	2	出入口
9	DS1-A	YZ15111406	上記安定器		(上記安定器セット品番)		
		FSK90721K	調光セツ	1	FSK90721Z	1	事務室
10	FSR2-322 PH	FHT-42107K PA9	FHF32W×2	17	XLX469NEN LE9	17	倉庫2
11	FRS26-322 PK	FHR-42848N PK9	FHF32W×2	6	XLX460TENT LE9	6	整備室
12	FRS27-321 PK	FHR-41407F PK9	FHF32W×1	2	XLX430UENT LE9	2	通路
13	FSS9MP-321 PH	FHT-41386N PH9	FHF32W×1	8	XLW433AENZ LE9	8	器材洗浄室
14	FSR2-321 PH	FHTS-41107MKPA9	FHF32W×1	23	XLX439NEN LE9	23	倉庫1、機械室
15	K1-FSR2-321 PH	FHT-41107MK PA9	FHF32W×1	1	XLG433NGN LE9	1	機械室
16	SH1-FBF20-C	FBK-10601N LS17	誘導灯C級	3	FA10312C LE1	3	倉庫1、通路
		ET-10602	上記表示板		FK10300		
17	SH1-FBF20-C	FBK-10602N LS17	誘導灯C級	1	FA10322C LE1	1	倉庫1
		ET-10602	上記表示板		FK10300		
18	HPJ1W-180NH BH26	HT-4051X	NH180W×1	1	NYS10156K LE9	1	エプロン
		2HC-2027HW-B	上記安定器		(電源内蔵型)		

※ 更新器具品番は、同等品以上とし特定の製造元を指定するものではない。

件名	119号及び134号建物照明器具交換		
図面	器具取付図	図面番号	7/7
縮尺	S-1:X	作成年月日	令和6年4月 日
	陸上自衛隊 湯布院駐屯地		